



平面図 S = 1 : 500

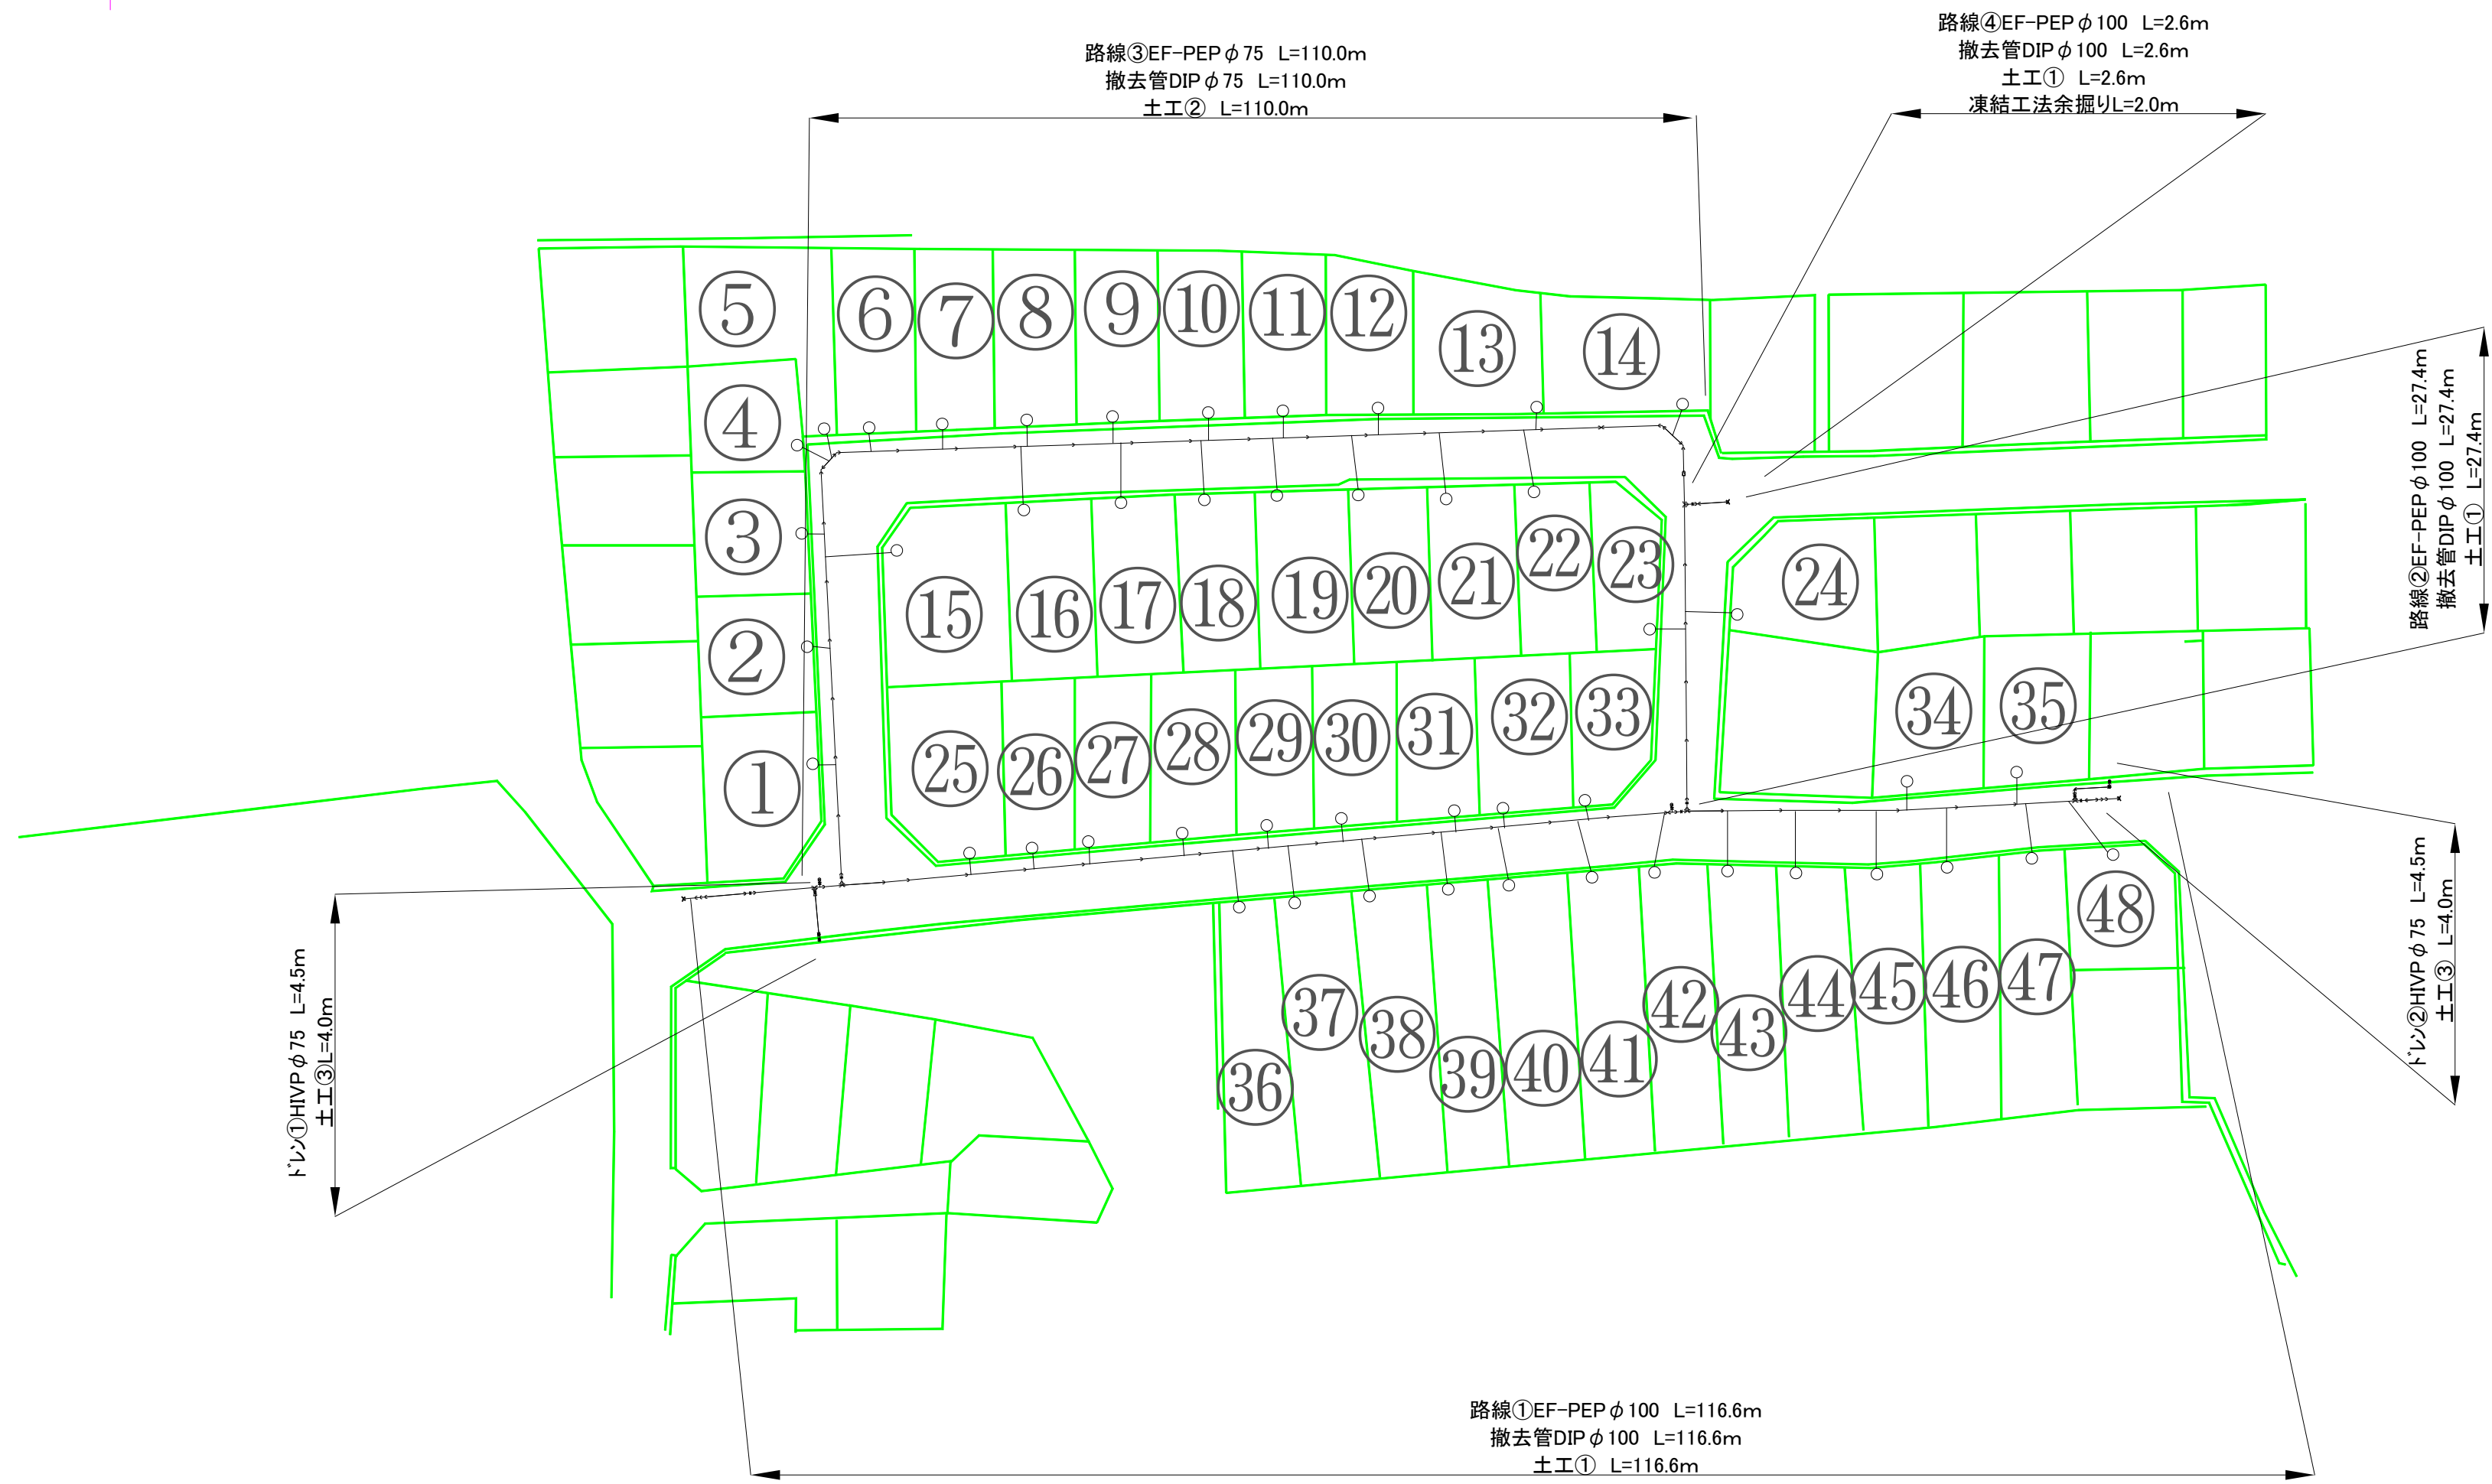


配管詳細図 S = No Scale

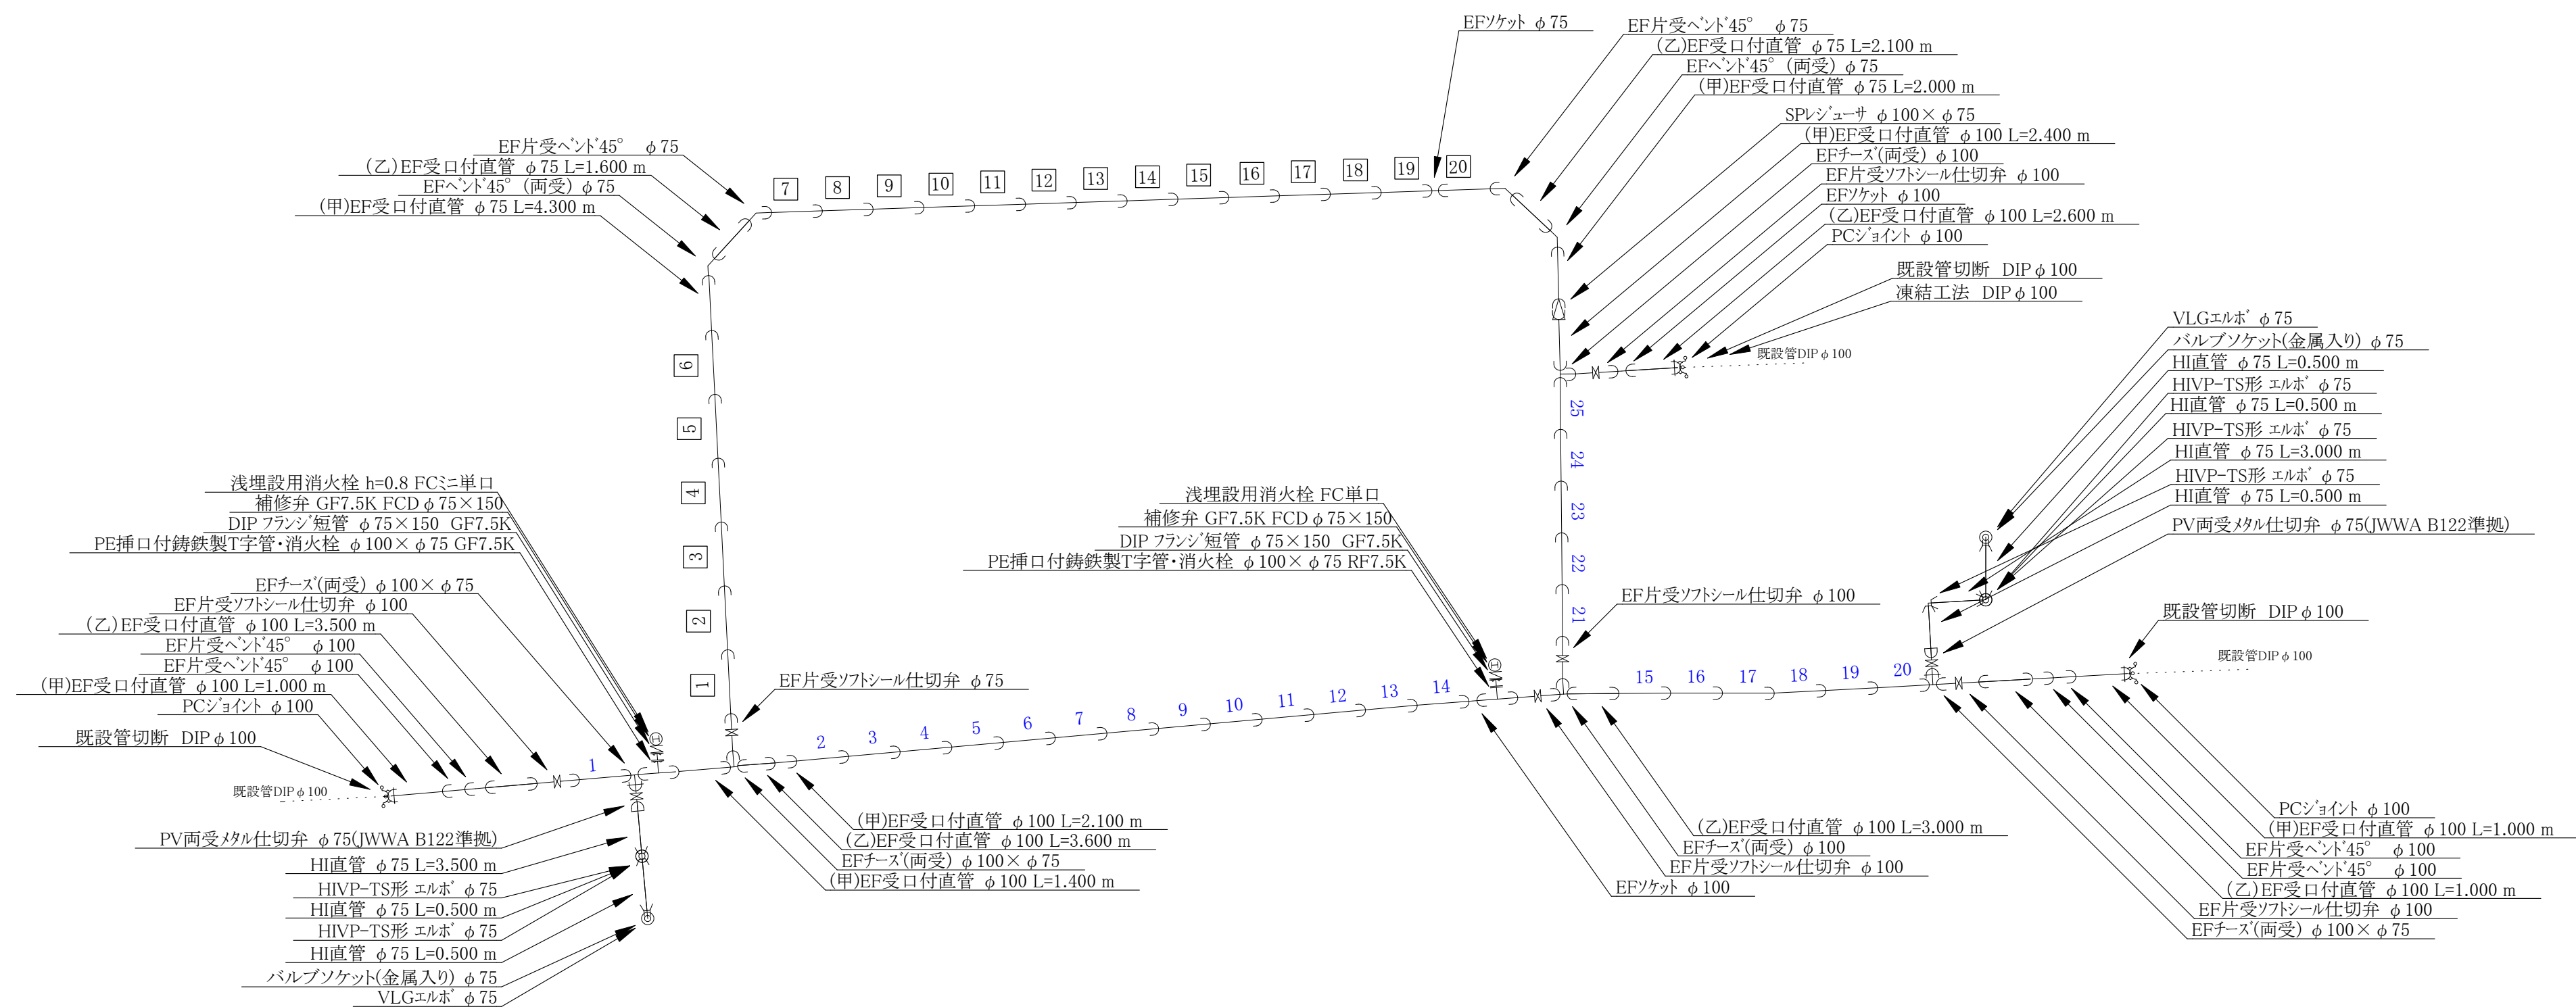


土工断面図 S = 1 : 20


土工①EF-PEPφ100 (掘削・埋戻し) 1/20

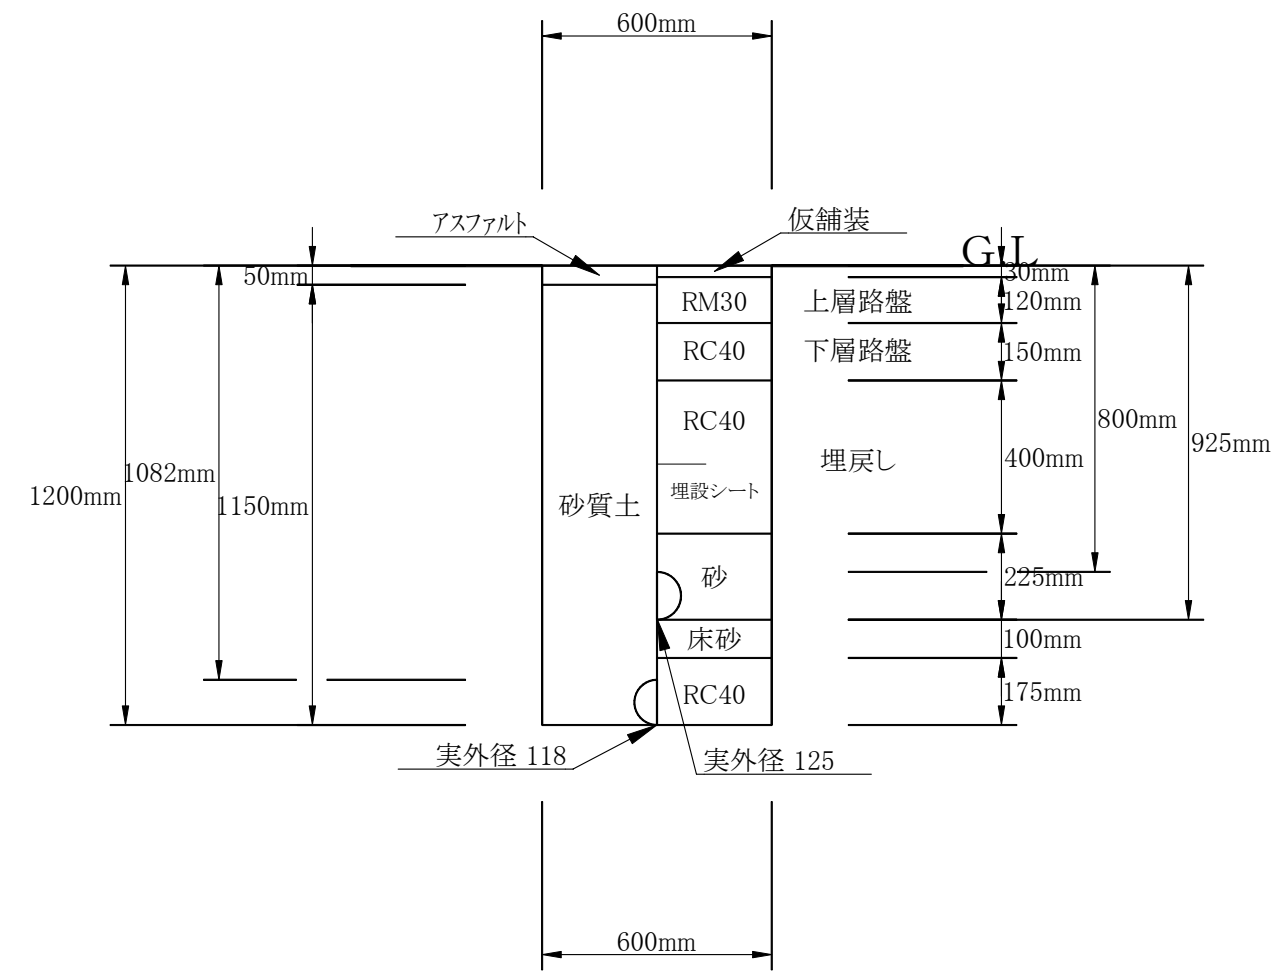


土工②EF-PEPφ75 (掘削・埋戻し) 1/20

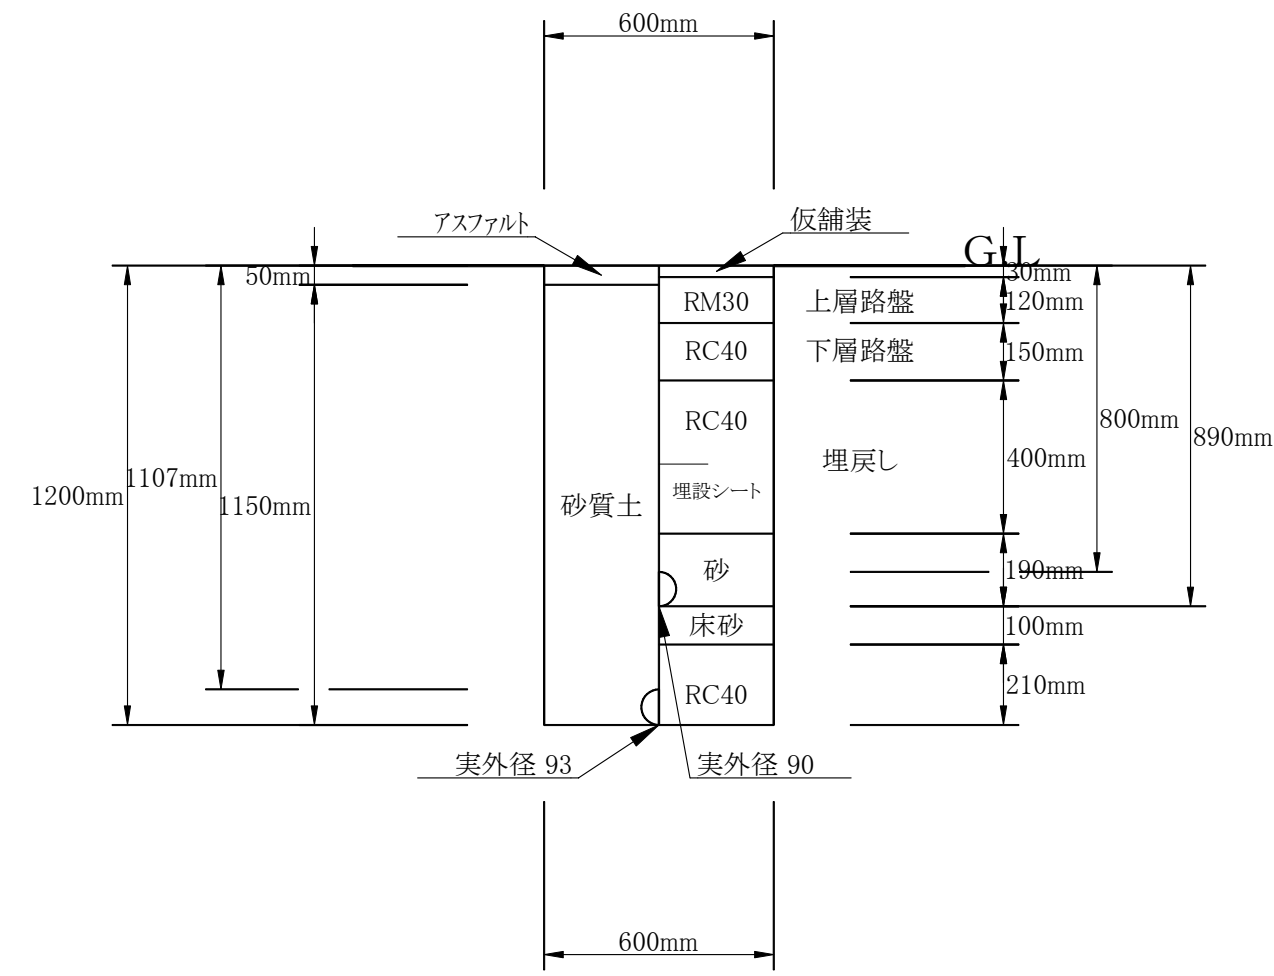


土工③HVPφ75 (掘削・埋戻し) 1/20

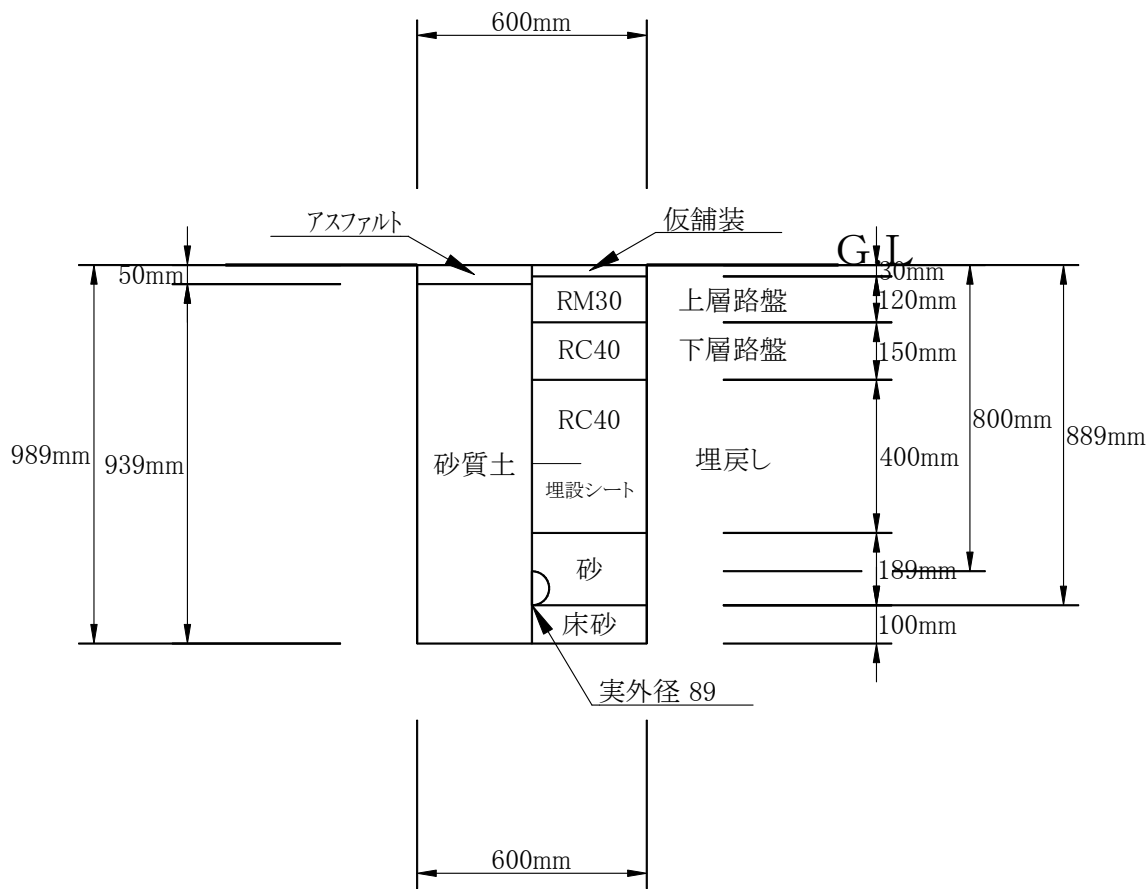

施工年度	令和7年度		
工事名	配水管布設替工事九条町(第1工区)そのA、そのB		
工事場所	大和郡山市 九条町 地内		
図面種類	平面図・配管詳細図 土工断面図	縮尺	図示
作製	令和7年9月	図番	2/3
奈良県広域水道企業団大和郡山事務所			

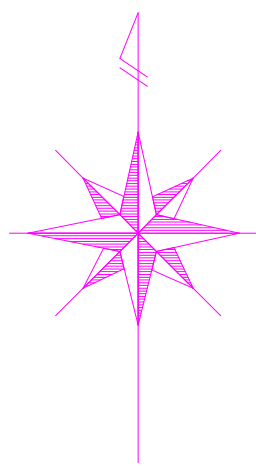


平面図 S = 1 : 500

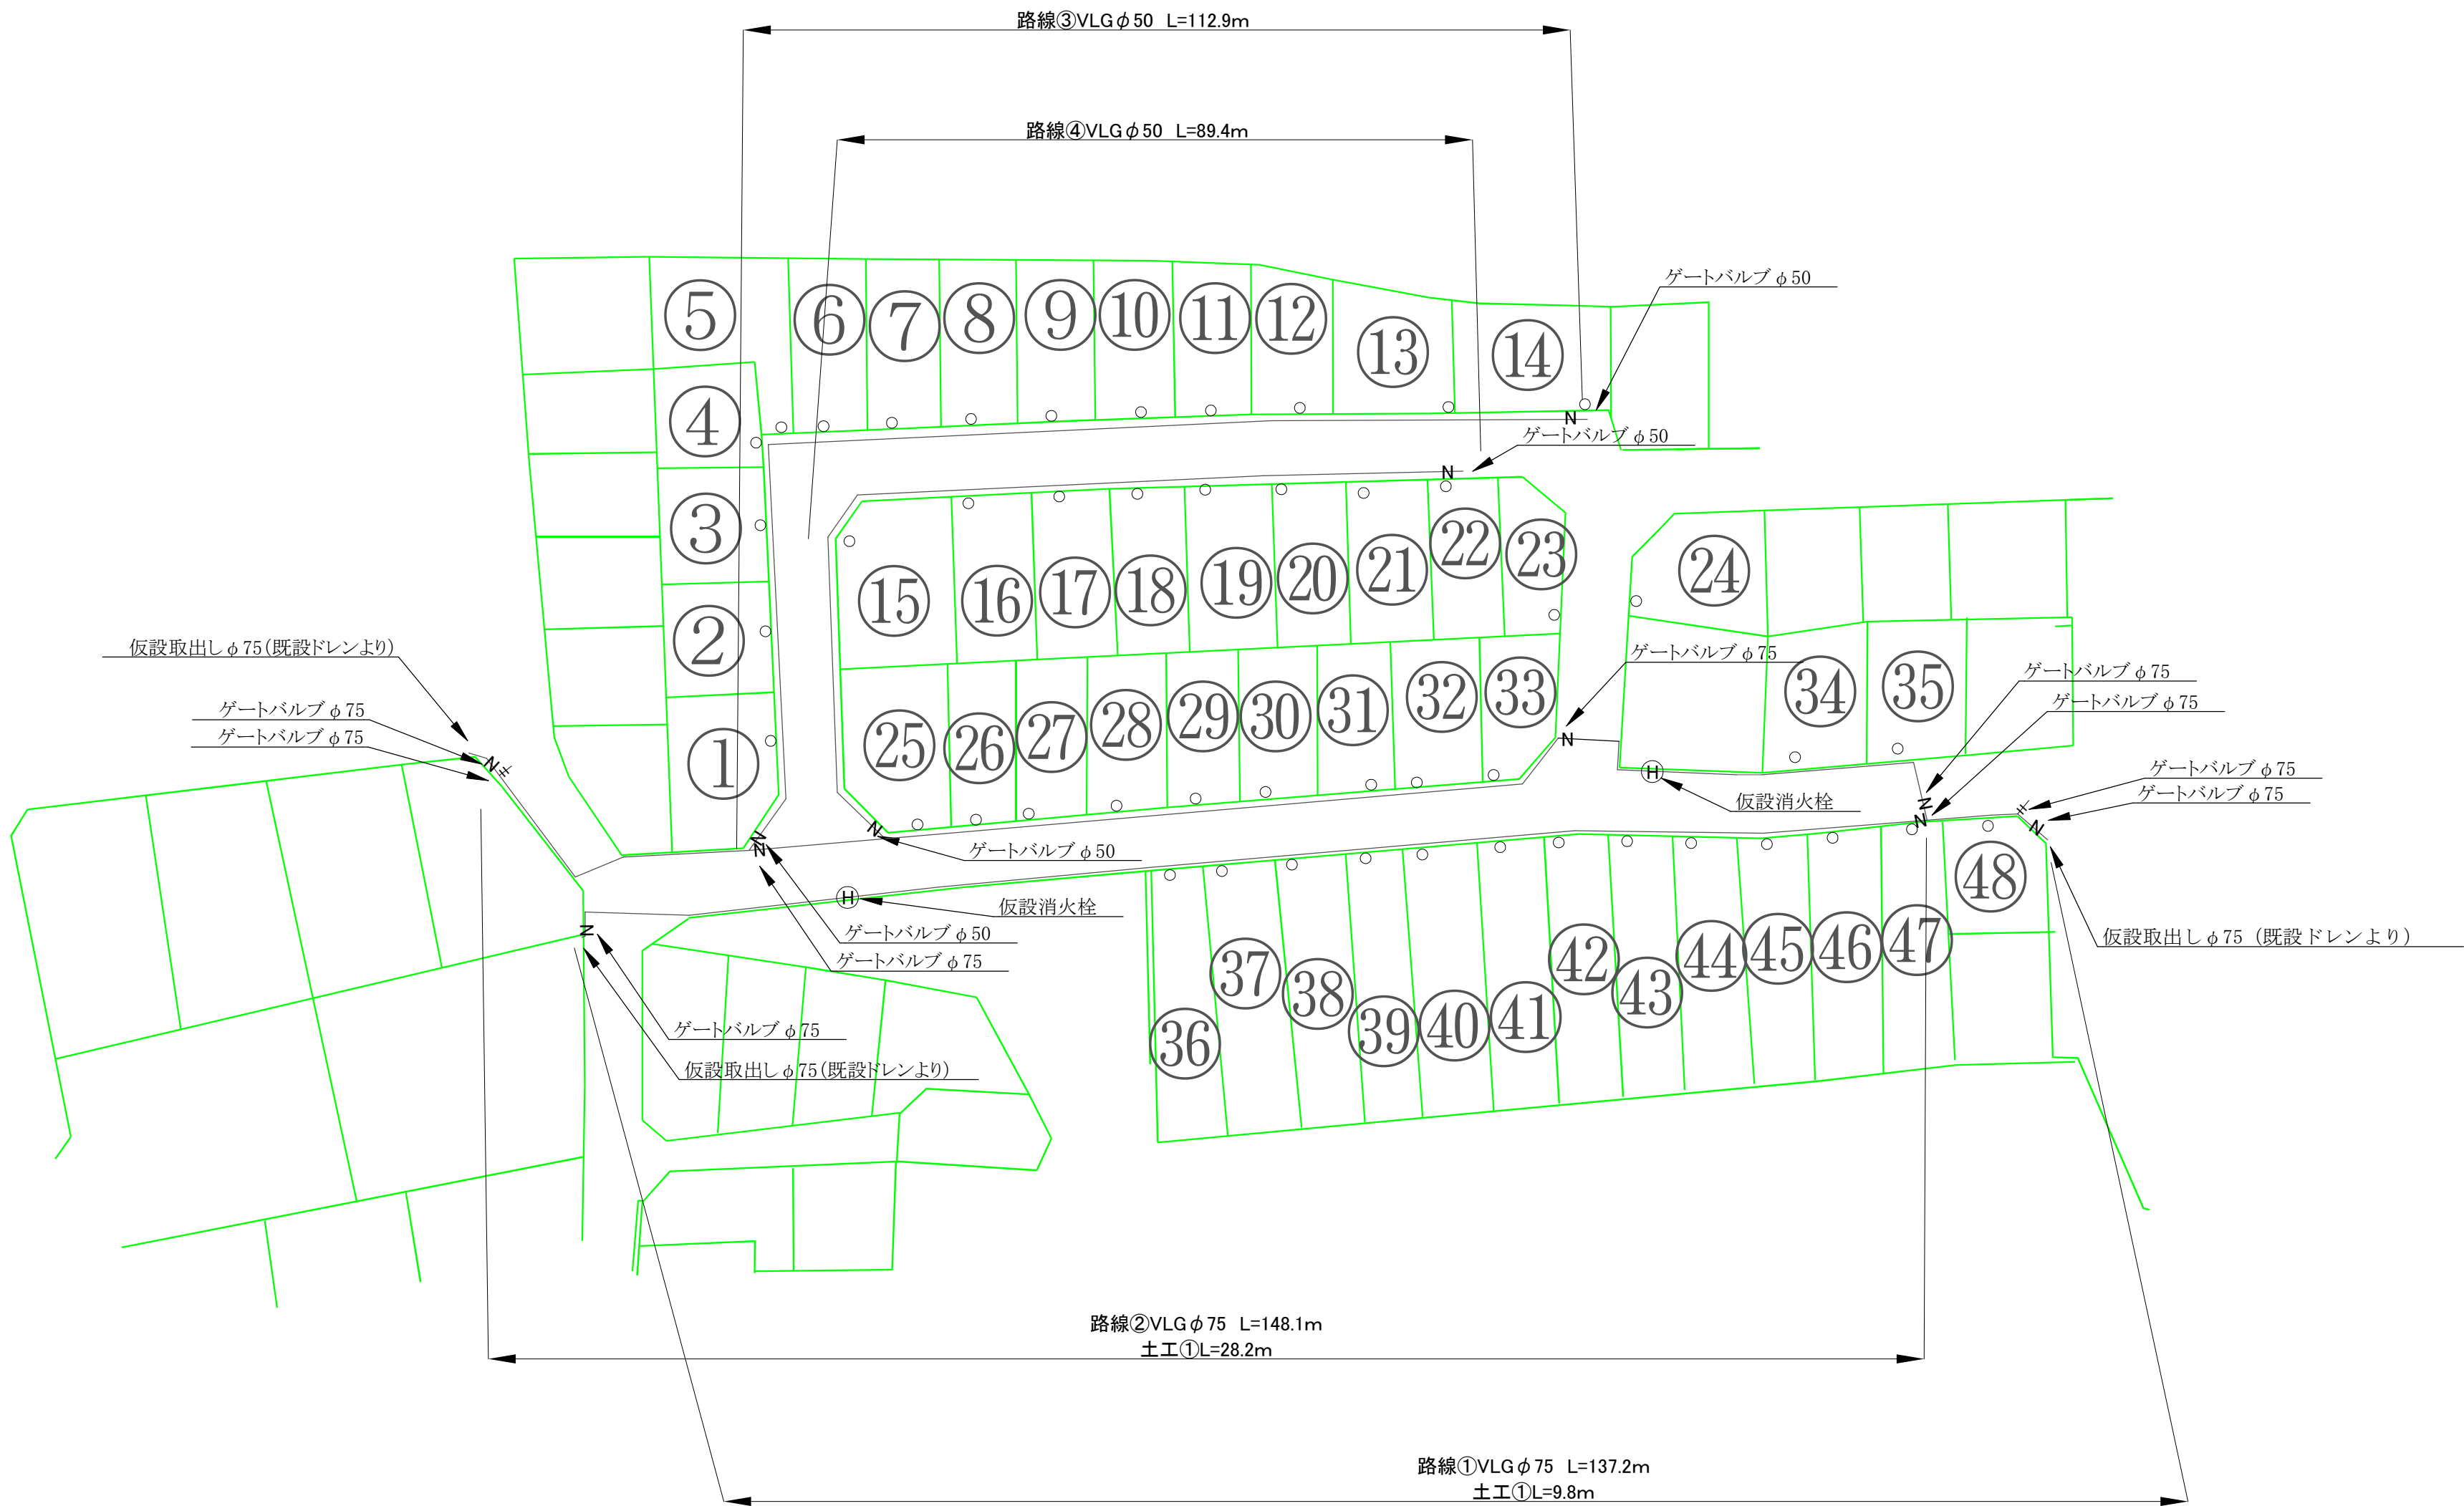


土工断面図 S = 1 : 20


土工①VLG φ75 布設（掘削・埋戻し） 1／20

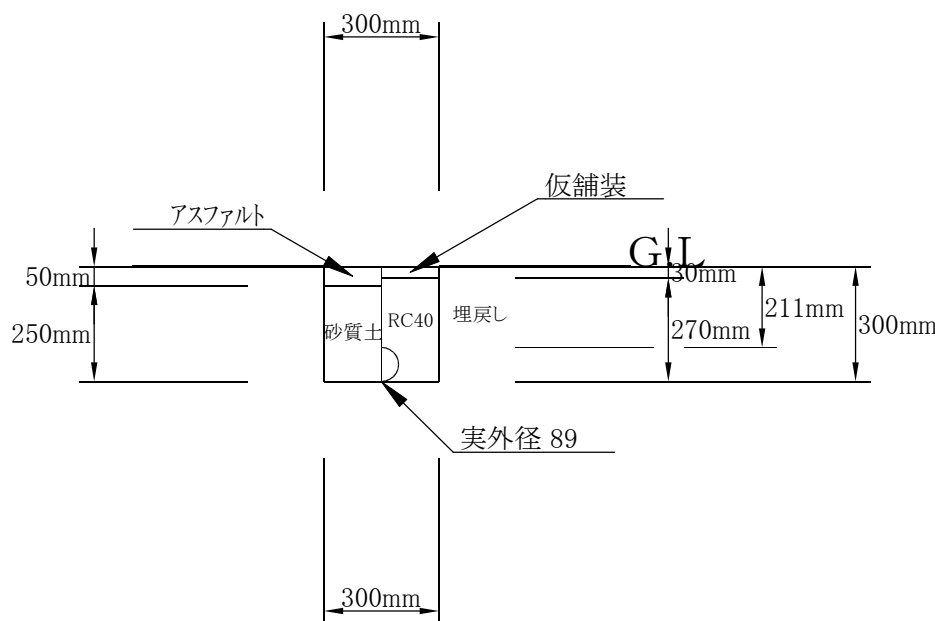


土工②VLG φ75 撤去（掘削・埋戻し） 1／20

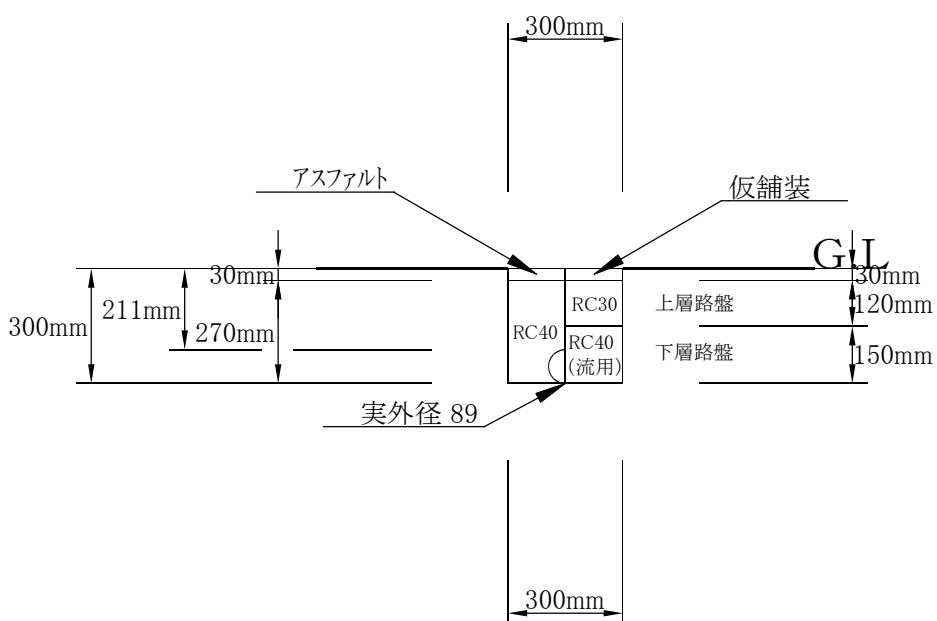


施工年度	令和7年度		
工事名	配水管布設替工事九条町(第1工区)そのA、そのB		
工事場所	大和郡山市 九条町 地内		
図面種類	仮設平面図	縮尺	図示
作製	令和7年9月	図番	1/3
奈良県広域水道企業団大和郡山事務所			

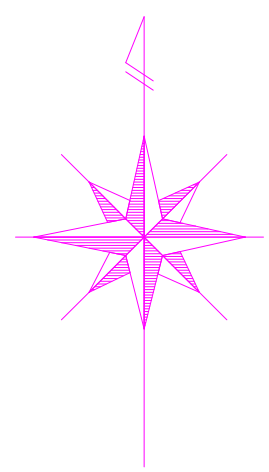

舗装平面図 S = 1 : 500

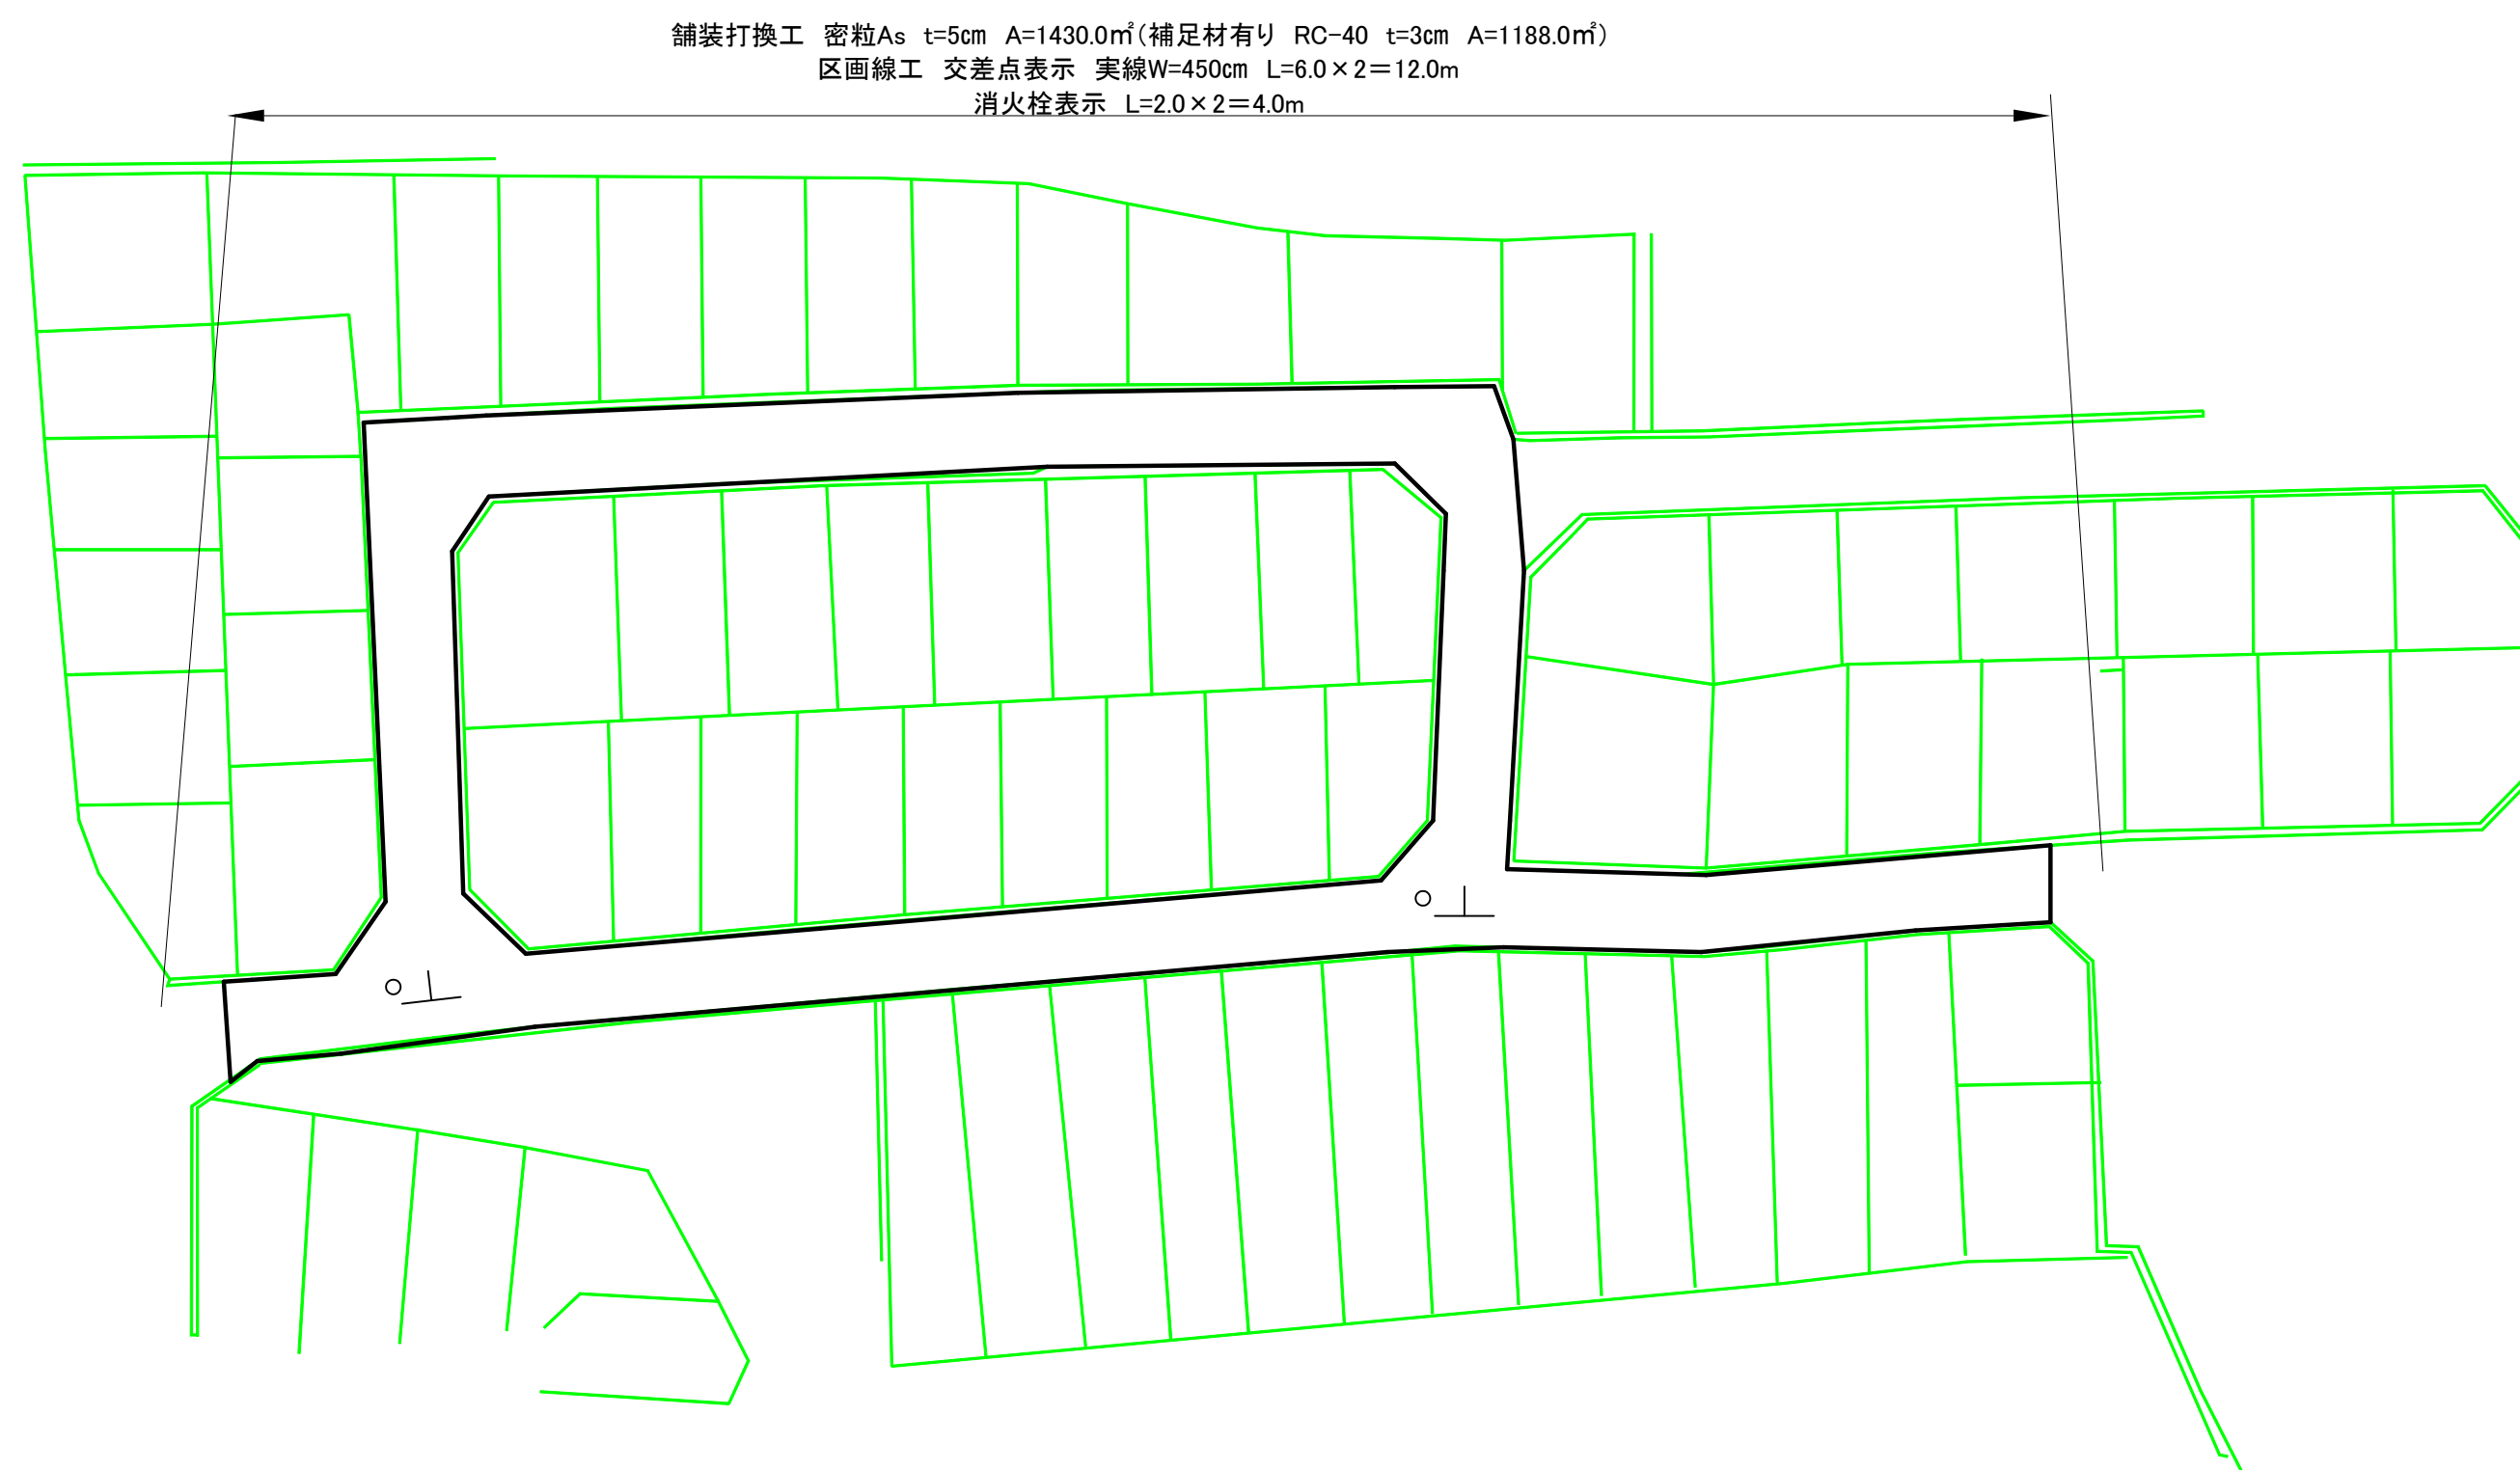

舗装求積図 S = No Scale

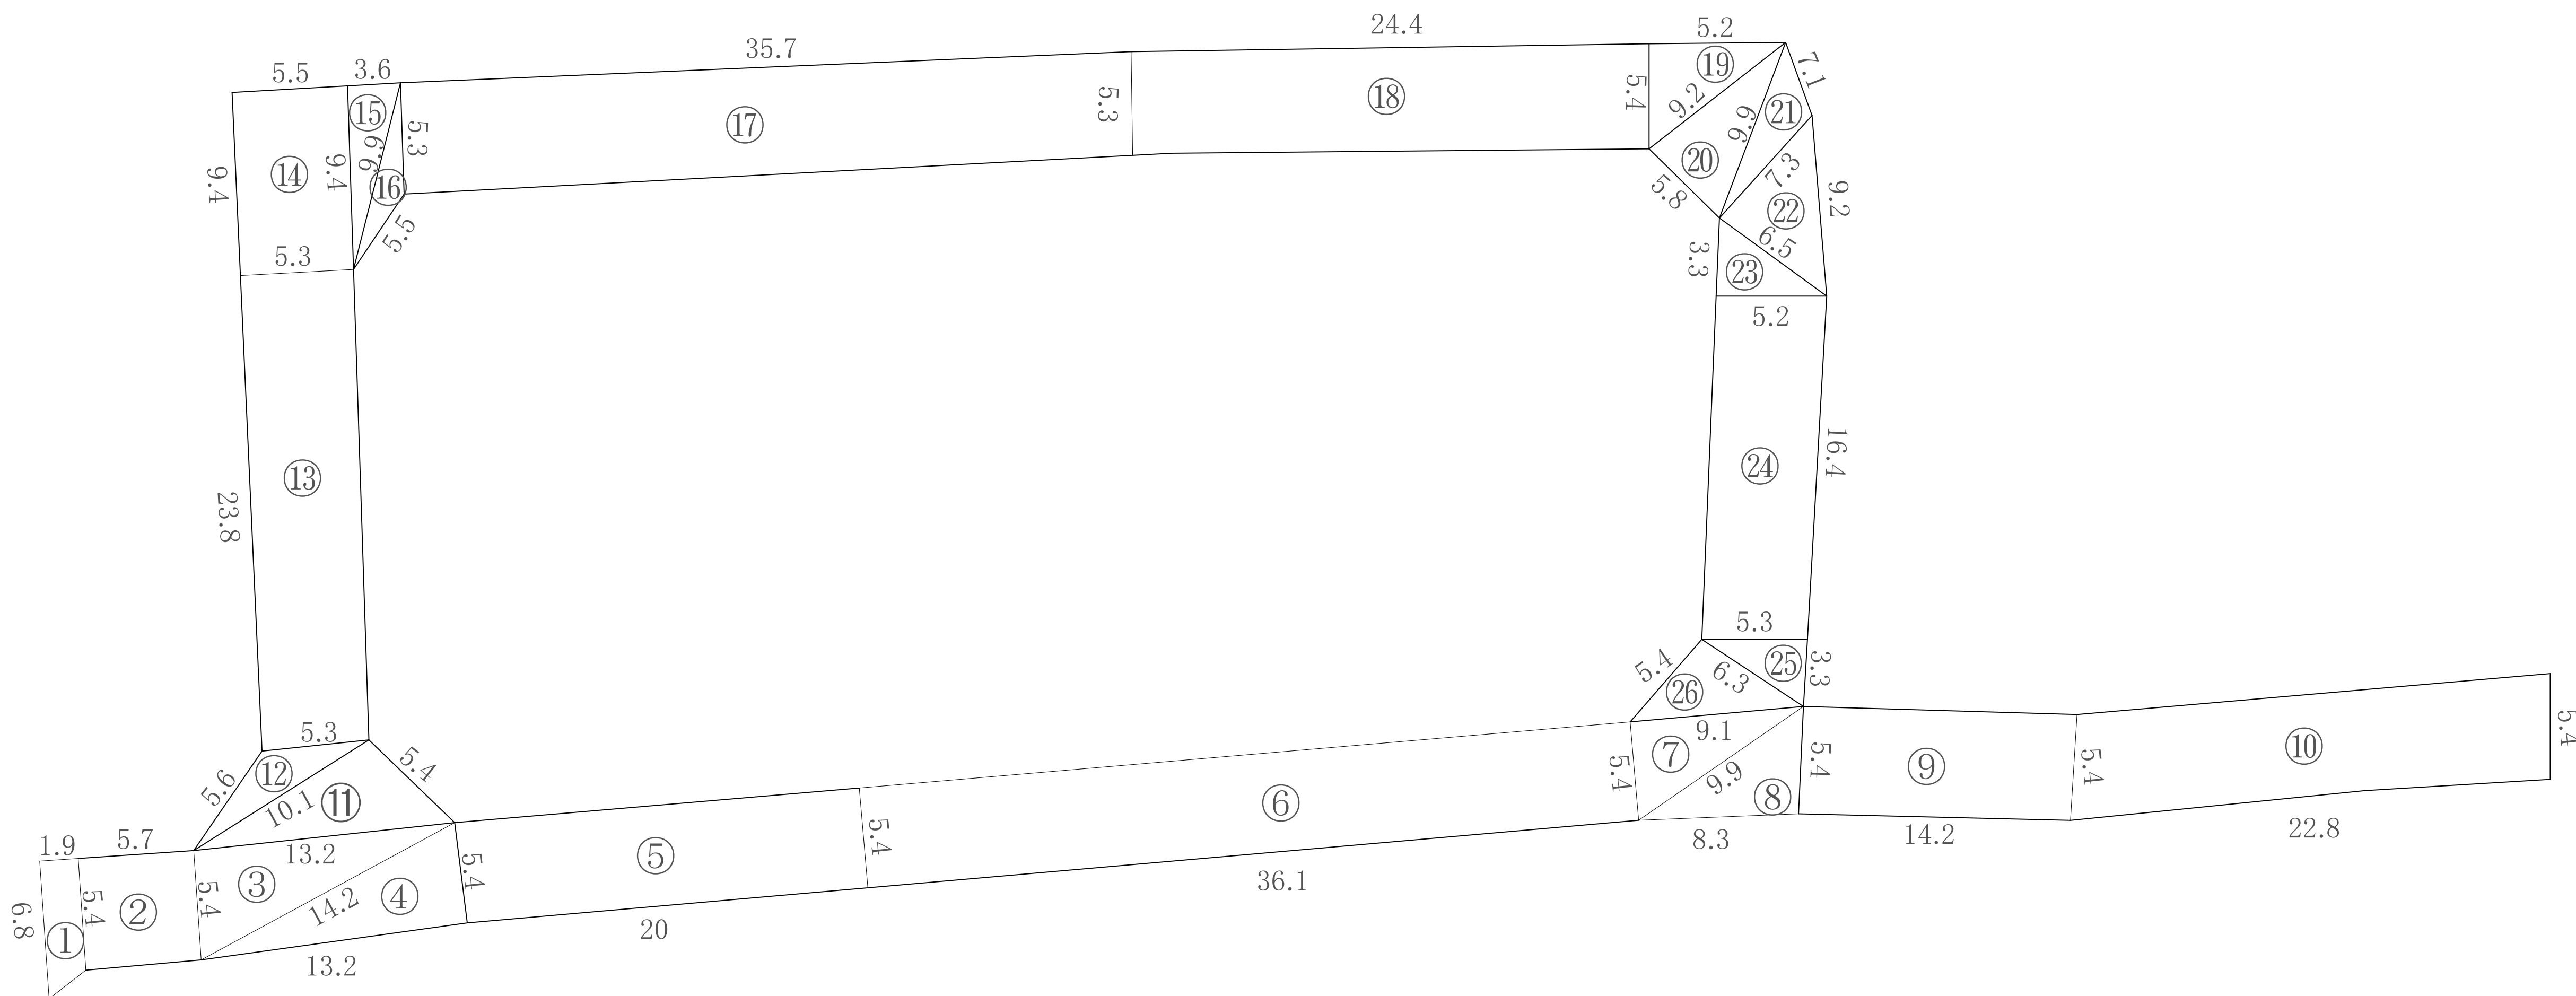

施工年度	令和7年度		
工事名	配水管布設替工事九条町(第1工区)そのA、そのB		
工事場所	大和郡山市 九条町 地内		
図面種類	舗装平面図 舗装求積図	縮尺	図示
作製	令和7年9月	図番	3/3
奈良県広域水道企業団大和郡山事務所			