


仮設平面図 S = 1 : 500




土工断面図 S = 1 : 20


①土工 VLGφ75布設（掘削・埋戻し） 1/20

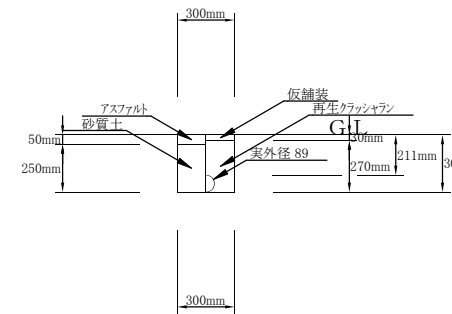


① VLGφ75撤去（掘削・埋戻し） 1/20

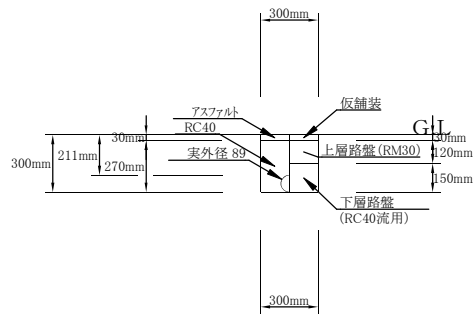


② VLGφ50布設（掘削・埋戻し） 1/20

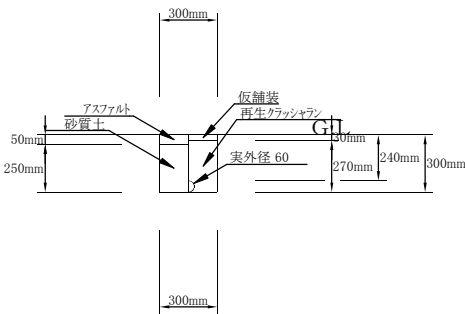


② VLGφ50撤去（掘削・埋戻し） 1/20

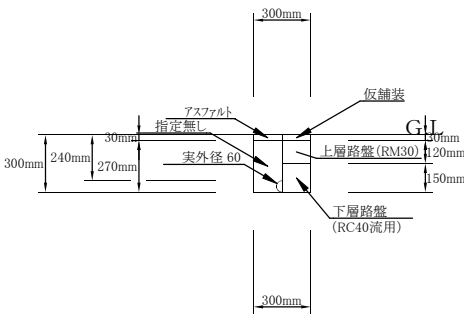


施工年度	令和7年度		
工事名	配水管布設替工事新町(第1工区)		
工事場所	大和郡山市 新町 地内		
図面種類	仮設平面図、土工断面図	縮尺	図示
作製	令和7年9月	図番	1/3
奈良県広域水道企業団大和郡山事務所工務課			

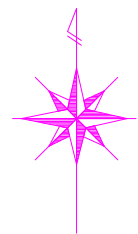

平面図 S = 1 : 500

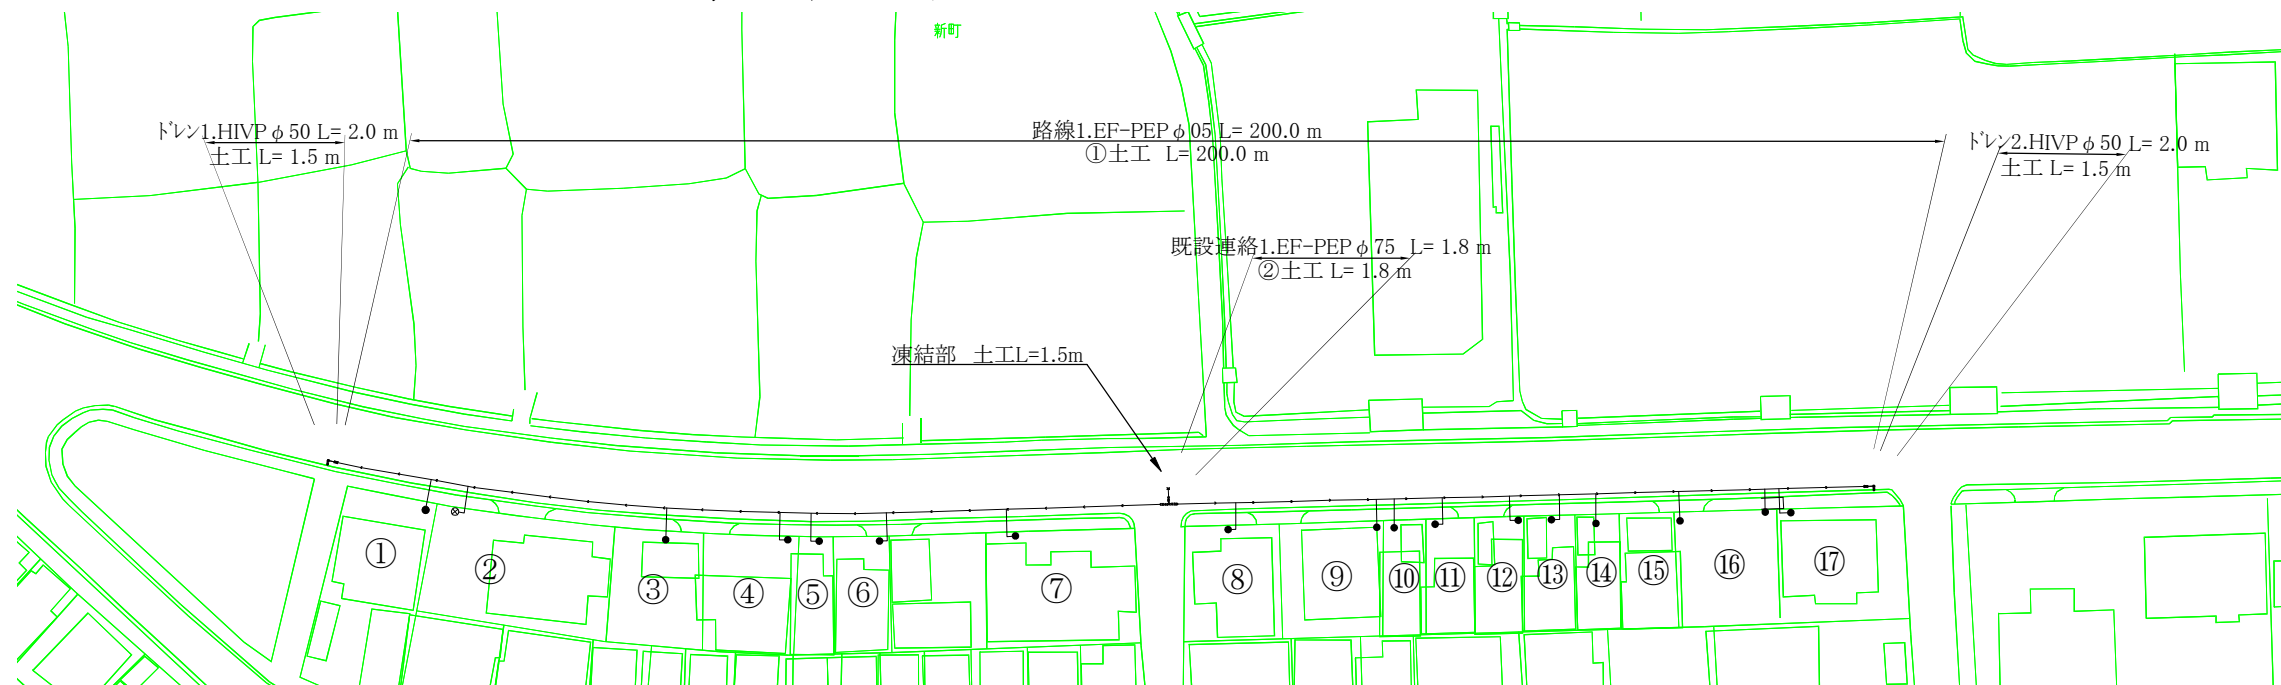


配管詳細図 S = No Scale

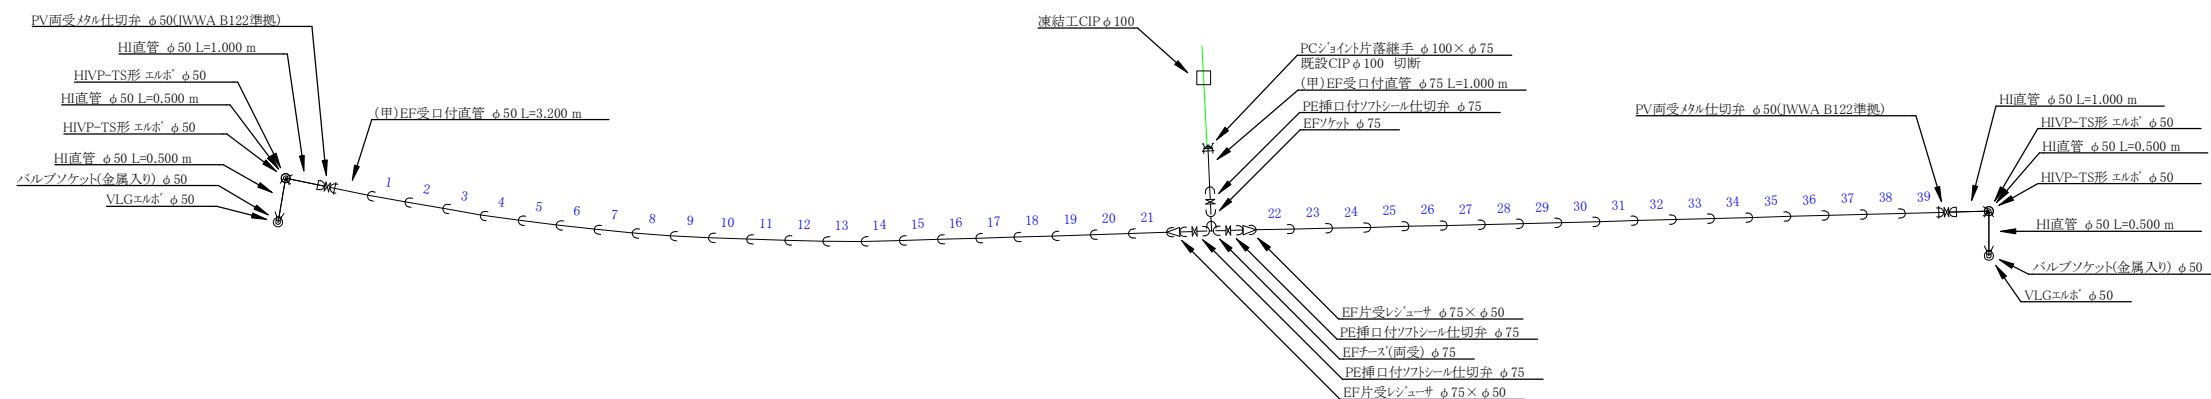


土工断面図 S = 1 : 20


①土工 EF-PEPφ50 (掘削・埋戻し) 1/20

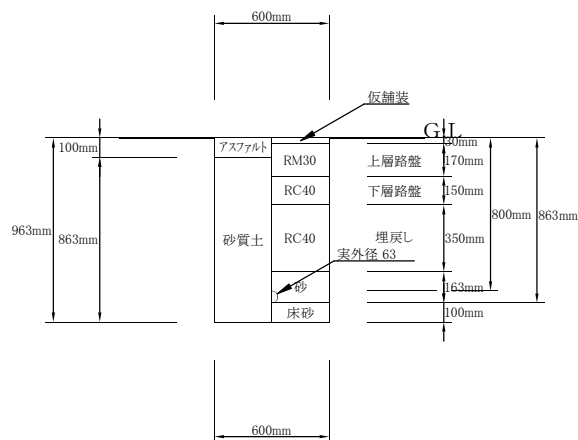


②土工 既設連絡(EF-PEPφ75) (掘削・埋戻し) 1/20

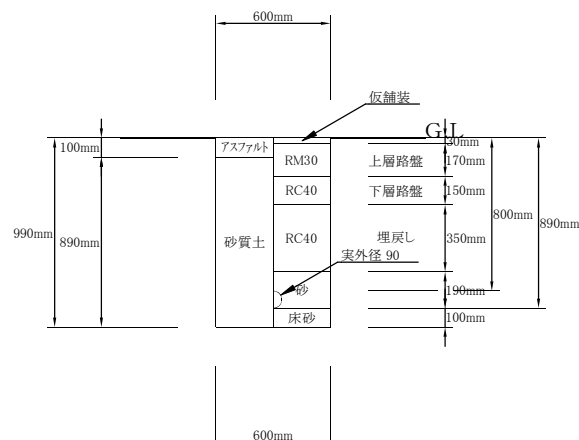


ドレン1、2HIVPφ50 (掘削・埋戻し) 1/20

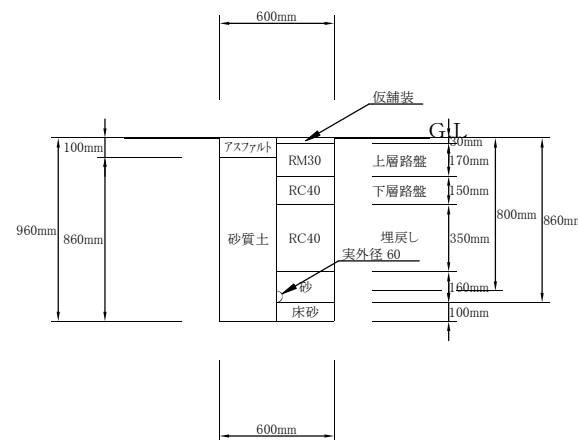


凍結工CIPφ100 (掘削・埋戻し) 1/20

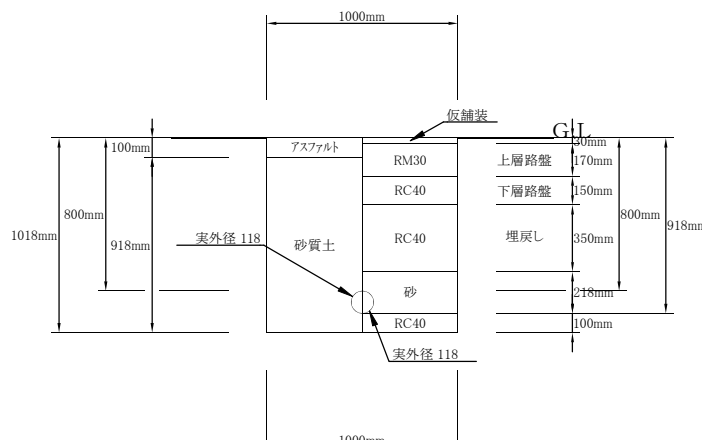


施工年度	令和7年度		
工事名	配水管布設替工事新町(第1工区)		
工事場所	大和郡山市 新町 地内		
図面種類	平面図、配管詳細図 土工断面図	縮尺	図示
作製	令和7年9月	図番	2/3
奈良県広域水道企業団大和郡山事務所工務課			

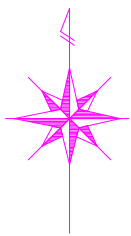

舗装平面図 S = 1 : 500

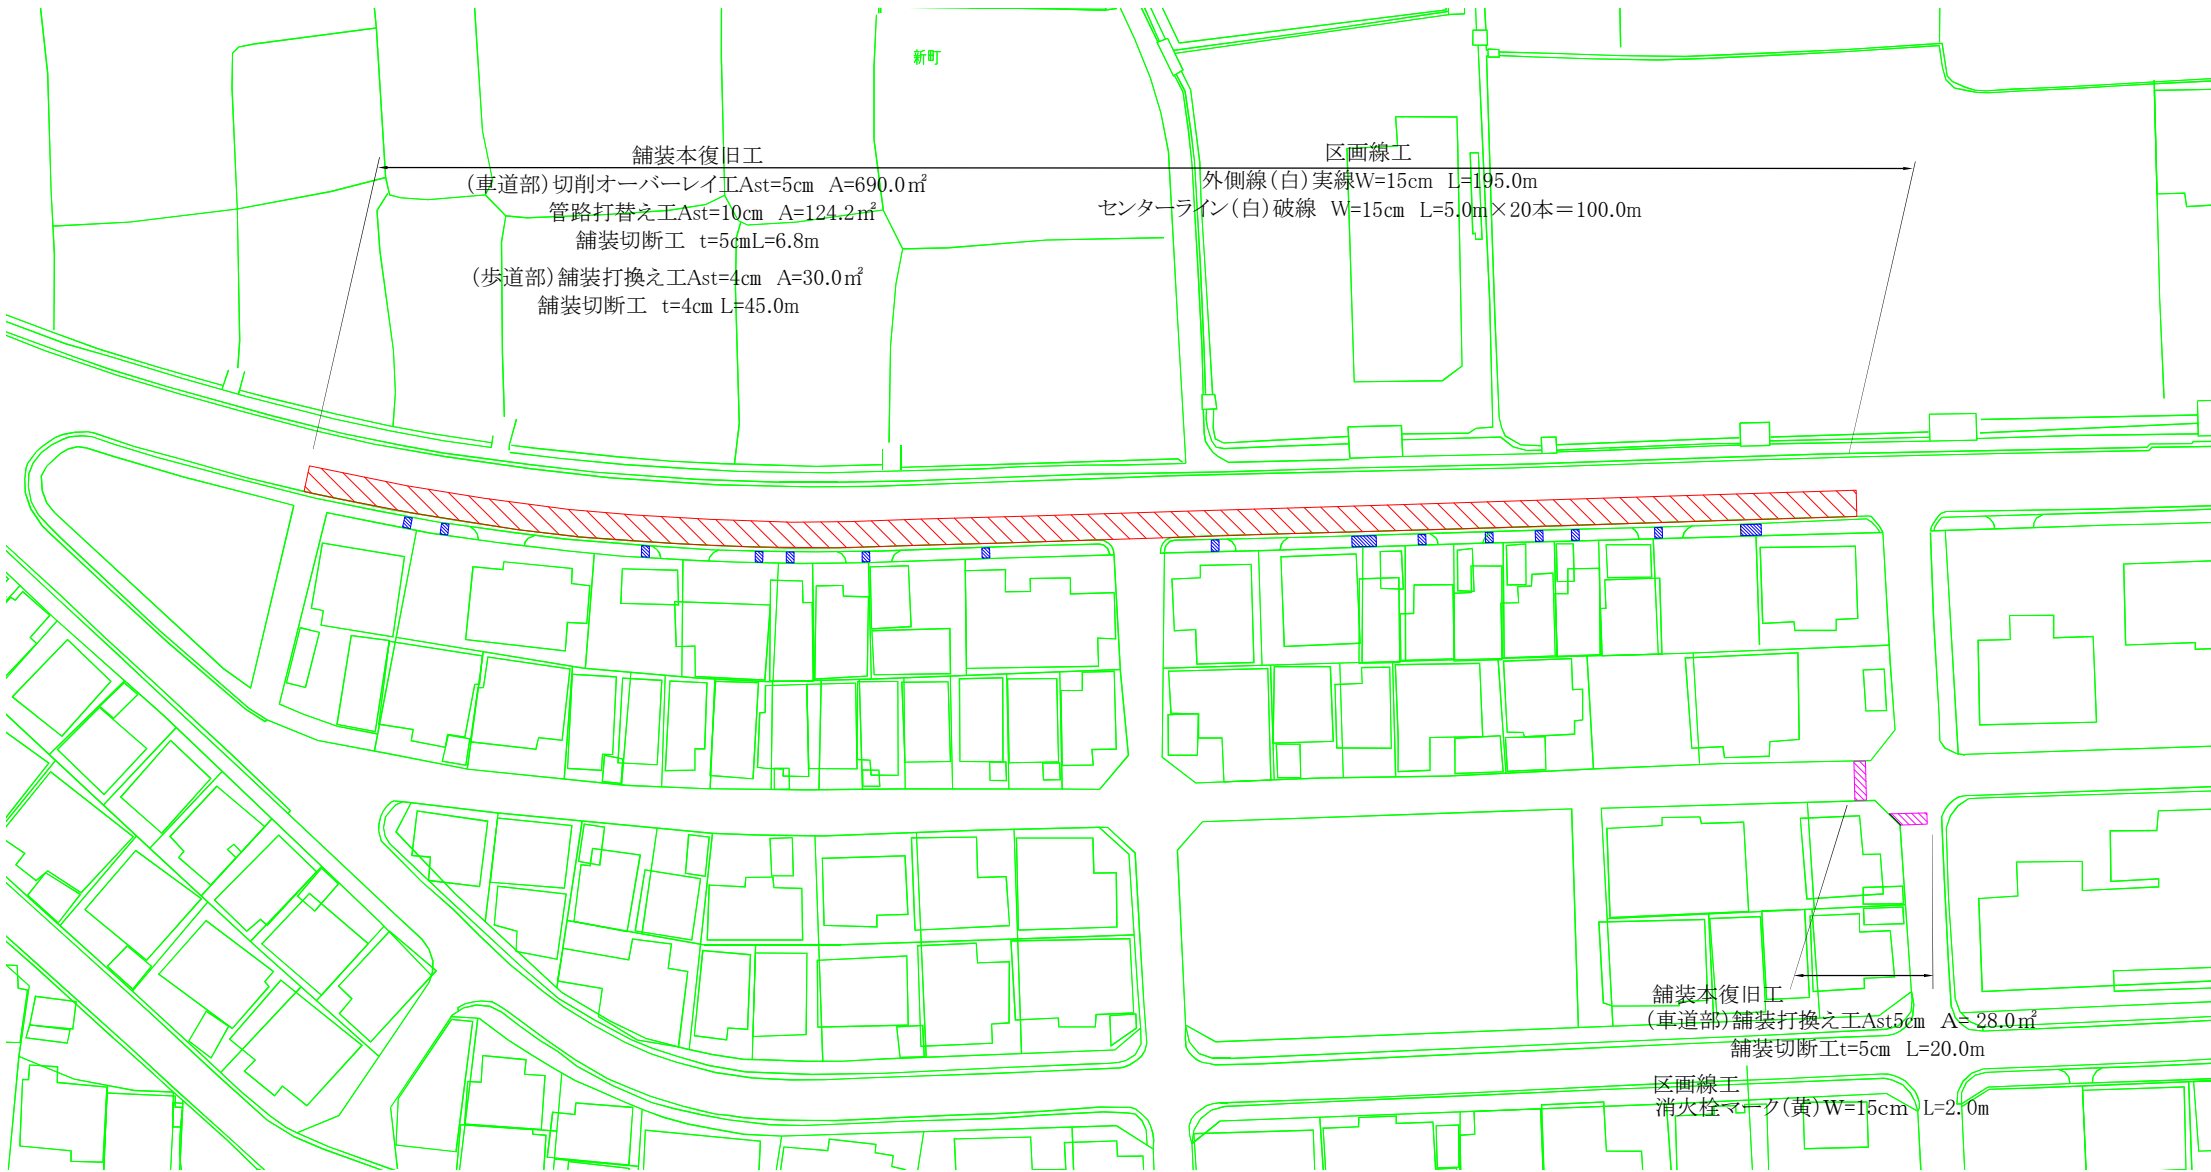

管路打換え断面図 S = 1 : 20

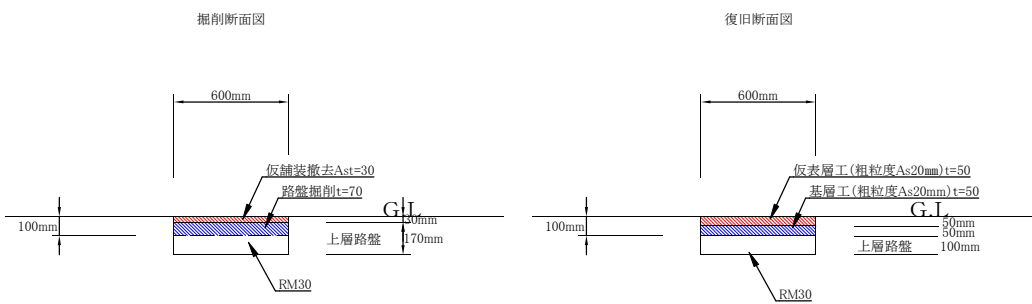

凡例

	切削オーバーレイ工
	舗装打換え工(車道部)
	舗装打換え工(歩道部)

施工年度	令和7年度		
工事名	配水管布設替工事新町(第1工区)		
工事場所	大和郡山市 新町 地内		
図面種類	舗装平面図	縮尺	図示
作製	令和7年9月	図番	3/3
奈良県広域水道企業団大和郡山事務所工務課			