




仮設平面図 S = 1 : 500

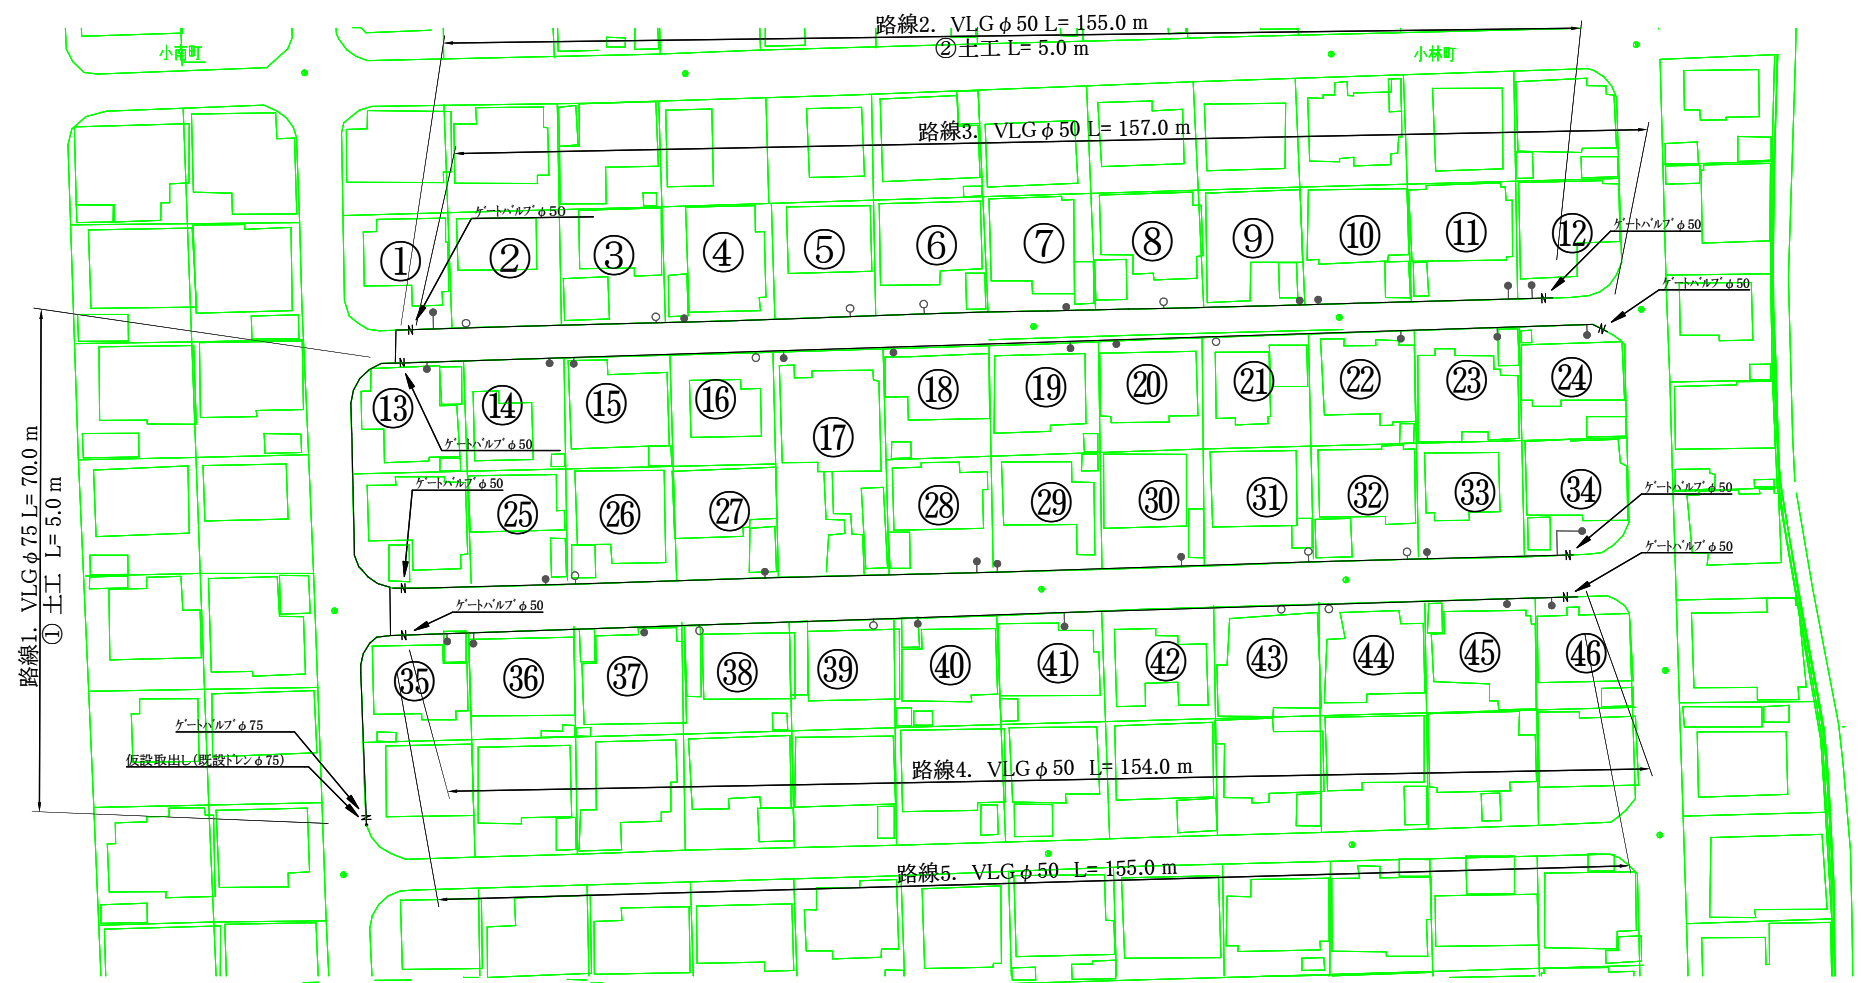


土工断面図 S = 1 : 20

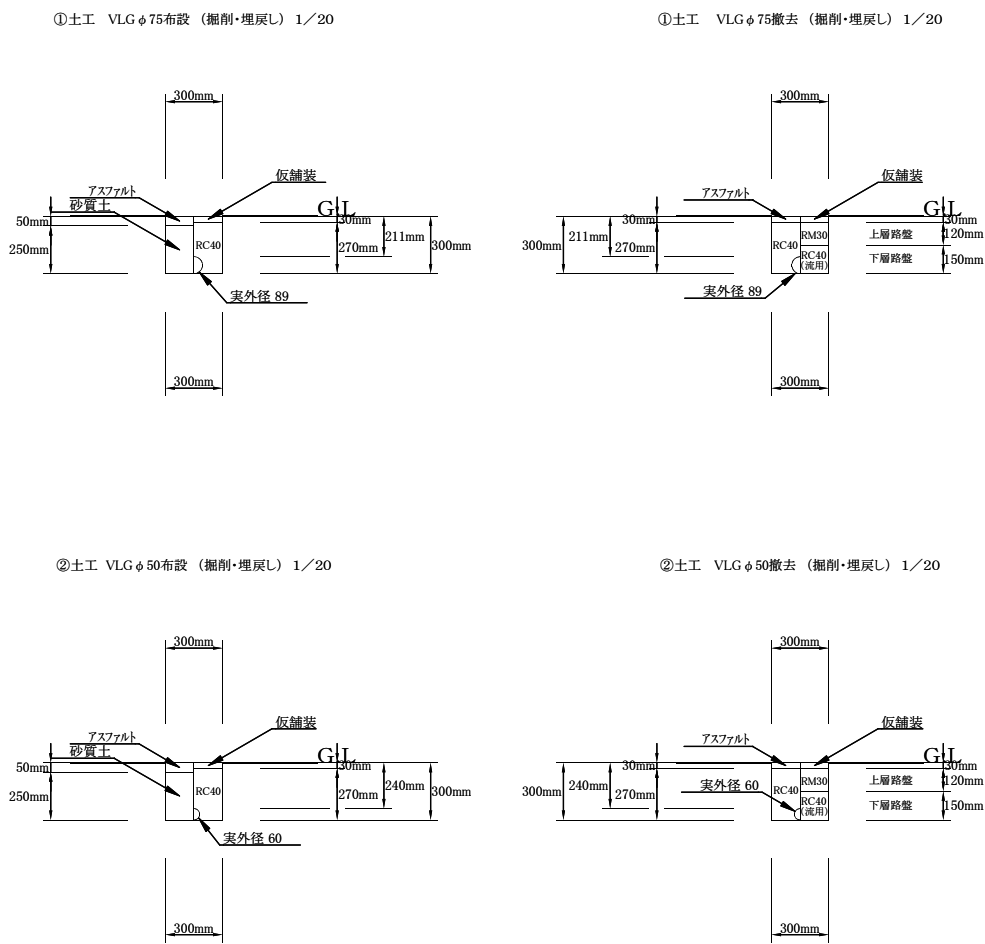


|                      |                          |    |     |
|----------------------|--------------------------|----|-----|
| 施工年度                 | 令和7年度                    |    |     |
| 工事名                  | 配水管布設替工事青葉台(第1工区)そのA、そのB |    |     |
| 工事場所                 | 大和郡山市 南井町他 地内            |    |     |
| 図面種類                 | 仮設平面図、土工断面図              | 縮尺 | 図示  |
| 作製                   | 令和7年6月                   | 図番 | 1/2 |
| 奈良県広域水道企業団大和郡山事務所工務課 |                          |    |     |

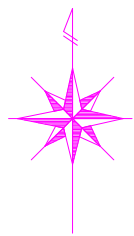


平面図 S = 1 : 500

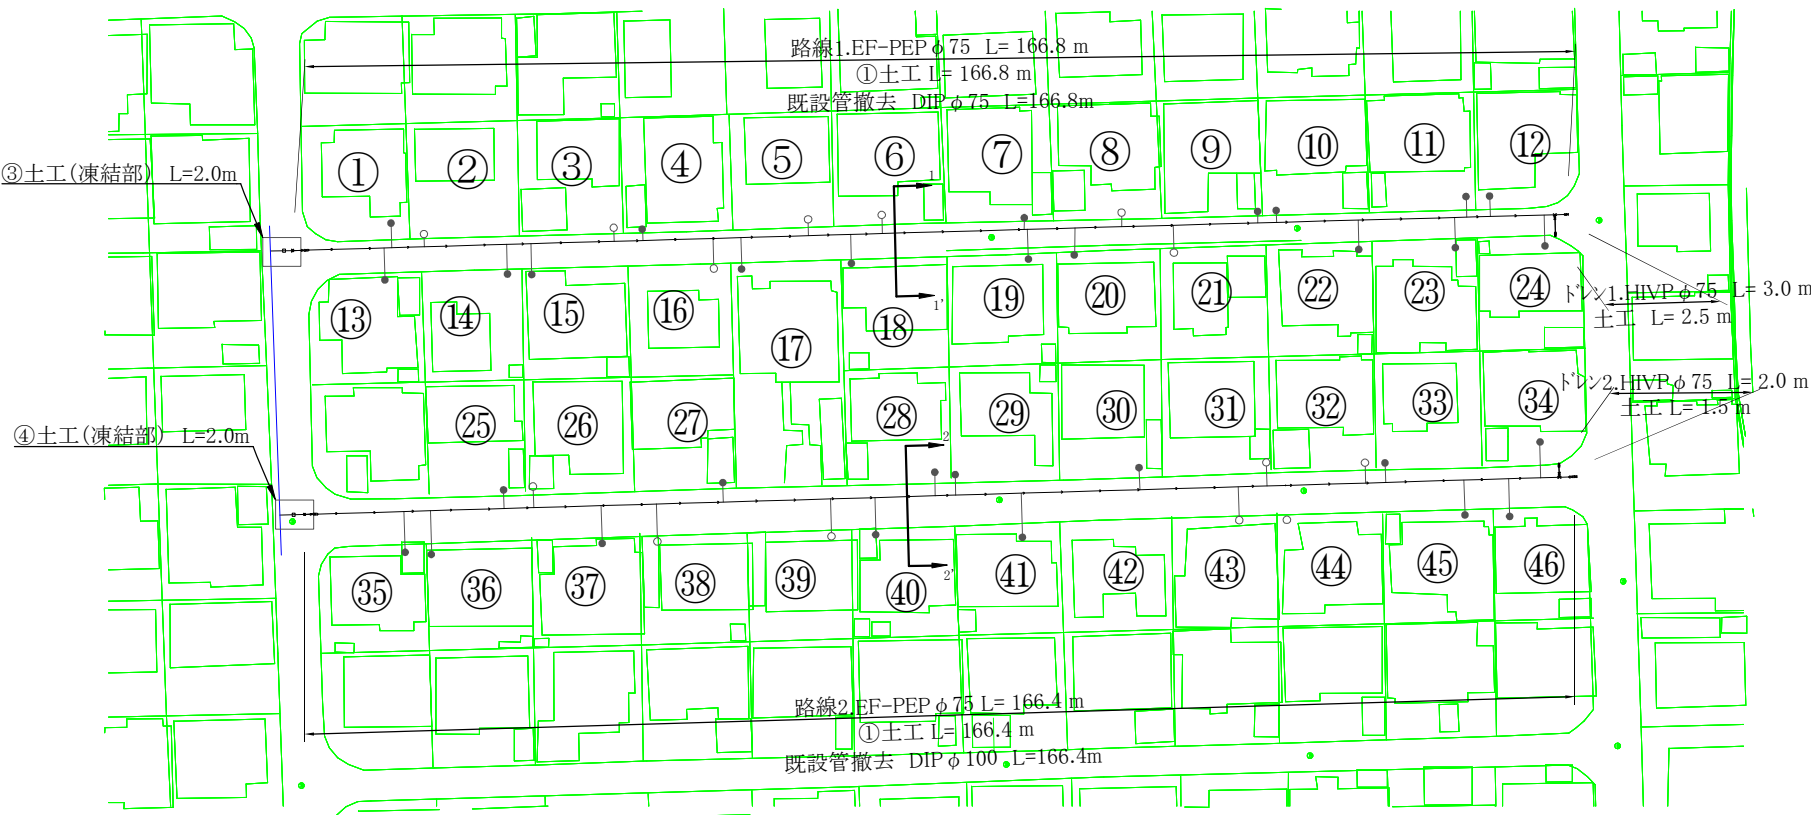


土工断面図 S = 1 : 20

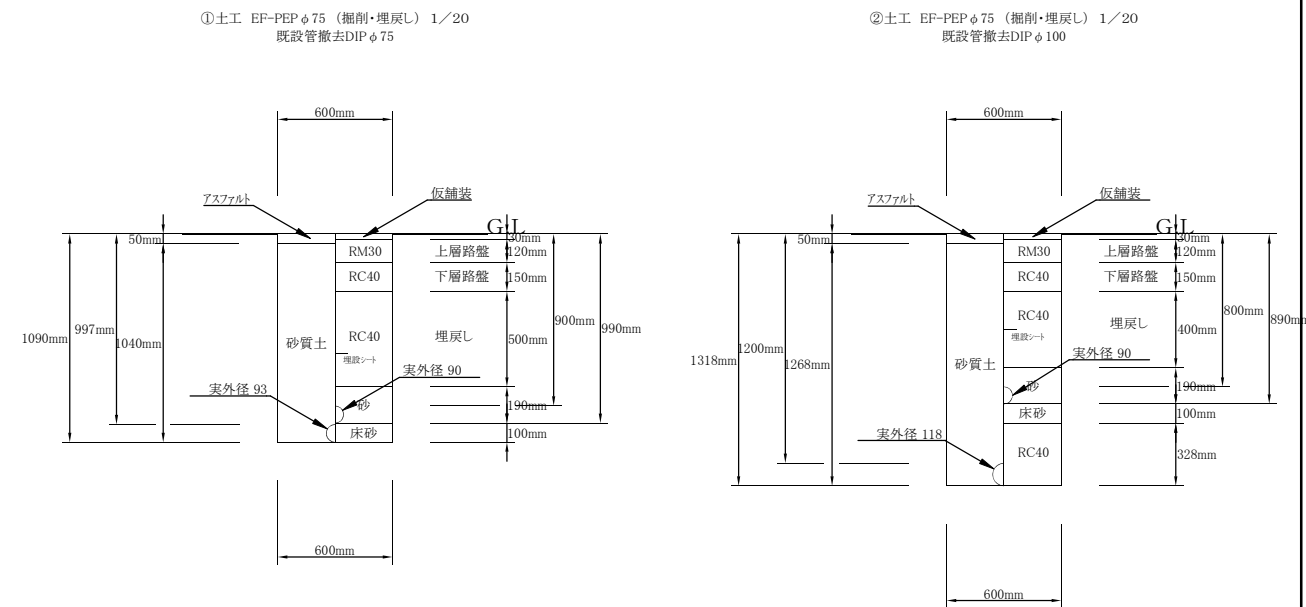

横断面図 S = 1 : 40

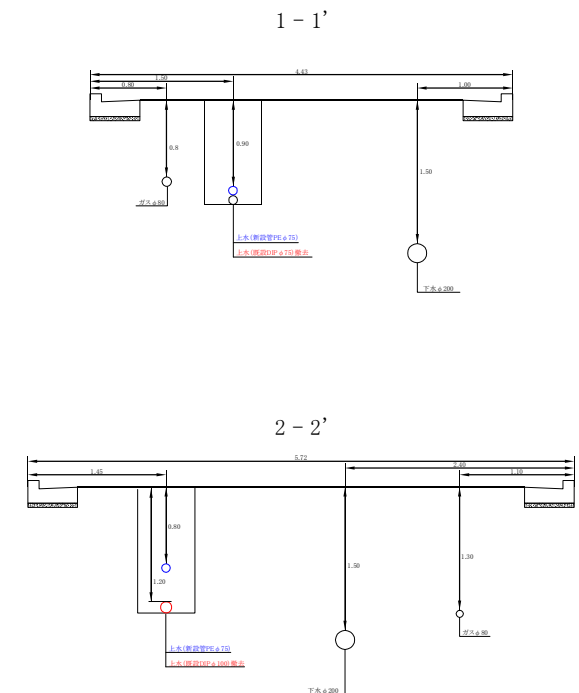

配管詳細図 S = No Scale

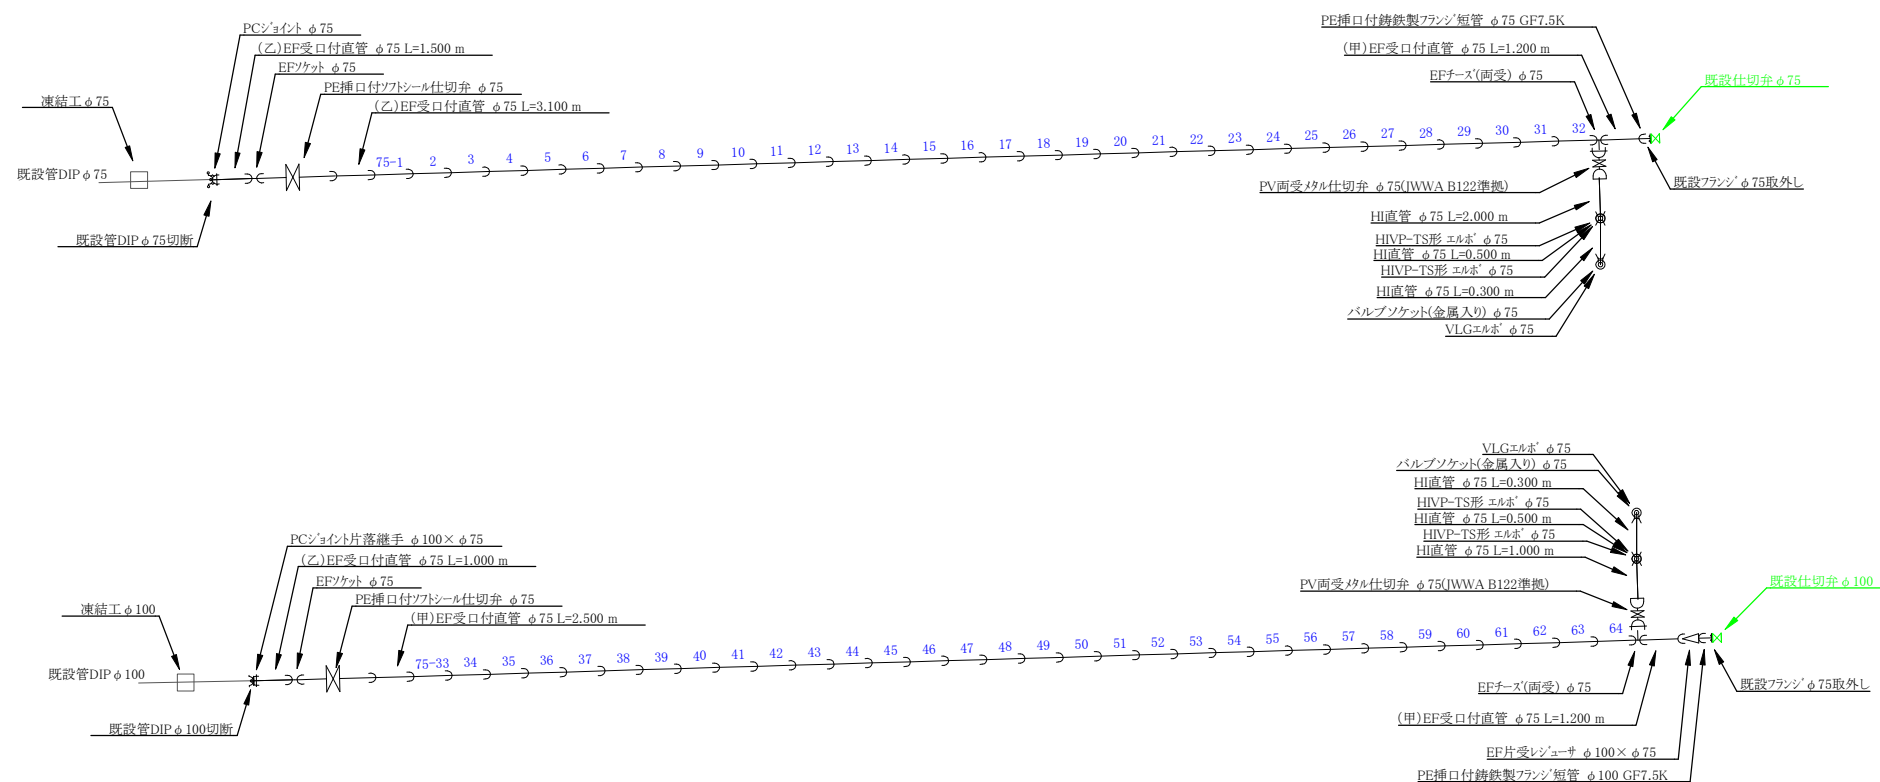

|                      |                          |    |     |
|----------------------|--------------------------|----|-----|
| 施工年度                 | 令和7年度                    |    |     |
| 工事名                  | 配水管布設替工事青葉台(第1工区)そのA、そのB |    |     |
| 工事場所                 | 大和郡山市 南井町他 地内            |    |     |
| 図面種類                 | 平面図、配管詳細図<br>土工断面図、横断面図  | 縮尺 | 図示  |
| 作製                   | 令和7年6月                   | 図番 | 2/2 |
| 奈良県広域水道企業団大和郡山事務所工務課 |                          |    |     |