



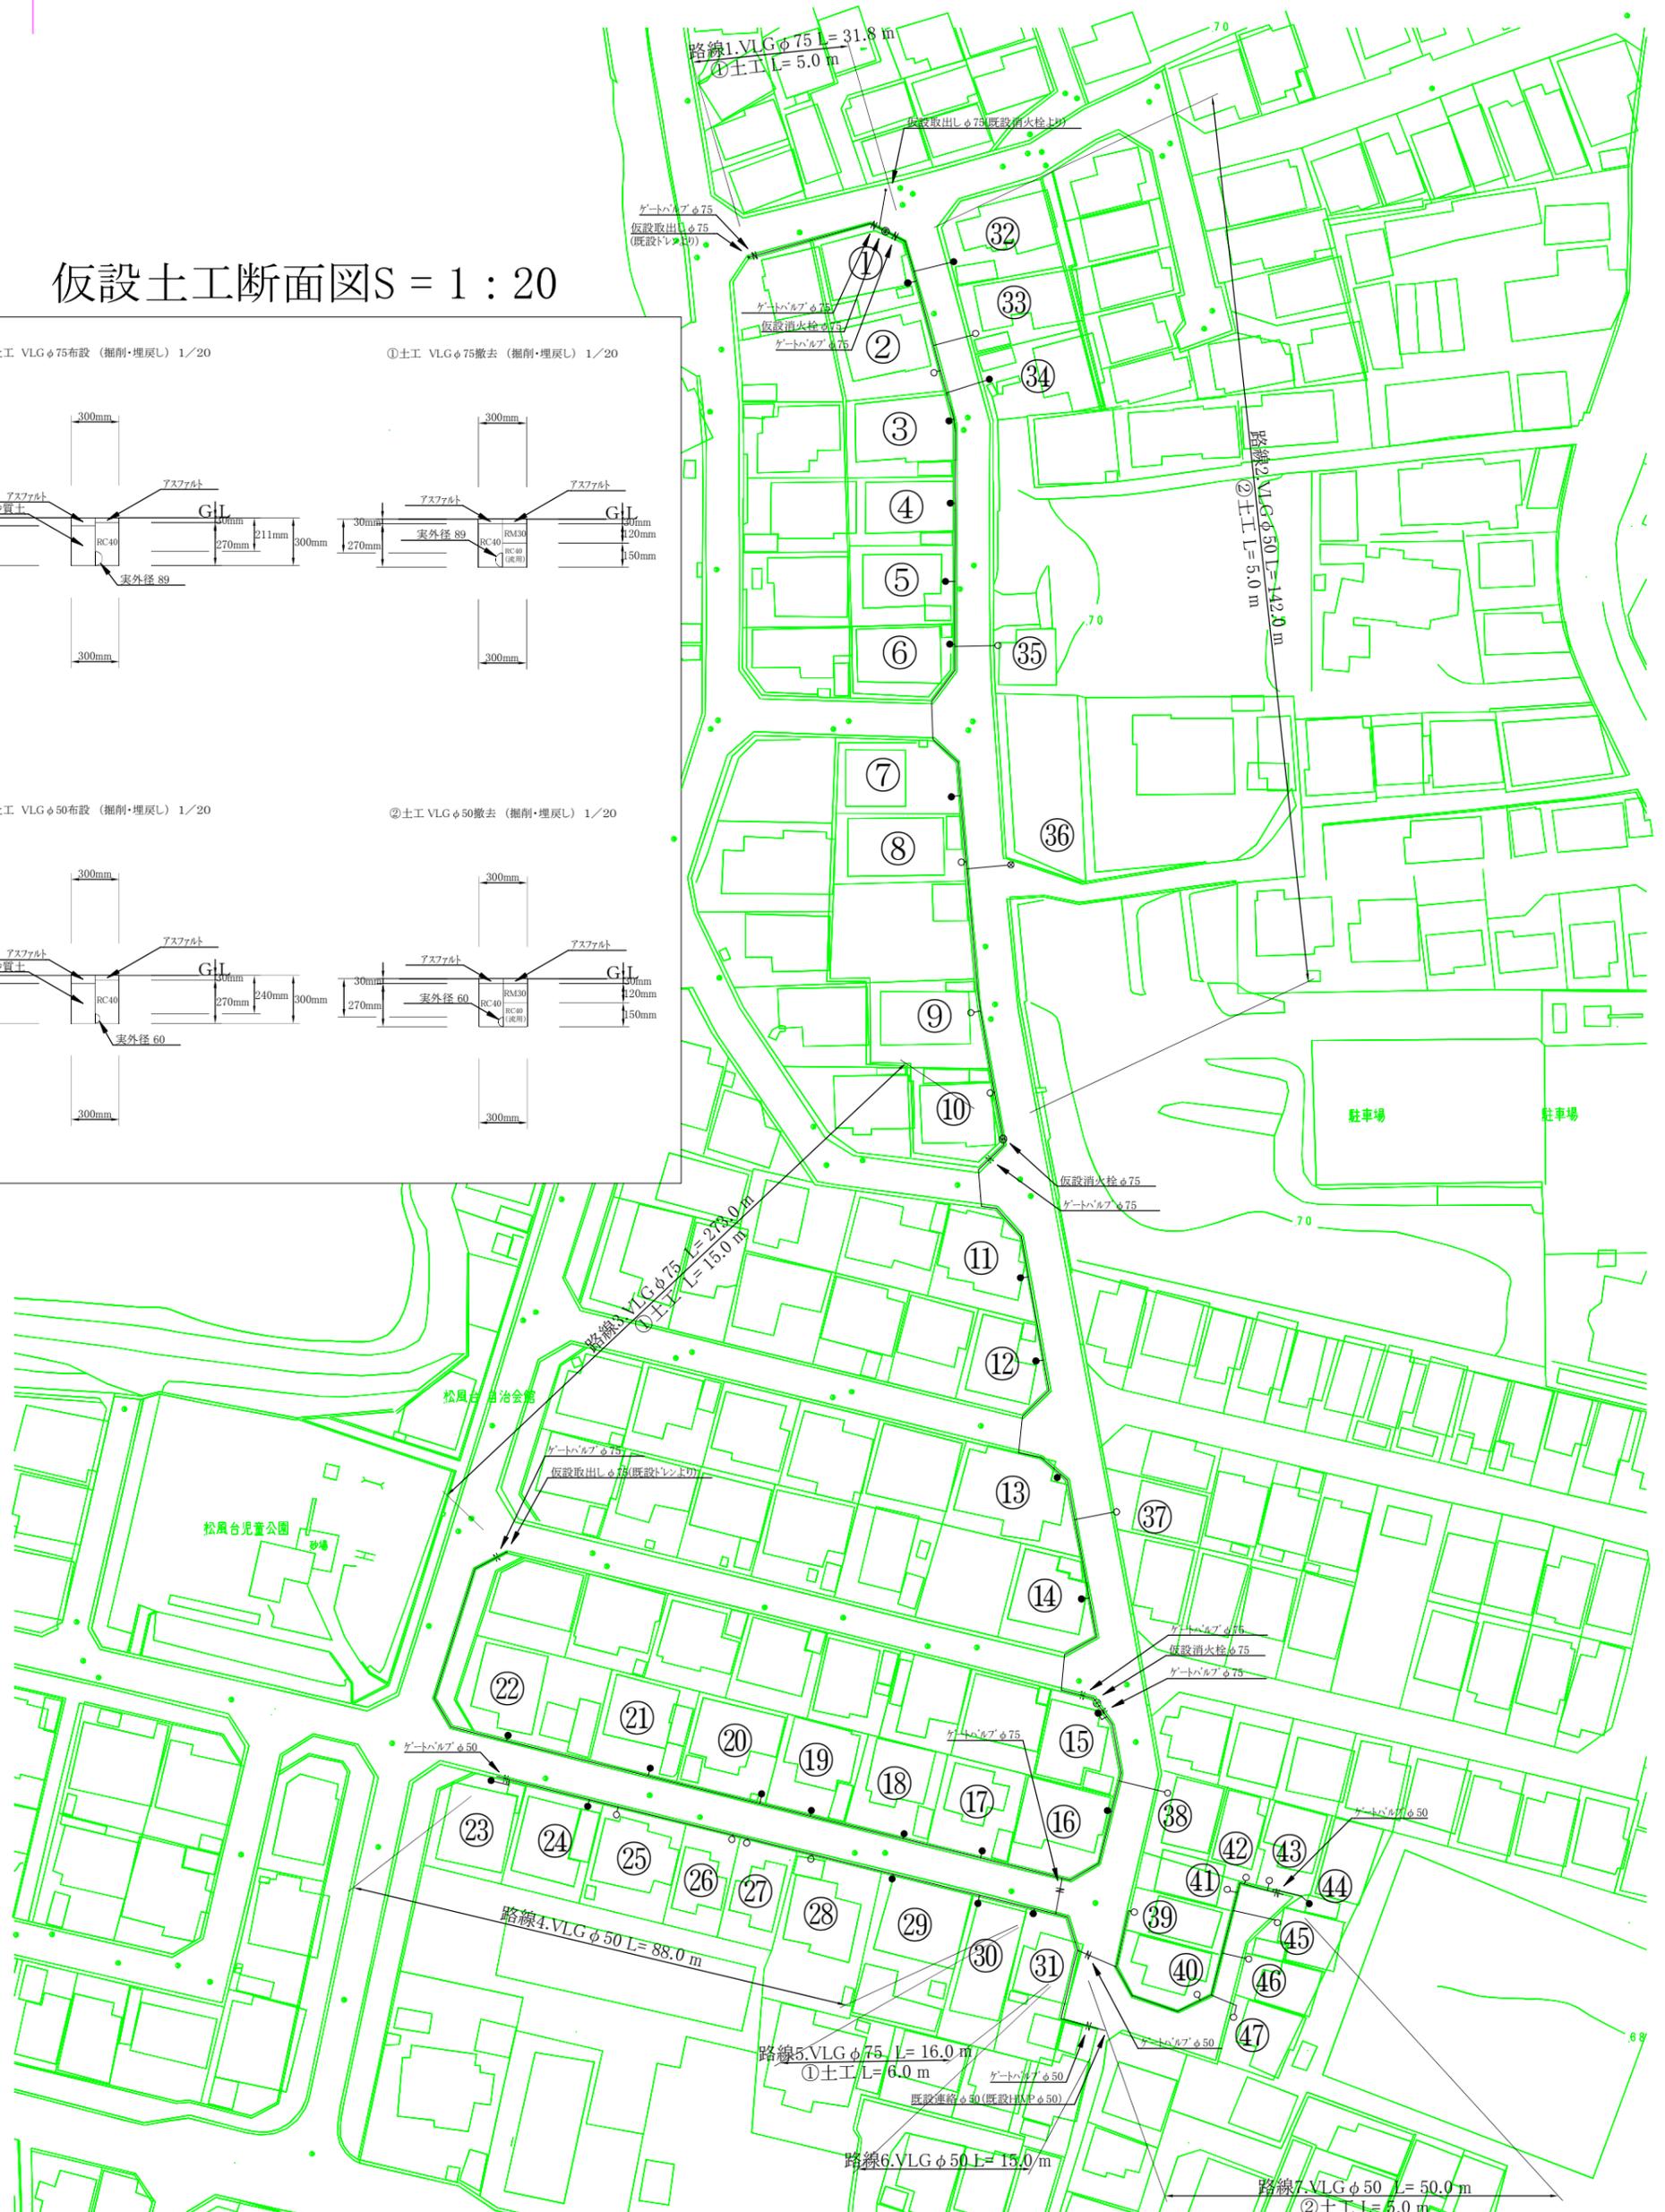

仮設平面図 S = 1 : 500


仮設土工断面図 S = 1 : 20

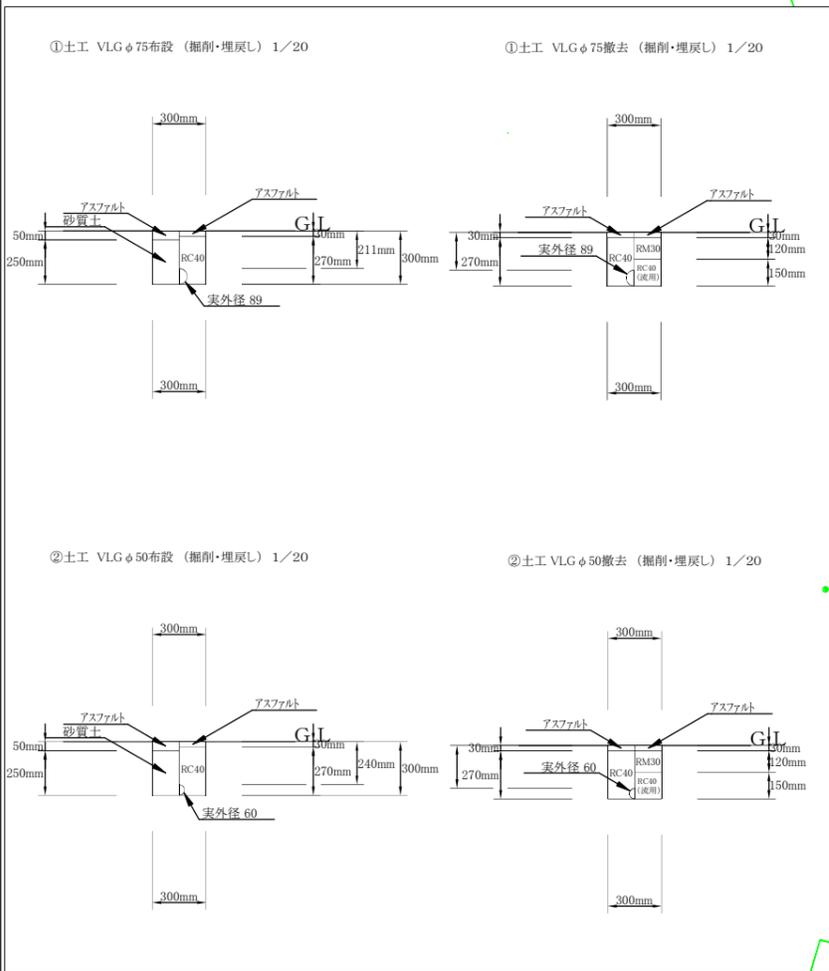

施工年度	令和7年度		
工事名	配水管布設替工事松風台(第1工区)そのA、そのB		
工事場所	大和郡山市 小泉町 地内		
図面種類	仮設平面図	縮尺	図示
作製	令和7年6月	図番	1/4
奈良県広域水道企業団大和郡山事務所 工務課			





平面図 S = 1 : 500

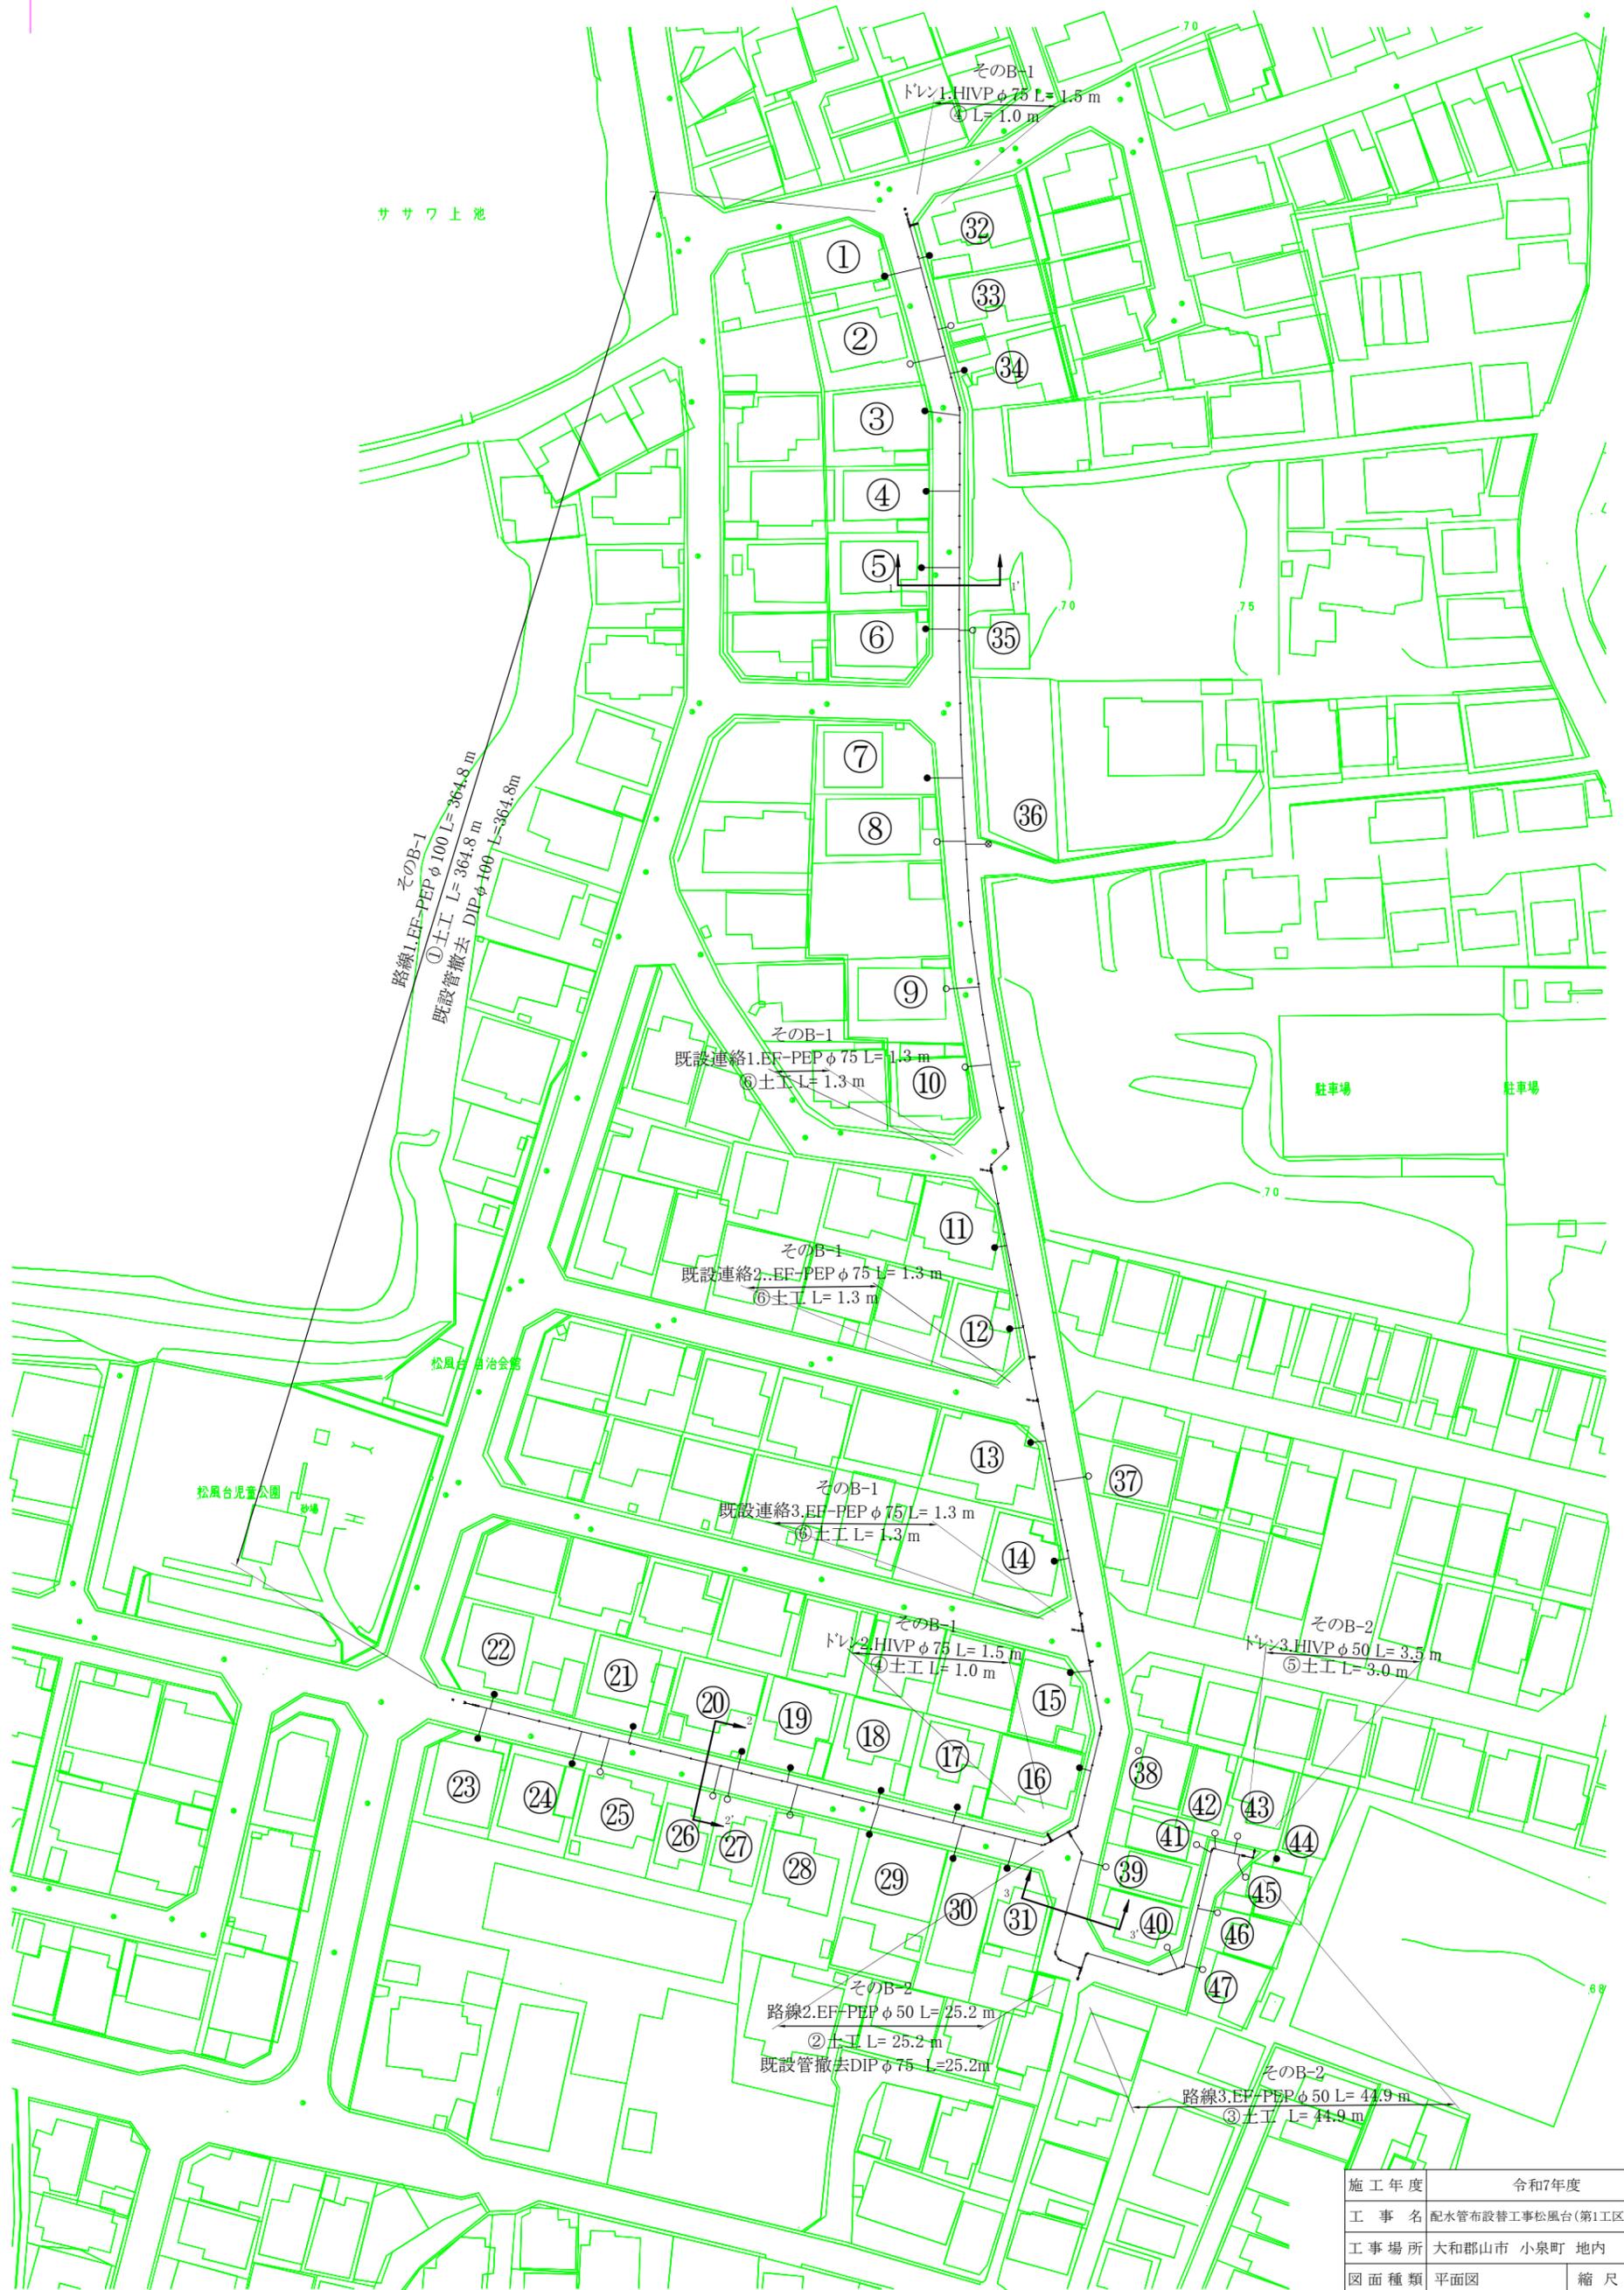

施工年度	令和7年度		
工事名	配水管布設替工事松風台(第1工区)そのA、そのB		
工事場所	大和郡山市 小泉町 地内		
図面種類	平面図	縮尺	1/500
作製	令和7年6月	図番	2/4
奈良県広域水道企業団大和郡山事務所 工務課			




配管詳細図 No Scale

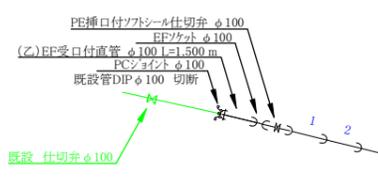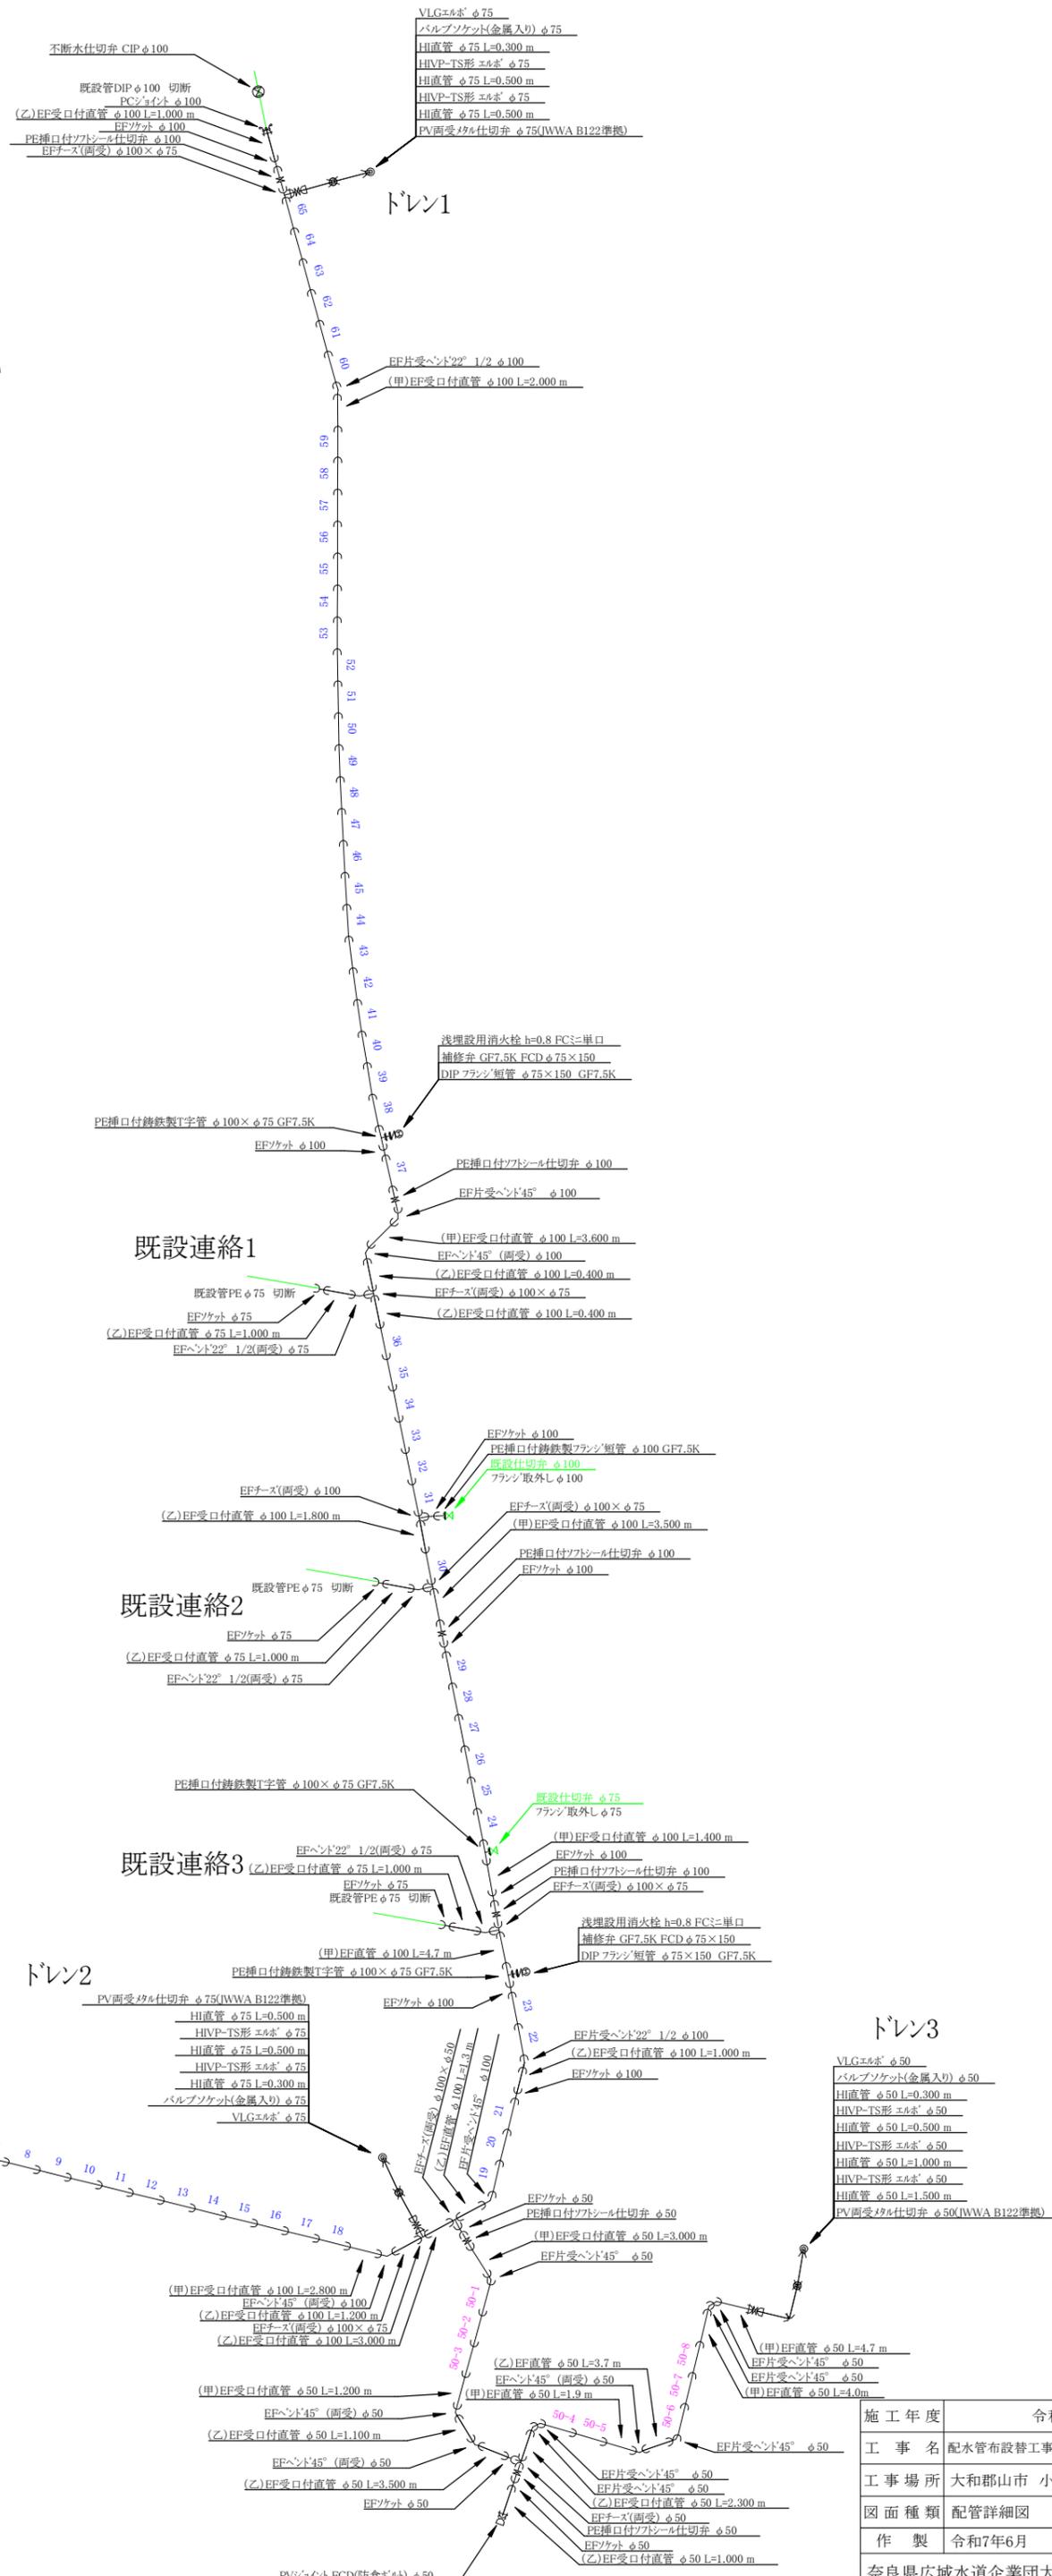


施工年度	令和7年度		
工事名	配水管布設替工事松風台(第1工区)そのA、そのB		
工事場所	大和郡山市 小泉町 地内		
図面種類	配管詳細図	縮尺	No Scale
作製	令和7年6月	図番	3/4
奈良県広域水道企業団大和郡山事務所 工務課			

土工断面図 S = 1 : 20

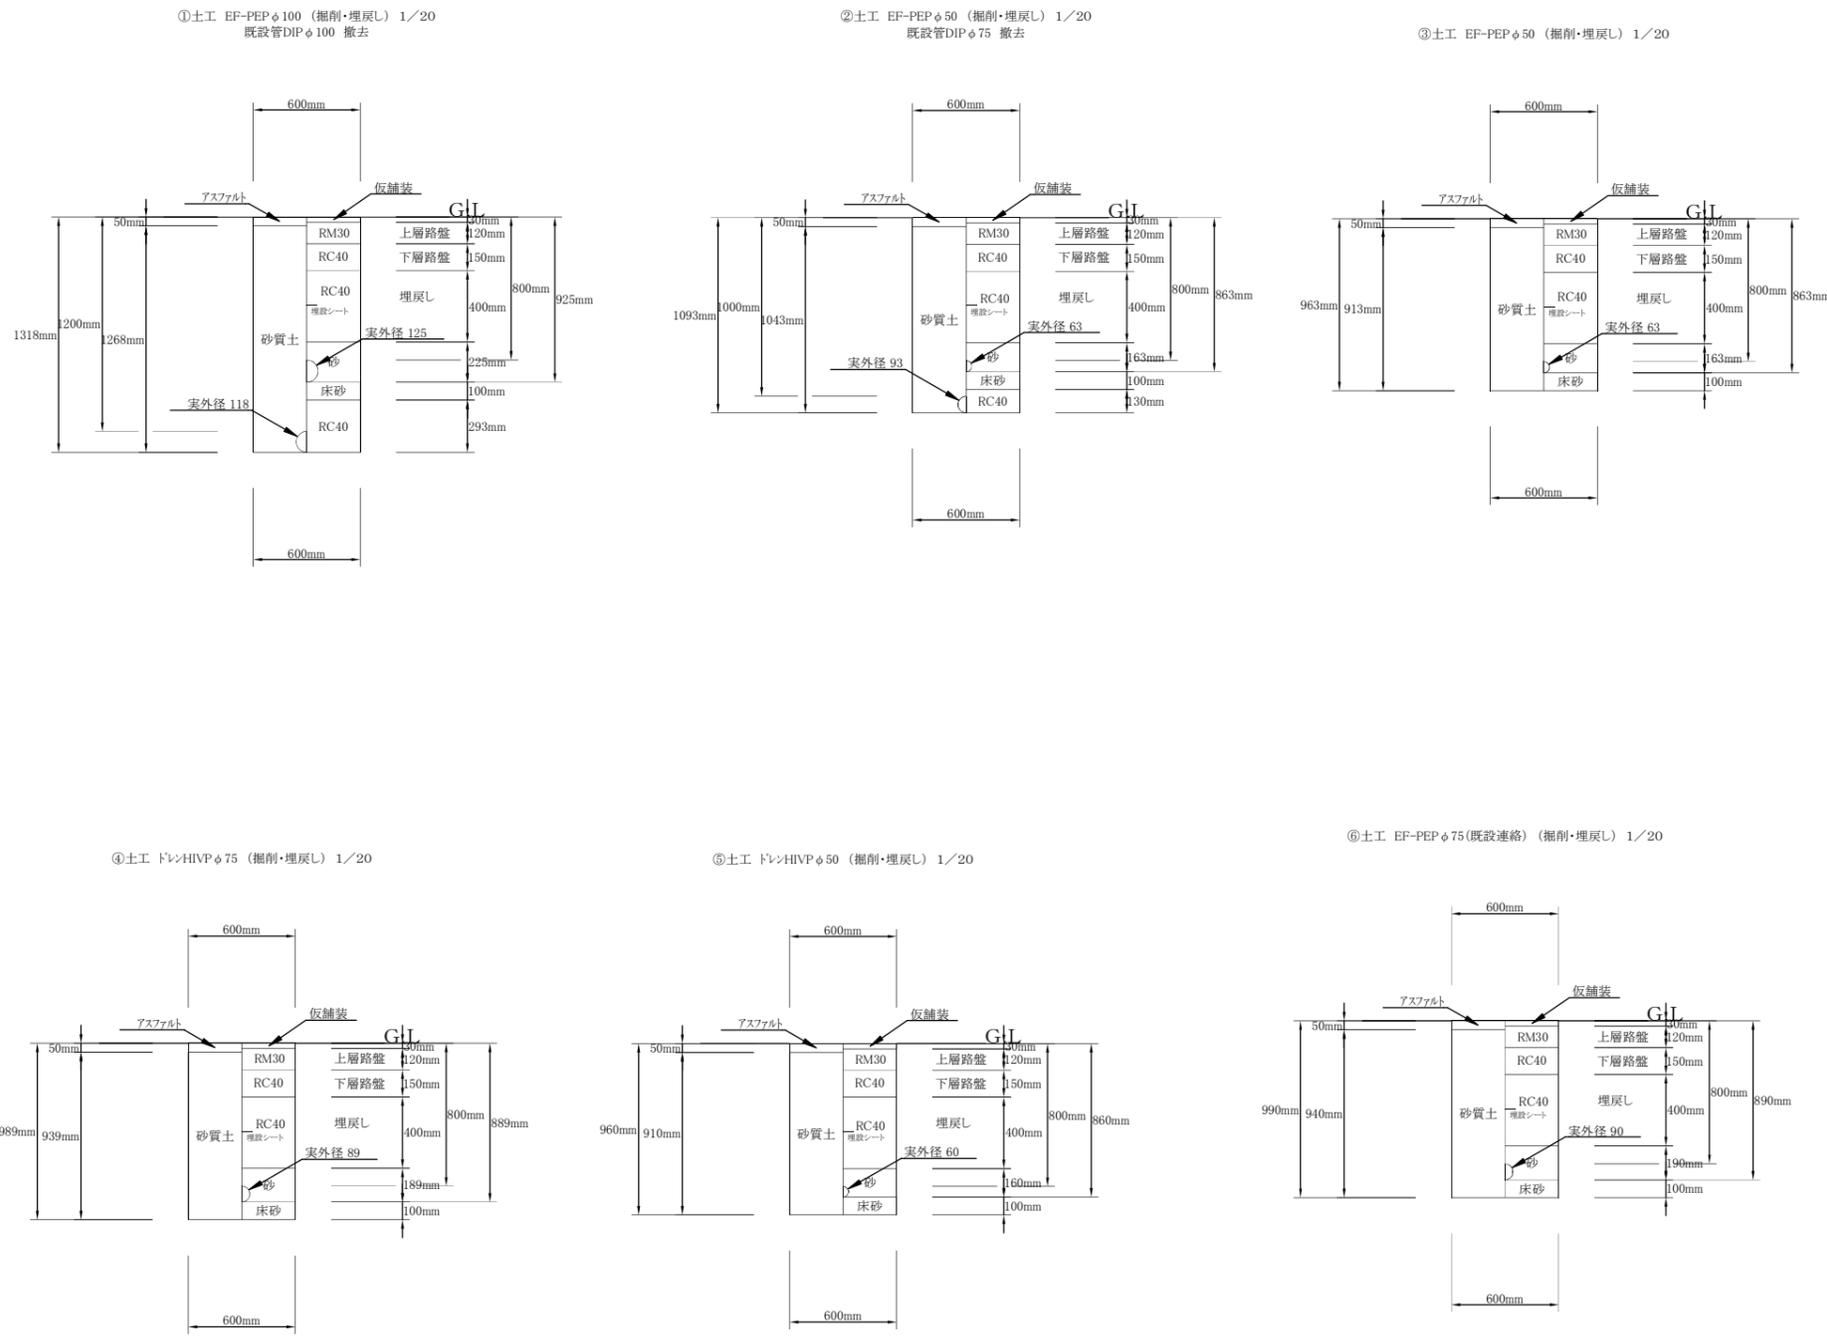

標準横断図 S = 1 : 40

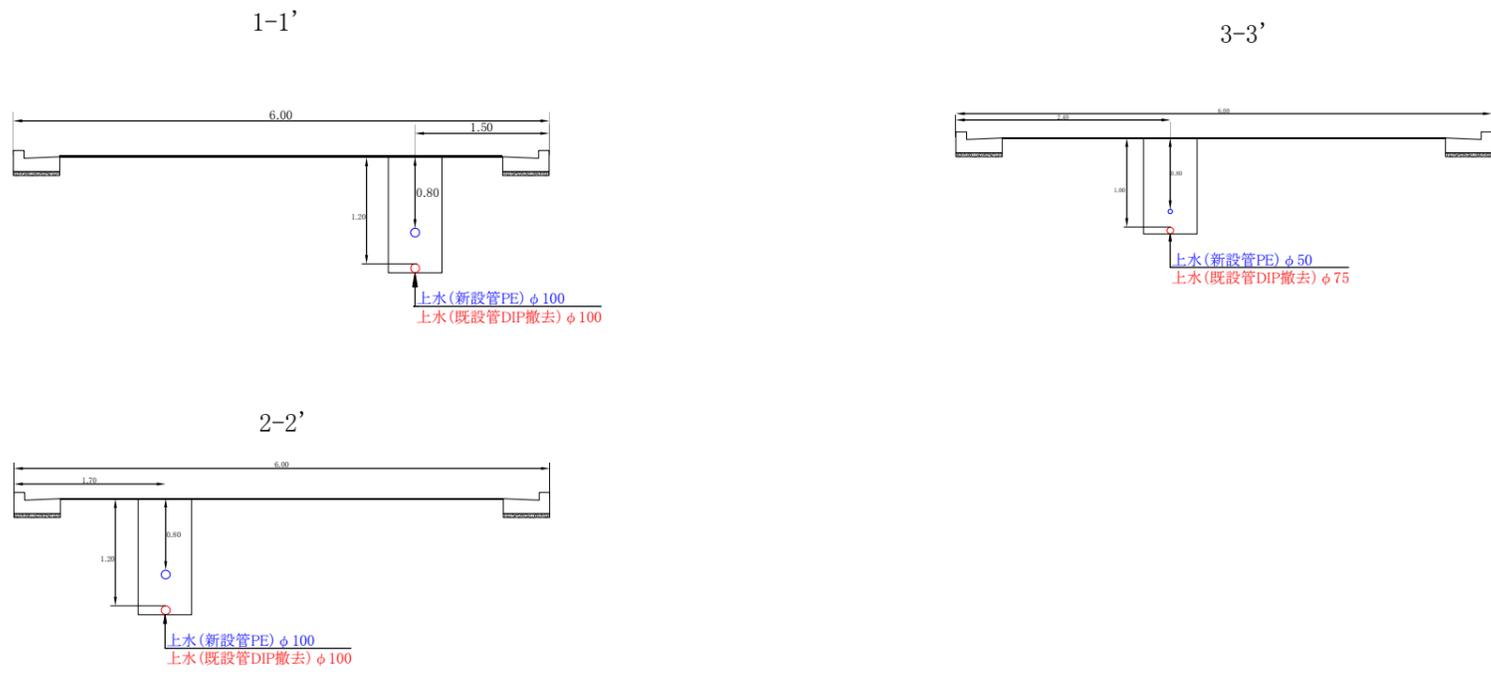

施工年度	令和7年度		
工事名	配水管布設替工事松風台(第1工区)そのA、そのB		
工事場所	大和郡山市 小泉町 地内		
図面種類	土工断面図 標準横断図	縮尺	図示
作製	令和7年6月	図番	4/4
奈良県広域水道企業団大和郡山事務所 工務課			