




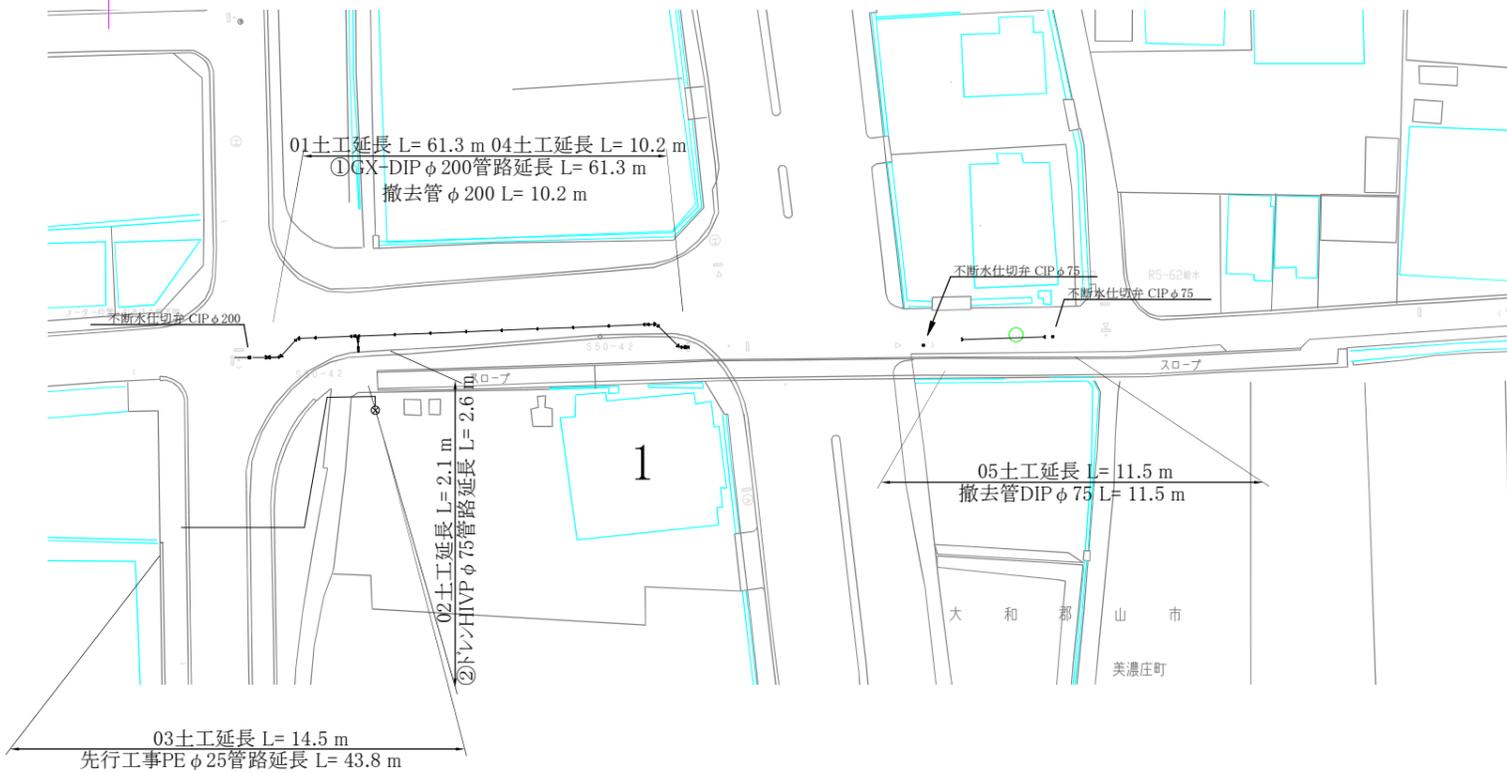

本設平面図 S = 1 : 500

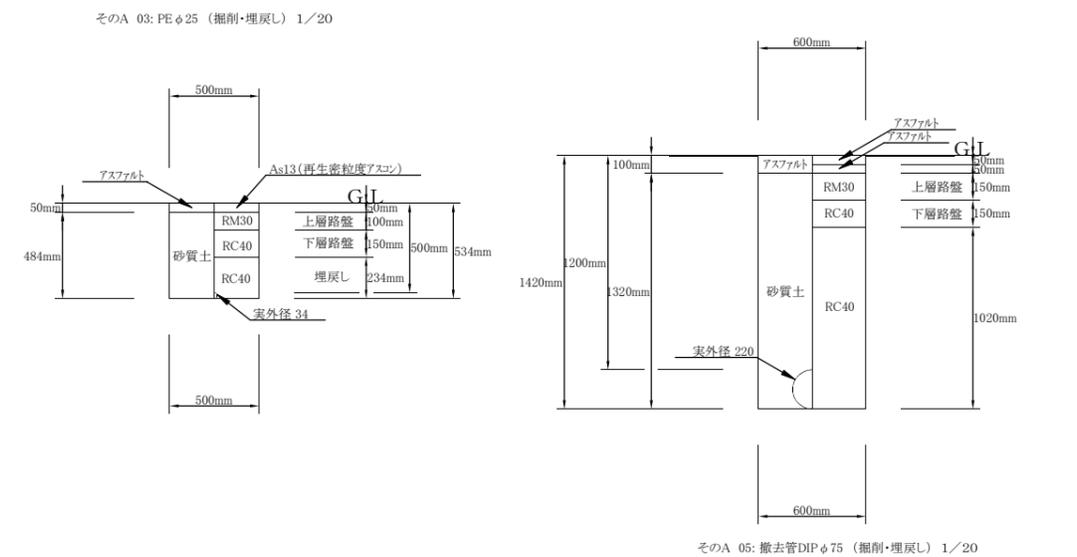



本設土工断面図 S = 1 : 20

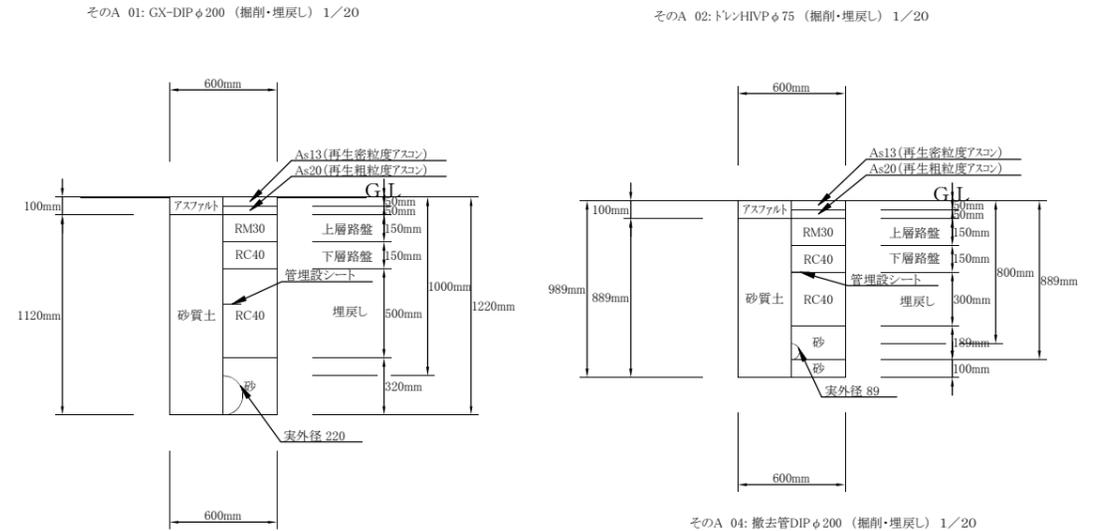

配管詳細図 S = フリー

西側

東側

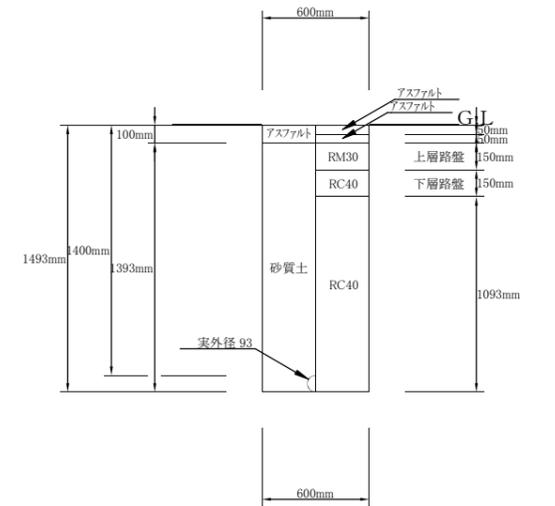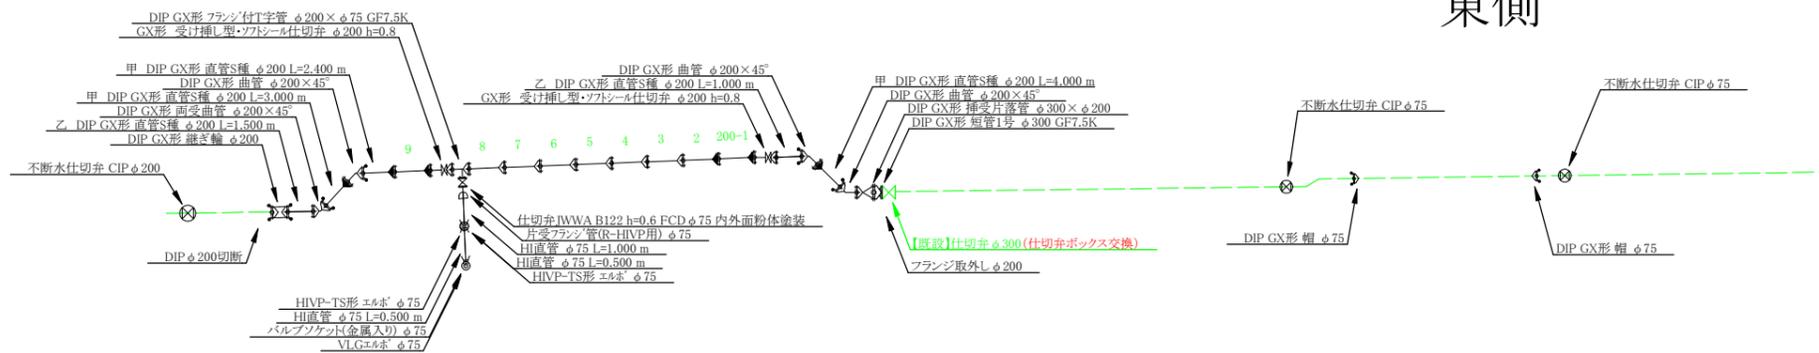

施工年度	令和7年度		
工事名	大和北道路工事に伴う配水管布設替工事美濃庄町(第2工区)		
工事場所	大和郡山市 美濃庄町 地内		
図面種類	本設平面図 配管詳細図	縮尺	図示
作製	令和7年6月	図番	1/1
奈良県広域水道事業団大和郡山事務所工務課			