



仮設平面図 S = 1 : 500

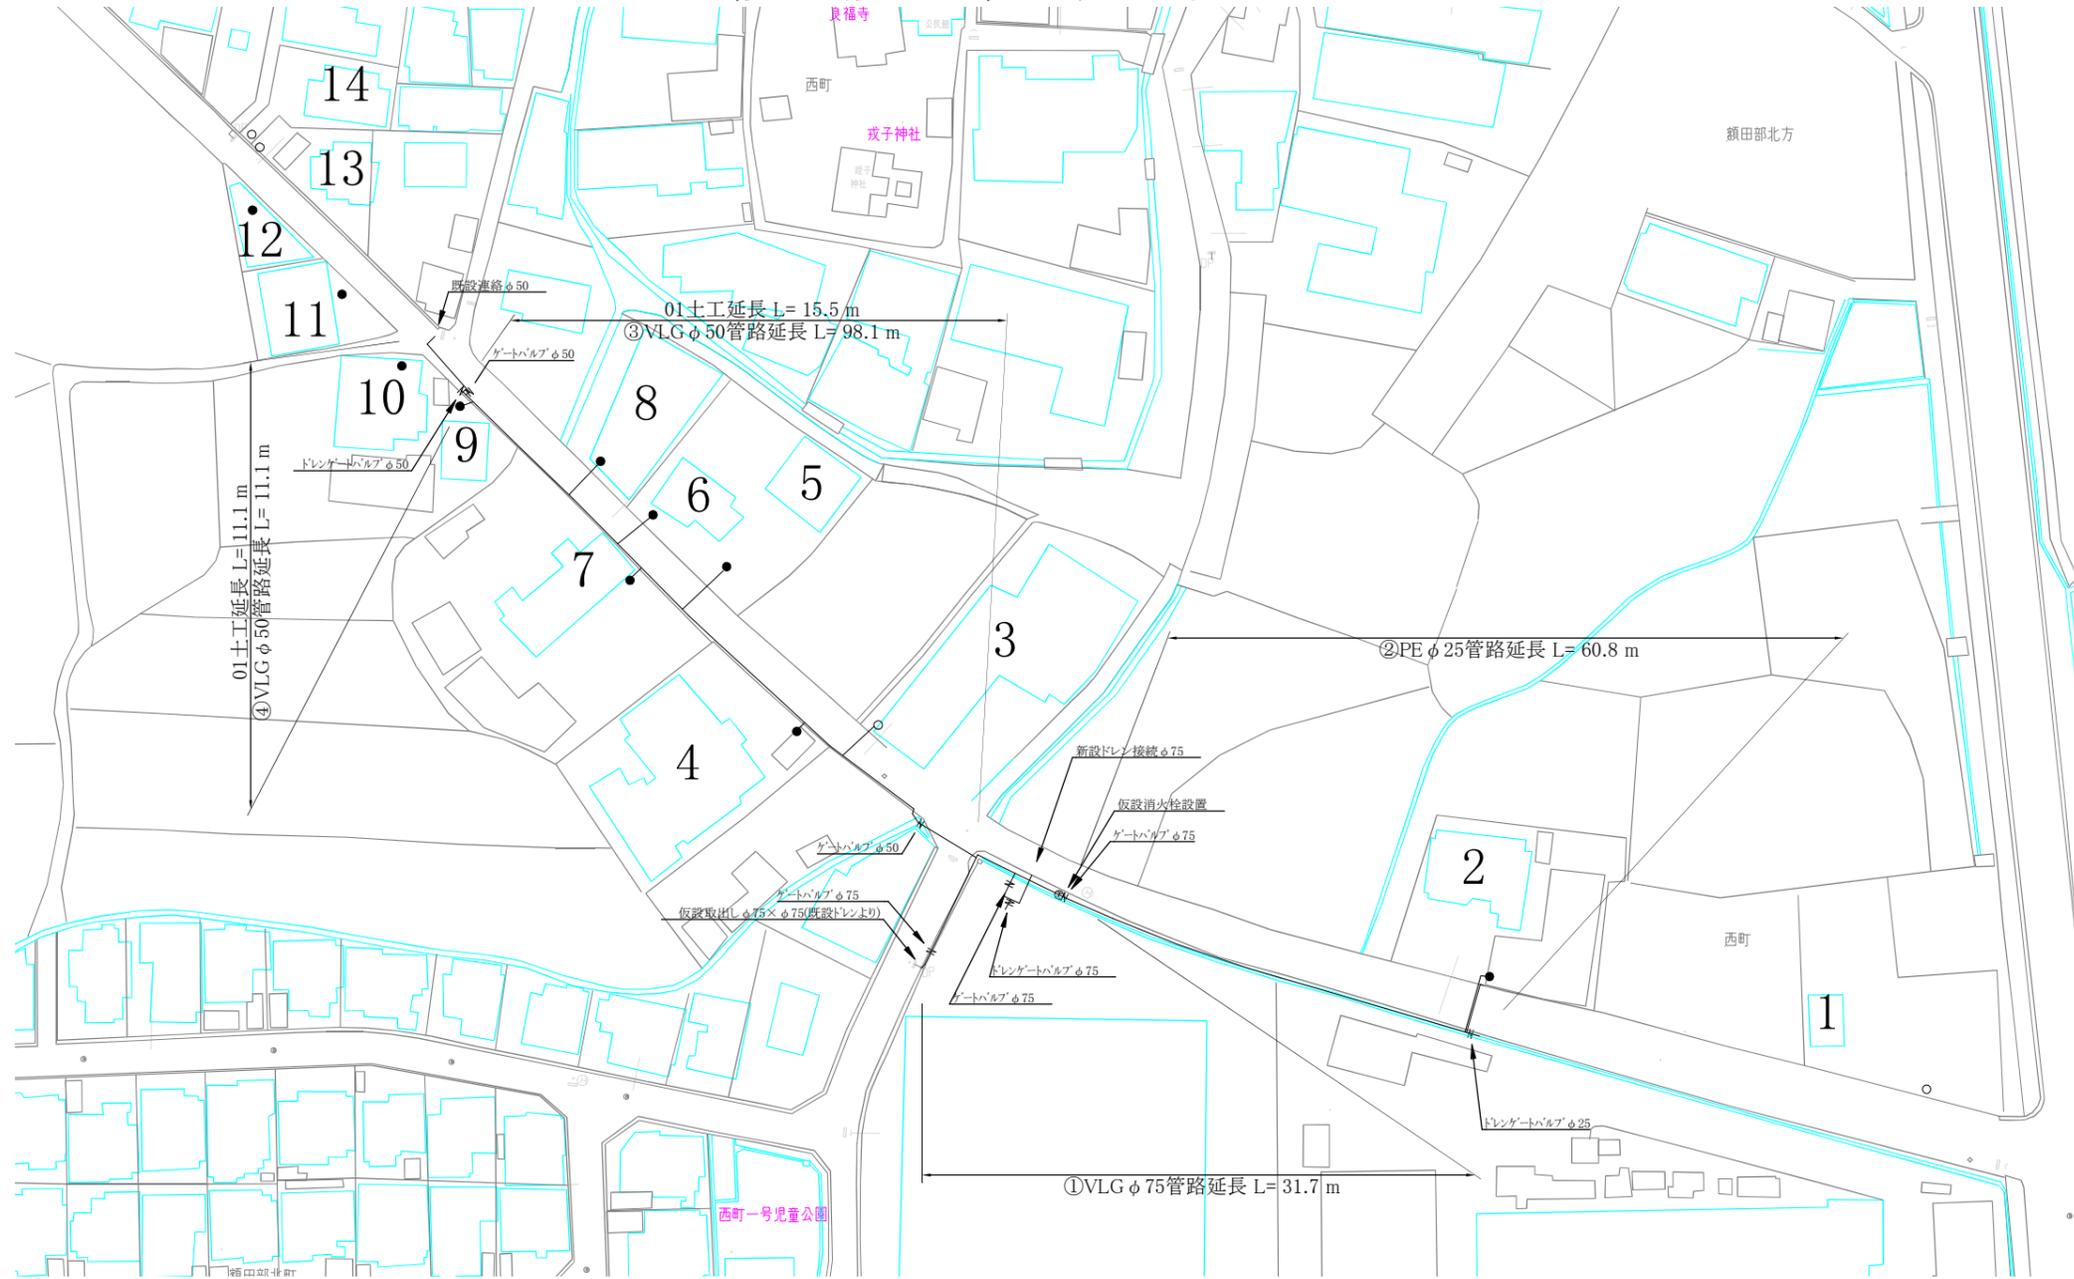


仮設土工断面図 S = 1 : 20

そのB 01: VLGφ50布設 (掘削・埋戻し) 1/20

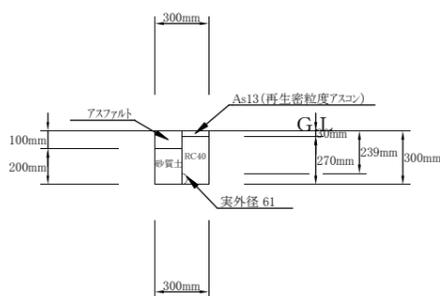


そのB 01: VLGφ50撤去 (掘削・埋戻し) 1/20

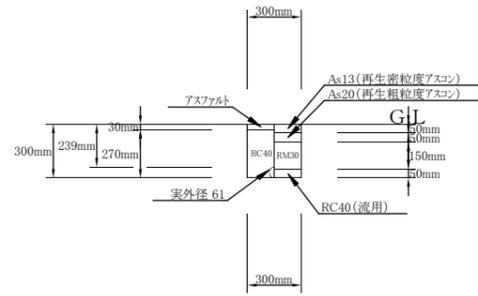

施工年度	令和7年度		
工事名	配水管布設替工事西町(第1工区)そのA、そのB		
工事場所	大和郡山市 西町他 地内		
図面種類	仮設平面図	縮尺	1/500
	仮設土工断面図		1/20
作製	令和7年6月日	図番	1/4




本設平面図 S = 1 : 500

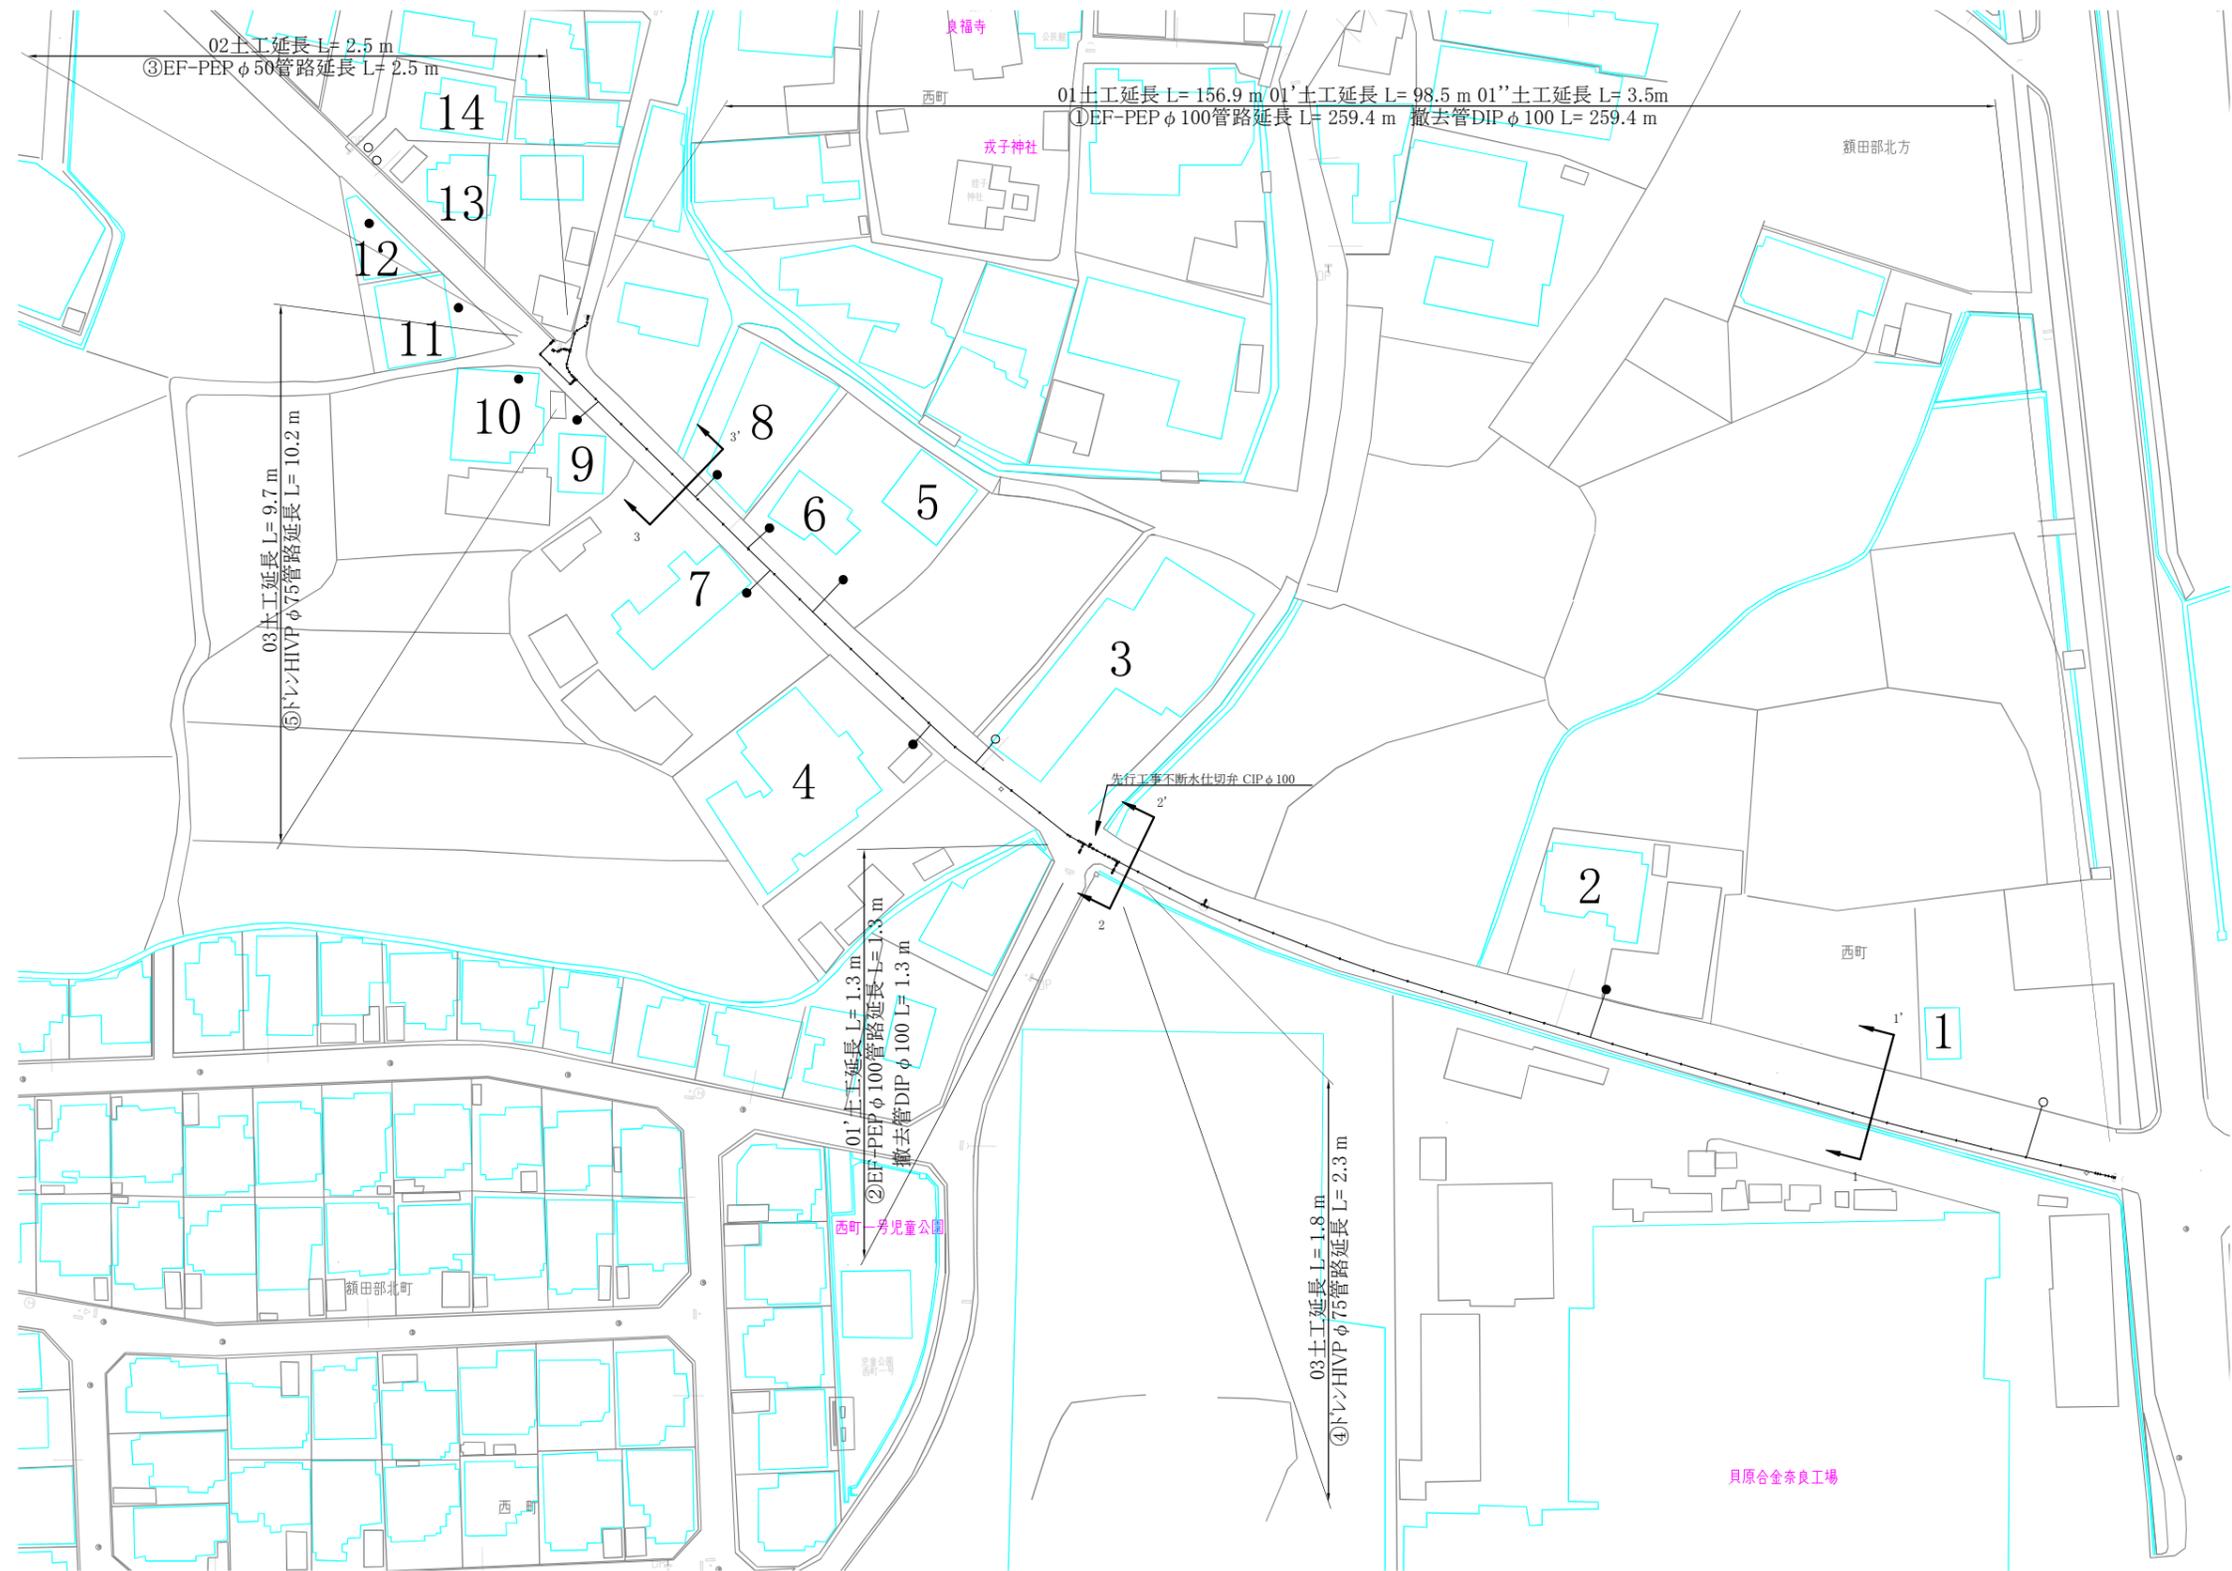

施工年度	令和7年度		
工事名	配水管布設替工事西町(第1工区)そのA、そのB		
工事場所	大和郡山市 西町他 地内		
図面種類	本設平面図	縮尺	1/500
作製	令和7年6月日	図番	2/4
奈良県広域水道企業団大和郡山事務所工務課			



本設配管詳細図 S=フリー

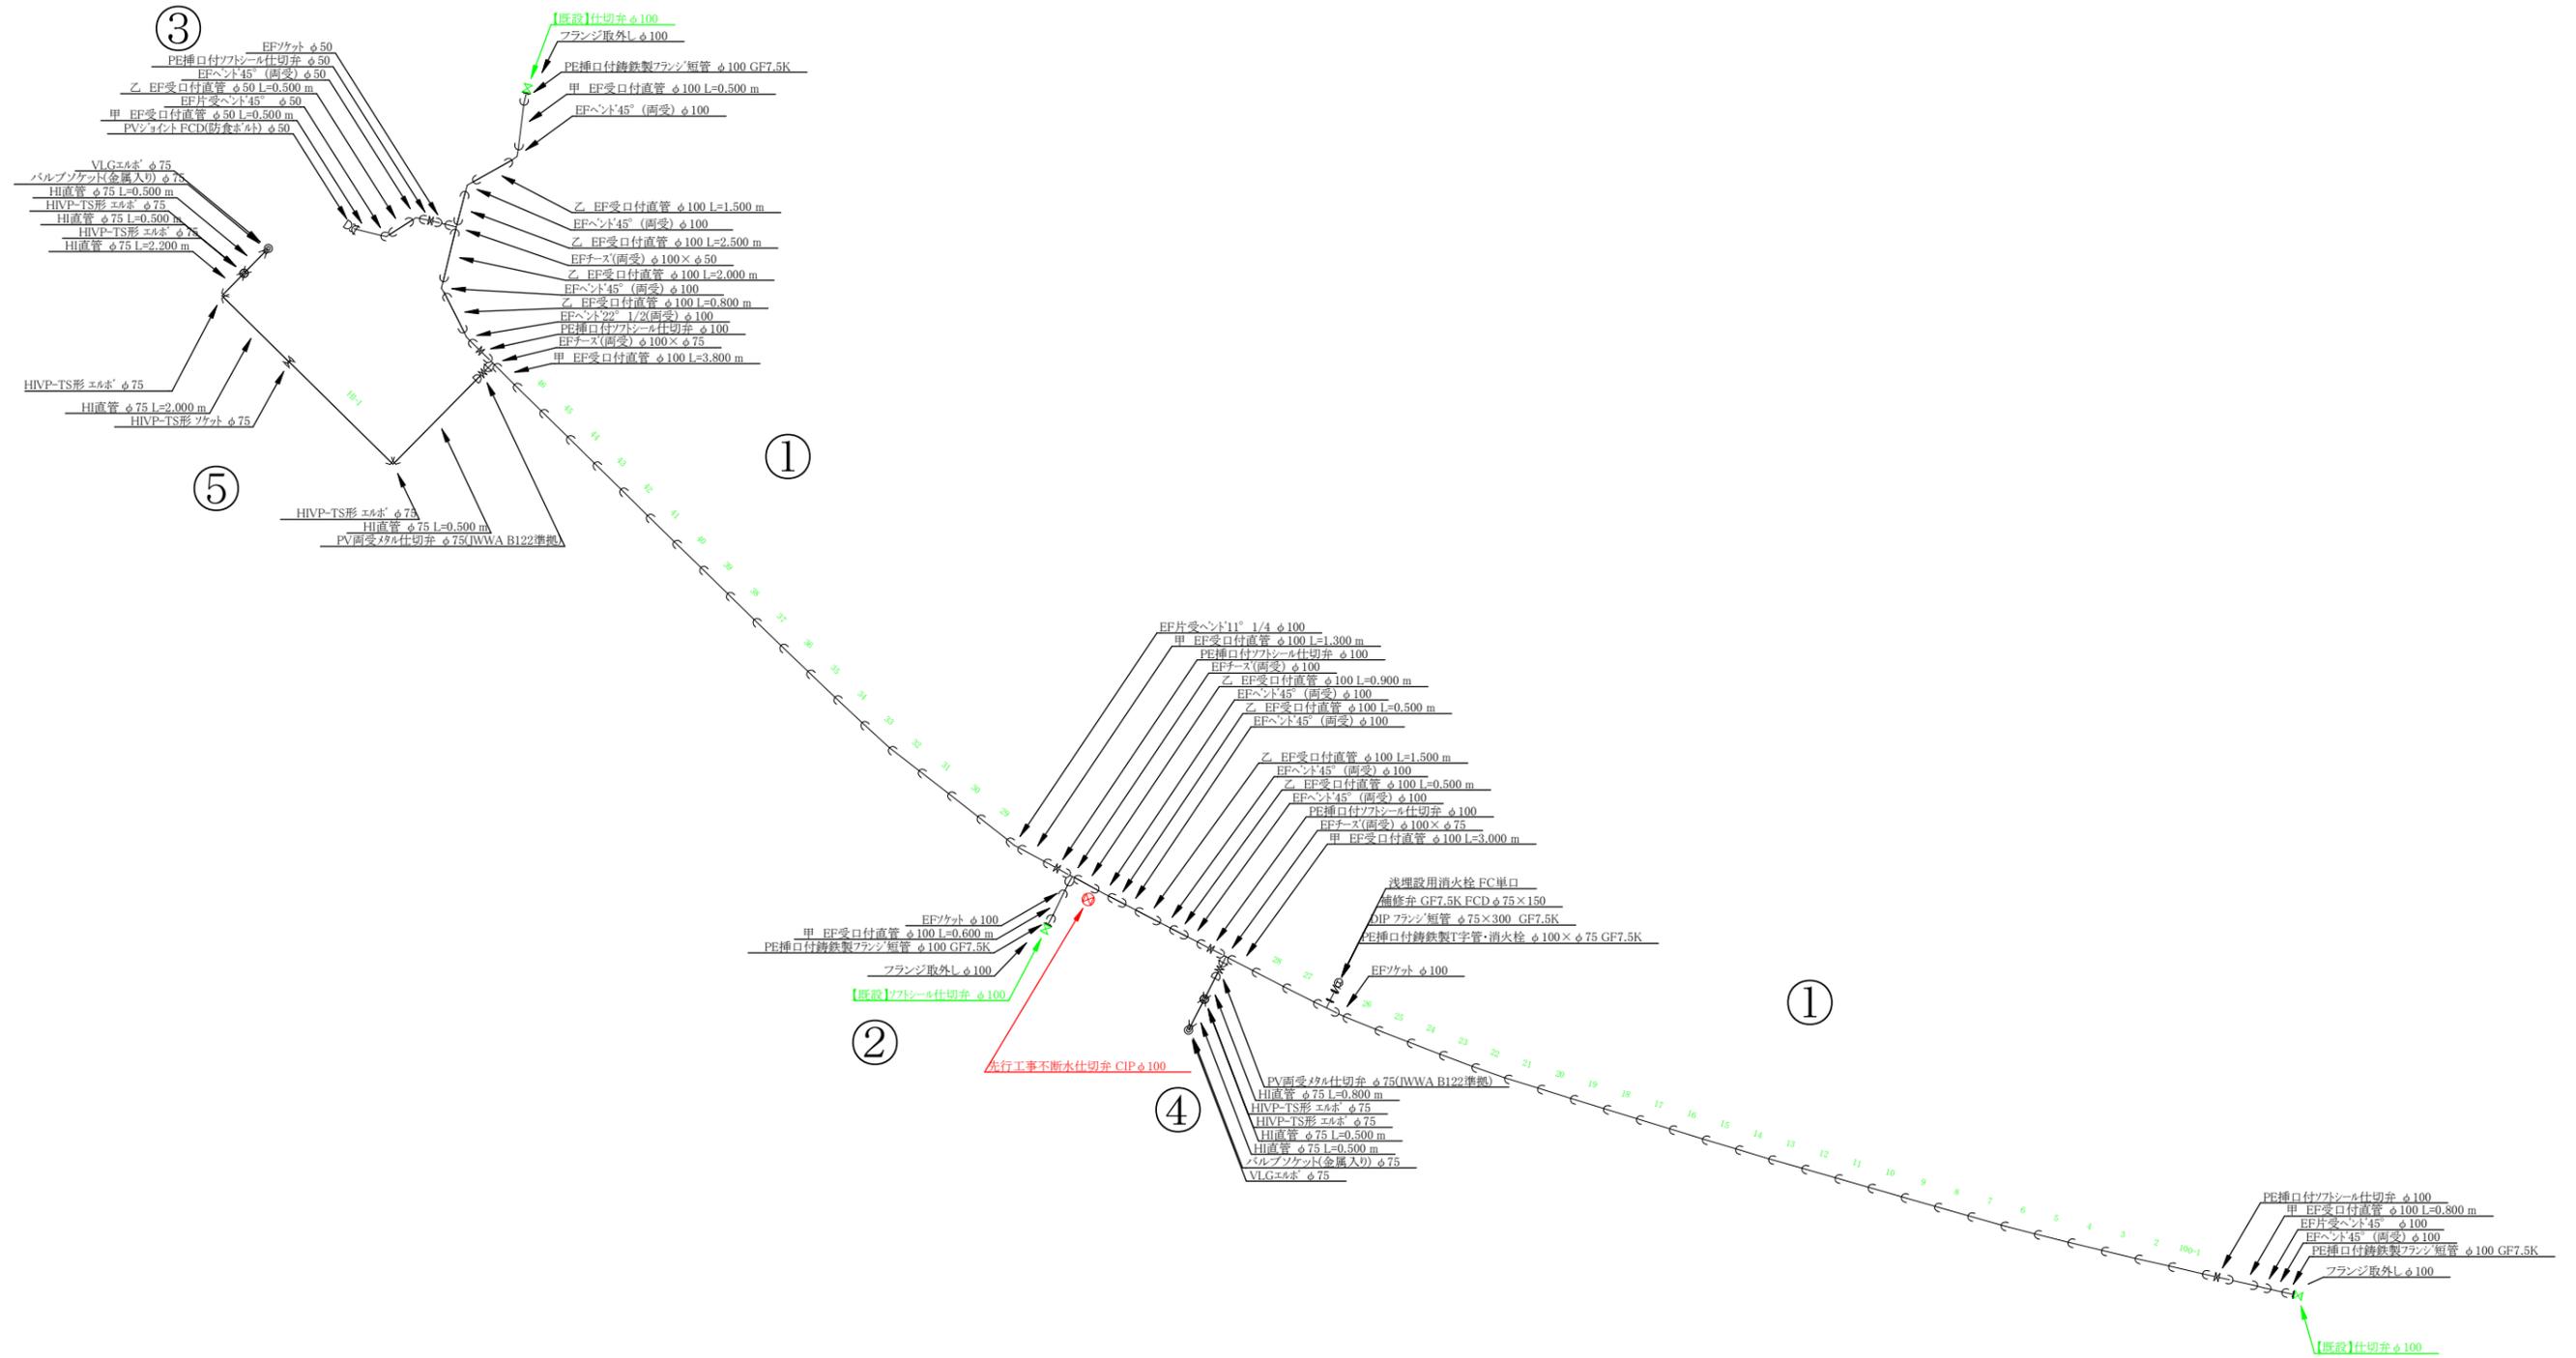


施工年度	令和7年度		
工事名	配水管布設替工事西町(第1工区)そのA、そのB		
工事場所	大和郡山市 西町他 地内		
図面種類	本設配管詳細図	縮尺	フリー
作製	令和7年6月日	図番	3/4
奈良県広域水道企業団大和郡山事務所工務課			




本設土工断面図 S = 1 : 20


そのB 01: EF-PEPφ100 (掘削・埋戻し) 1/20

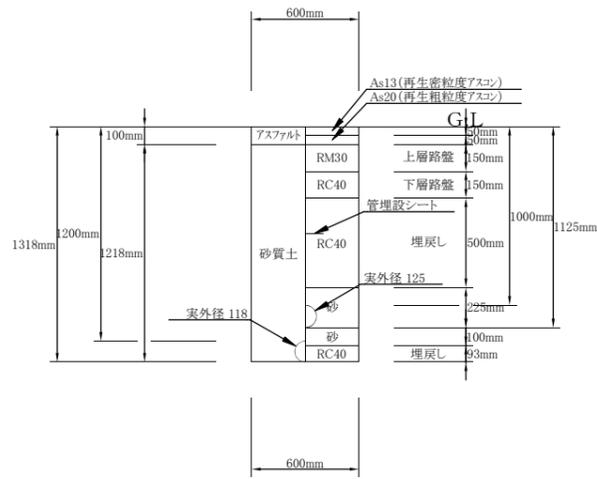


そのB 01': EF-PEPφ100 (掘削・埋戻し) 1/20

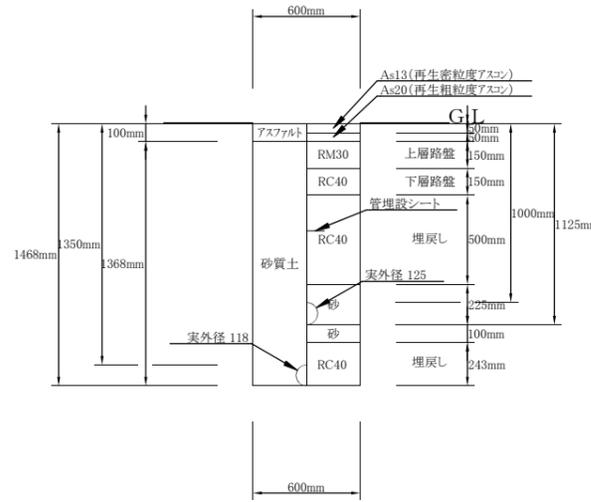


そのB 01'': EF-PEPφ100欠板アリ (掘削・埋戻し) 1/20

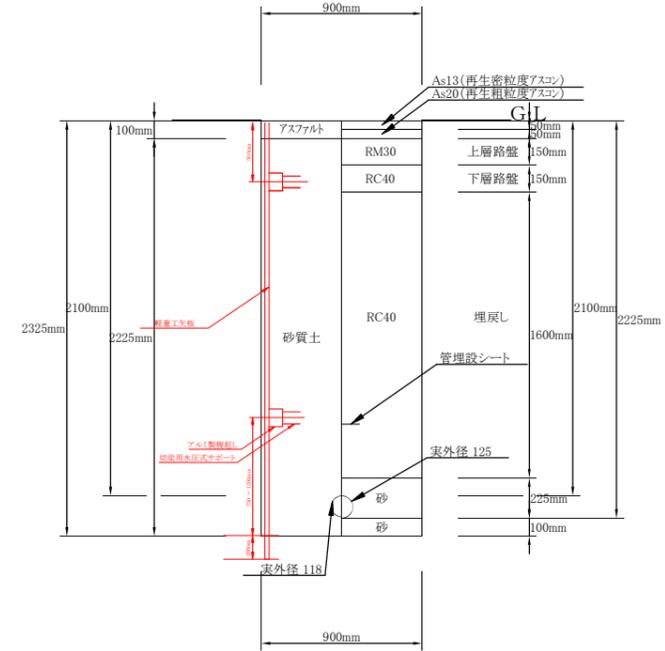

そのB 02: EF-PEPφ50既設連絡 (掘削・埋戻し) 1/20

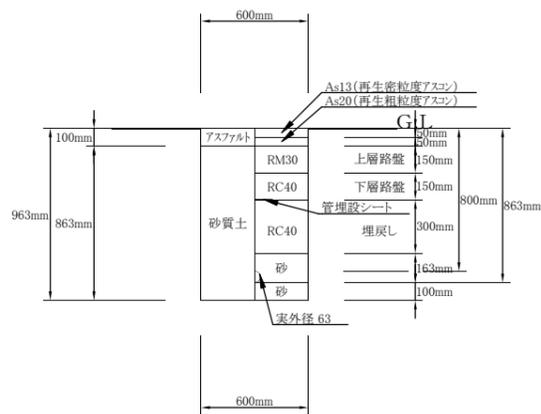


そのB 03: ドレンHVPφ75 (掘削・埋戻し) 1/20

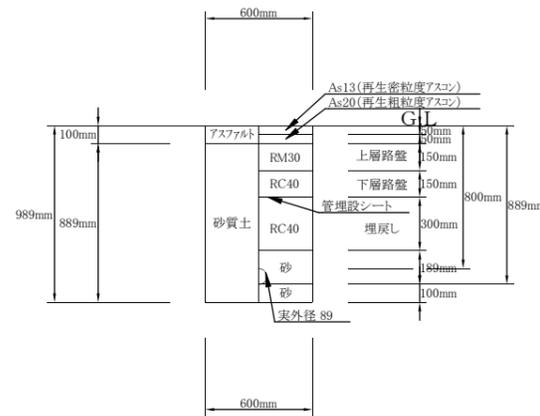


本設横断面図 S = 1 : 40


1-1'

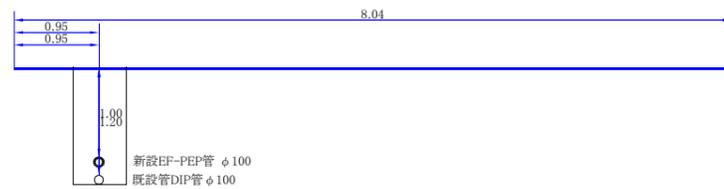

2-2'

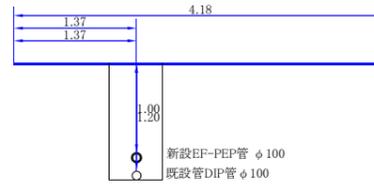

3-3'

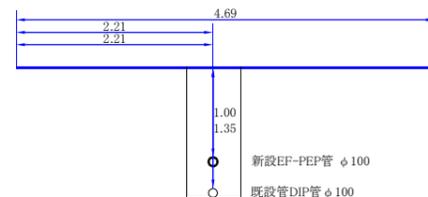

施工年度	令和7年度		
工事名	配水管布設替工事西町(第1工区)そのA、そのB		
工事場所	大和郡山市 西町他 地内		
図面種類	本設土工断面図 本設横断面図	縮尺	1/20 1/40
作製	令和7年6月日	図番	4/4
奈良県広域水道企業団大和郡山事務所工務課			