



平面図 S = 1 : 500

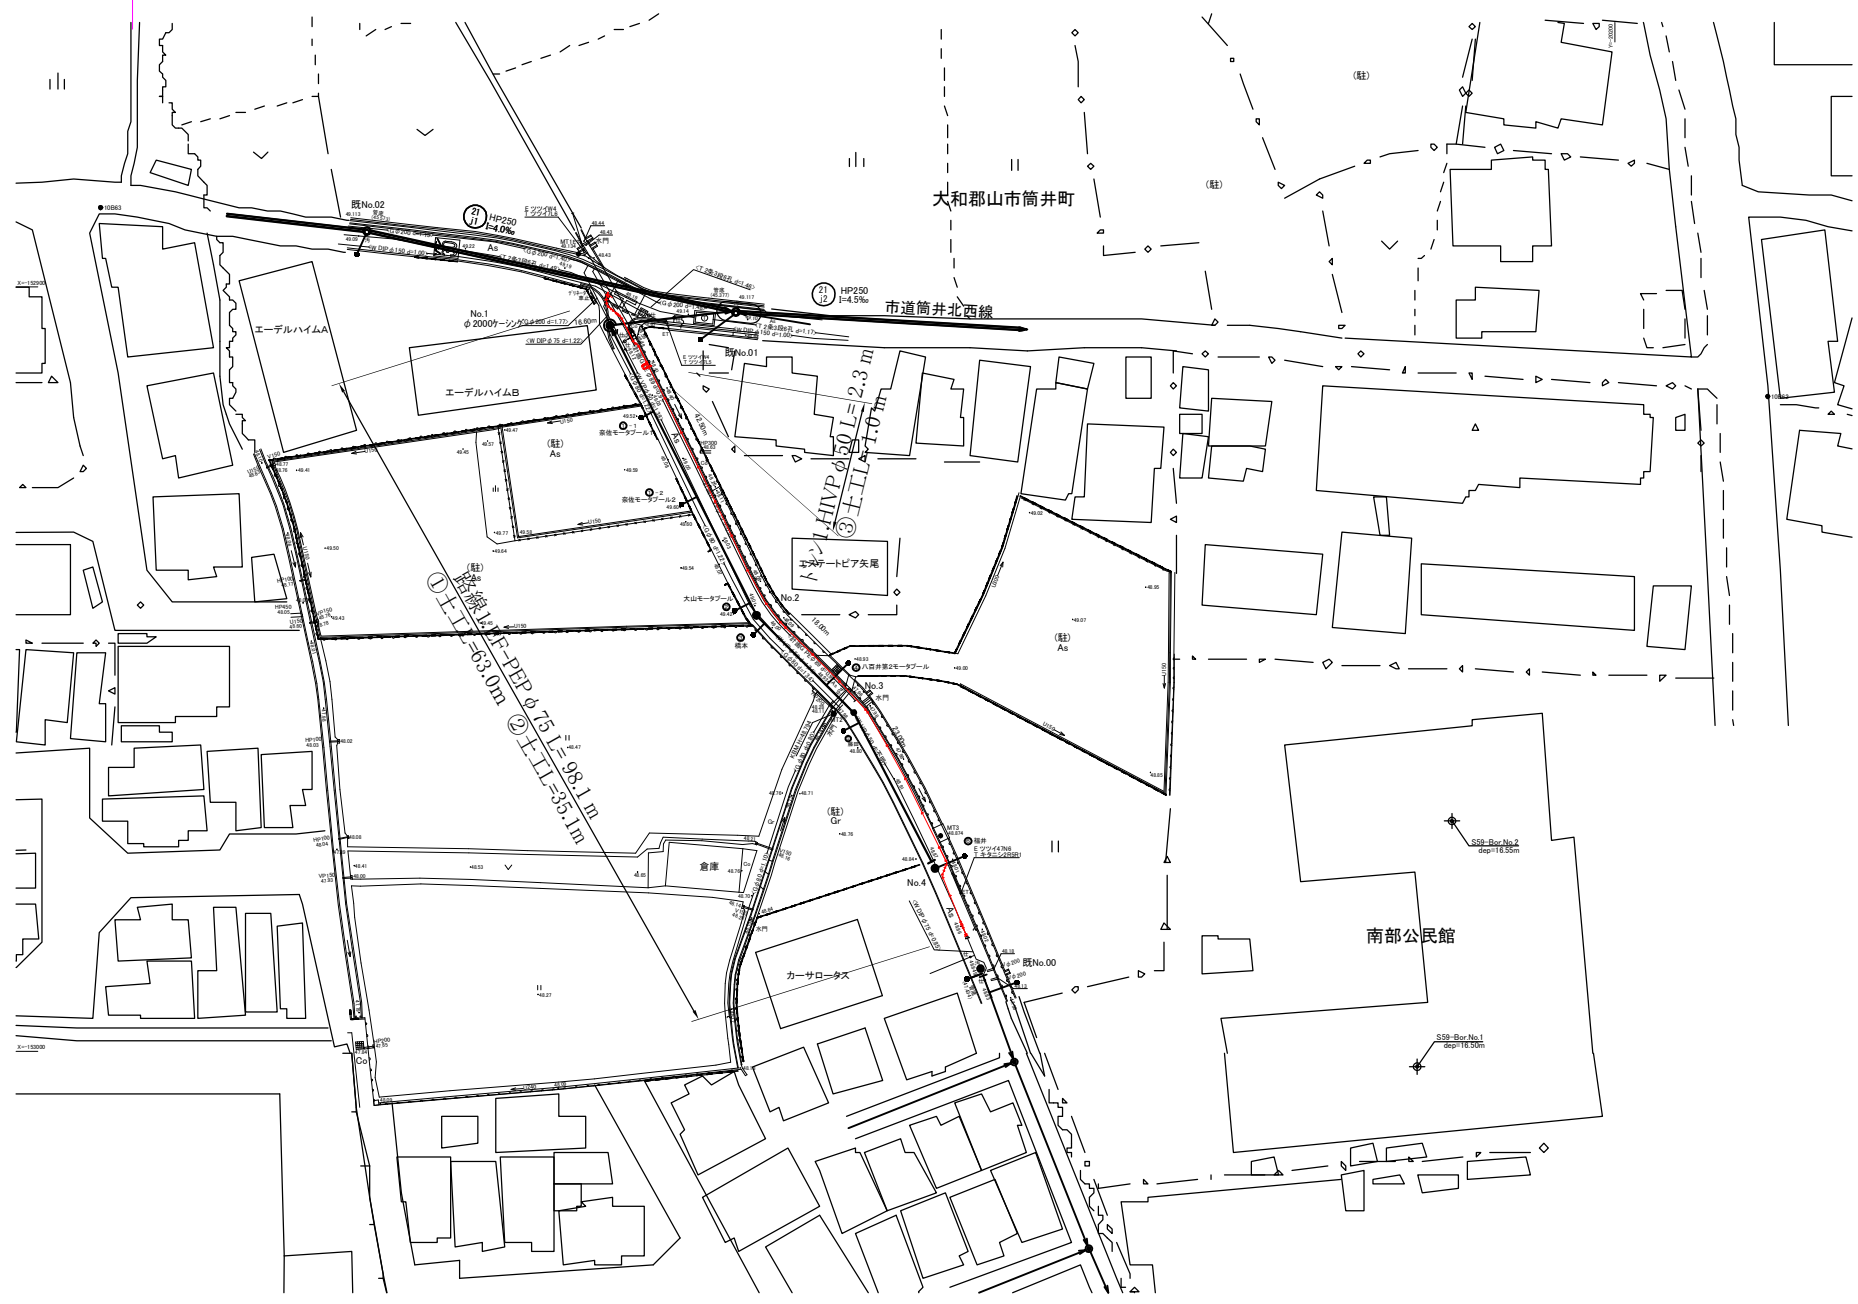


配管詳細図 S = NoScale

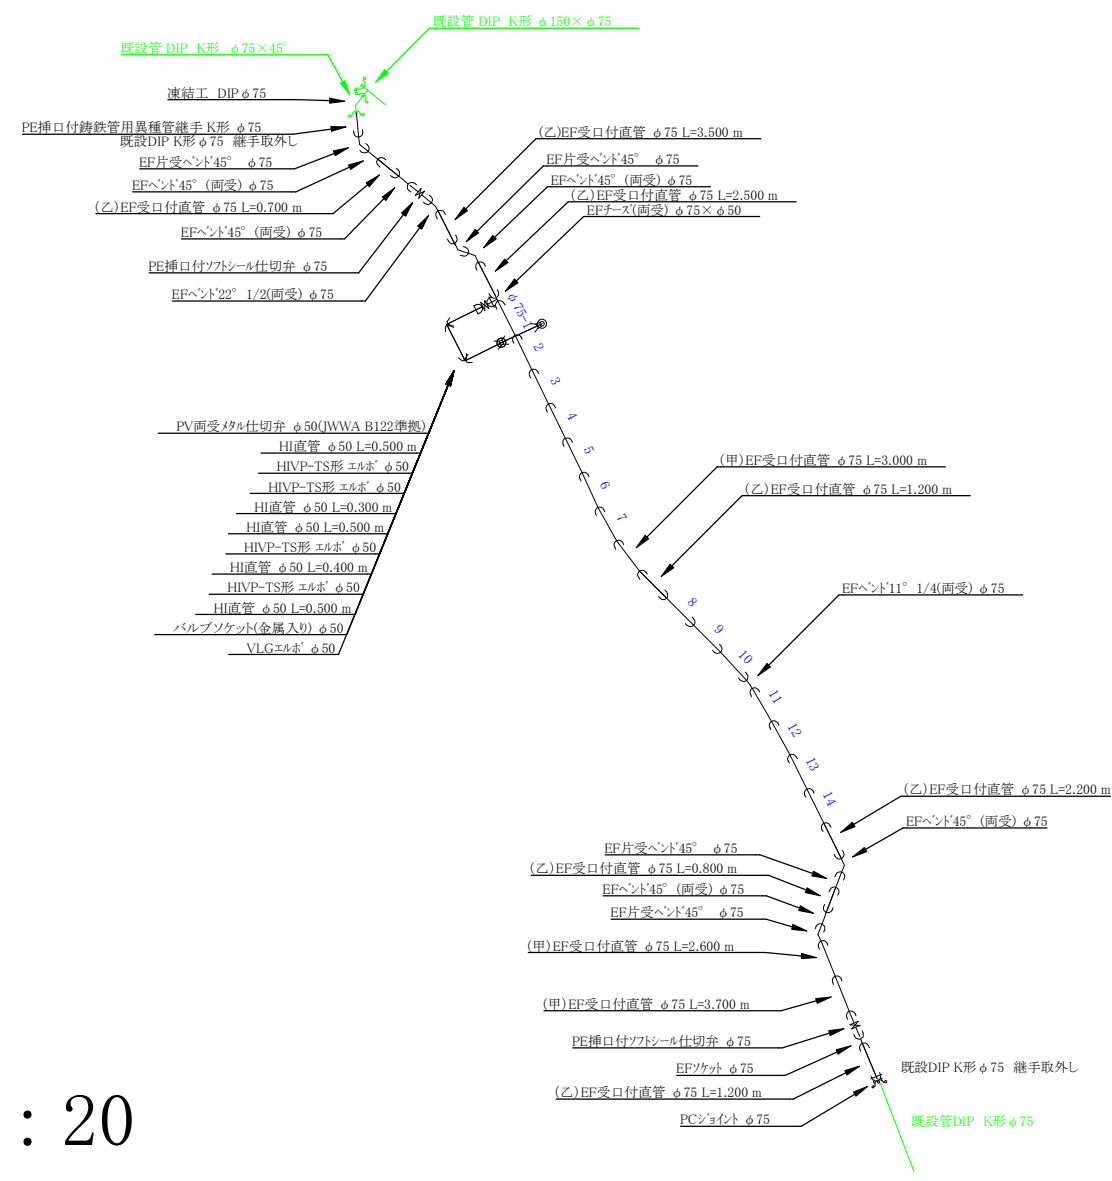

土工断面図 S = 1 : 20


①土工 EF-PEPφ75 (掘削・埋戻し) 1/20 (ガス工事跡施工部)
②土工 EF-PEPφ75 (掘削・埋戻し) 1/20 (水道単独部)
トーンHVPφ50 (掘削・埋戻し) 1/20

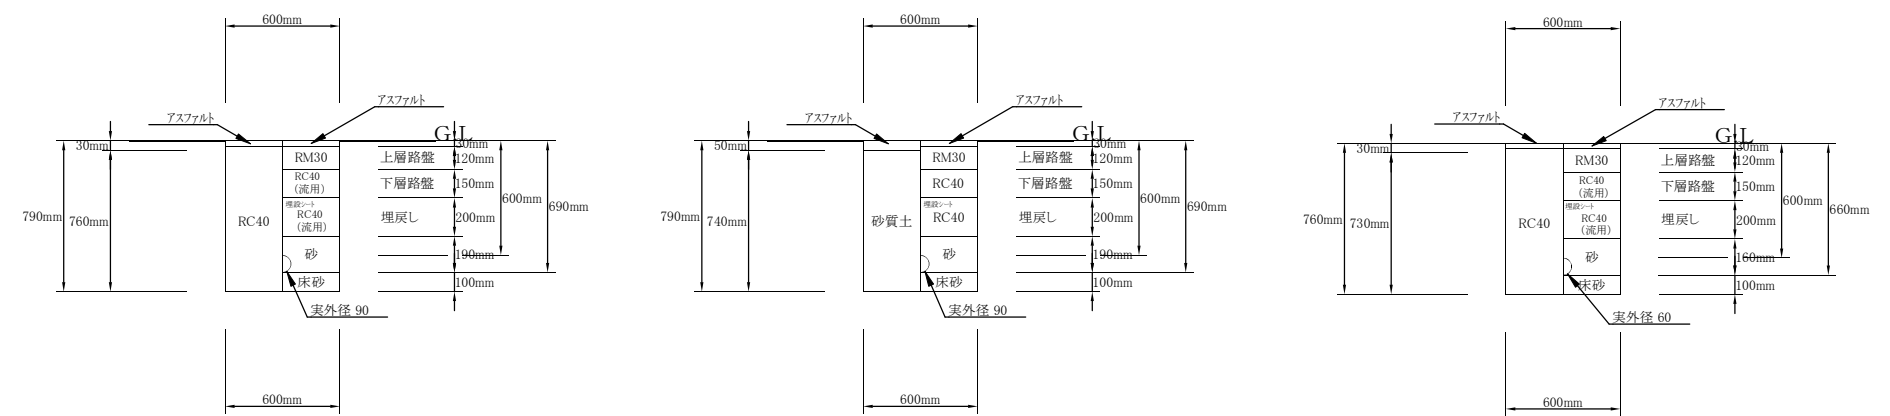


施工年度	令和7年度		
工事名	下水道工事に伴う配水管布設替工事筒井町(第1工区)		
工事場所	大和郡山市 筒井町 地内		
図面種類	平面図、配管詳細図 土工断面図	縮尺	図示
作製	令和7年6月	図番	1/2
奈良県広域水道企業団 大和郡山事務所			




横断図 S = 1 : 50

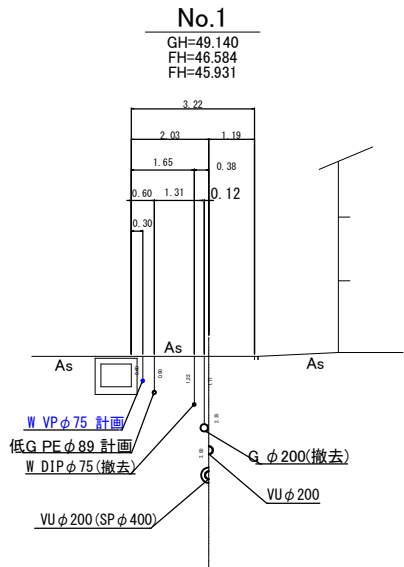


DL=40.00

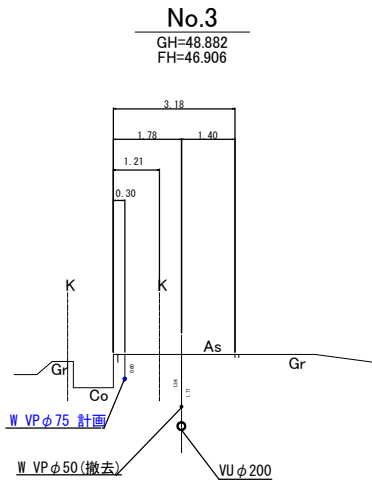


DL=40.00

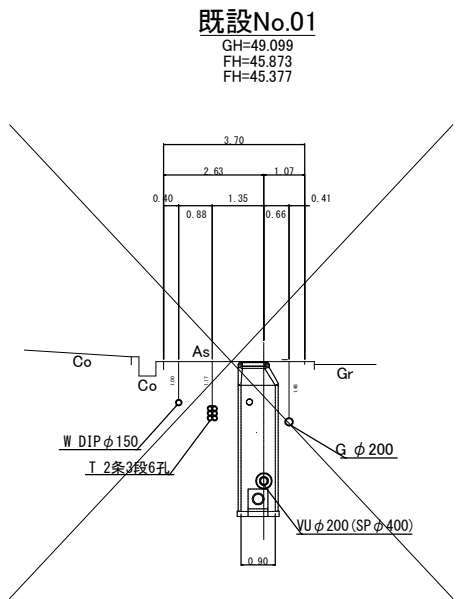

DL=40.00

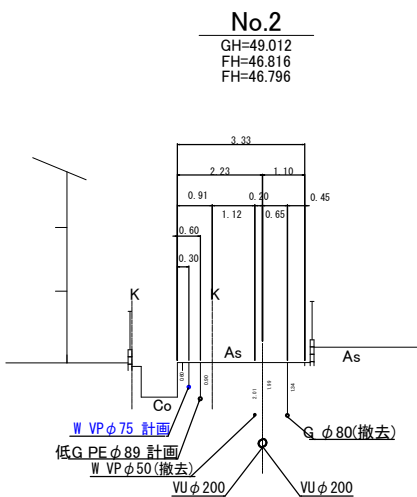

DL=40.00

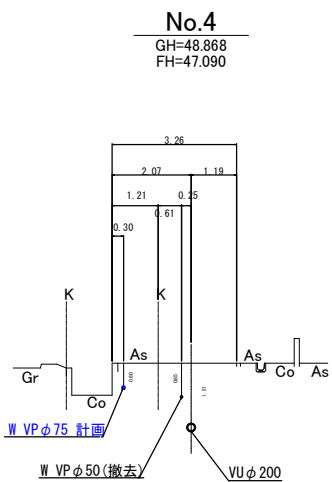

DL=40.00

施工年度	令和7年度		
工事名	下水道工事に伴う配水管布設替工事筒井町(第1工区)		
工事場所	大和郡山市 筒井町 地内		
図面種類	横断図	縮尺	1/50
作製	令和7年6月	図番	2/2
奈良県広域水道企業団 大和郡山事務所			