



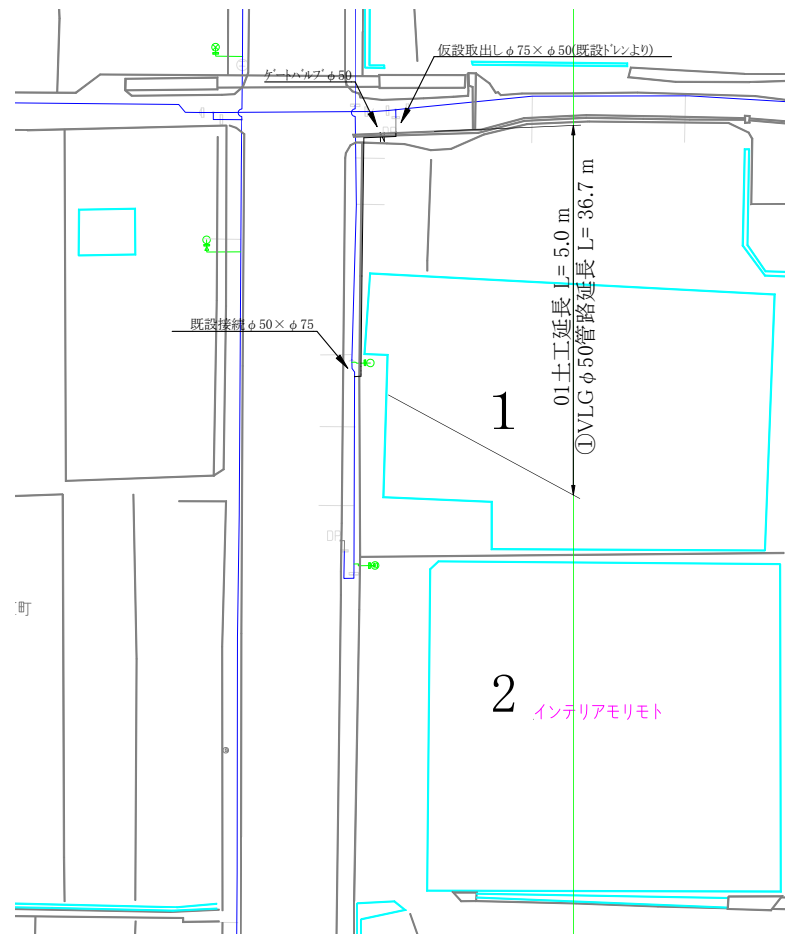

仮設平面図 S = 1 : 500

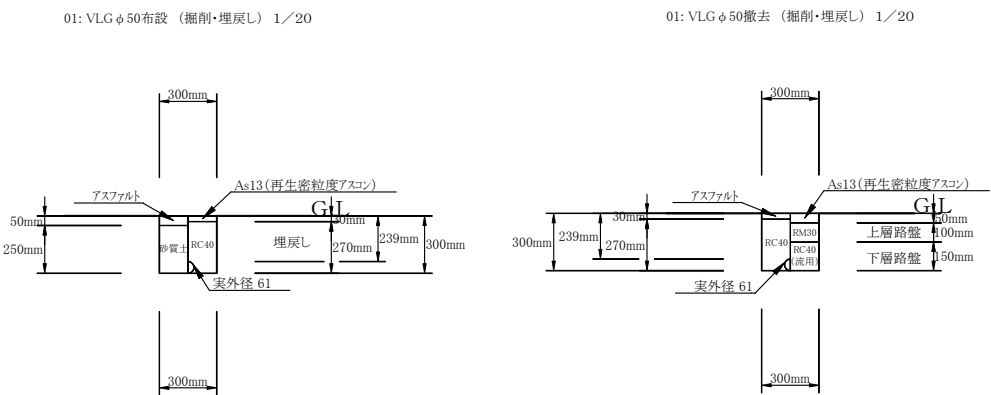


仮設土工断面図 S = 1 : 20




施工年度	令和7年度		
工事名	下水道工事に伴う配水管布設替工事丹後庄町(第1工区) その1		
工事場所	大和郡山市 丹後庄町 地内		
図面種類	仮設平面図 仮設土工断面図	縮尺	1/500 1/20
作製	令和 7年 7月 日	図番	1/2
奈良県広域水道企業団大和郡山事務所工務課			



本 設 平 面 図 S = 1 : 500

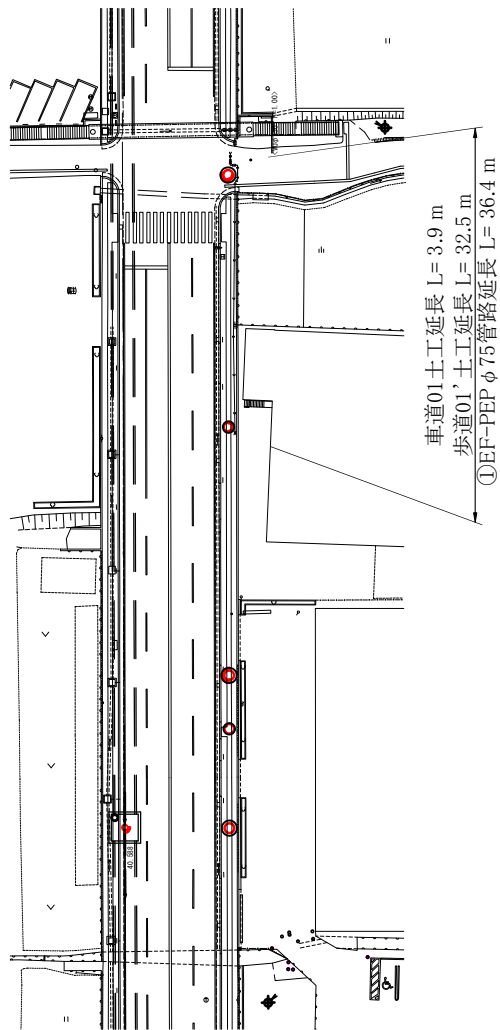


配 管 詳 細 図 S = フリー

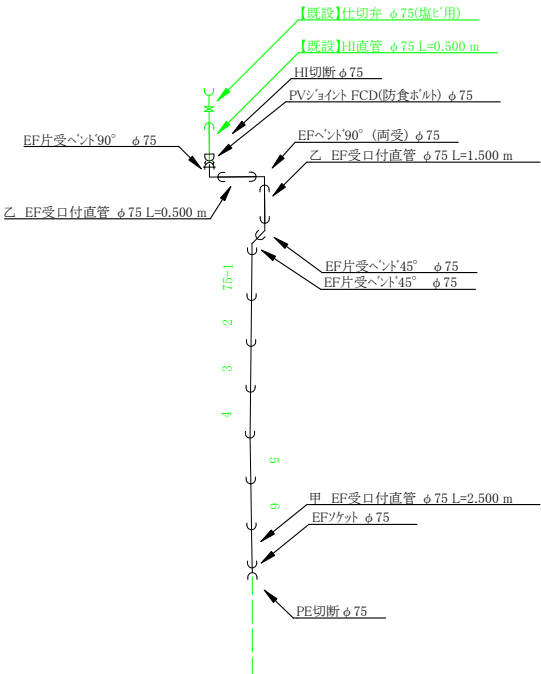


本 設 土 工 断 面 図 S = 1 : 20

01: 車道EF-PEPφ75（掘削・埋戻し） 1/20

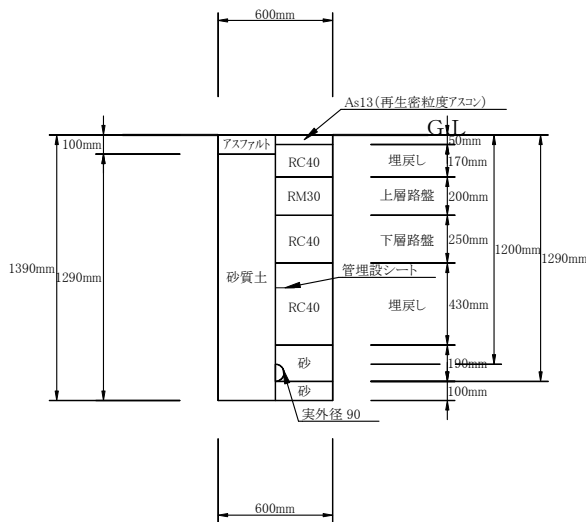

01': 歩道EF-PEPφ75（掘削・埋戻し） 1/20

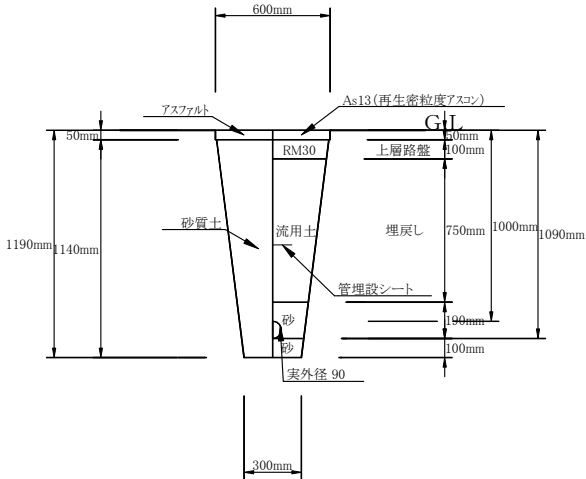

施 工 年 度	令和7年度		
工 事 名	下水道工事に伴う配水管布設替工事丹後庄町(第1工区) その1		
工 事 場 所	大和郡山市 丹後庄町 地内		
図 面 種 類	本設平面図 配管詳細図	縮 尺	1/500
作 製	令和 7年 7月 日	図 番	2/2
奈良県広域水道企業団大和郡山事務所工務課			