



仮設平面図 S = 1 : 500

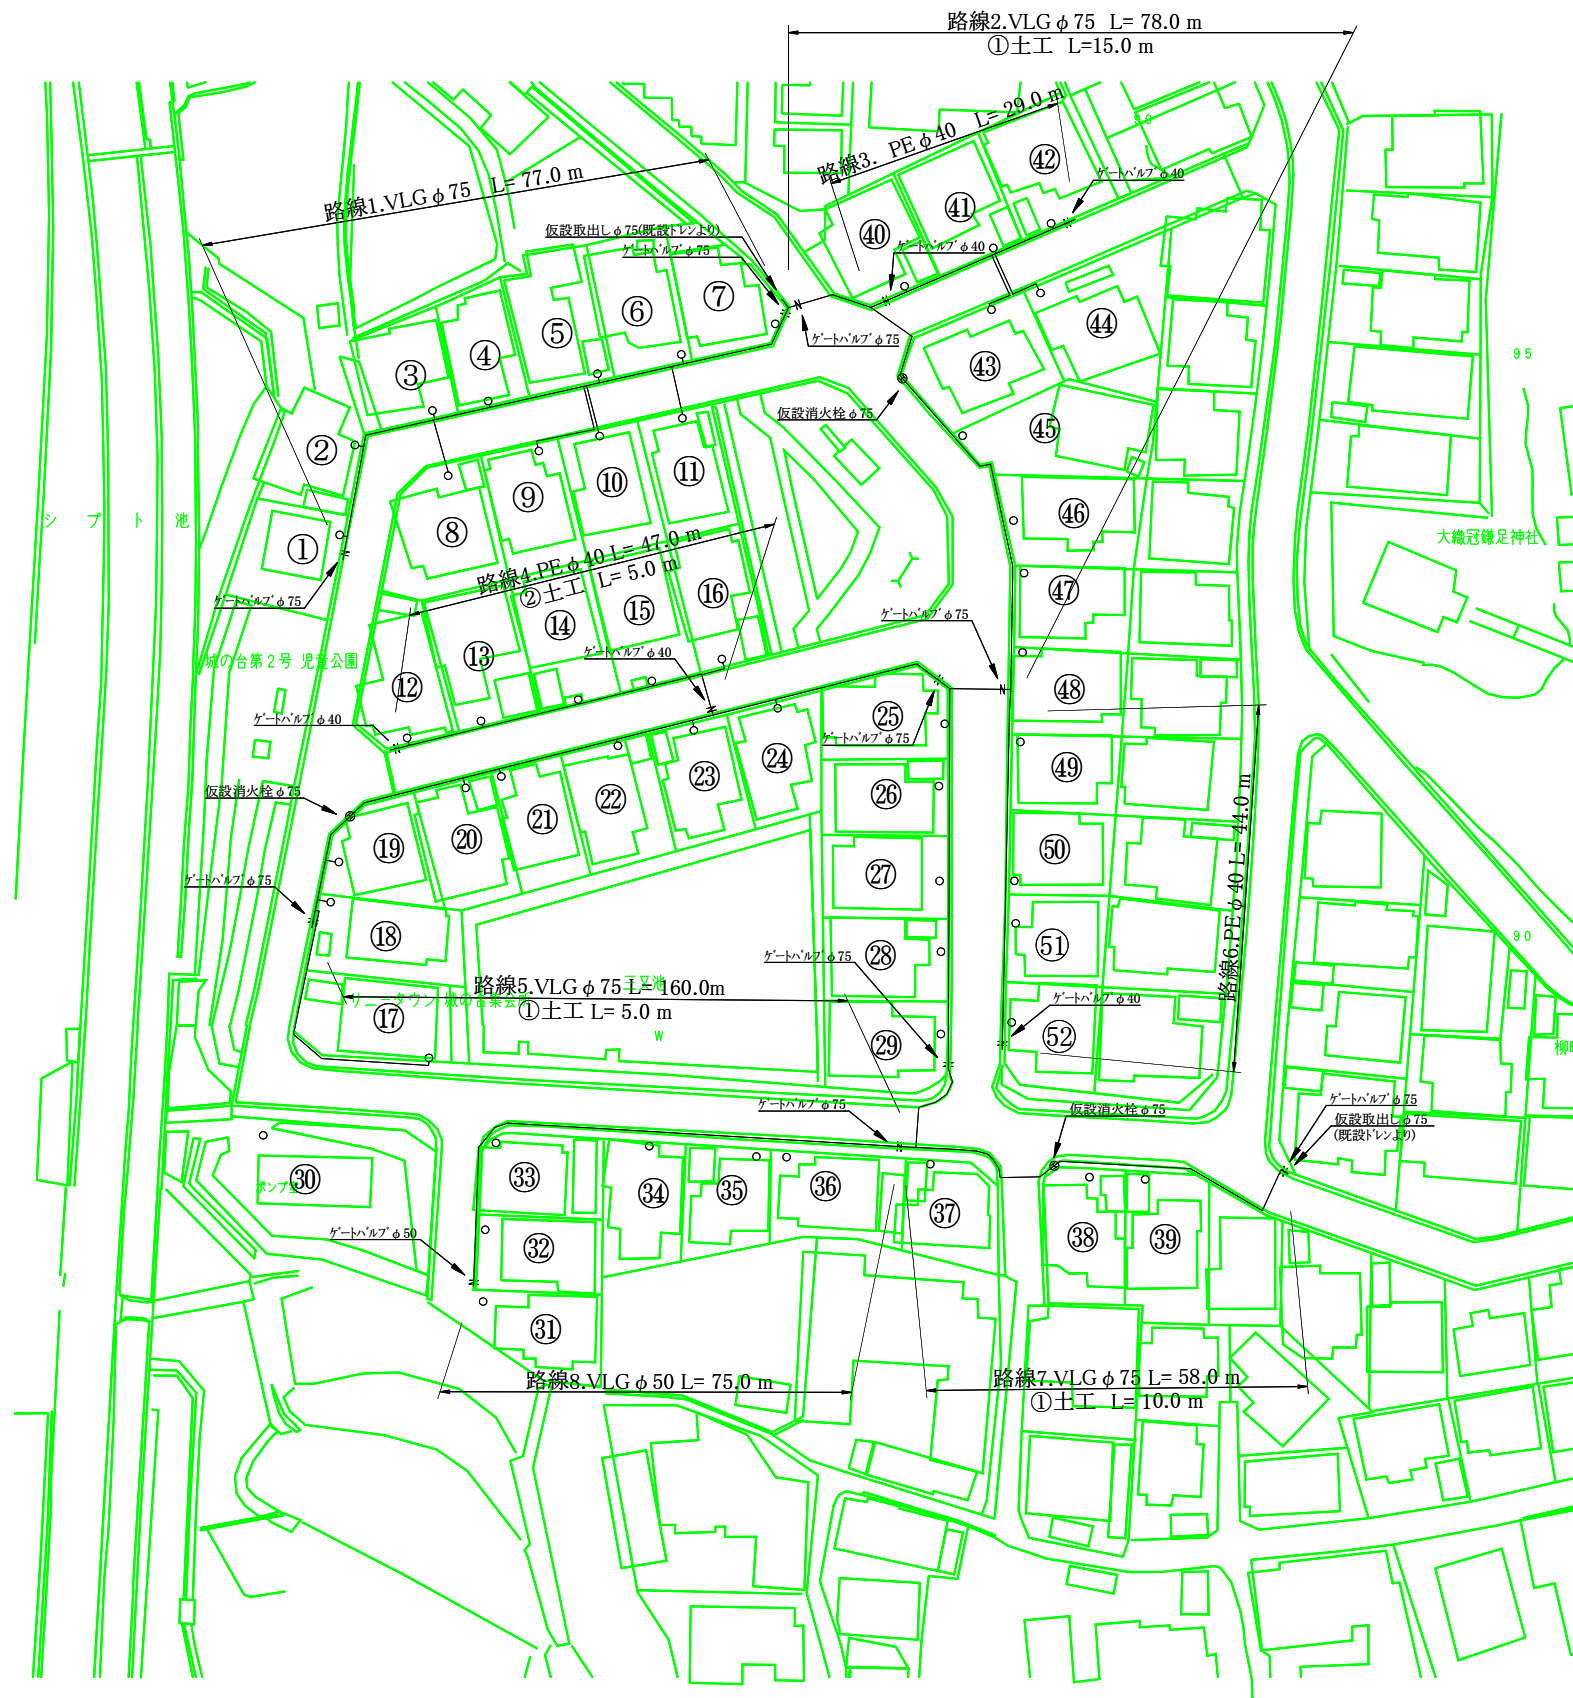


土工断面図 S = 1 : 20


①土工 VLG φ75布設（掘削・埋戻し） 1/20

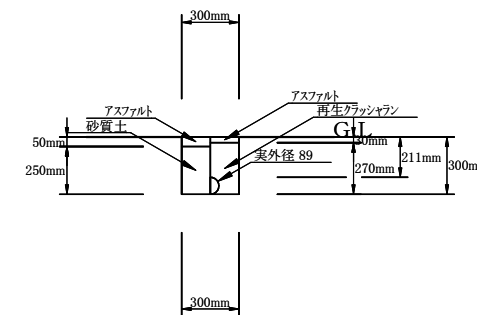


①土工 VLG φ75撤去（掘削・埋戻し） 1/20

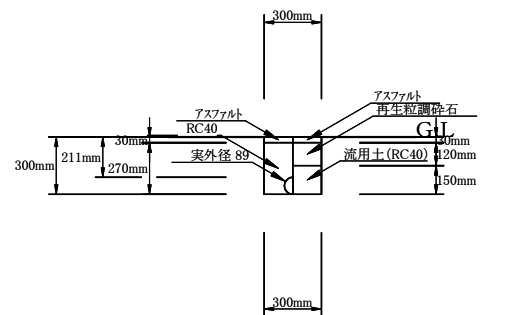

②土工 PE φ40布設（掘削・埋戻し） 1/20

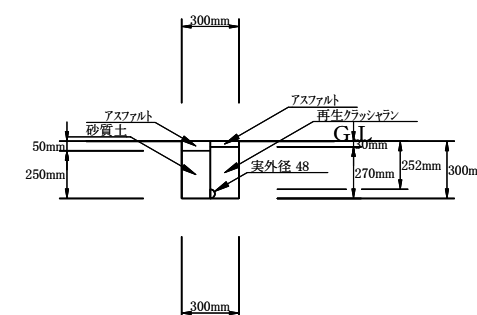


②土工 PE φ40撤去（掘削・埋戻し） 1/20

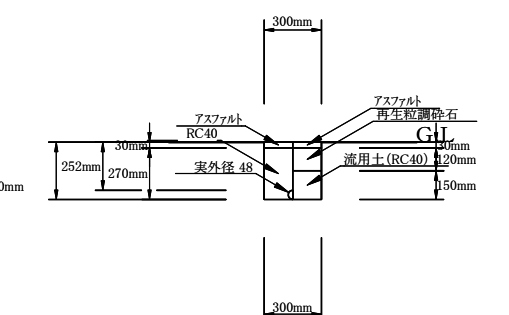

施工年度	令和7年度		
工事名	配水管布設替工事三井城の台(第1工区)		
工事場所	大和郡山市 城町 地内		
図面種類	仮設平面図、土工断面図	縮尺	図示
作製	令和7年7月	図番	1/3
奈良県広域水道企業団大和郡山事務所工務課			




平面図 S = 1 : 500

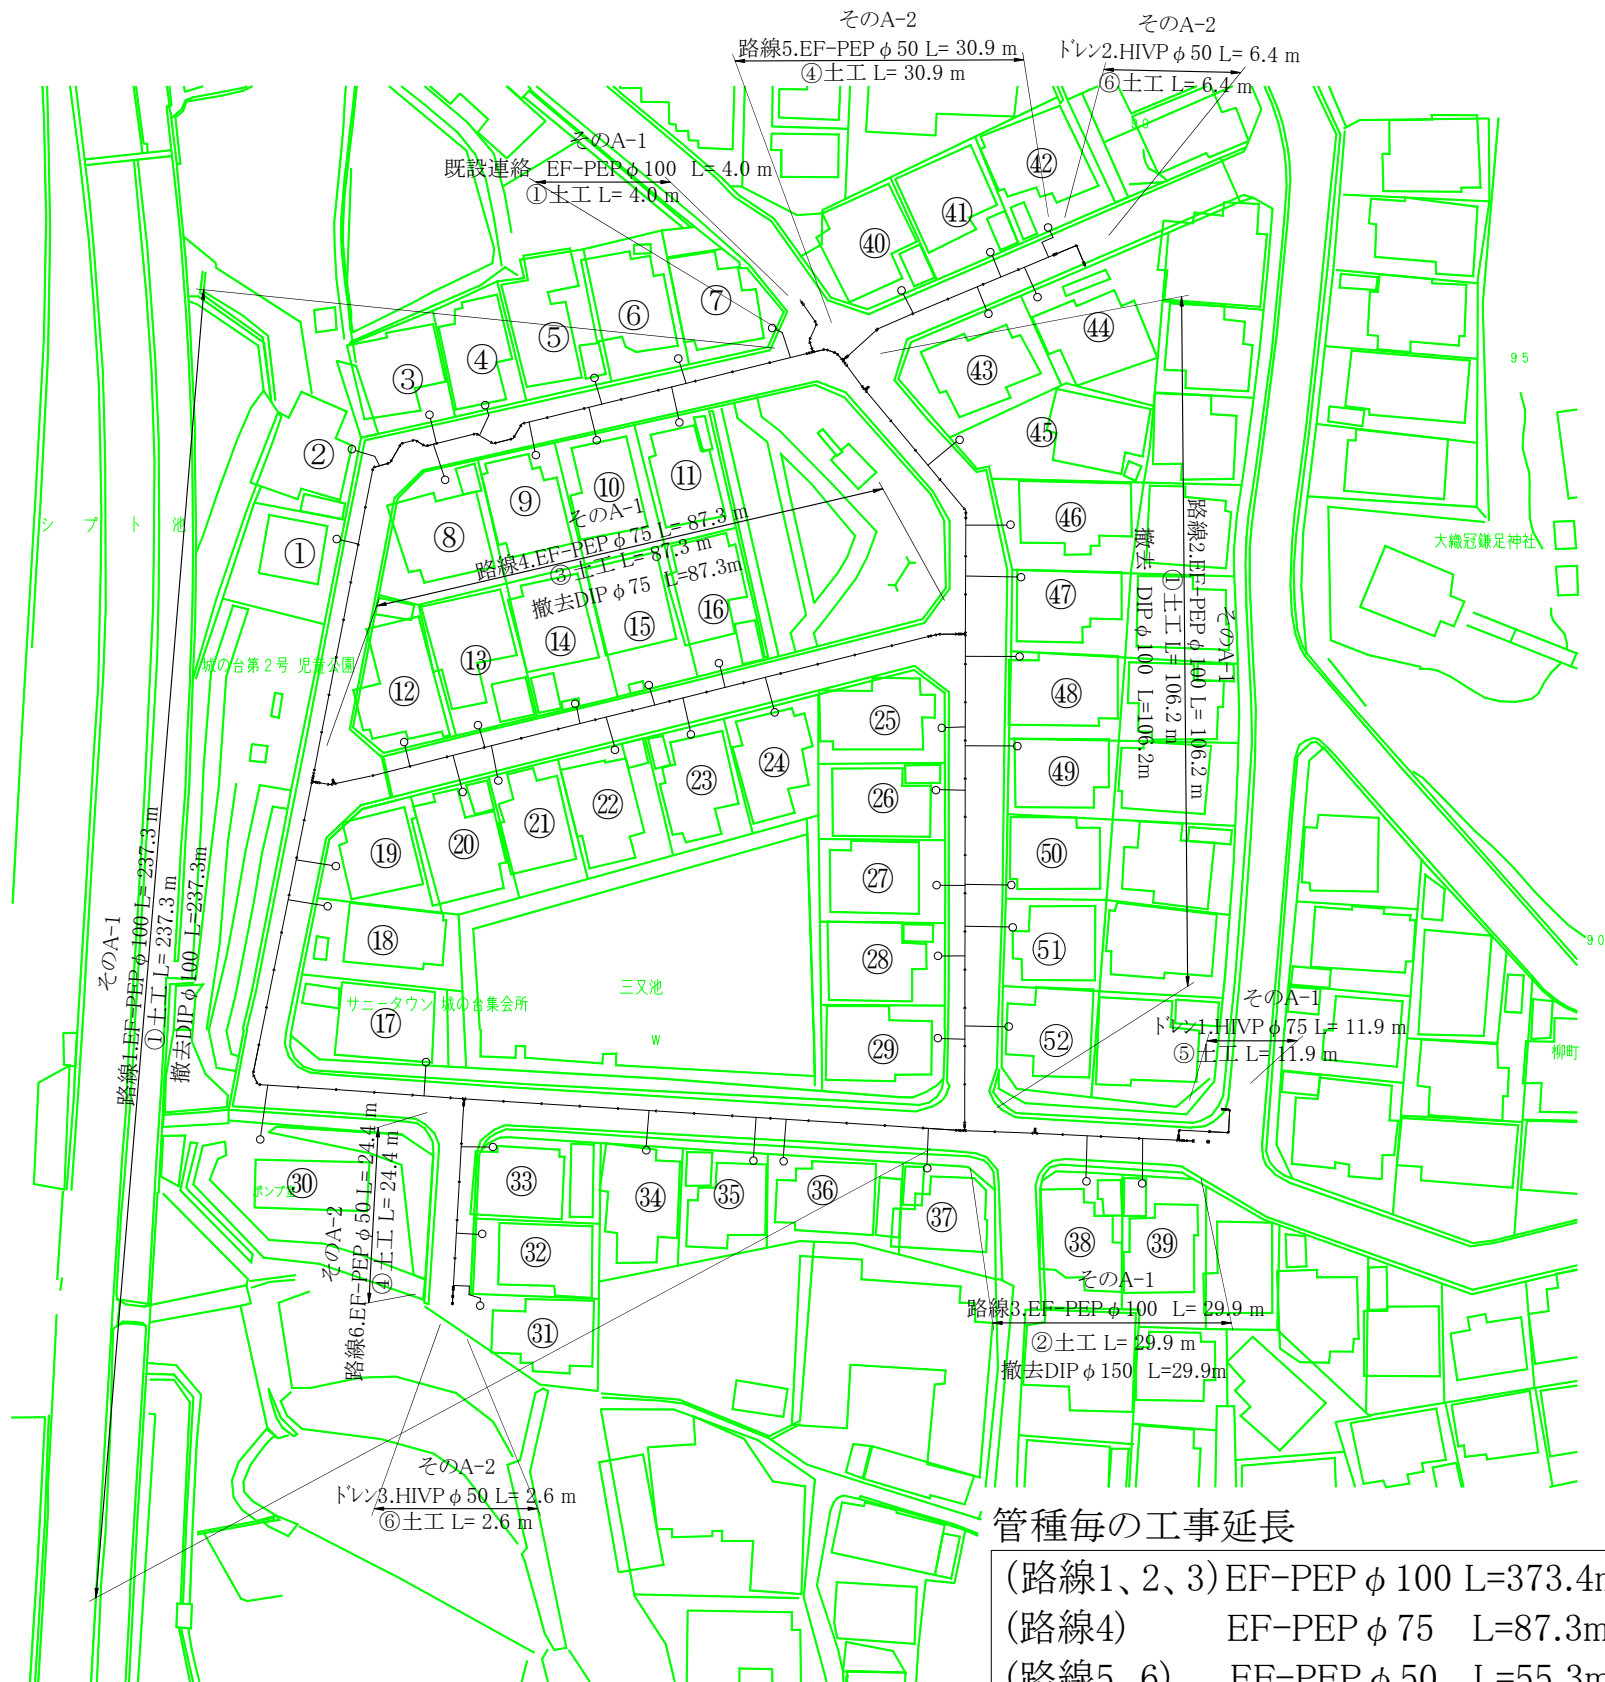

管種毎の工事延長


(路線1、2、3)	EF-PEP φ 100	L=373.4m
(路線4)	EF-PEP φ 75	L=87.3m
(路線5、6)	EF-PEP φ 50	L=55.3m
(トレン1)	HIVP φ 75	L=11.9m
(トレン2.3)	HIVP φ 50	L=9.0m

土工断面図 S = 1 : 20

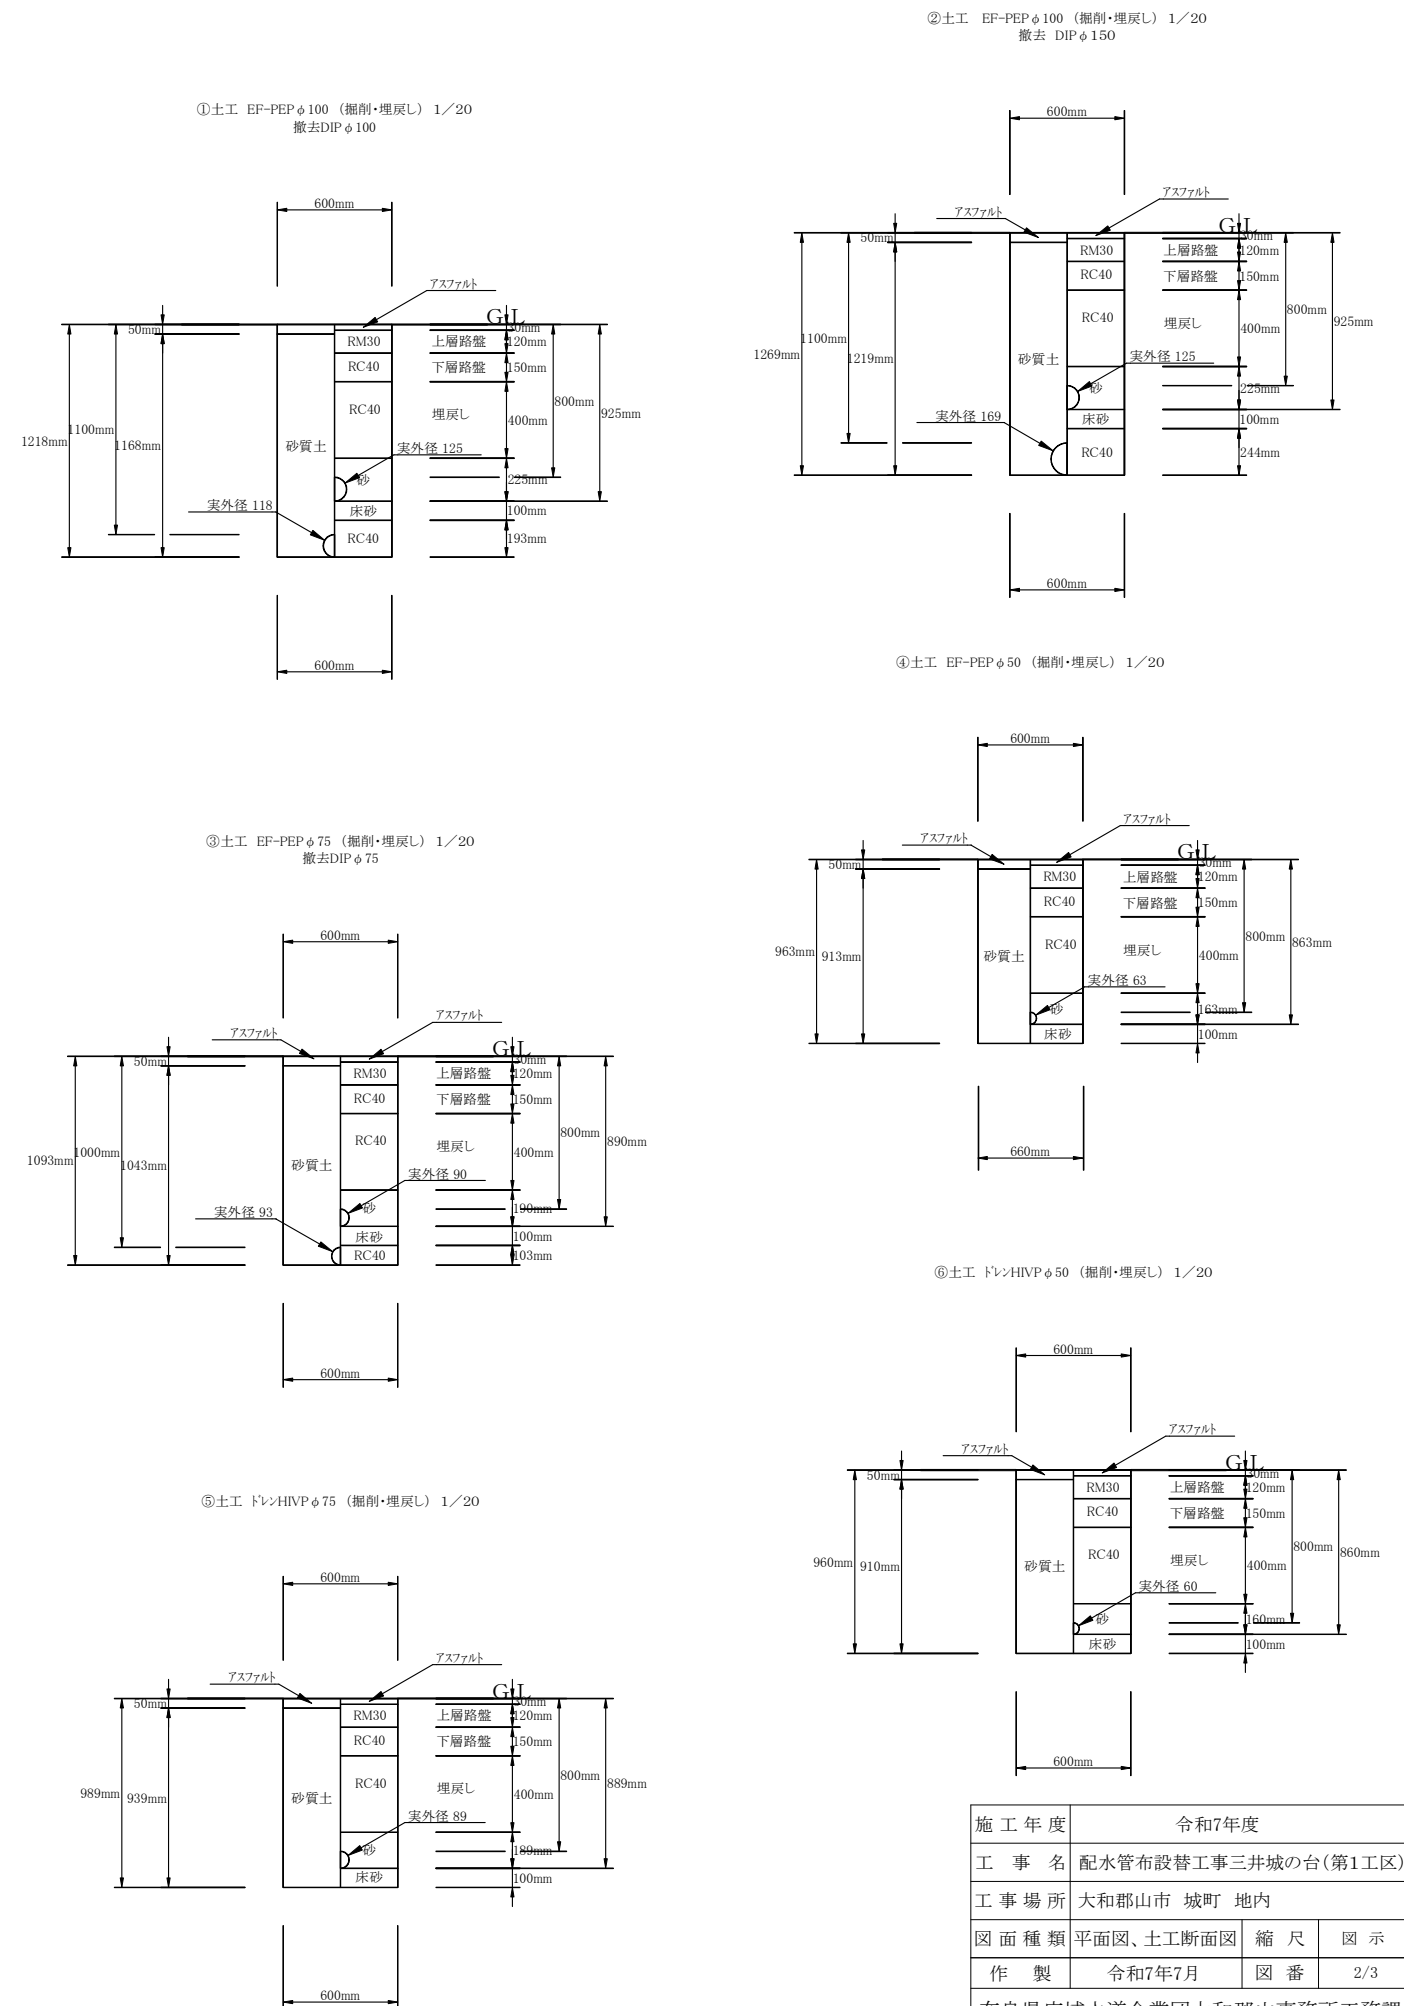



配管詳細図 S = No Scale

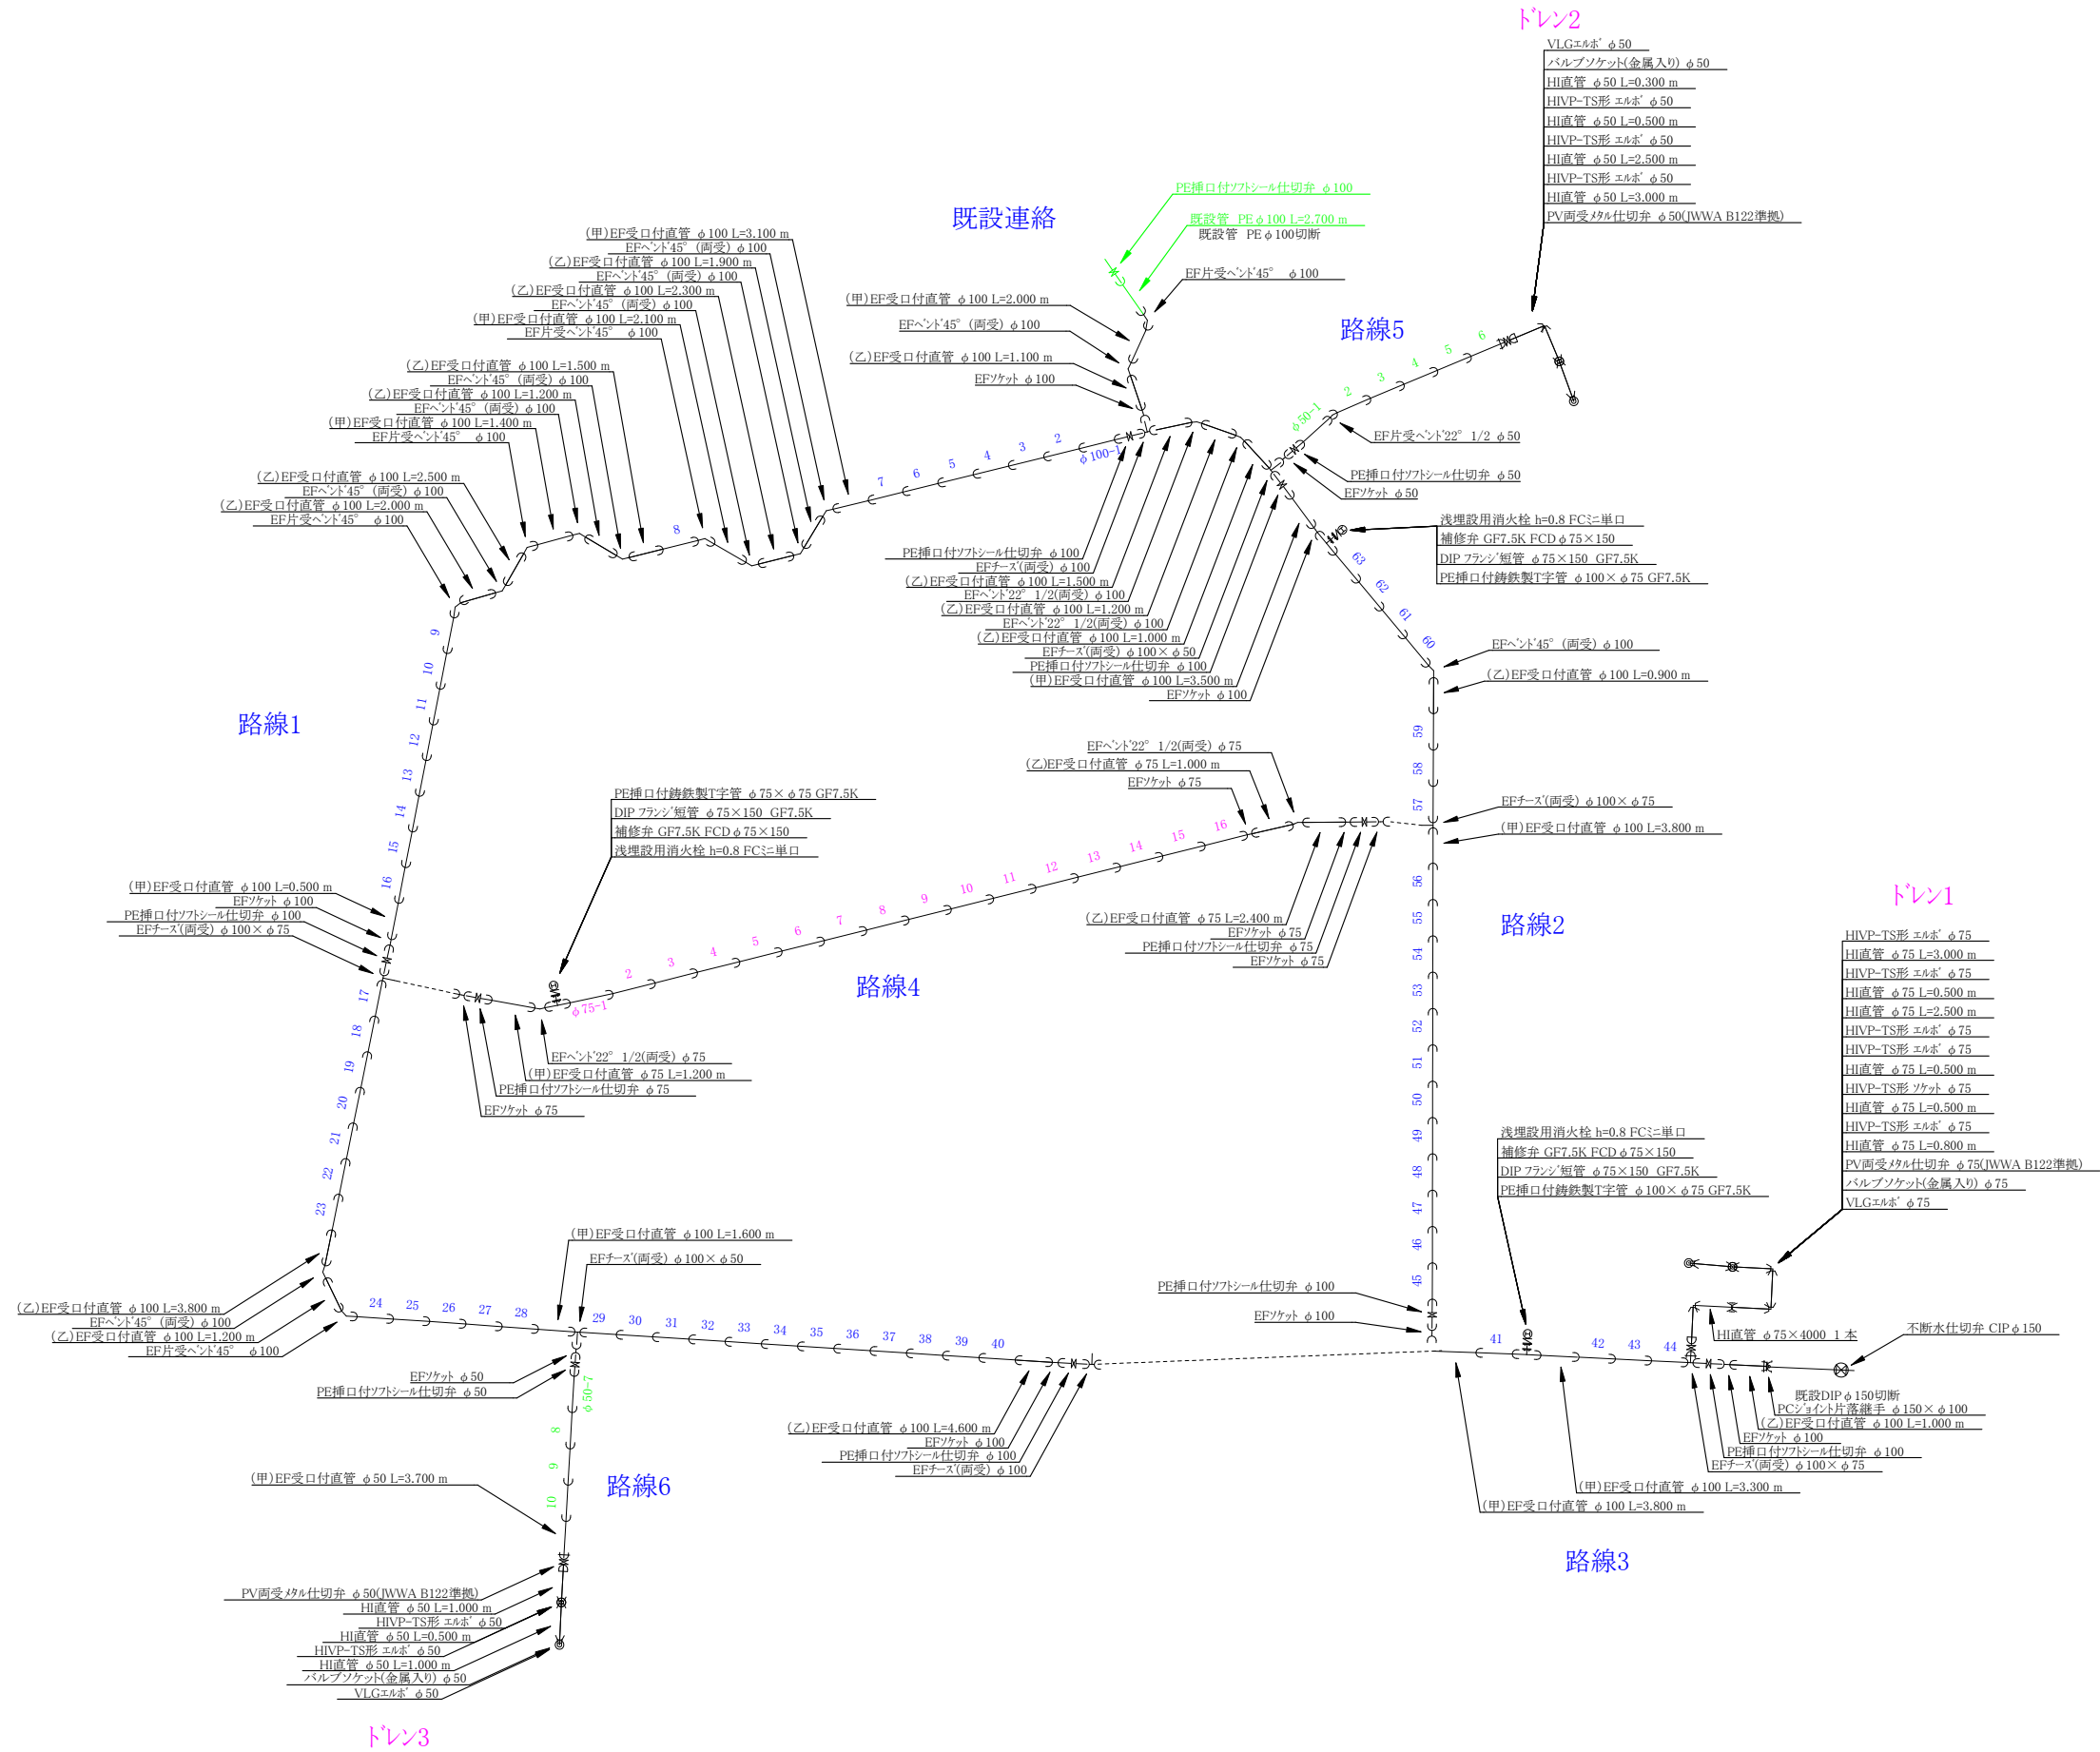

施工年度	令和7年度		
工事名	配水管布設替工事三井城の台(第1工区)		
工事場所	大和郡山市 城町 地内		
図面種類	配管詳細図	縮尺	No Scale
作製	令和7年7月	図番	3/3
奈良県広域水道企業団大和郡山事務所工務課			