


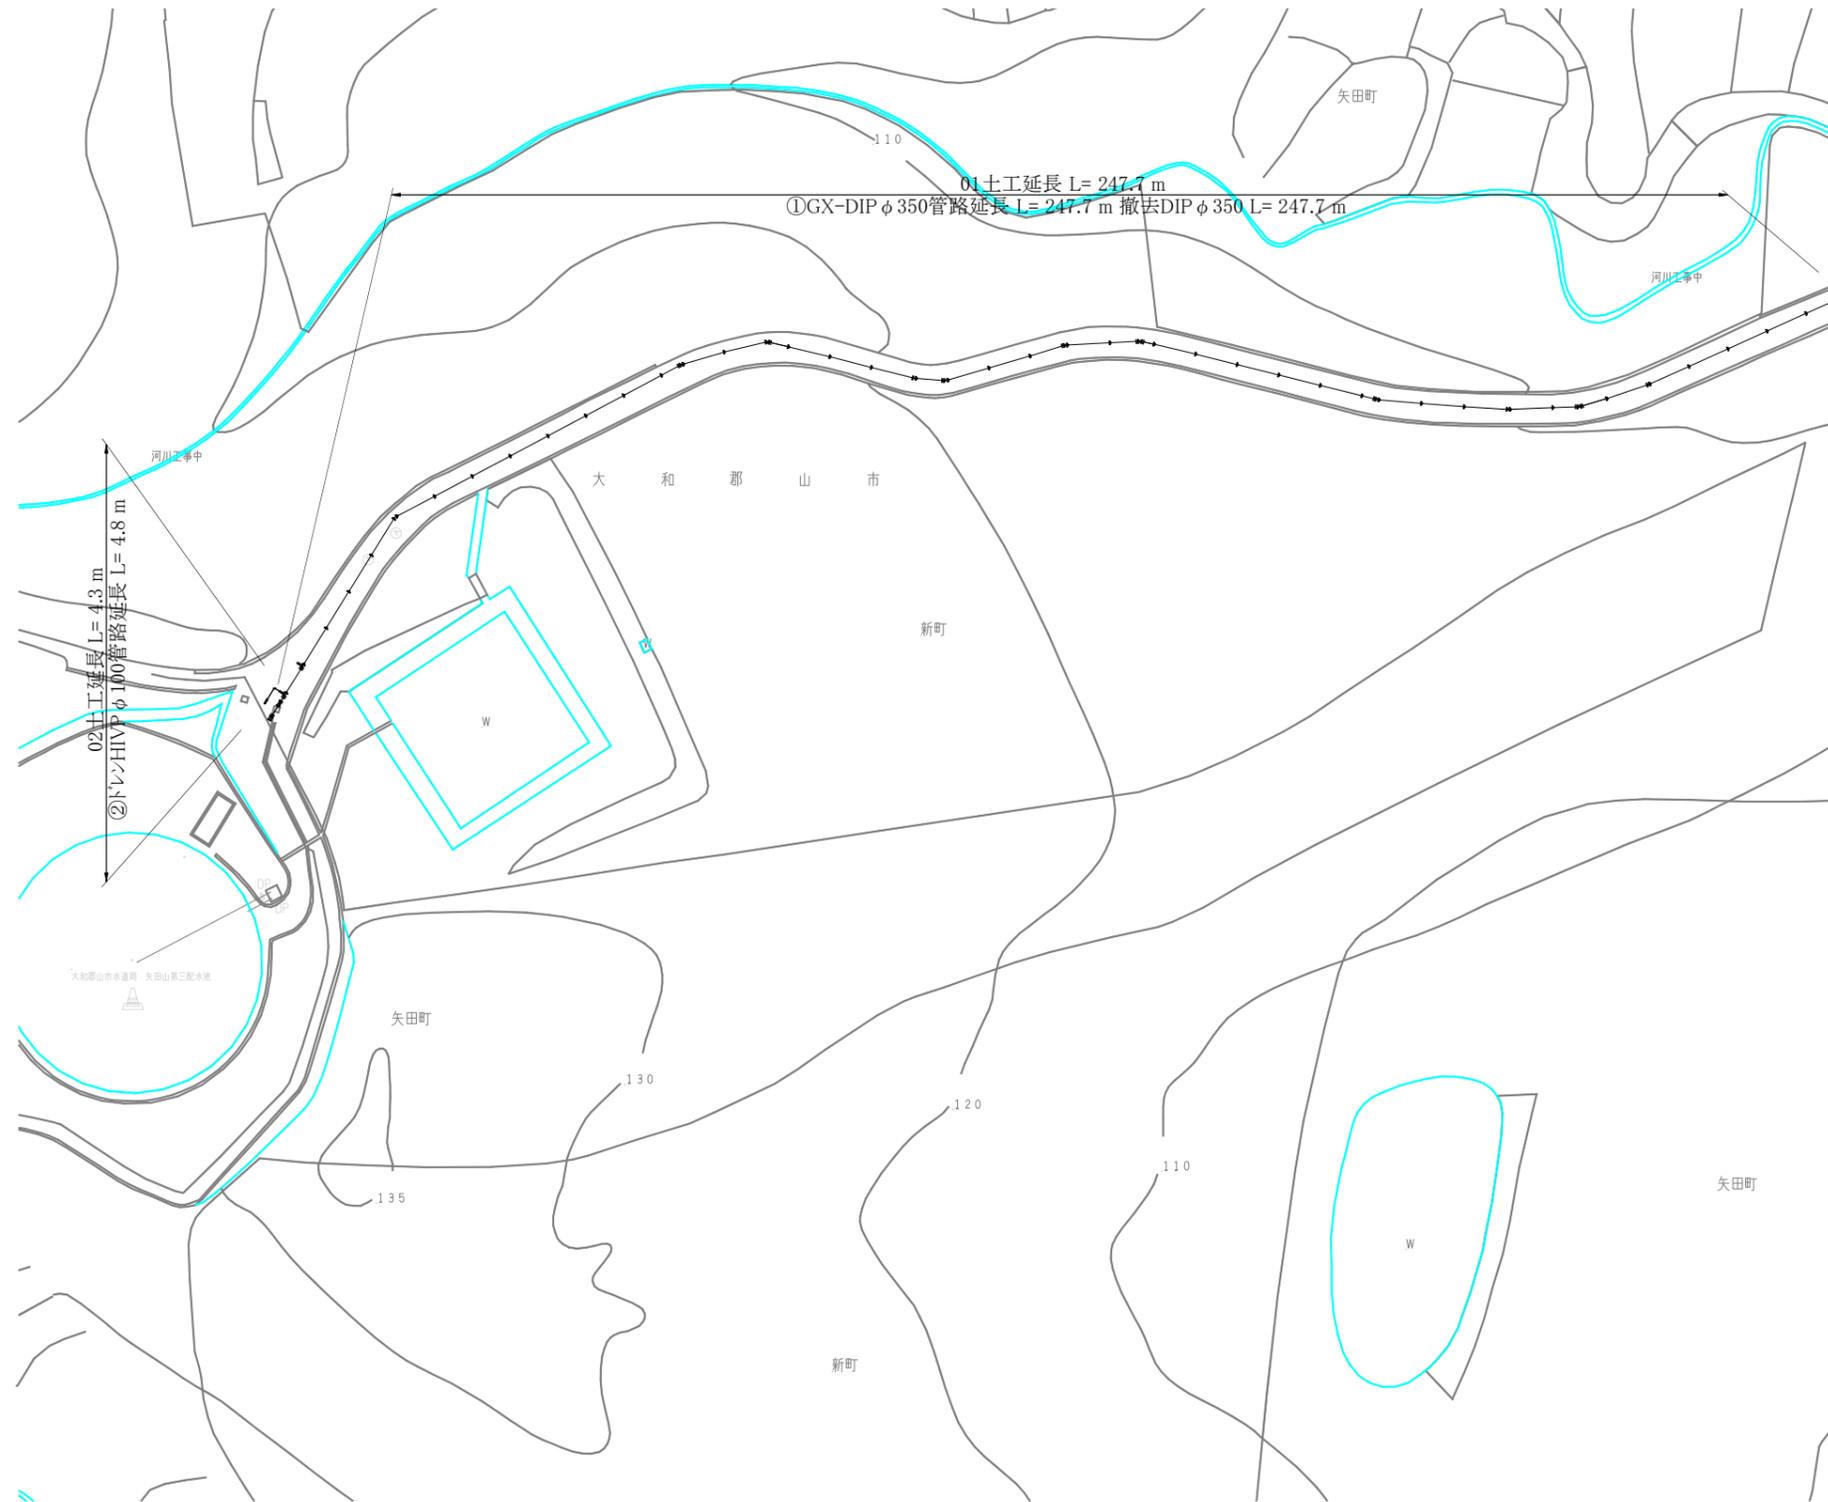

本設平面図1 S = 1 : 500



施工年度	令和7年度		
工事名	送水管布設替工事矢田町他(第1工区)		
工事場所	大和郡山 市 矢田町他 地内		
図面種類	本設平面図1	縮尺	1/500
作製	令和7年7月日	図番	1/5
奈良県広域水道企業団大和郡山事務所工務課			



舗装平面図 1 S = 1 : 500




舗装本復旧面積

①	1043.4m ²
②	1127.5m ²
合計	2170.9m ²

施工年度	令和7年度		
工事名	送水管布設替工事矢田町他(第1工区)		
工事場所	大和郡山市 矢田町他 地内		
図面種類	舗装平面図1	縮尺	1/500
作製	令和7年7月日	図番	4/5
奈良県広域水道企業団大和郡山事務所工務課			



舗装平面図 2 S = 1 : 500

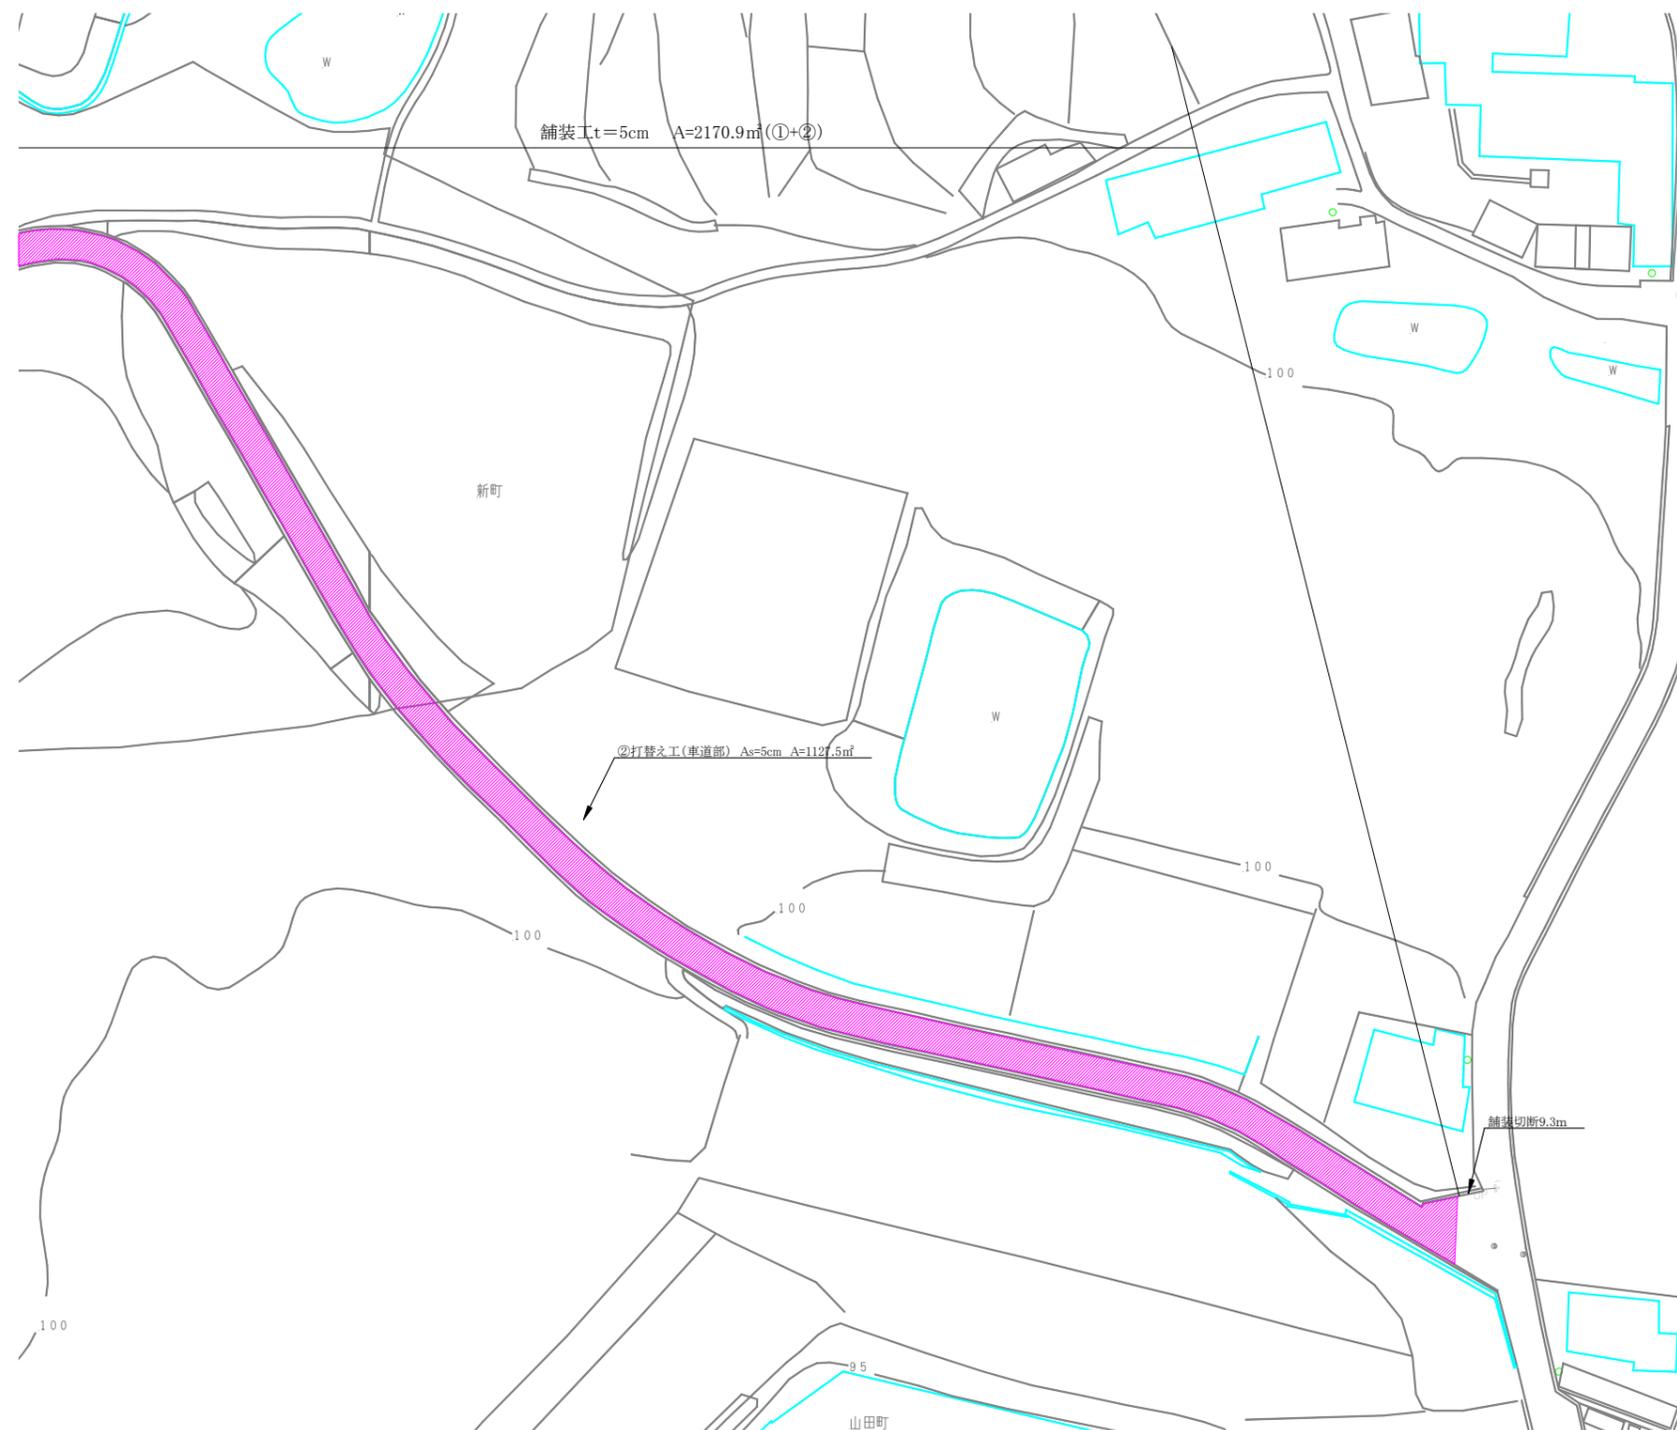

舗装本復旧面積

①	1043.4㎡
②	1127.5㎡
合計	2170.9㎡

施工年度	令和7年度		
工事名	送水管布設替工事矢田町他(第1工区)		
工事場所	大和郡山市 矢田町他 地内		
図面種類	舗装平面図2	縮尺	1/500
作製	令和7年7月日	図番	5/5
奈良県広域水道企業団大和郡山事務所工務課			