



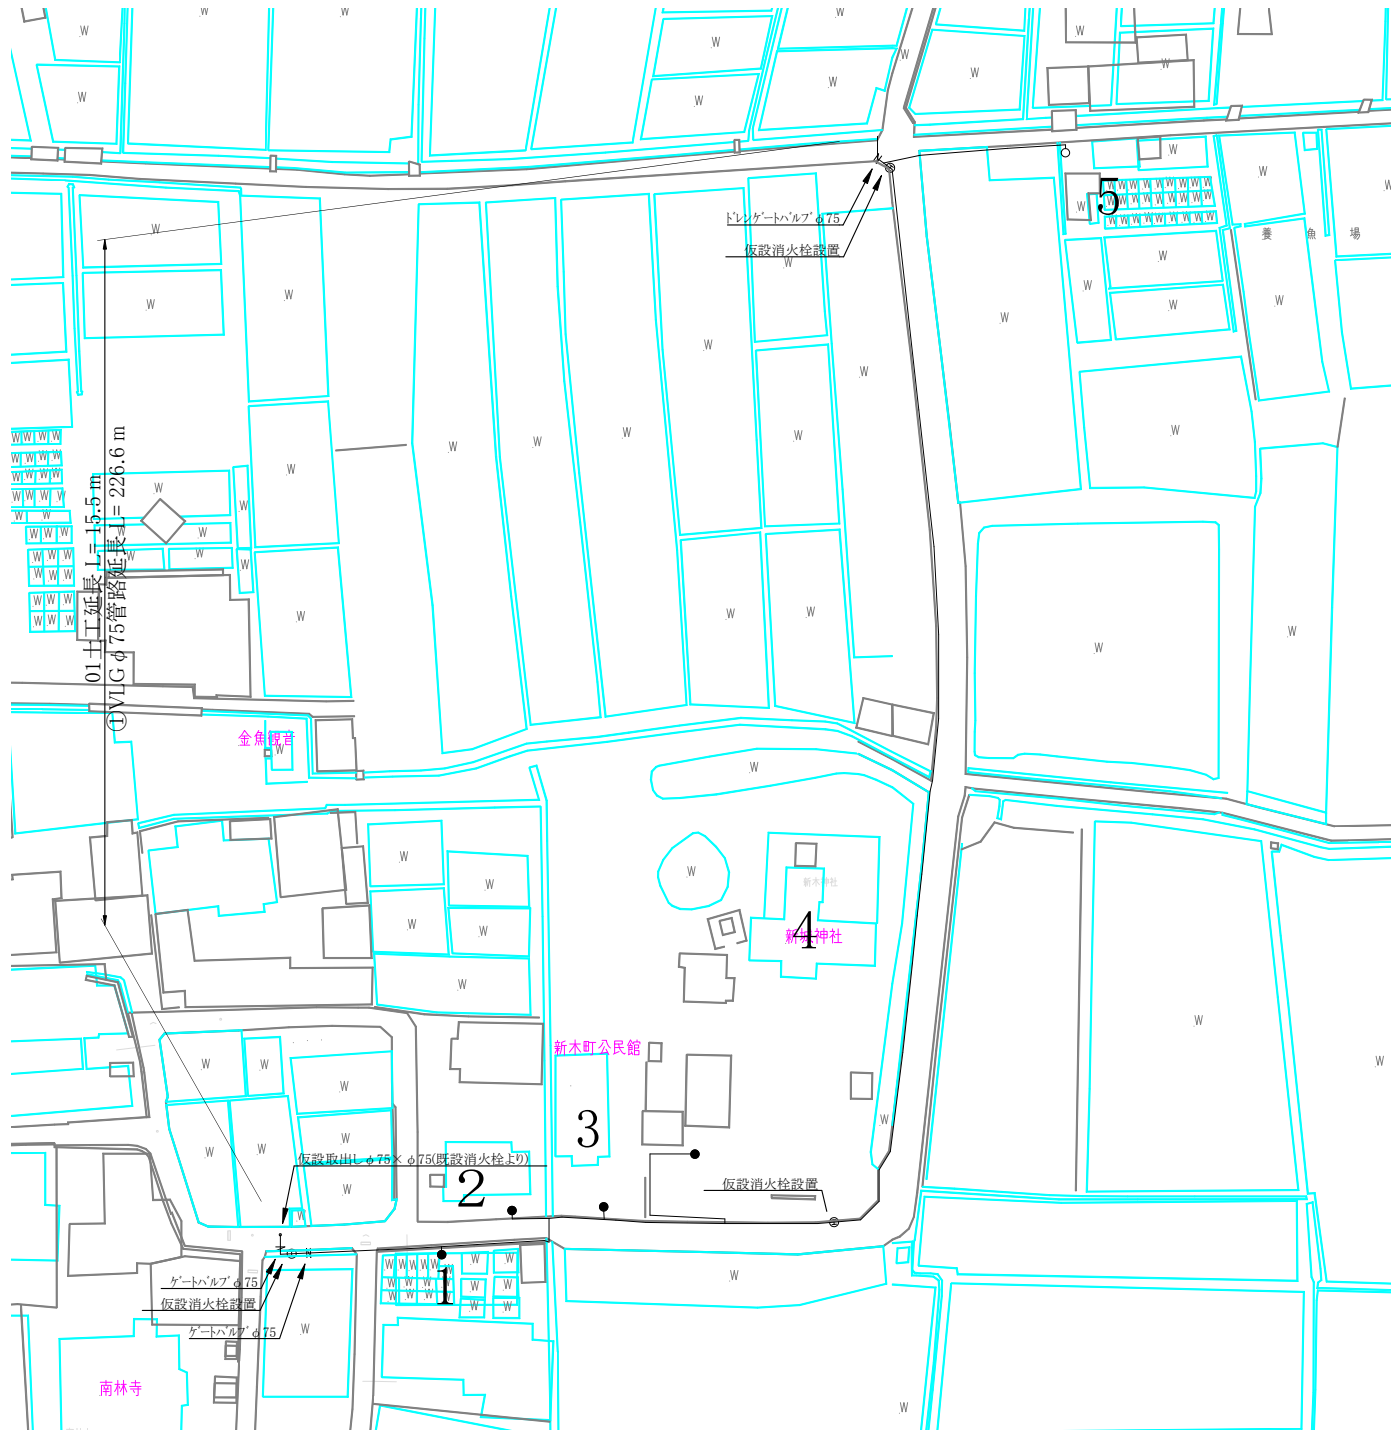


仮設平面図 S = 1 : 500

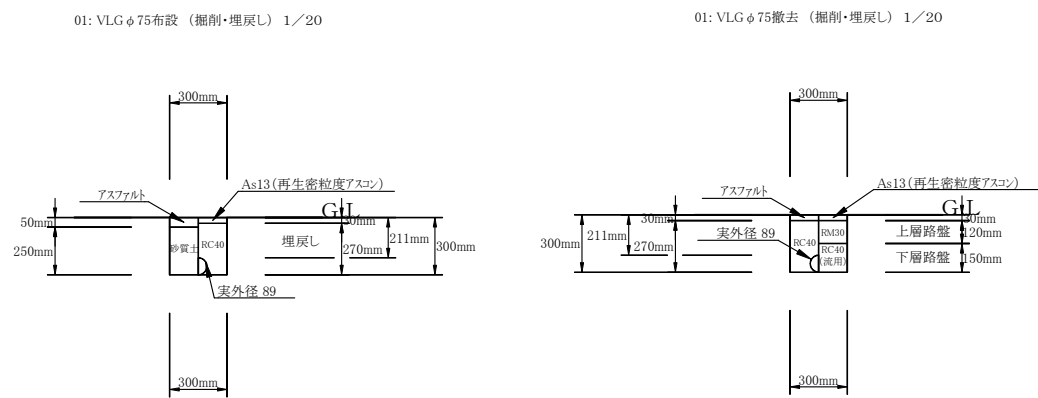


仮設土工断面図 S = 1 : 20




施工年度	令和7年度		
工事名	配水管布設替工事新木町(第1工区) そのA、そのB		
工事場所	大和郡山市 新木町 地内		
図面種類	仮設平面図 仮設土工断面図	縮尺	1/500 1/20
作製	令和 7年 8月 日	図番	1/3
奈良県広域水道企業団大和郡山事務所工務課			

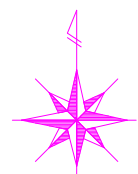

本 設 平 面 図 S = 1 : 500

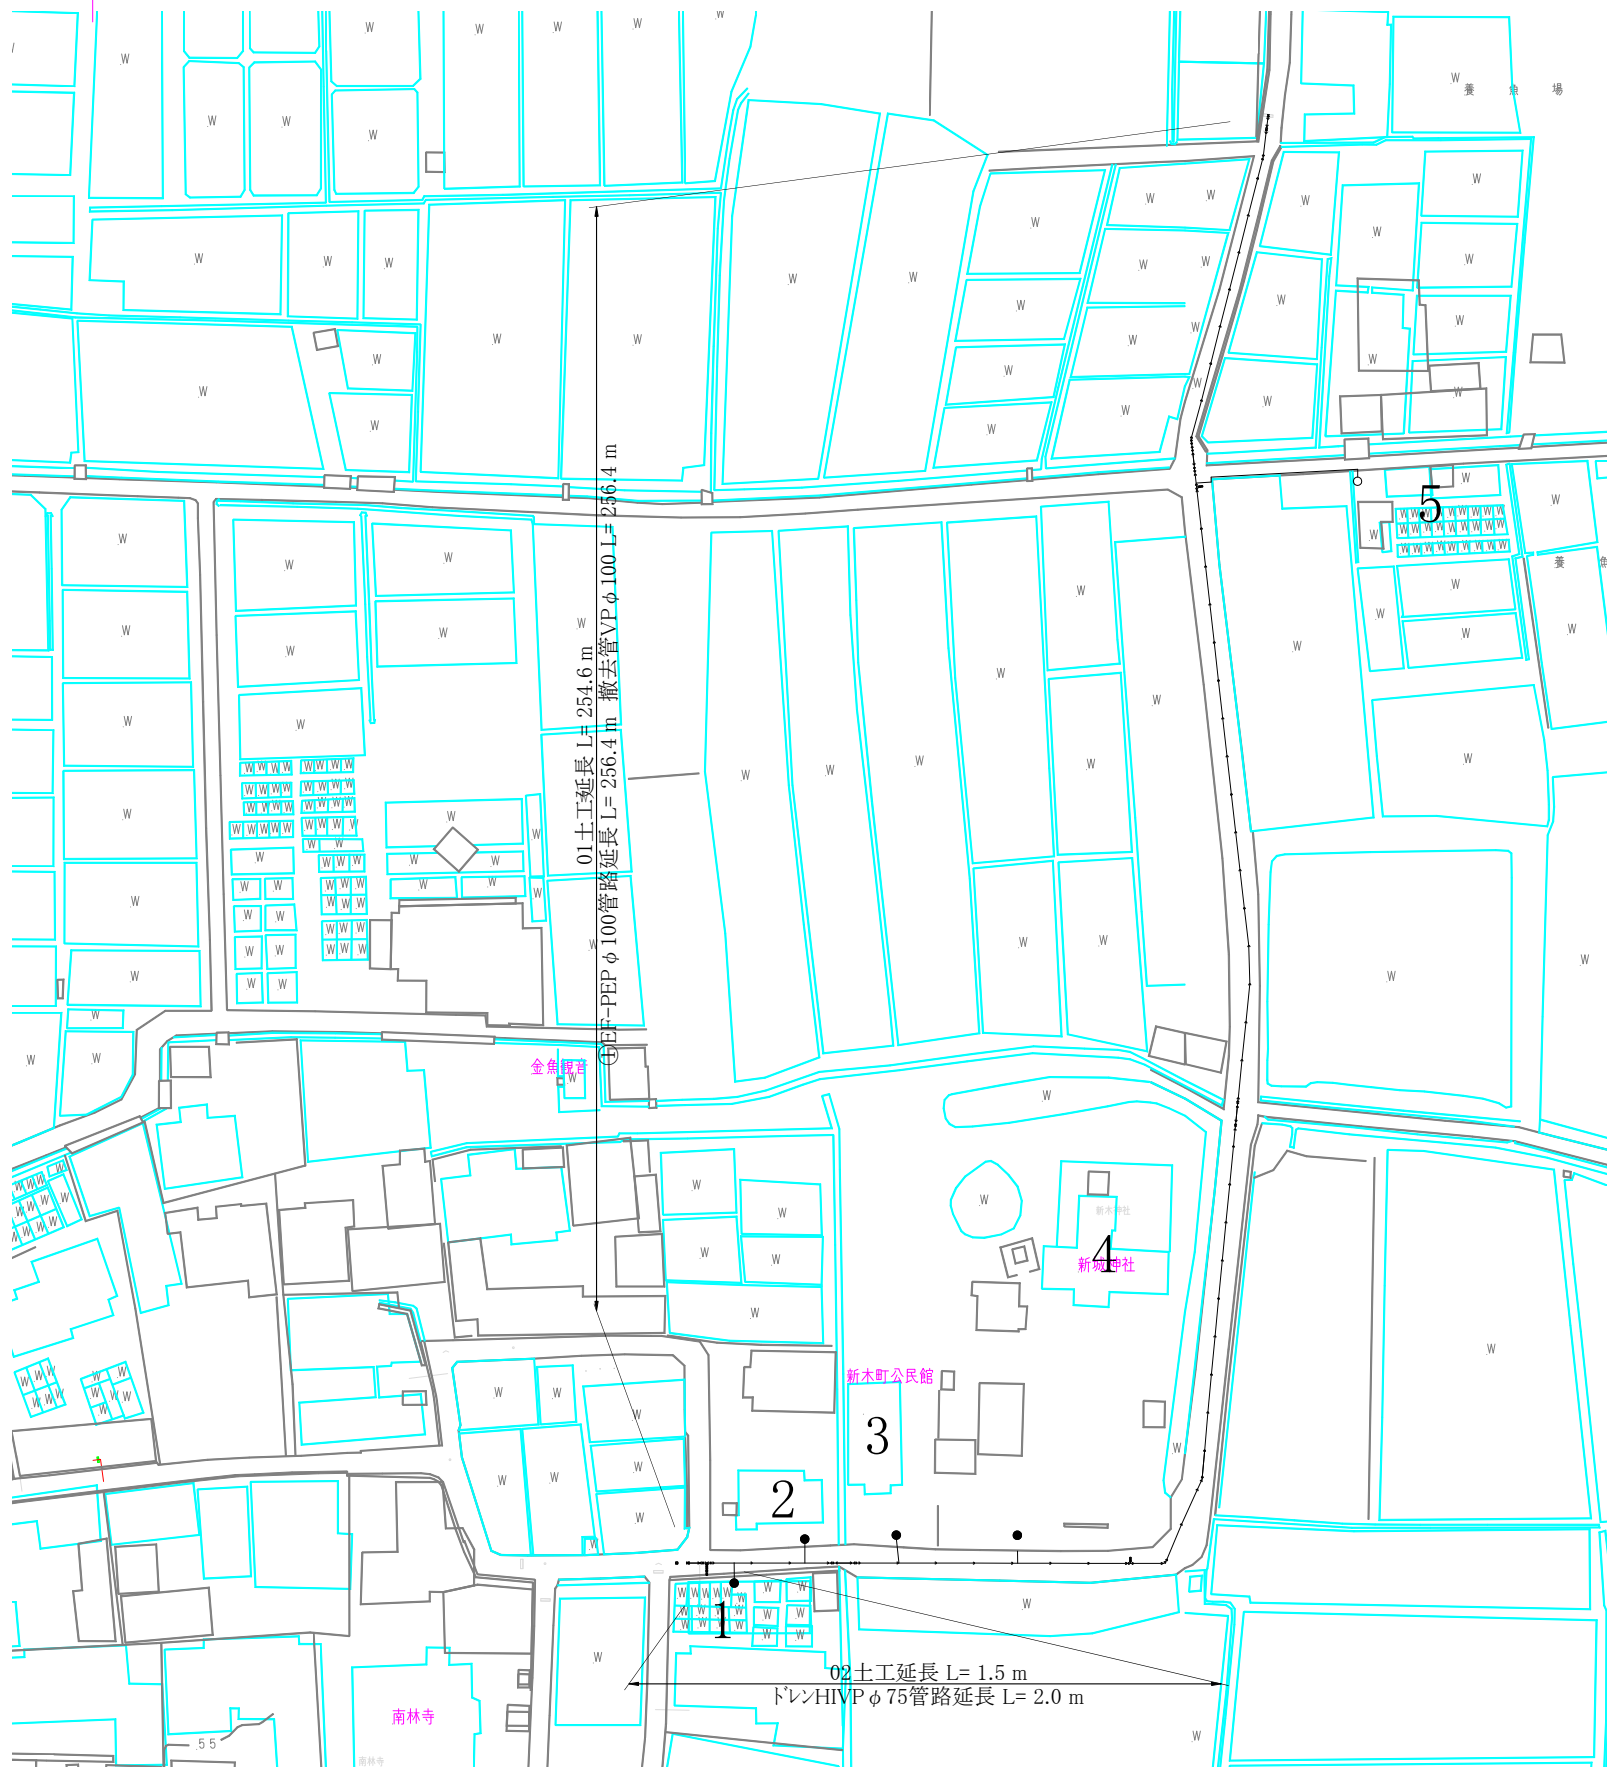

本 設 土 工 断 面 図 S = 1 : 20

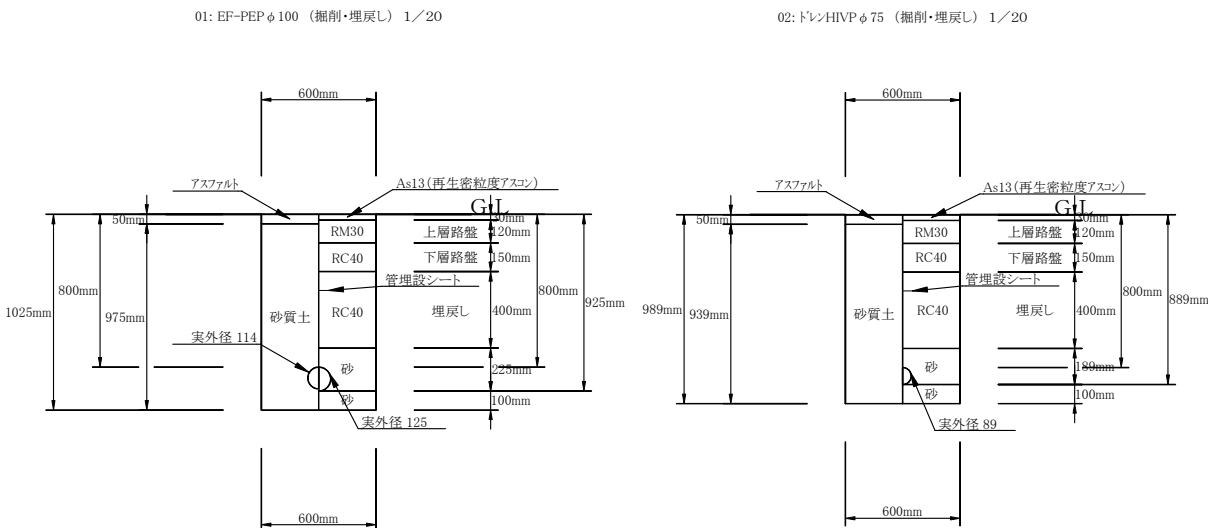

施 工 年 度	令和7年度		
工 事 名	配水管布設替工事新木町(第1工区) そのA、そのB		
工 事 場 所	大和郡山市 新木町 地内		
図 面 種 類	本設平面図 本設土工断面図	縮 尺	1/500 1/20
作 製	令和 7年 8月 日	図 番	2/3
奈良県広域水道企業団大和郡山事務所工務課			

