


平面図 S = 1 : 500



土工断面図 S = 1 : 20

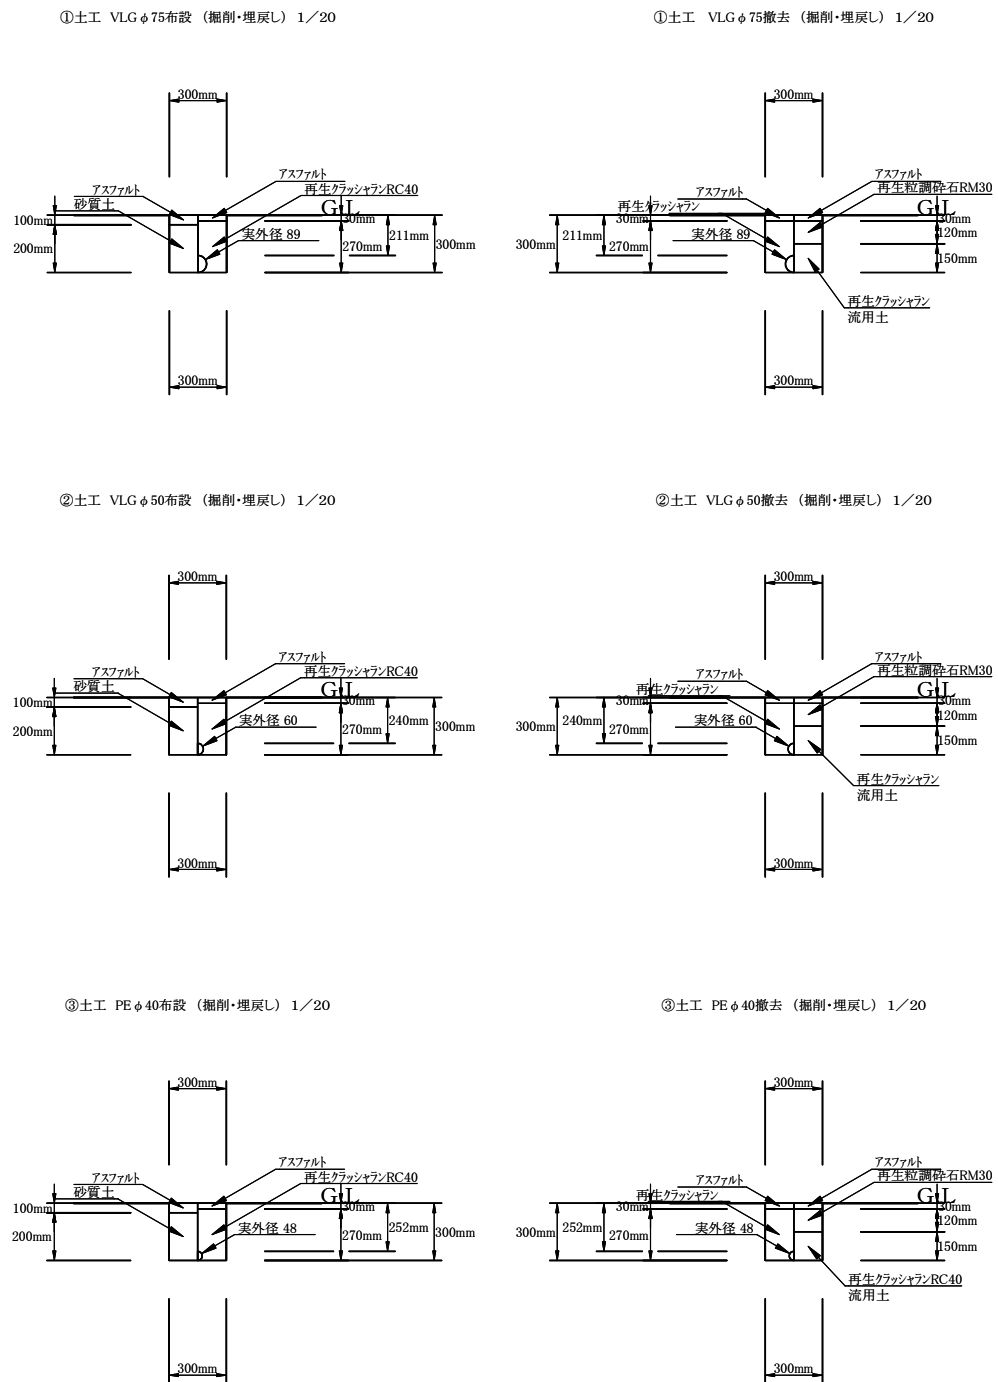


施工年度	令和7年度		
工事名	配水管布設管工事青葉台(第2工区)		
工事場所	大和郡山市 小南町他 地内		
図面種類	仮設平面図	縮尺	図示
作製	令和7年8月	図番	1/3
奈良県広域水道企業団大和郡山事務所工務課			




土工断面図


①土工 GX-DIP φ150 (掘削・埋戻し) 1/20
撤去 DIP φ150

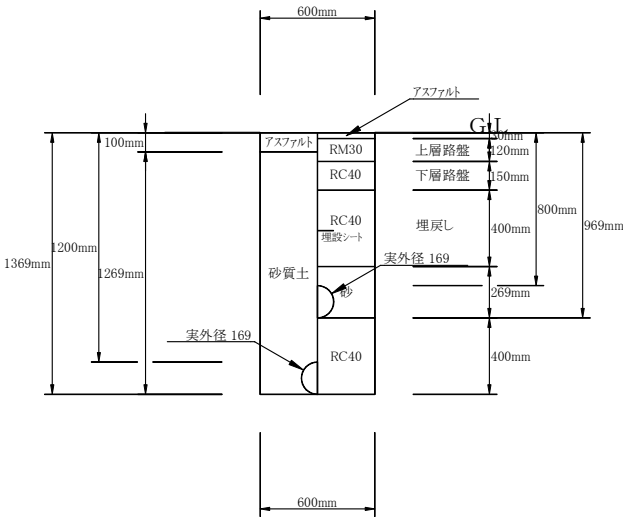

②土工 EF-PEP φ100 (掘削・埋戻し) 1/20
撤去 DIP100

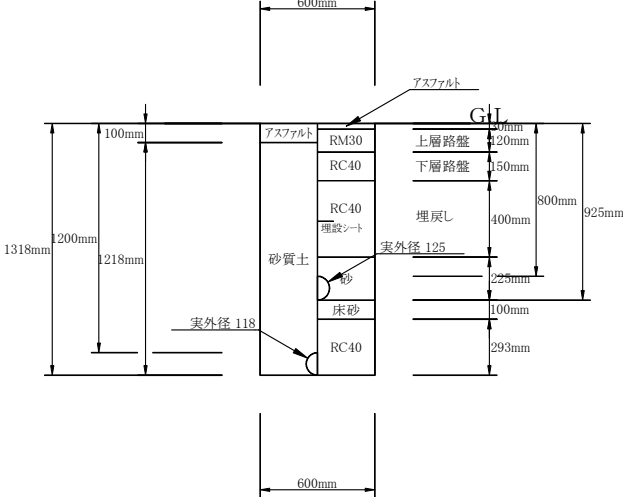

③土工 ドレンHIVP φ75 (掘削・埋戻し) 1/20



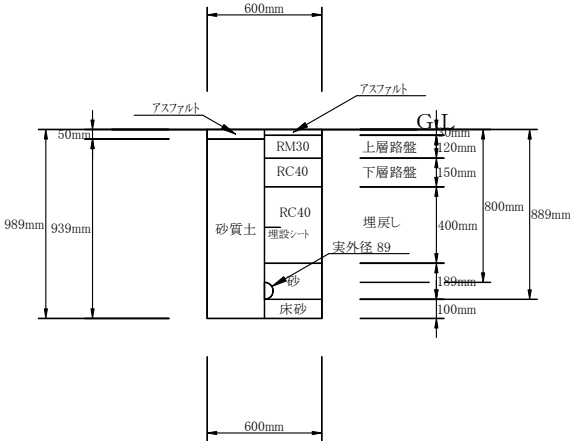


施工年度	令和7年度		
工事名	配水管布設替工事青葉台(第2工区)		
工事場所	大和郡山市 小南町他 地内		
図面種類	平面図、土工断面図	縮尺	図示
作製	令和7年8月	図番	2/3
奈良県広域水道企業団大和郡山事務所工務課			

平面図 S = 1 : 500




横断図 S = 1 : 50

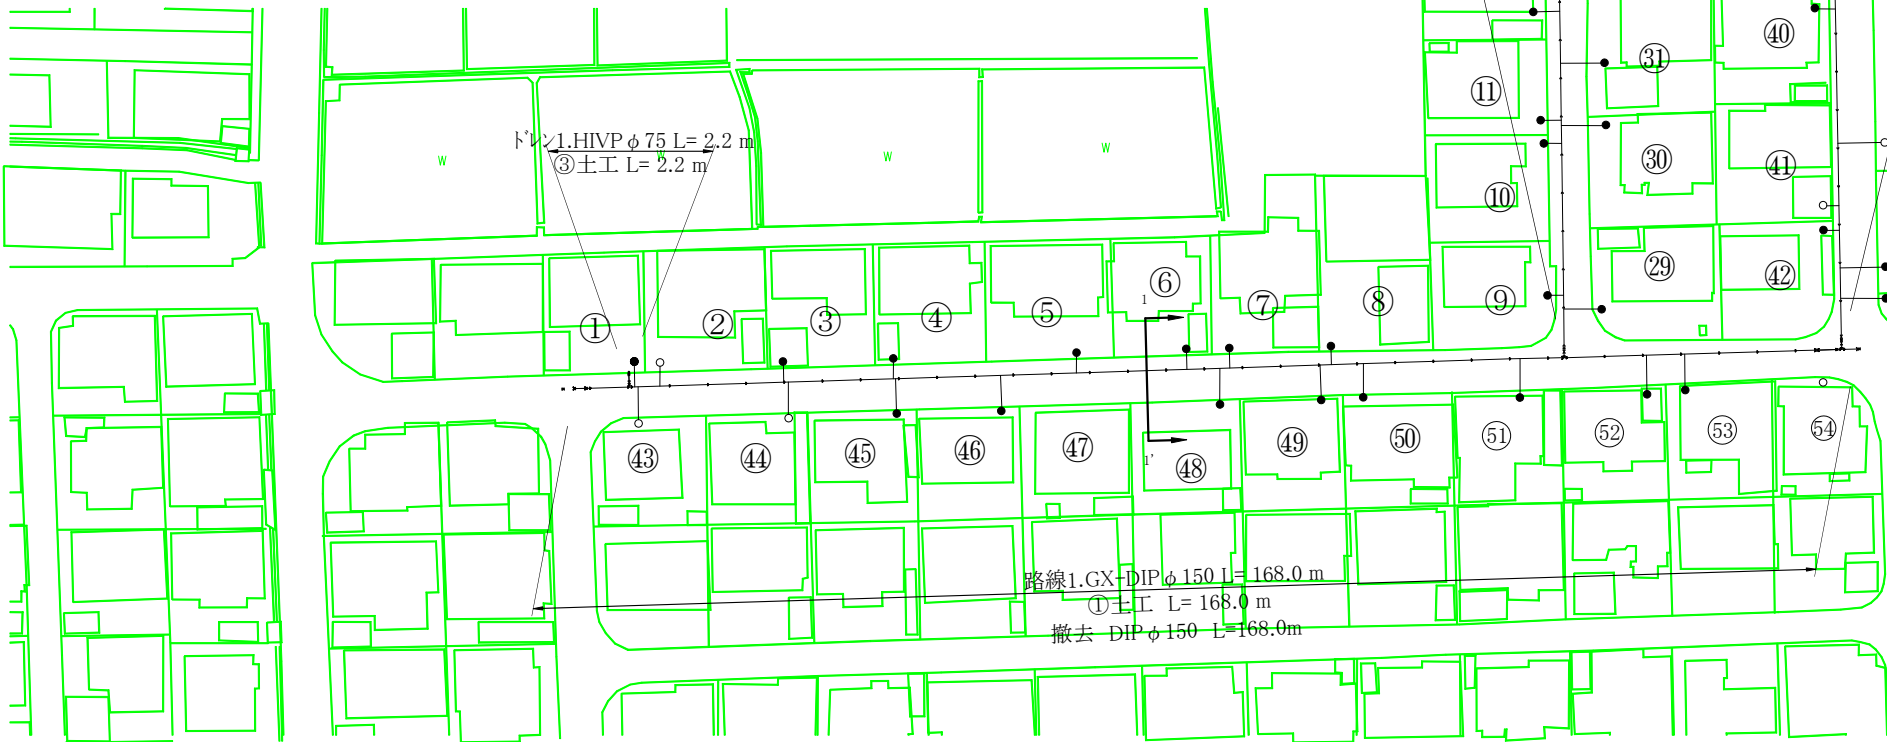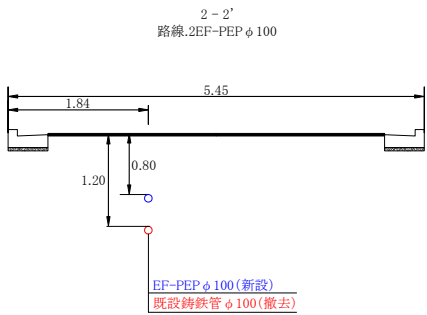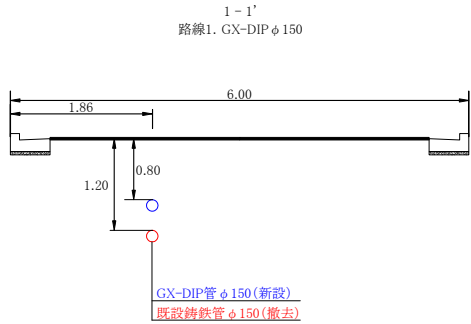



配管詳細図 S = No Scale

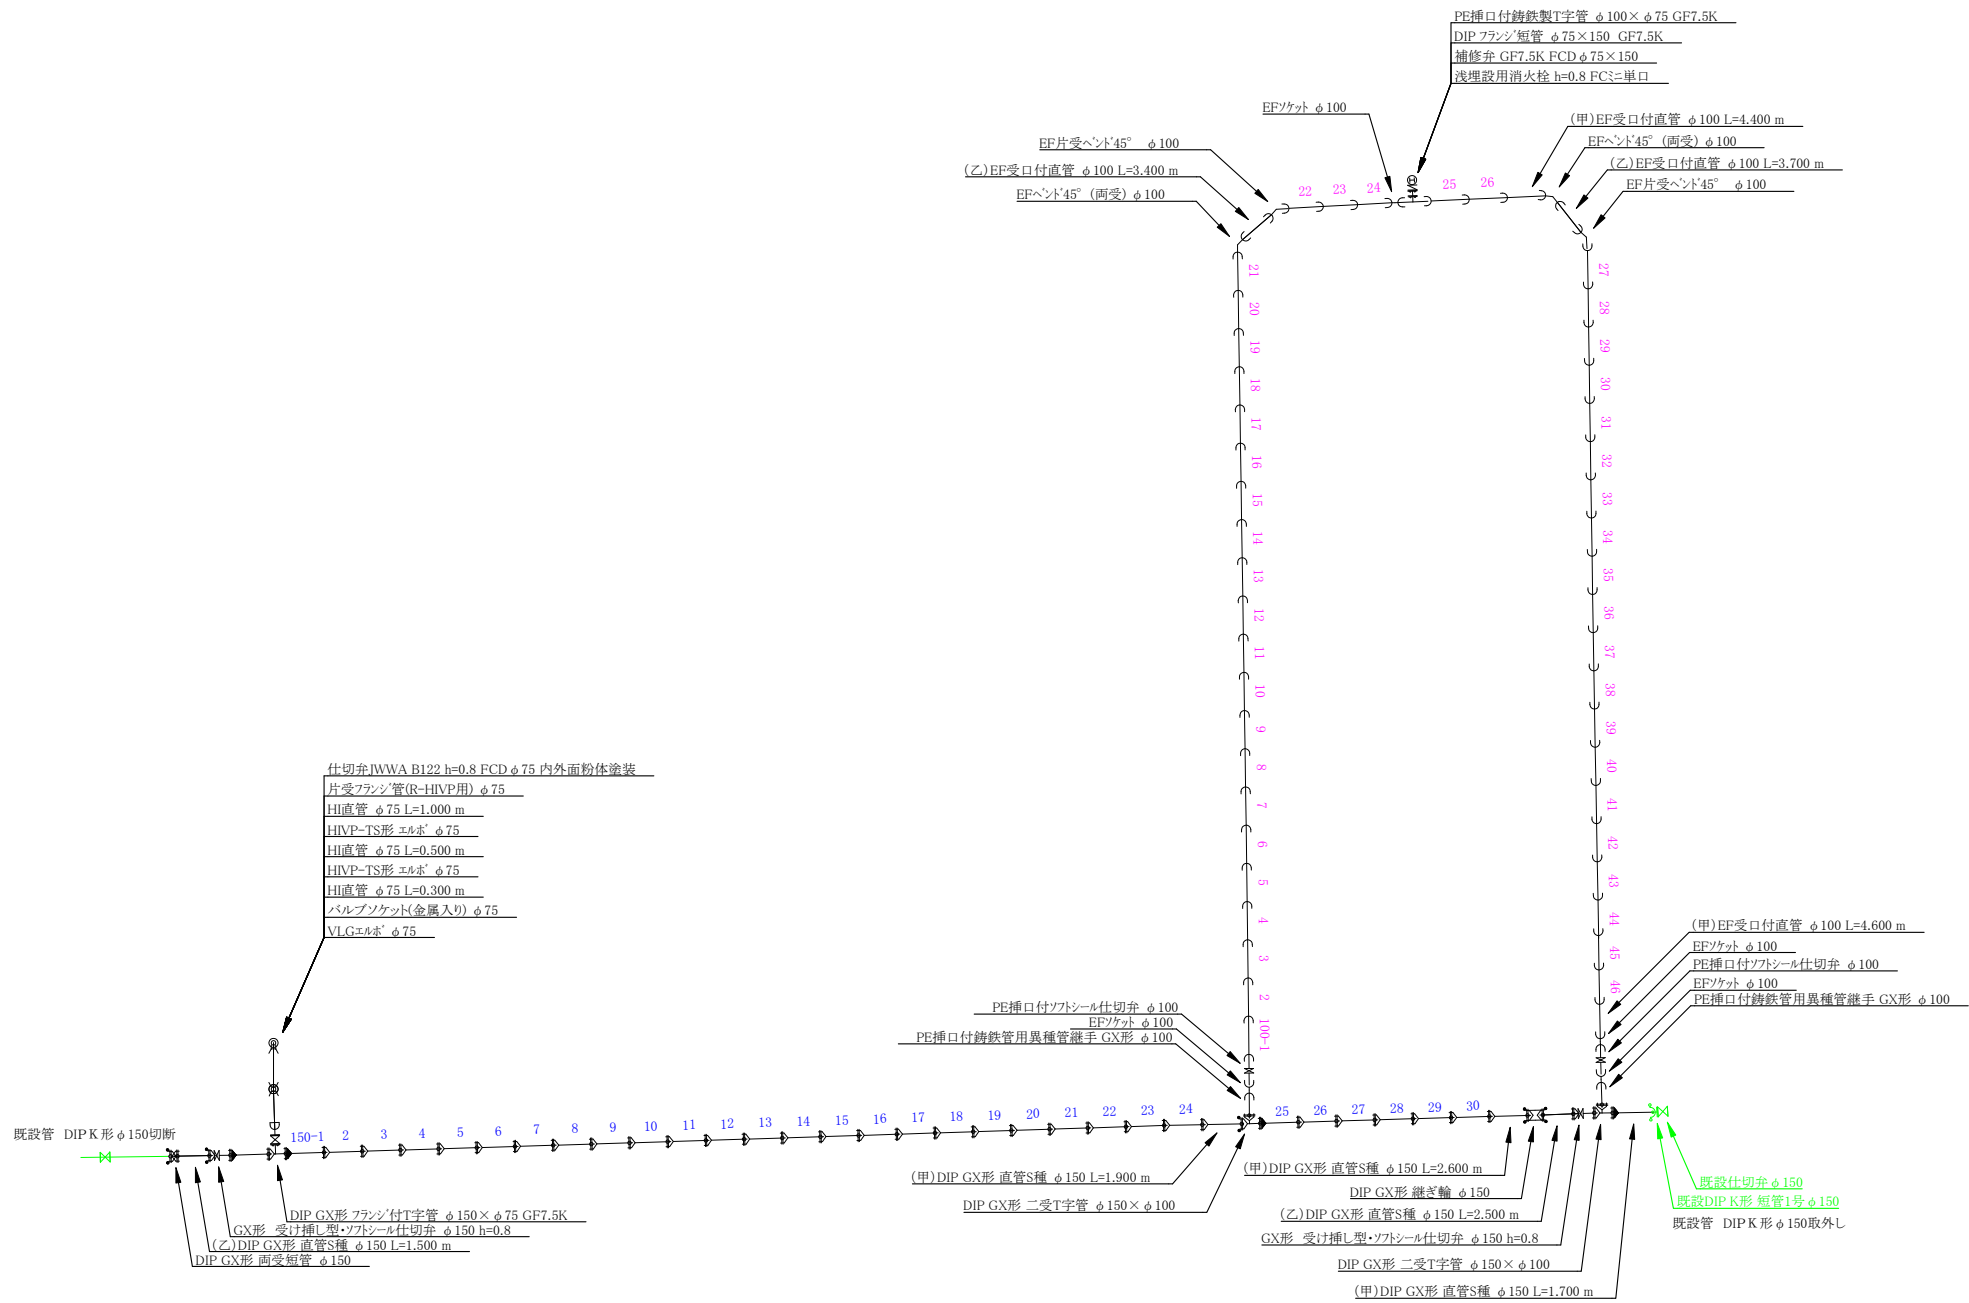

施 工 年 度	令和7年度		
工 事 名	配水管布設替工事青葉台(第2工区)		
工 事 場 所	大和郡山市 小南町他 地内		
図 面 種 類	配管詳細図	縮 尺	No Scale
作 製	令和7年8月	図 番	3/3
奈良県広域水道企業団大和郡山事務所工務課			