

仮 設 平 面 図 S=1:500

③PE ø 40 管路延長 L= 25.8 m

15

01 土工延長 L= 5.0 m ①VLG φ 75 管路延長 L= 226.2 m

②PE φ 40 管路延長 L= 29.3 m

19

18

16

仮設ゲートハルプ 6 75

13


10

区設取出し 6 75(既設 レンより) 仮設ケートパルフ 6 75

土 工 断 面 図 S=1:20




01: 仮設VLG φ 75(撤去) (掘削・埋戻し) 1/20

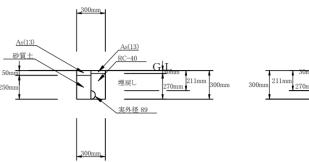


As(13)
RC-40
RM-30
RM-3

02: 仮設VLG φ 50 (布設) (掘削・埋戻し) 1/20


02: 仮設VLG φ 50(撤去) (掘削・埋戻し) 1/20

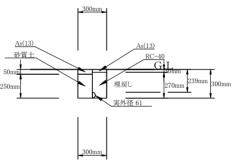


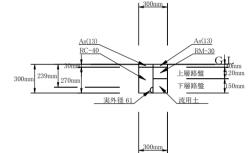

03: 仮設PE o 40(布設) (掘削・埋戻し) 1/20


03: 仮設PE o 40(撤去) (掘削・埋戻し) 1/20

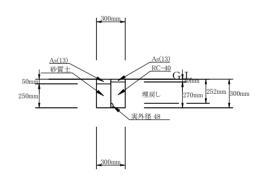


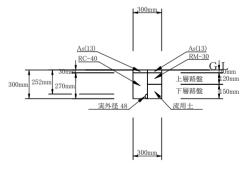

04: 仮設PE φ 20 (掘削・埋戻し) 1/20

04: 仮設PE φ 20(撤去) (掘削・埋戻し) 1/20

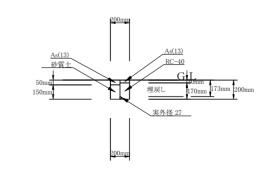

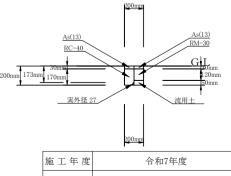

工	事 名	配水管布設替工事矢田山町(第2工区)			
工事	場所	大和郡山市 矢田山町 地内			
図面	1種類	仮設平面図 土工断面図	縮尺	1/500 1/20	
作	製	令和 7年 8月	図番	1/4	
奈良県広域水道企業団大和郡山事務所					


	02 土工延長 L= 31.1 m
	⑦VLG φ 50 管路延長 L= 123.8 m
01 土工延長 L= 61.7 m	
⑥VLG φ 75 管路延長 L= 224.8	3 m



本 設 平 面 図 S=1:500




施工年度	令和7年度			
工事名	配水管布設替工事矢田山町(第2工区)			
工事場所	大和郡山市 矢田山町 地内			
図面種類	本設平面図	縮尺	1/500	
作 製	令和 7年 8月	図番	2/4	
奈良県広域水道企業団大和郡山事務所				

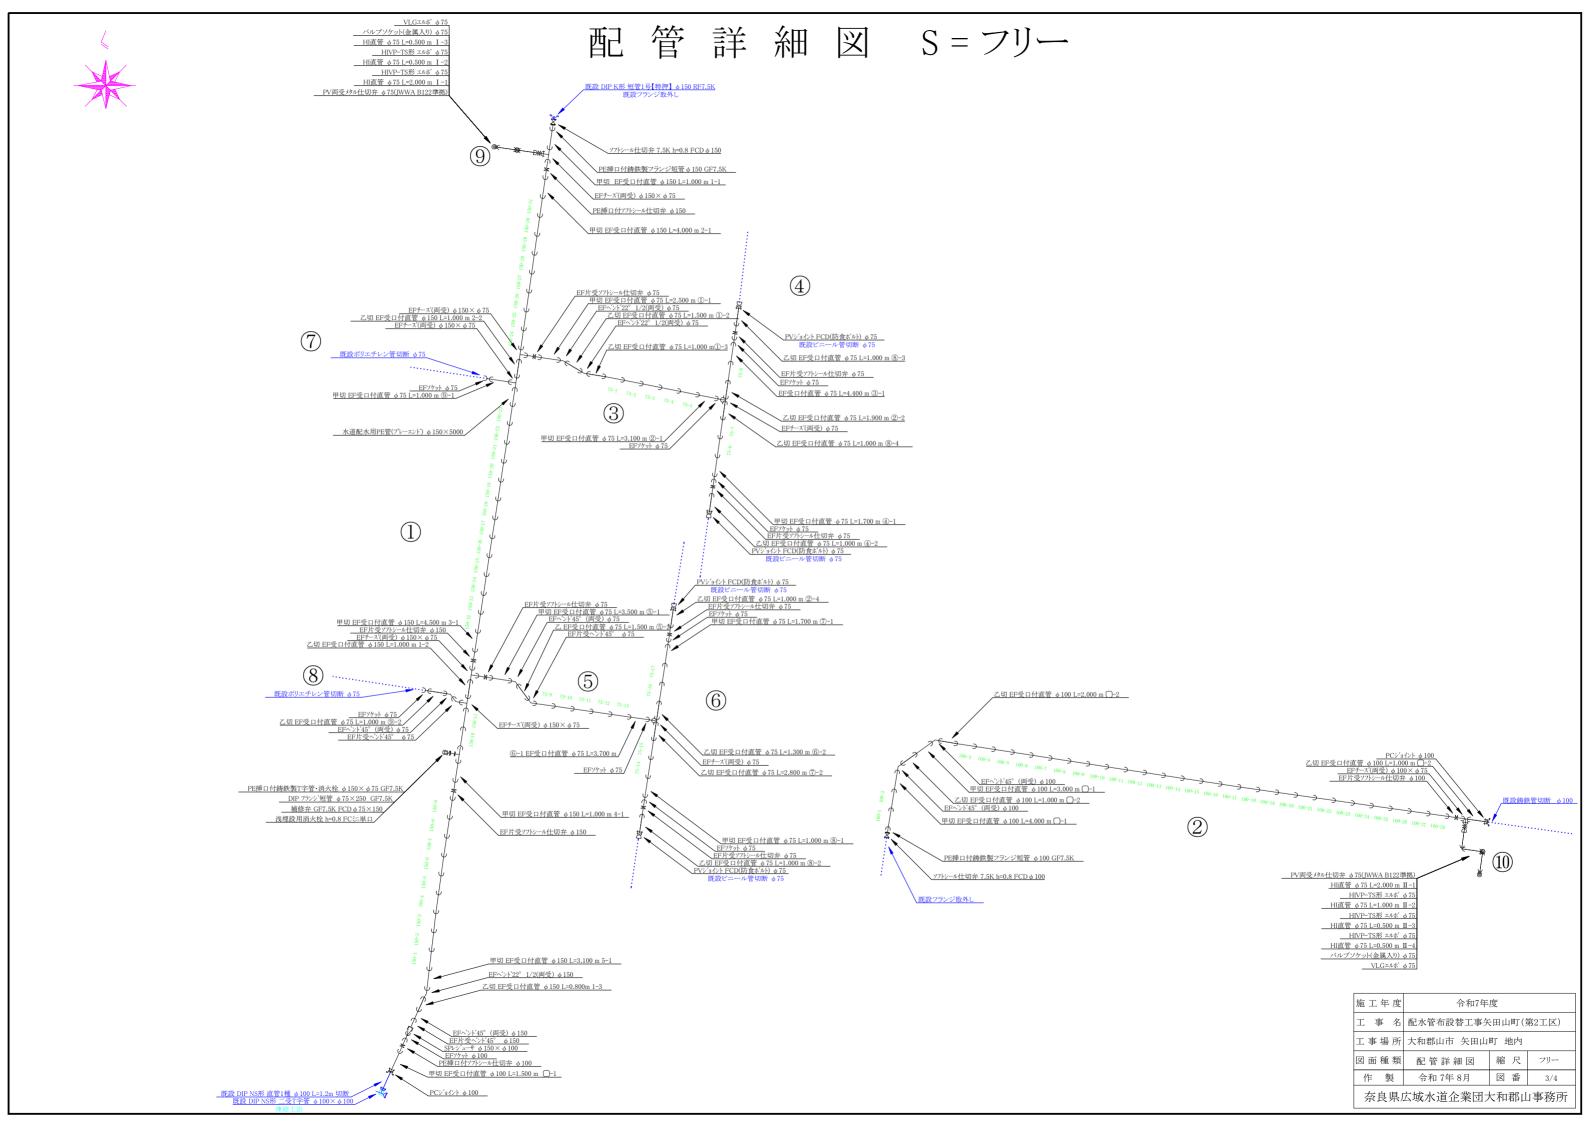


土 工 断 面 図 S=1:20


01: PE φ 150 (掘削・埋戻し) 1/20

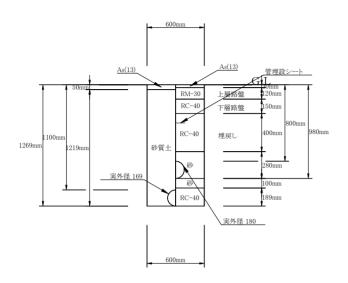


04: PE φ 75 (掘削・埋戻し) 1/20

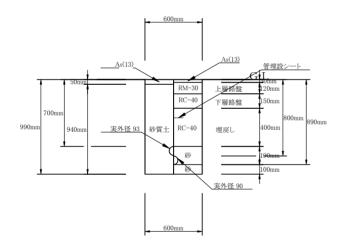


07: ドレンンHIVP (掘削・埋戻し) 1/20

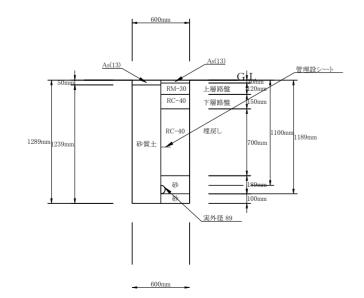


02: PE φ 100 (掘削・埋戻し) 1/20

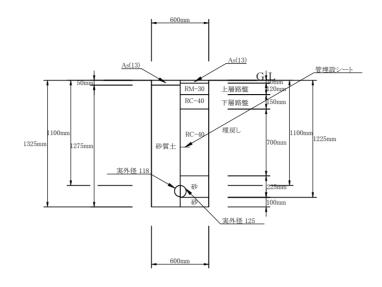


05: PE φ 75 (掘削・埋戻し) 1/20

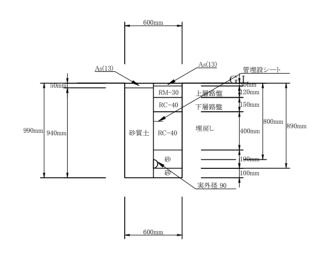

03: PE φ 75 (掘削・埋戻し) 1/20

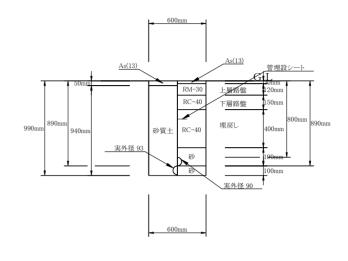

06: ドレンHIVP (掘削・埋戻し) 1/20

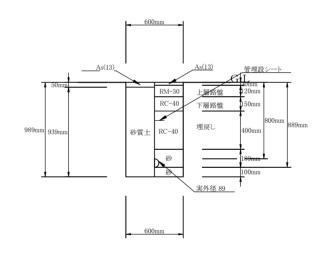

施工年度	令和7年度		
工事名	配水管布設替工事矢田山町(第2工区)		
工事場所	大和郡山市 矢田山町 地内		
図面種類	土工断面図	縮尺	1/20
作製	令和 7年 8月	図番	4/4
奈良県広域水道企業団大和郡山事務所			