


仮 設 平 面 図 S=1:500





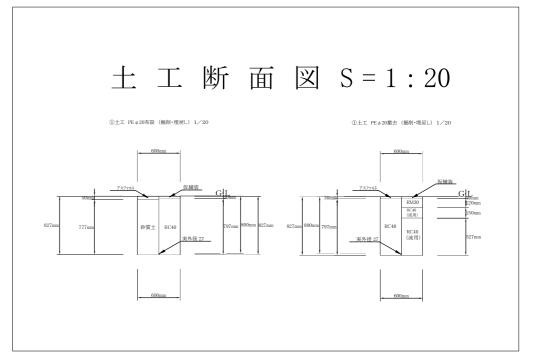

施工年度	令和7年度		
工事名	配水管布設替工事山田町(第1工区)		
工事場所	大和郡山市 山田町 地内		
図面種類	仮設平面図、土工断面図	縮尺	図示
作製	令和7年8月	図番	1/3
奈良県広域水道企業団大和郡山事務所工務課			







施工年度

図面種類

令和7年度

縮尺図示

図番


工 事 名 配水管布設替工事山田町(第1工区) 工事場所 大和郡山市 山田町 地内

令和7年8月

奈良県広域水道企業団大和郡山事務所工務課






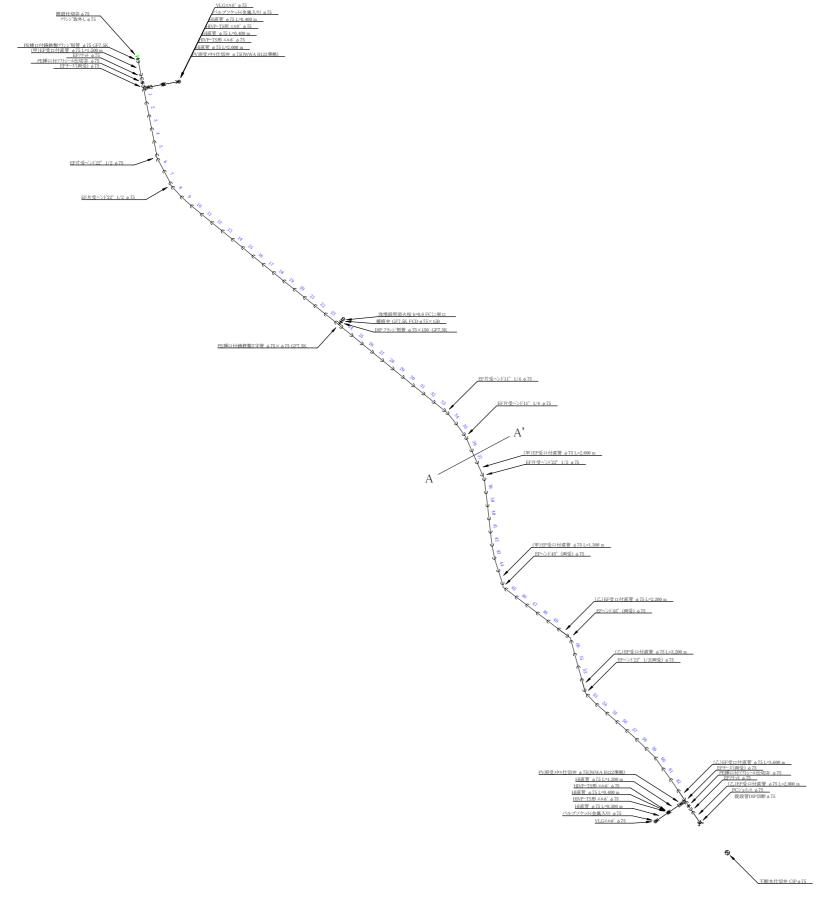

土 工 断 面 図 S=1:20

①土工 EF-PEP φ 75 (掘削・埋戻し) 1/20 搬去DIP φ 75

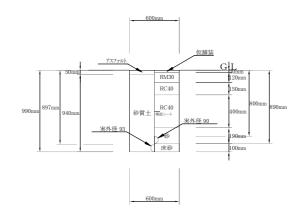

施工年度	令和7年度		
工事名	配水管布設替工事山田町(第1工区)		
工事場所	大和郡山市 山田町 地内		
図面種類	配管詳細図、土工断面図	縮尺	図示
作製	令和7年8月	図番	3/3
奈良県広域水道企業団大和郡山事務所工務調			