




仮設平面図 S = 1 : 500


土工断面図 S = 1 : 20




02:仮設 そのA 01: VLGφ75 布設（掘削・埋戻し） 1／20

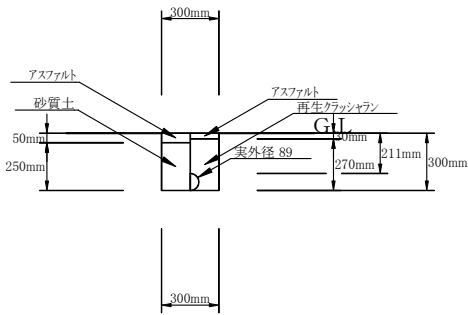


02:仮設 そのA 02: VLGφ75 撤去（掘削・埋戻し） 1／20

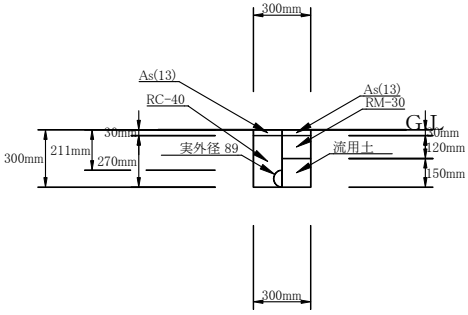

02:仮設 そのA 03: VLGφ50 布設（掘削・埋戻し） 1／20

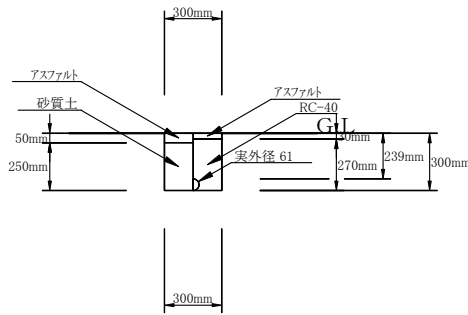

02:仮設 そのA 04: VLGφ50 撤去（掘削・埋戻し） 1／20

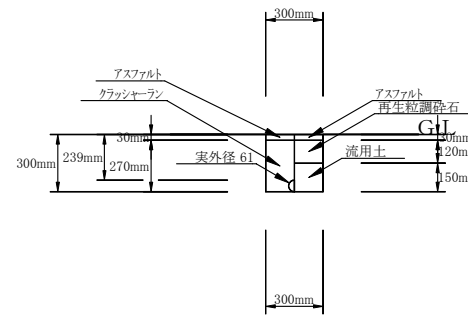

|                   |                   |    |       |
|-------------------|-------------------|----|-------|
| 施工年度              | 令和7年度             |    |       |
| 工事名               | 配水管布設替工事小泉町(第1工区) |    |       |
| 工事場所              | 大和郡山市 小泉町 地内      |    |       |
| 図面種類              | 仮設平面図             | 縮尺 | 1/500 |
| 作製                | 令和7年8月            | 図番 | 1/3   |
| 奈良県広域水道企業団大和郡山事務所 |                   |    |       |



# 本 設 平 面 図 S = 1 : 500




|                   |                   |     |       |
|-------------------|-------------------|-----|-------|
| 施 工 年 度           | 令和7年度             |     |       |
| 工 事 名             | 配水管布設替工事小泉町(第1工区) |     |       |
| 工 事 場 所           | 大和郡山市 小泉町 地内      |     |       |
| 図 面 種 類           | 本設平面図             | 縮 尺 | 1/500 |
| 作 製               | 令和 7年 8月          | 図 番 | 2/3   |
| 奈良県広域水道企業団大和郡山事務所 |                   |     |       |



配管詳細図 S = フリー

①

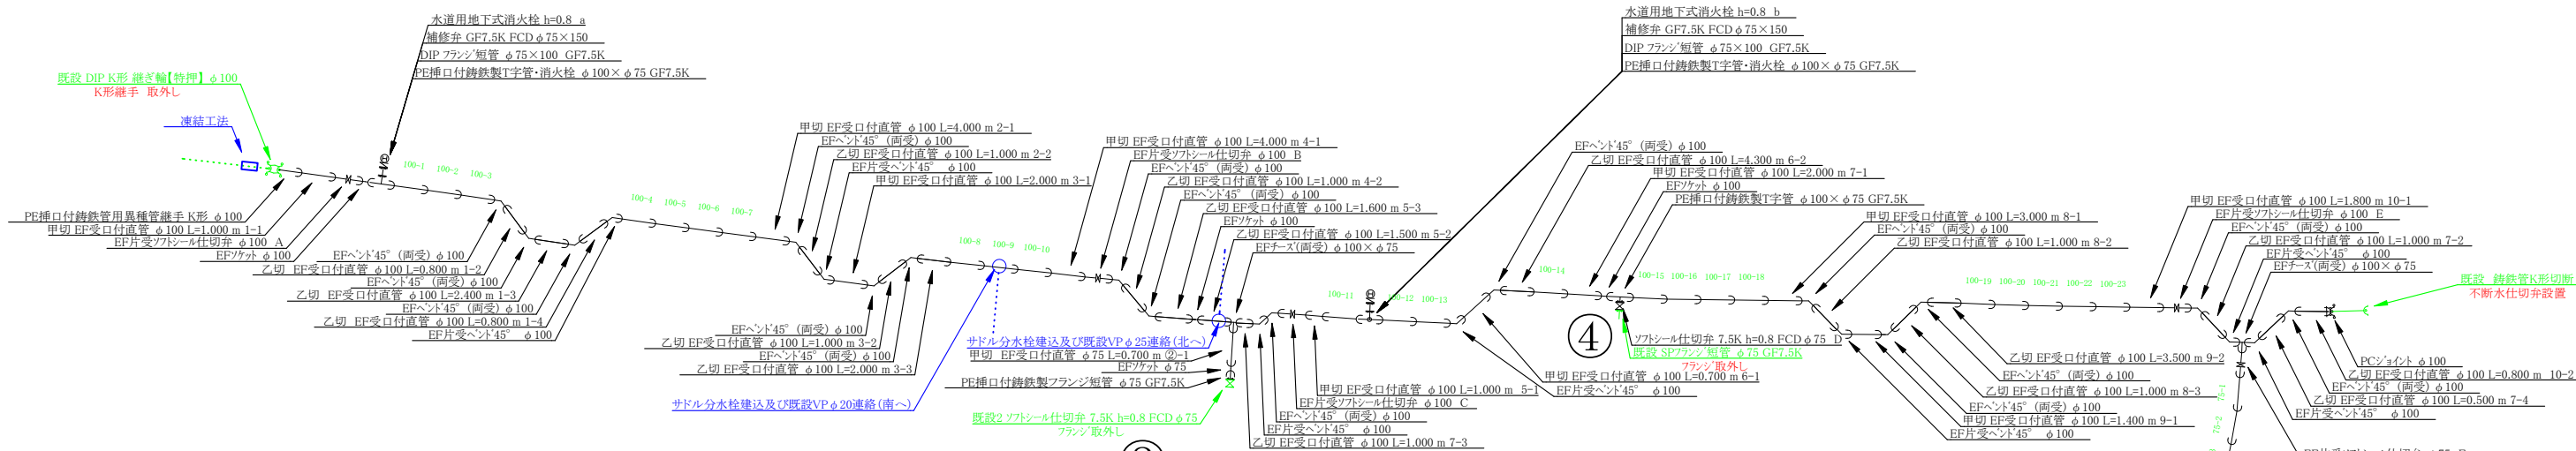

③

④

②




⑤

土工断面図 S = 1 : 20

01: PE φ100 (掘削・埋戻し) 1/20

02: PE φ75 (掘削・埋戻し) 1/20

03: HIVP φ75 (掘削・埋戻し) 1/20

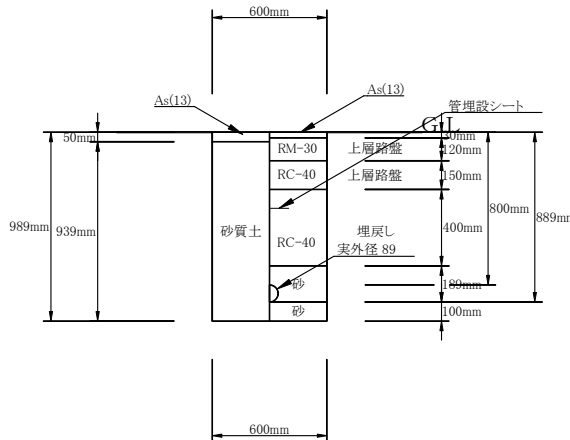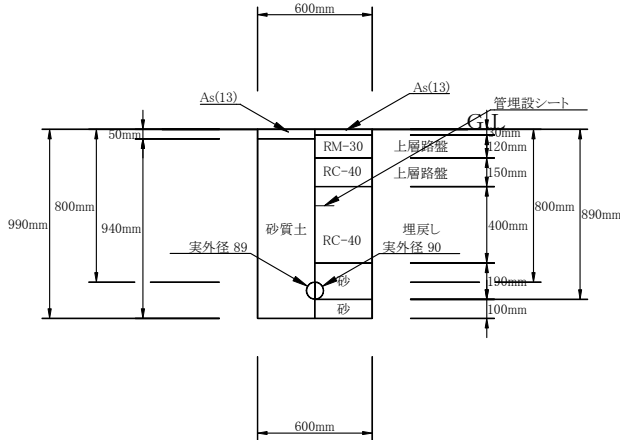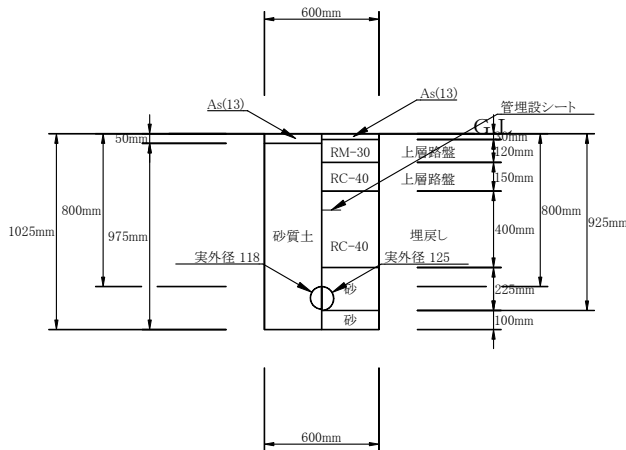

|                   |                   |    |             |
|-------------------|-------------------|----|-------------|
| 施工年度              | 令和7年度             |    |             |
| 工事名               | 配水管布設替工事小泉町(第1工区) |    |             |
| 工事場所              | 大和郡山市 小泉町 地内      |    |             |
| 図面種類              | 配管詳細図<br>土工断面図    | 縮尺 | フリー<br>1/20 |
| 作製                | 令和7年8月            | 図番 | 3/3         |
| 奈良県広域水道企業団大和郡山事務所 |                   |    |             |