




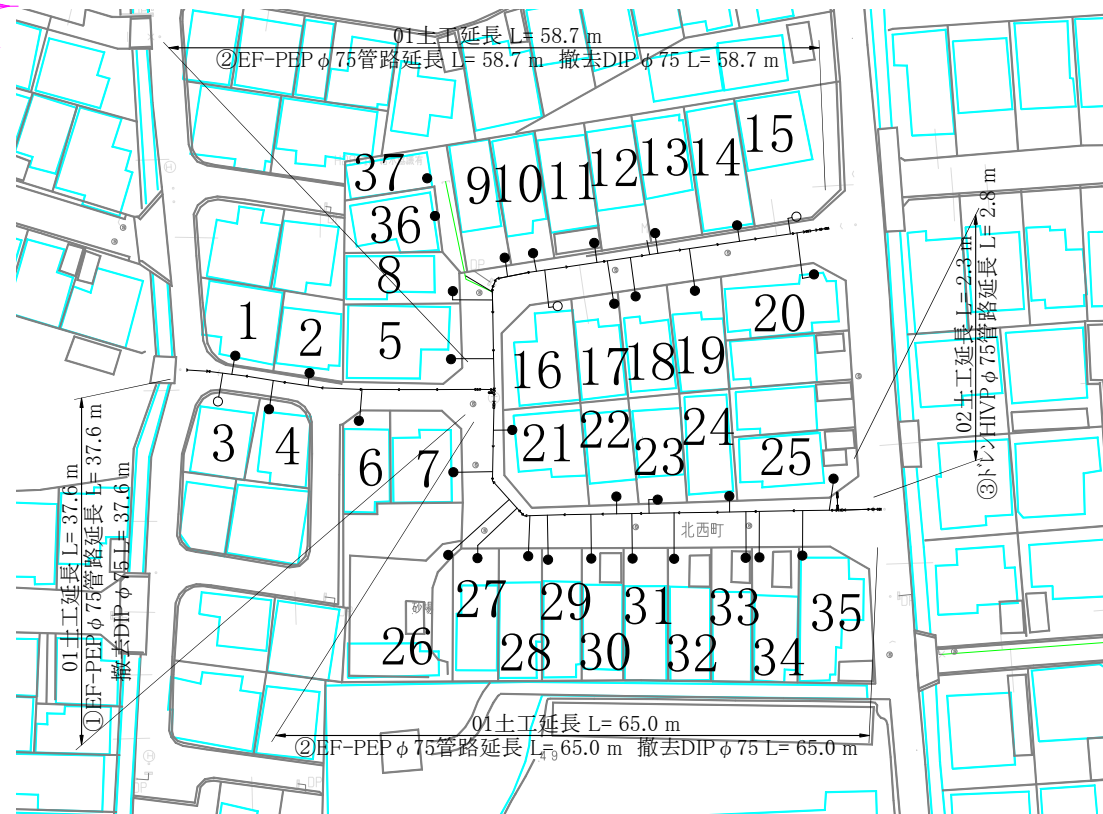

05:本設 そのA 01: EF-PEPφ75 (掘削・埋戻し) 1/20

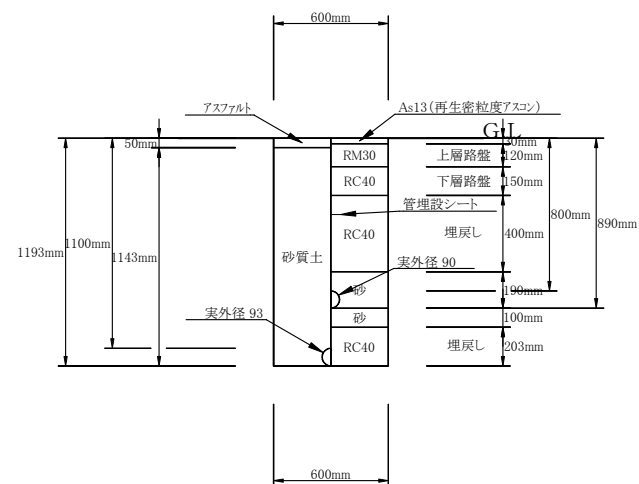

05:本設 そのA 02:トレンHVPφ75 (掘削・埋戻し) 1/20

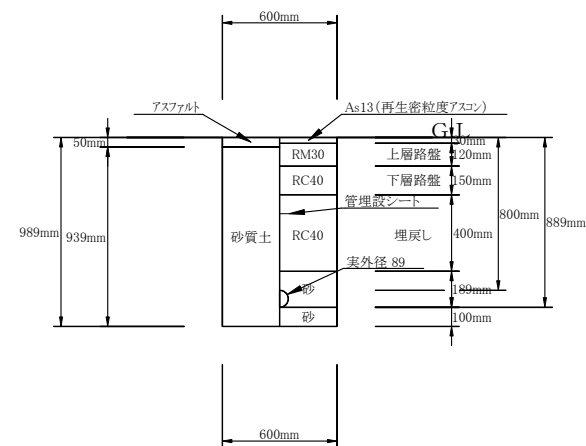

施工年度	令和XX年度		
工事名	配水管布設替工事小林町(第1工区) そのA、そのB		
工事場所	大和郡山市 小林町他 地内		
図面種類	本設平面図 配管詳細図	縮尺	図示
作製	令和7年8月日	図番	2/2
奈良県広域水道企業団大和郡山事務所工務課			