


仮 設 平 面 図 S=1:500




仮 設 土 工 断 面 図 S=1:20

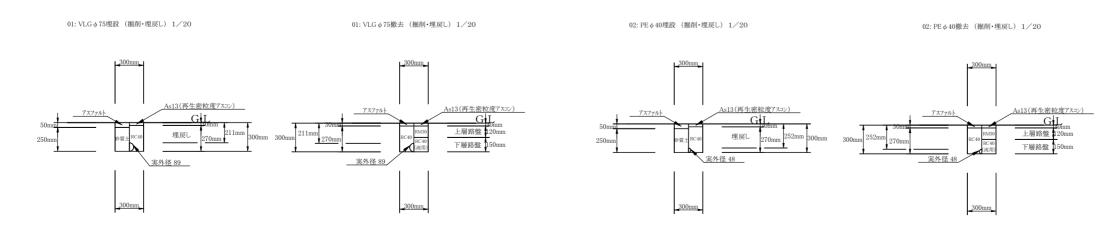

施工年度	令和7年度		
工事名	配水管布設替工事松		2工区) :のA、そのI
工事場所	大和郡山市 小泉町	地内	
図面種類	仮設平面図 仮設土工断面図	縮尺	1/500 1/20
作 製	令和 7年 9月 日	図番	1/3
奈良県広城	或水道企業団大和和	邯山事務	所工務課



本 設 平 面 図 S=1:500

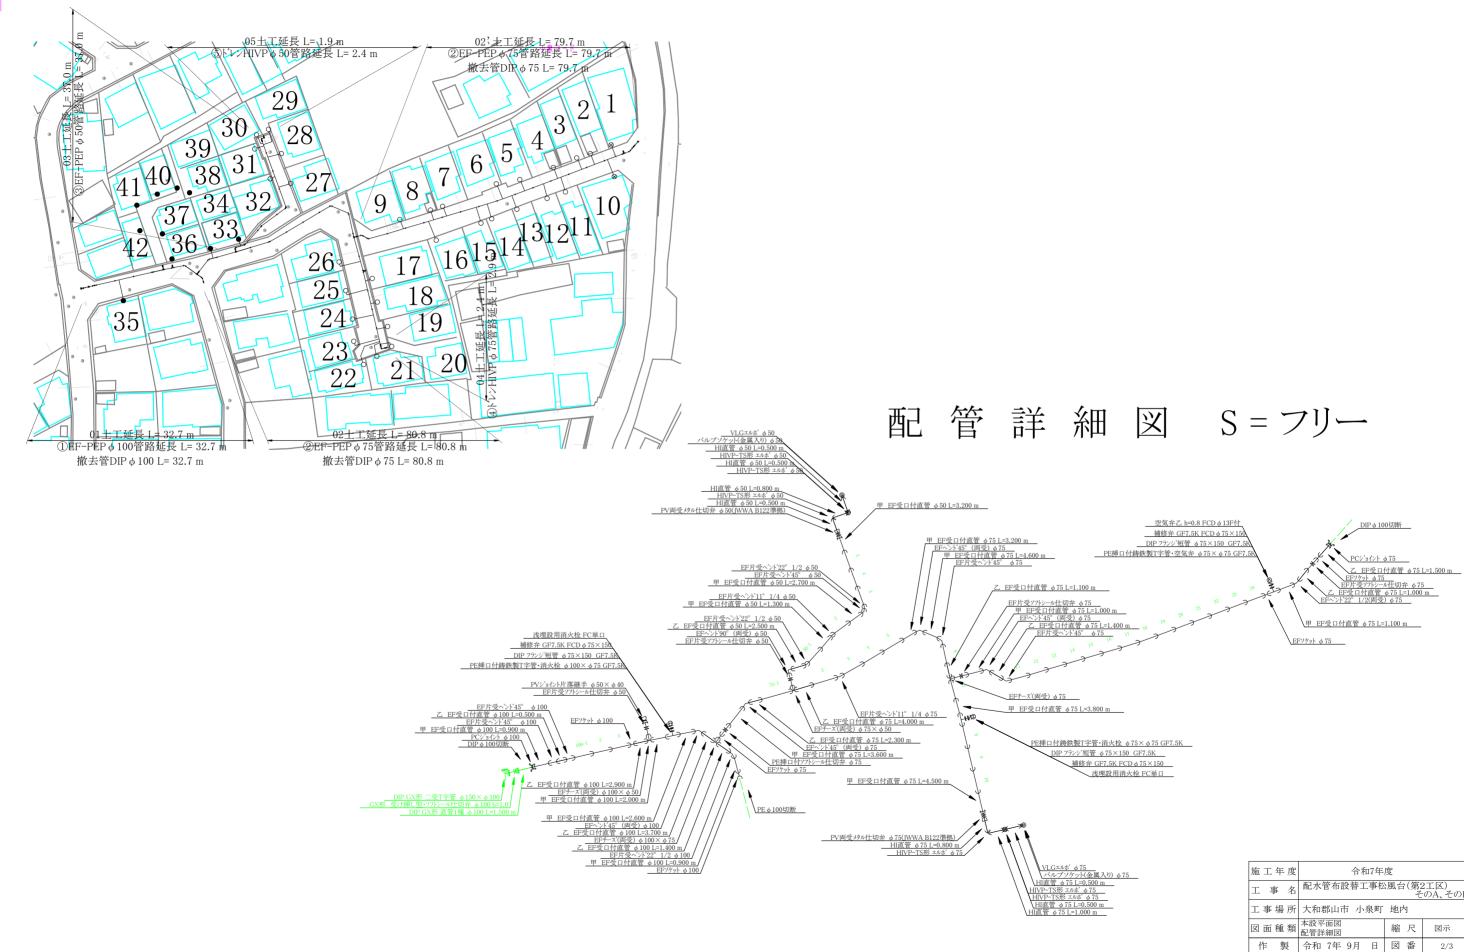


奈良県広域水道企業団大和郡山事務所工務課




本 設 土 工 断 面 図 S=1:20


01: EF-PEP φ 100 (掘削・埋戻し) 1/20

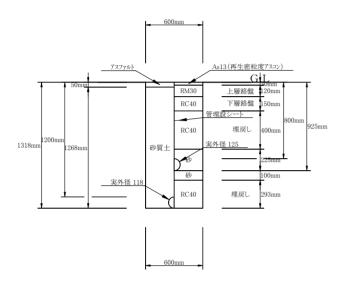


02: EF-PEP φ 75 (掘削・埋戻し) 1/20

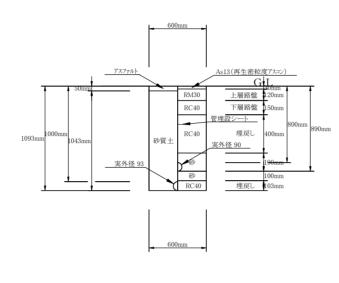


02': EF-PEP φ 75 (掘削・埋戻し) 1/20

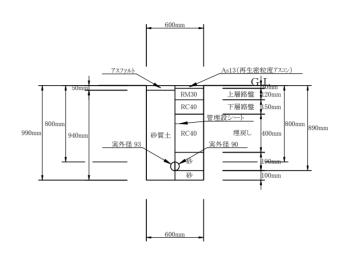


03: EF-PEP φ 50 (掘削・埋戻し) 1/20

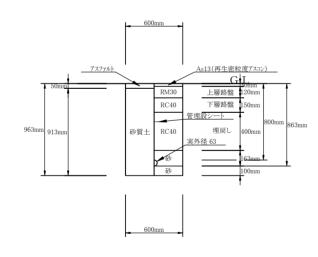

04: ドレンHIVP φ 75 (掘削・埋戻し) 1/20

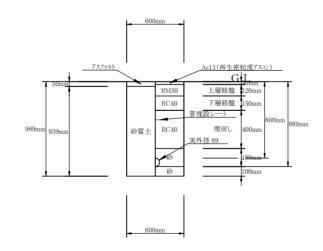

05: ドレンHIVP φ 50 (掘削・埋戻し) 1/20

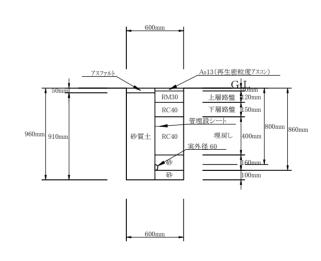

施工年度	令和7年度		
工事名	配水管布設替工事权	:風台(第2 そ	2工区) :のA、そのB
工事場所	大和郡山市 小泉町	地内	
図面種類	本設土工断面図	縮尺	1/20
作 製	令和 7年 9月 日	図番	3/3
奈良県広域水道企業団大和郡山事務所工務課			