






平面図 S = 1 : 500



施 工 年 度	令和7年度		
工 事 名	配水管撤去工事 筒井駅東(第1工区)		
工 事 場 所	大和郡山市 筒井町地内		
図 面 種 類	平面図	縮 尺	1/500
作 製	令和 年 月 日	図 番	1/2
奈良県広域水道企業団大和郡山事務所			

土工断面図 S = 1／20

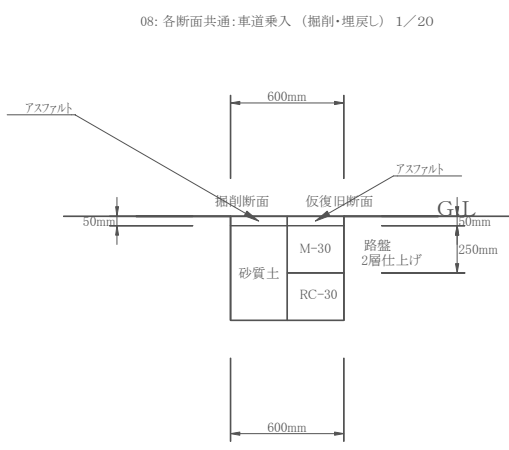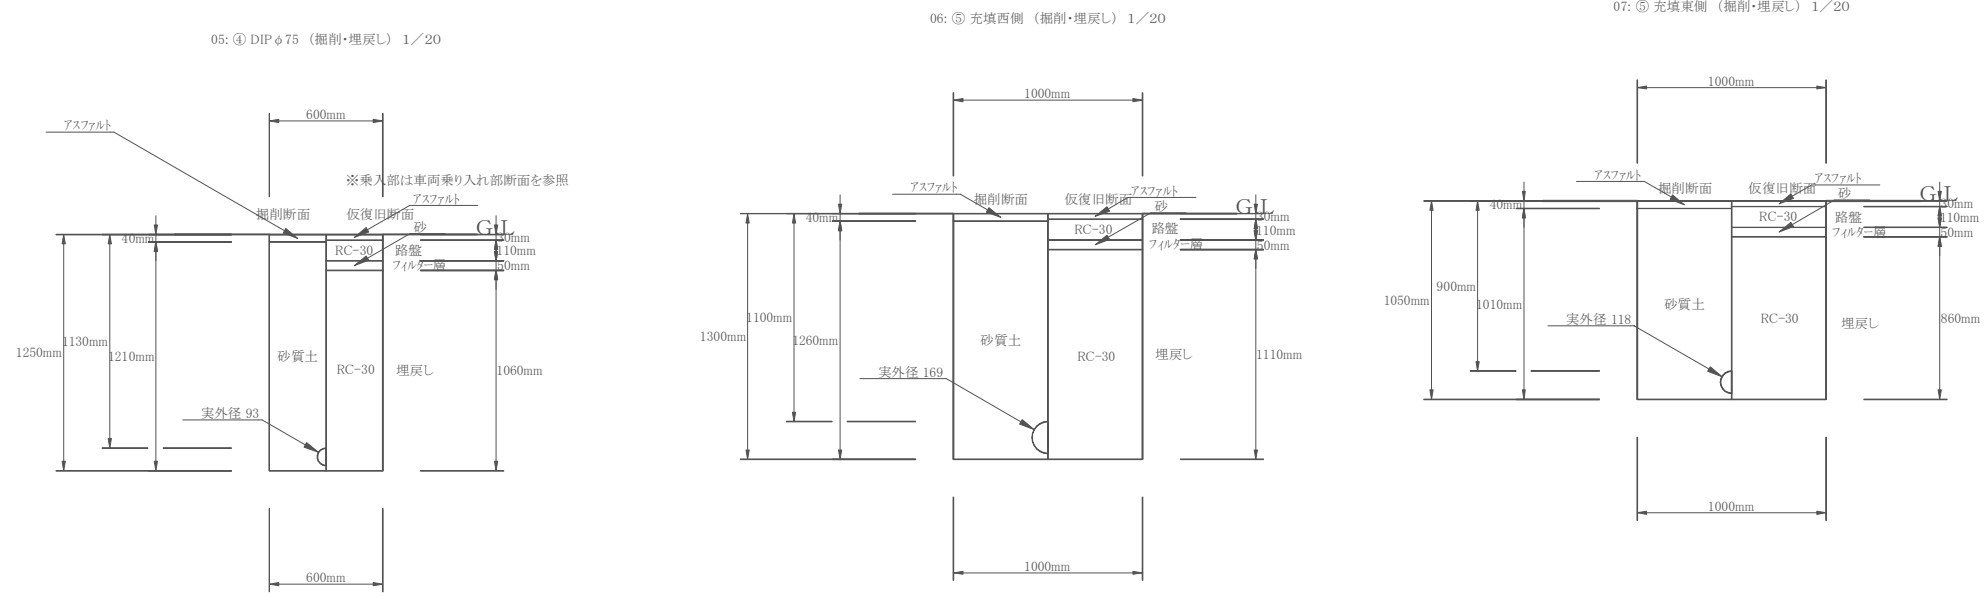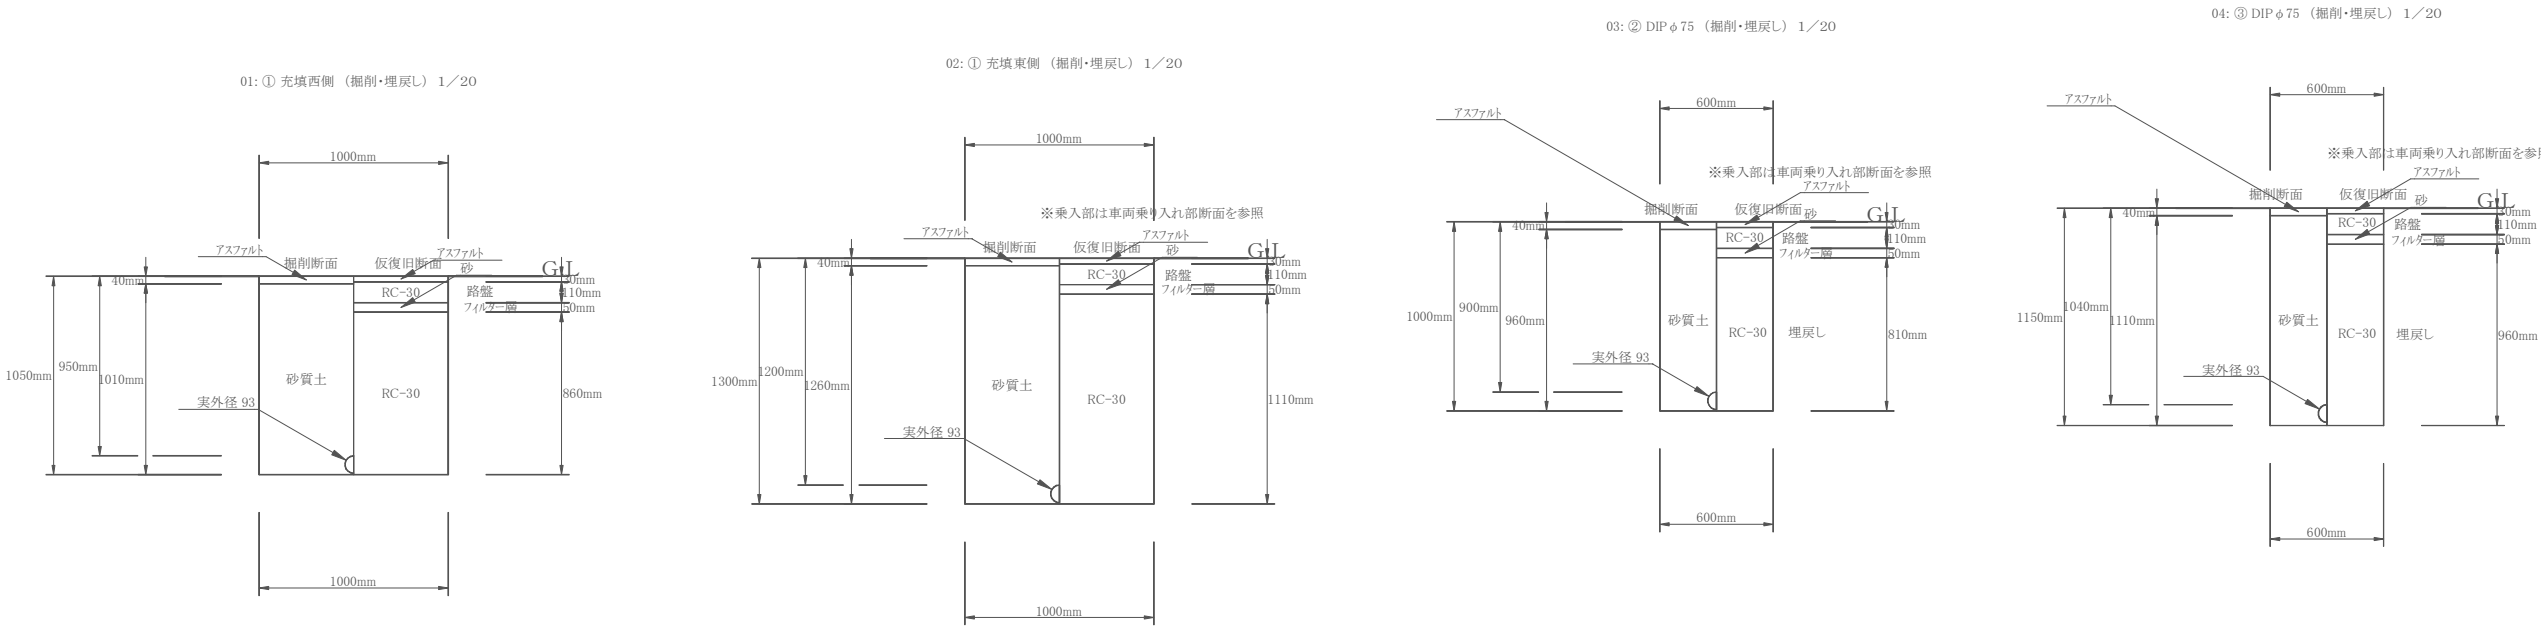

施工年度	令和7年度		
工事名	配水管撤去工事 筒井駅東(第1工区)		
工事場所	大和郡山市 筒井町地内		
図面種類	断面図	縮尺	1/20
作製	令和 年 月 日	図番	2/2
奈良県広域水道企業団大和郡山事務所			