

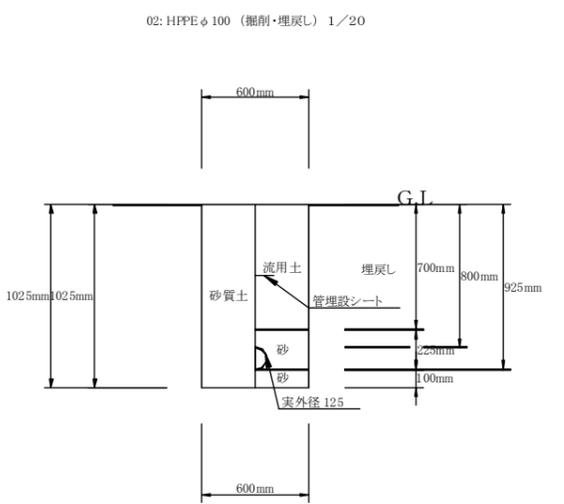
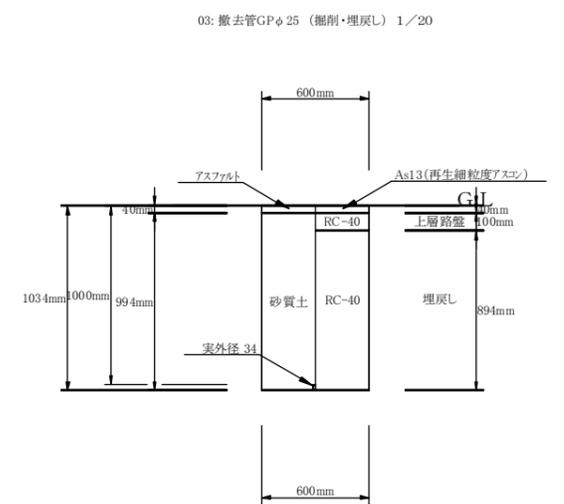


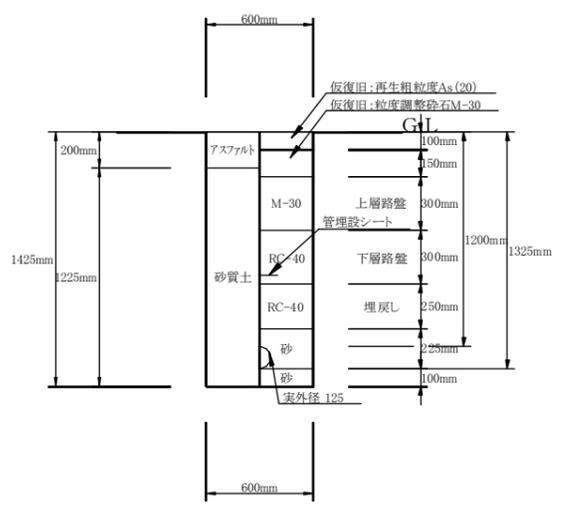


平面図 1 S = 1 : 500

土工断面図 1 S = 1 : 20

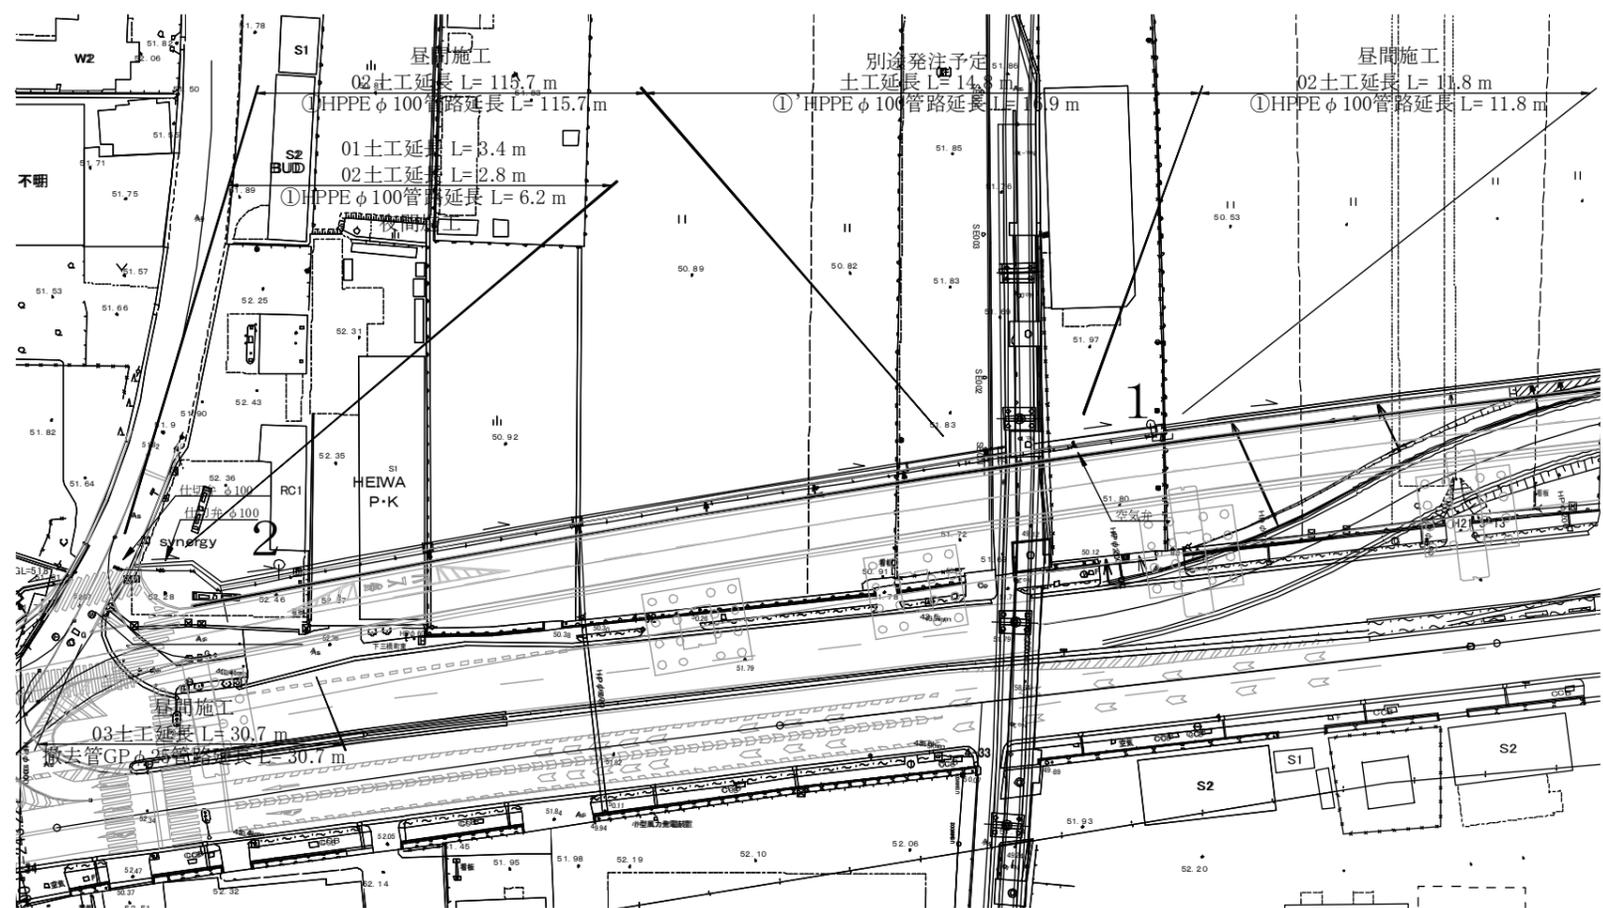

配管詳細図 1 S = フリー

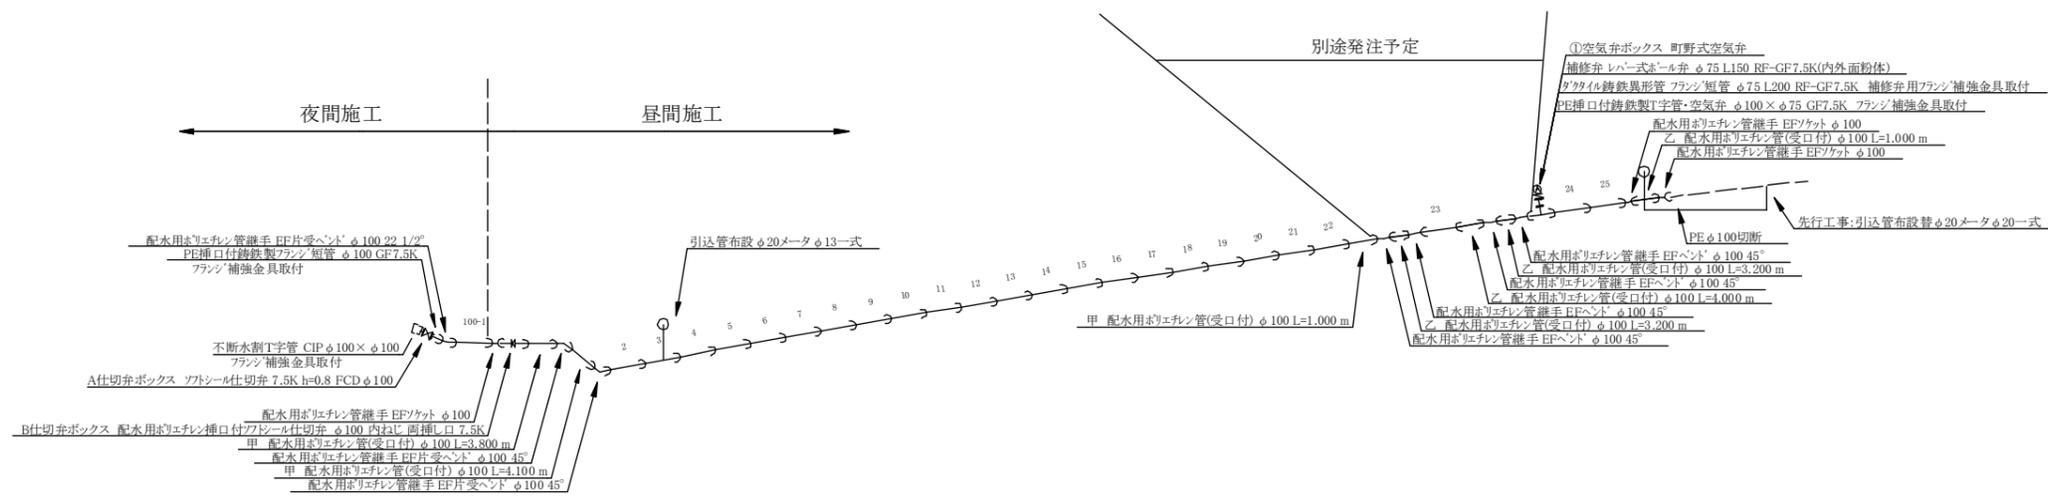

施工年度	令和7年度	
工事名	大和北道路工事に伴う配水管布設工事 下三橋町(第2工区)	
工事場所	大和郡山市 下三橋町 地内	
図面種類	平面図1配管詳細図1 土工断面図1	縮尺 図示
作製	令和8年1月日	図番 1/1
奈良県広域水道企業団大和郡山事務所工務課		