



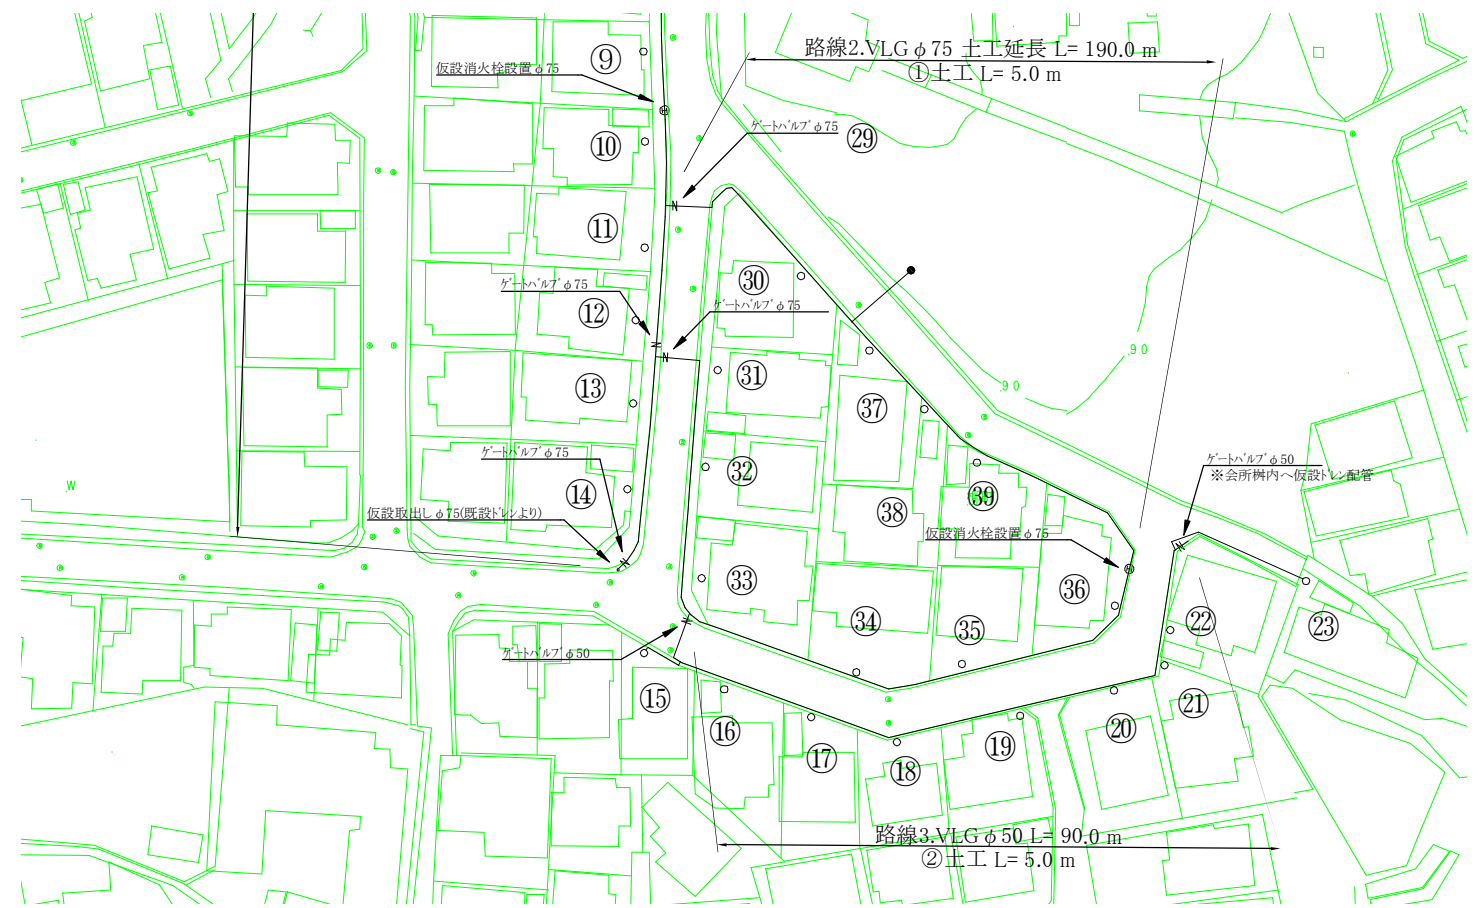


仮設平面図 S = 1 : 500

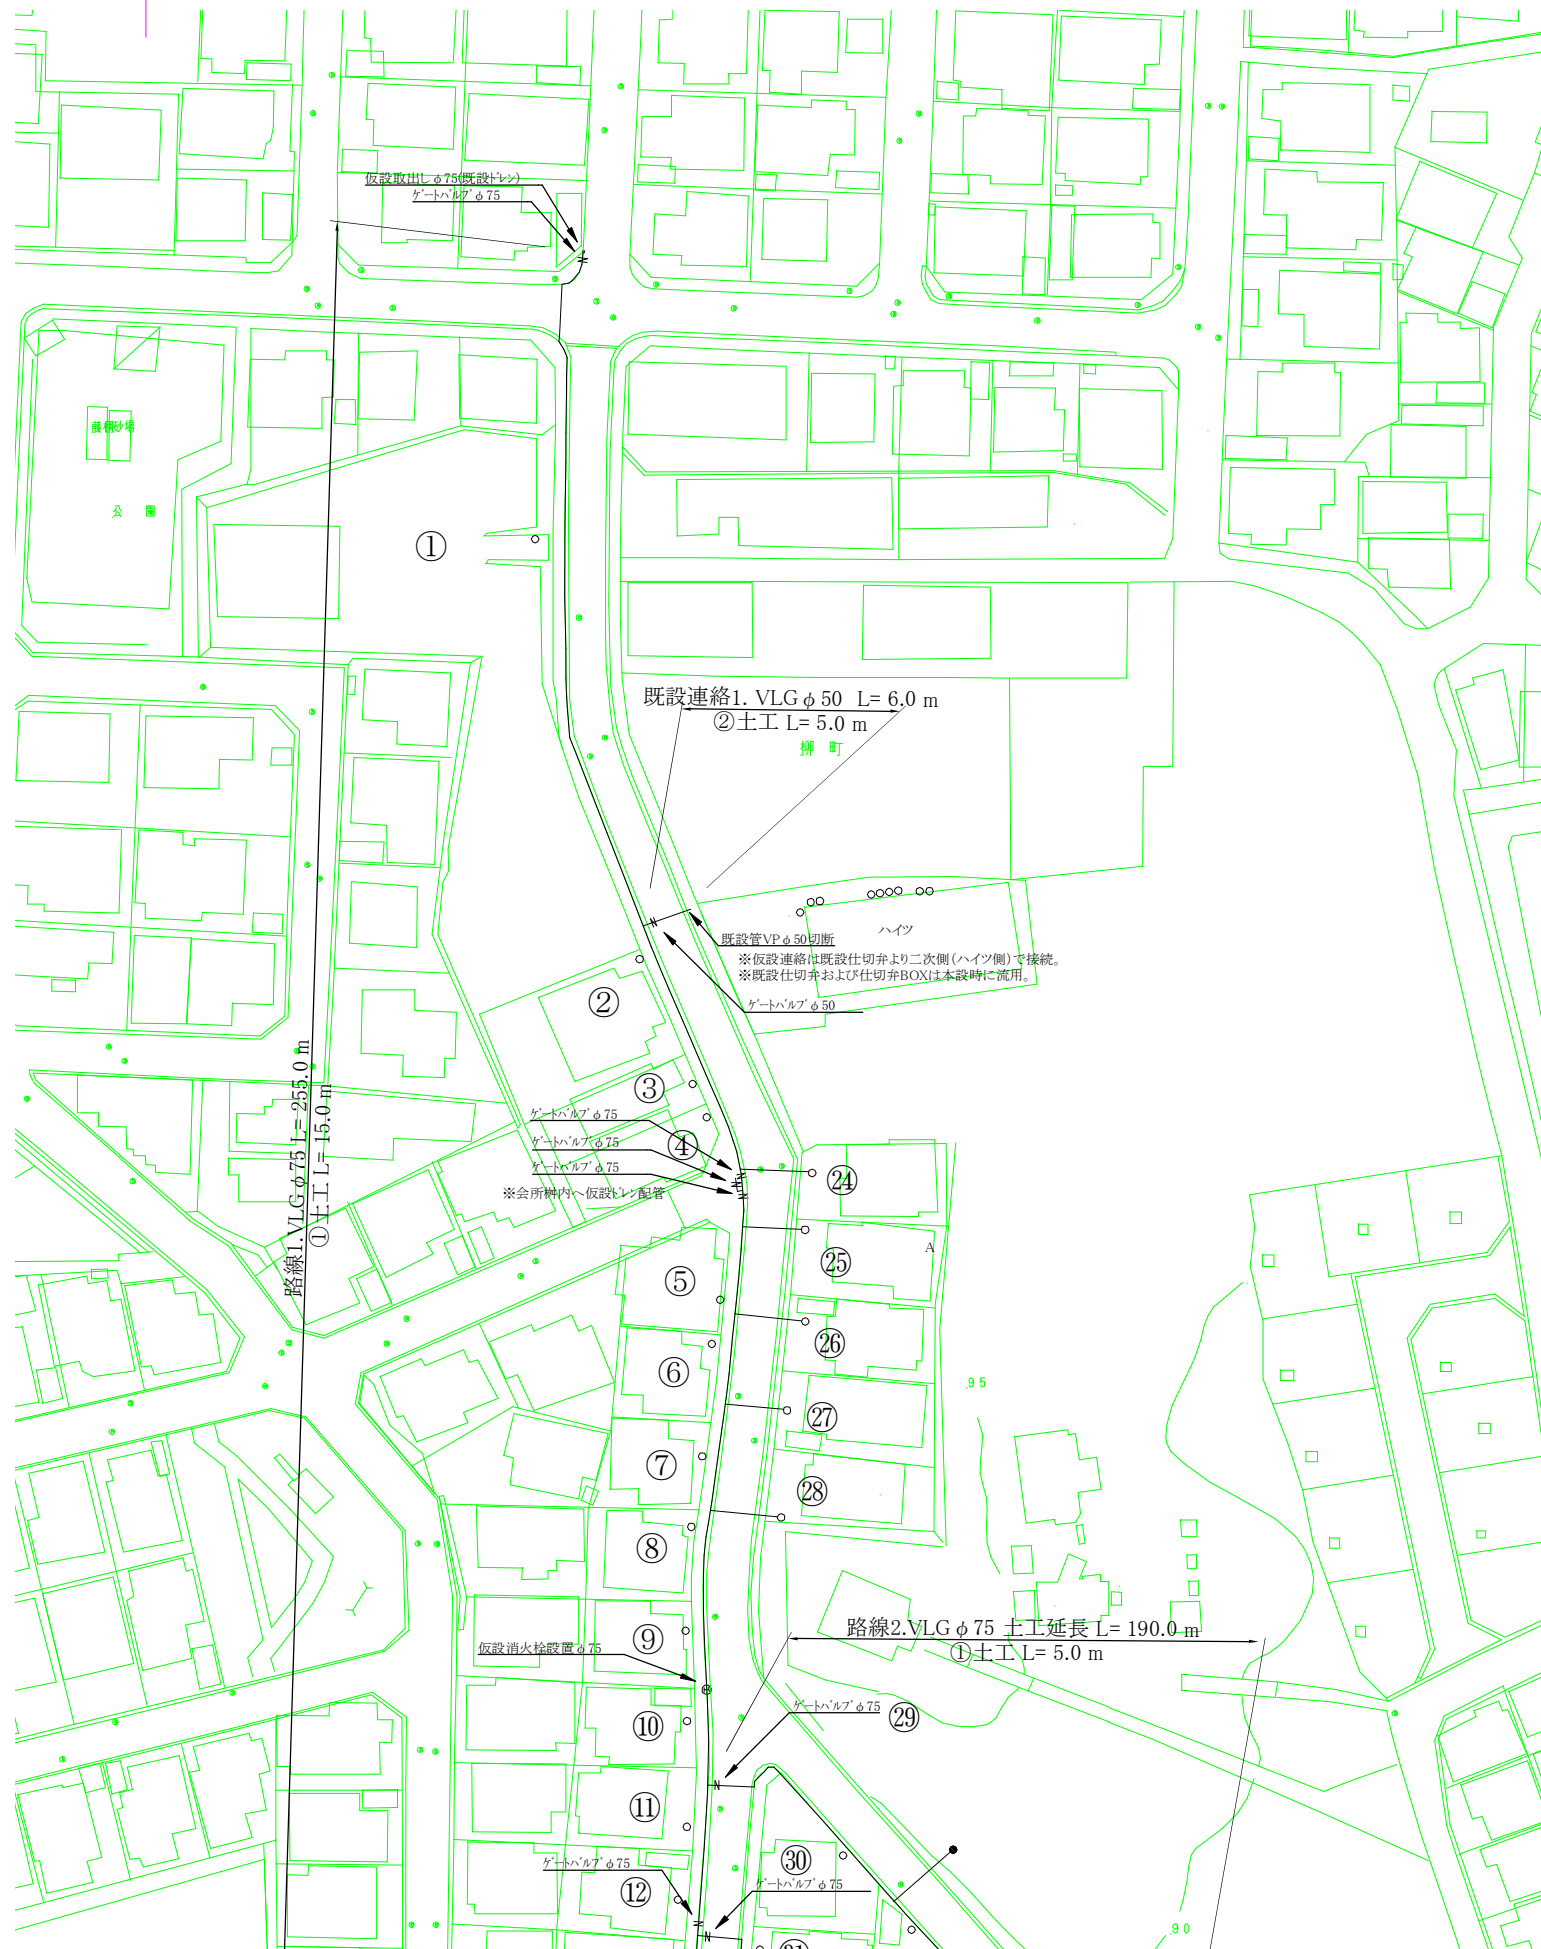


土工断面図 S = 1 : 20


①土工(路線1、2) 仮設VLGφ75埋設 (掘削・埋戻し) 1/20

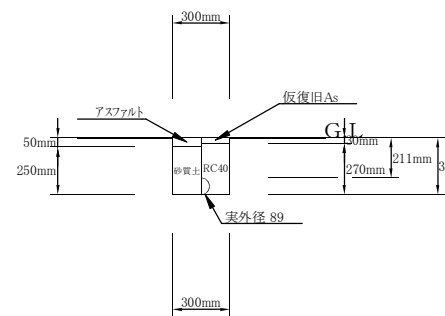


①土工(路線1、2) 仮設VLGφ75撤去 (掘削・埋戻し) 1/20

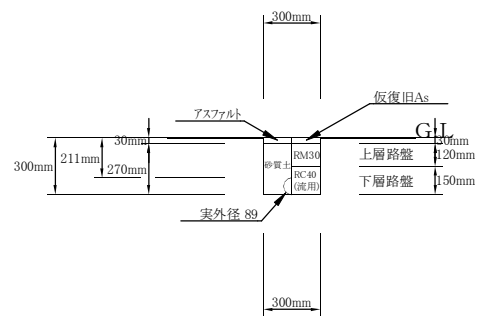

②土工(路線3、既設連絡1) 仮設VLGφ50埋設 (掘削・埋戻し) 1/20

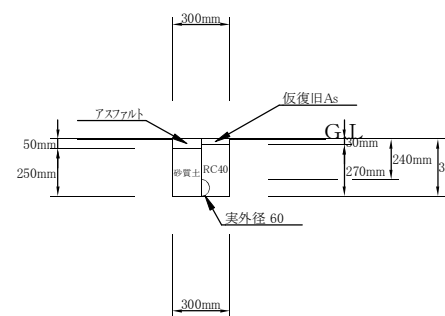


②土工(路線3、既設連絡1) 仮設VLGφ50撤去 (掘削・埋戻し) 1/20

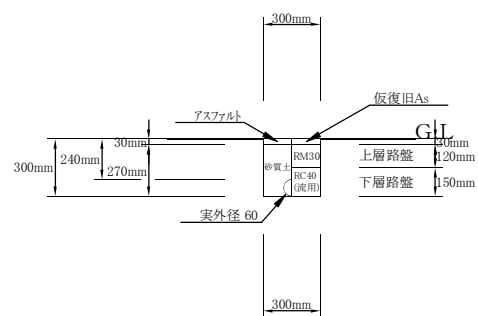


施工年度	令和8年度
工事番号	02-R7KH4-039
工事名	配水管布設替工事三井城の台(第1工区)
工事場所	大和郡山市 城町他 地内
図面種類	仮設平面図、土工断面図 縮尺 図示
作製	令和8年5月 図番 1/3
奈良県広域水道企業団大和郡山事務所	

平面図 S = 1 : 500


土工断面図 S = 1 : 20

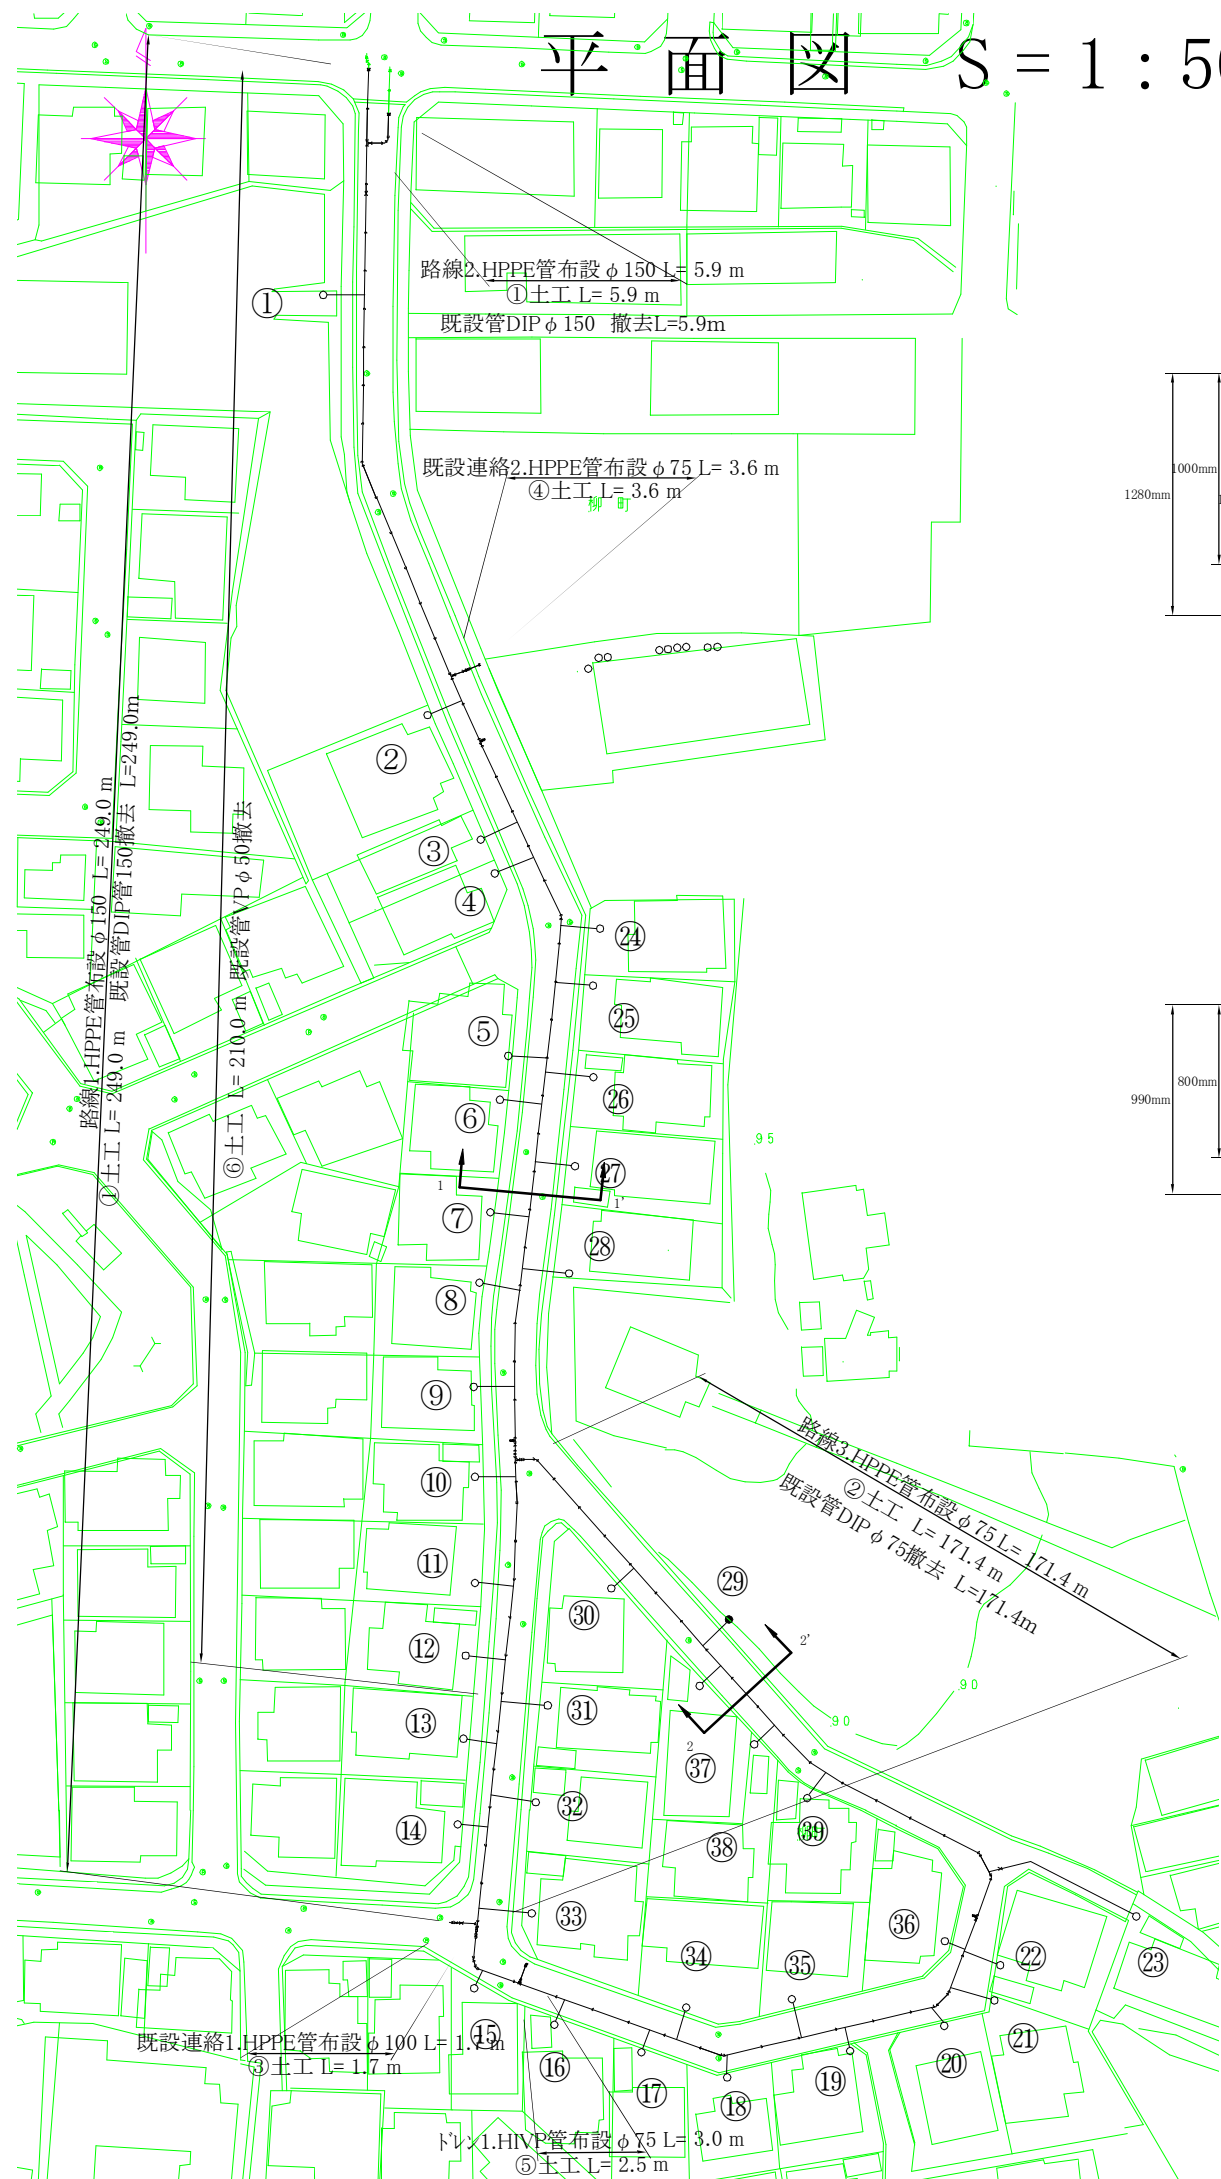


① 土工(路線1.2) HPPE管φ150布設(掘削・埋戻し) 1/20
撤去管DIPφ150

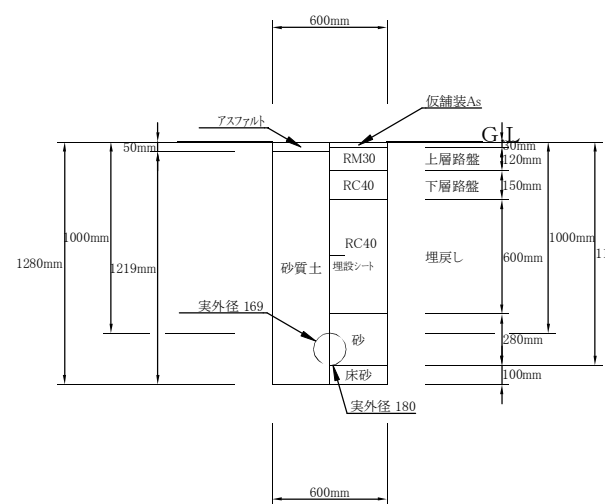


② 土工(路線3) HPPE管φ75布設(掘削・埋戻し) 1/20
撤去管 DIPφ75

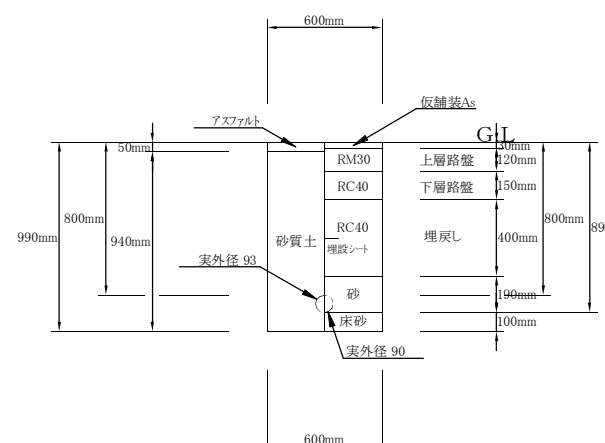


③ 土工(既設連絡1) HPPE管φ100布設(掘削・埋戻し) 1/20

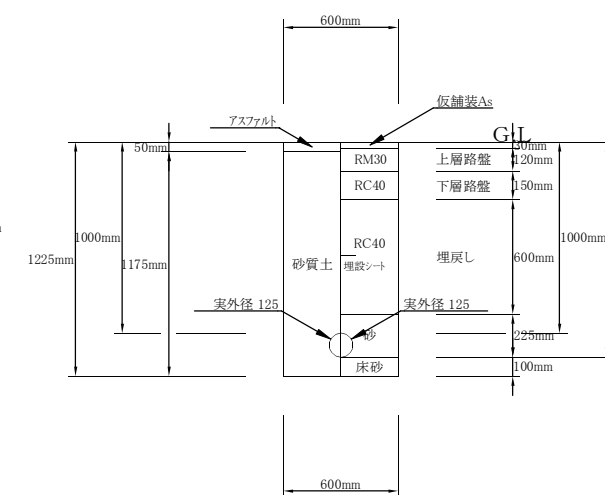


④ 土工(既設連絡2) HPPE管φ75布設(掘削・埋戻し) 1/20

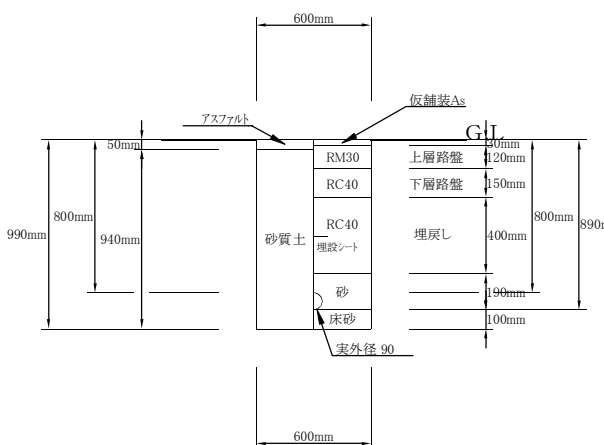


⑤ 土工(レソ) HIVP管φ75布設(掘削・埋戻し) 1/20

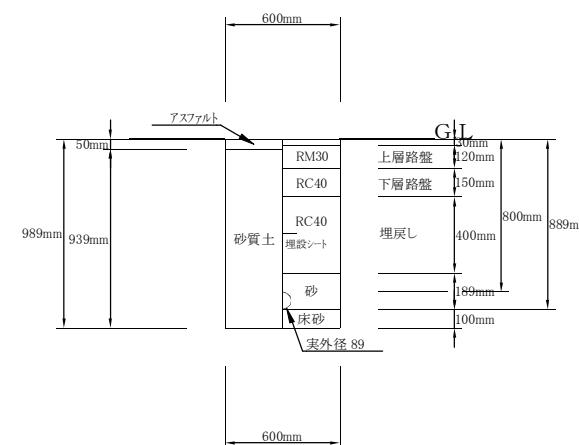

⑥ 土工(路線1-1) 既設管VPφ50 撤去部分(掘削・埋戻し) 1/20

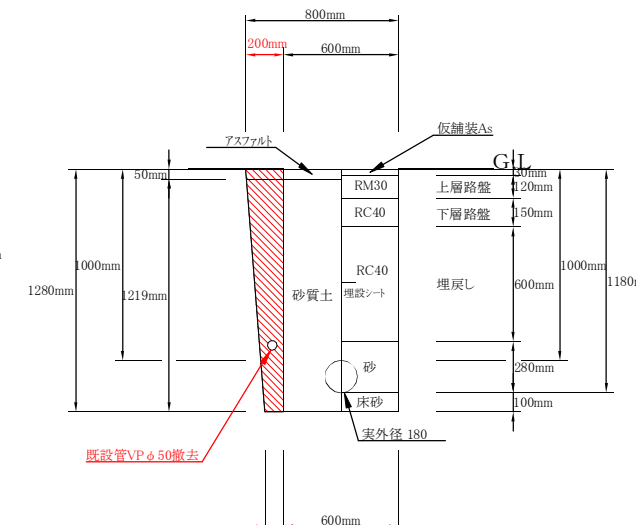

標準横断図 S = 1 : 20

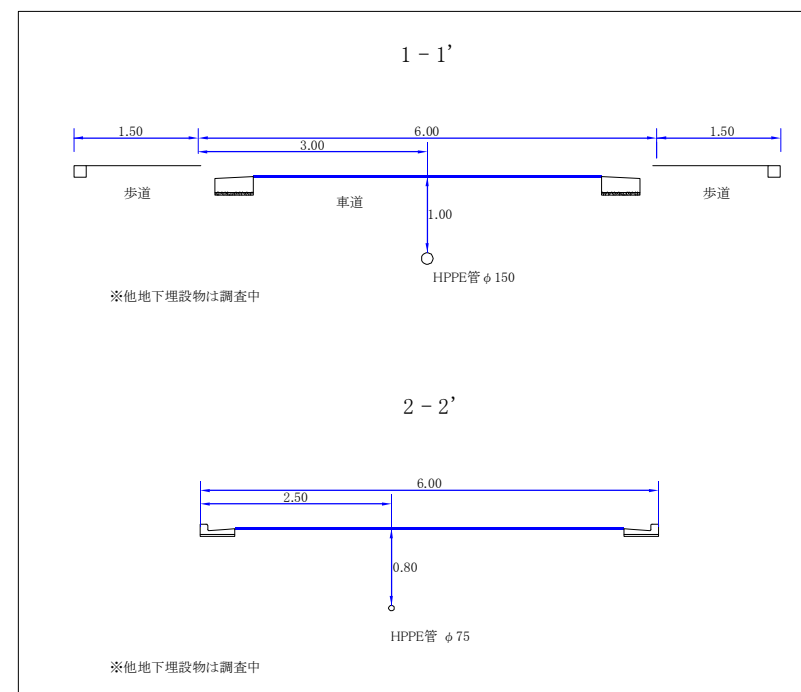

施工年度	令和8年度		
工事番号	02-R7KH4-039		
工事名	配水管布設替工事三井城の台(第1工区)		
工事場所	大和郡山市 城町他 地内		
図面種類	平面図、土工断面図	縮尺	図示
作製	令和8年5月	図番	2/3
奈良県広域水道企業団大和郡山事務所			

