



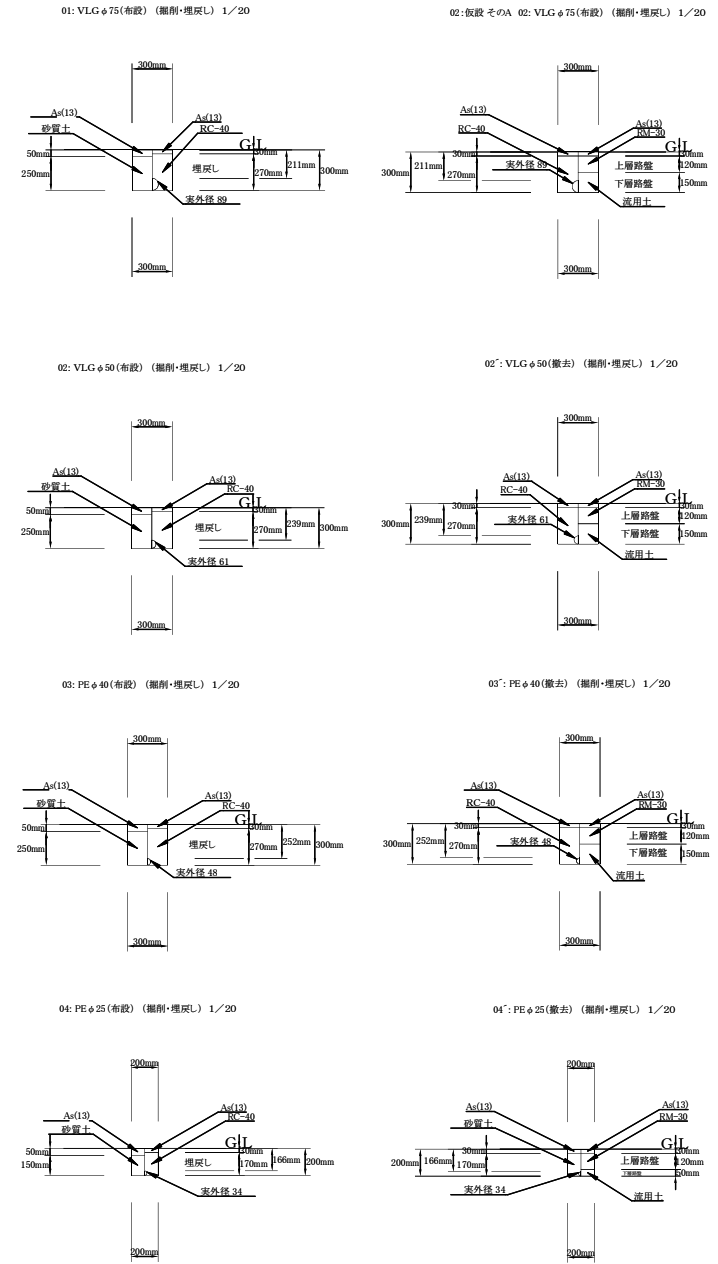

仮設平面図 S=1:500


土工断面図 S=1:20

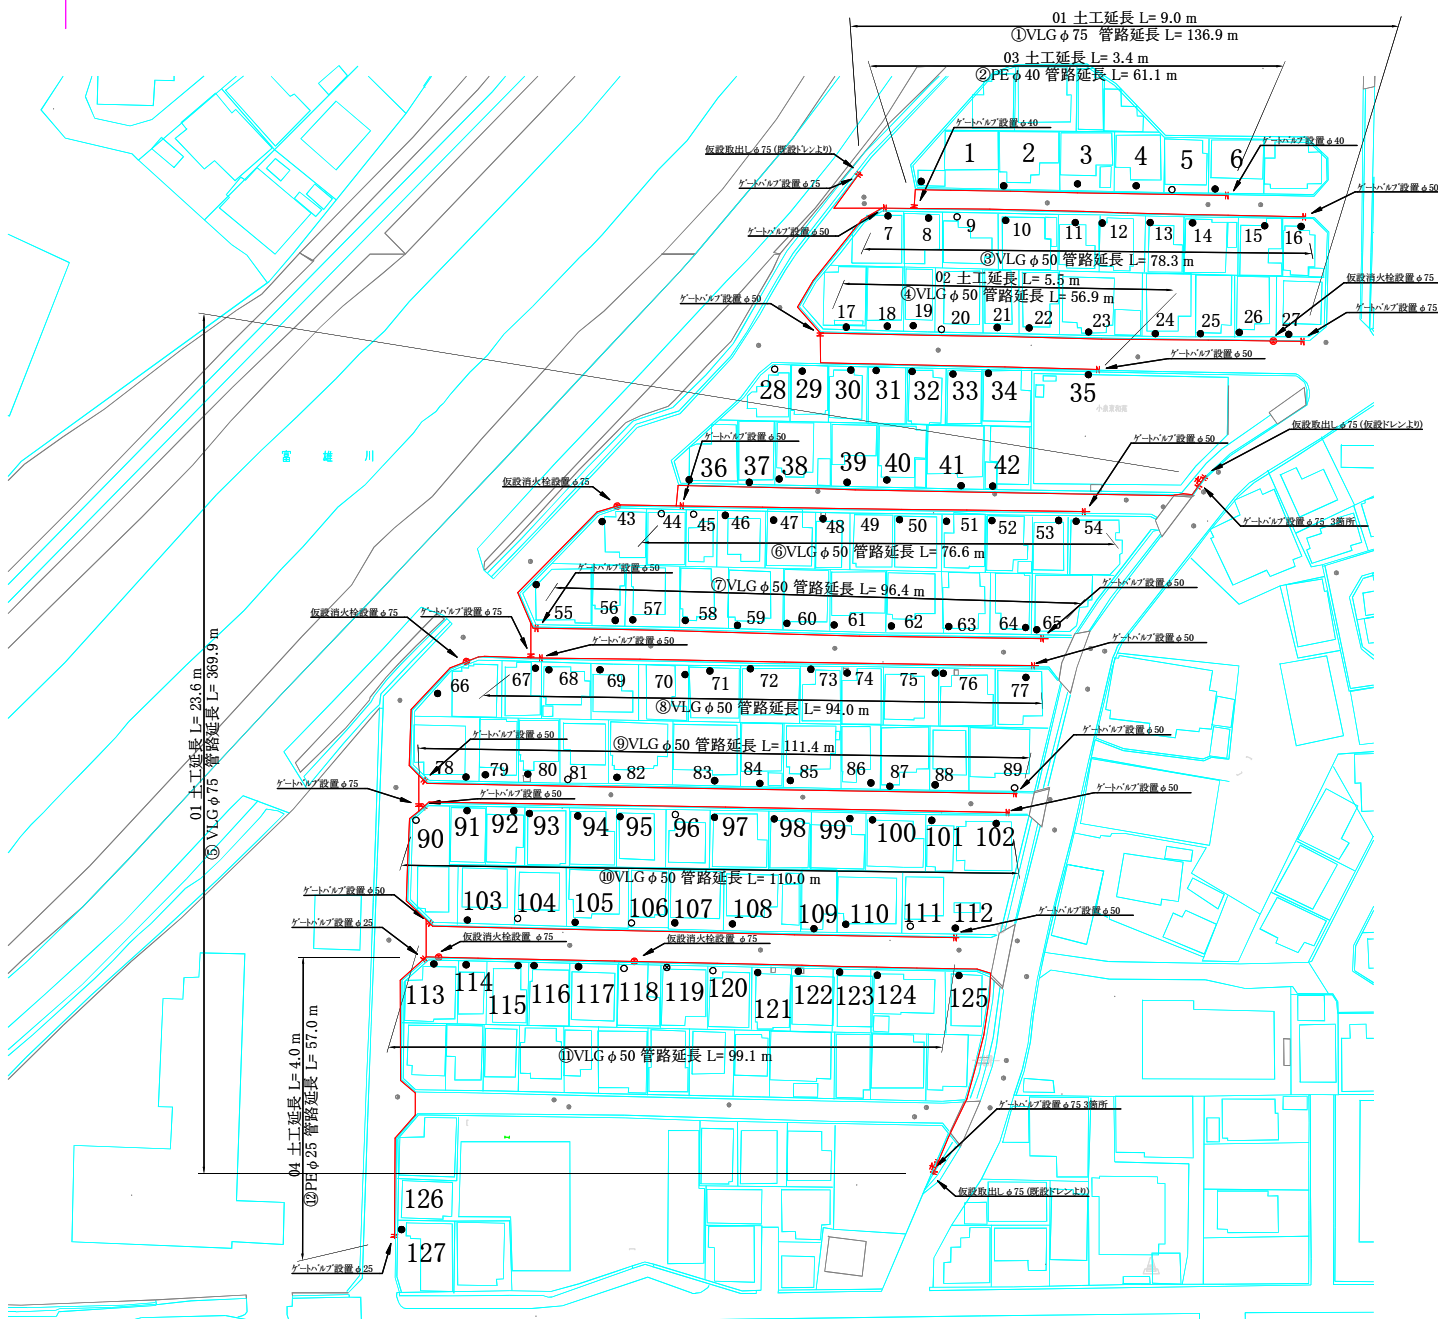

施工年度	令和8年度
工事番号	02-R7KH4-038
工事名	配水管布設替工事小泉東和苑(第1工区)
工事場所	大和郡山市 小泉町 地内
図面種類	仮設平面図 土工断面図 縮尺 図示
作製	令和8年4月 図番 1/4
奈良県広域水道企業団大和郡山事務所	



本設平面図 S = 1 : 500

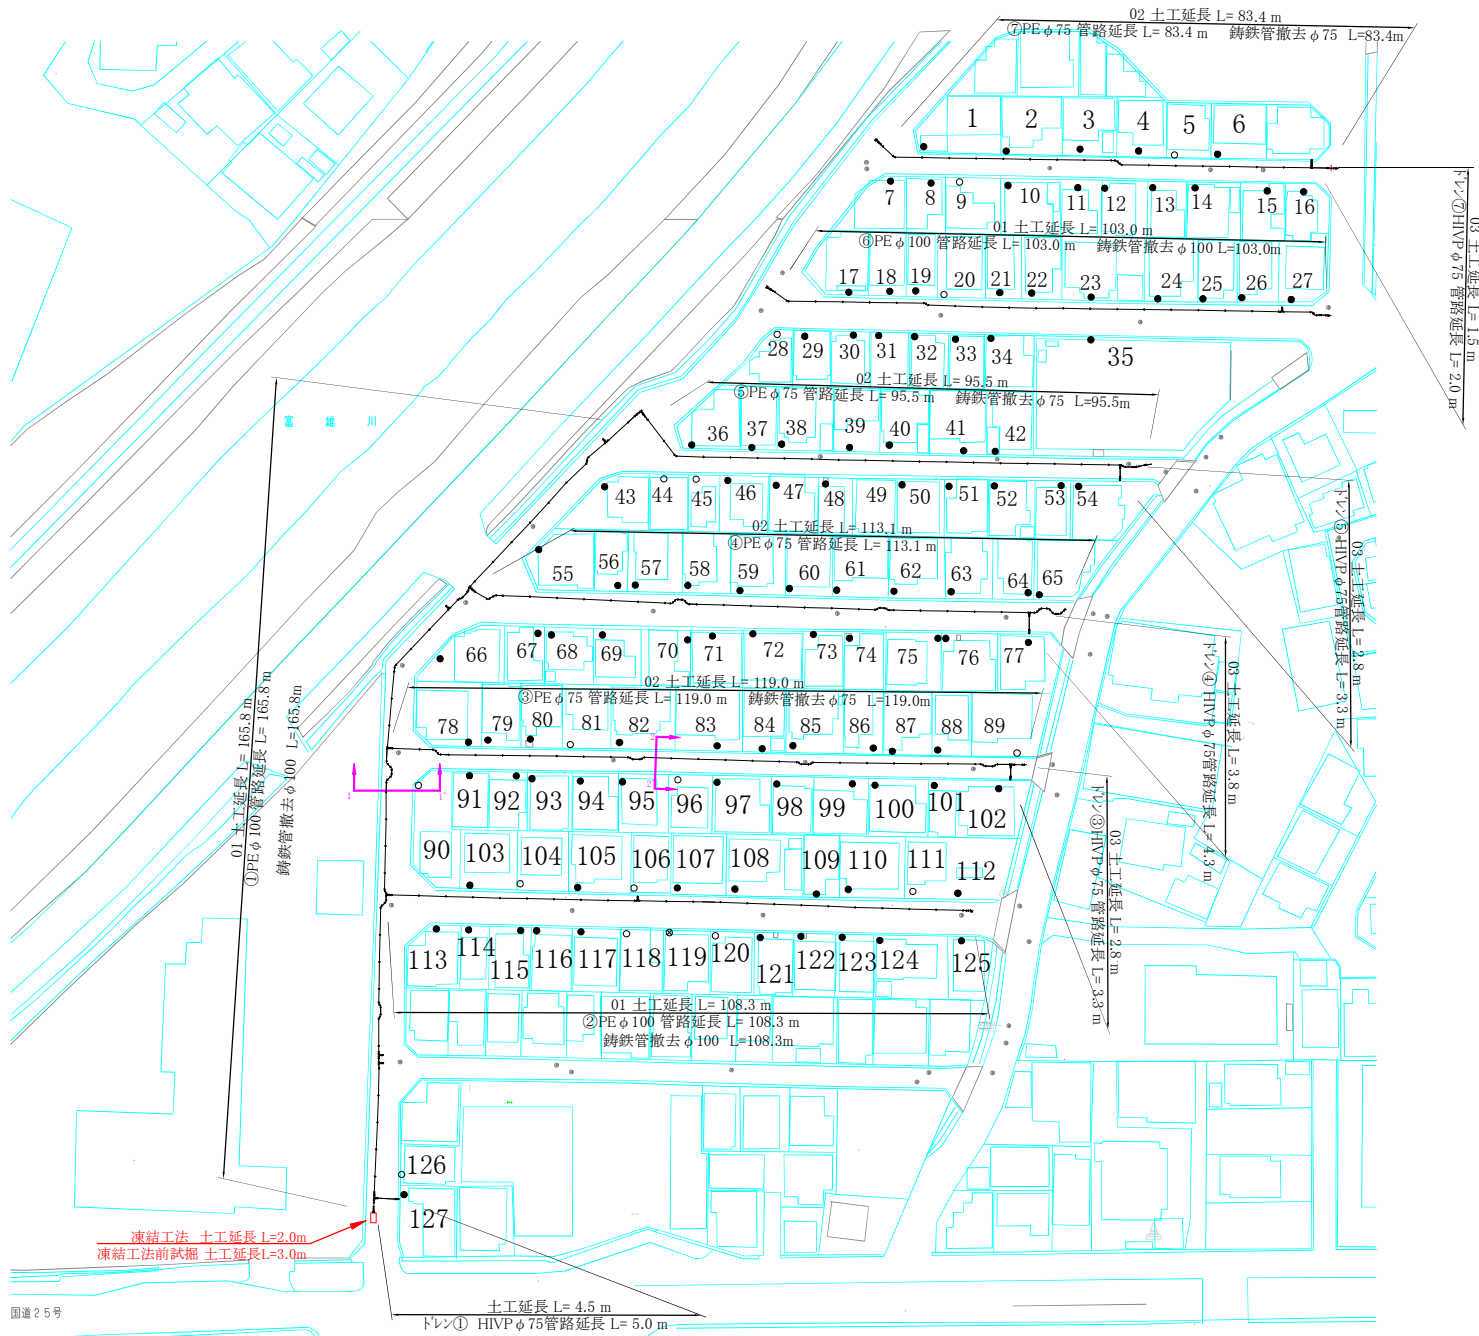

施工年度	令和8年度
工事番号	02-R7KH4-038
工事名	配水管布設替工事小泉東和苑(第1工区)
工事場所	大和郡山市 小泉町 地内
図面種類	本設平面図 縮尺 1/500
作製	令和8年4月 図番 2/4
奈良県広域水道企業団大和郡山事務所	




①

④

③


消火栓部拡大図(補強部材設置詳細)

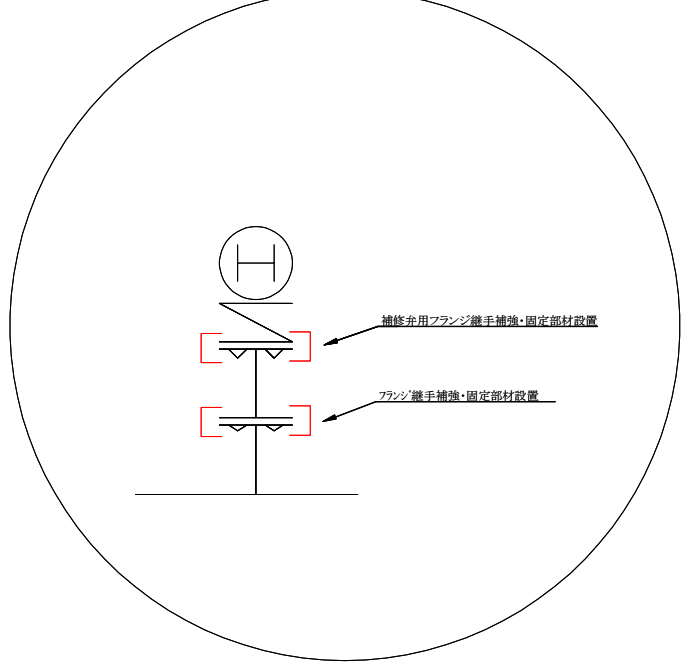

既設連絡部拡大図(補強部材設置詳細)

①

②



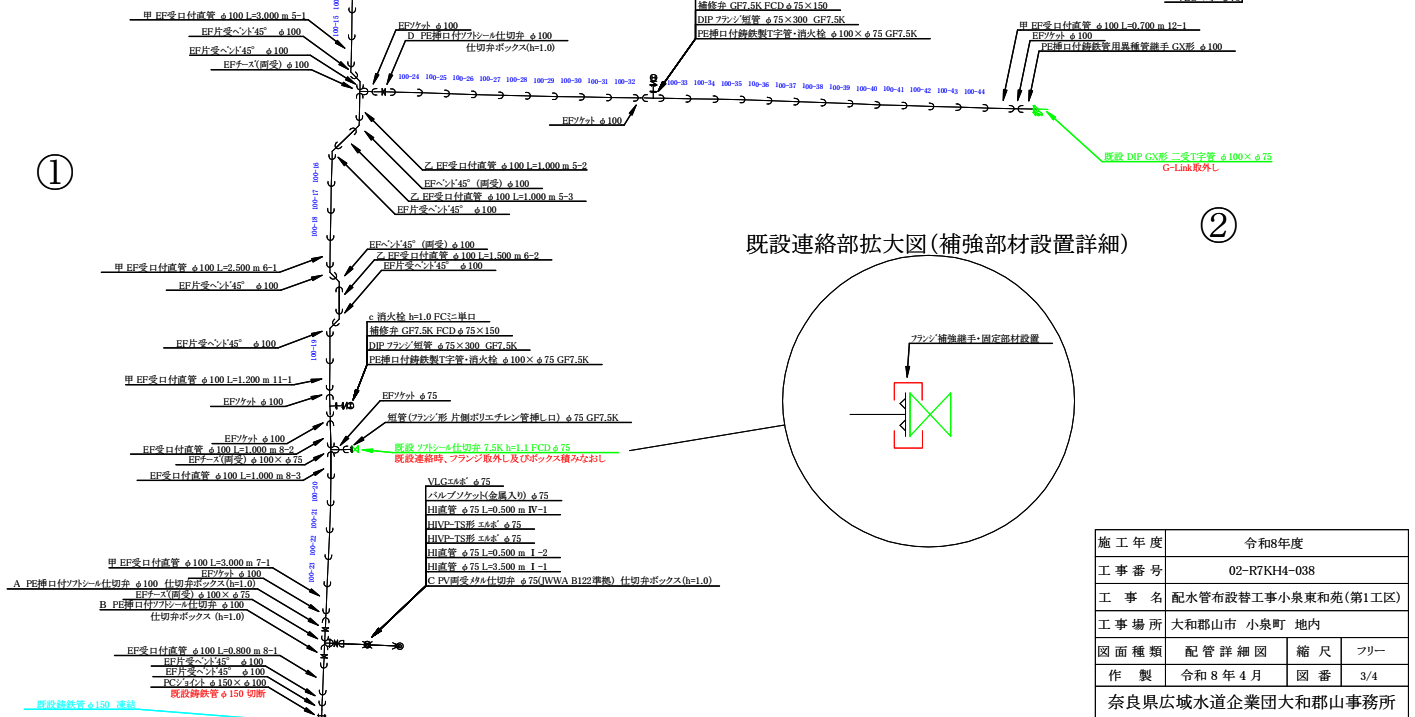


施工年度	令和8年度
工事番号	02-R7KH4-038
工事名	配水管布設替工事小泉東和苑(第1工区)
工事場所	大和郡山市 小泉町 地内
図面種類	配管詳細図 縮尺 フリー
作製	令和8年4月 図番 3/4
奈良県広域水道企業団大和郡山事務所	



配管詳細図 S=フリー

標準横断図 S=1:250

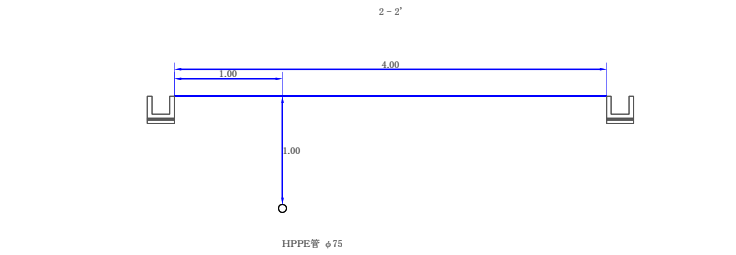
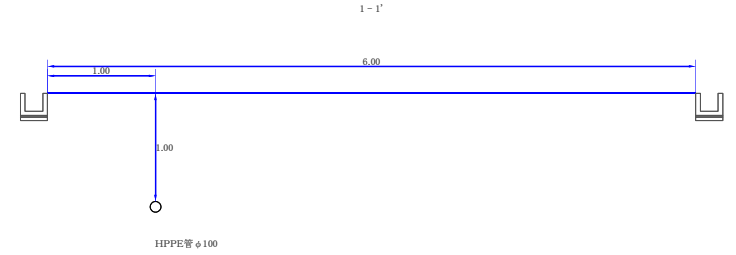
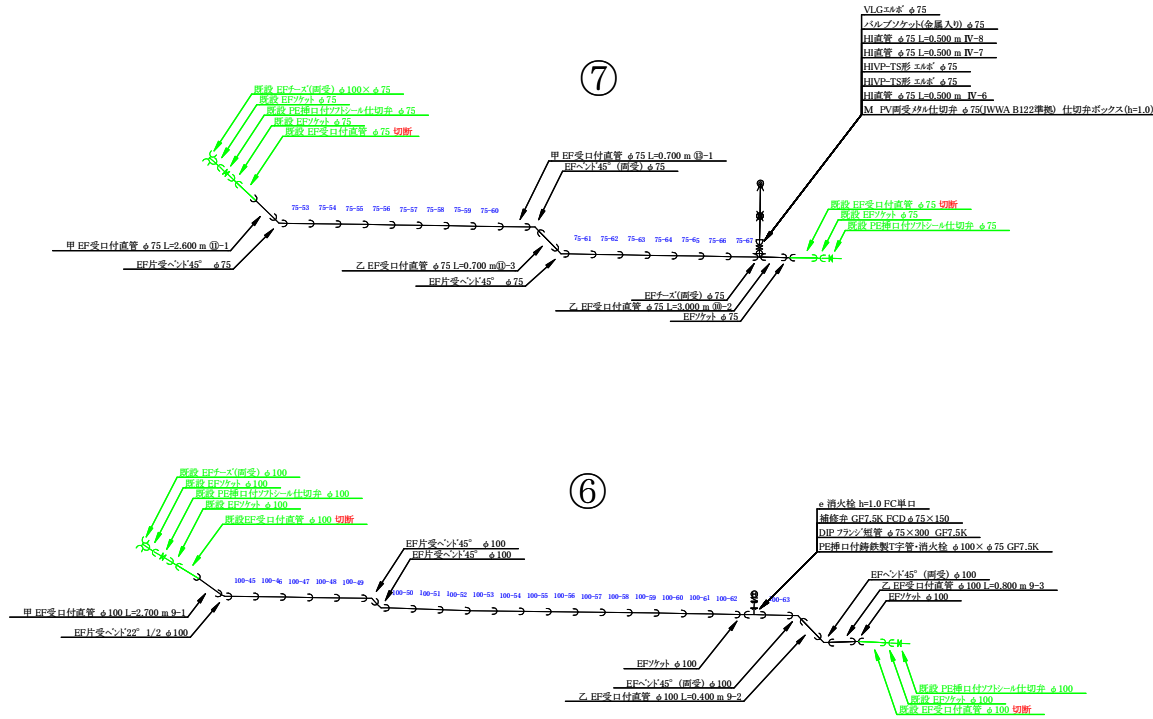


土工断面図 S=1:20

01: HPPE φ100 (掘削・埋戻し) 1/20

02: HPPE φ75 (掘削・埋戻し) 1/20

03: VP φ75 (掘削・埋戻し) 1/20

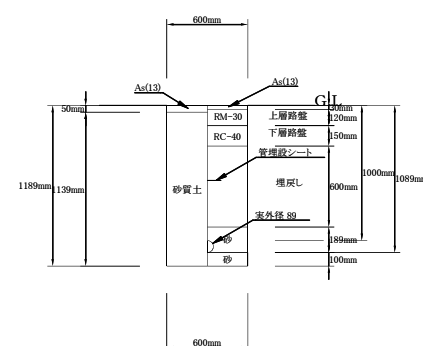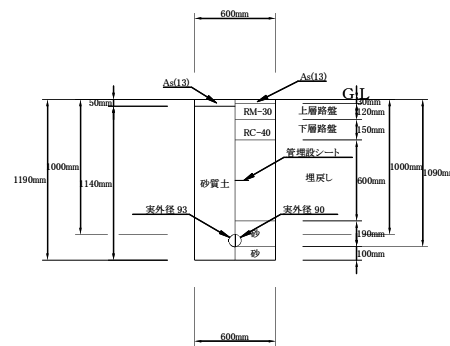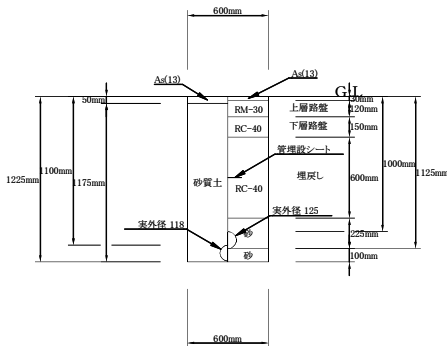

施工年度	令和8年度		
工事番号	02-R7KH4-038		
工事名	配水管布設替工事小泉東和苑(第1工区)		
工事場所	大和郡山市 小泉町 地内		
図面種類	配管経路図 土工断面図 標準横断図	縮尺	図示
作製	令和8年4月	図番	4/4
奈良県広域水道企業団大和郡山事務所			