



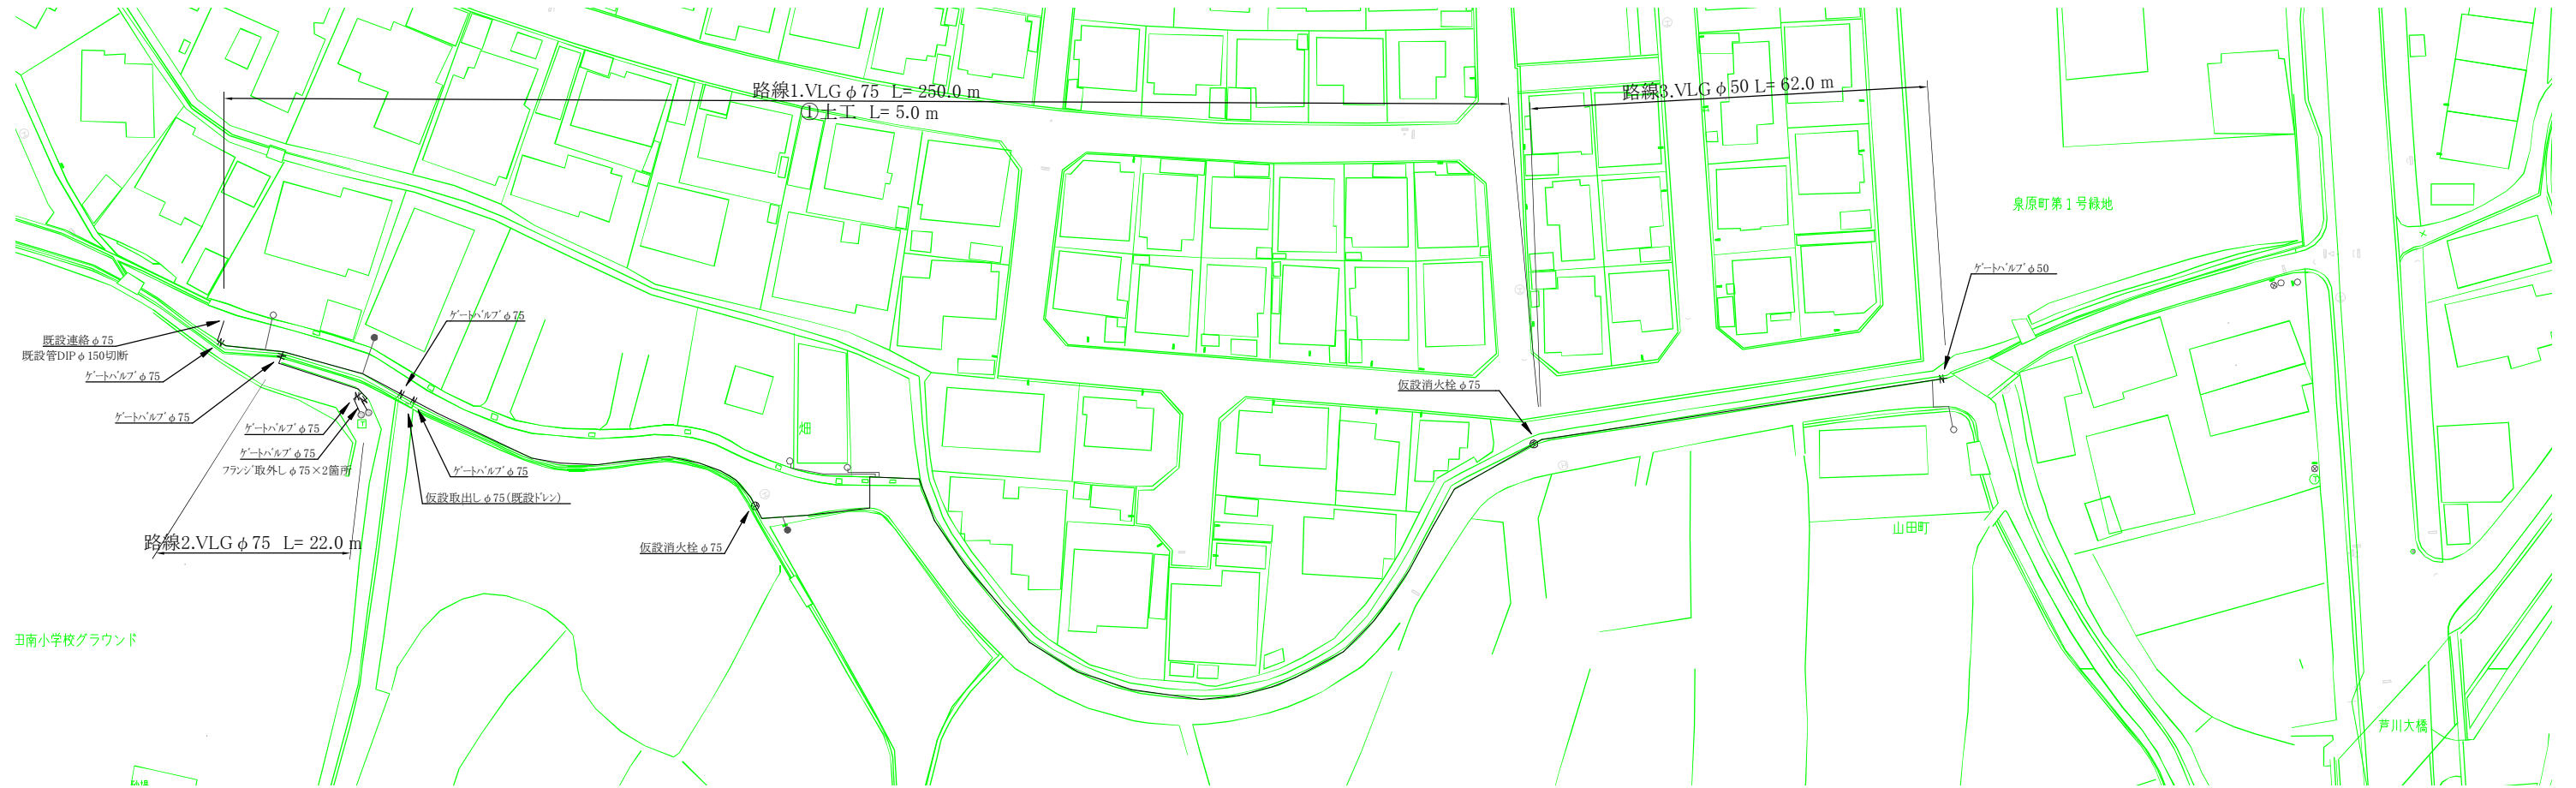


# 仮設平面図 S = 1 : 500

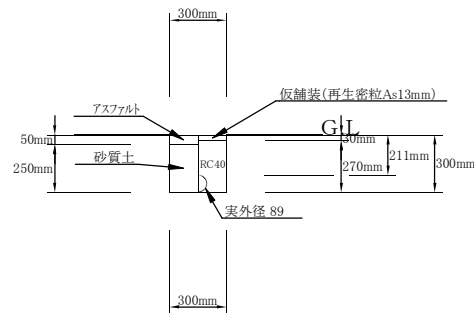

①土工 VLGφ75布設 (掘削・埋戻し) 1/20




②土工 VLGφ75撤去 (掘削・埋戻し) 1/20

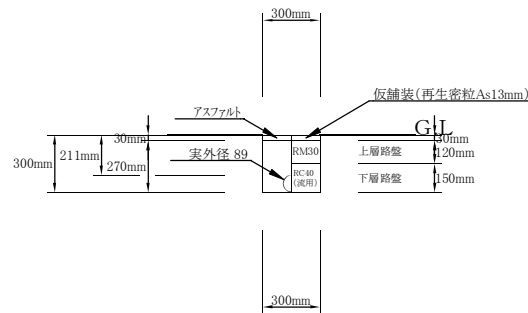


施工年度	令和8年度		
工事番号	02-R8GH4-009		
工事名	配水管布設替工事矢田町(第1工区)		
工事場所	大和郡山市 矢田町他 地内		
図面種類	仮設平面図	縮尺	図示
作製	令和8年5月	図番	1/3
奈良県広域水道企業団大和郡山事務所			


# 平面図 S = 1 : 500

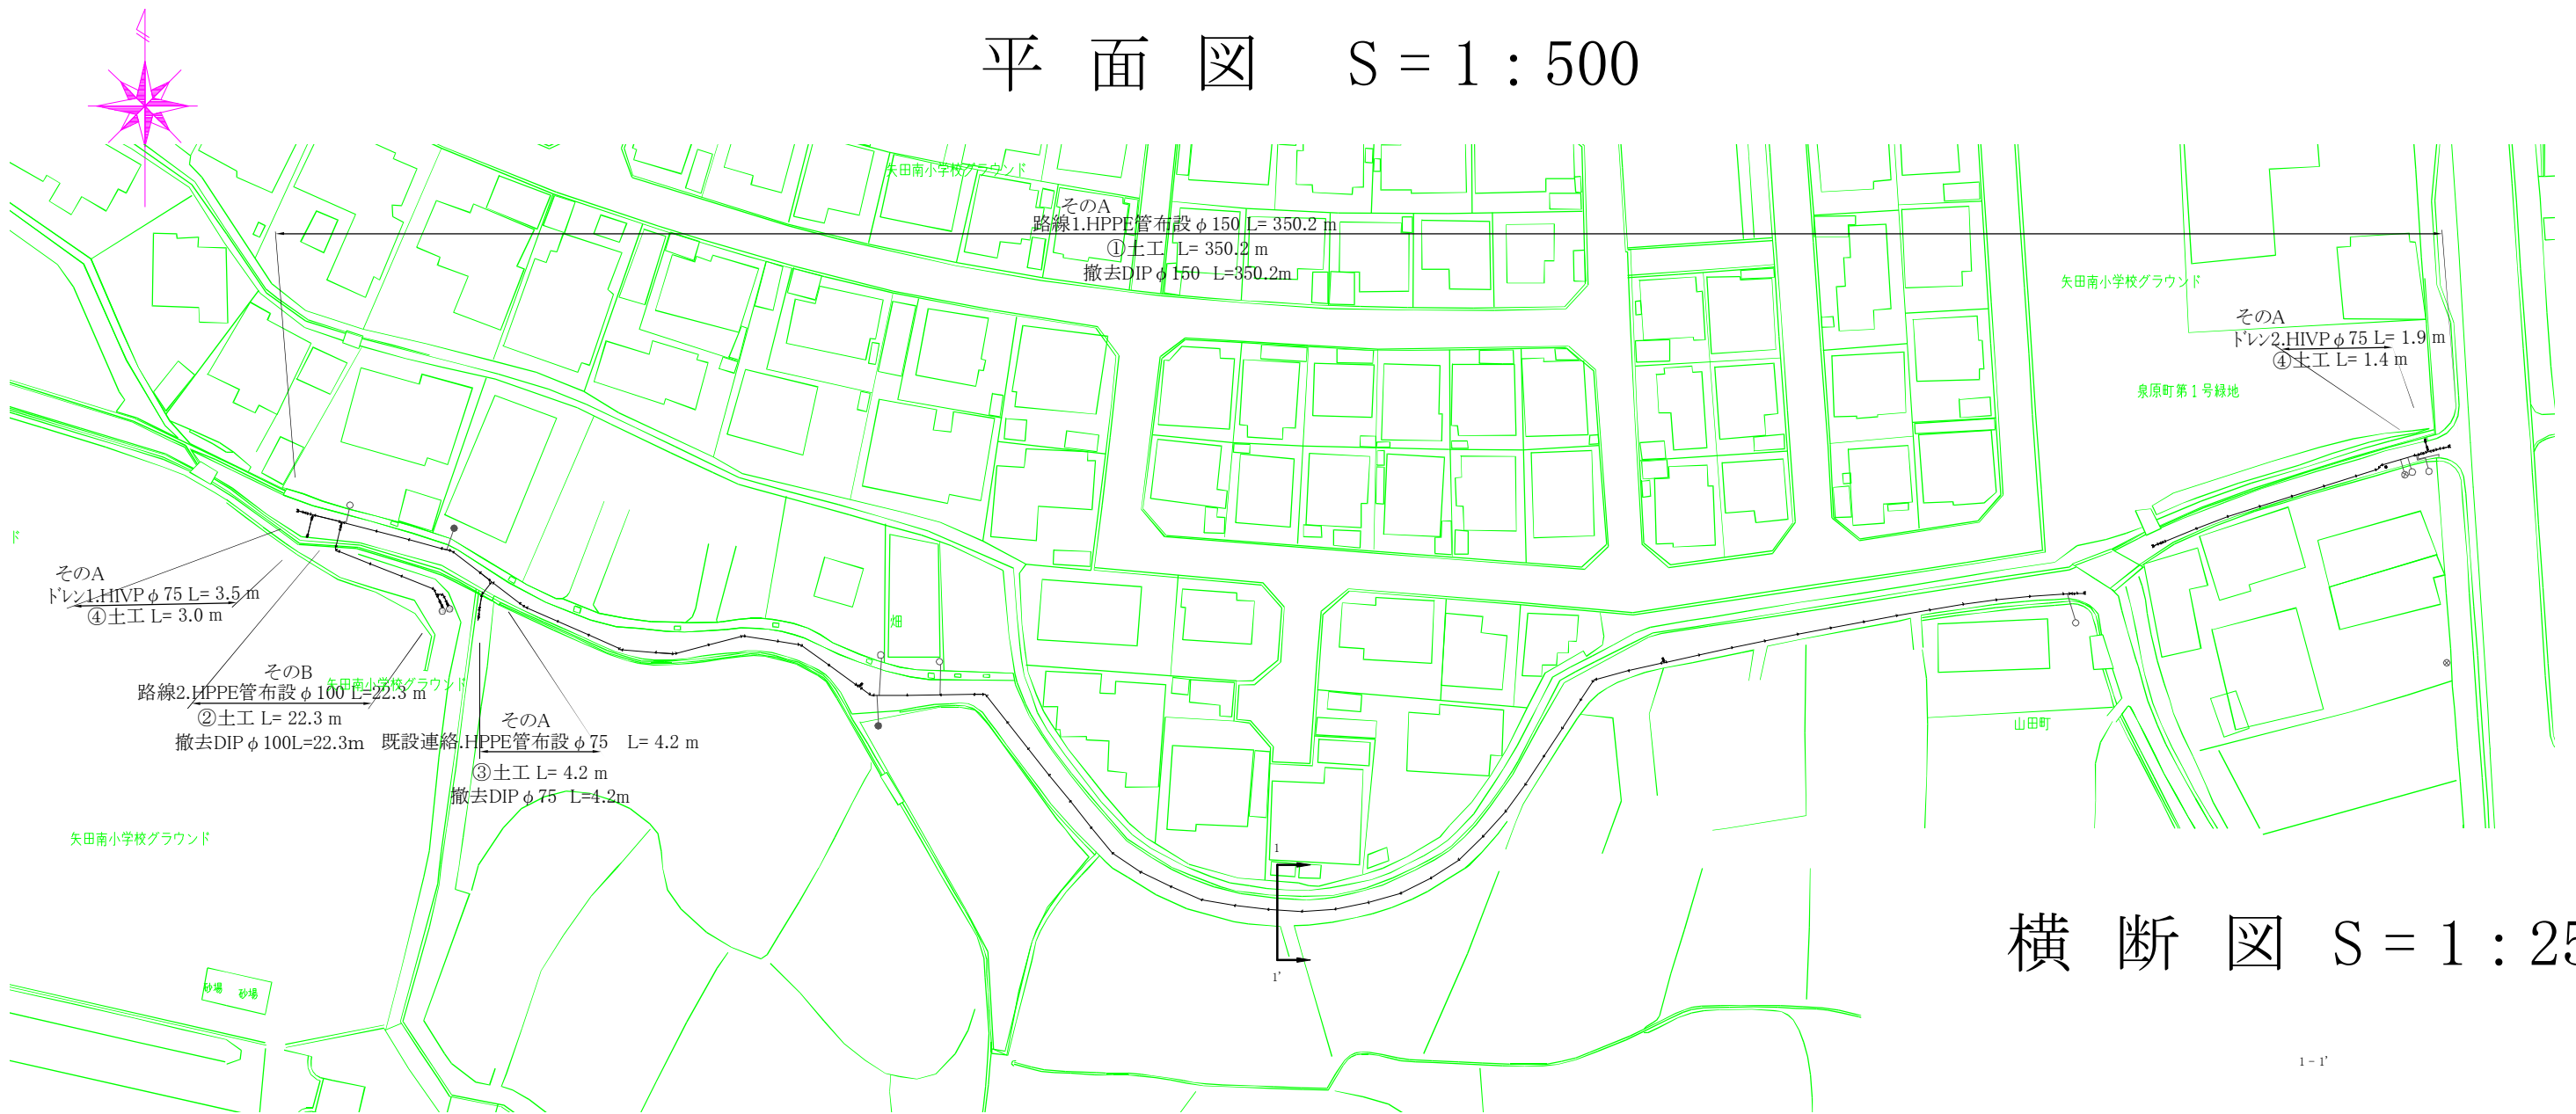

# 横断図 S = 1 : 25

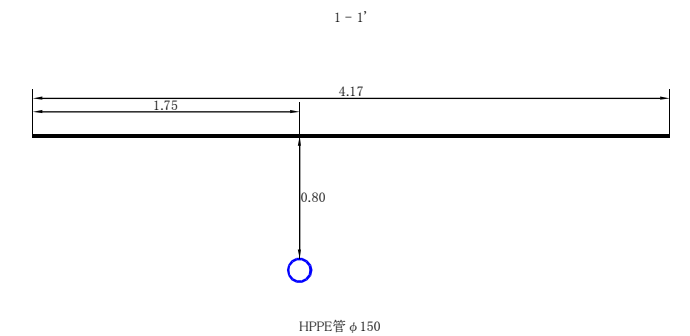


# 土工断面図 S = 1 : 20

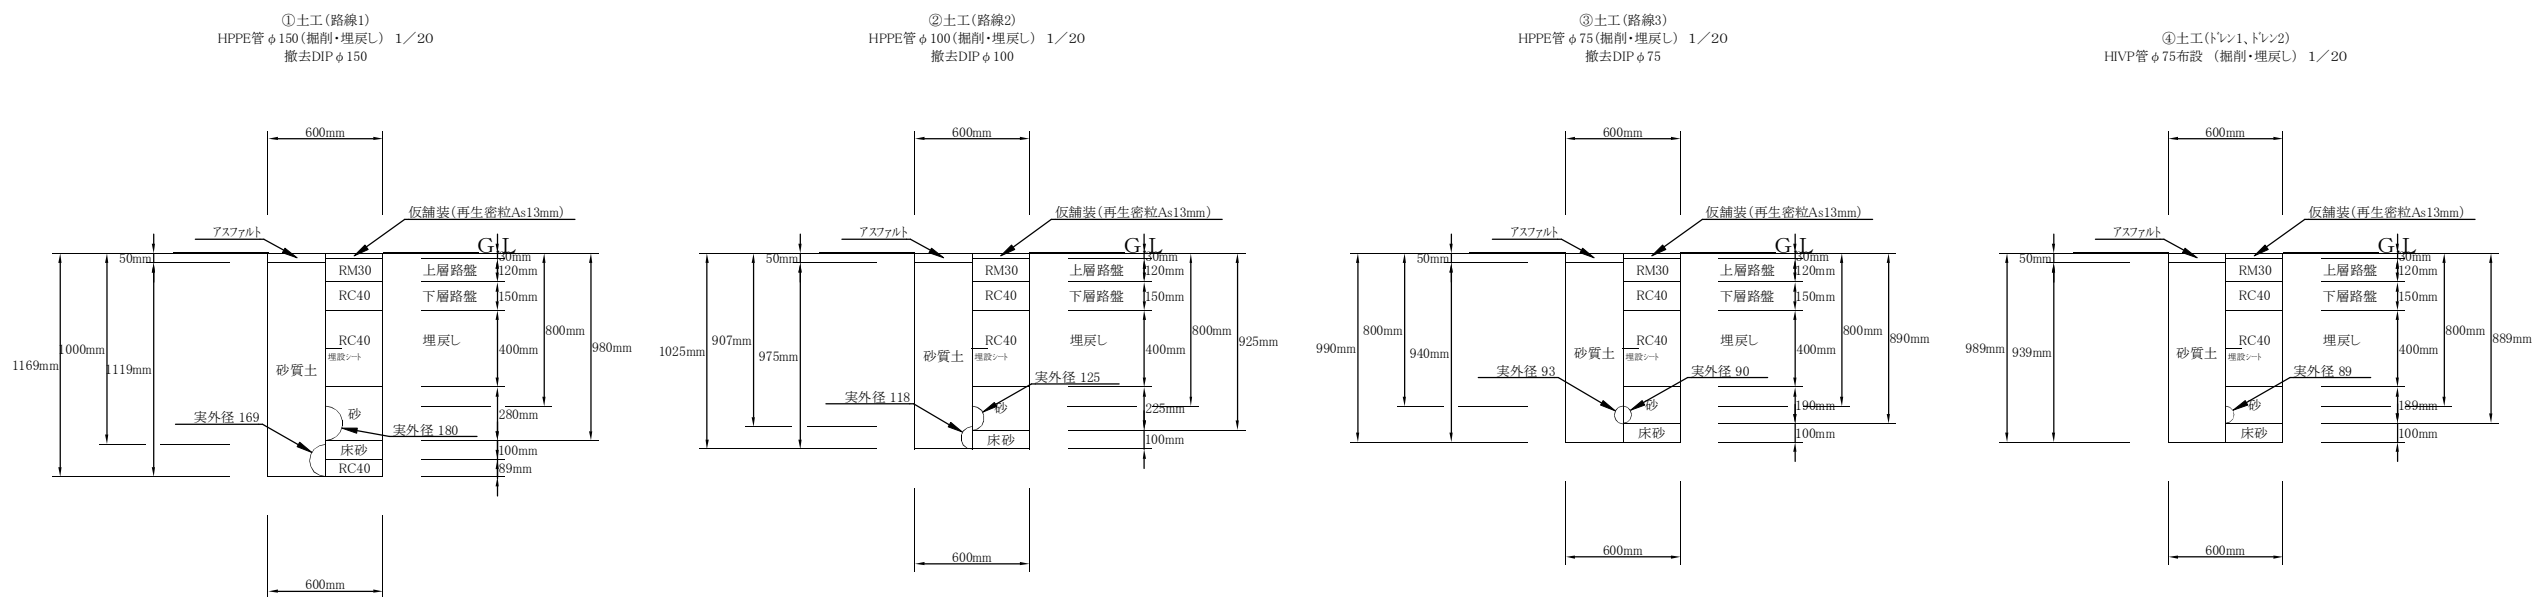



施工年度	令和8年度		
工事番号	02-R8GH4-009		
工事名	配水管布設替工事矢田町(第1工区)		
工事場所	大和郡山市 矢田町他 地内		
図面種類	平面図、横断図 土工断面図	縮尺	図示
作製	令和8年5月	図番	2/3
奈良県広域水道企業団大和郡山事務所			



# 配管詳細図 S = No Scale

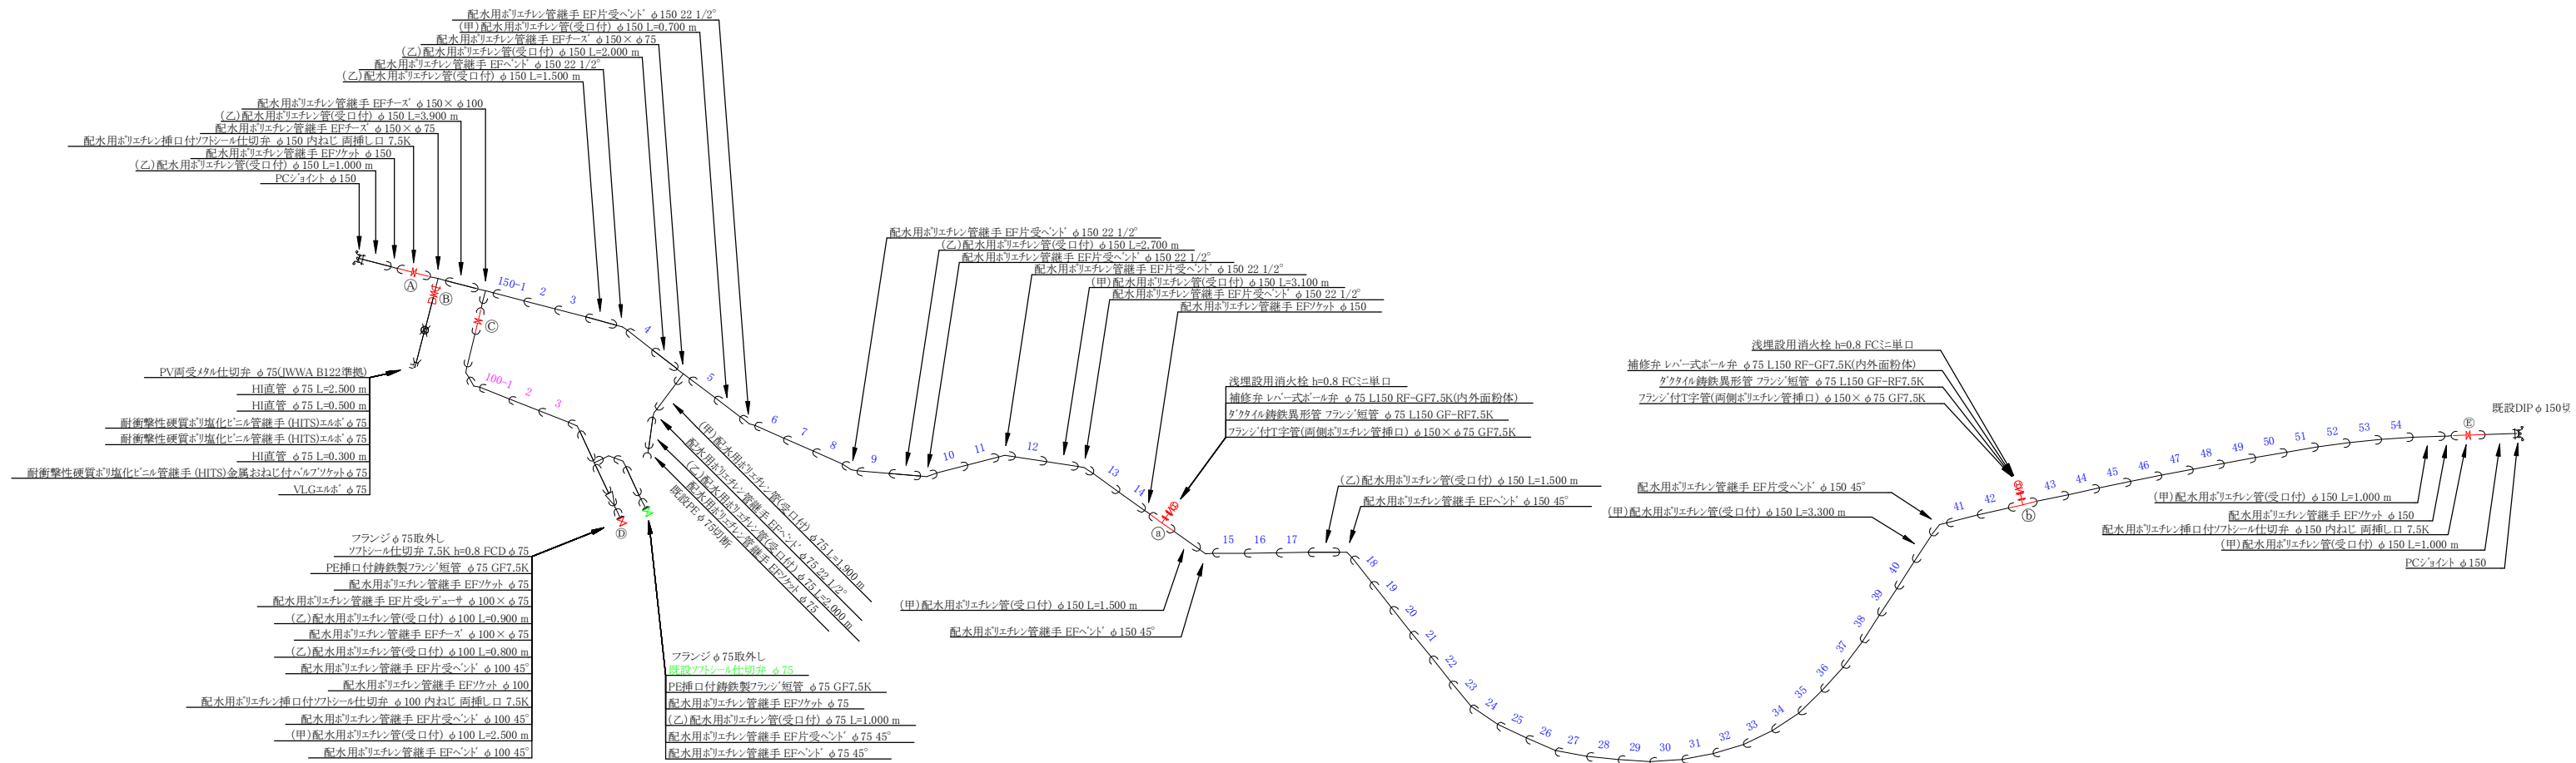

消火栓部詳細図

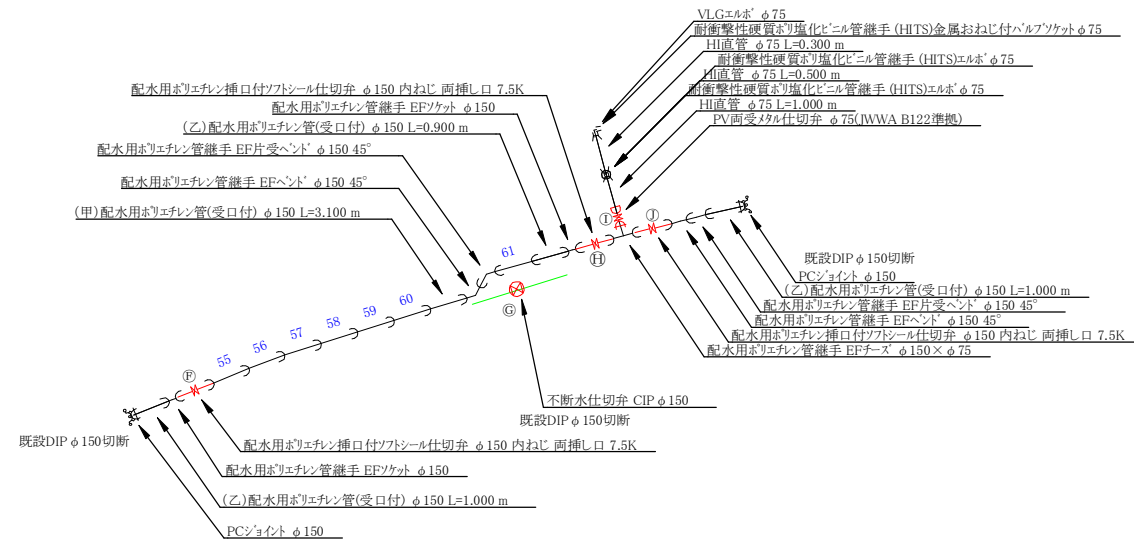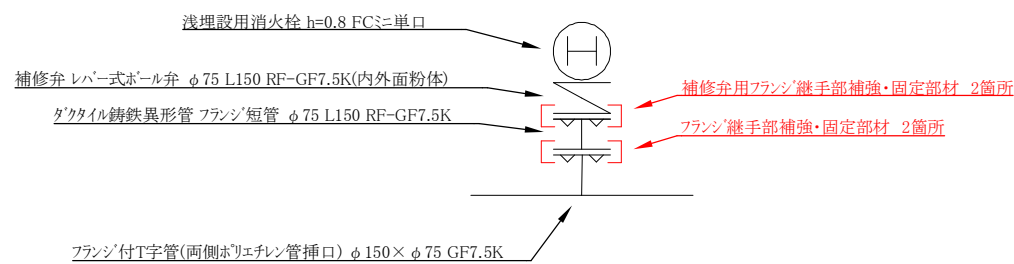

施工年度	令和8年度
工事番号	02-R8GH4-009
工事名	配水管布設替工事矢田町(第1工区)
工事場所	大和郡山市 矢田町他 地内
図面種類	配管詳細図 縮尺 図示
作製	令和8年5月 図番 3/3
奈良県広域水道企業団大和郡山事務所	