





平面図 S = 1 : 500

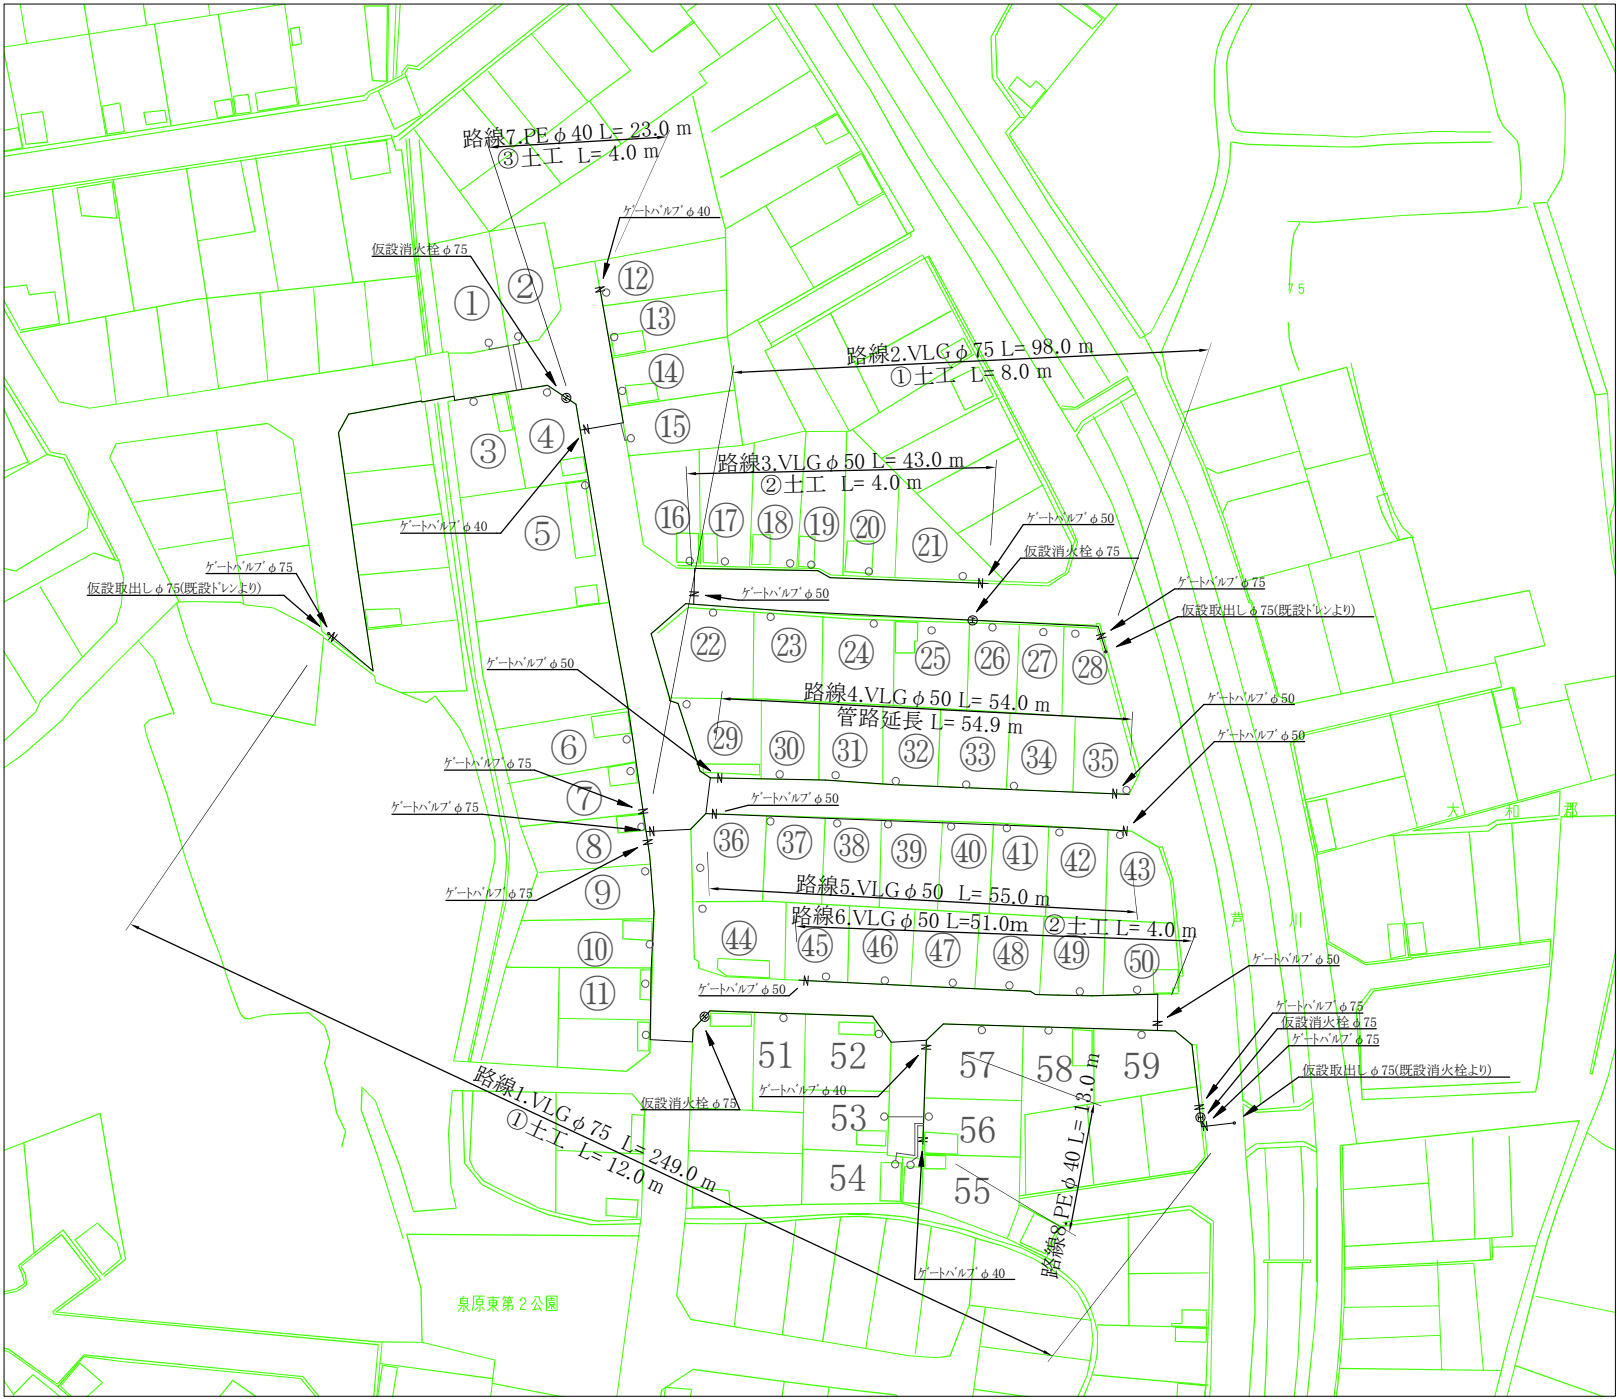


土工断面図 S = 1 : 20

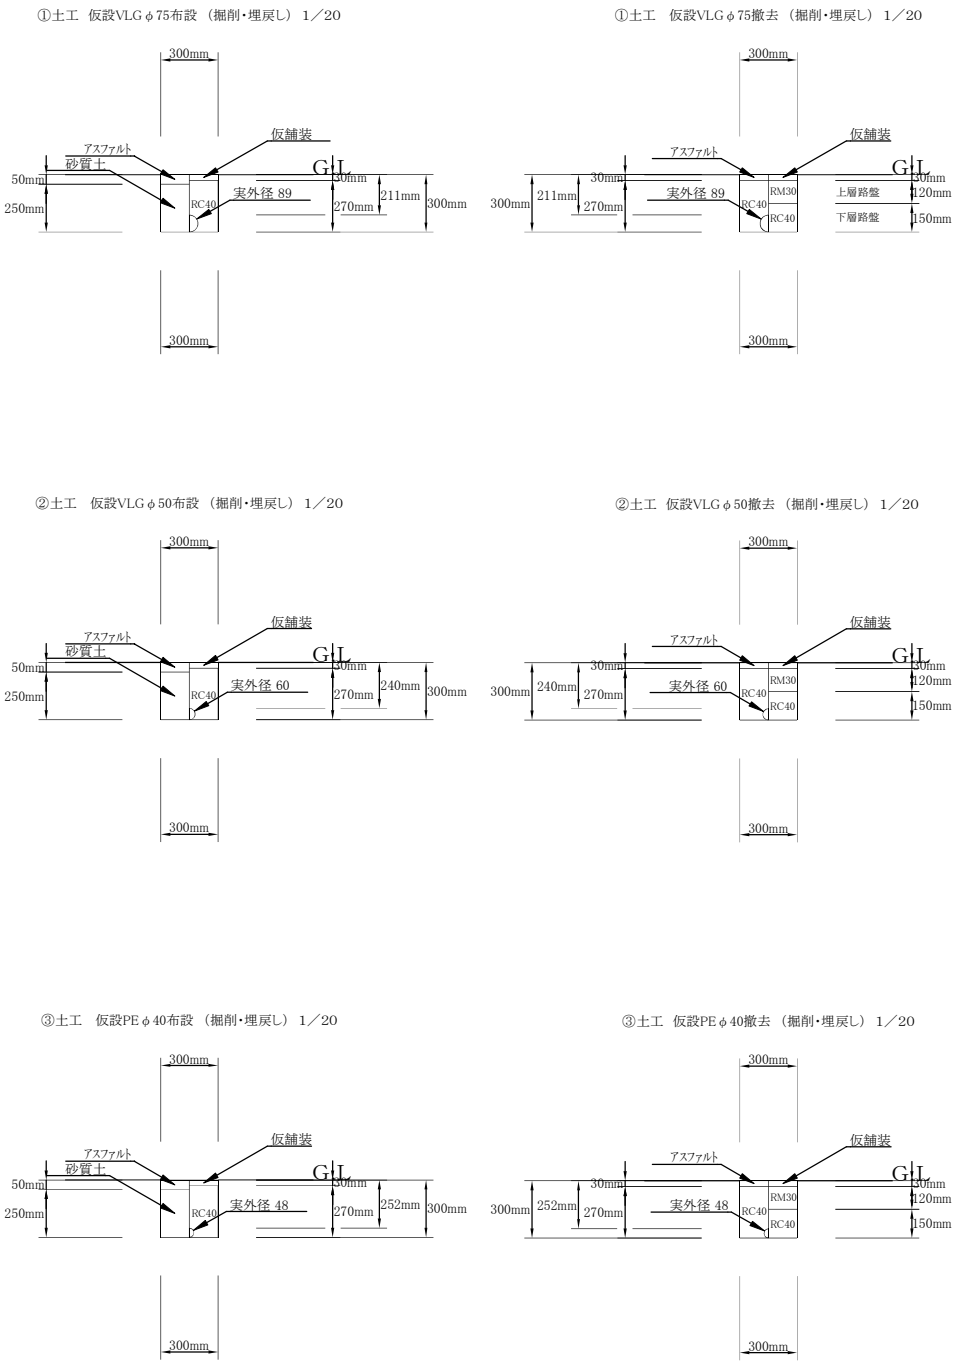


施工年度	令和8年度		
工事番号	02-R8GH4-005		
工事名	配水管布設替工事新町(第1工区)		
工事場所	大和郡山市 新町 地内		
図面種類	仮設平面図、土工断面図	縮尺	図示
作製	令和8年7月	図番	1/3
奈良県広域水道企業団大和郡山事務所			

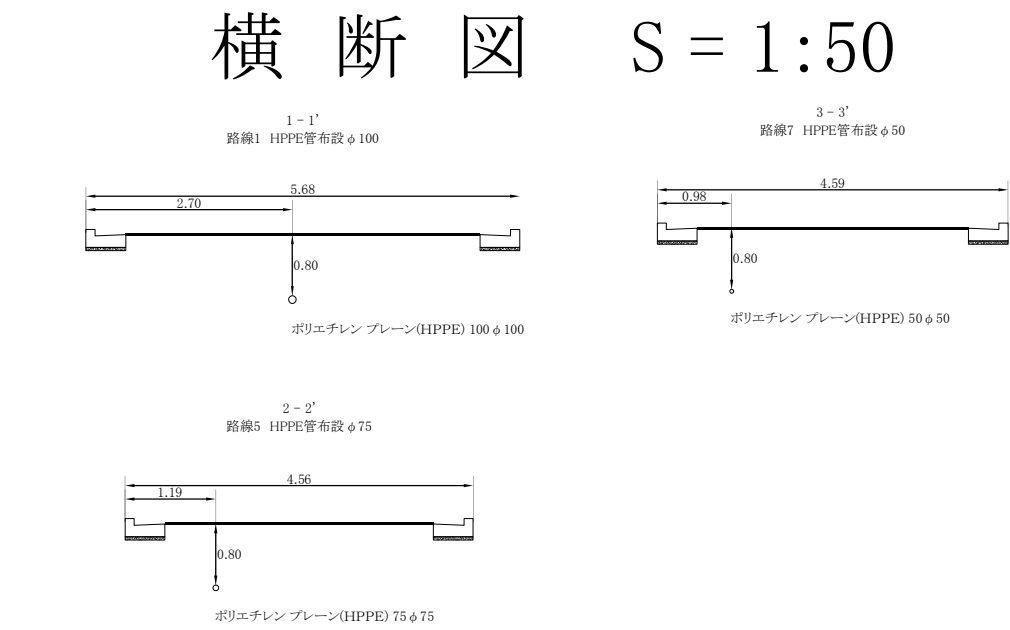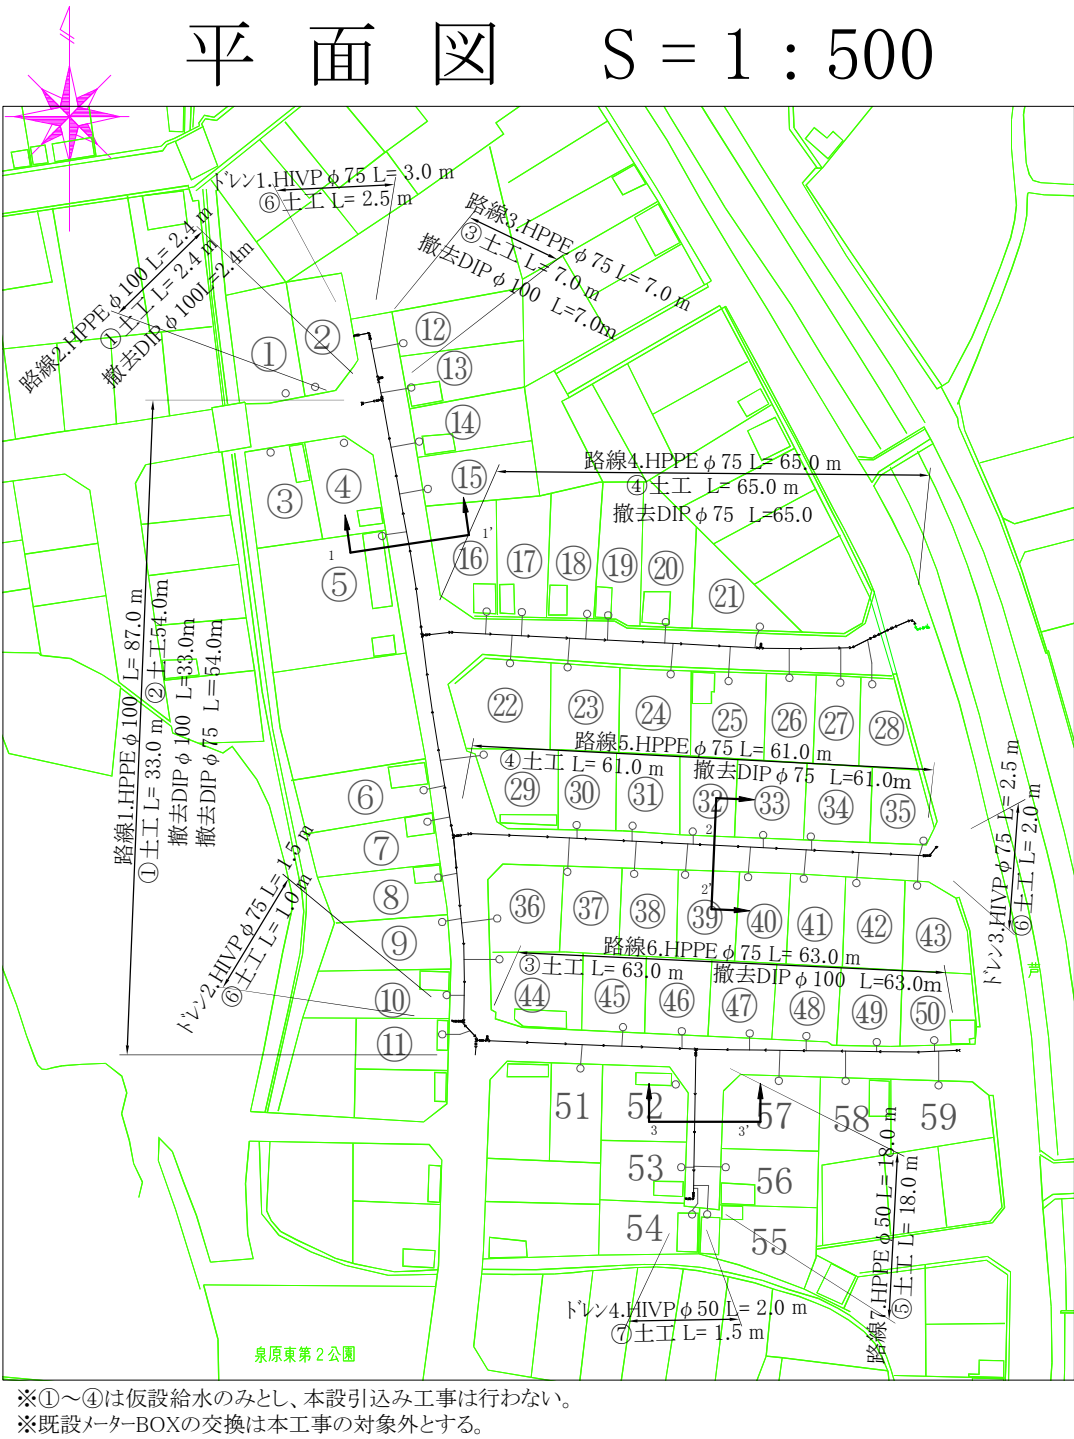

配管詳細図 S = No Scale

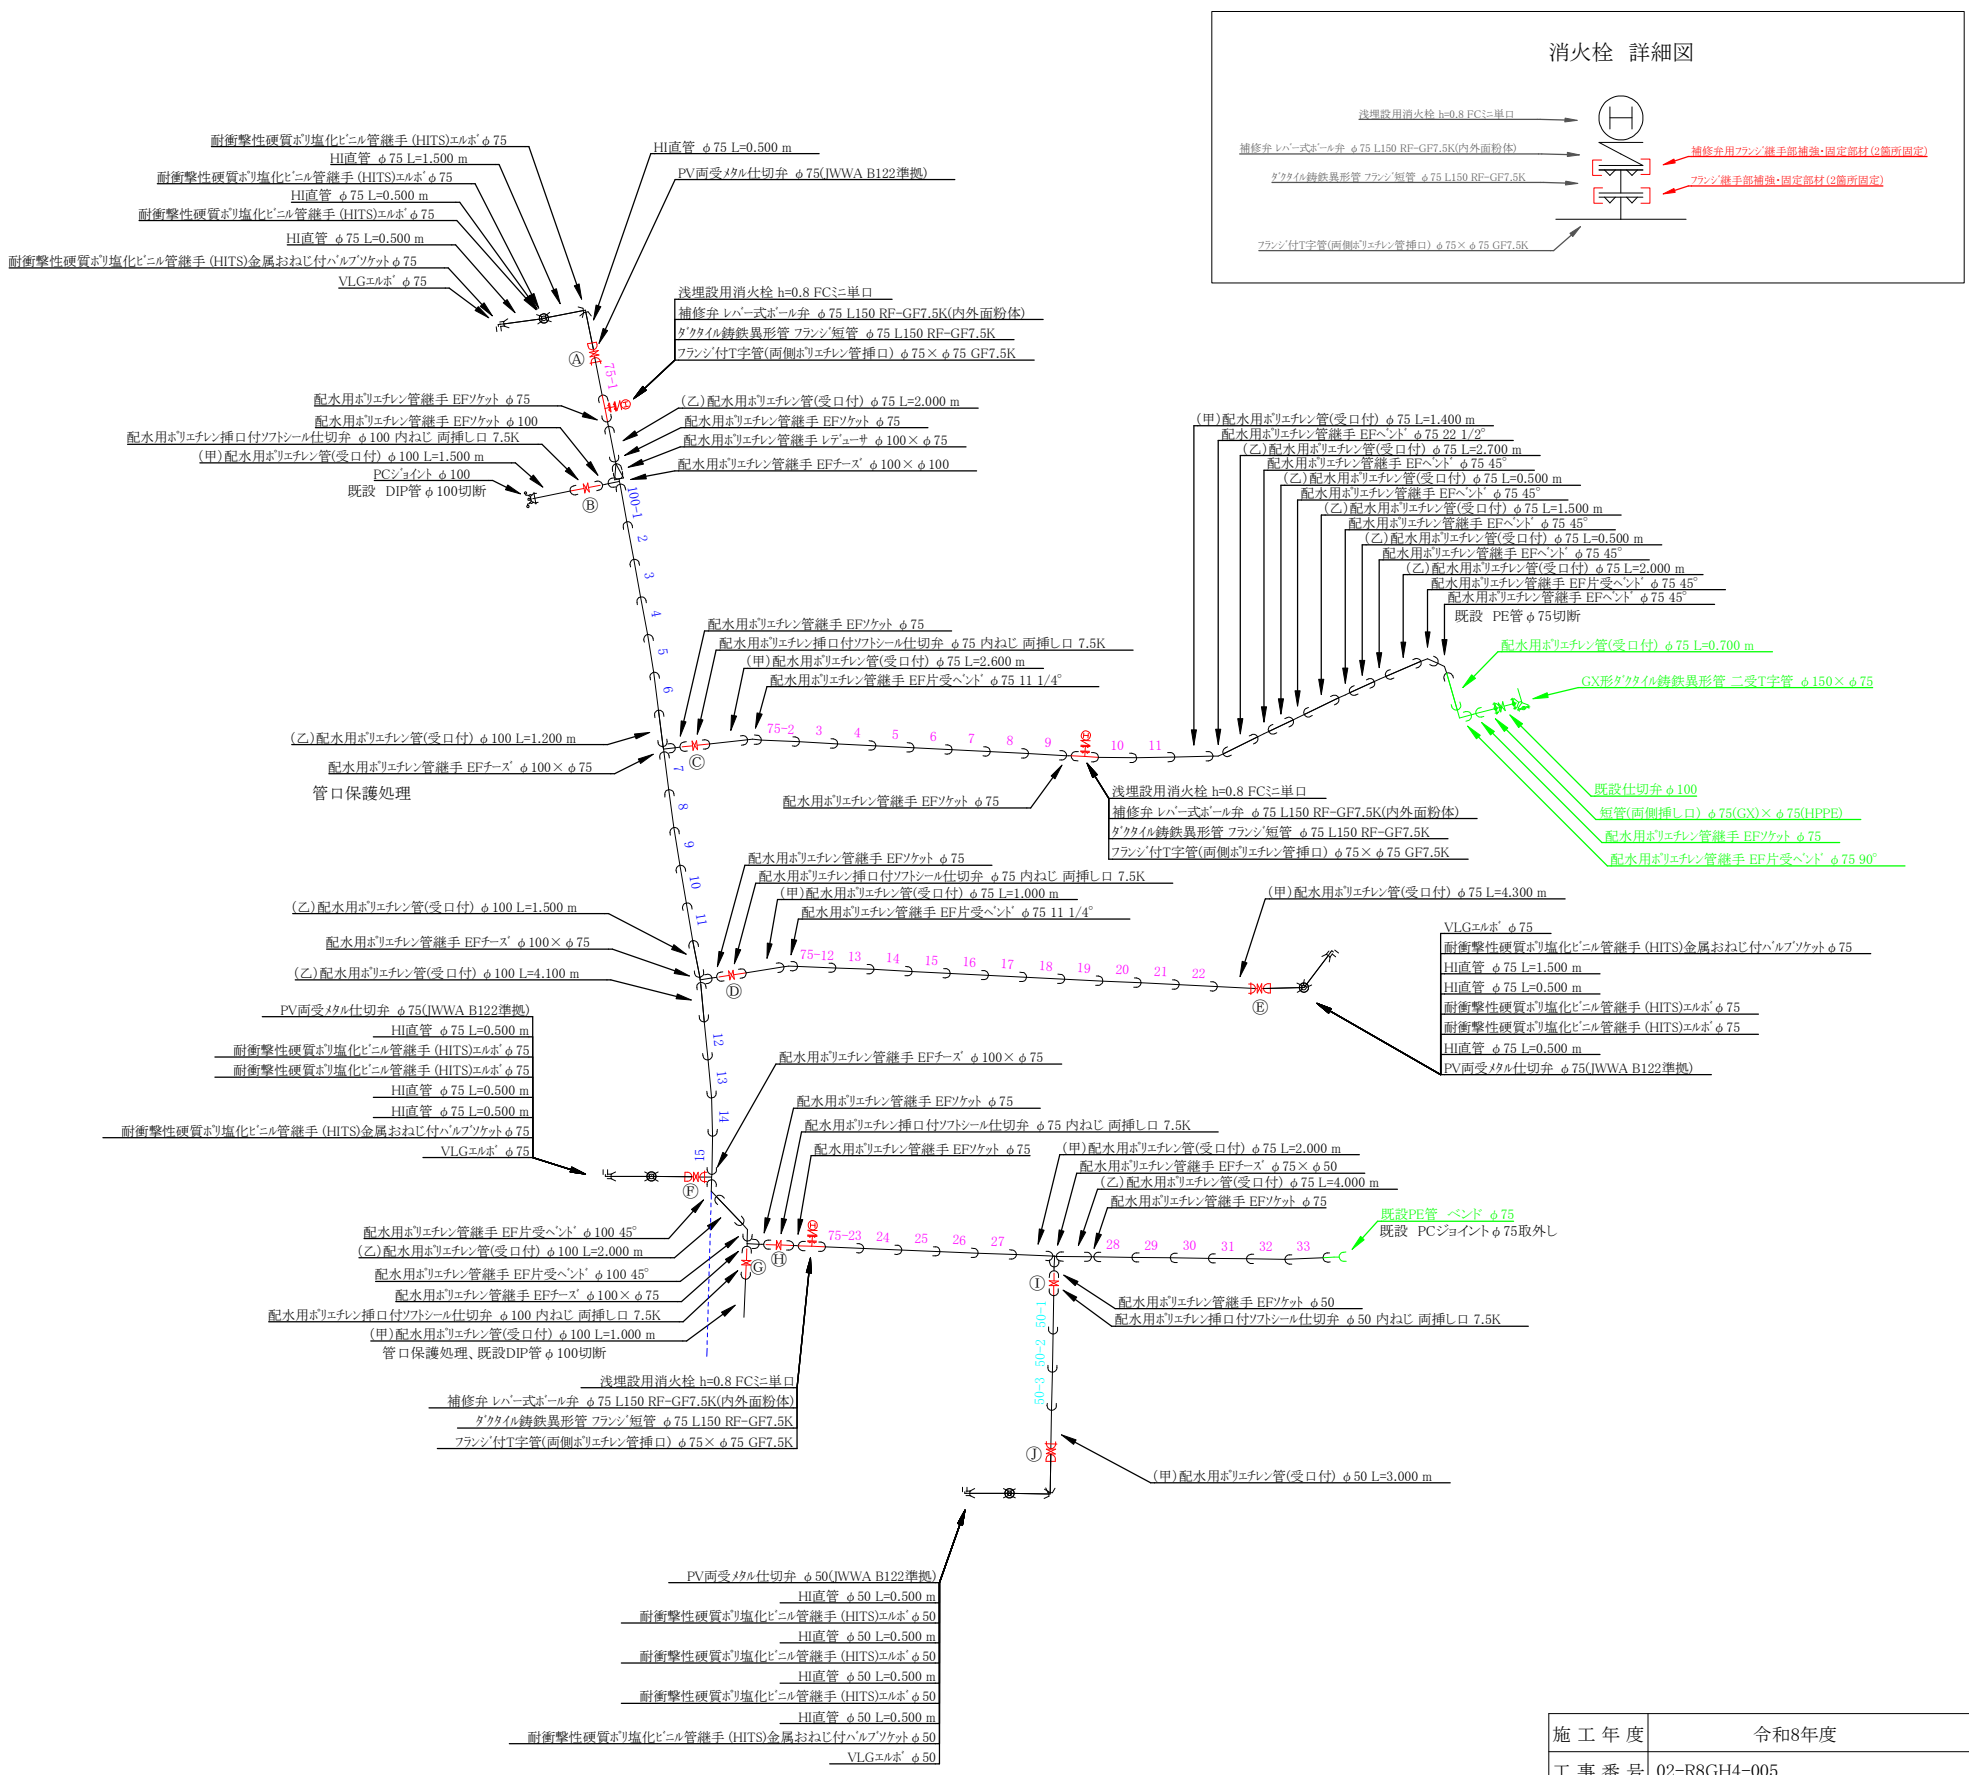


施工年度	令和8年度		
工事番号	02-R8GH4-005		
工事名	配水管布設替工事新町(第1工区)		
工事場所	大和郡山市 新町 地内		
図面種類	平面図、配管詳細図	縮尺	図示
作製	令和8年7月	図番	2/3
奈良県広域水道企業団大和郡山事務所			

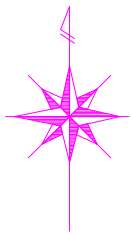


土工断面図 S = 1 : 20


①土工(路線1、2) HPPE管φ100布設(掘削・埋戻し) 1/20
撤去DIPφ100

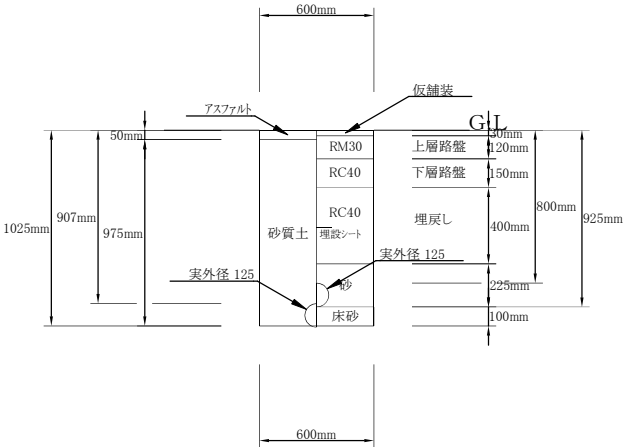


②土工(路線1) HPPE管φ100布設(掘削・埋戻し) 1/20
撤去DIPφ75

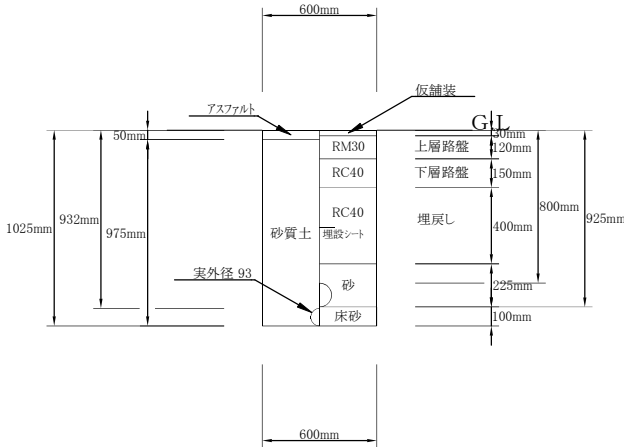


③土工(路線3、6) HPPE管φ75布設(掘削・埋戻し) 1/20
撤去DIPφ100

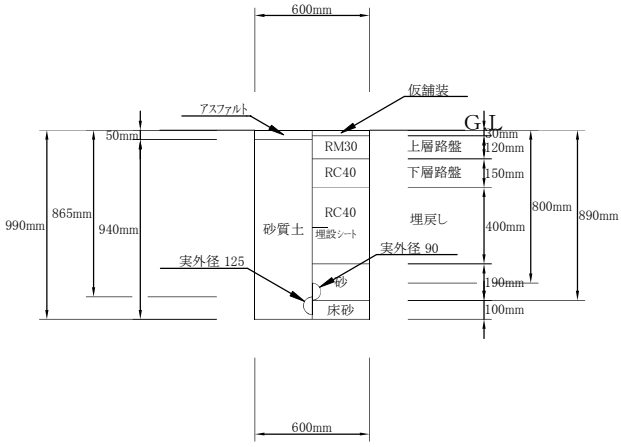


④土工(路線4、5) HPPE管φ75布設(掘削・埋戻し) 1/20
撤去DIPφ75

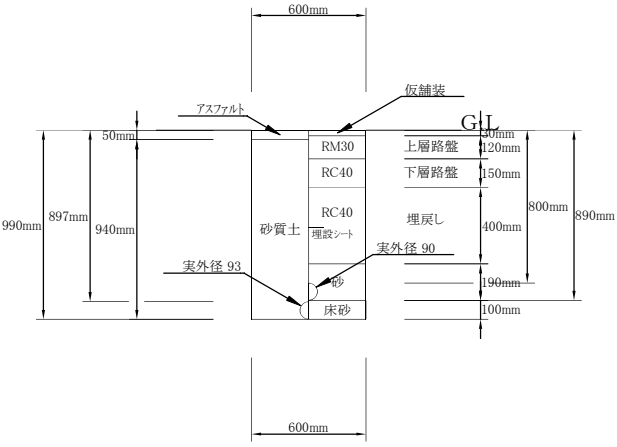


⑤土工(路線1、2) HPPE管φ50布設(掘削・埋戻し) 1/20

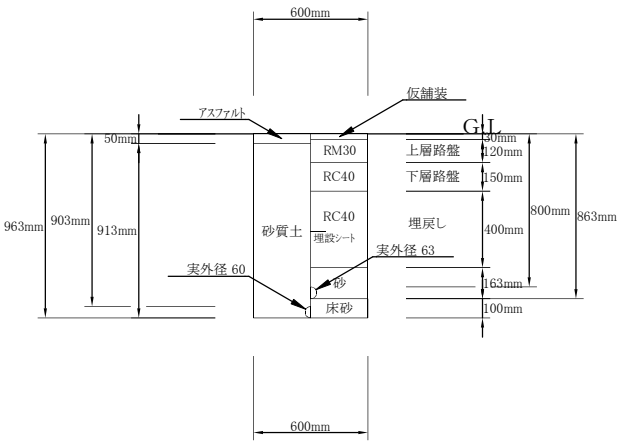

⑥土工(トレン1,2,3) HIVP管φ75布設(掘削・埋戻し) 1/20

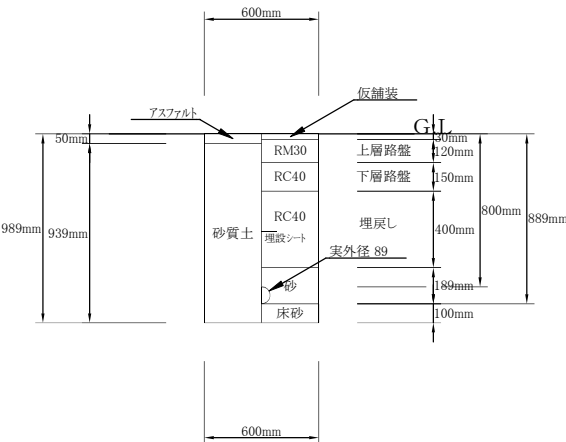

⑦土工(トレン4) HIVP管φ50布設(掘削・埋戻し) 1/20

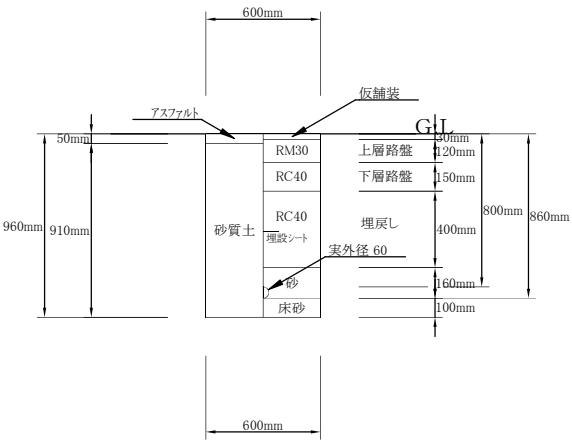

施 工 年 度	令和8年度		
工 事 番 号	02-R8GH4-005		
工 事 名	配水管布設替工事新町(第1工区)		
工 事 場 所	大和郡山市 新町 地内		
図 面 種 類	土工断面図	縮 尺	図 示
作 製	令和8年7月	図 番	3/3
奈良県広域水道企業団大和郡山事務所			