


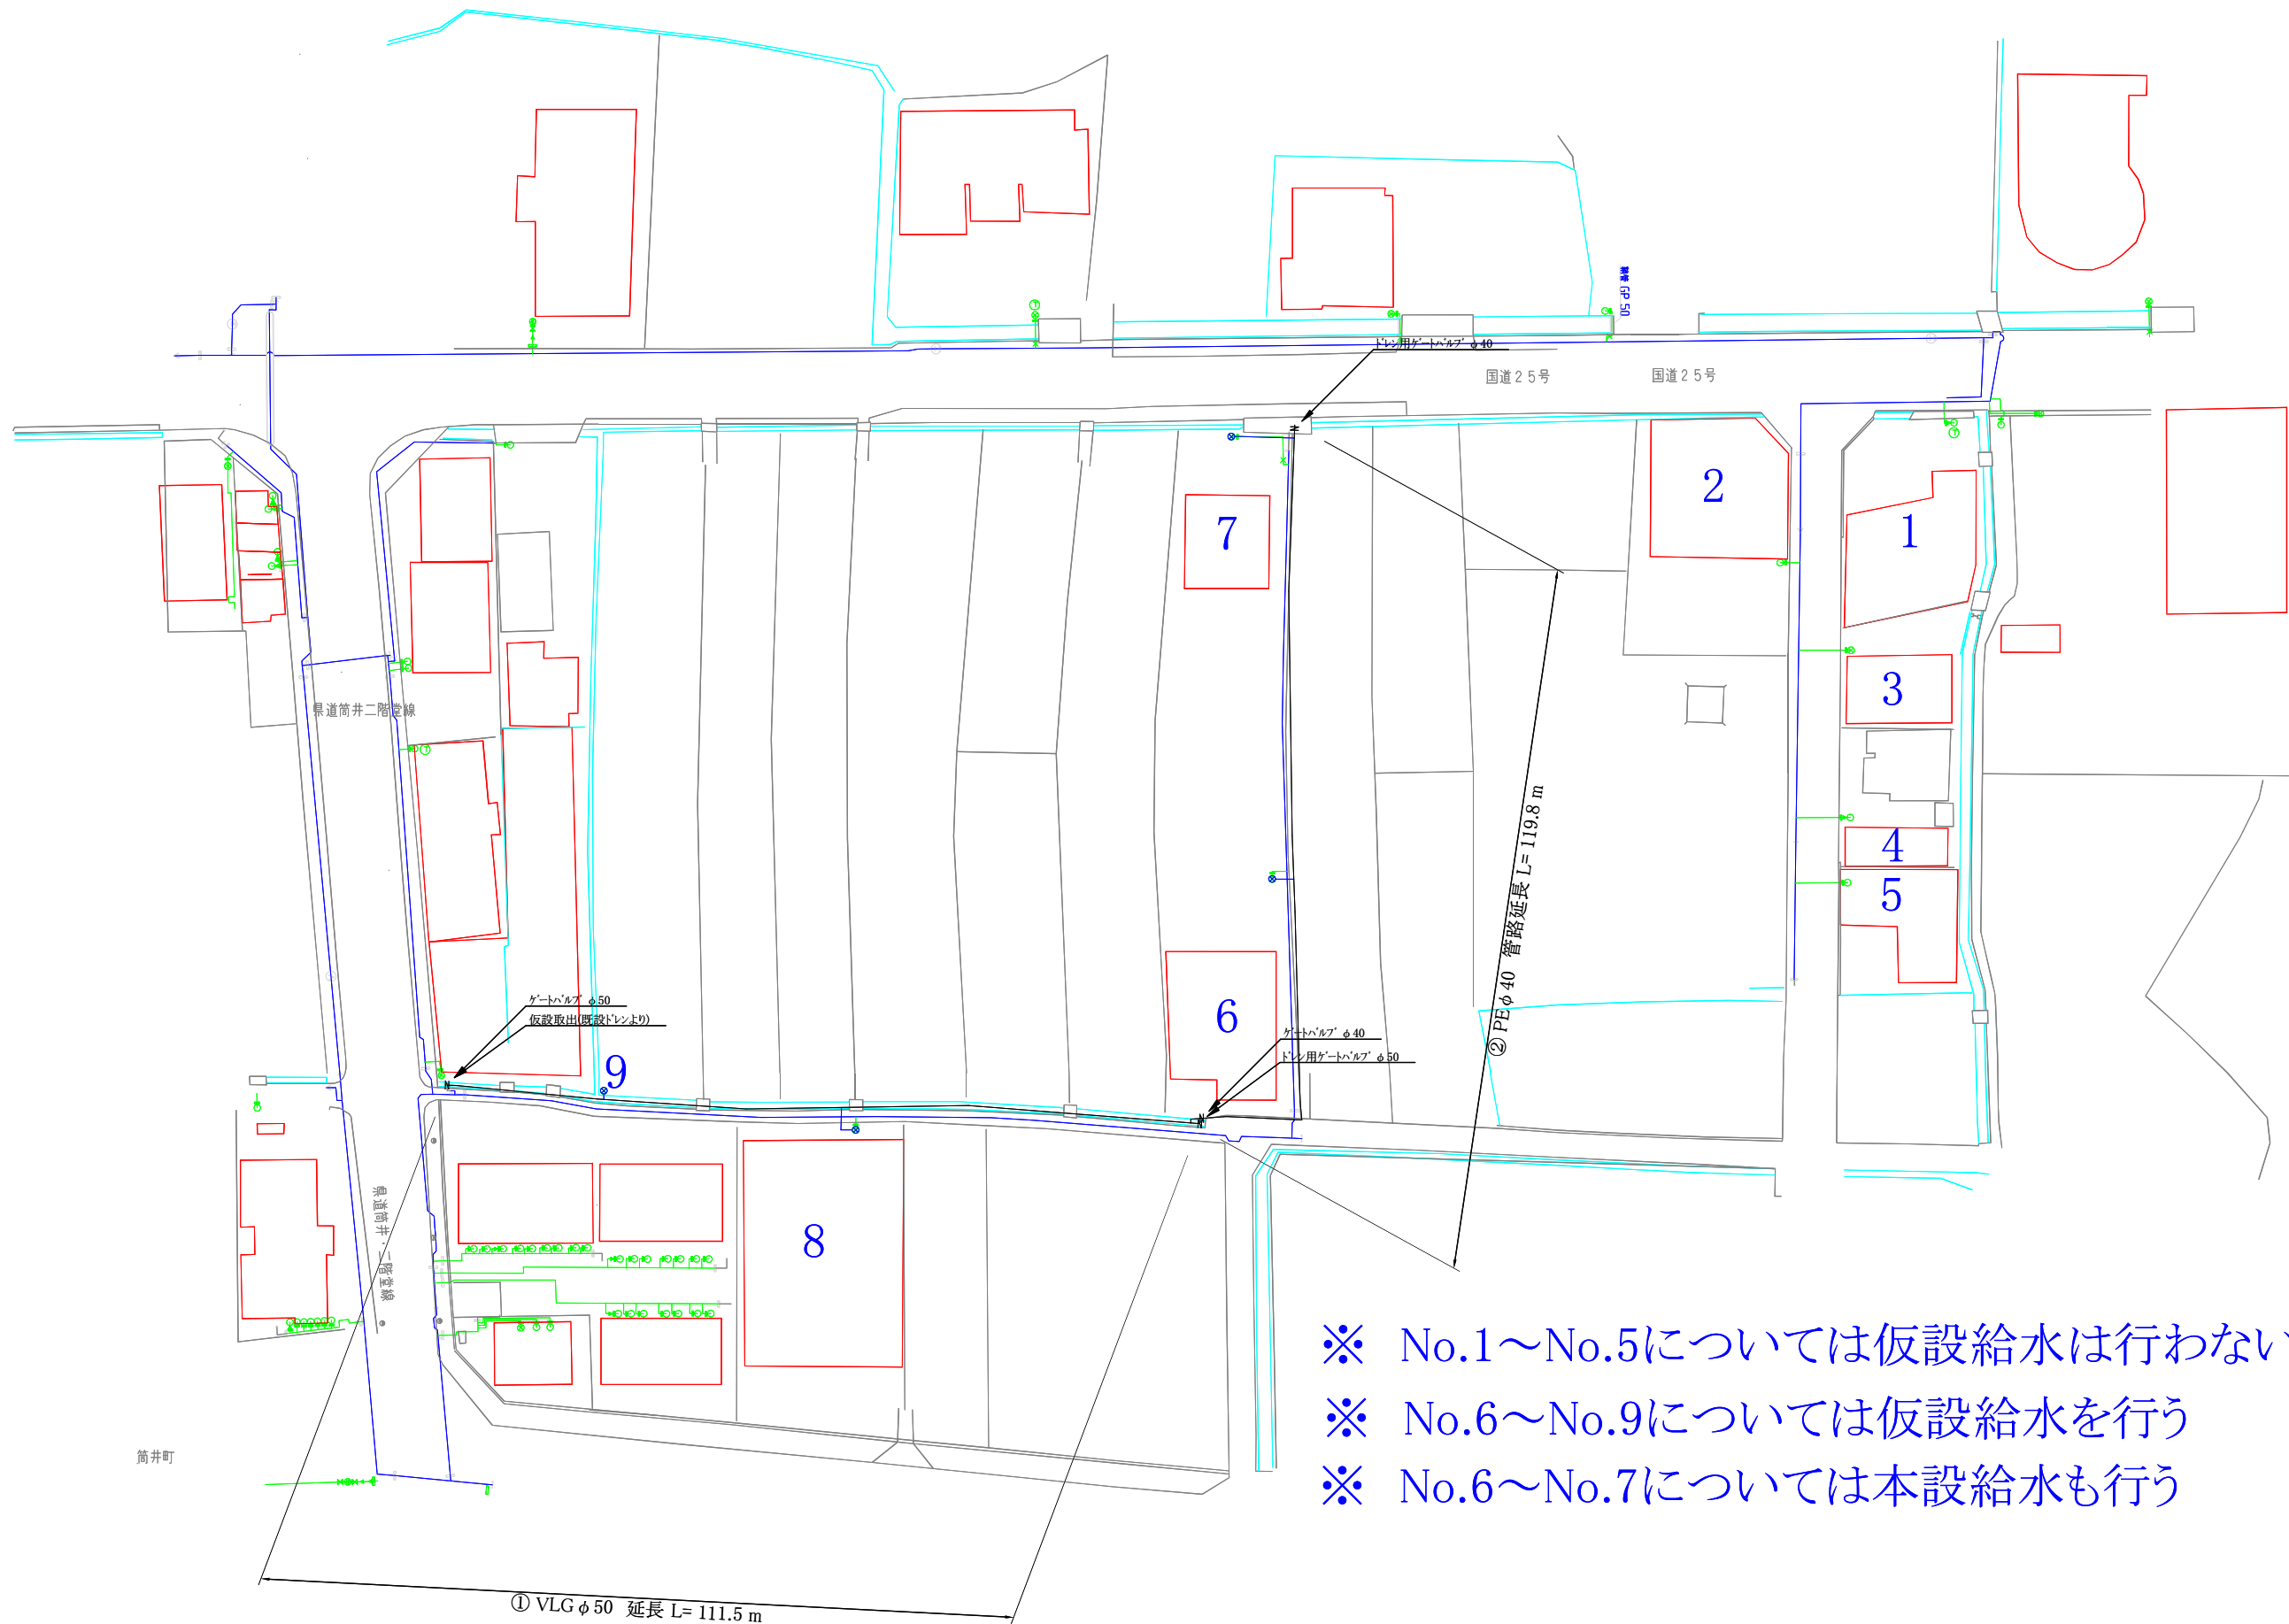


仮設平面図 S = 1 : 500



- ※ No.1～No.5については仮設給水は行わない
- ※ No.6～No.9については仮設給水を行う
- ※ No.6～No.7については本設給水も行う





施工年度	令和8年度		
工事番号	02-R8GH4-011		
工事名	配水管布設替工事 筒井町(第1工事)		
工事場所	大和郡山市筒井町 地内		
図面種類	仮設平面図	縮尺	1/500
作製	令和8年5月 日	図番	1/3
奈良県広域水道企業団大和郡山事務所			

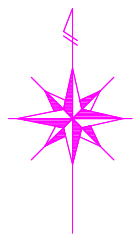

本 設 平 面 図 S = 1 : 500



施 工 年 度	令 和 8 年 度		
工 事 番 号	02-R8GH4-011		
工 事 名	配水管布設替工事 筒井町(第1工事)		
工 事 場 所	大和郡山市筒井町 地内		
図 面 種 類	本設平面図	縮 尺	1/500
作 製	令和8年 5 月 日	図 番	2/3
奈良県広域水道企業団大和郡山事務所			

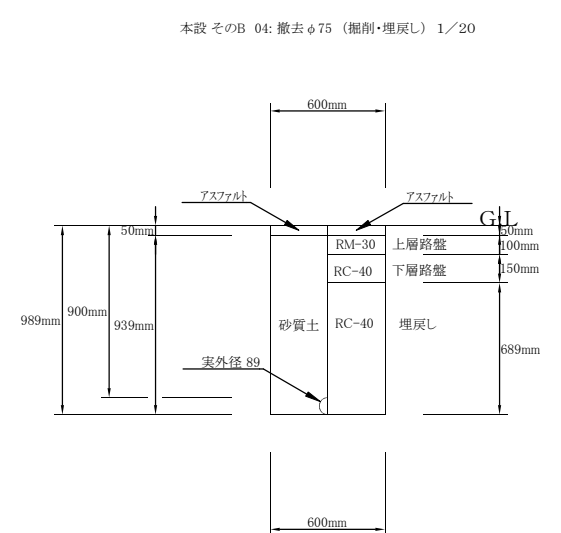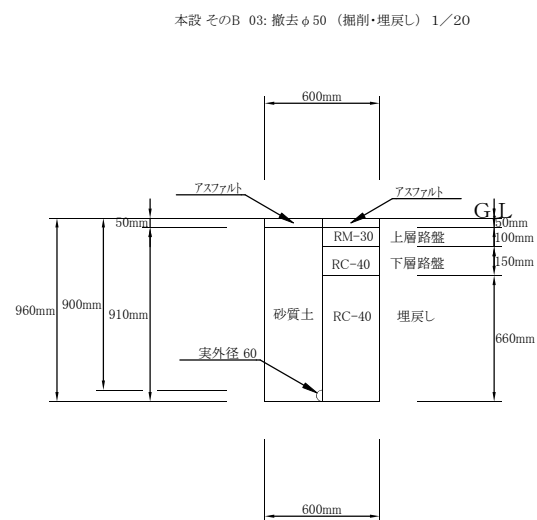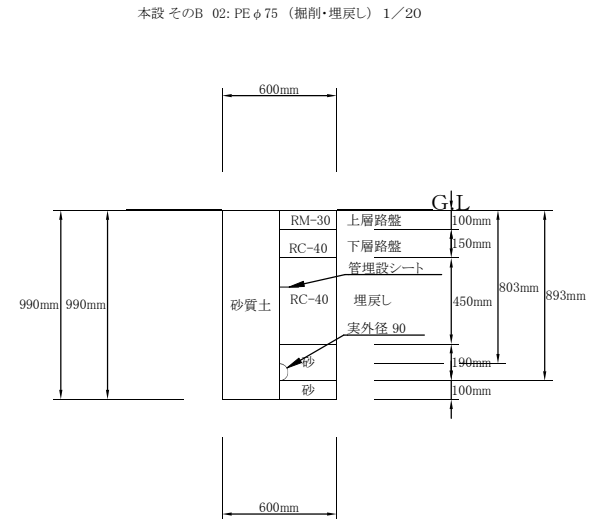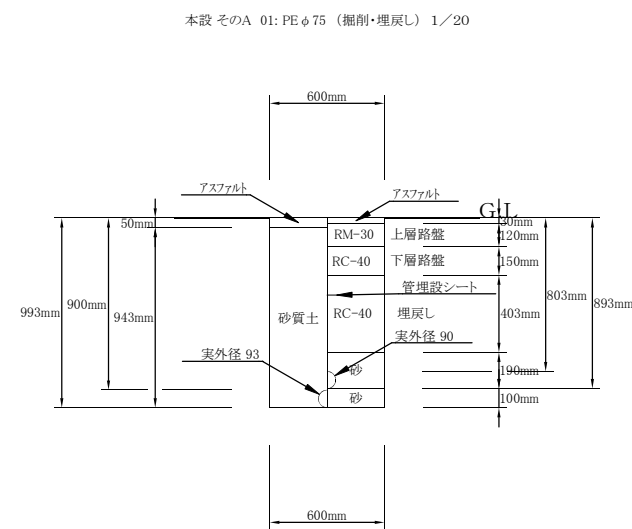

施工年度	令和8年度		
工事番号	02-R8GH4-011		
工事名	配水管布設替工事 筒井町(第1工事)		
工事場所	大和郡山市筒井町 地内		
図面種類	配管詳細図 土工断面図	縮尺	1/500
作製	令和8年5月 日	図番	3/3
奈良県広域水道企業団大和郡山事務所			