


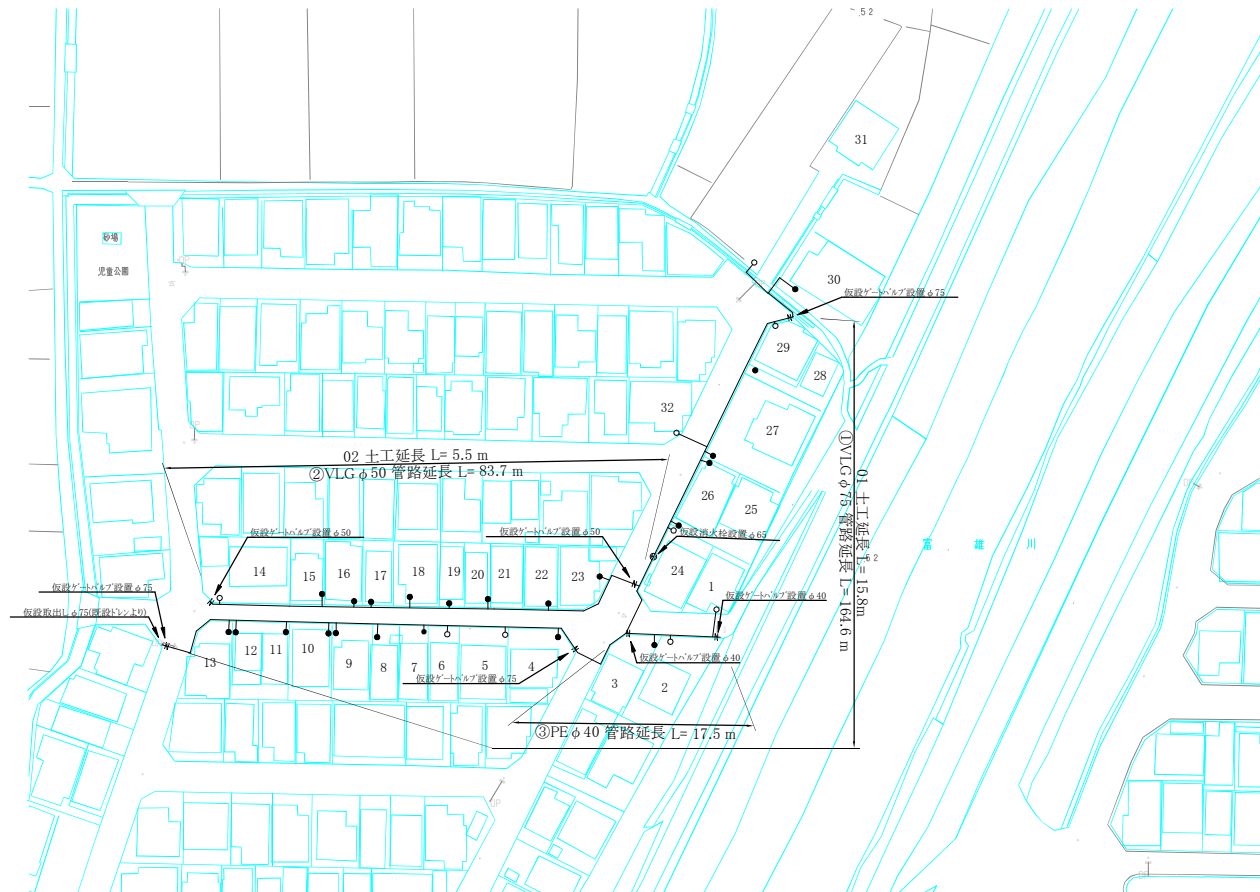


土工断面図 S = 1 : 20


仮設平面図 S = 1 : 500




仮設 そのB 01: VLG φ75 (埋設) 1/20

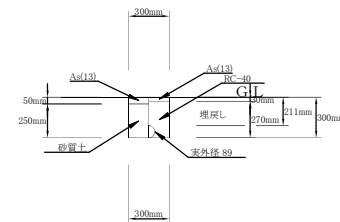


仮設 そのB 01': VLG φ75 (撤去) 1/20

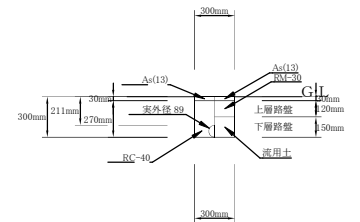

仮設 そのB 02: VLG φ50 (埋設) 1/20

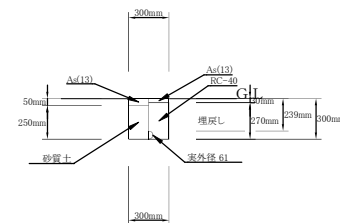

仮設 そのB 02': VLG φ50 (撤去) 1/20





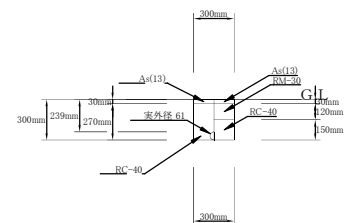


施工年度	令和8年度		
工事番号	02-R8GT4-004		
工事名	配水管布設替工事小泉河原(第1工区)		
工事場所	大和郡山市 小泉町 地内		
図面種類	仮設平面図	土工断面図	縮尺 図示
作製	令和8年7月	図番	1/3
奈良県広域水道企業団大和郡山事務所			




本設平面図 S = 1 : 500

土工断面図 S = 1 : 20

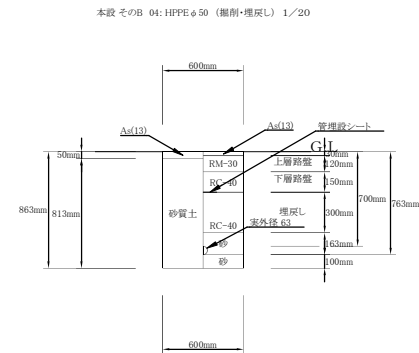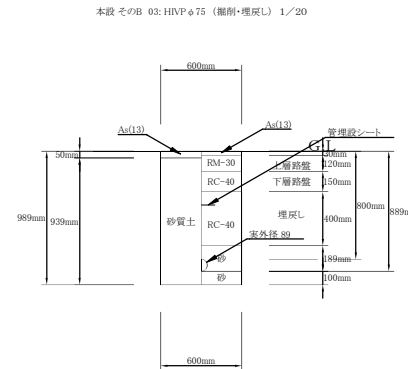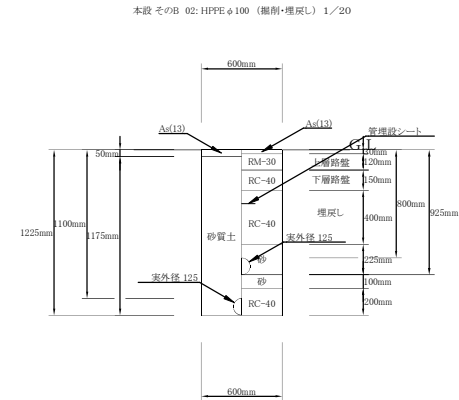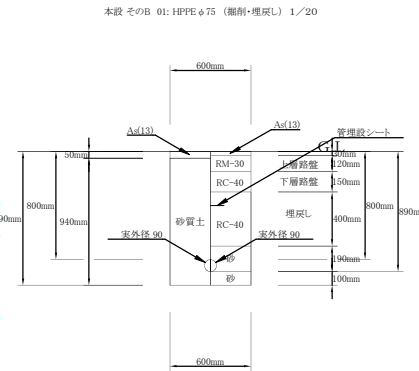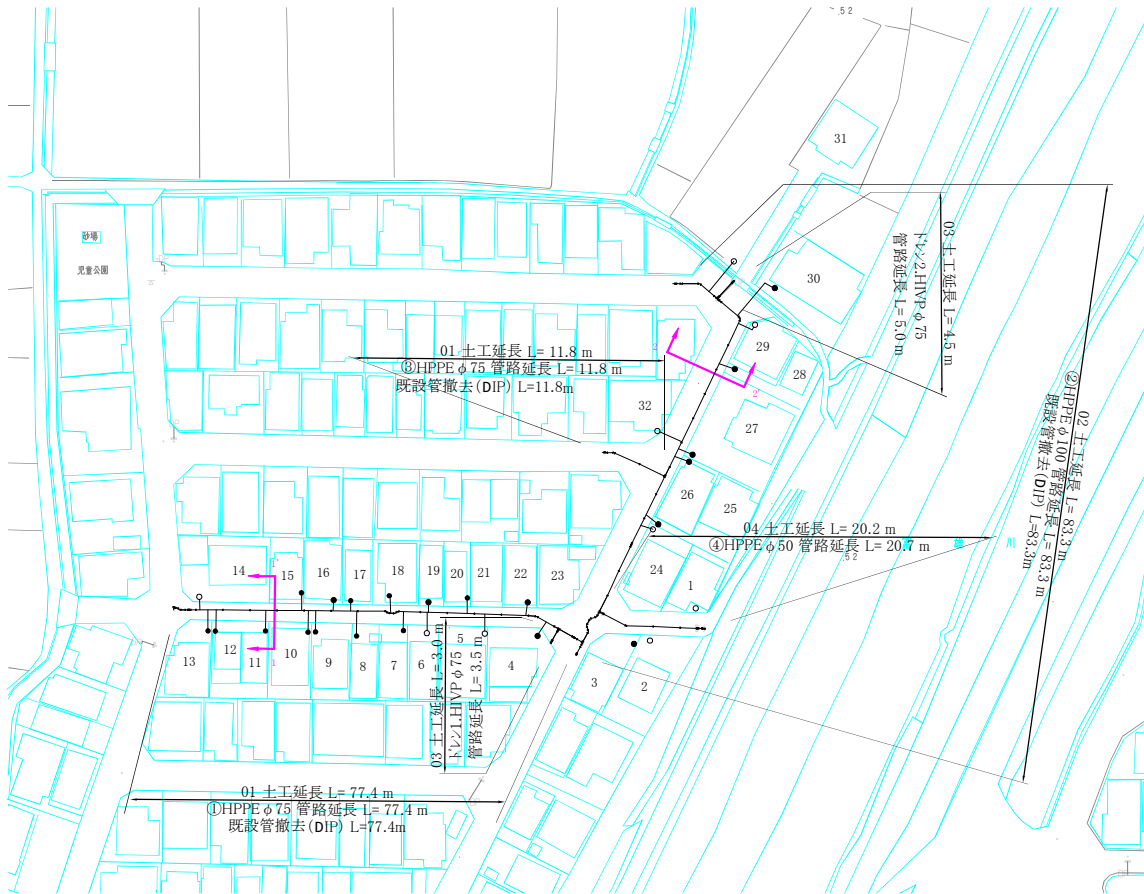

標準横断面図 S = 1 : 250

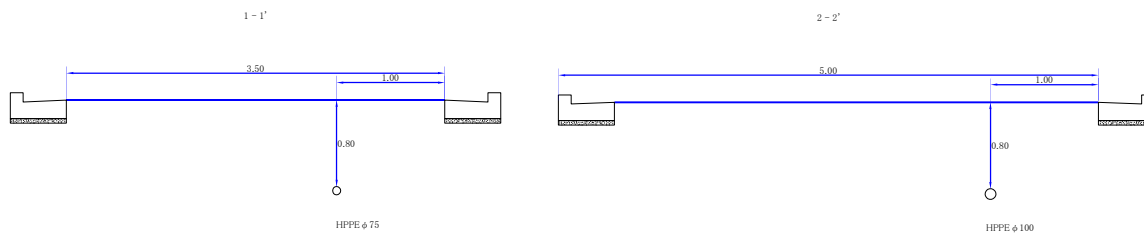



施工年度	令和8年度		
工事番号	02-R8GT4-004		
工事名	配水管布設替工事小泉河原(第1工区)		
工事場所	大和郡山市 小泉町 地内		
図面種類	本設 平面図 土工断面図 標準横断面図	縮尺	図示
作製	令和8年7月	図番	2/3
奈良県広域水道企業団大和郡山事務所			



配管詳細図 S=フリー


トレン2

消火栓部拡大図

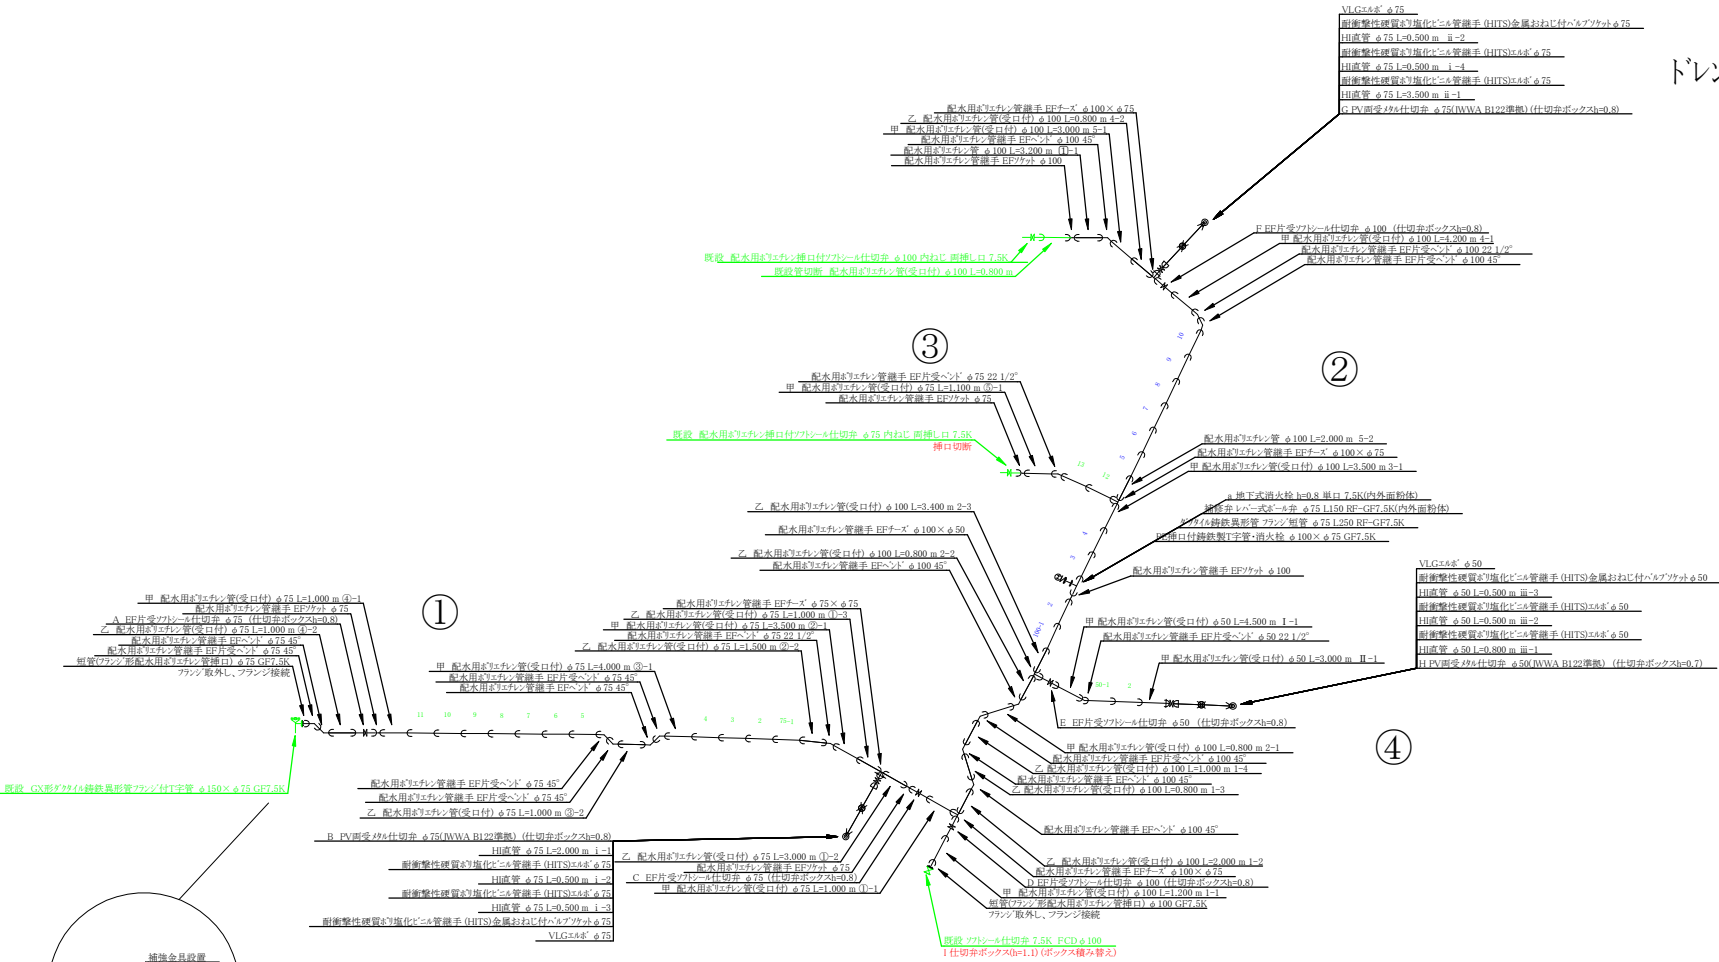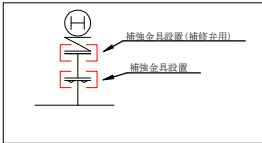


トレン1

既設連絡部拡大図

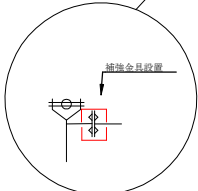

既設連絡部拡大図

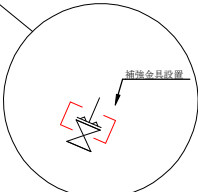

施工年度	令和8年度		
工事番号	02-R8GT4-004		
工事名	配水管布設替工事小泉河原(第1工区)		
工事場所	大和郡山市 小泉町 地内		
図面種類	配管詳細図	縮尺	フリー
作製	令和8年7月	図番	3/3
奈良県広域水道企業団大和郡山事務所			