



乙過池并取替・修繕箇所平面図

$$\underline{S=1/200}$$

急速乙過池 (3 拵)

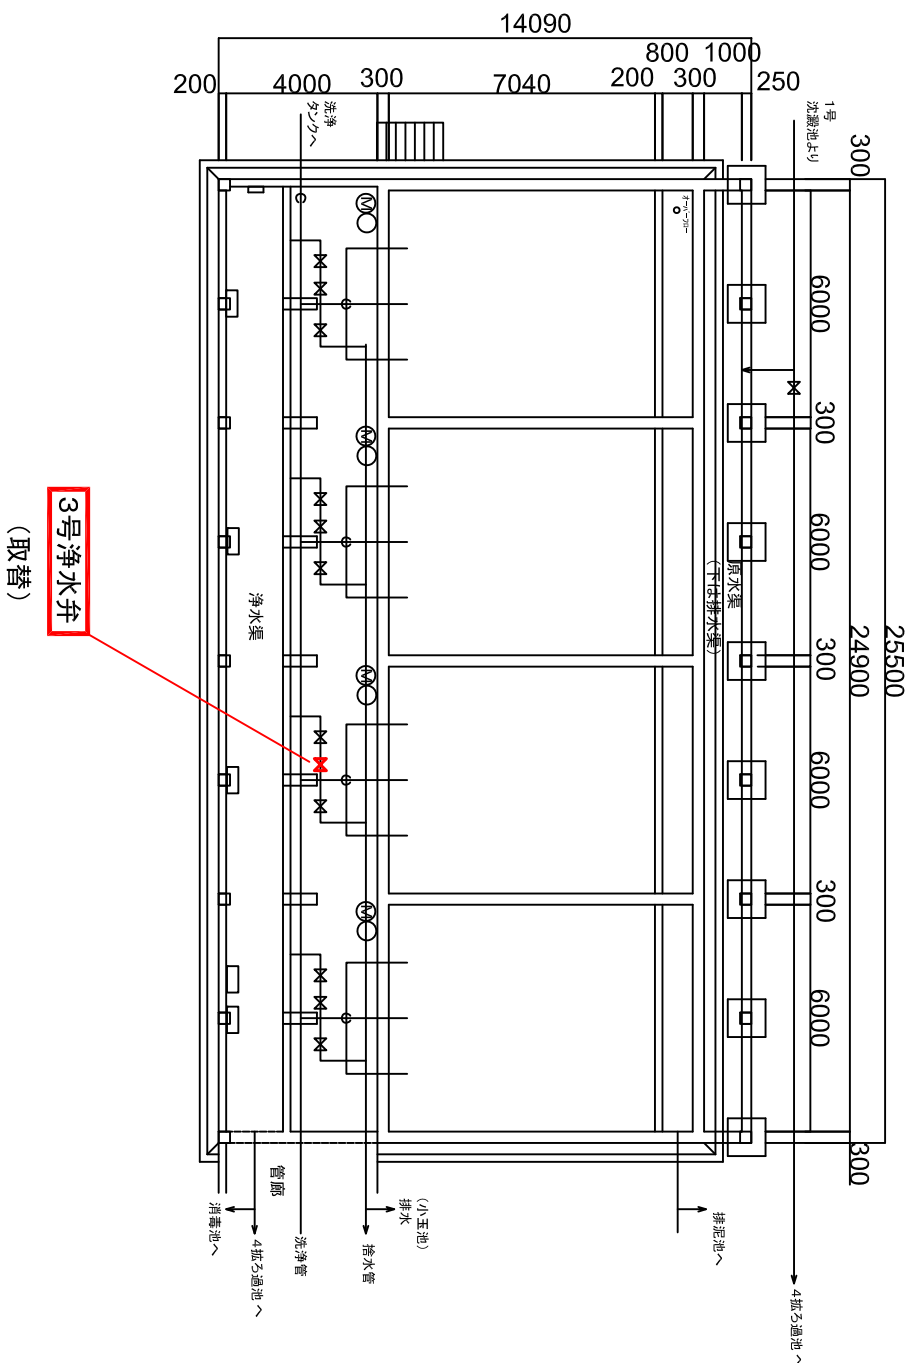

急速乙過池（4拵）

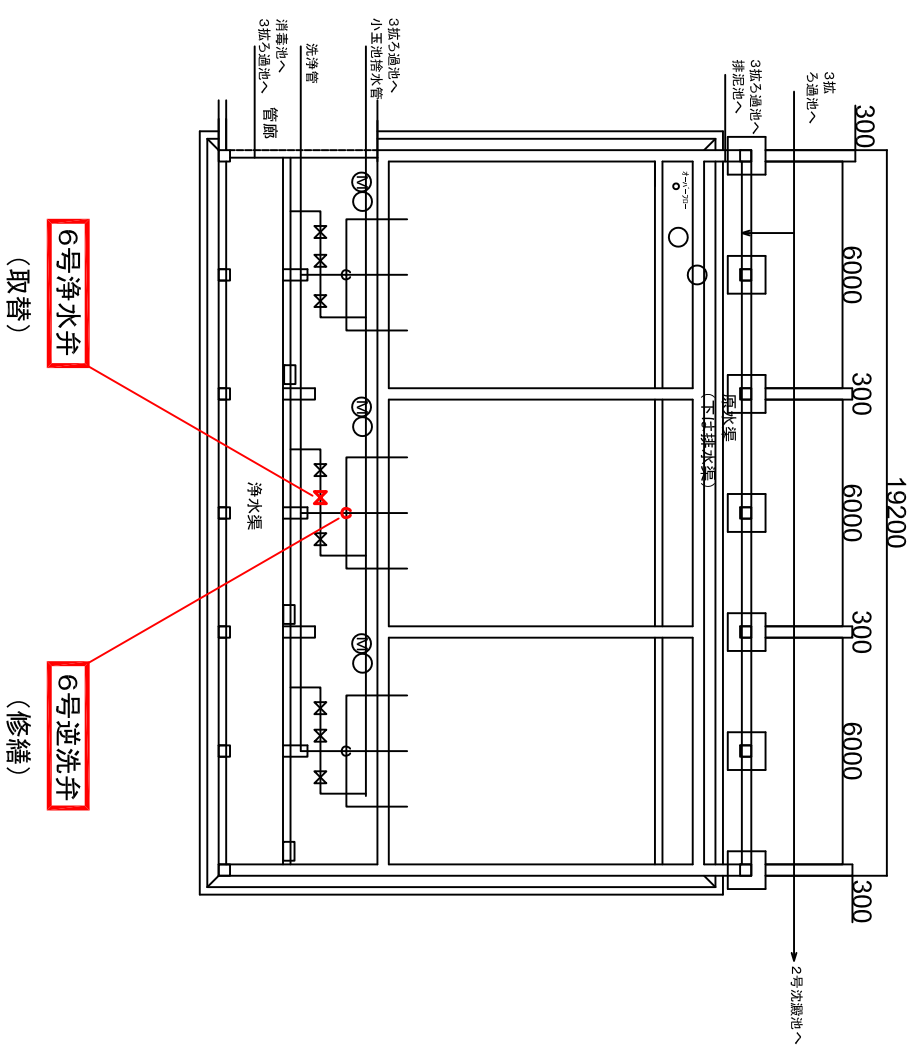

注記

1. ☐ は、当該設備範囲を示す。

名称	令和7年度昭和浄水場急速ろ過池弁修繕工事					
図名	ろ過池弁取替・ 修繕箇所平面図					
製 作 年 月 日	枚	照	巻	番 号	縮尺	1 : 200
規 図	計	省	巻	図 番	$\frac{2}{2}$	

奈良県広域水道企業団（大和郡山事務所）