






事業名及び 施工名		配第 301 号 老朽管更新工事		
年度	7	工事名	斑鳩町目安北1丁目 地内	
工事場所	斑鳩町目安北1丁目 地内			
図名	本設計画平面図(1)			
図面番号	1 / 7	縮尺	S=1/250	
事業主体	奈良県広域水道企業団斑鳩事務所			

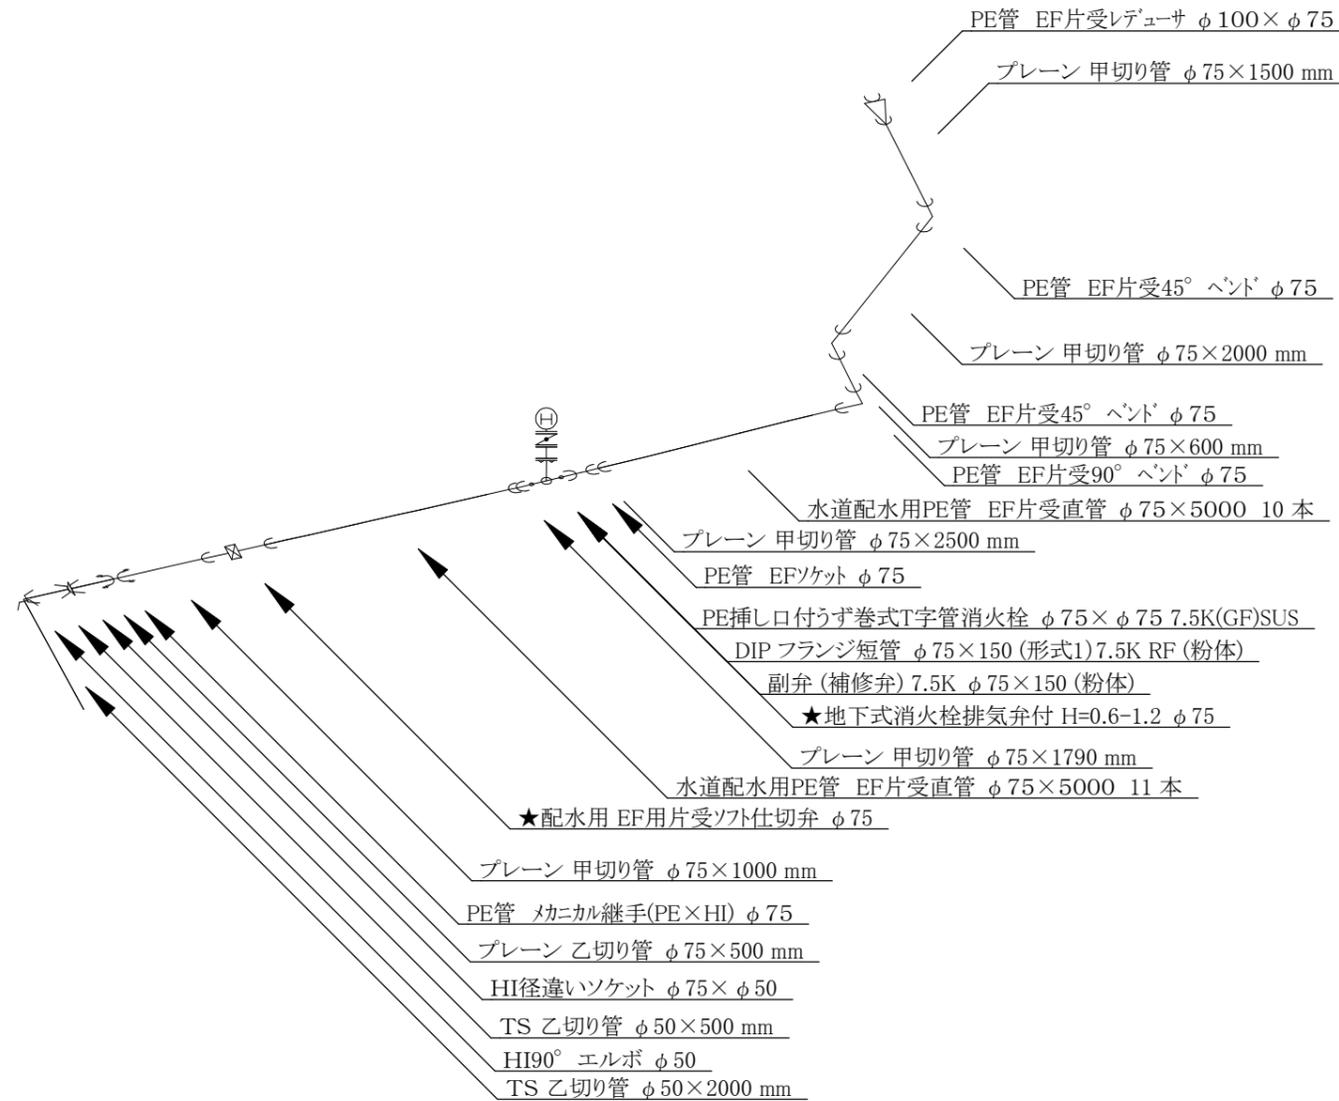

事業名及び 施工名			
年度	7	工事名	配第 301 号 老朽管更新工事
工事場所		斑鳩町目安北1丁目 地内	
図名		本設計画詳細図(1)	
図面番号	2 / 7	縮尺	S=1/FREE
事業主体		奈良県広域水道企業団斑鳩事務所	

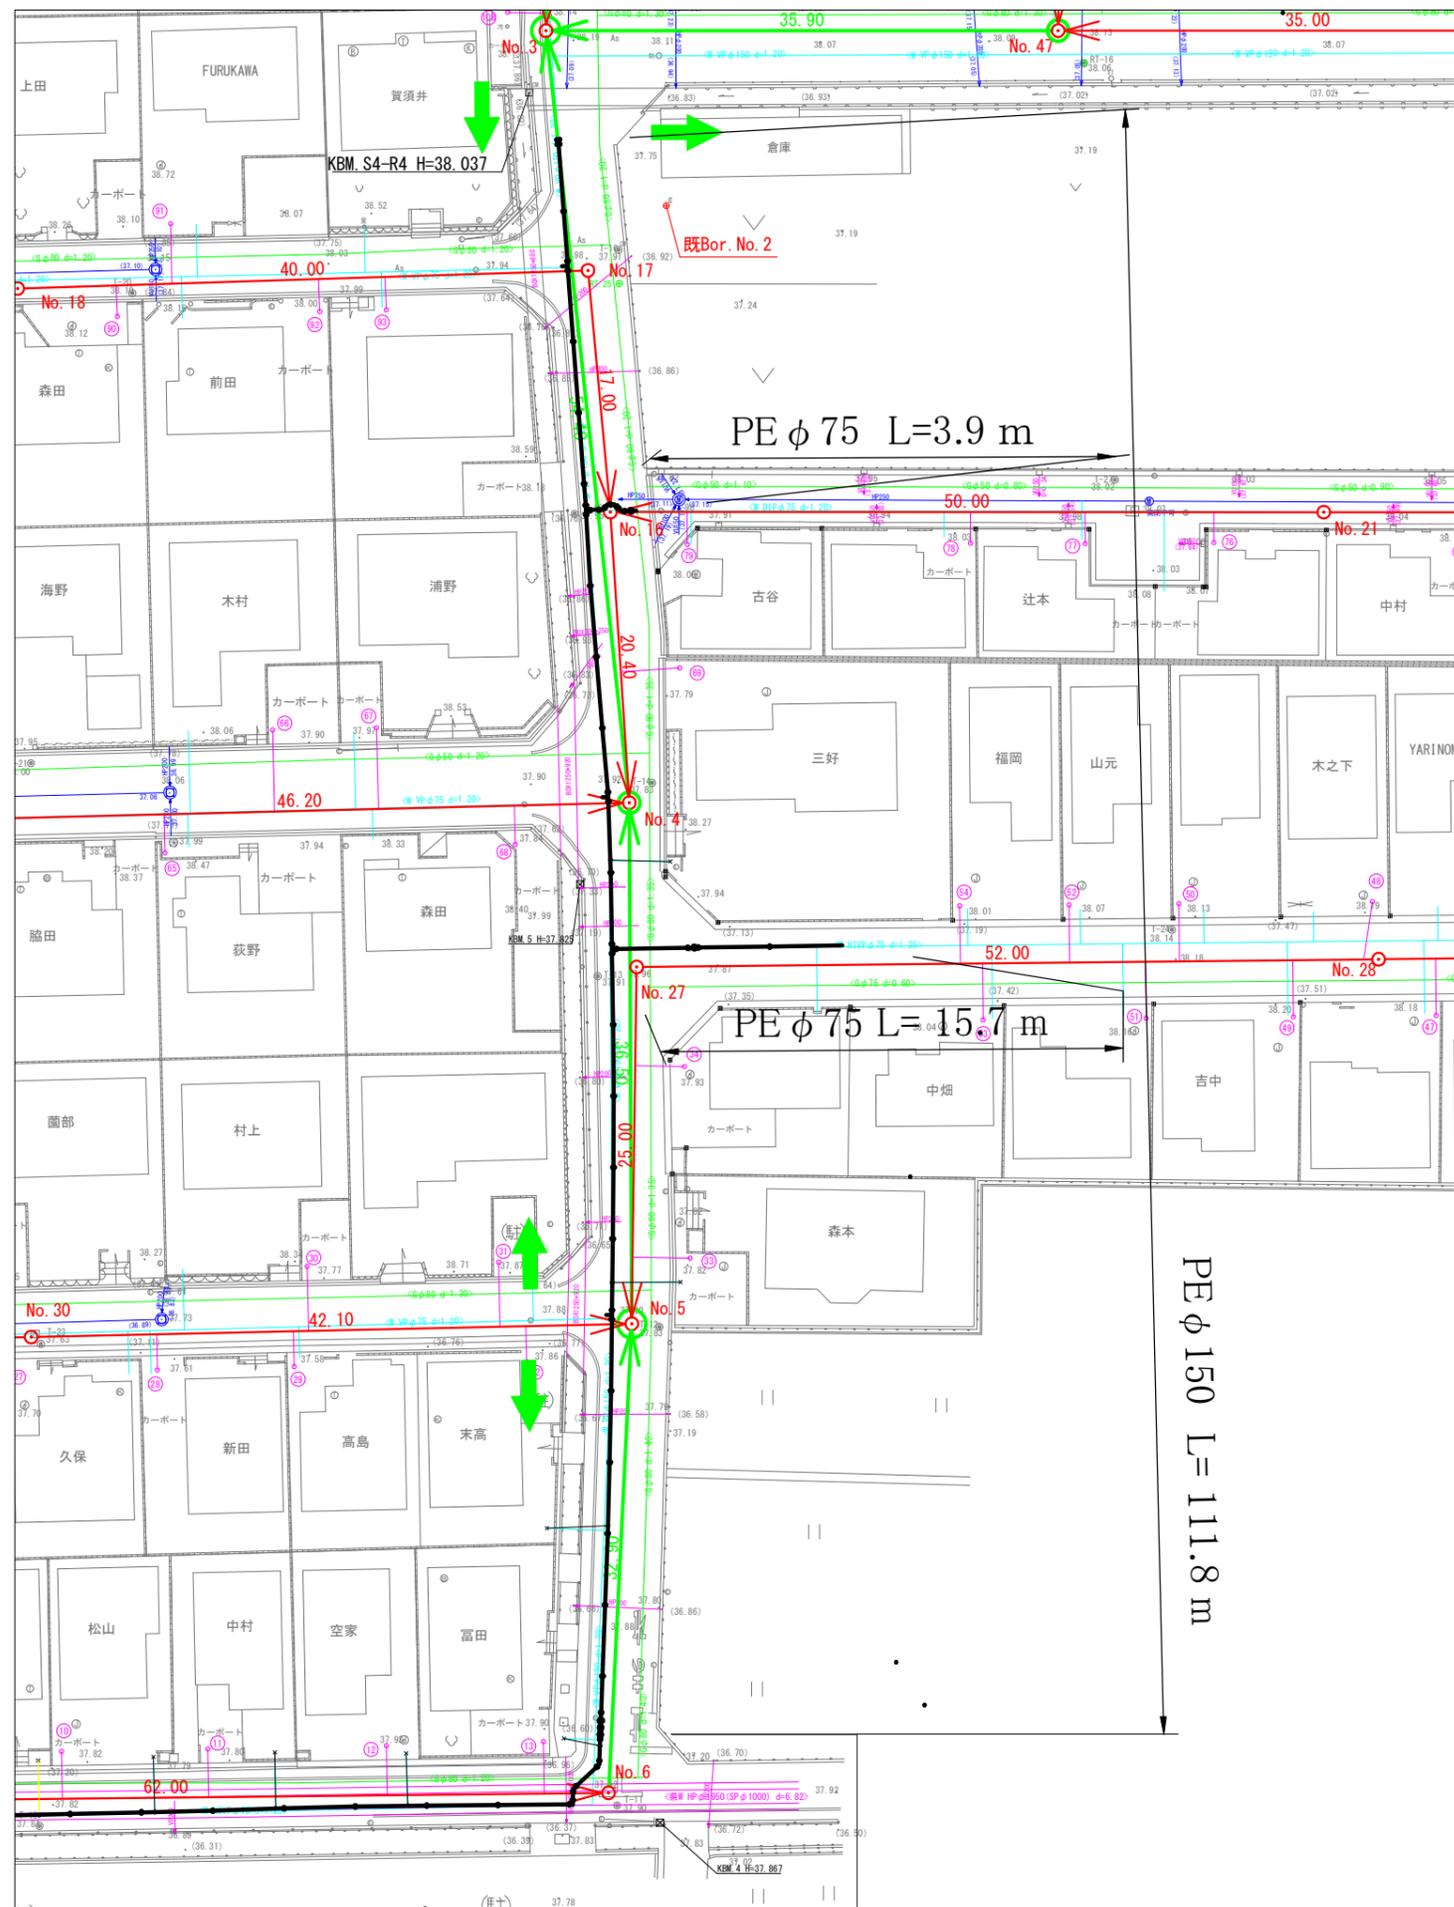

事業名及び 施工名		配第 301 号 老朽管更新工事	
年度	7	工事名	斑鳩町目安北1丁目 地内
工事場所		斑鳩町目安北1丁目 地内	
図名		本設計画平面図(2)	
図面番号	3 / 7	縮尺	S=1/250
事業主体		奈良県広域水道企業団斑鳩事務所	

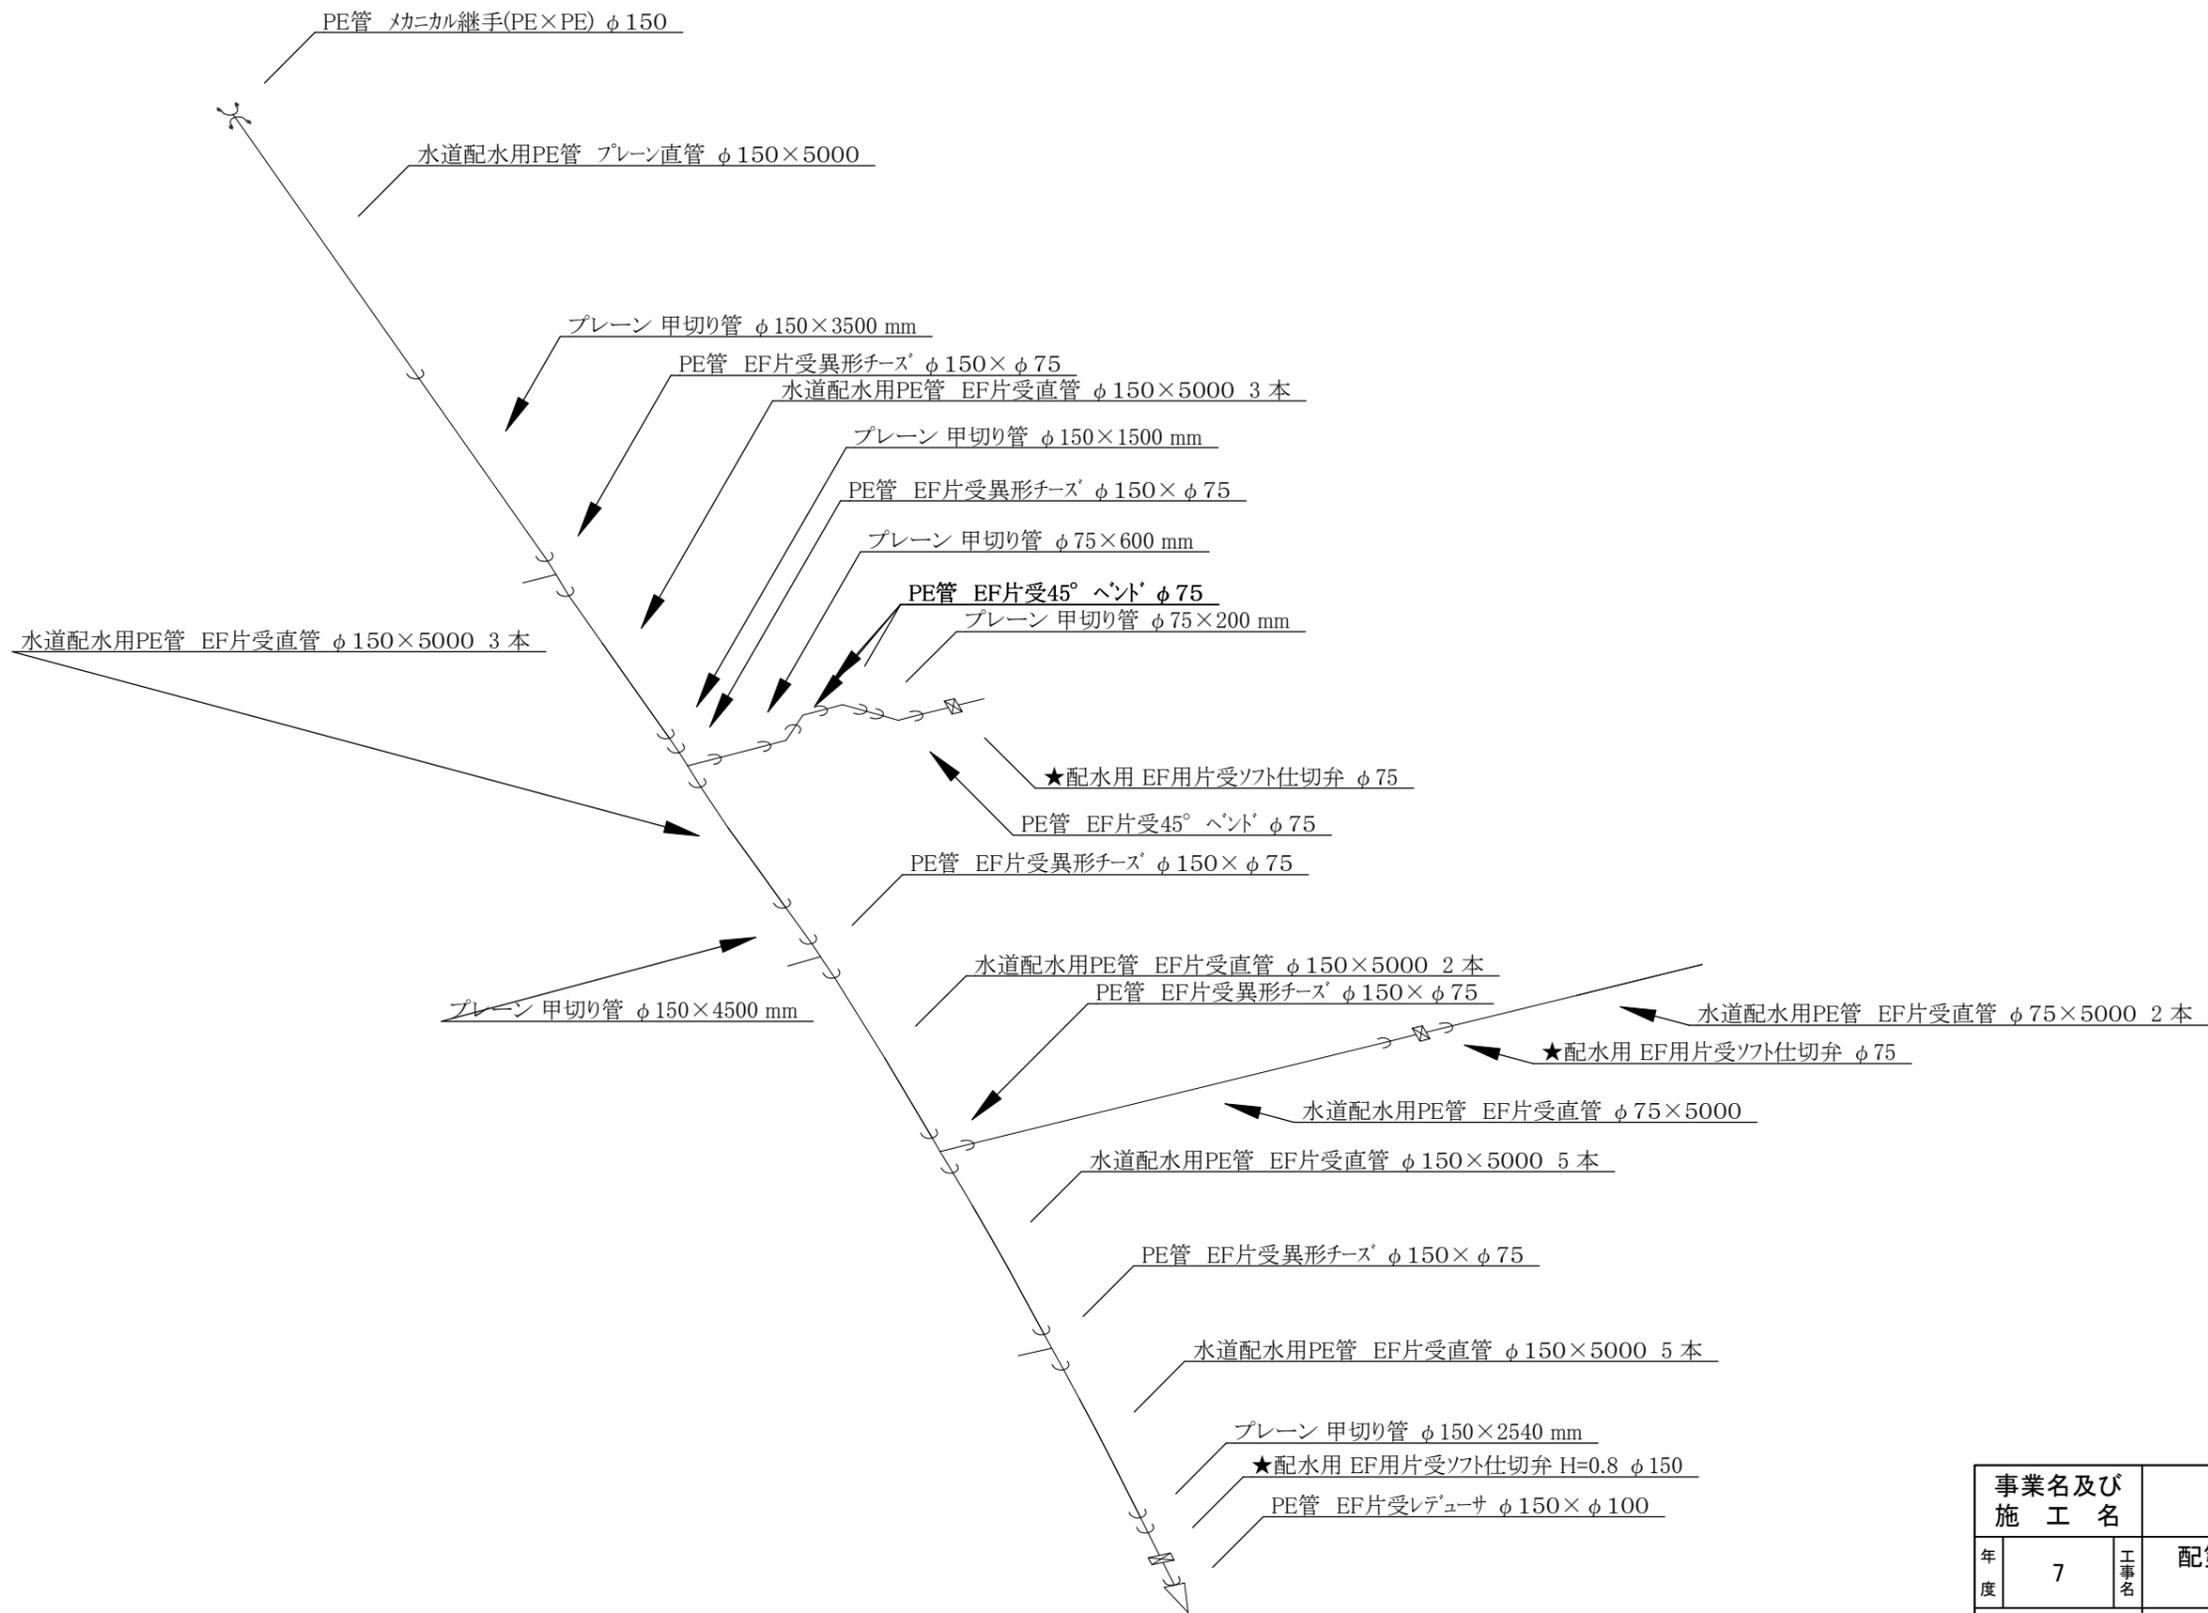

事業名及び 施工名		配第 301 号 老朽管更新工事	
年度	7	工事名	斑鳩町目安北1丁目 地内
工事場所	斑鳩町目安北1丁目 地内		
図名	本設計画詳細図(2)		
図面番号	4 / 7	縮尺	S=1/FREE
事業主体	奈良県広域水道企業団斑鳩事務所		

仮設平面図 (東西)

S=1:500




PEφ150 L=94.6m


事業名及び 施工名	配第 301 号 老朽管更新工事		
年度	工事名	斑鳩町目安北 1 丁目 地内	
工事場所	斑鳩町目安北 1 丁目 地内		
図名	仮設平面図(1)		
図面番号	5 / 7	縮尺	S=1:500
事業主体	奈良県広域水道企業団斑鳩事務所		

仮設平面図(南側)

S = 1 : 400

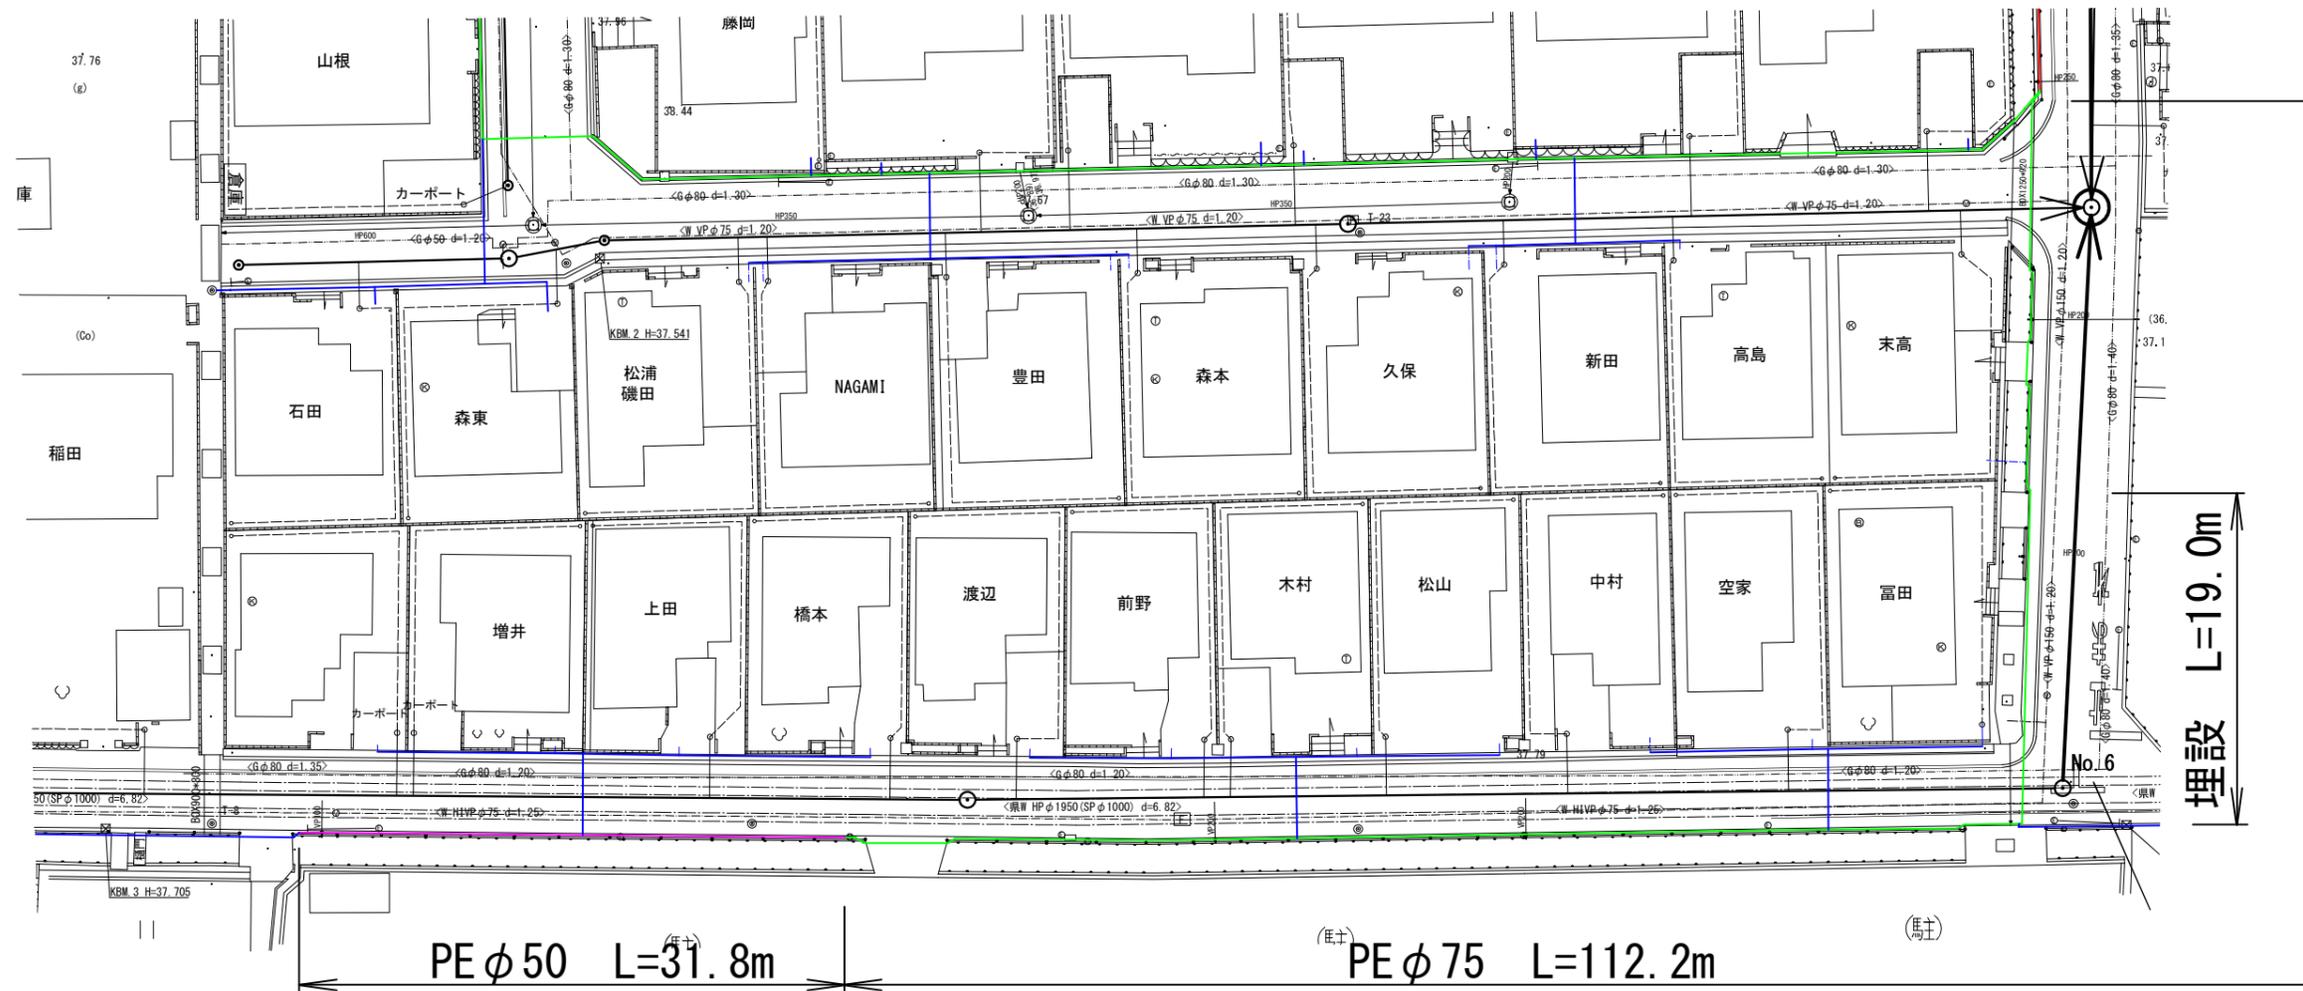

事業名及び 施工名			
年度	工事名	配第 301 号 老朽管更新工事	
工事場所	斑鳩町目安北 1 丁目 地内		
図名	仮設平面図(2)		
図面番号	6 / 7	縮尺	S = 1 : 400
事業主体	斑鳩町都市建設部上下水道課		

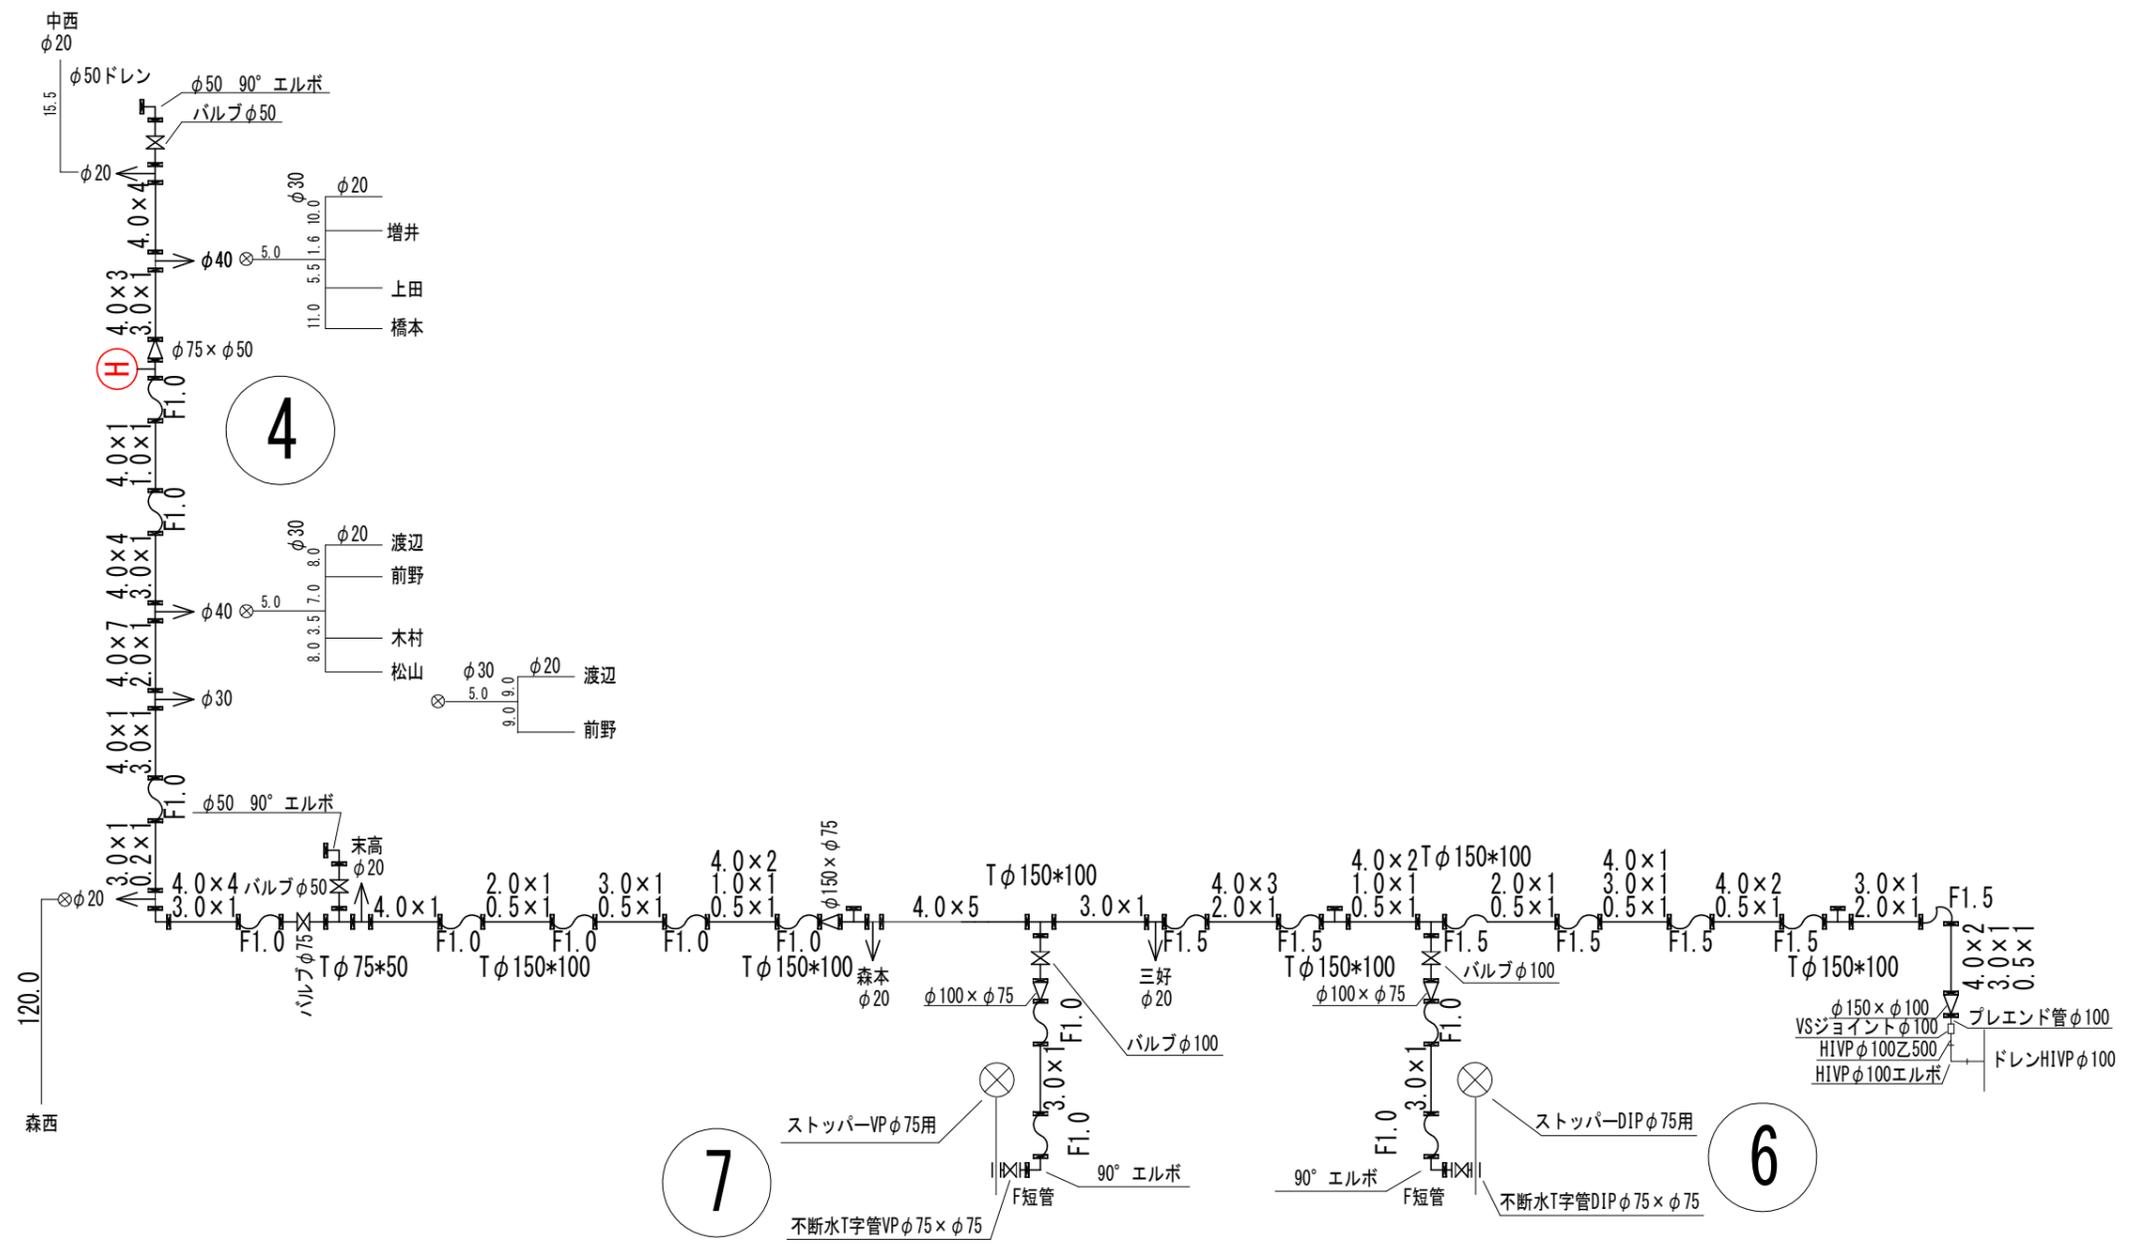

事業名及び 施工名		配第 301 号 老朽管更新工事	
年度	7	工事名	斑鳩町目安北1丁目 地内
工事場所	斑鳩町目安北1丁目 地内		
図名	仮設詳細図		
図面番号	7 / 7	縮尺	S=1/FREE
事業主体	奈良県広域水道企業団斑鳩事務所		