



仮設配管平面図

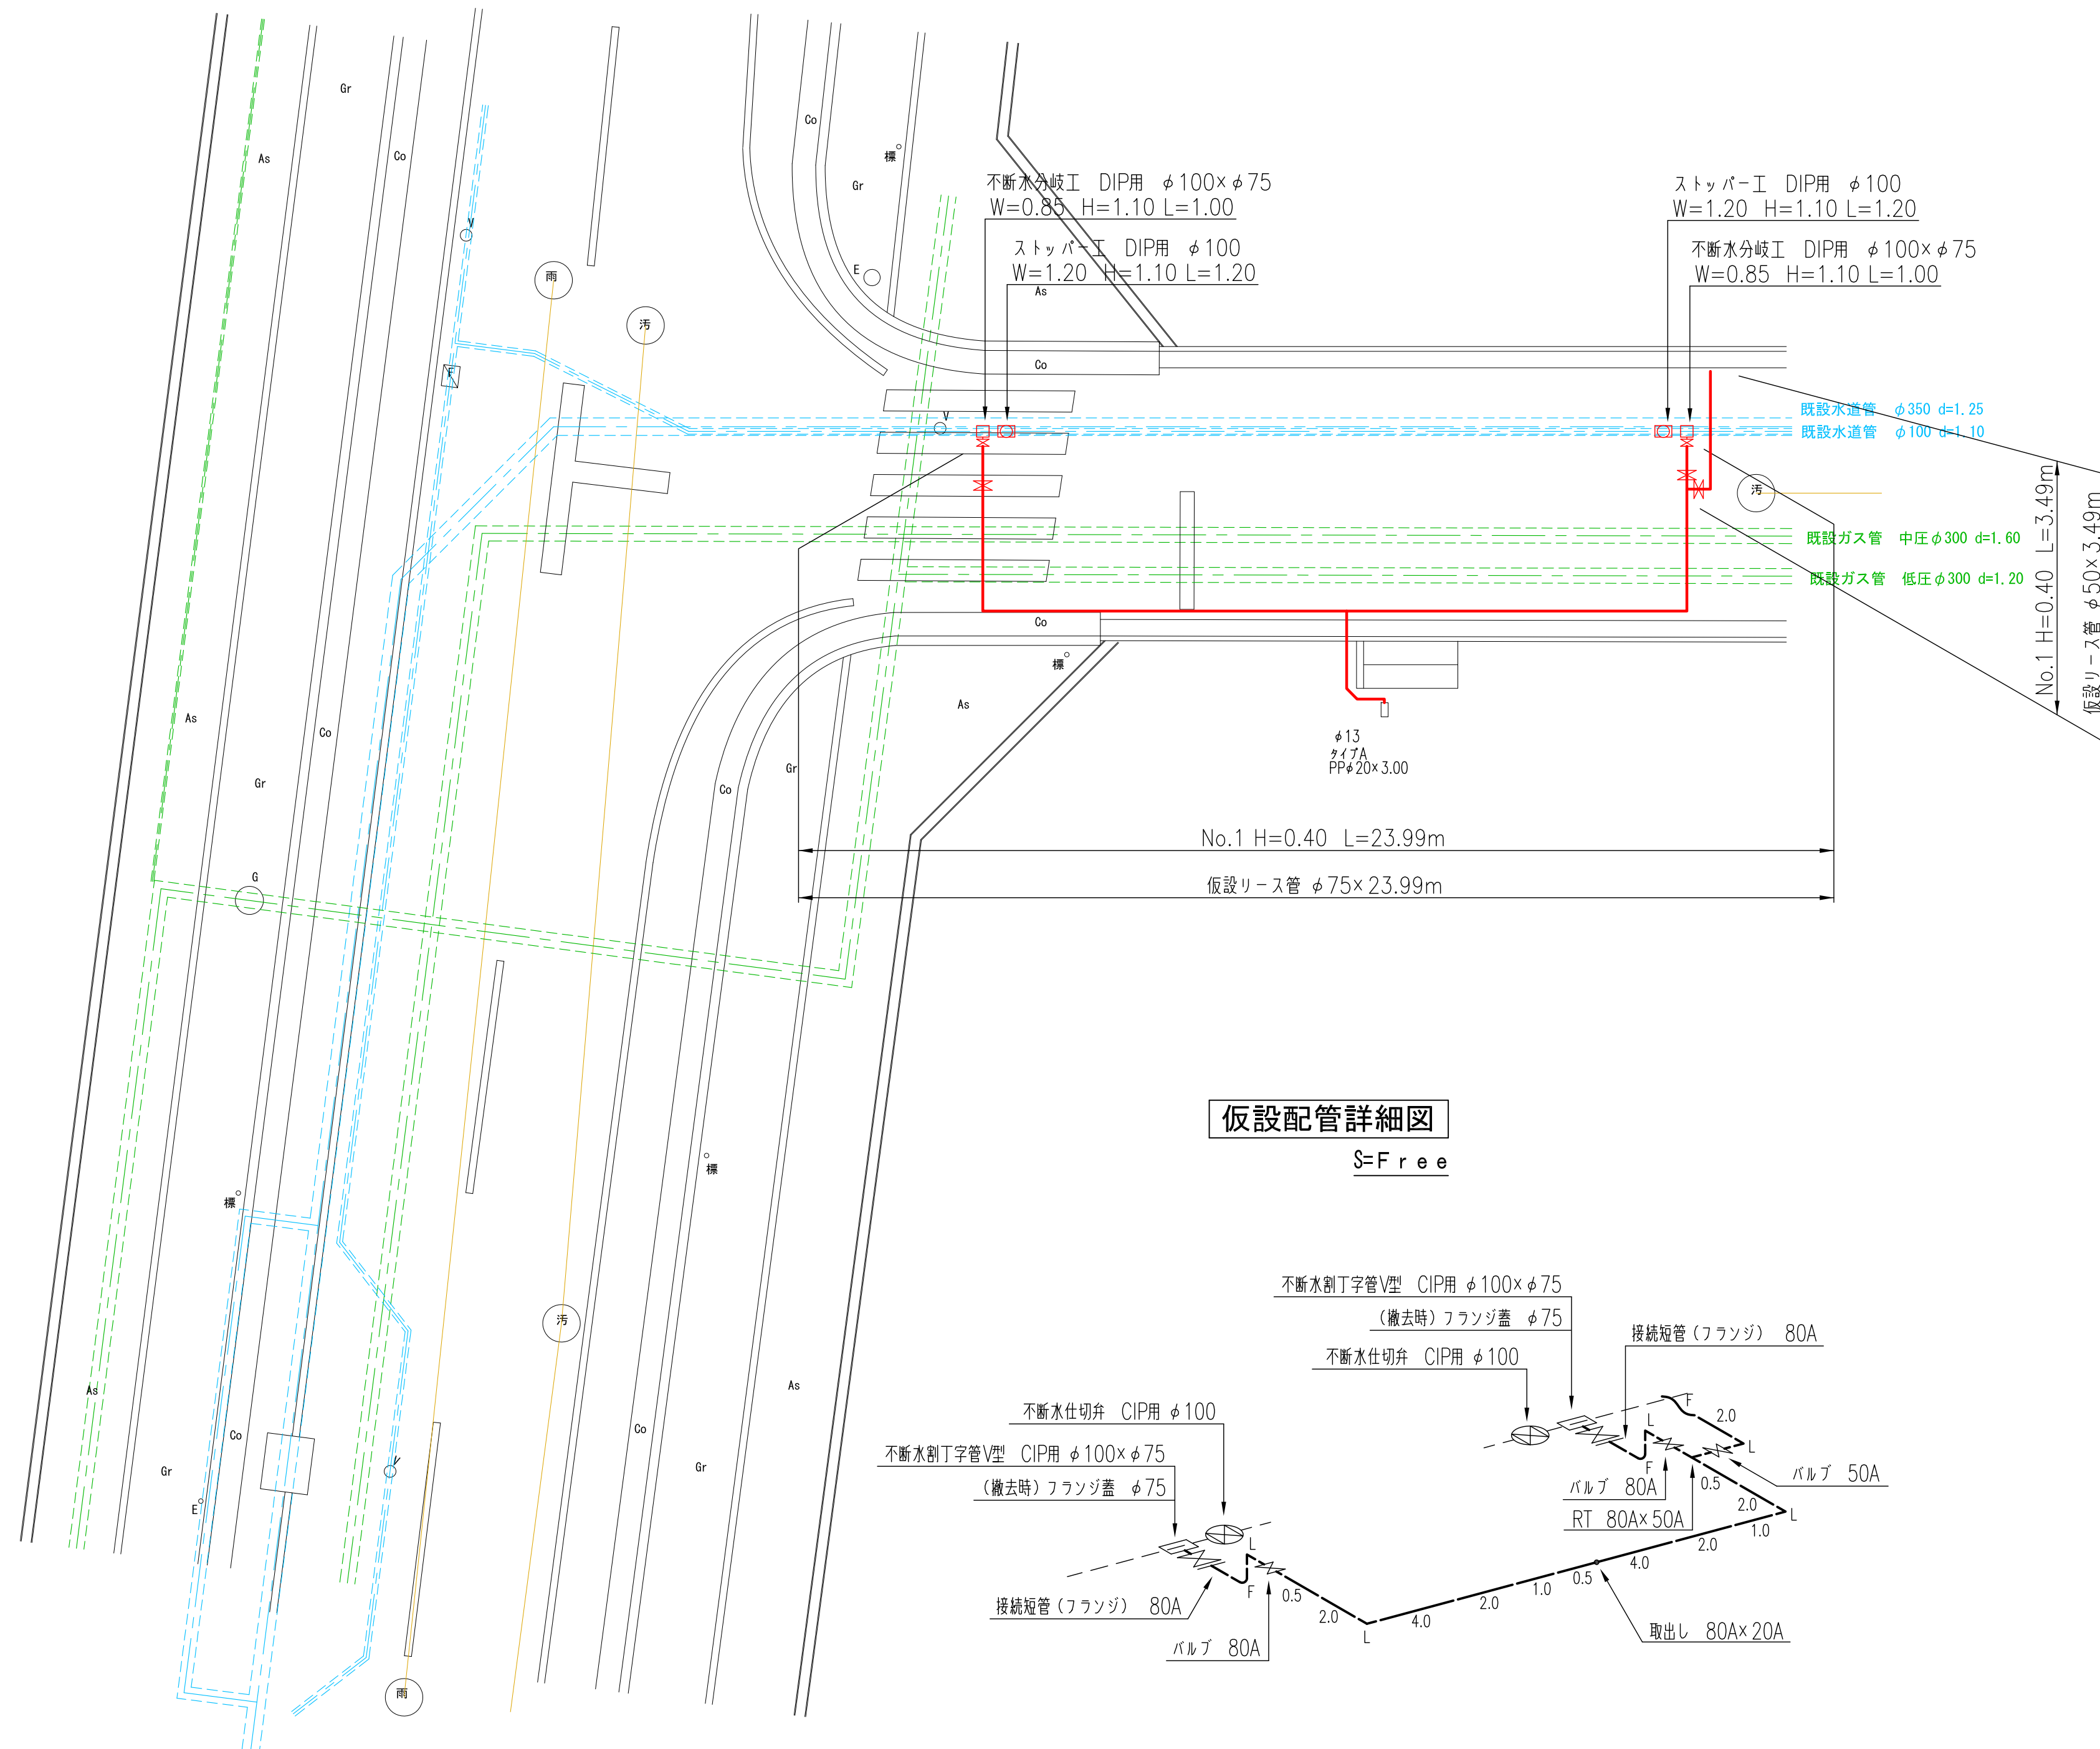

仮設配管詳細図

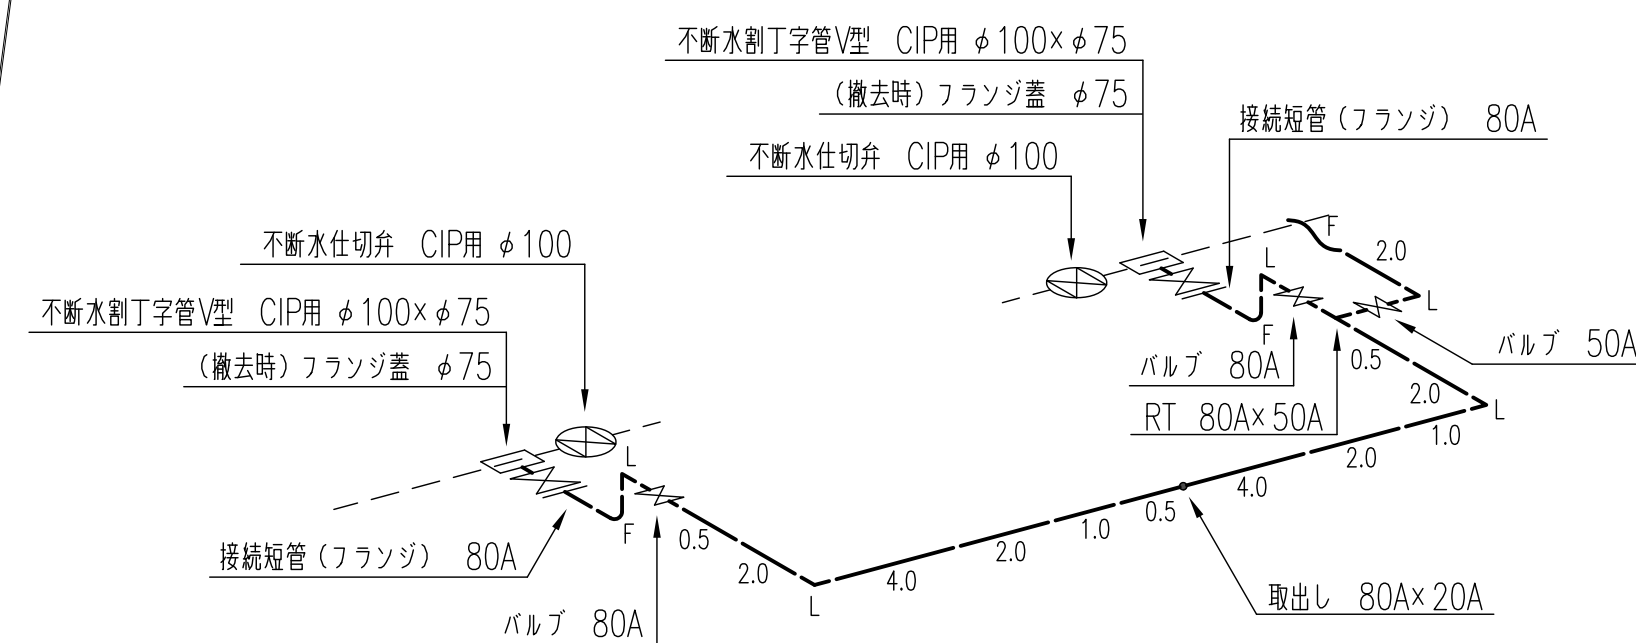


仮設土工定規図


S=1/30

布 設 時


ストッパー工事部φ100
H=1.10

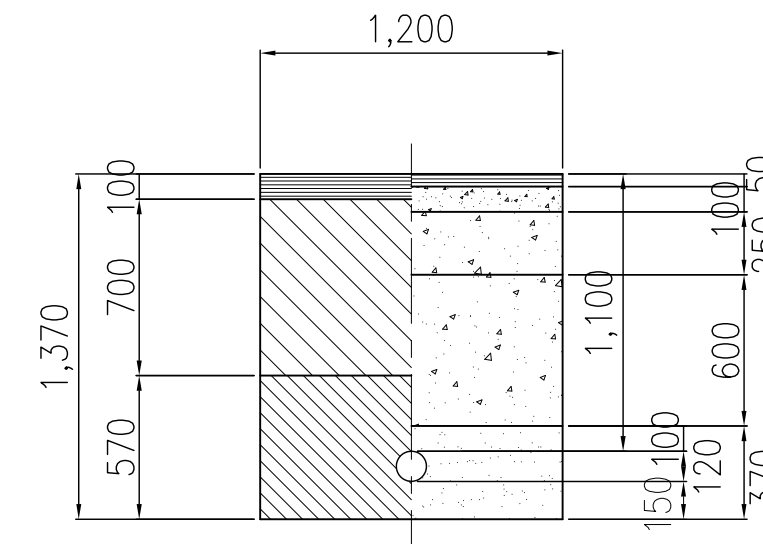

不断水分岐工事部 $\phi 100$
H=1.10

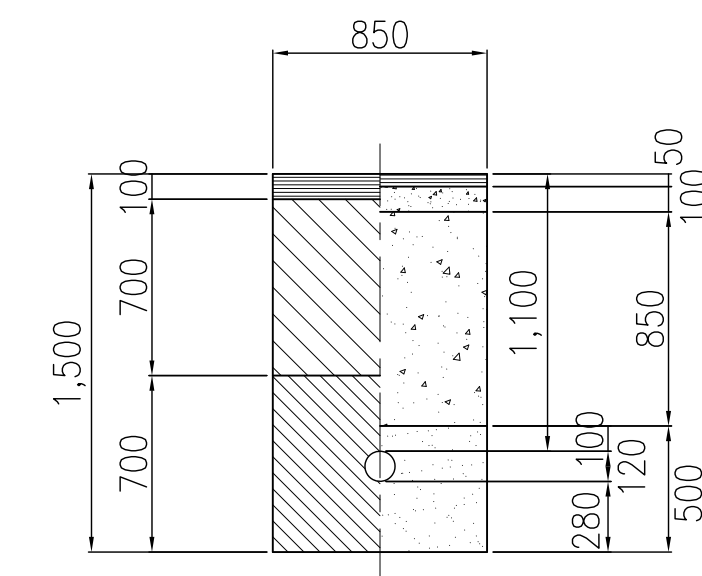


No. 1
浅埋部

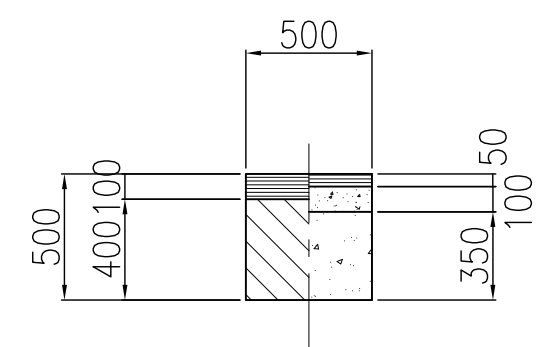


撤去時

不断水分岐工事部 $\phi 100$
H=1.10

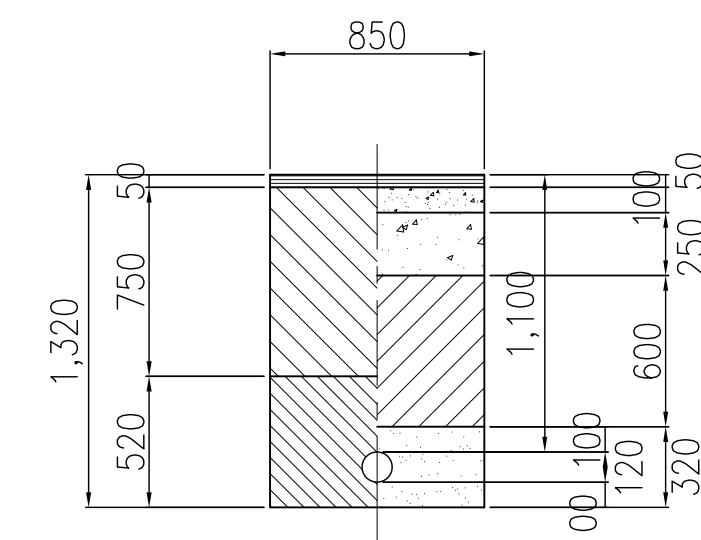

No. 1
浅埋部

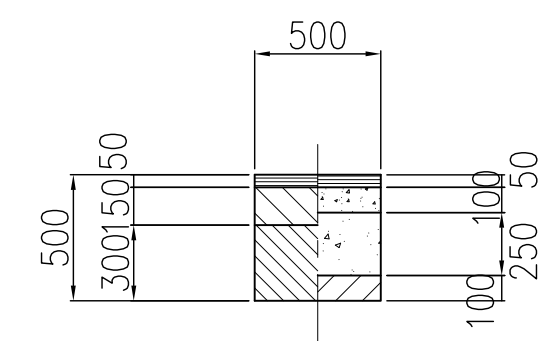


仮設給水定規図

S=F r e e

S=F r e e

タイプA

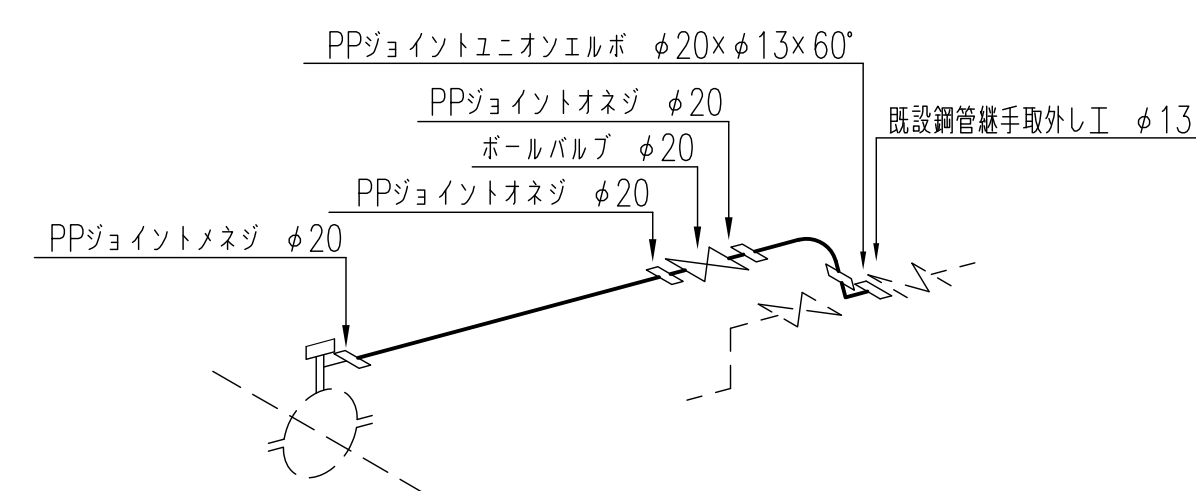

※ ポリエチレン管露出部は保温パイプカバーを設置する。

	土 工 凡 例
	アスファルト切断工
	アスファルト敷りこわし工
	コンクリート切断工
	コンクリート敷りこわし工
	機械掘削工
	人力床均し工
	砂埋戻工
	現有土埋戻工
	再生アスファルト埋戻工
	再生コンクリート路盤工
	粒調砕石路盤工
	アスファルト舗装工
	コンクリート舗装工

事業名及び 施設名			
年 度	7	工事 名	平群町若葉台地区減圧弁更新工事
工事場 所	生駒郡平群町 若葉台2丁目 地内		
図 名	仮設配管図		
図面番 号	1	縮 尺	図示
事業主 体	奈良県広域水道企業団 平群事務所		

事業名及び 施設名			
年 度	7	工 事 名	平群町若菜台地区減圧弁更新工事
工事場所		生駒郡平群町 若菜台2丁目 地内	
図 名		本 設 配 管 図	
図 面 番 号	2	縮 尺	図 示
事業主体		奈良県広域水道企業団 平群事務所	

平面図


S=1/30

B - Bo 断面図

S=1/30

A - Ao 断面図


S=1/30

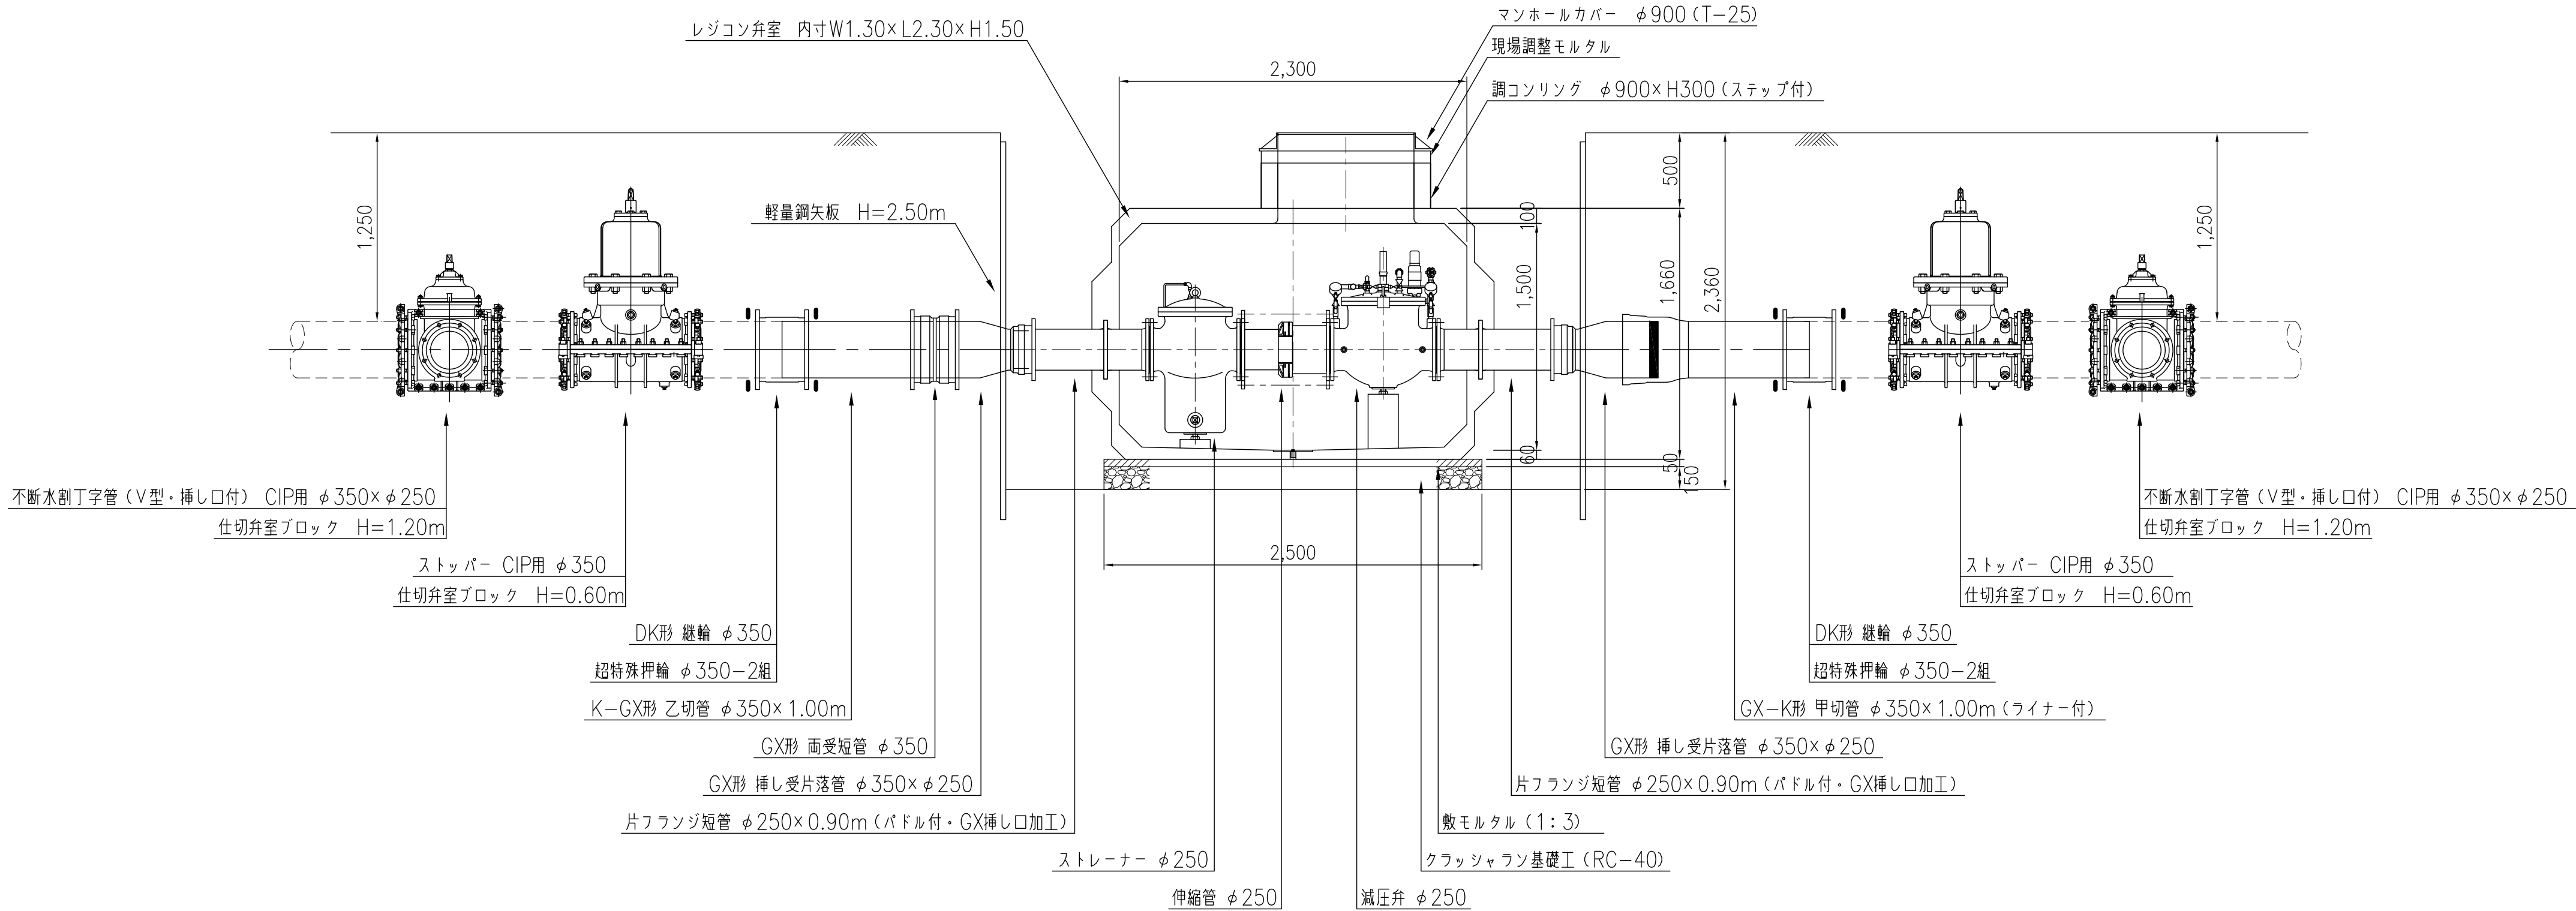

事業名及び施設名					
年	7	工事名	平群町若葉台地区減圧弁更新工事		
度		工事場所	生駒郡平群町 若葉台2丁目 地内		
図名		減圧施設図			
図面番号		3	縮尺	図示	
事業主体		奈良県広域水道企業団 平群事務所			


平面図

S=1/20

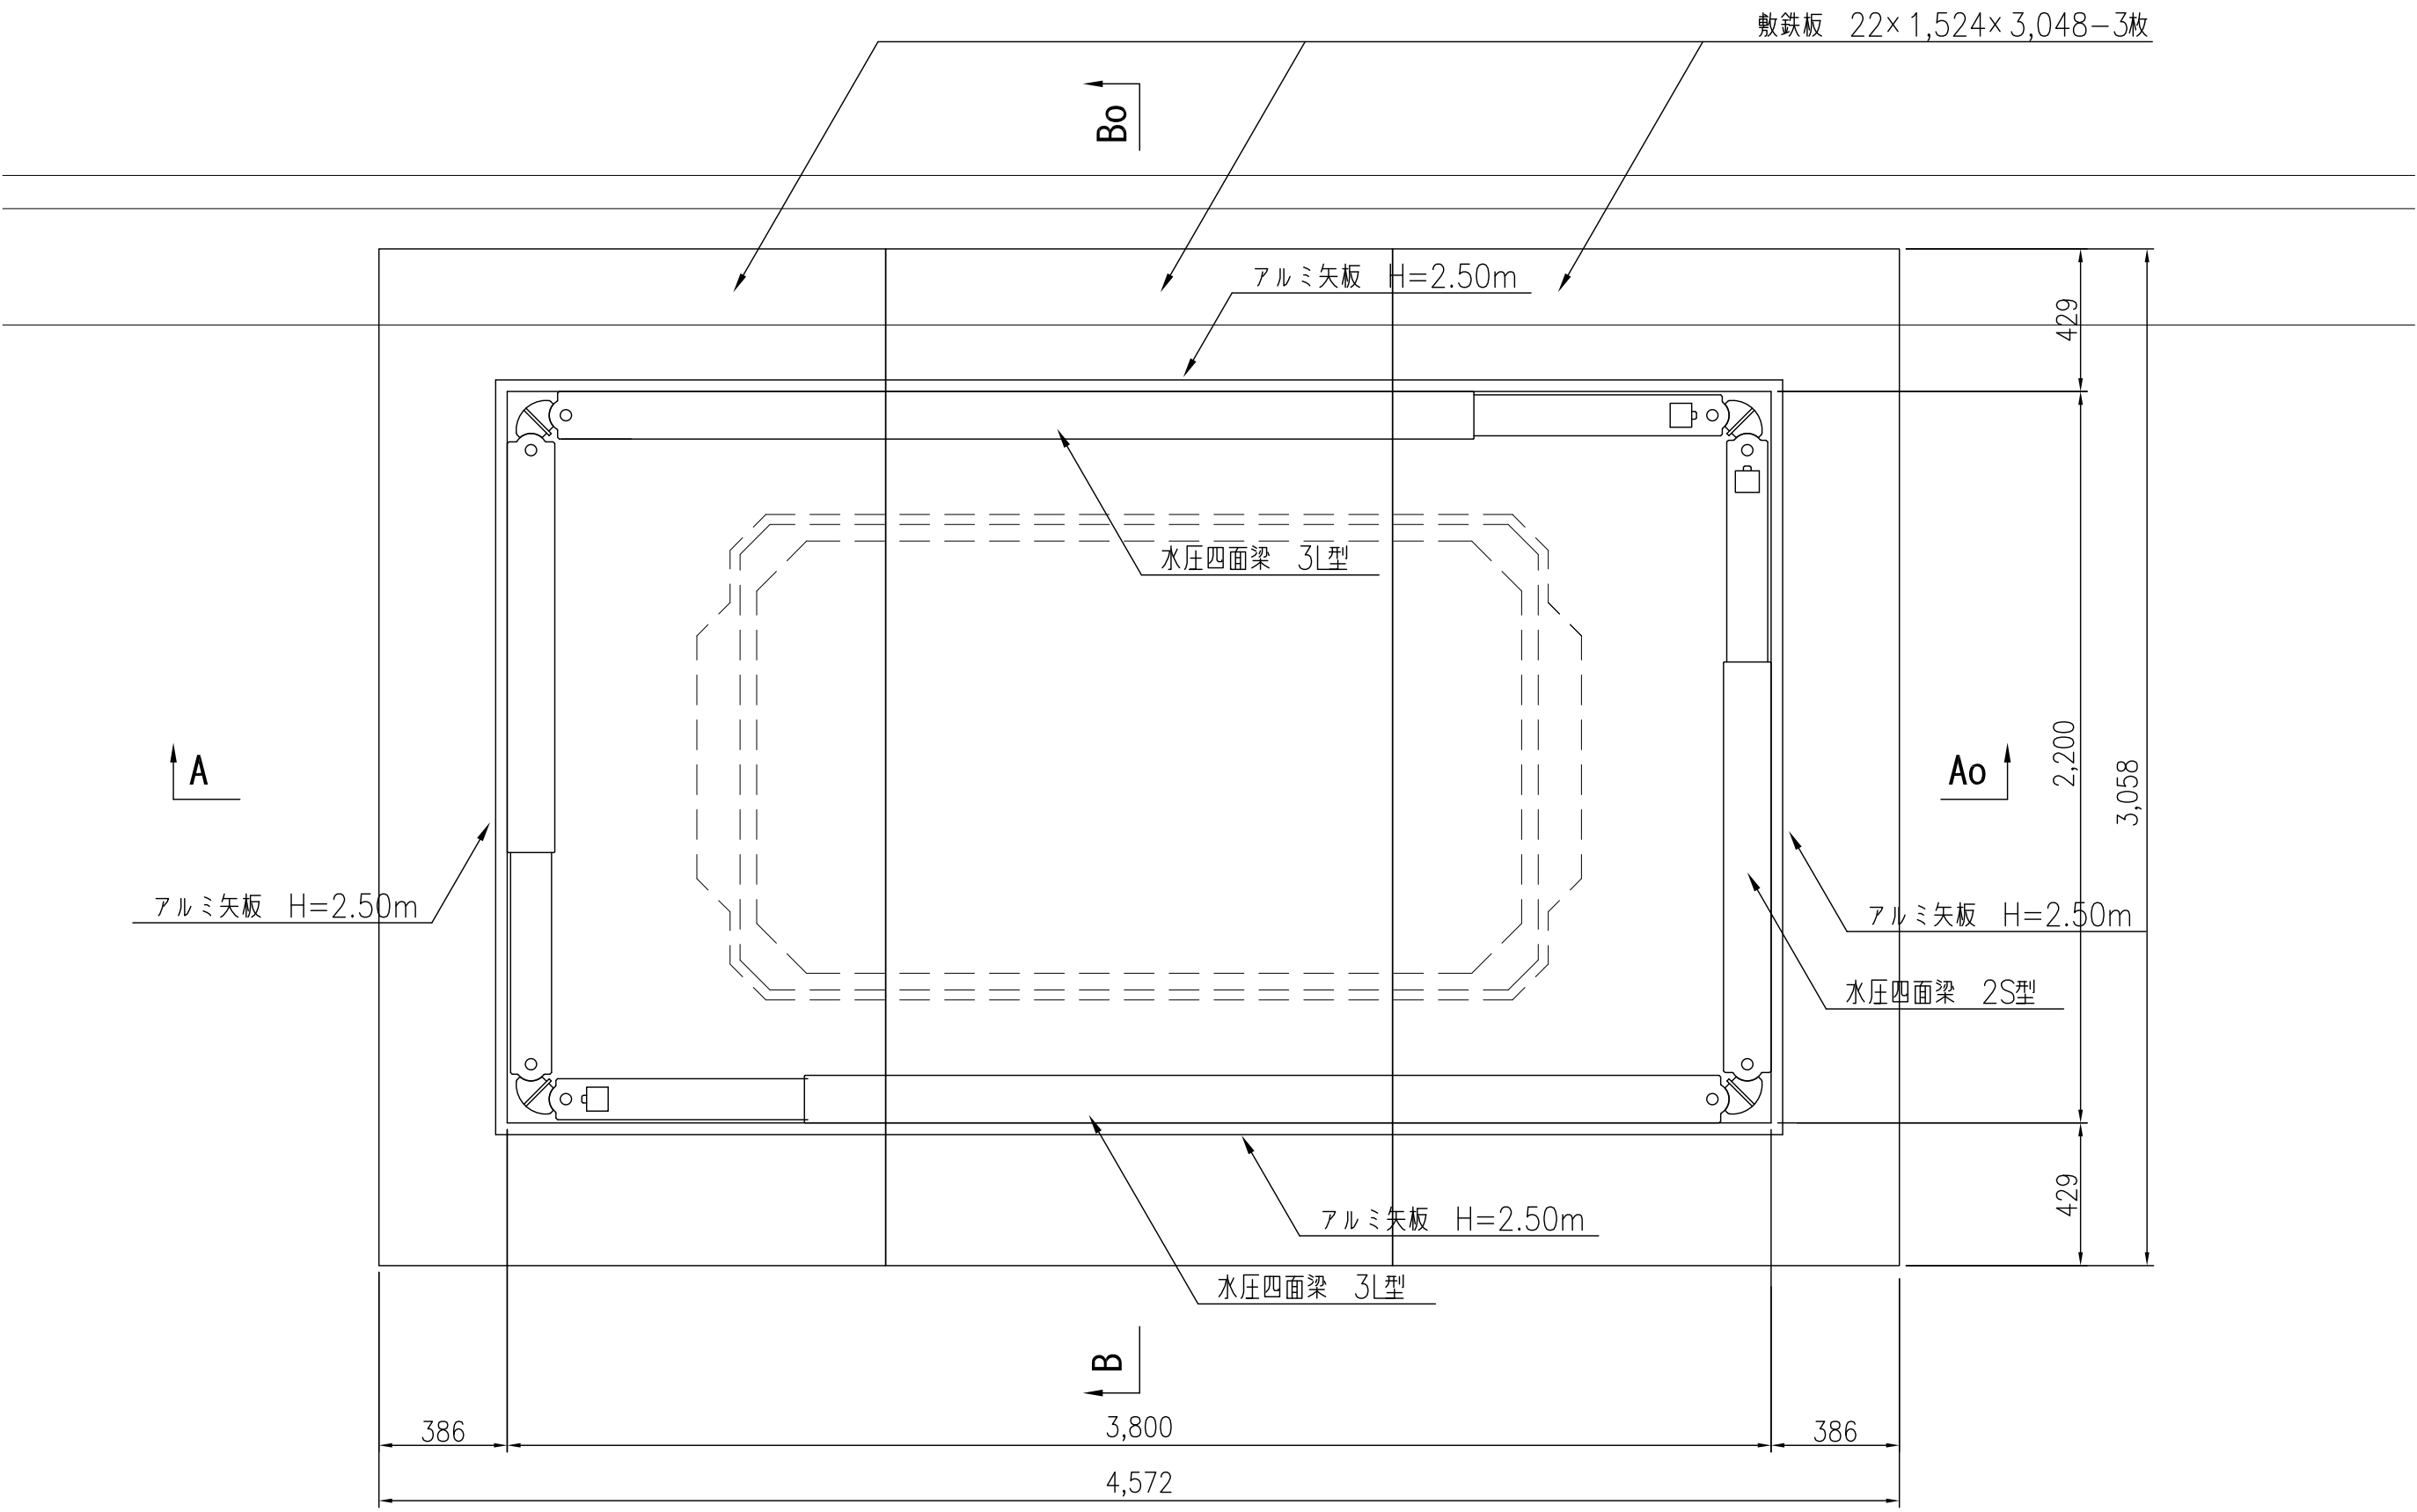


A - Ao 断面図

S=1/20

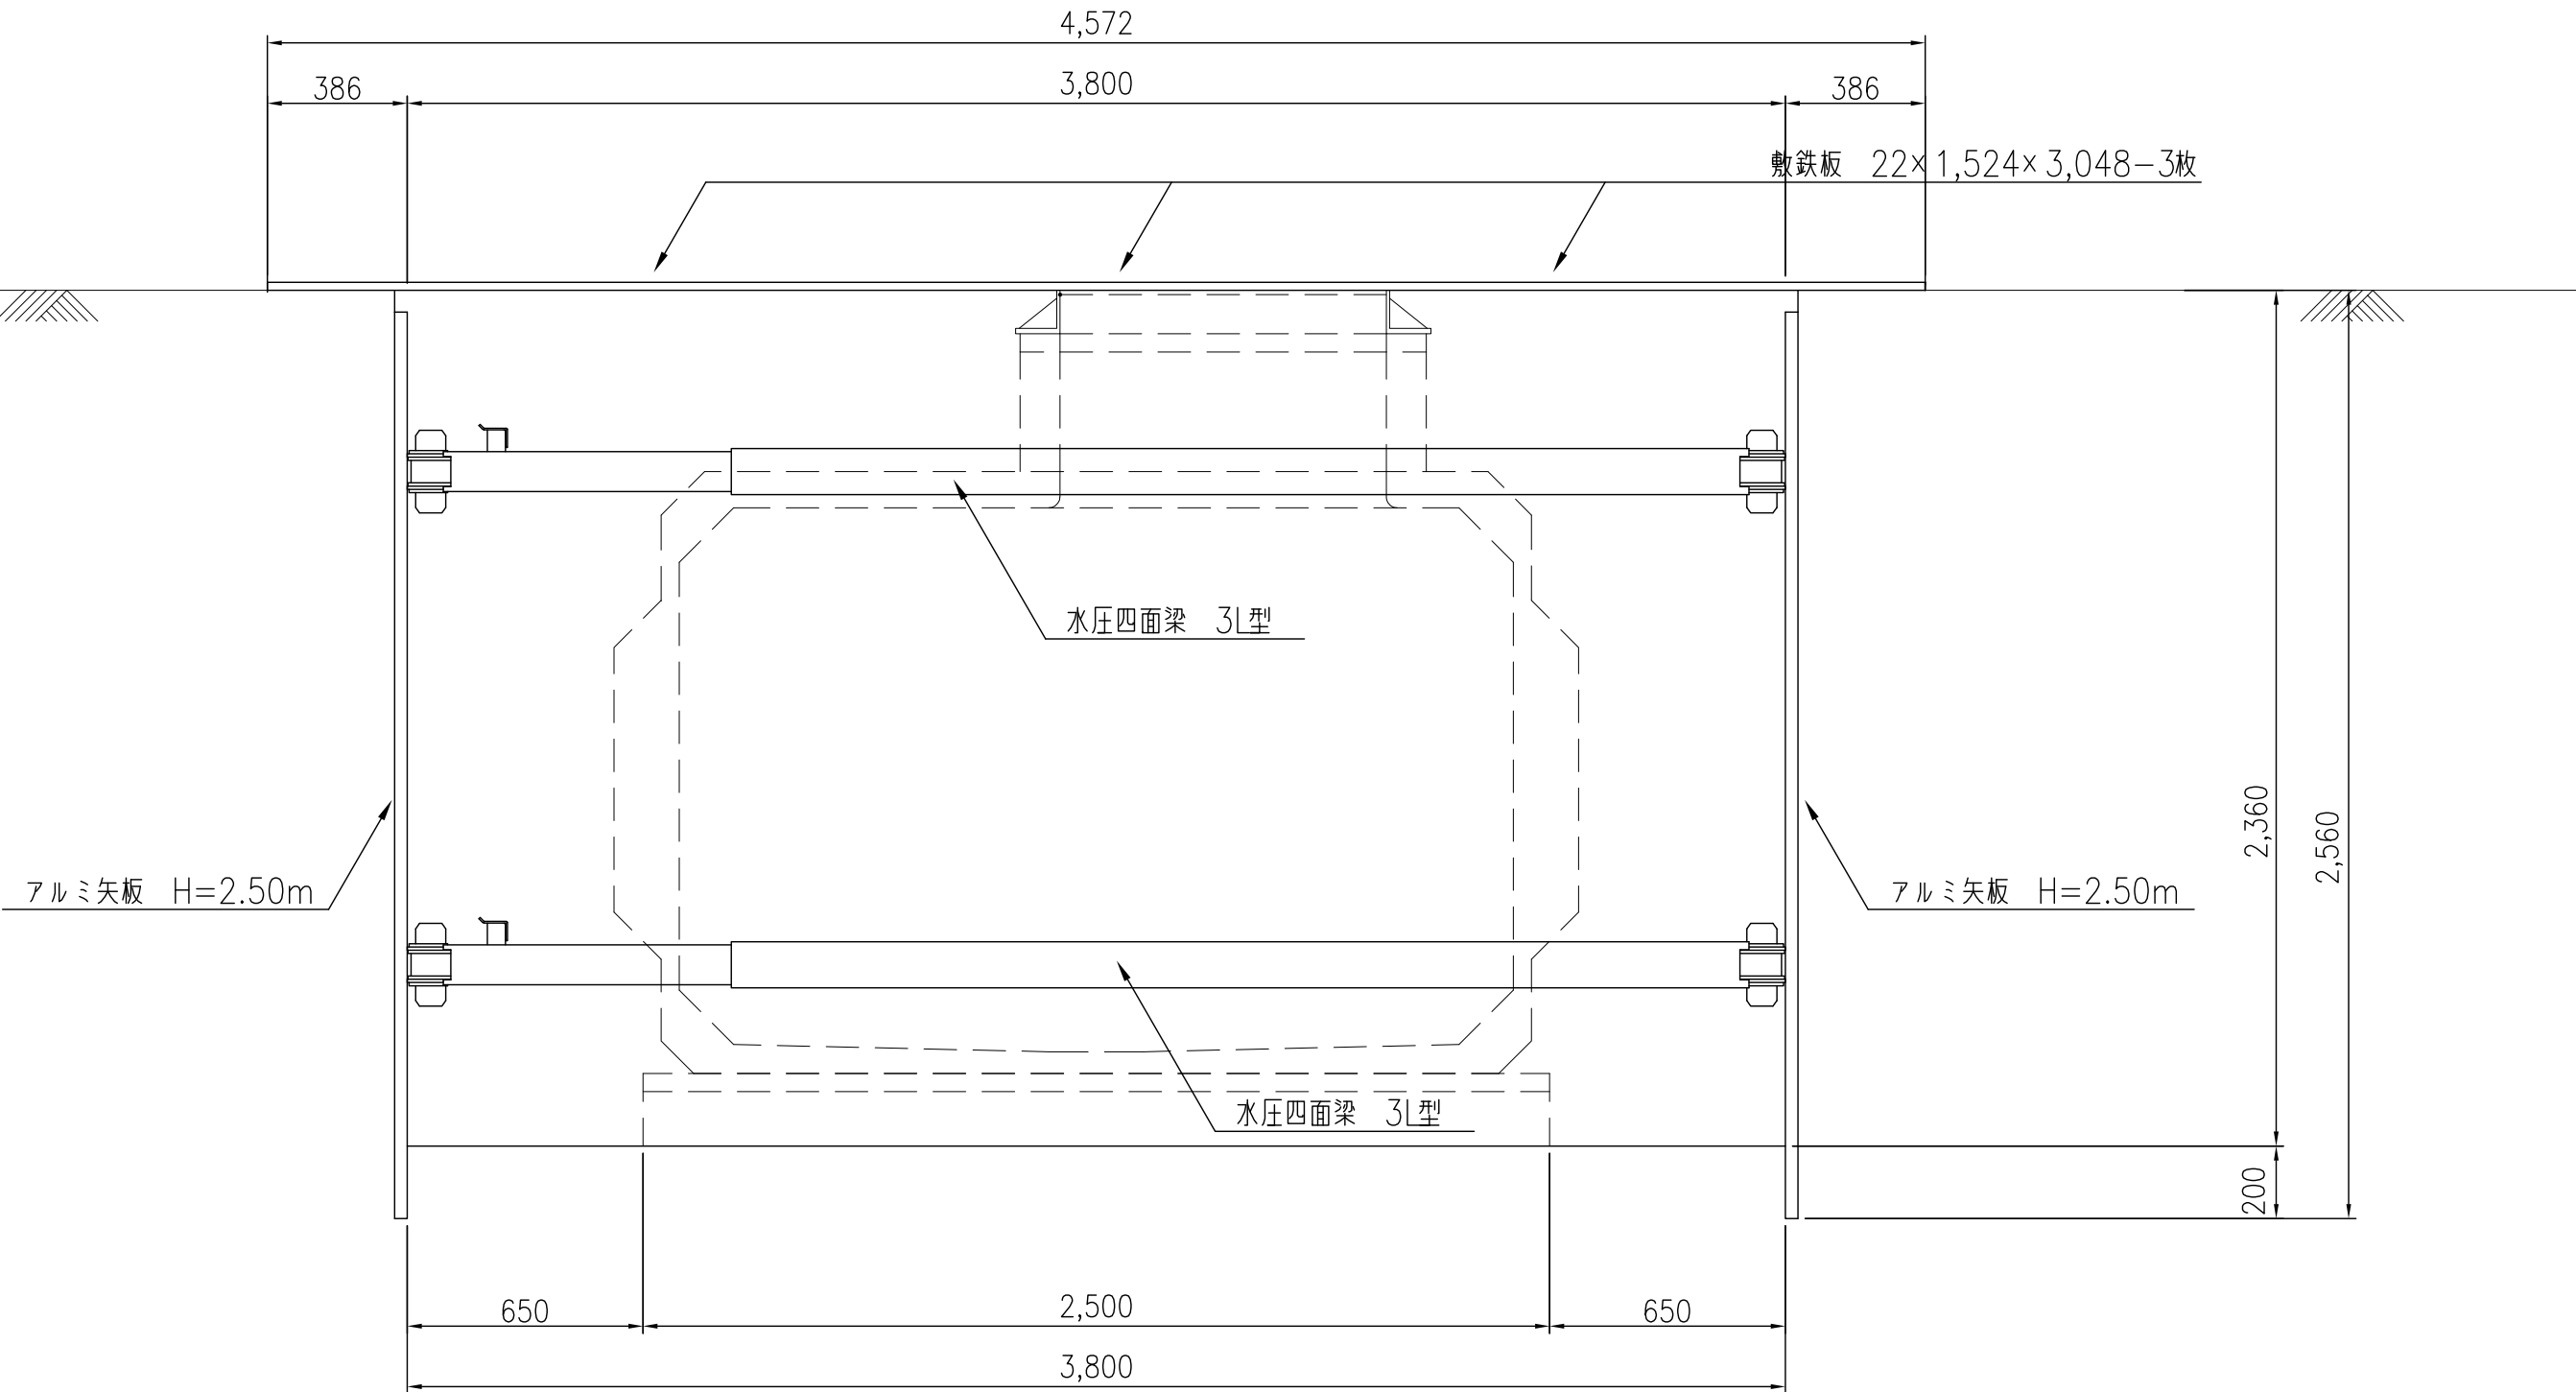


B - Bo 断面図

S=1/20

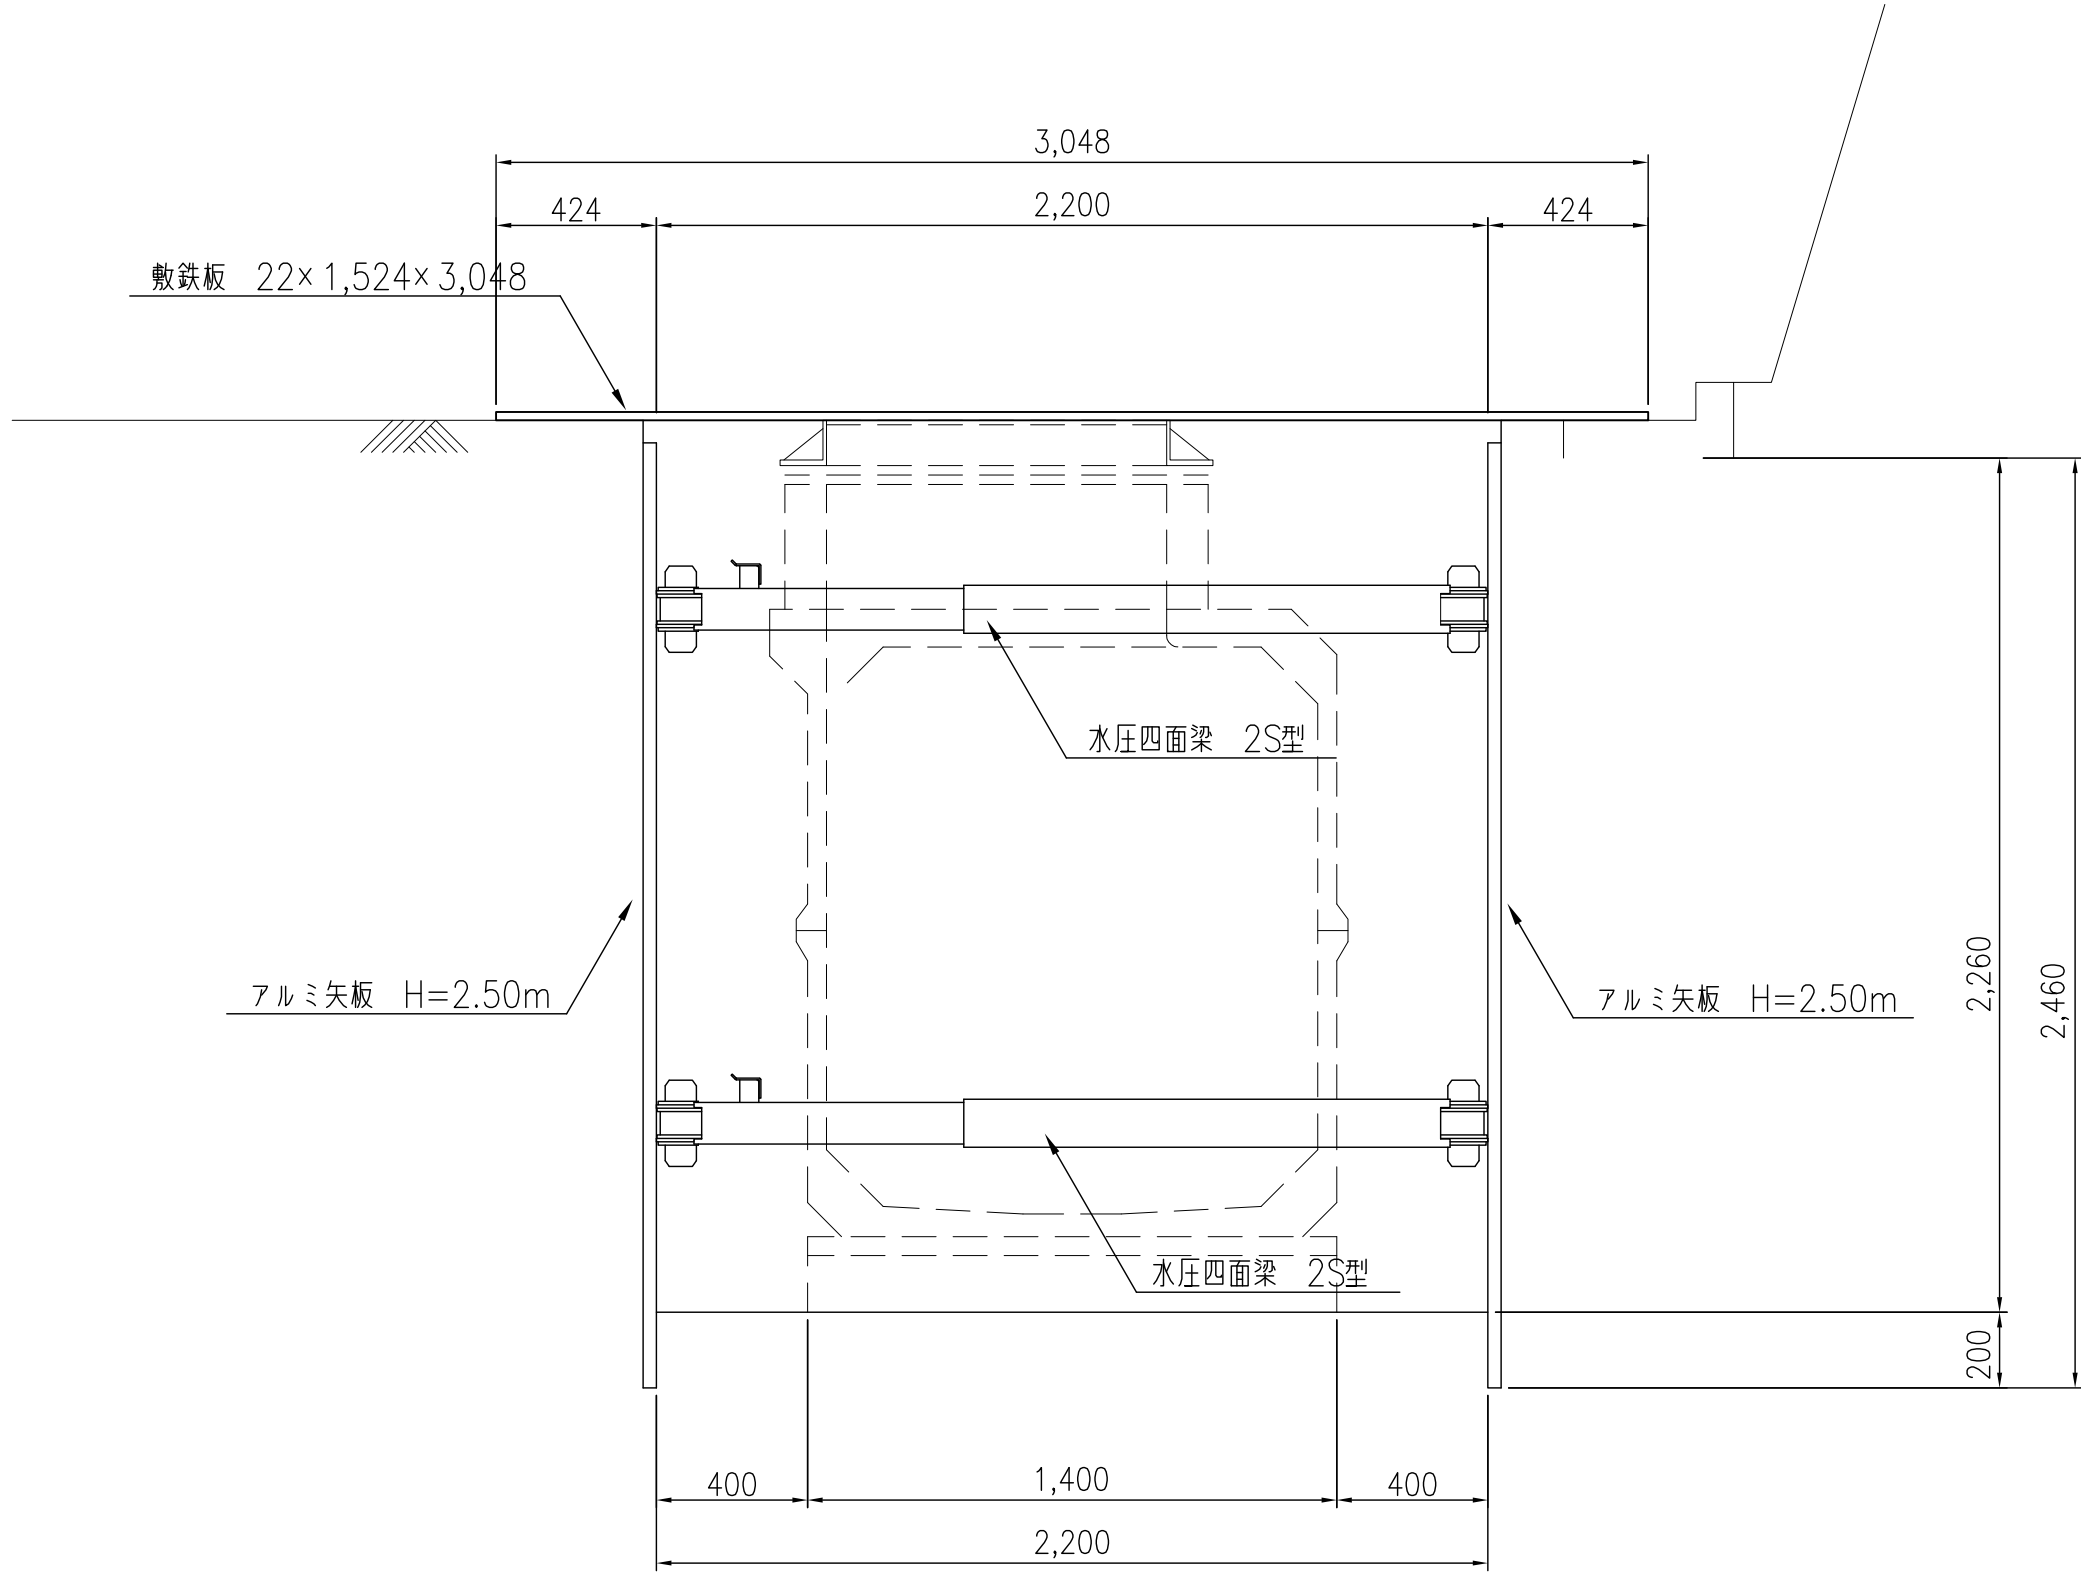


事業名及び施設名				
年 度	7	工事 名	平群町 若葉台地区 減圧弁 更新 工事	
工事場所		生駒郡平群町 若葉台2丁目 地内		
図名		路面覆工図		
図面番号	4	縮尺	図示	
事業主体		奈良県広域水道企業団 平群事務所		

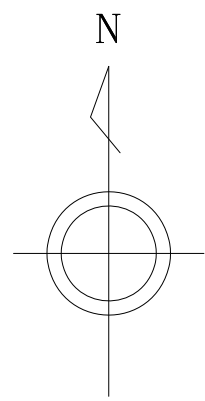


舗装本復旧平面図

S=1/100

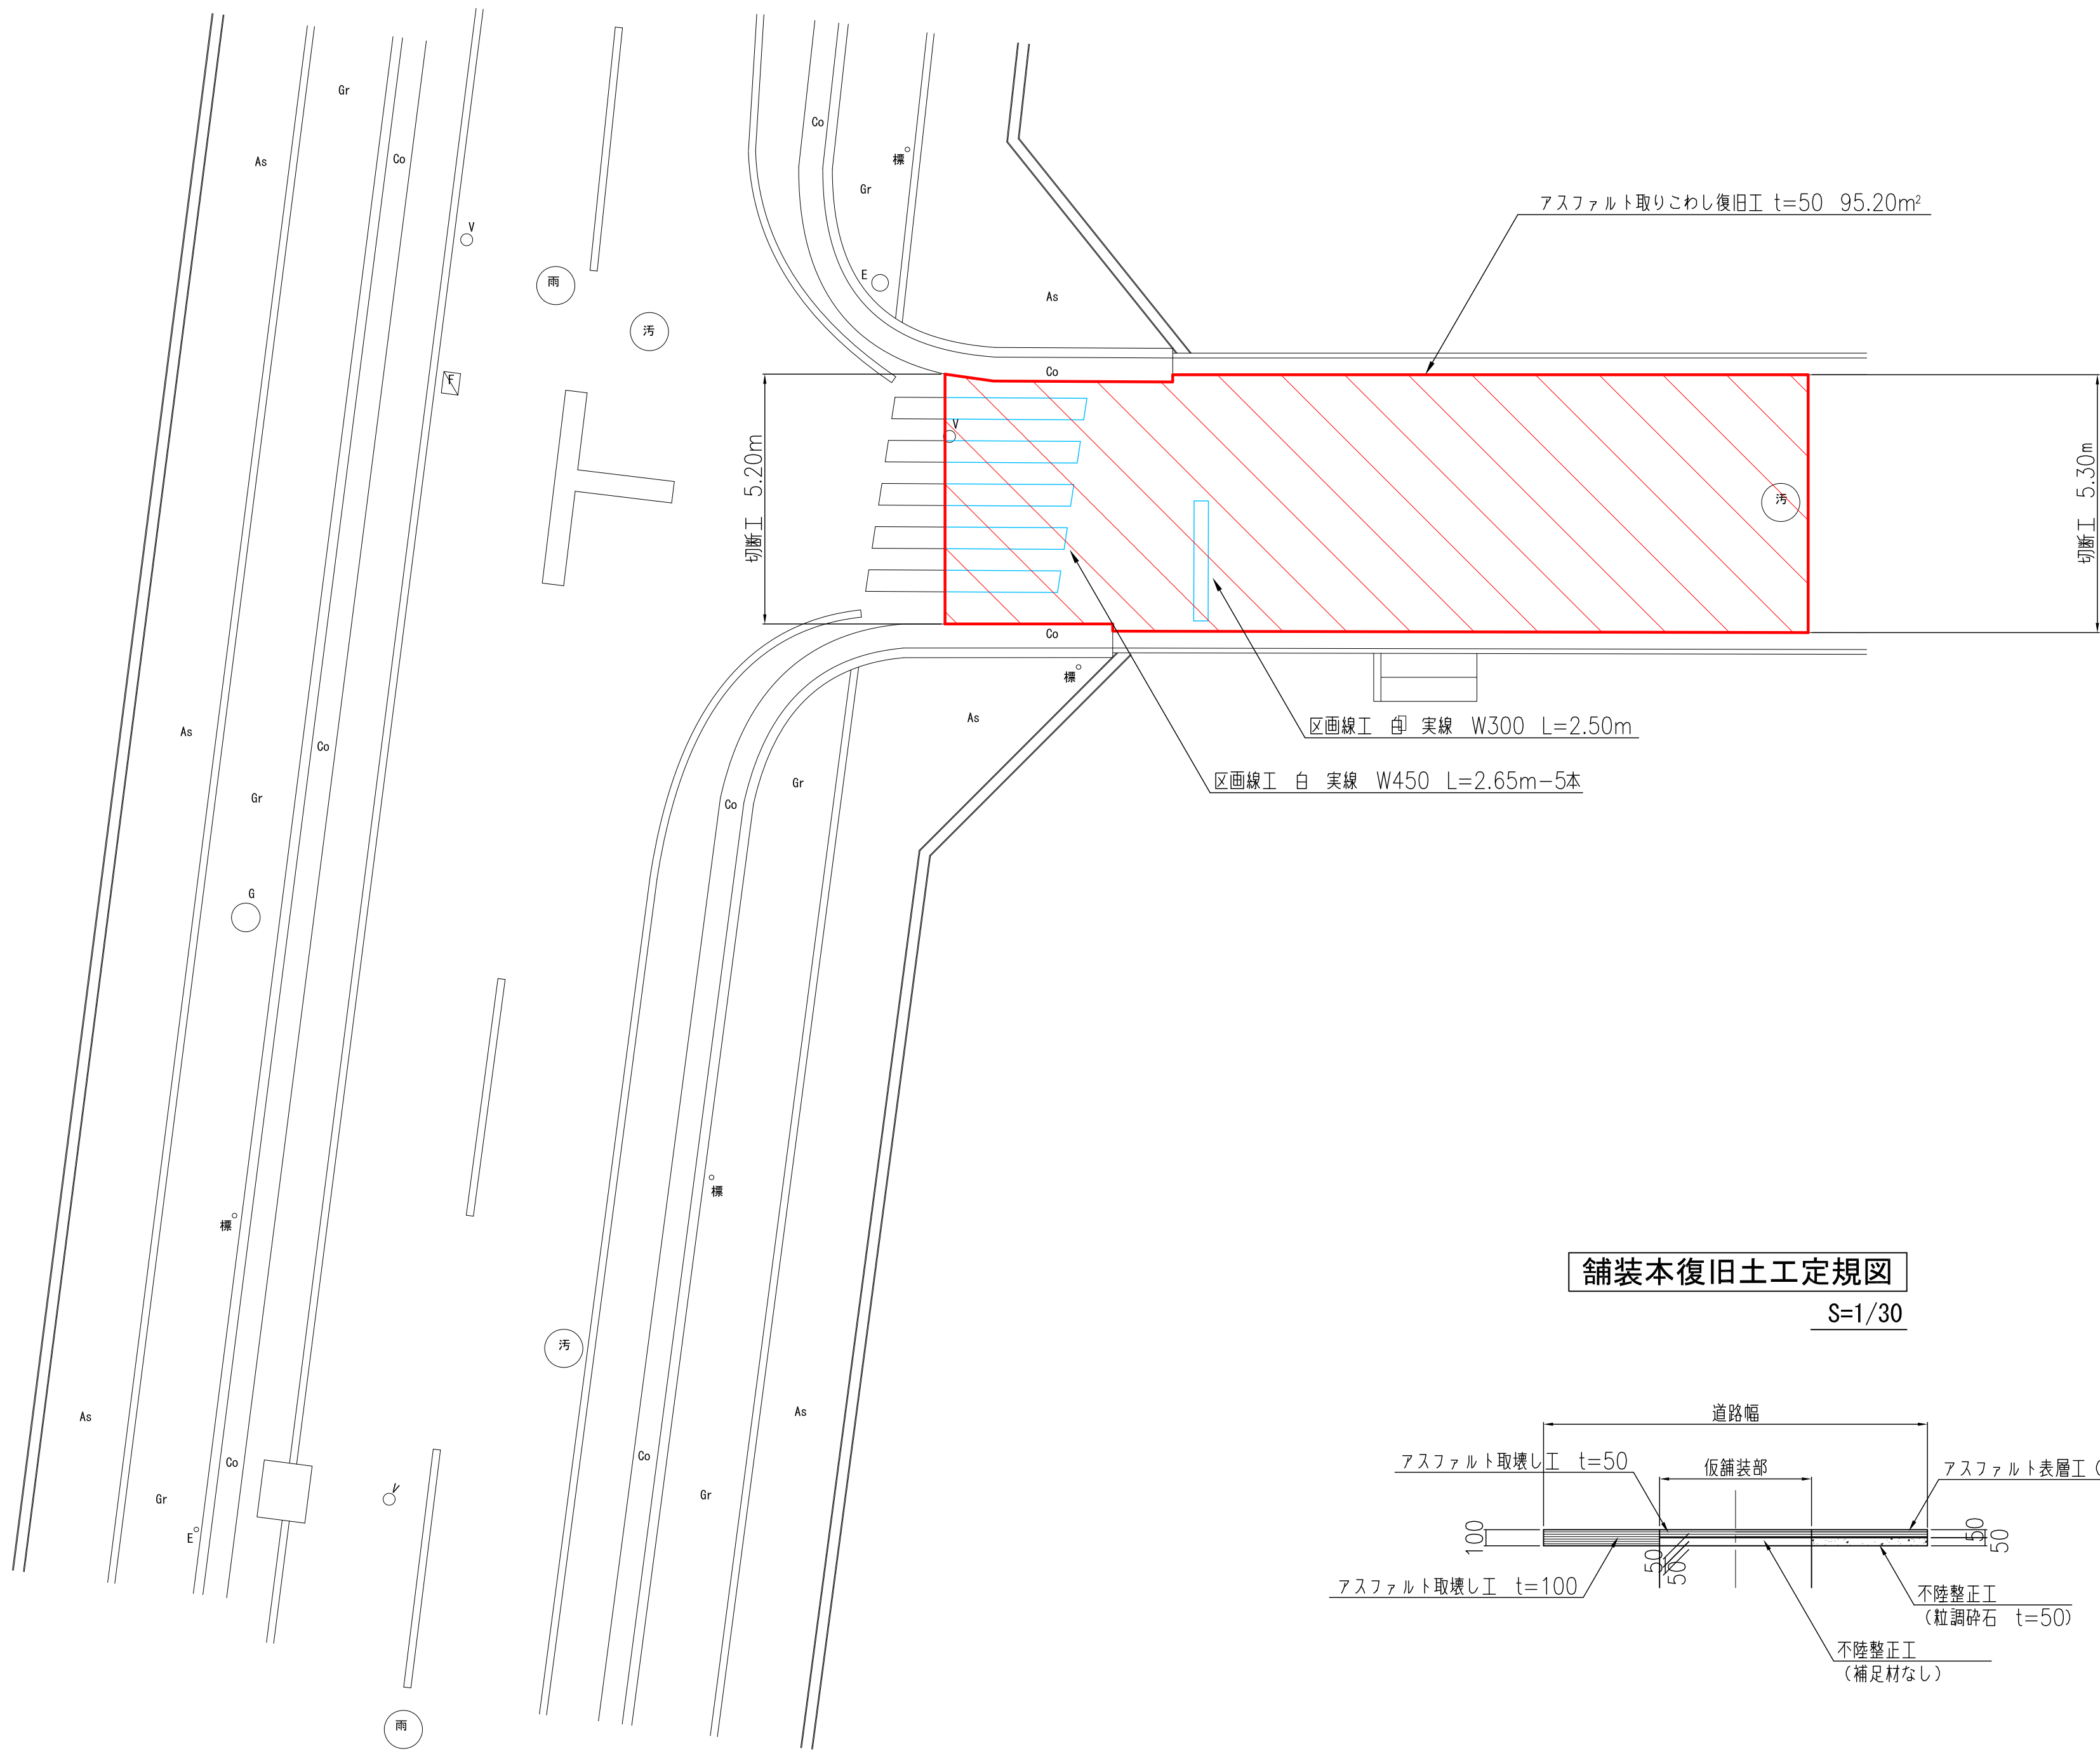

舗装本復旧土工定規図

S=1/30

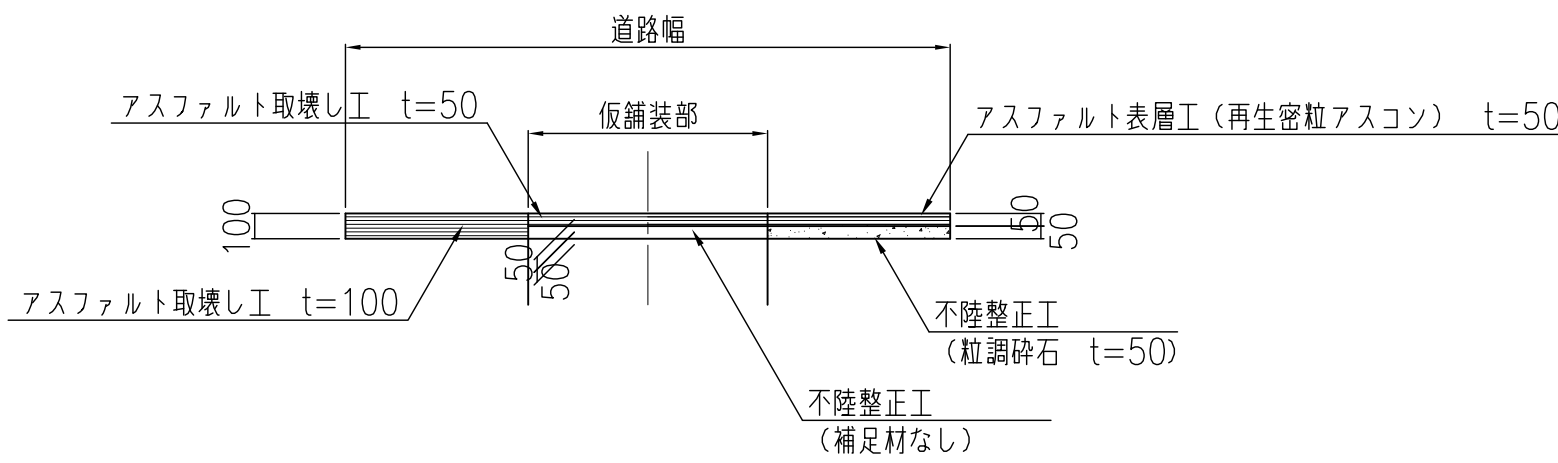

事業名及び施設名				
年 度	7	工事 名	平群町若葉台地区減圧弁更新工事	
工事場所		生駒郡平群町 若葉台2丁目 地内		
図名		舗装本復旧図		
図面番号	5	縮尺	図示	
事業主体		奈良県広域水道企業団 平群事務所		