


既設管内充填工平面図(1)



S=1:500

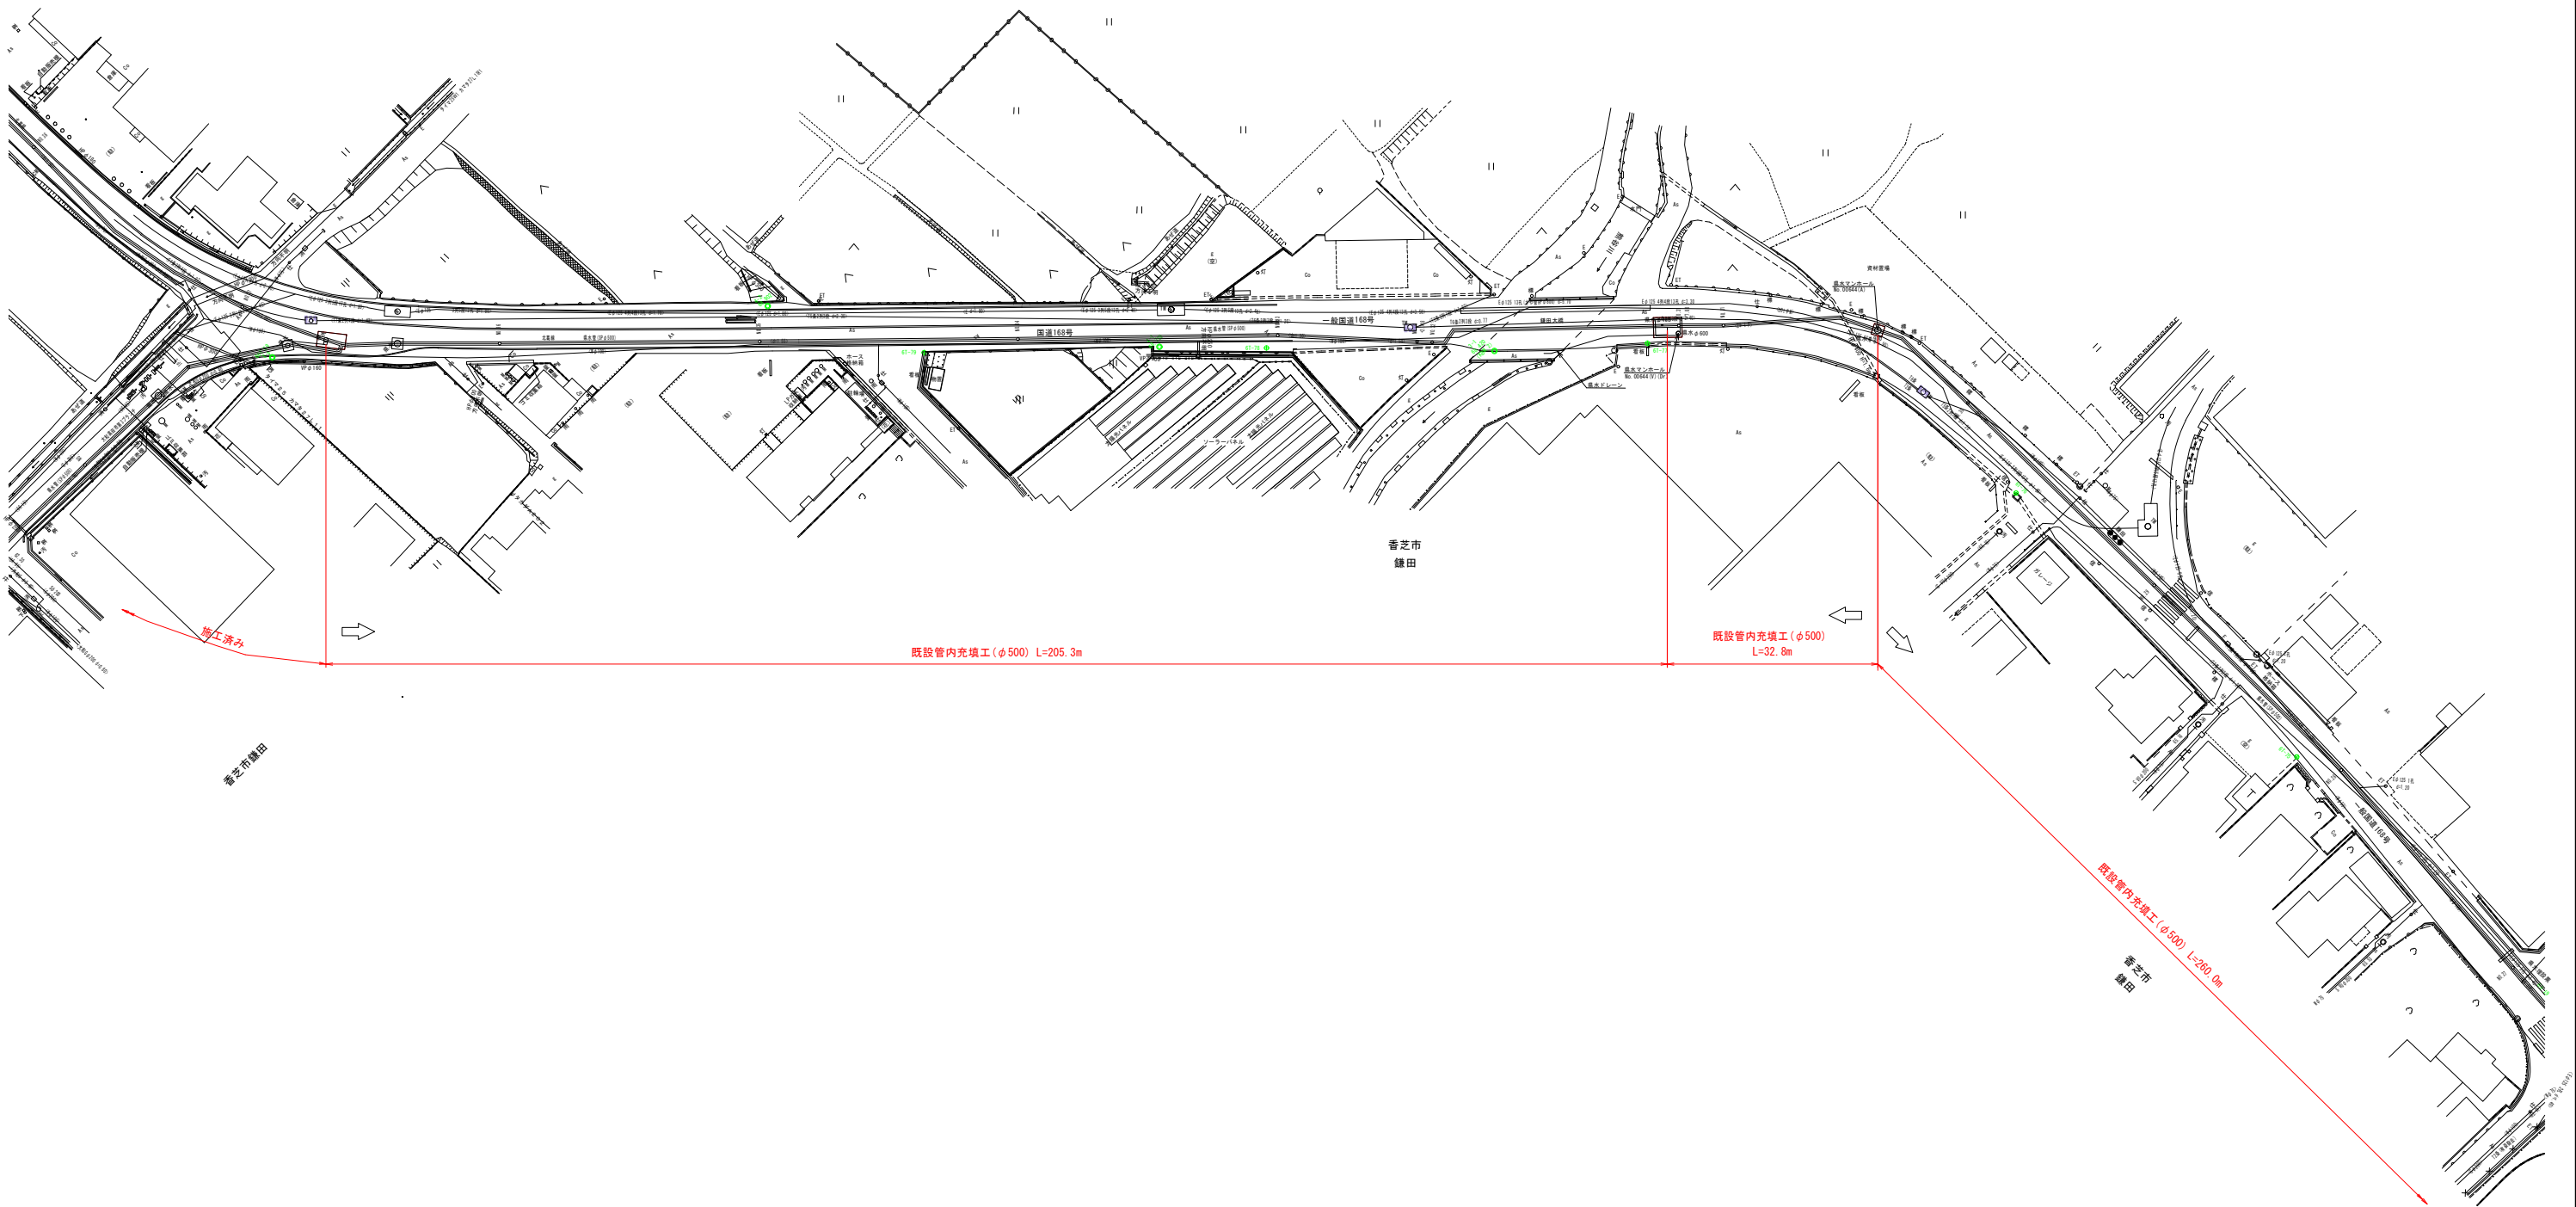

事業名及び施設名			
年度	令和5年度	北葛線第2工区更新事業	
工事場所		香芝市鎌田地内～香芝市上中 地内	
図名		既設管内充填工平面図(1)	
図面番号	45	縮尺	1:500
	59		
事業主体		奈良県広域水道企業団	

既設管内充填工平面図(2)


 
S=1:500

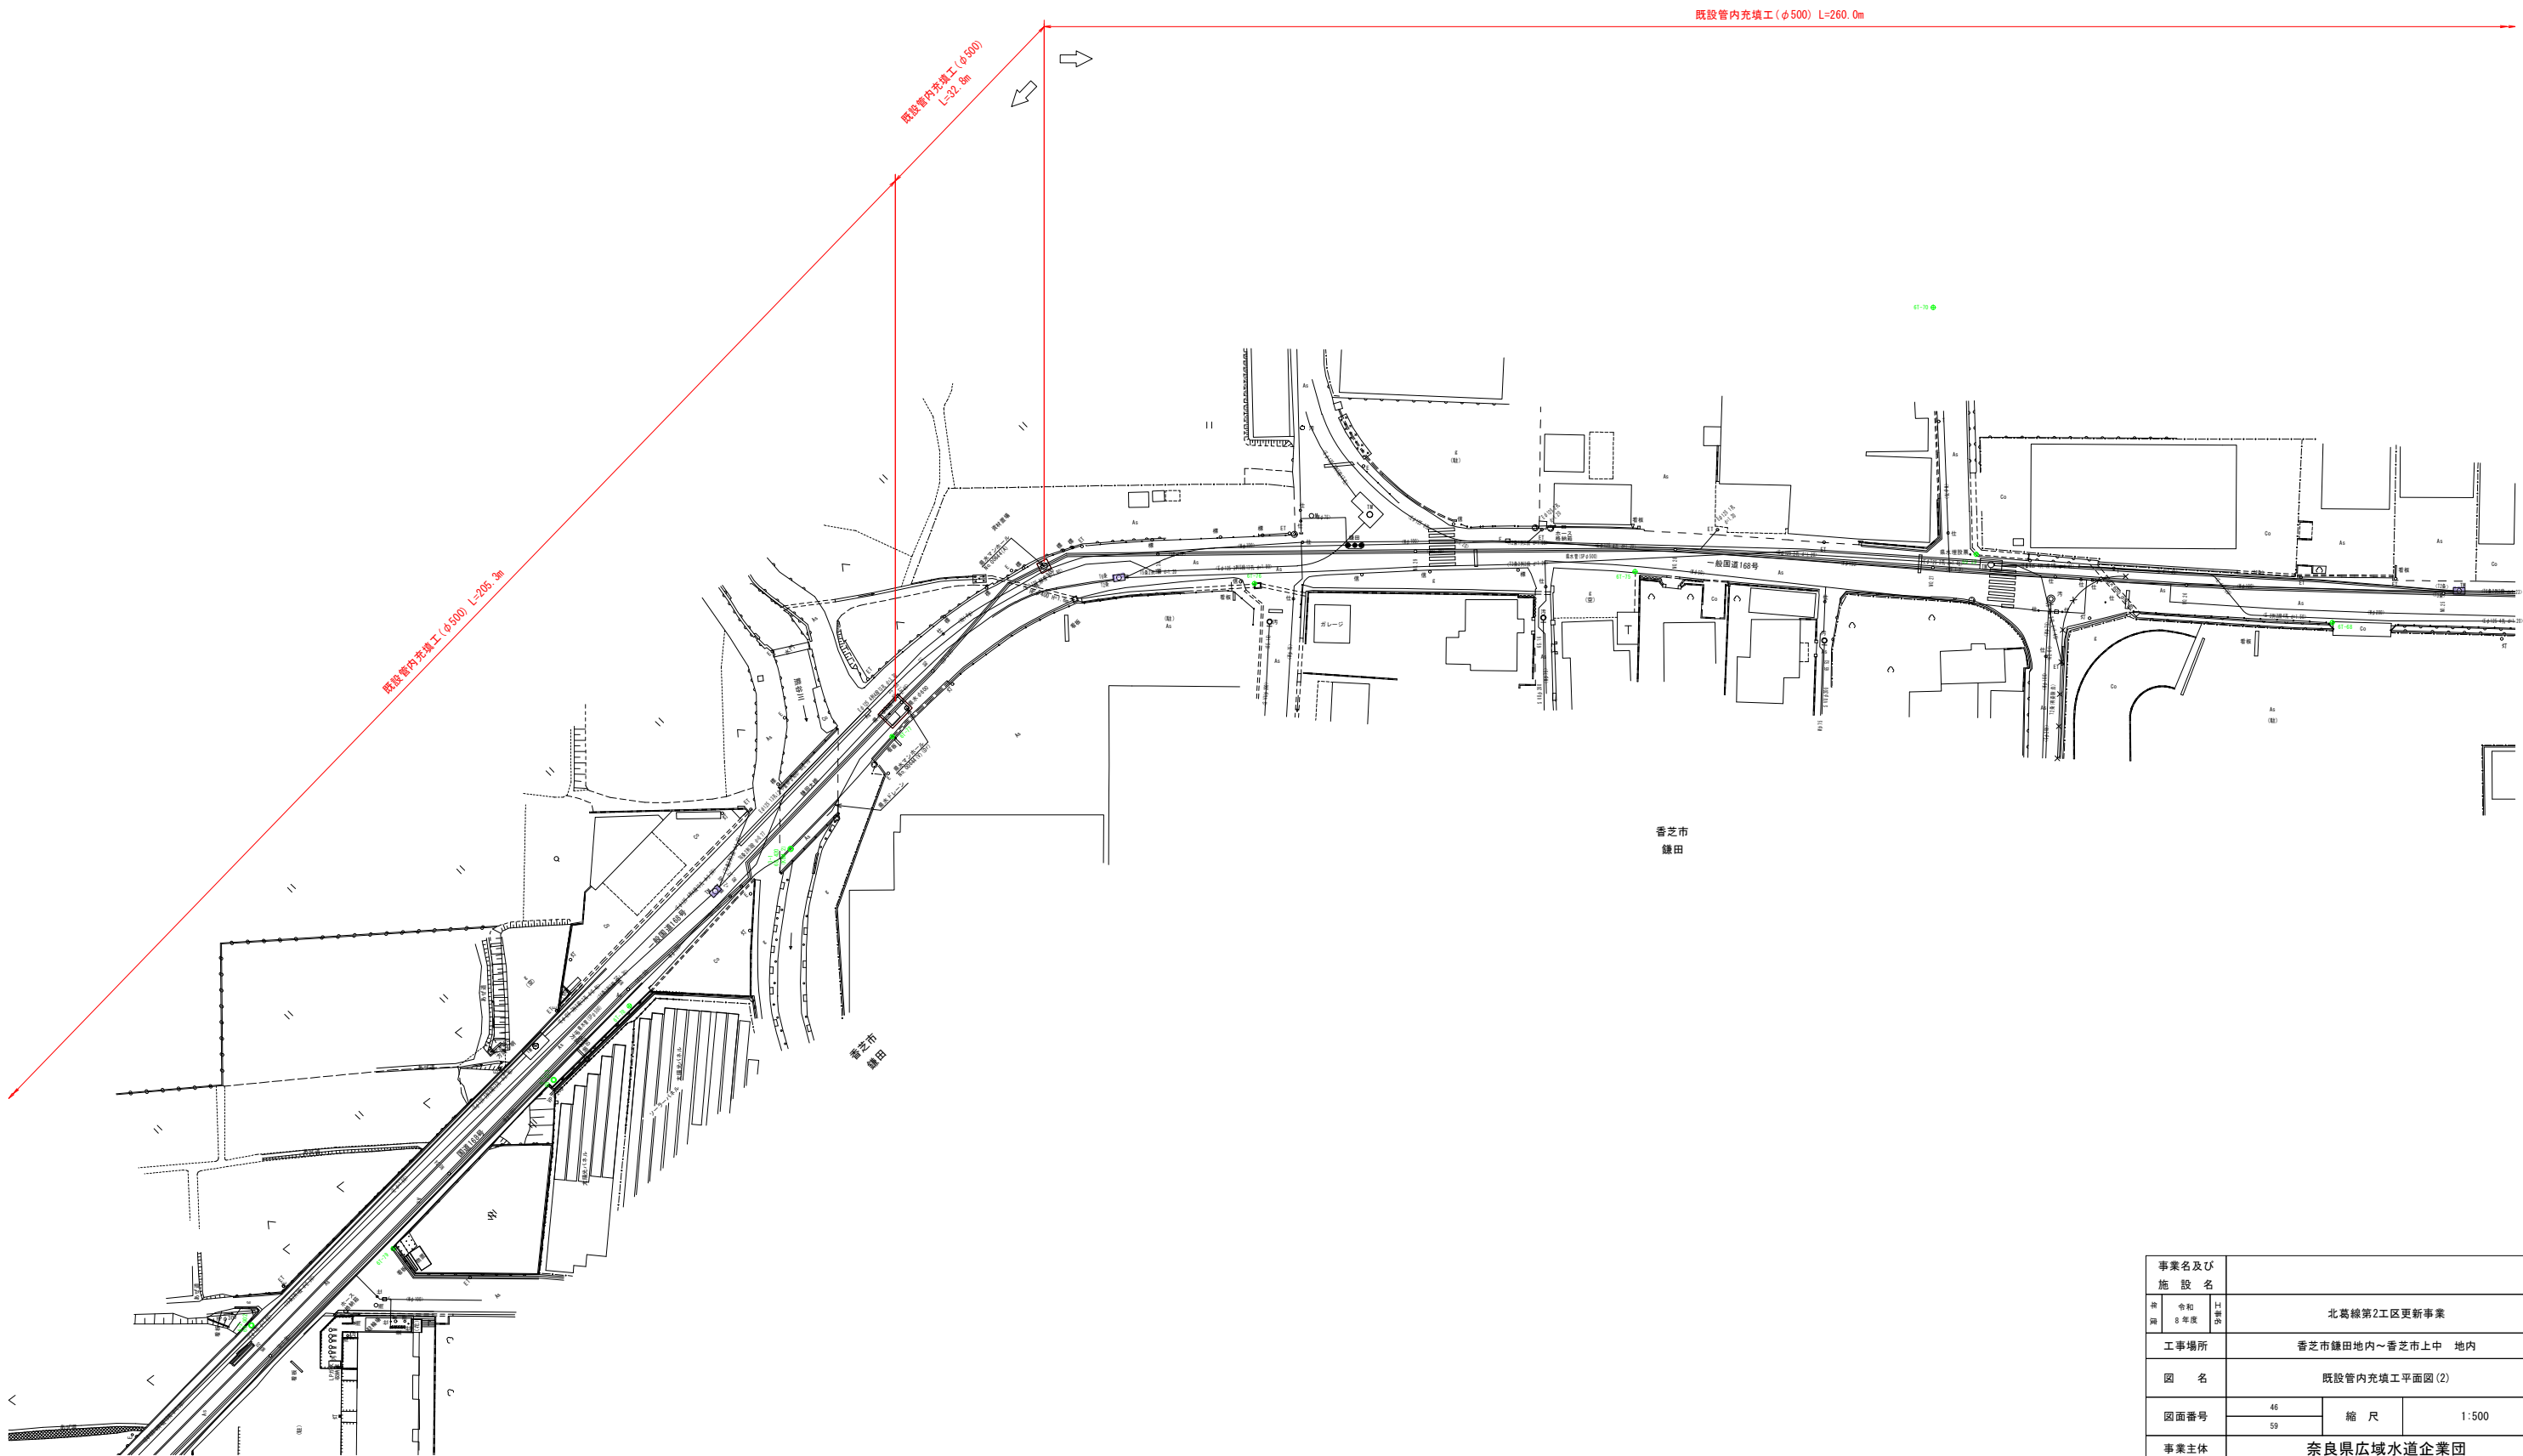


事業名及び施設名			
種 別	令和 8 年度	年度	北葛線第2工区更新事業
工事場所		香芝市鎌田地内～香芝市上中 地内	
図 名		既設管内充填工平面図(2)	
図面番号	46	縮 尺	1:500
	59		
事業主体		奈良県広域水道企業団	

既設管内充填工平面図(3)

 S=1:500

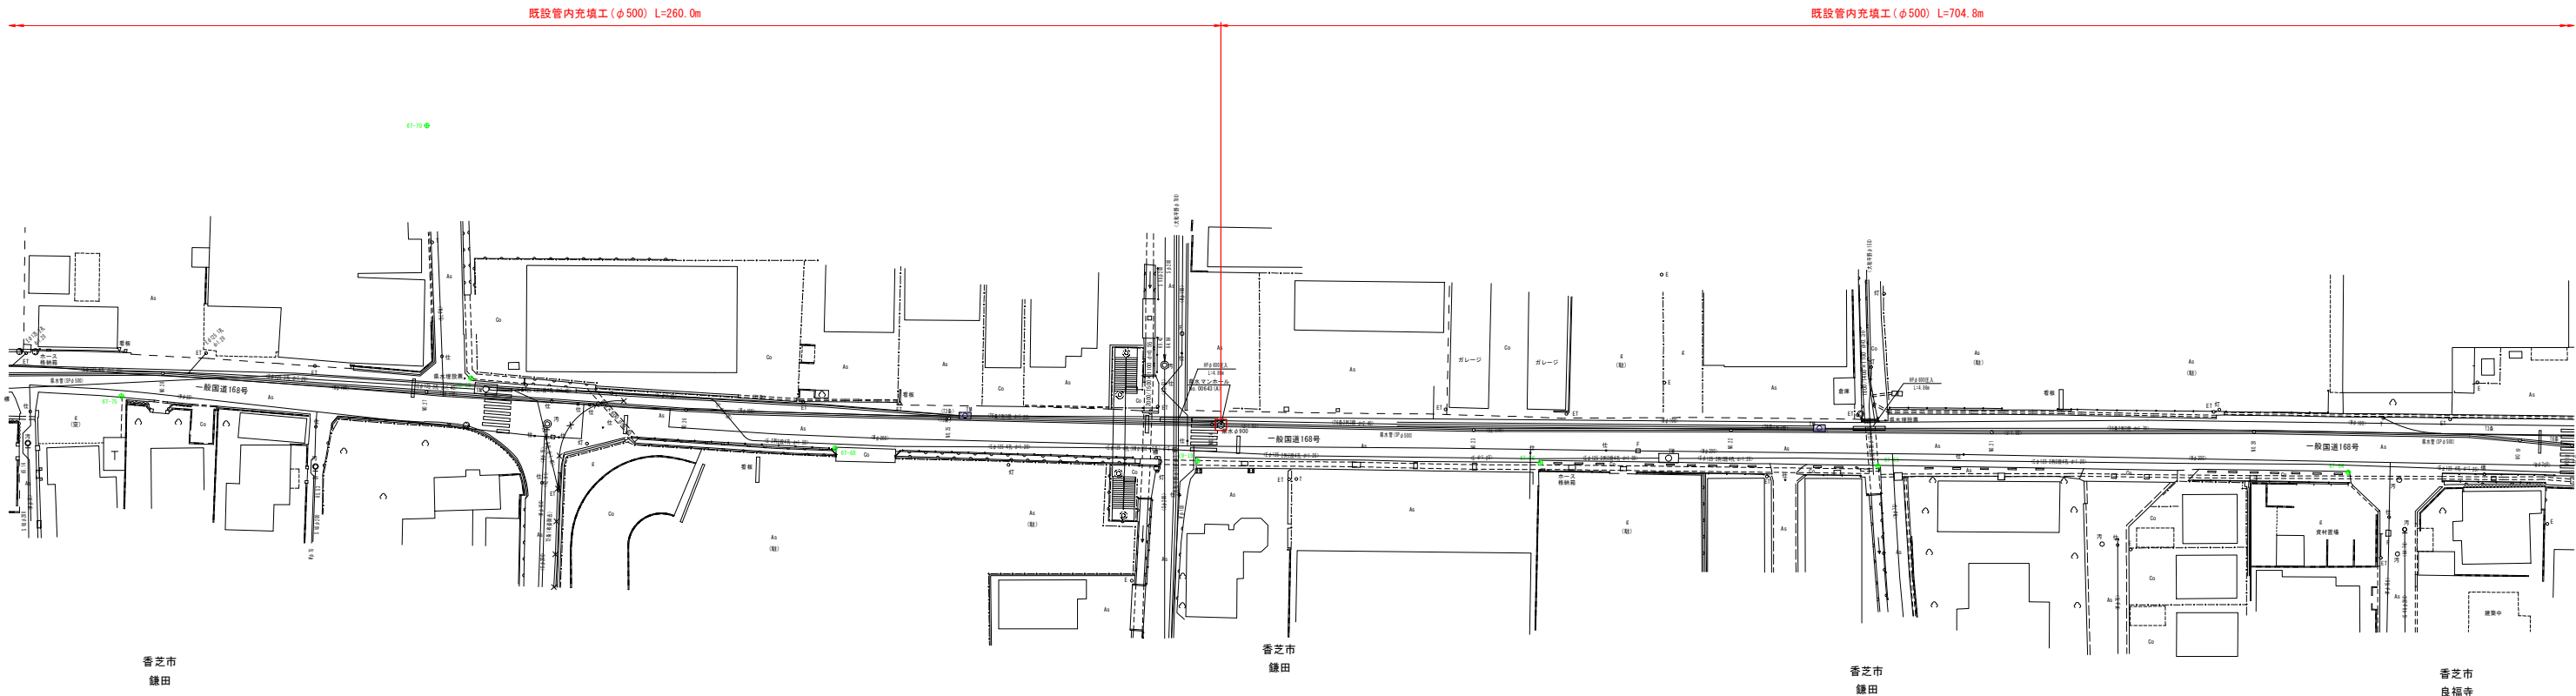


事業名及び施設名				
期	令和5年度	計画年度	北葛線第2工区更新事業	
工事場所		香芝市鎌田地内～香芝市上中 地内		
図名		既設管内充填工平面図(3)		
図面番号	47	縮尺	1:500	
	59			
事業主体		奈良県広域水道企業団		

 

既設管内充填工平面図(4)

S=1:500

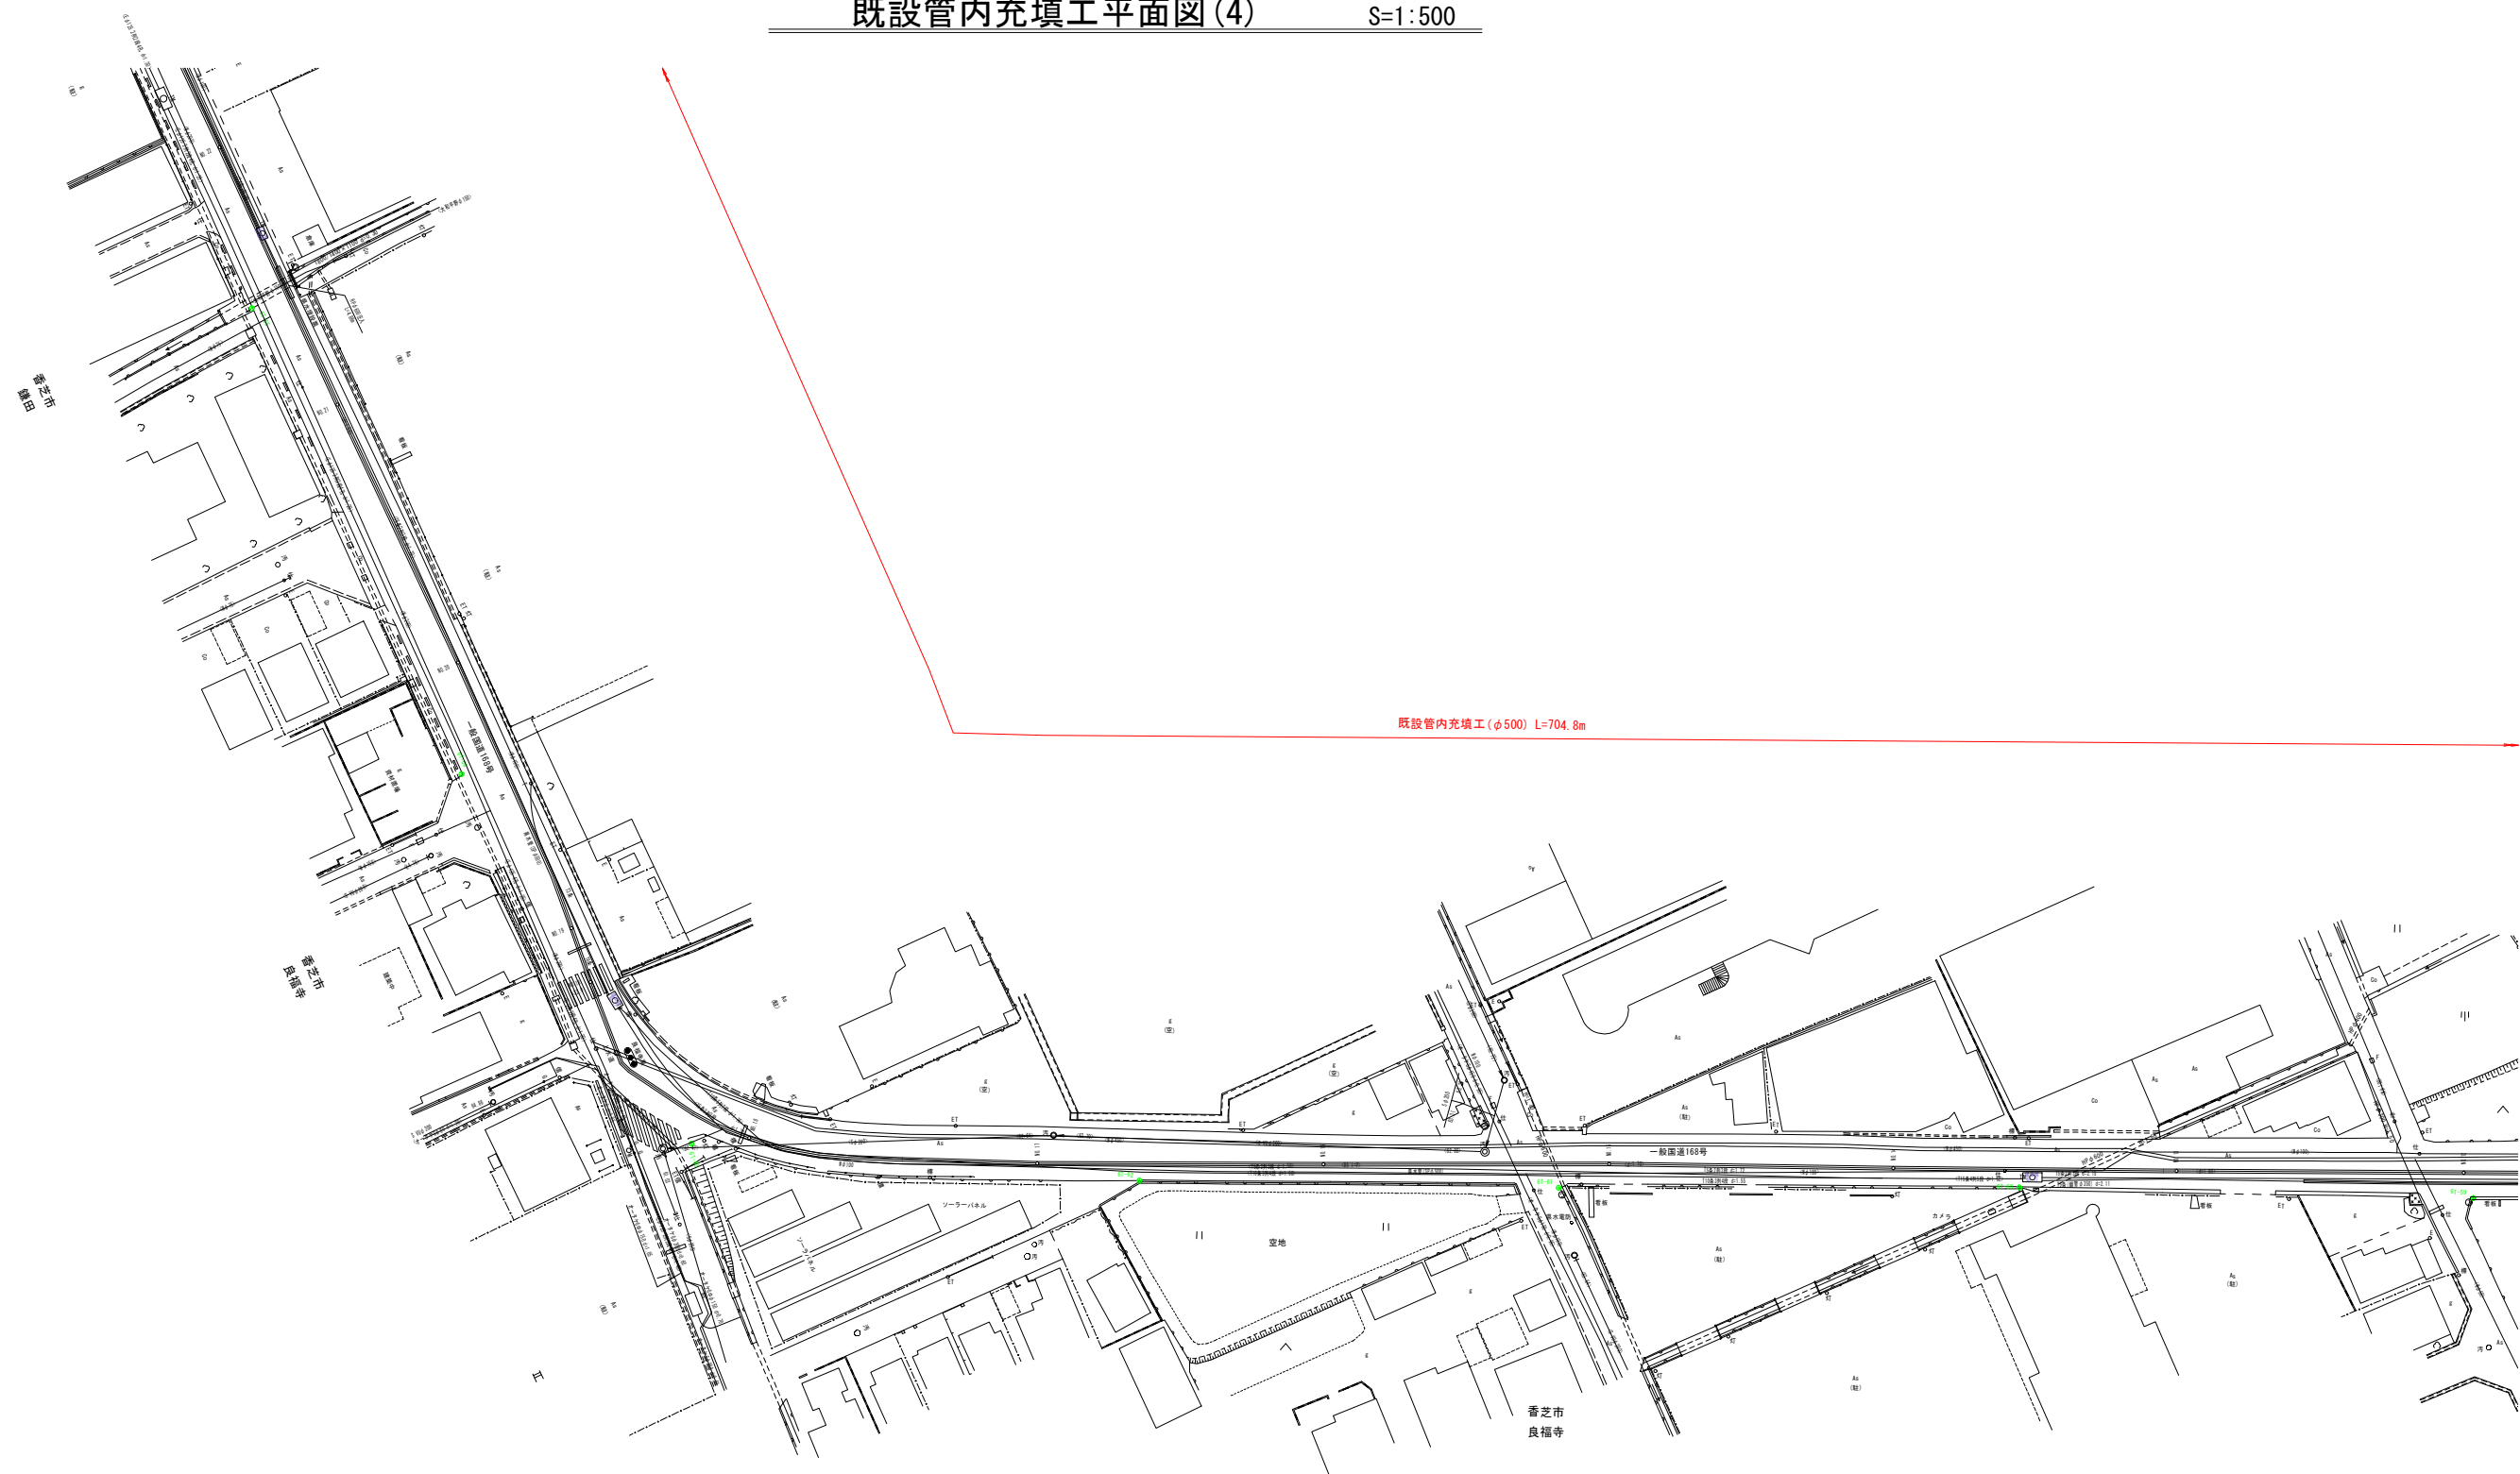


事業名及び施設名			
政令 第6年度	以前年度	北葛線第2工区更新事業	
工事場所		香芝市鎌田地内～香芝市上中 地内	
図名		既設管内充填工平面図(4)	
図面番号	48	縮尺	1:500
	59		
事業主体		奈良県広域水道企業団	




既設管内充填工平面図(5)

S=1:500

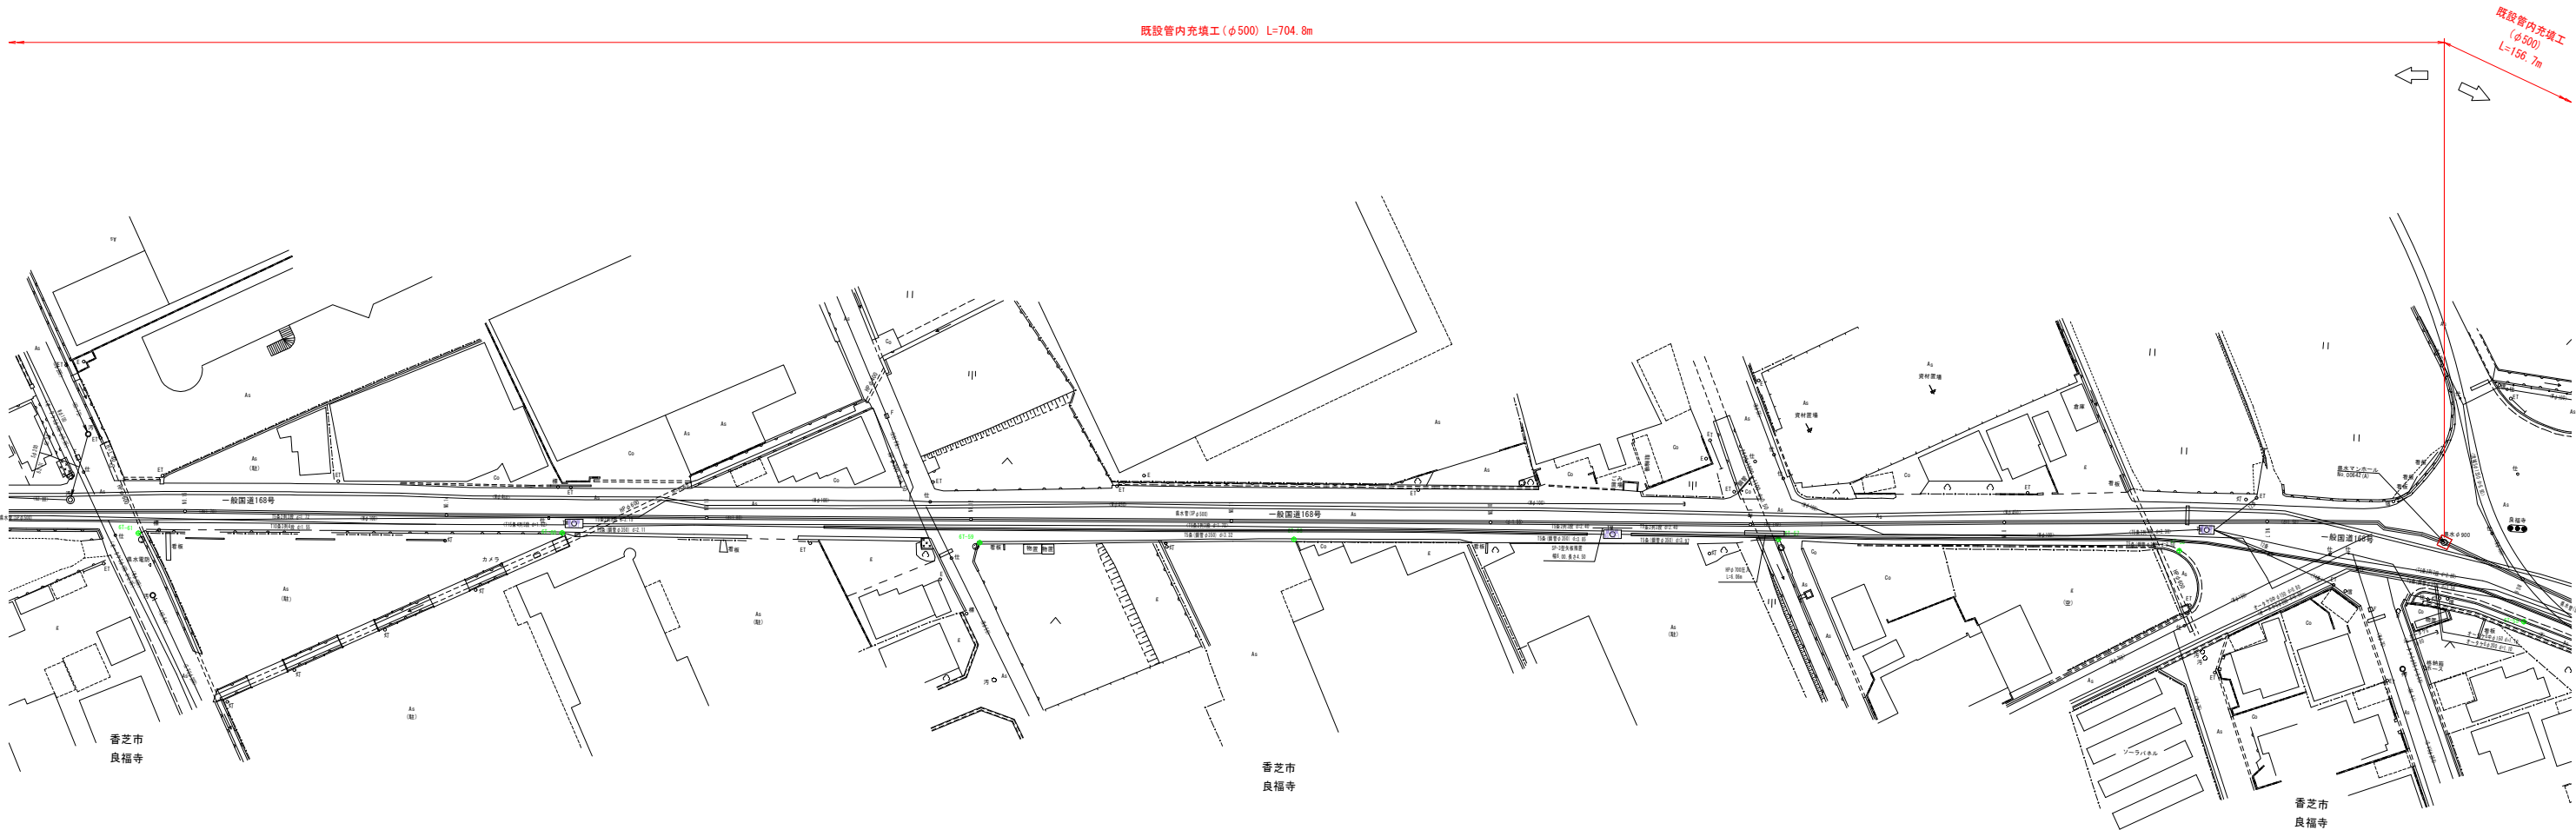


事業名及び施設名				
政 府	令和 6 年度	以 前	北葛線第2工区更新事業	
工事場所		香芝市鎌田地内～香芝市上中 地内		
図 名		既設管内充填工平面図(5)		
図面番号	49	縮 尺	1:500	
	59			
事業主体		奈良県広域水道企業団		

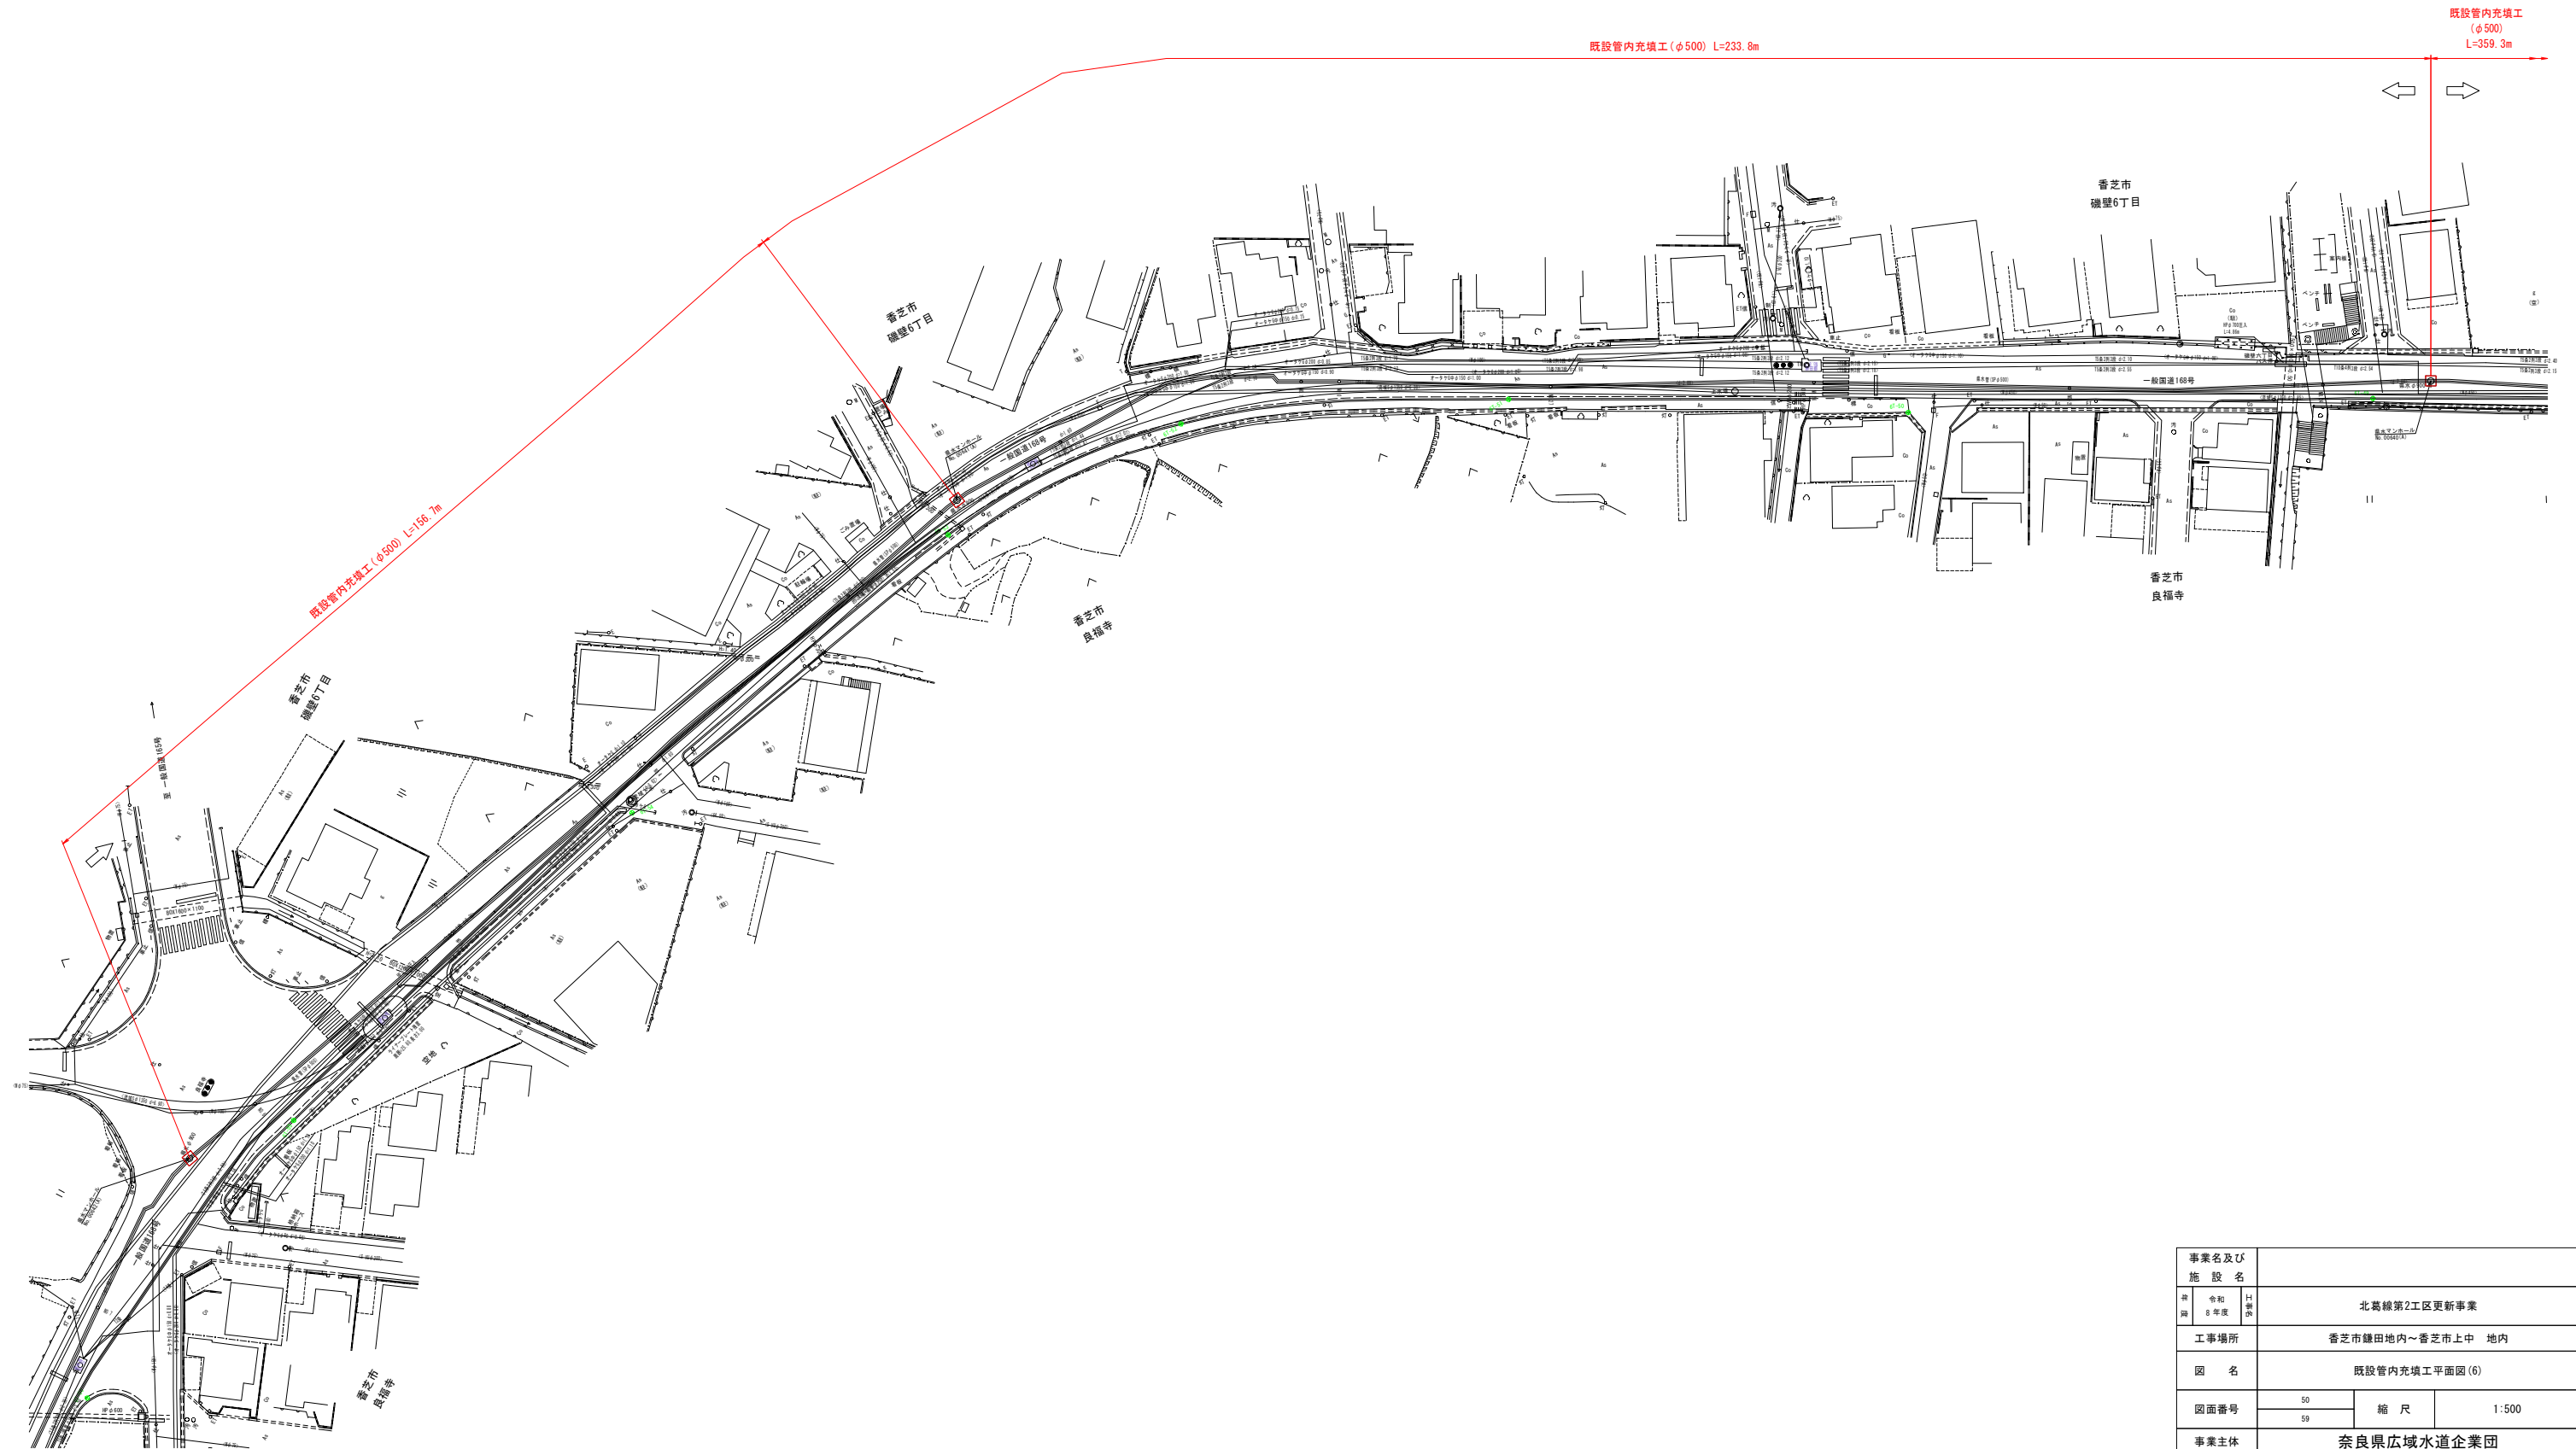S=1 : 500


事業名及び 施 設 名			
年 次	令和 5年度	北葛線第2工区更新事業	
工事場所		香芝市鎌田地内～香芝市上中 地内	
図 名		既設管内充填工平面図(6)	
図面番号	50	縮 尺	1:500
	59		
事業主体		奈良県広域水道企業団	

既設管内充填工平面図(7)S=1:500

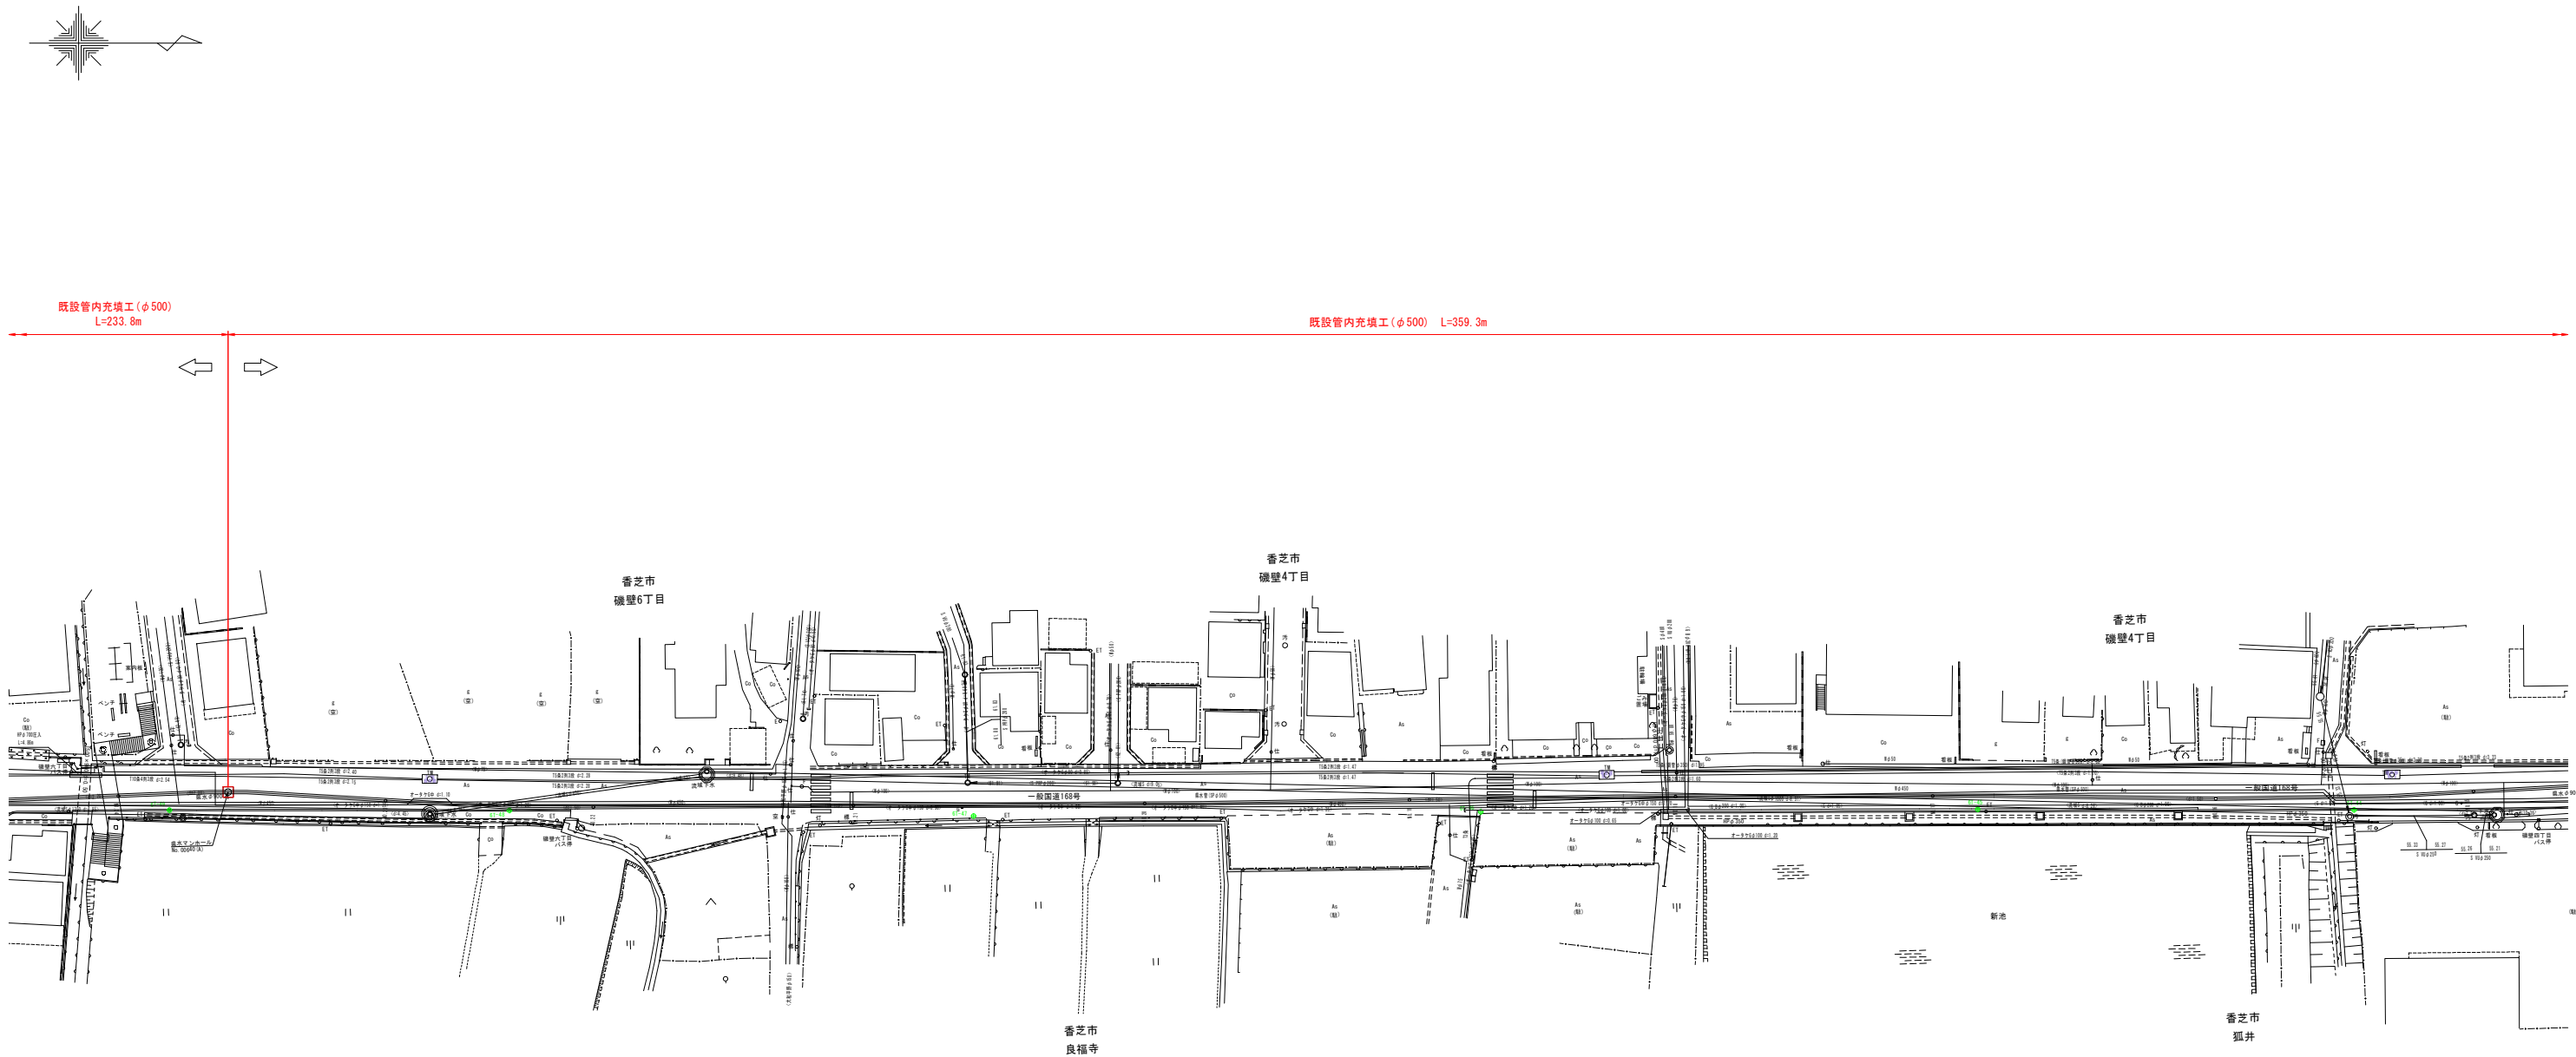

事業名及び施設名			
政 府	令和 6 年度	以 前	北葛線第2工区更新事業
工事場所		香芝市鎌田地内～香芝市上中 地内	
図 名		既設管内充填工平面図 (7)	
図面番号	S1	縮 尺	1:500
	S9		
事業主体		奈良県広域水道企業団	


既設管内充填工平面図(8) S=1:500

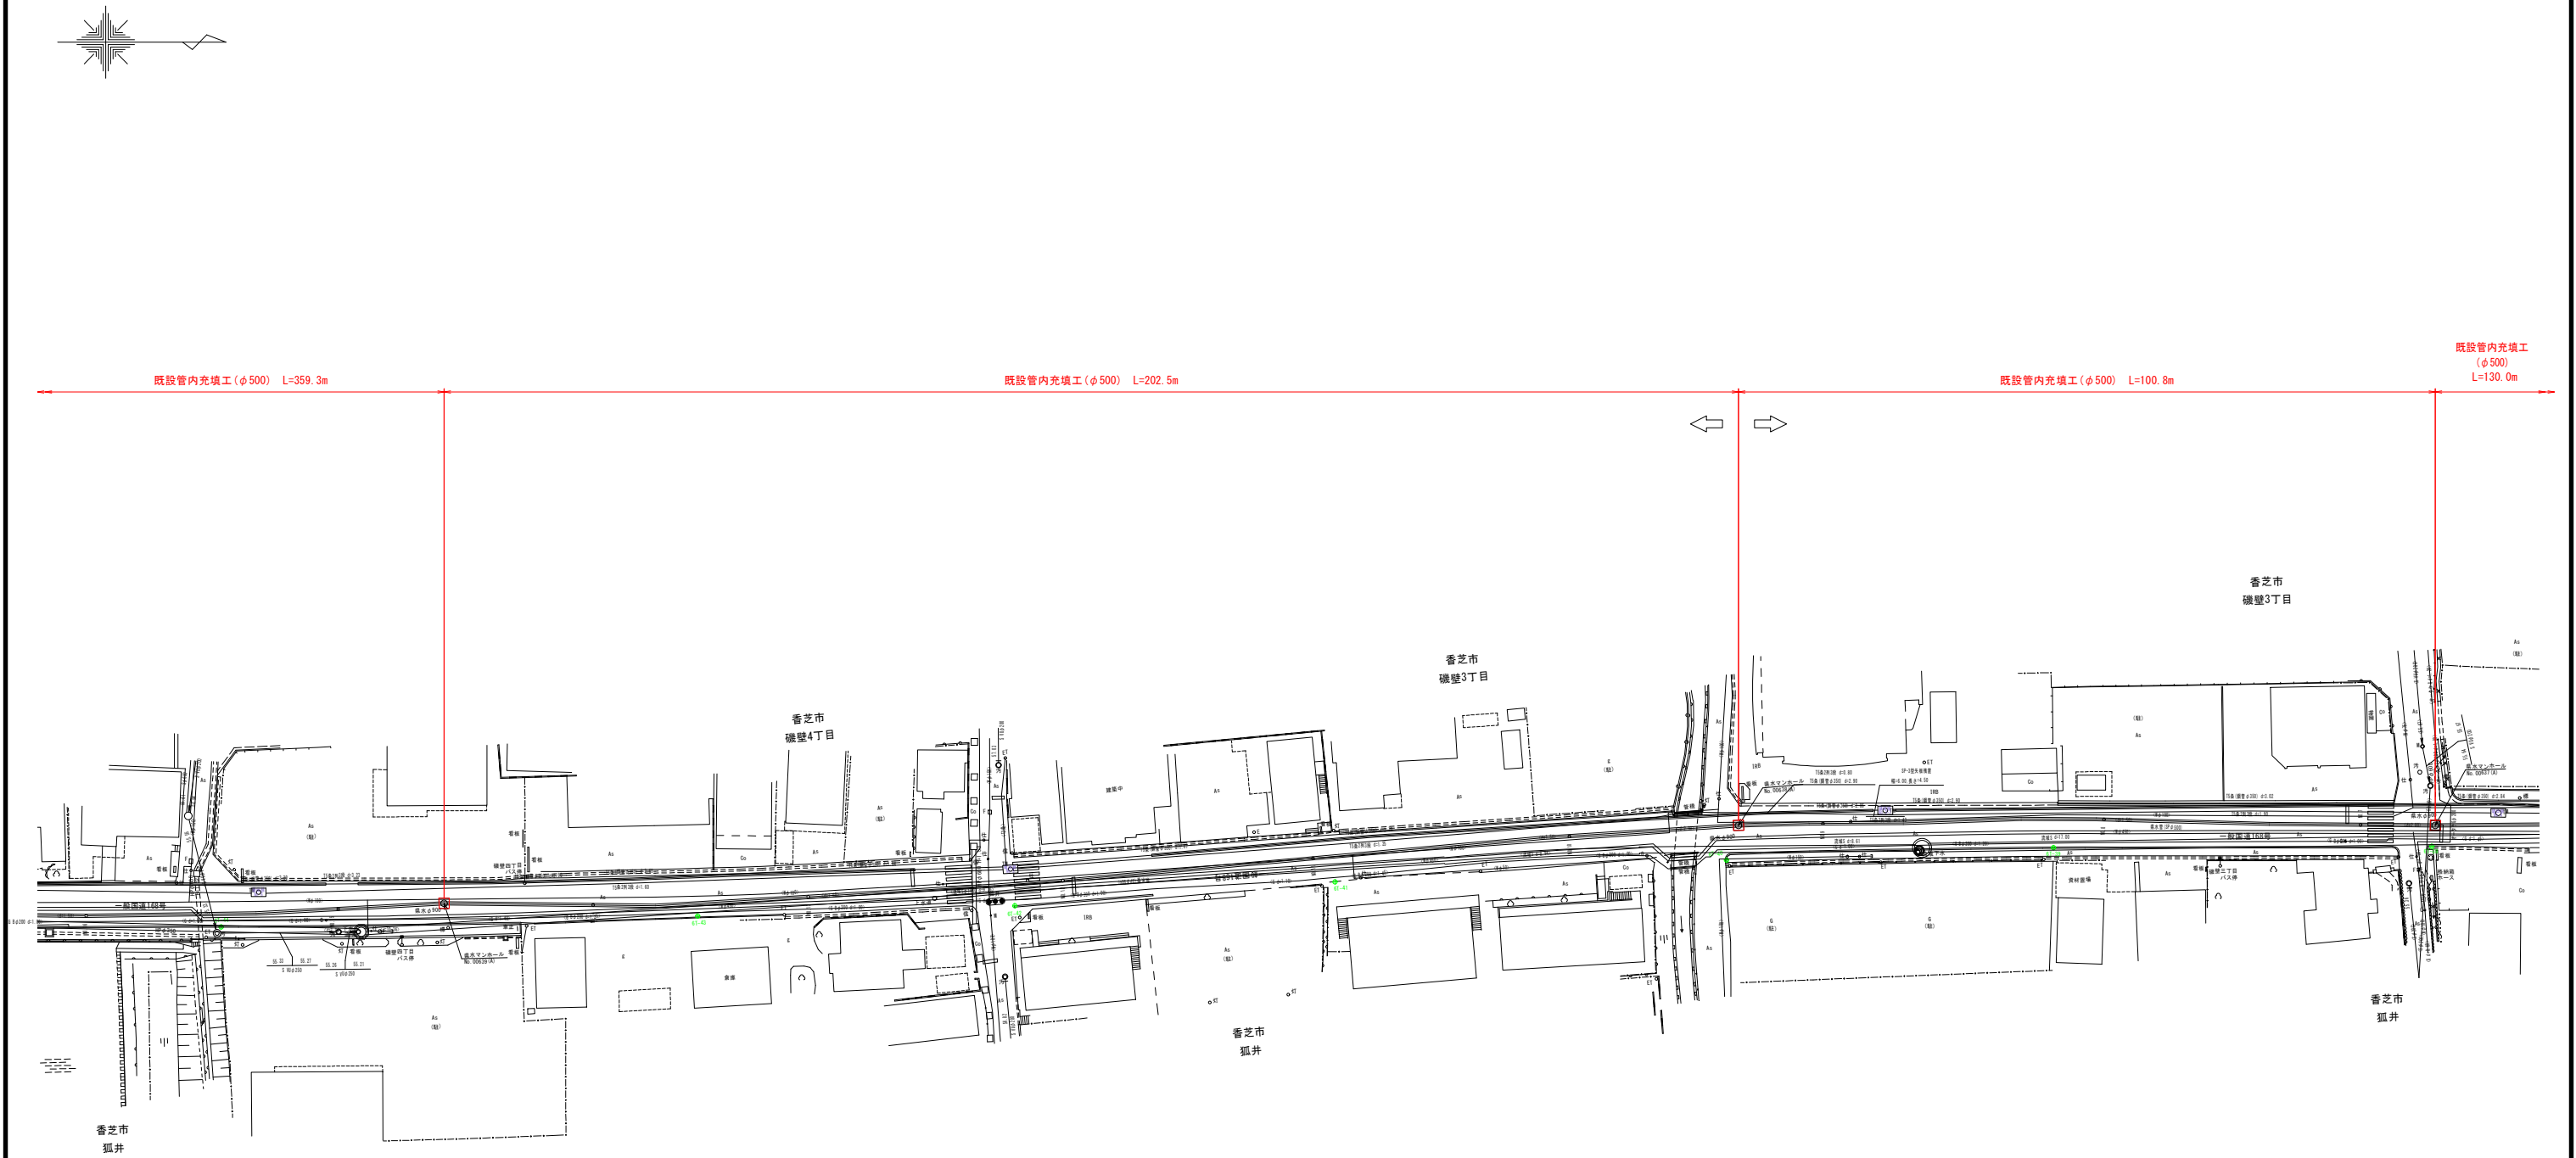

事業名及び施設名			
計画年度	令和8年度	北葛線第2工区更新事業	
工事場所		香芝市鎌田地内～香芝市上中 地内	
図名		既設管内充填工平面図(8)	
図面番号	52	縮尺	1:500
	59		
事業主体		奈良県広域水道企業団	

既設管内充填工平面図(9)


S=1:500

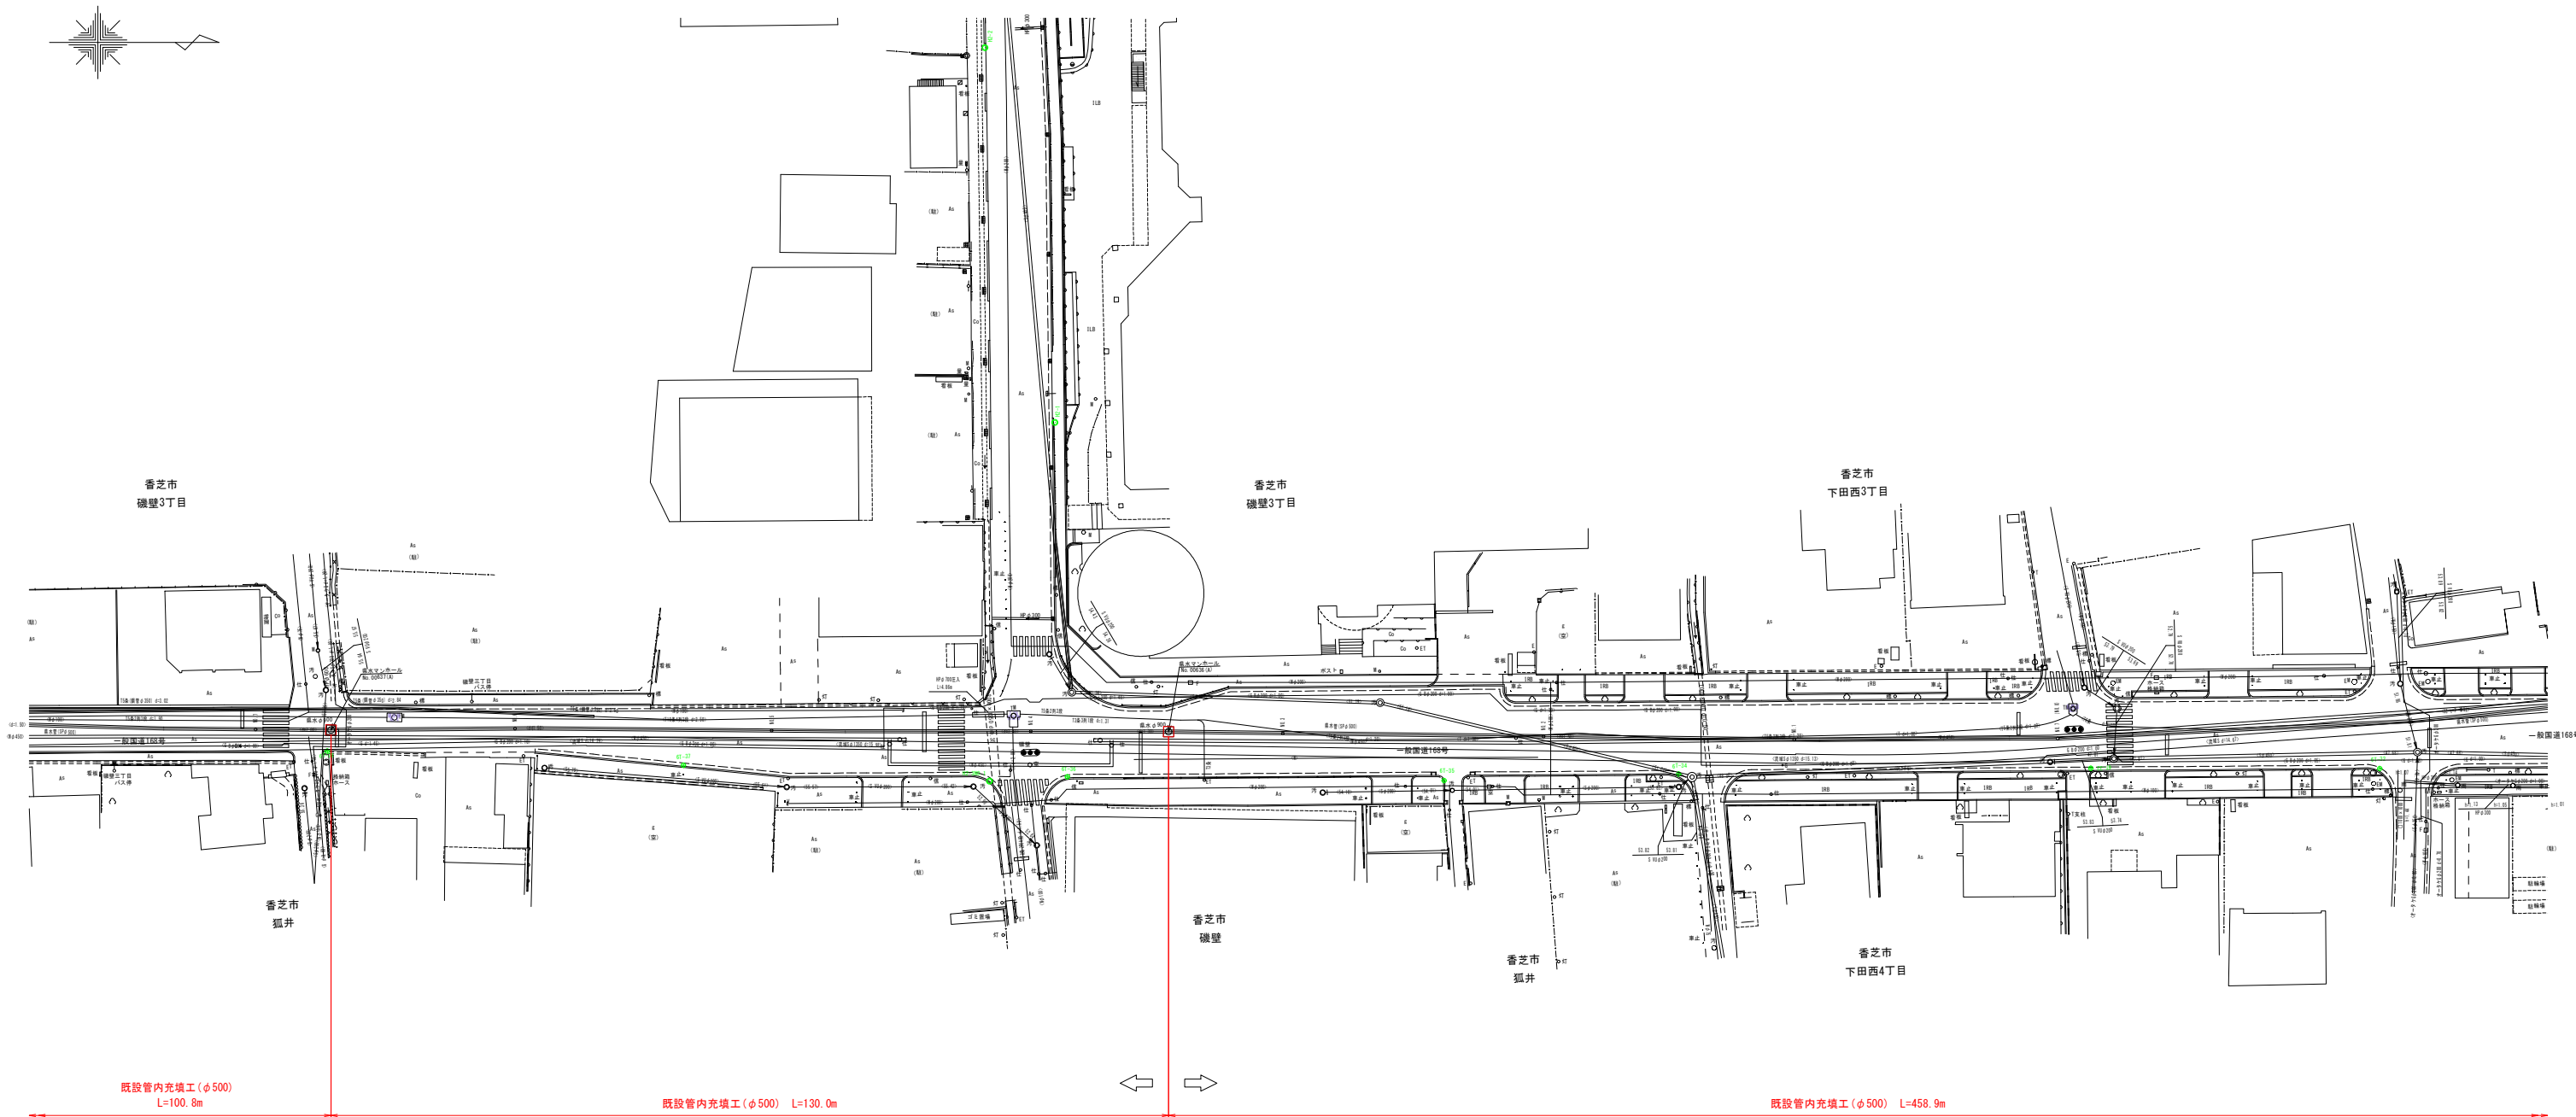

事業名及び施設名				
政 府	令和 6 年度	以 前	北葛線第2工区更新事業	
工事場所		香芝市鎌田地内～香芝市上中 地内		
図 名		既設管内充填工平面図(9)		
図面番号	53	縮 尺	1:500	
	59			
事業主体		奈良県広域水道企業団		


既設管内充填工平面図(10)

 S=1:500



既設管内充填工(φ500) L=458.9m


既設管内充填工(φ500) L=389.6m

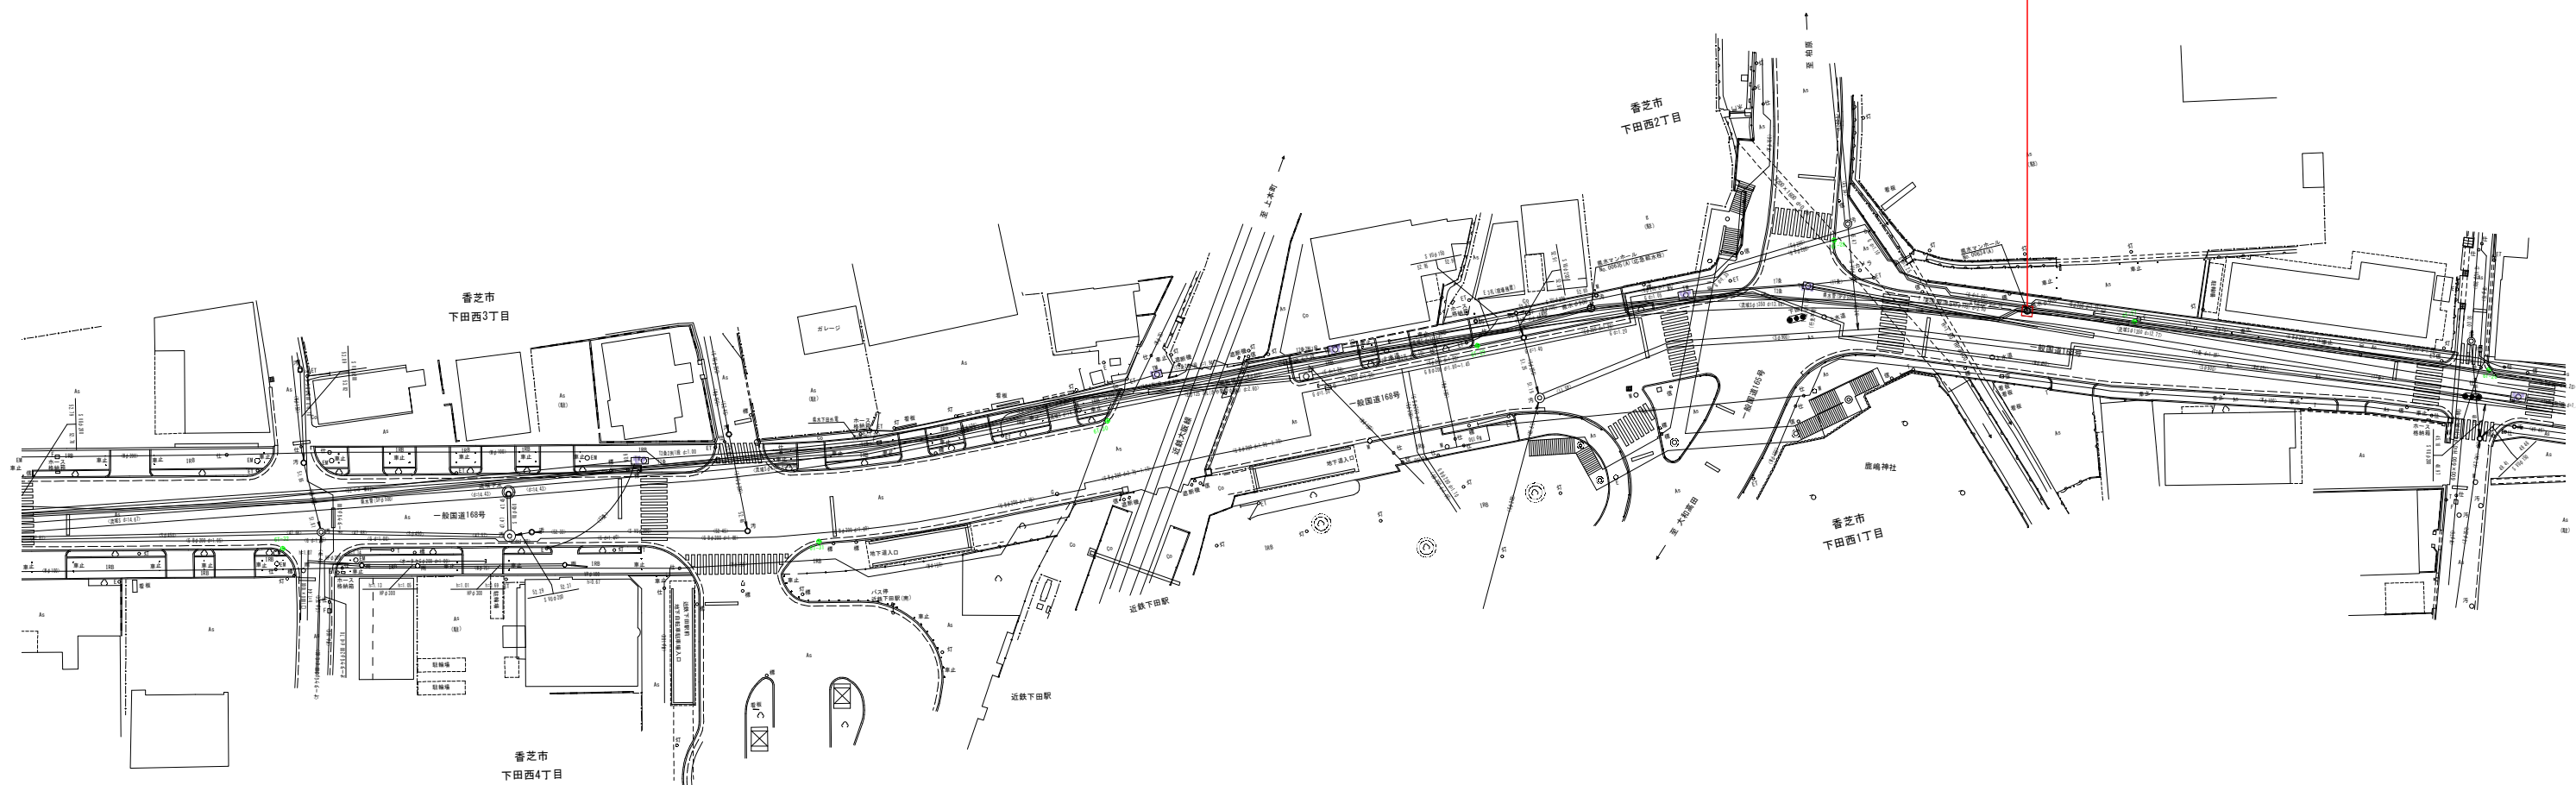


事業名及び施設名				
種 別	令和 8 年度	以 前	北葛線第2工区更新事業	
工事場所		香芝市鎌田地内～香芝市上中 地内		
図 名		既設管内充填工平面図(10)		
図面番号	54	縮 尺	1:500	
	59			
事業主体		奈良県広域水道企業団		

既設管内充填工平面図(11)

 S=1:500




既設管内充填工(φ500) L=389.6m

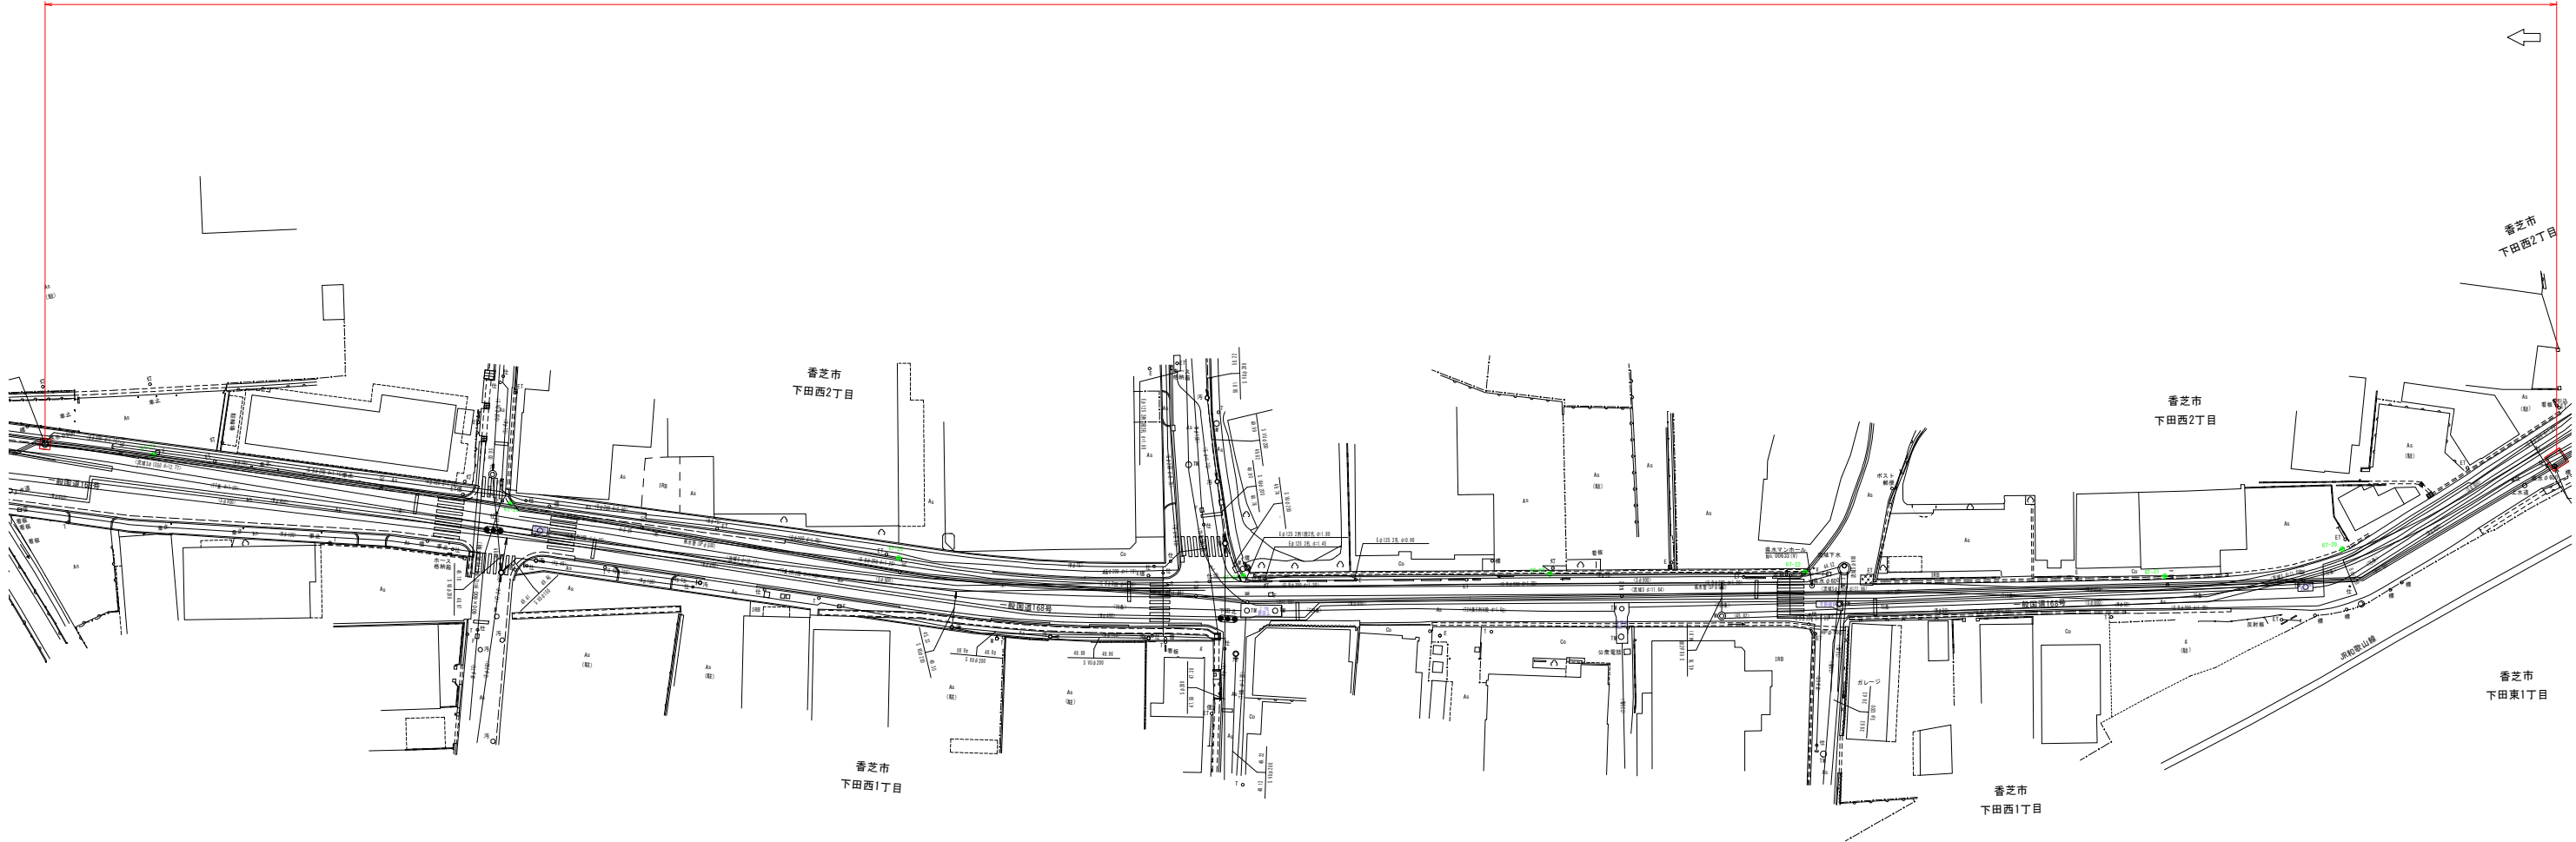

事業名及び施設名			
期 間	令和 8年度	事業年度	北葛線第2工区更新事業
工事場所		香芝市鎌田地内～香芝市上中 地内	
図 名		既設管内充填工平面図(11)	
図面番号	55	縮 尺	1:500
	59		
事業主体		奈良県広域水道企業団	

既設管内充填工平面図(12)


S=1:500

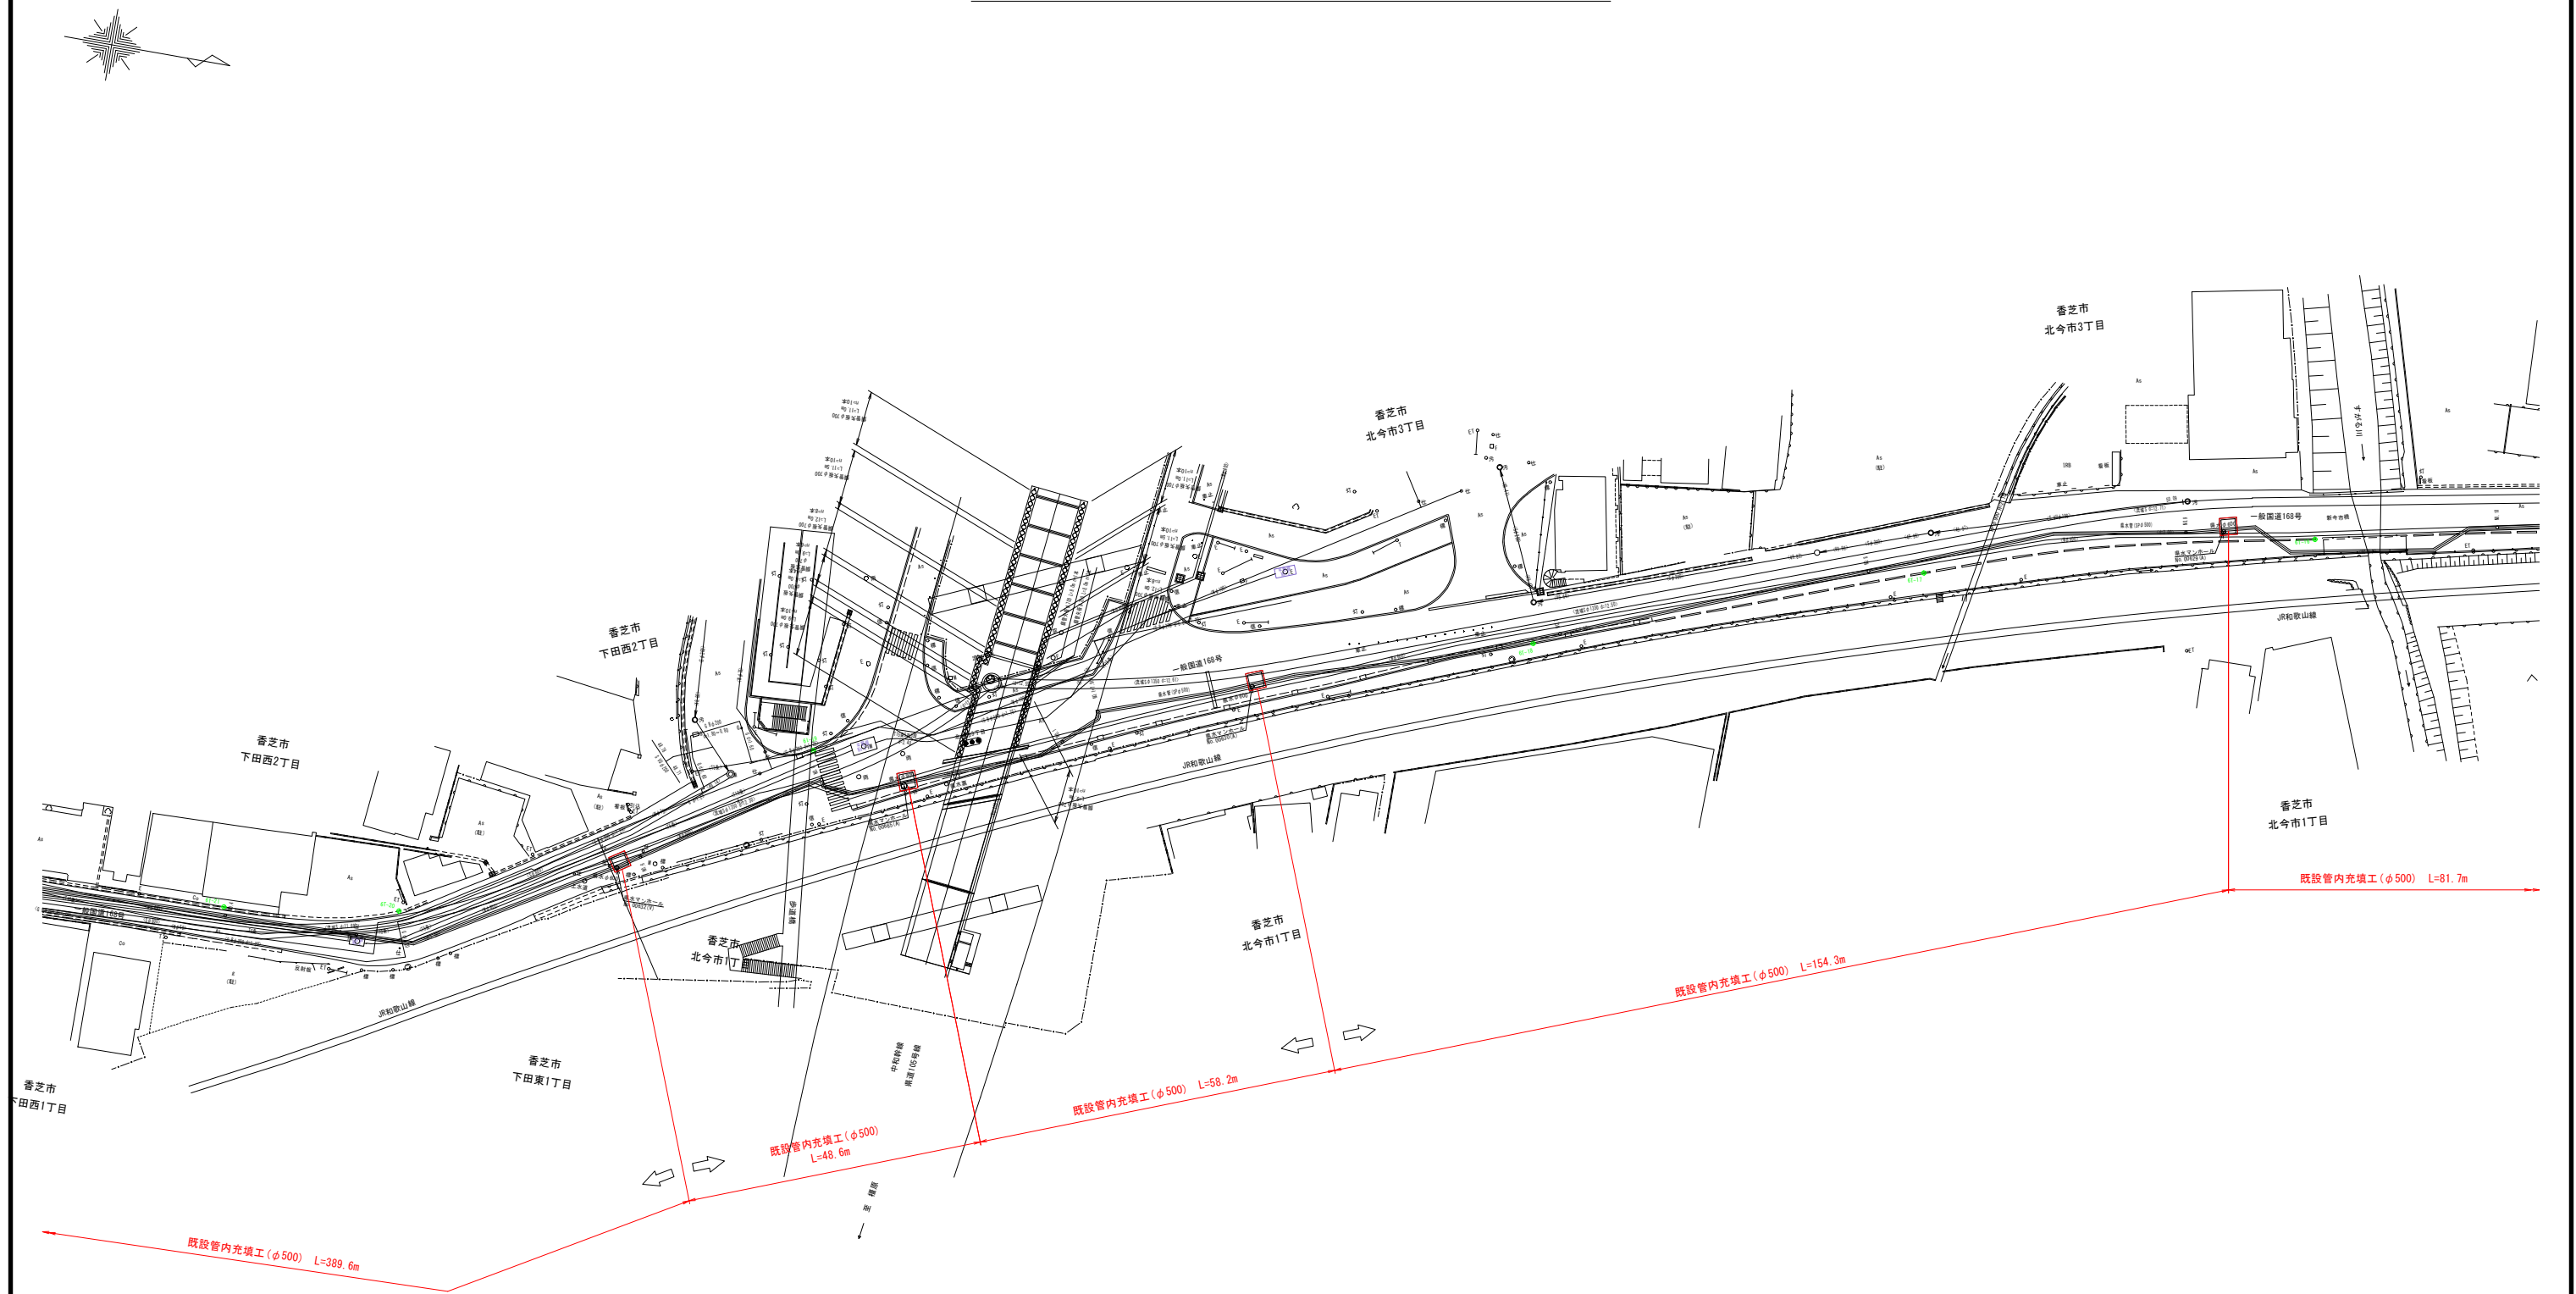

事業名及び施設名			
地 区	令和 8年度	事業年度	北葛線第2工区更新事業
工事場所		香芝市鎌田地内～香芝市上中 地内	
図 名		既設管内充填工平面図(12)	
図面番号	56	縮 尺	1:500
	59		
事業主体		奈良県広域水道企業団	


既設管内充填工平面図(13)

S=1:500

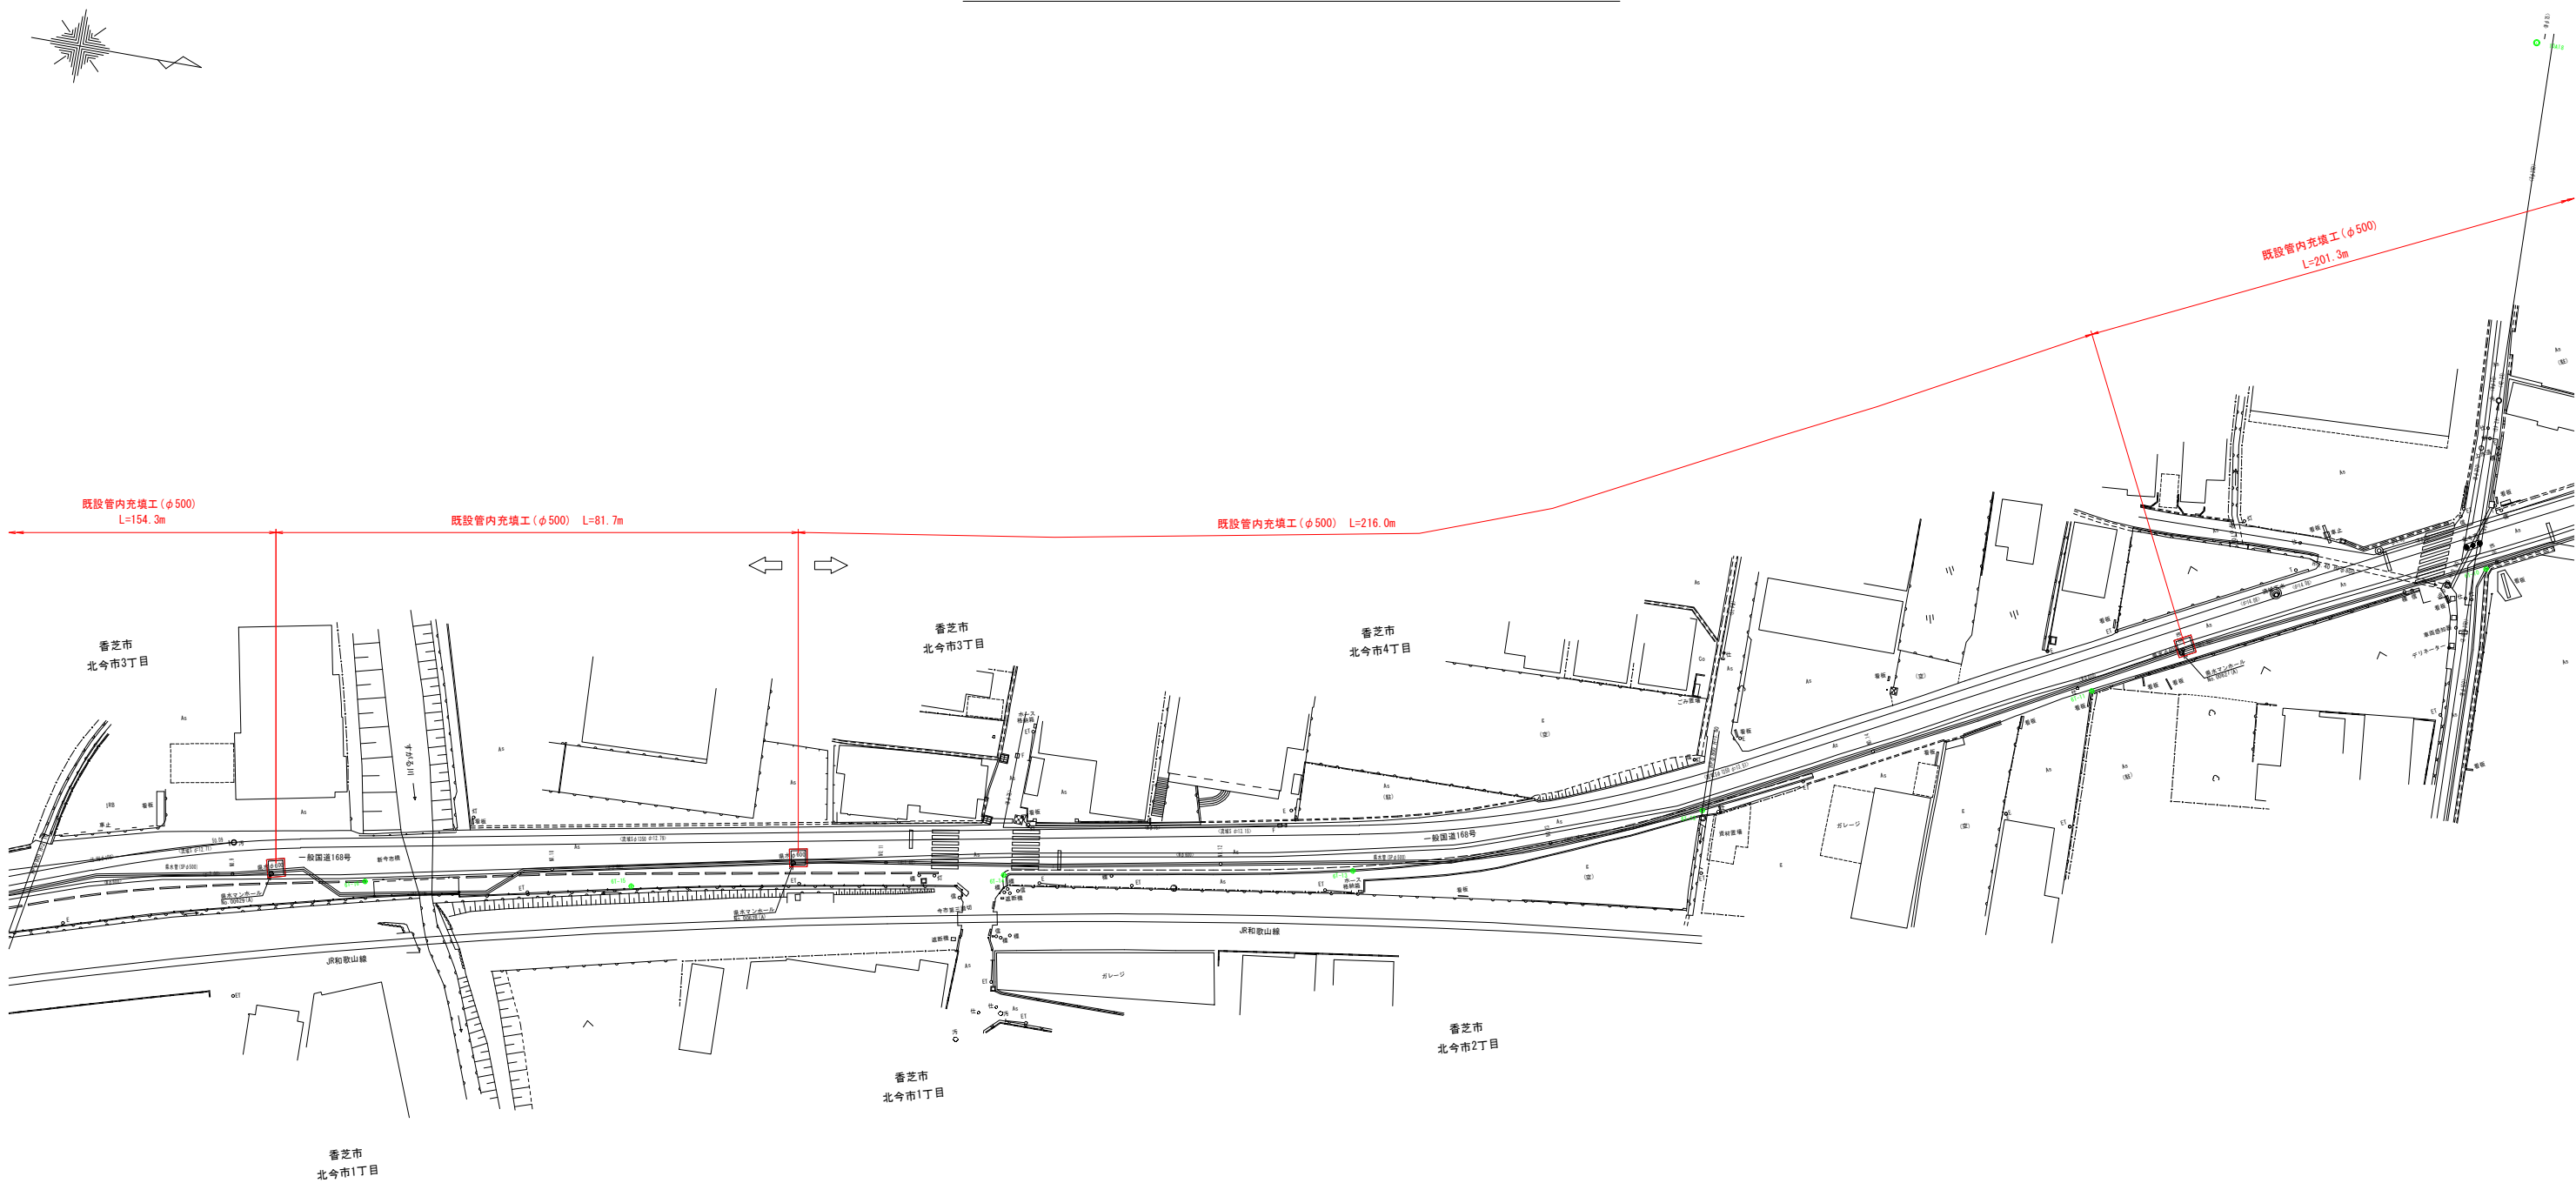


事業名及び施設名				
種 別	令和 8 年度	事業年度	北葛線第2工区更新事業	
工事場所		香芝市鎌田地内～香芝市上中 地内		
図 名		既設管内充填工平面図(13)		
図面番号	57	縮 尺	1:500	
	59			
事業主体		奈良県広域水道企業団		

S=1 : 500

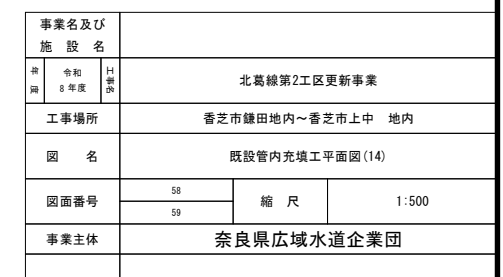

既設管内充填工平面図(15)

S=1:500

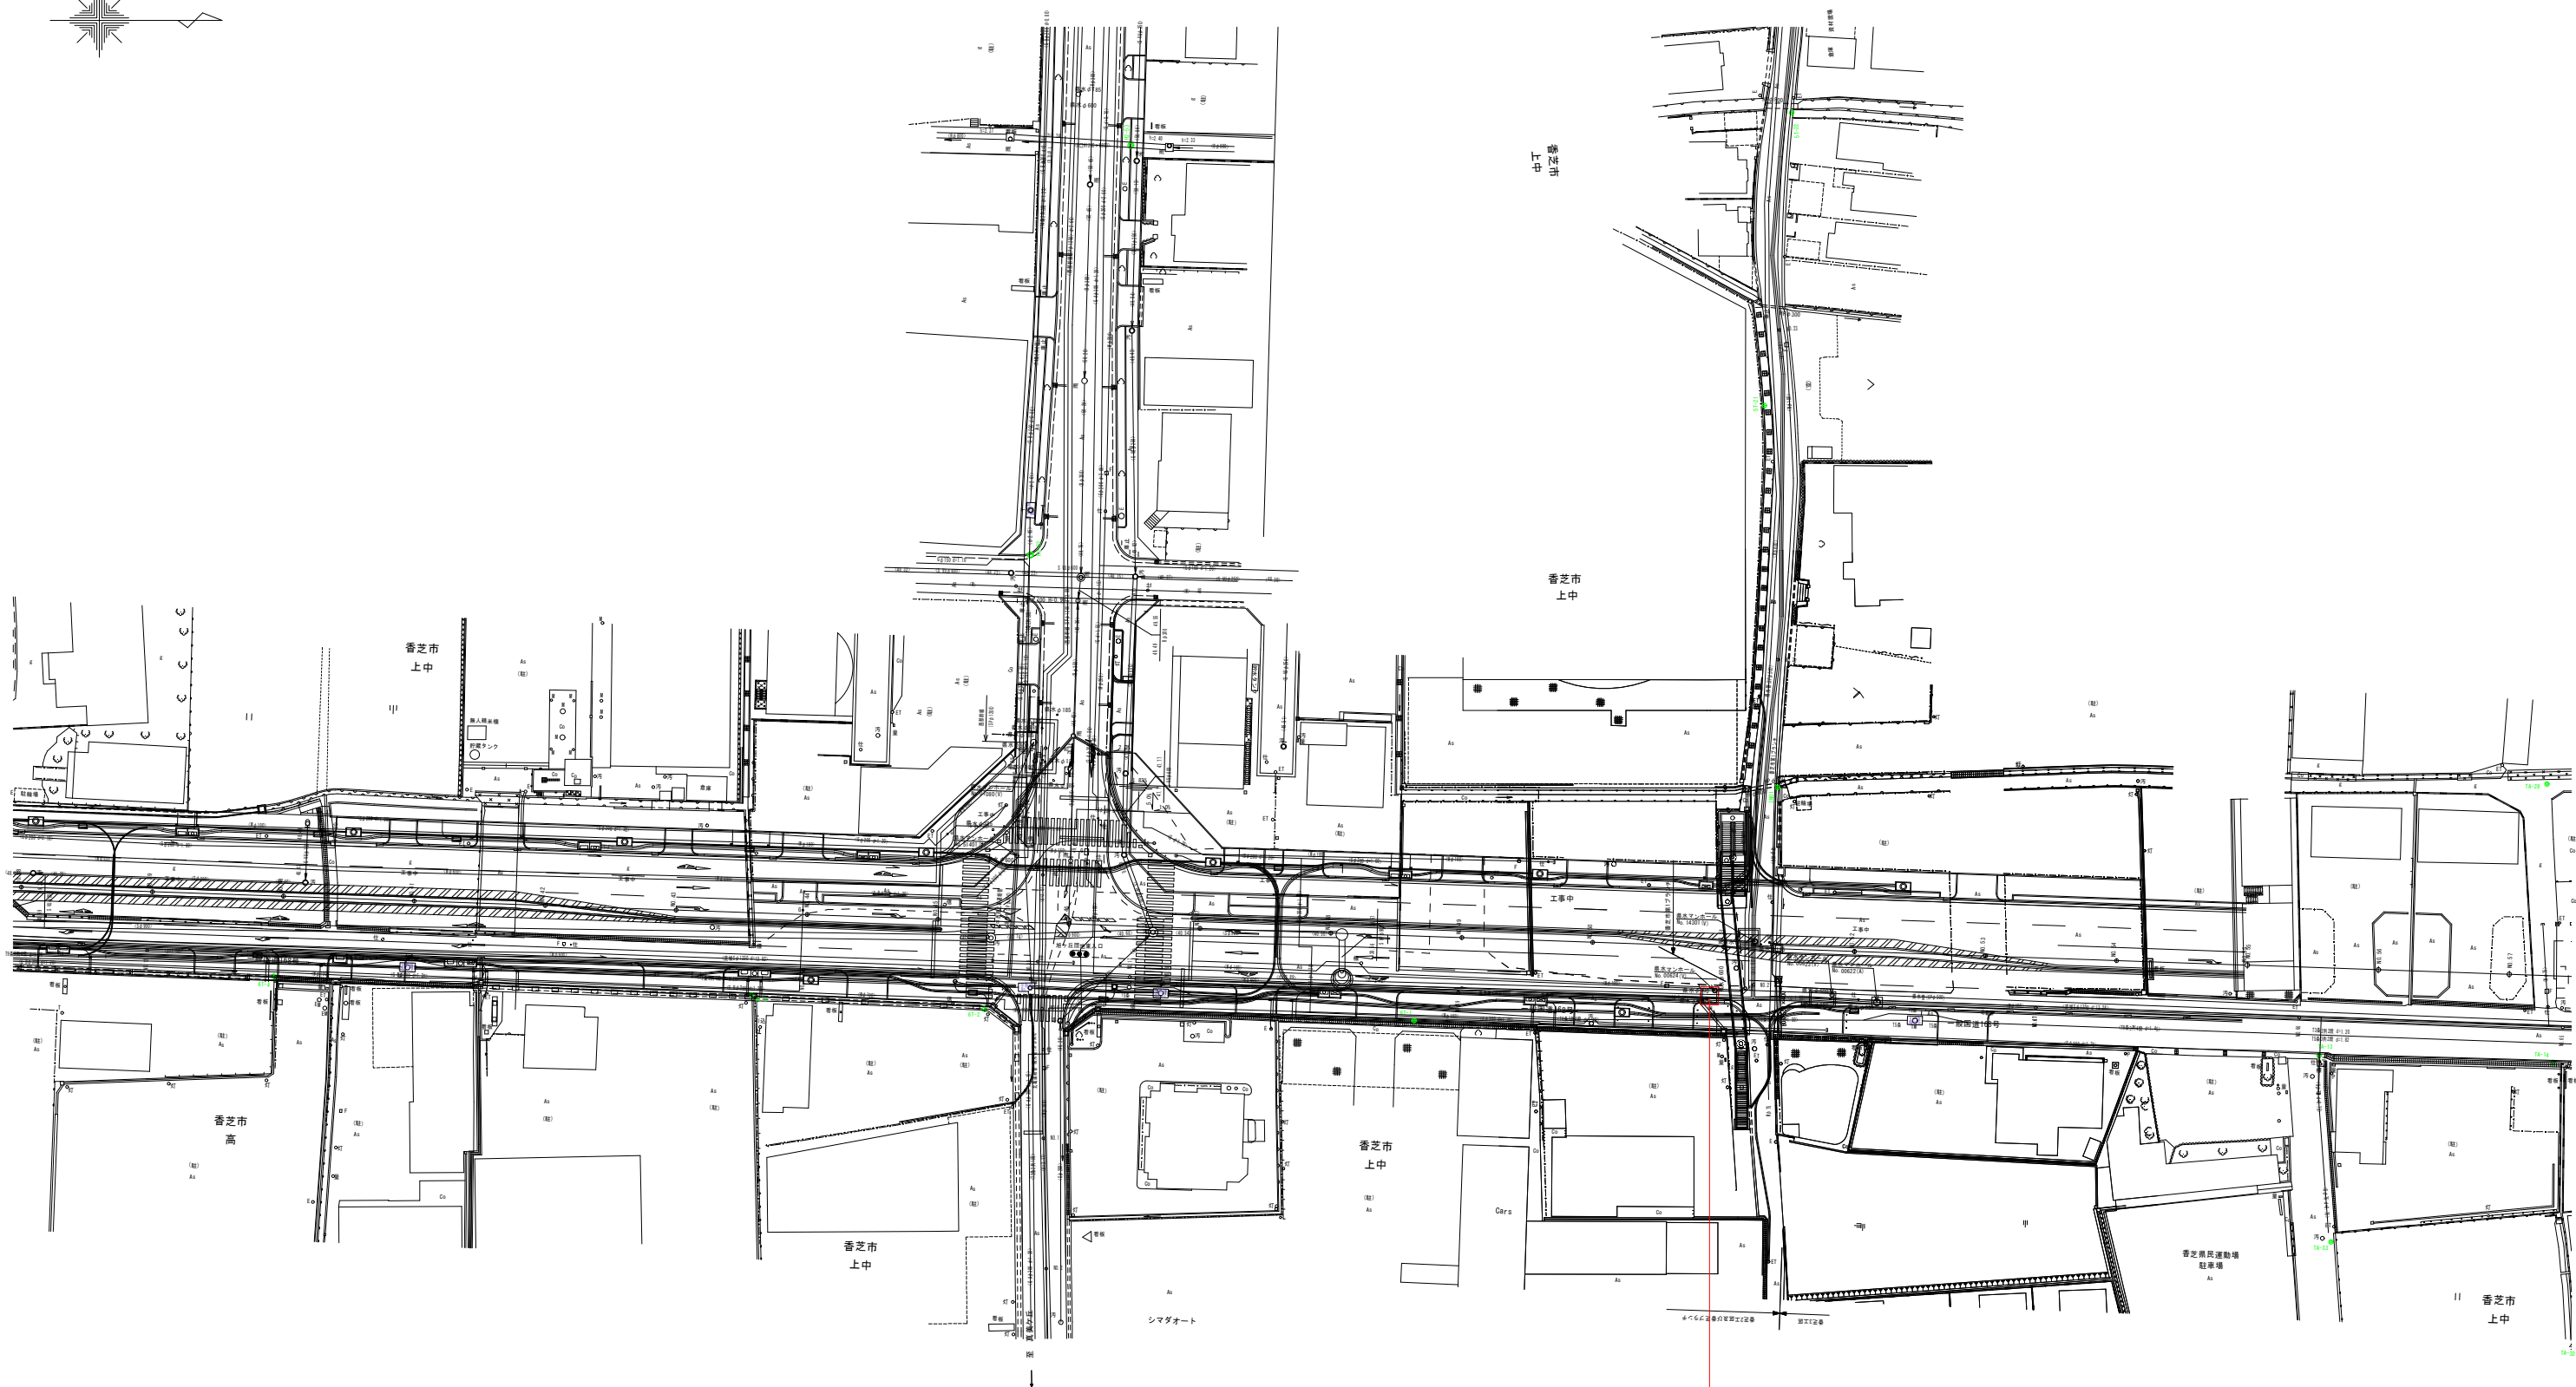

既設管内充填工 (φ500) L=327.4m

事業名及び施設名			
政令年度	令和5年度	北葛線第2工区更新事業	
工事場所		香芝市鎌田地内～香芝市上中 地内	
図名		既設管内充填工平面図(15)	
図面番号	59	縮尺	1:500
	59		
事業主体		奈良県広域水道企業団	