



位置図 S=1:2500

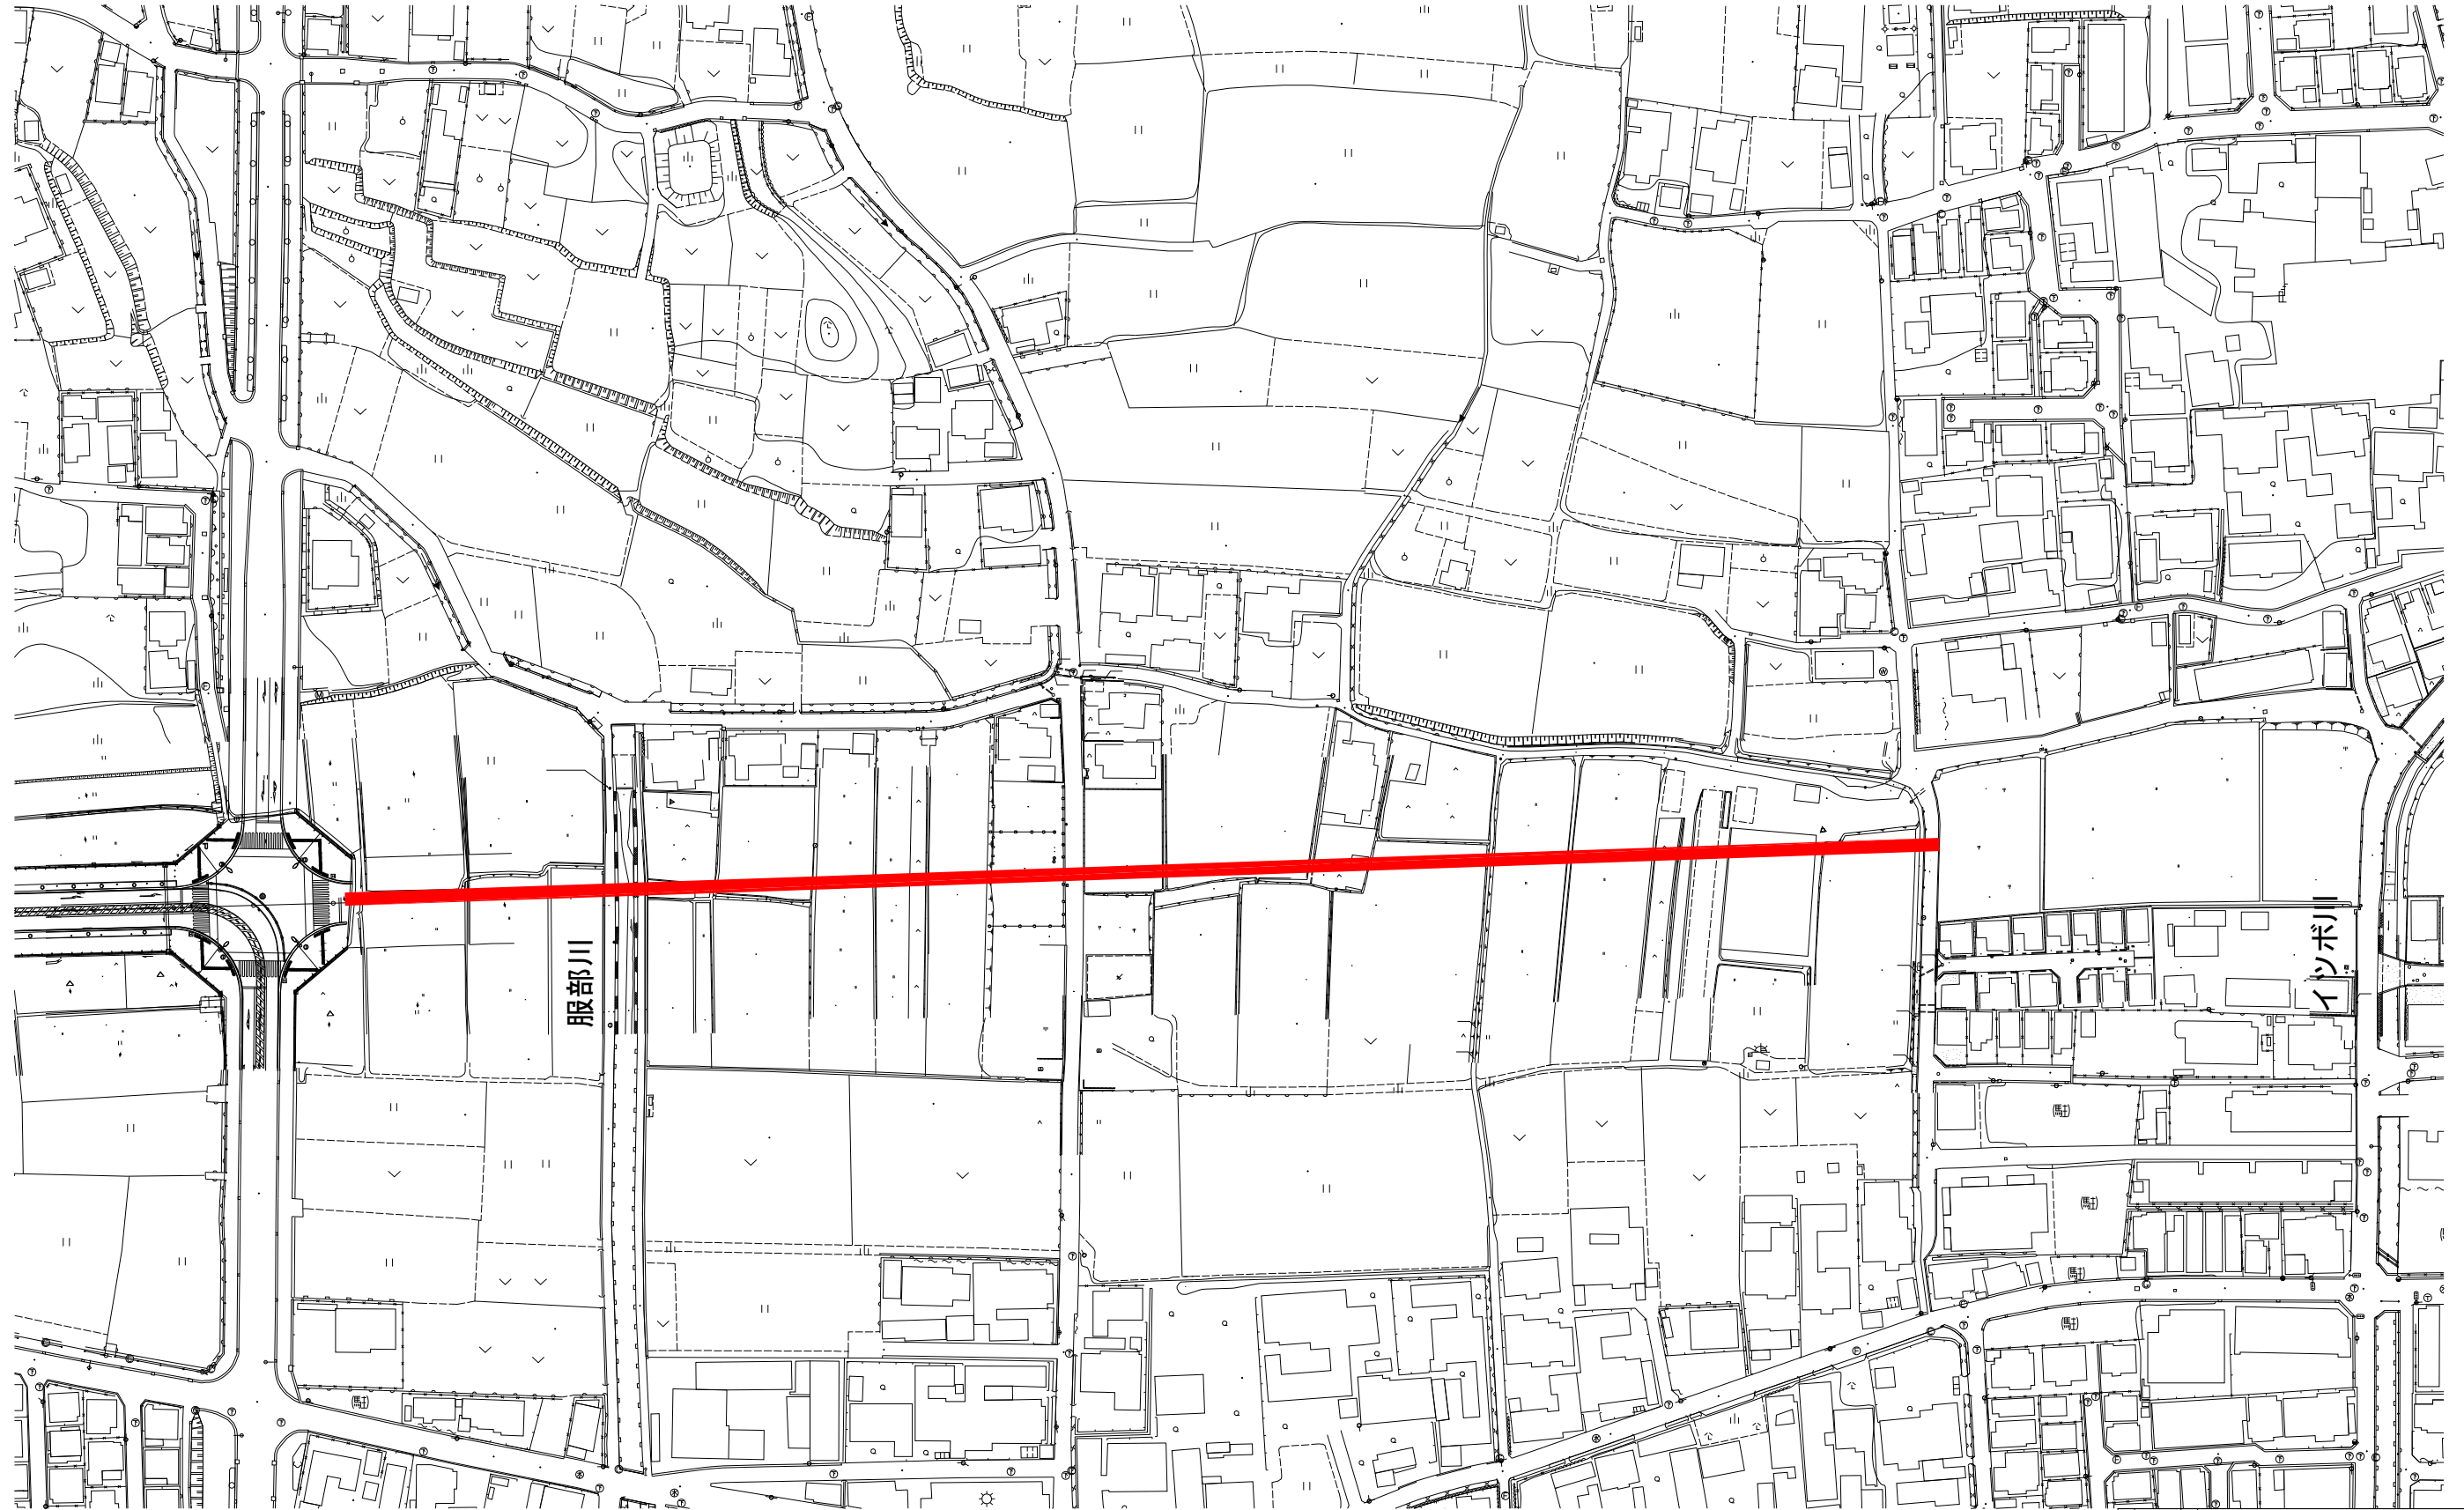


年度	R8	工事名	いかるがパークウェイ築造工事に伴う 配水管布設詳細設計業務		
工事場所		地内			
図 名		位 置 図			
図面番号		1	縮 尺	1:2500	
事業主体		奈良県広域水道企業団 斑鳩事務所			

平面図・横断図(1)

平面図 S=1:250

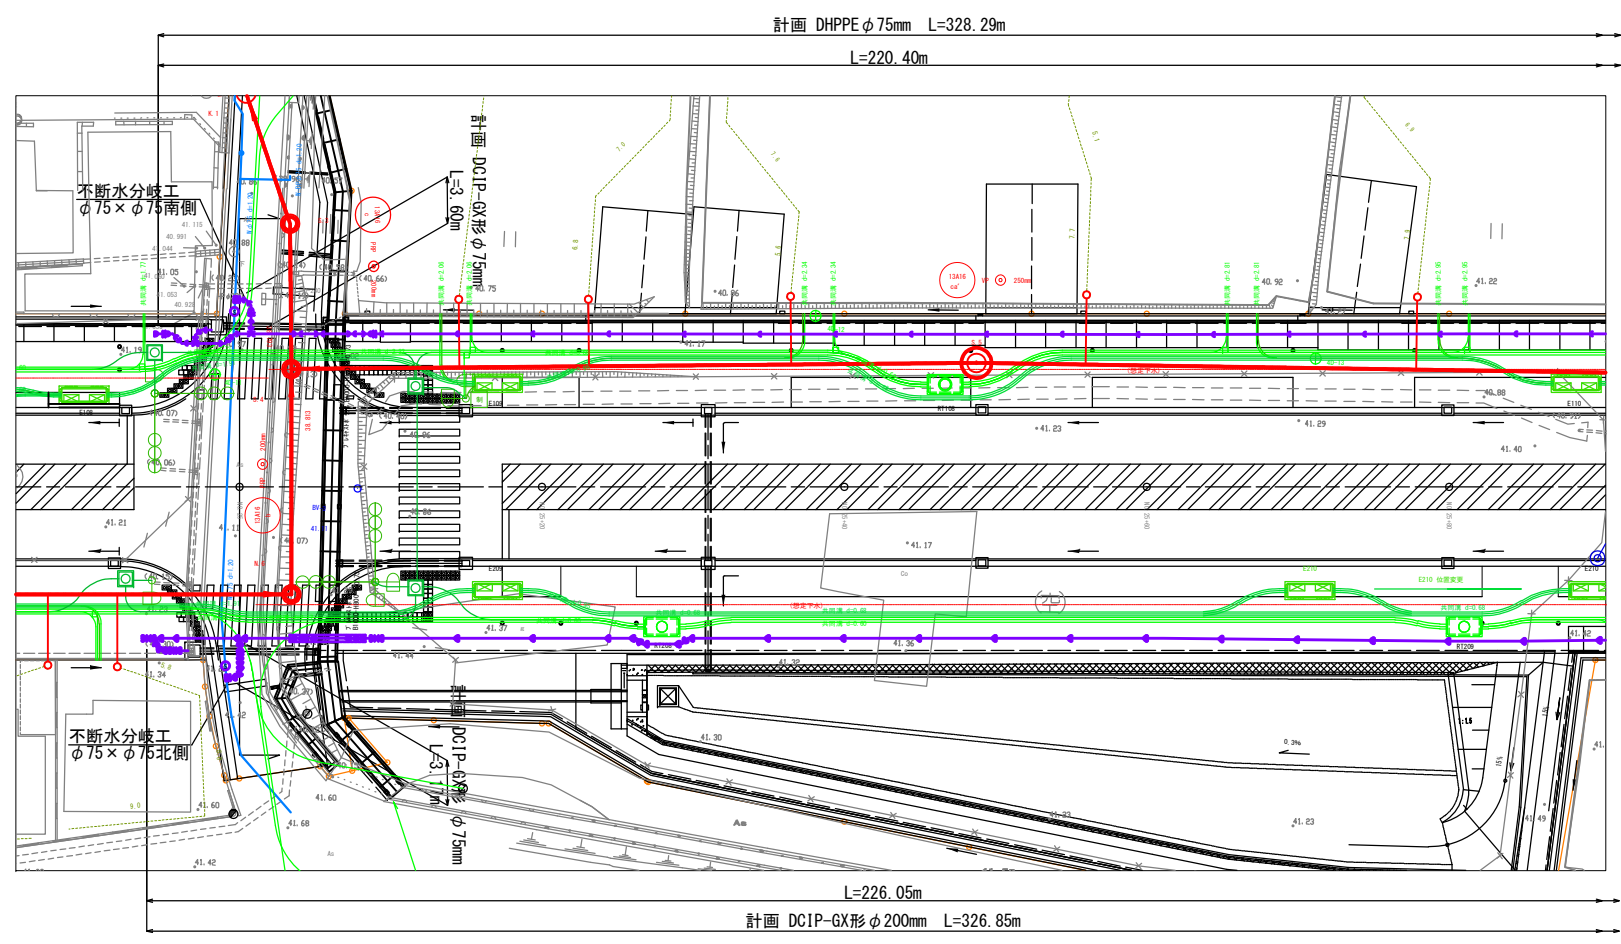


横断図 S=1:100

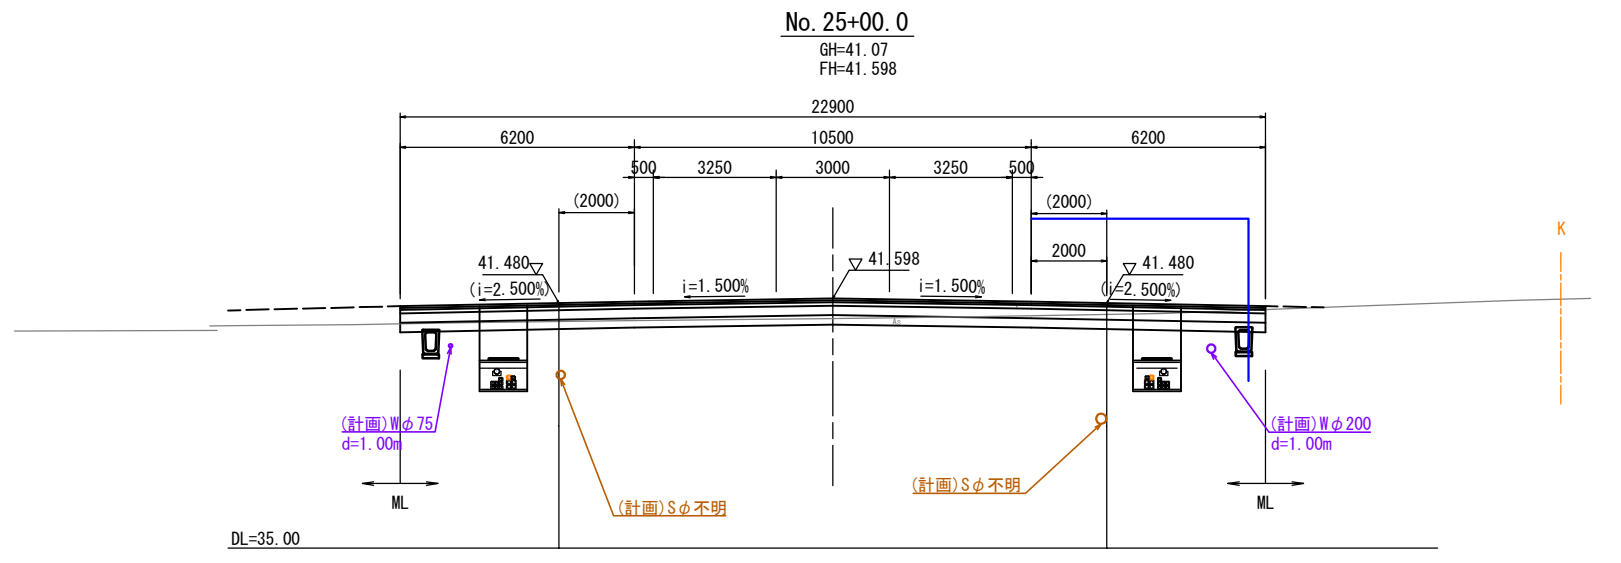


年度	R8	工事名	いかるがパークウェイ築造工事に伴う 配水管布設詳細設計業務		
工事場所	地内				
図 名	平面図・横断図(1)				
図面番号	2	縮 尺	図示		
事業主体	奈良県広域水道企業団 斑鳩事務所				

平面図・横断図(2)

平面図 S=1:250

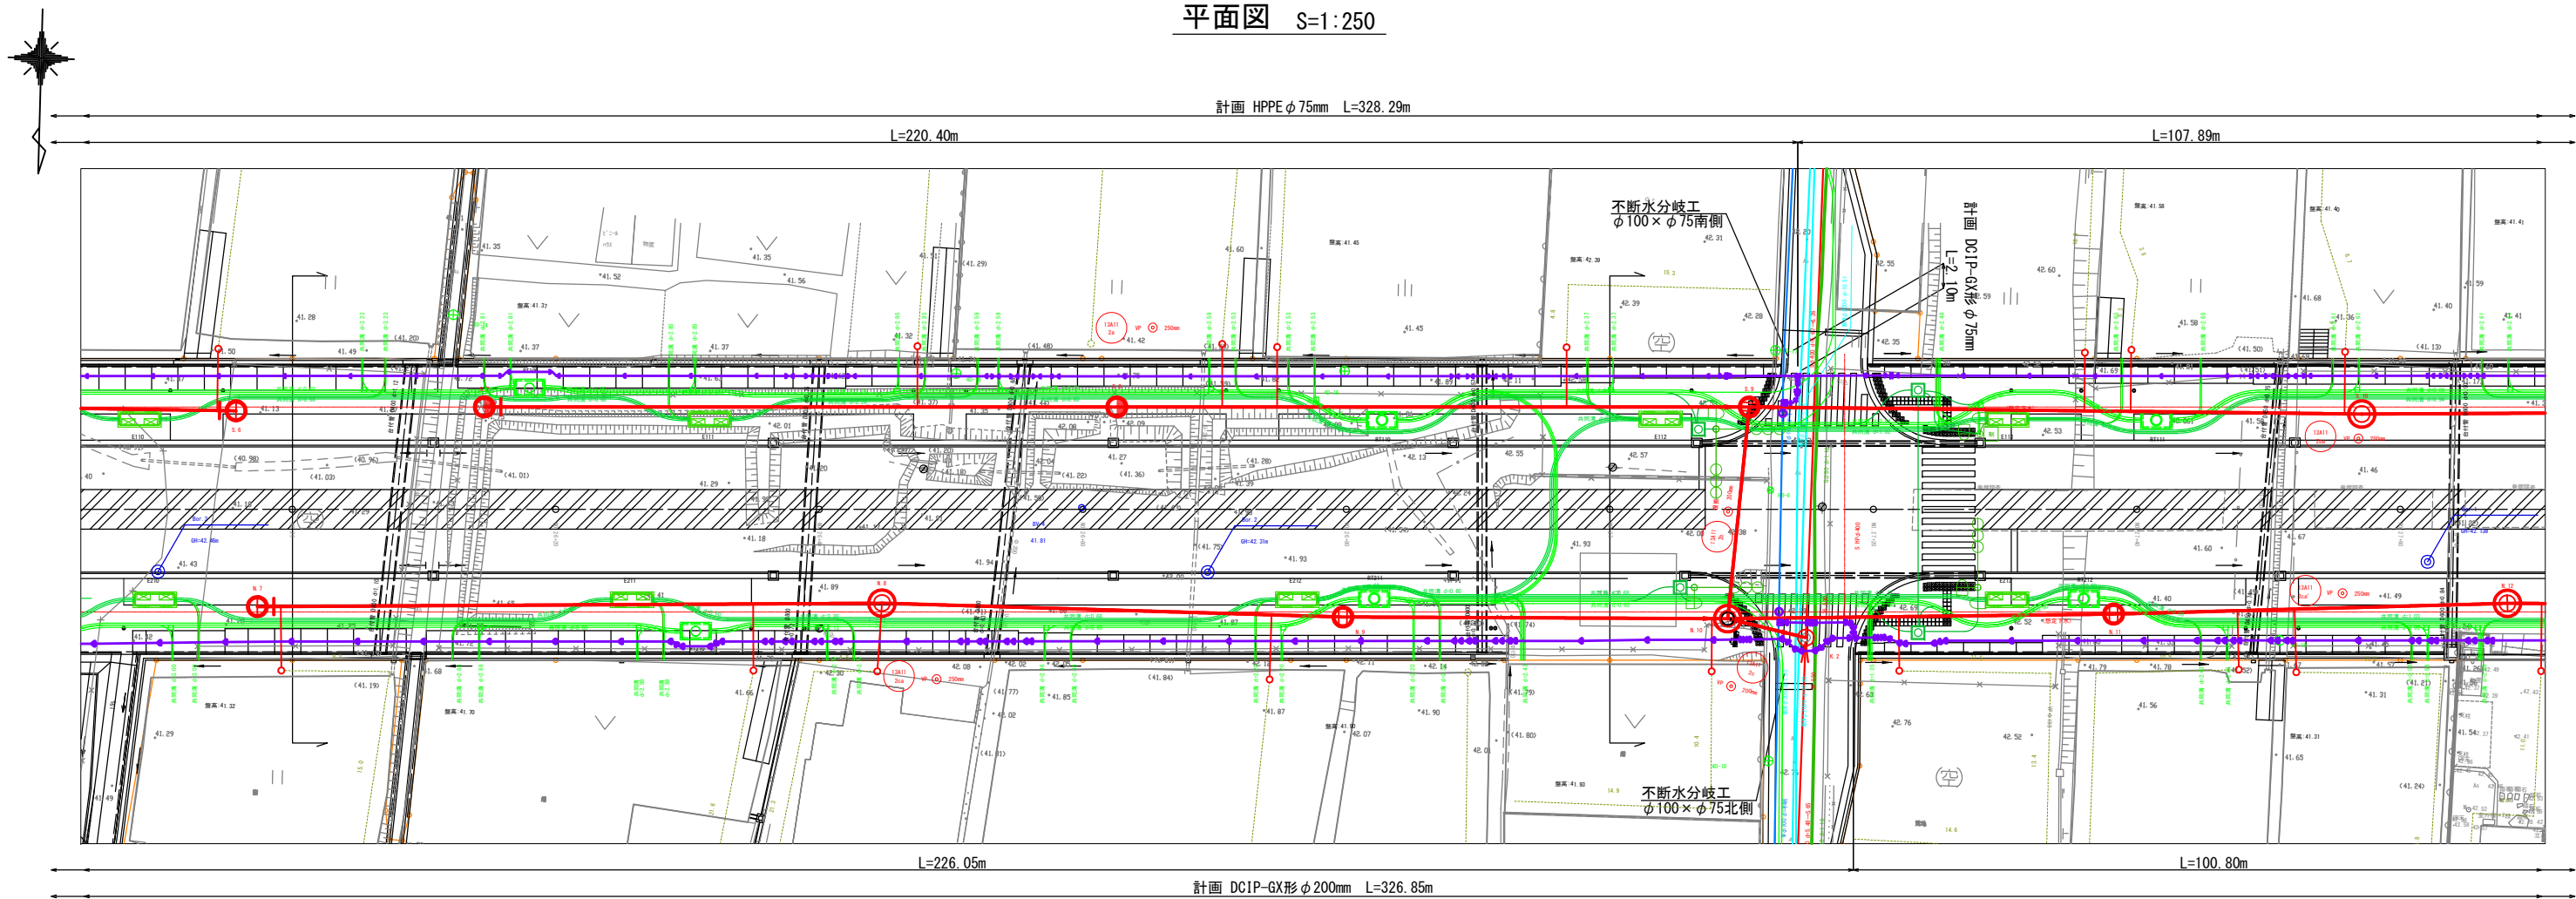


横断図 S=1:100

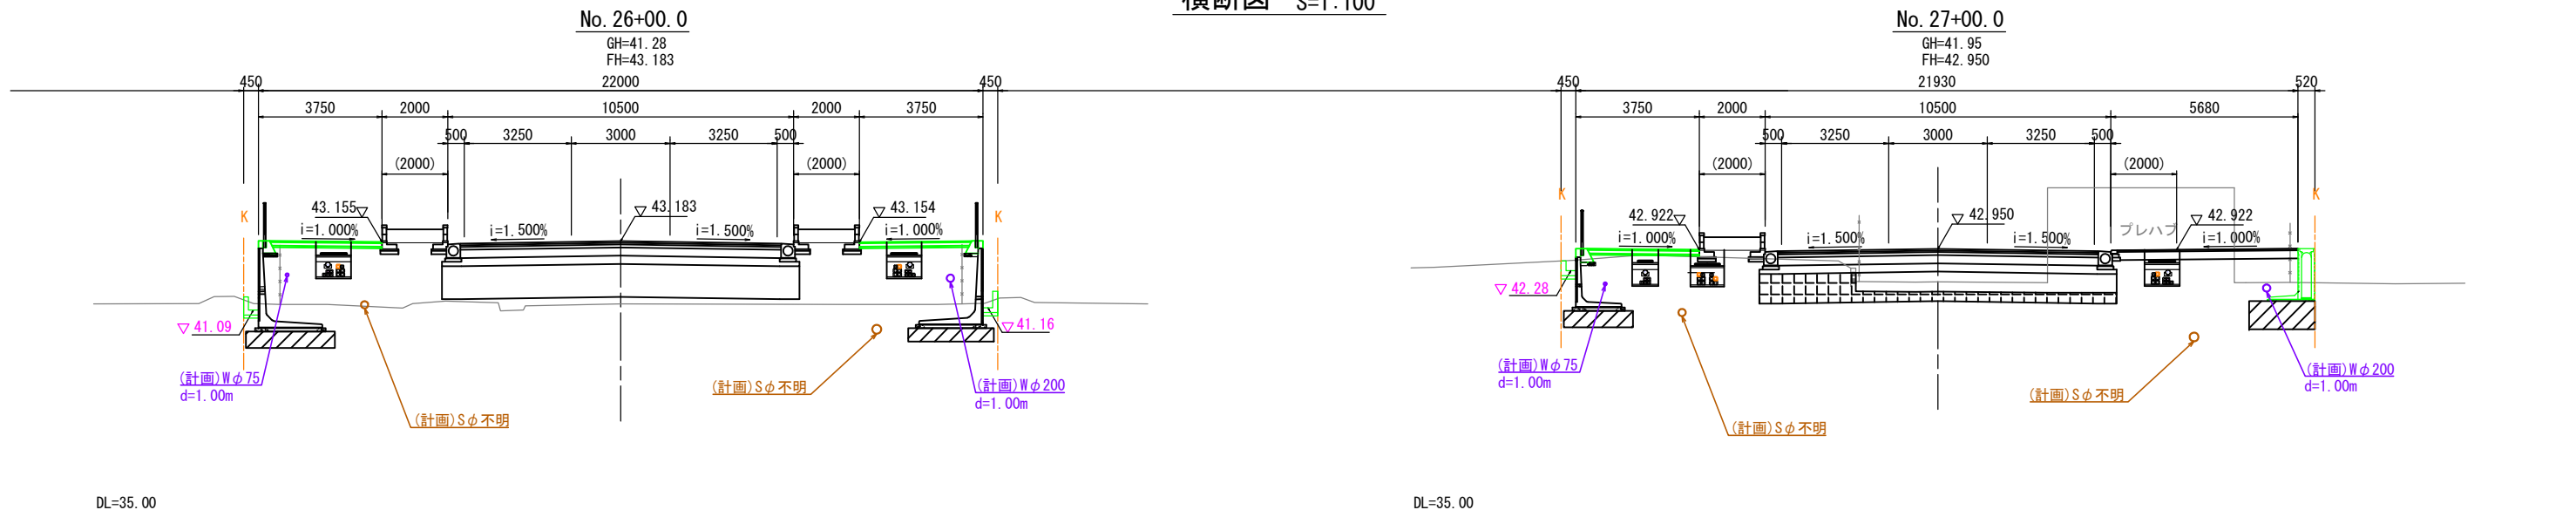



年度	R8	工事名	いかるがパークウェイ築造工事に伴う 配水管布設詳細設計業務		
工事場所	地内				
図 名	平面図・横断図(2)				
図面番号	3	縮 尺	図示		
事業主体	奈良県広域水道企業団 斑鳩事務所				

平面図・横断図(3)

平面図 S=1:250

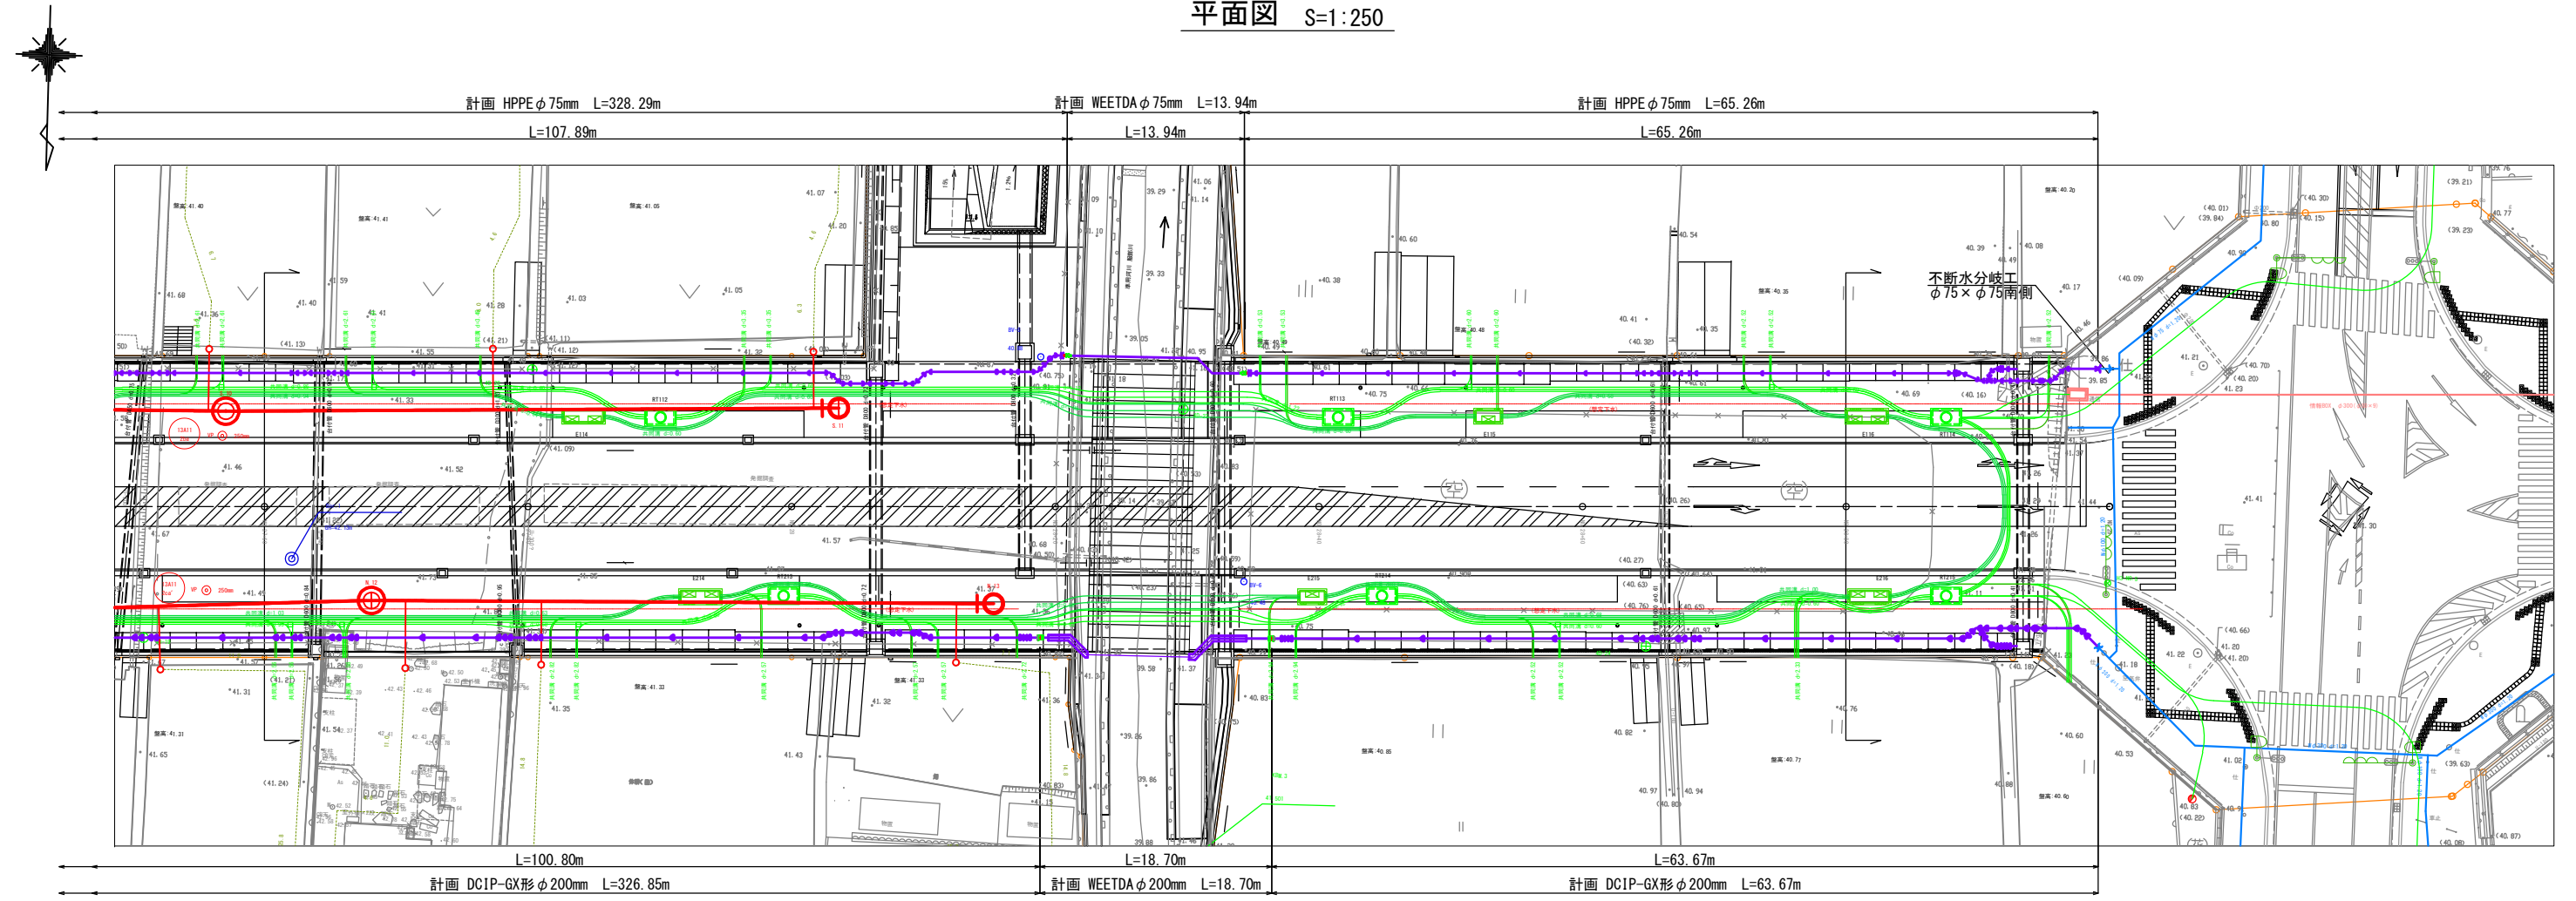


横断図 S=1:100

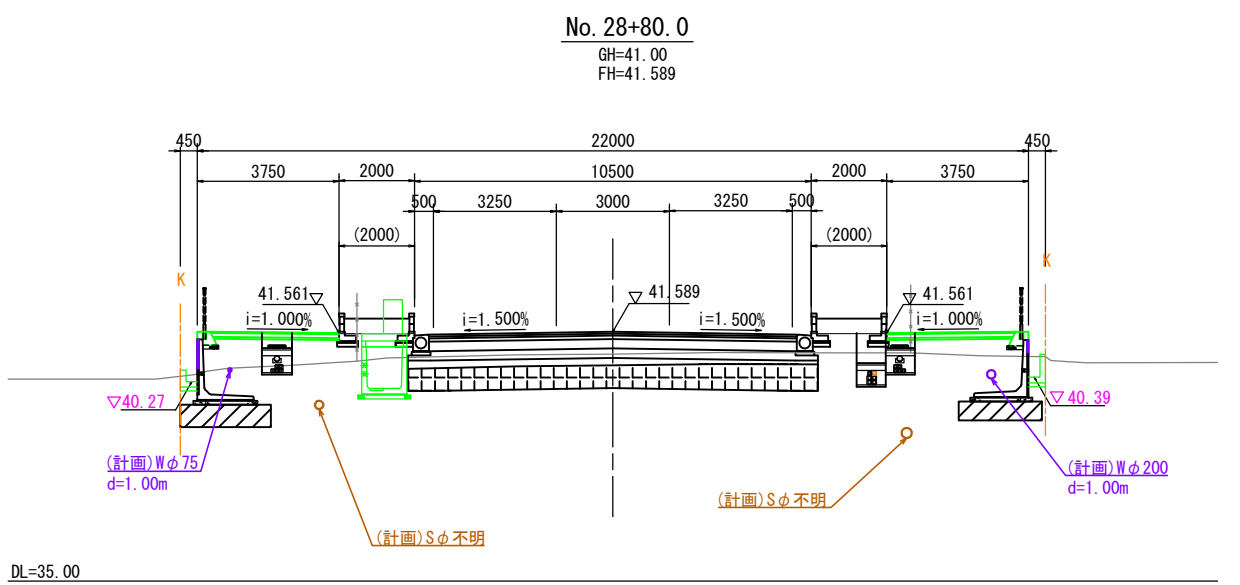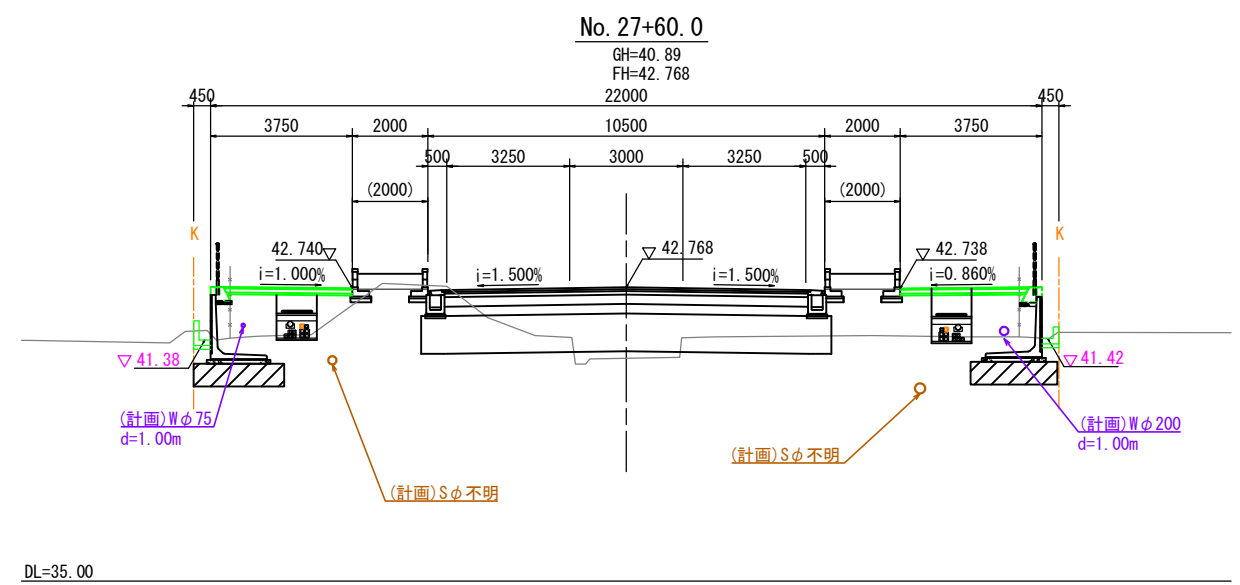

年度	R8	工事名	いかるがパークウェイ築造工事に伴う 配水管布設詳細設計業務		
工事場所	地内				
図 名	平面図・横断図(3)				
図面番号	4	縮 尺	図示		
事業主体	奈良県広域水道企業団 斑鳩事務所				


北側配管詳細図(1) S=1:100
φ 200

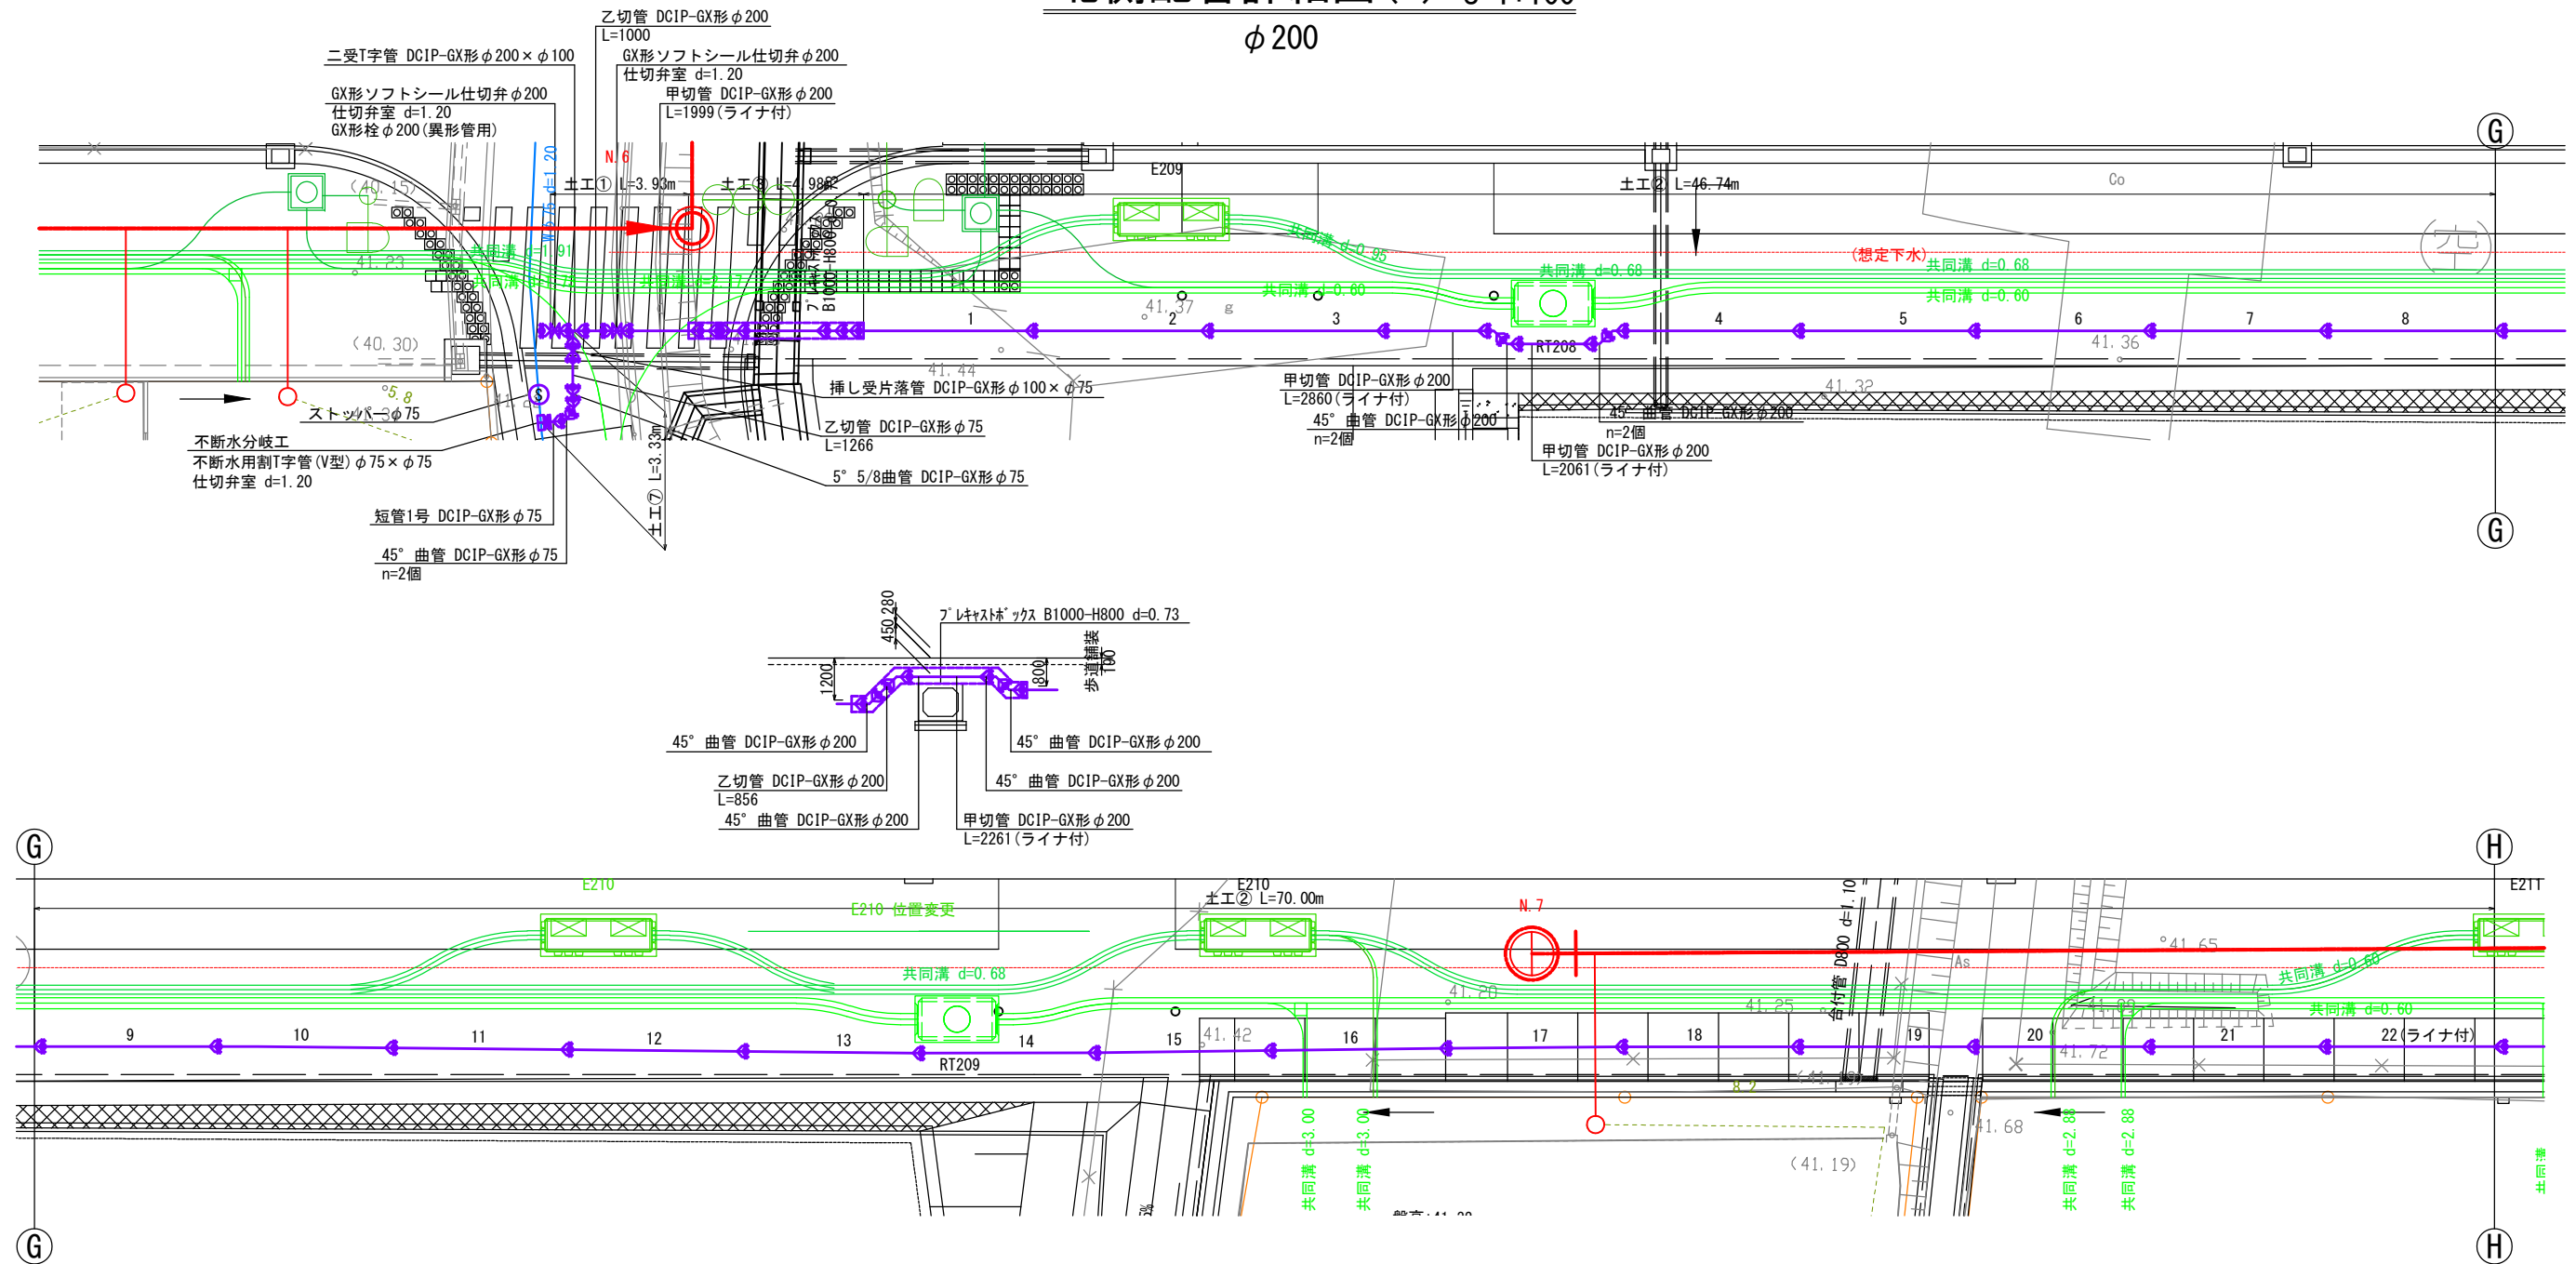

DCIP-GX形φ200 直管(S種) L=5000 1~22=22本
切管は1種とする

年度	R8	工事名	いかるがパークウェイ築造工事に伴う 配水管布設詳細設計業務		
工事場所	地内				
図 名	北側配管詳細図(1)				
図面番号	5	縮 尺	1:100		
事業主体	奈良県広域水道企業団 斑鳩事務所				


北側配管詳細図(2) S=1:100
φ 200

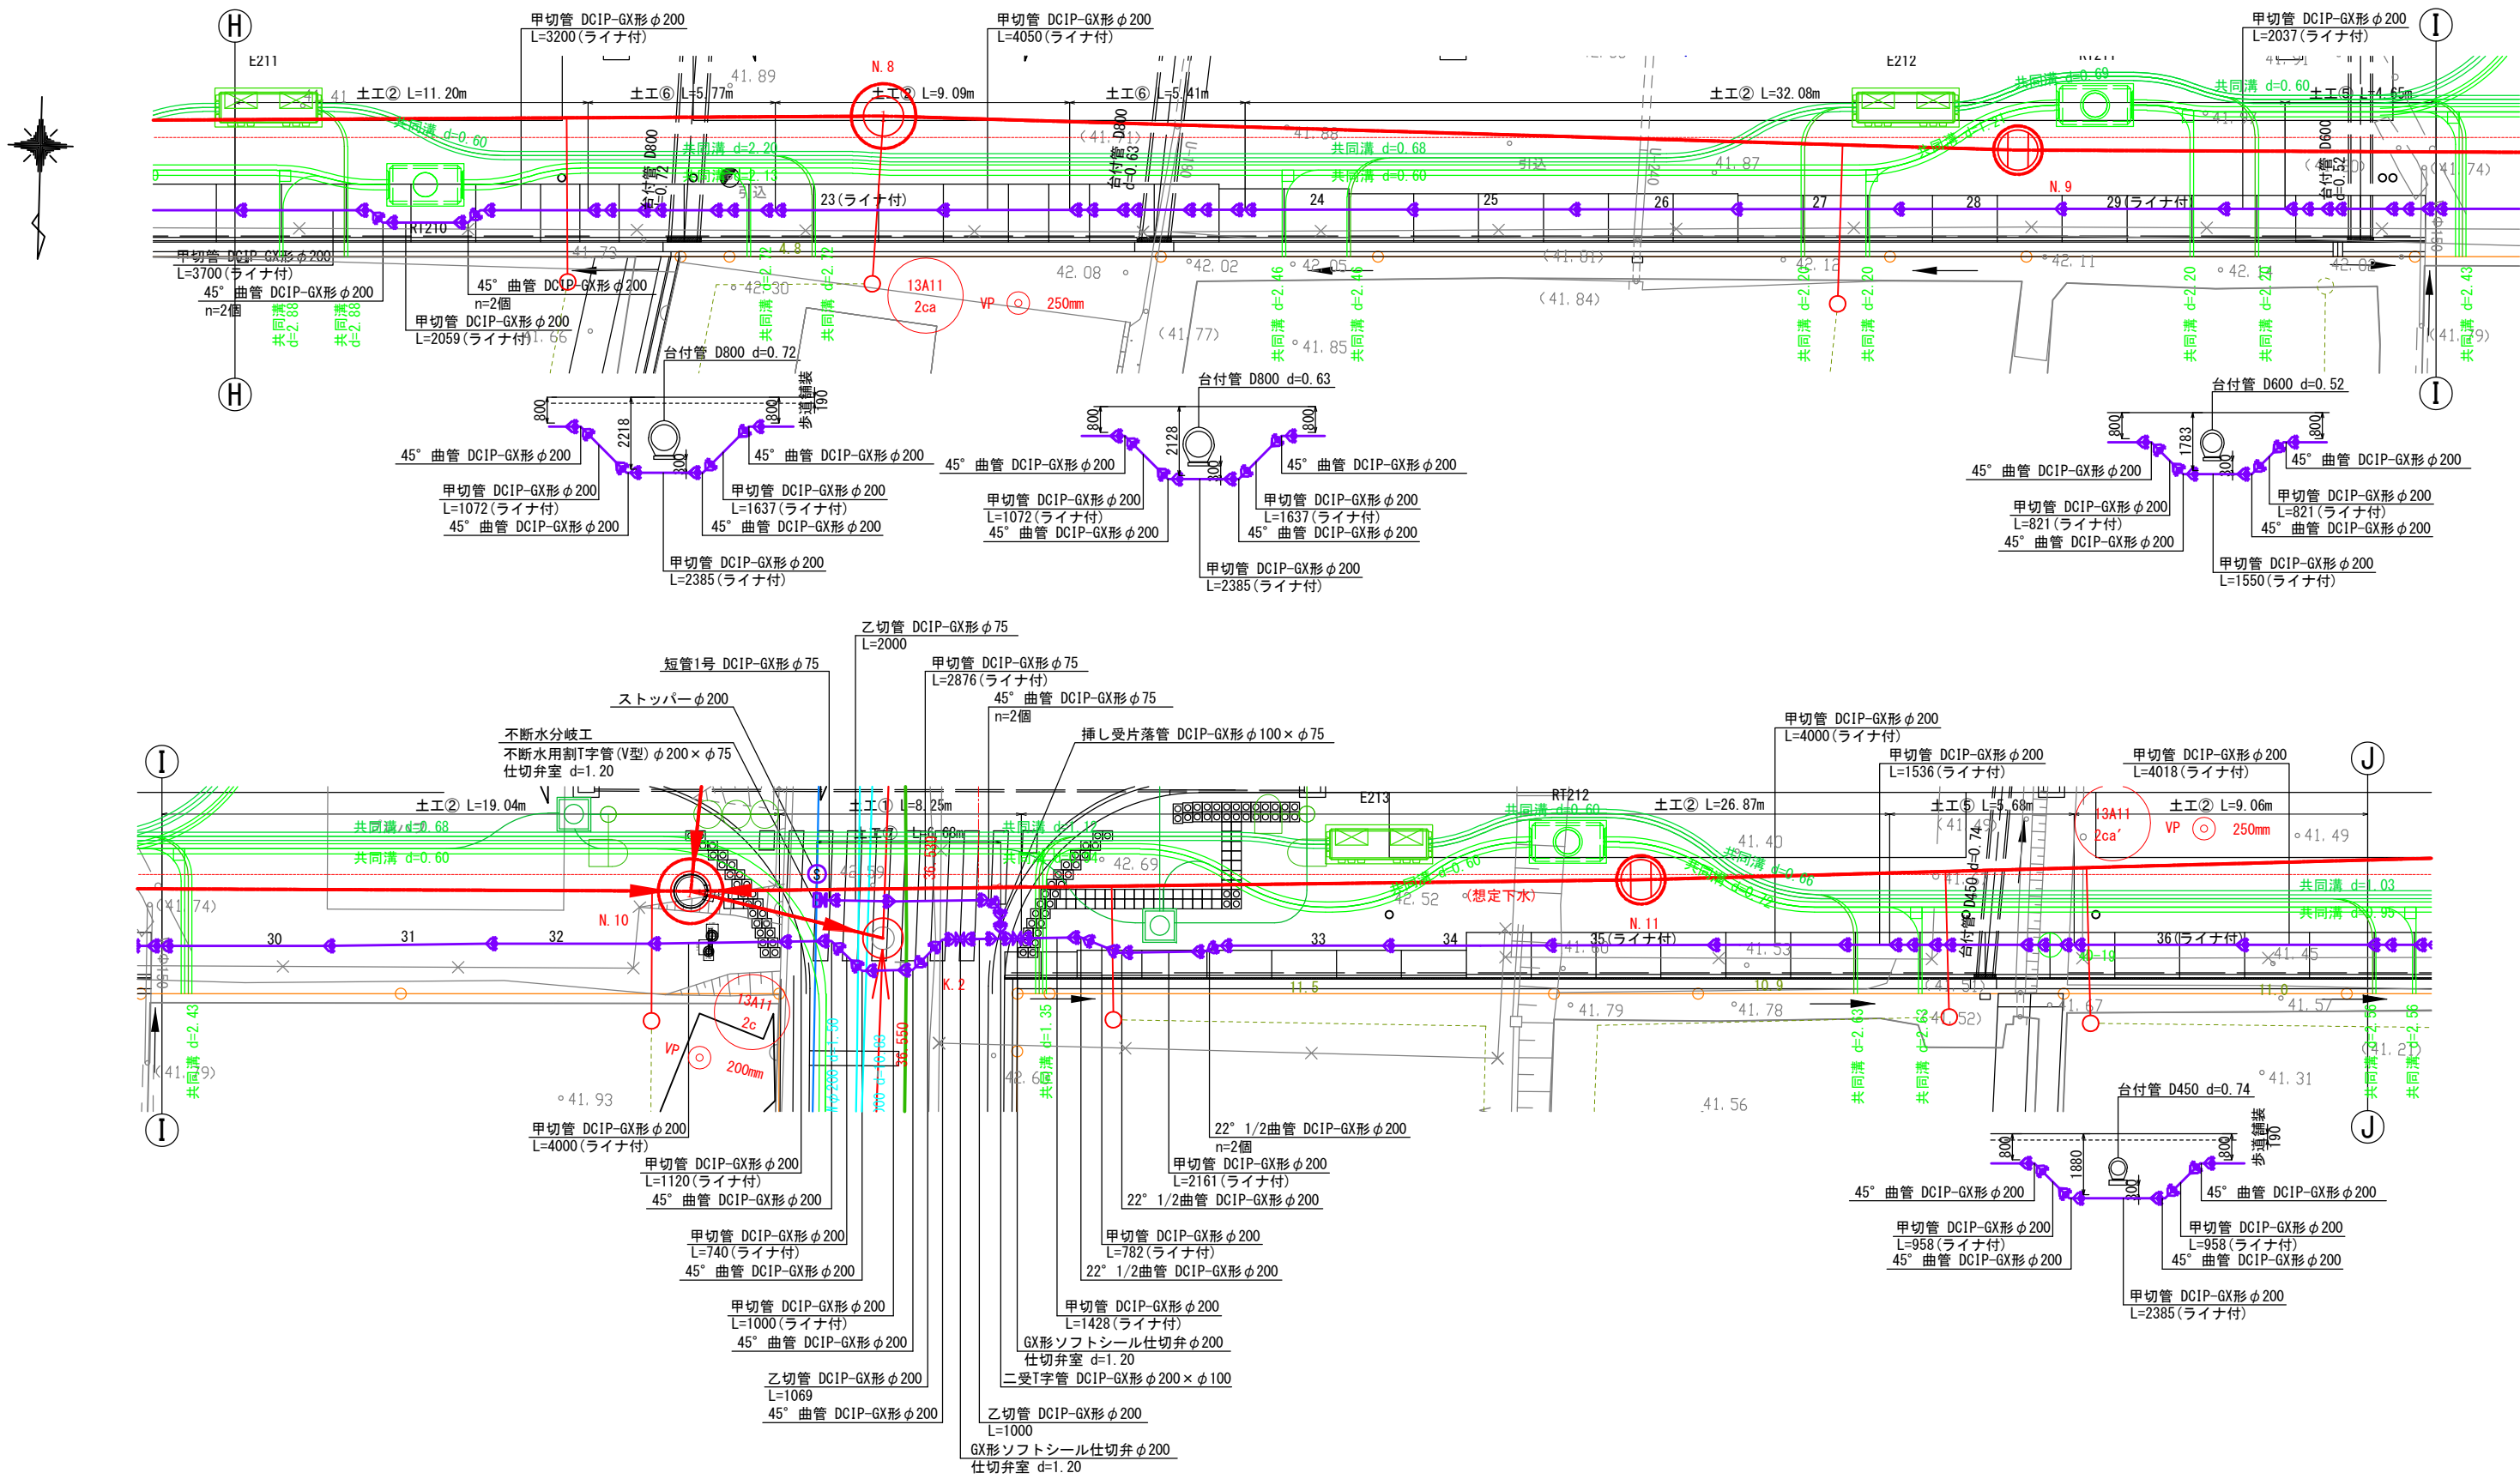

DCIP-GX形φ200 直管(S種) L=5000 23~36=14本
切管は1種とする

年度	R8	工事名	いかるがパークウェイ築造工事に伴う 配水管布設詳細設計業務		
工事場所	地内				
図 名	北側配管詳細図(2)				
図面番号	6	縮 尺	1:100		
事業主体	奈良県広域水道企業団 斑鳩事務所				

北側配管詳細図(3) S=1:100
φ200

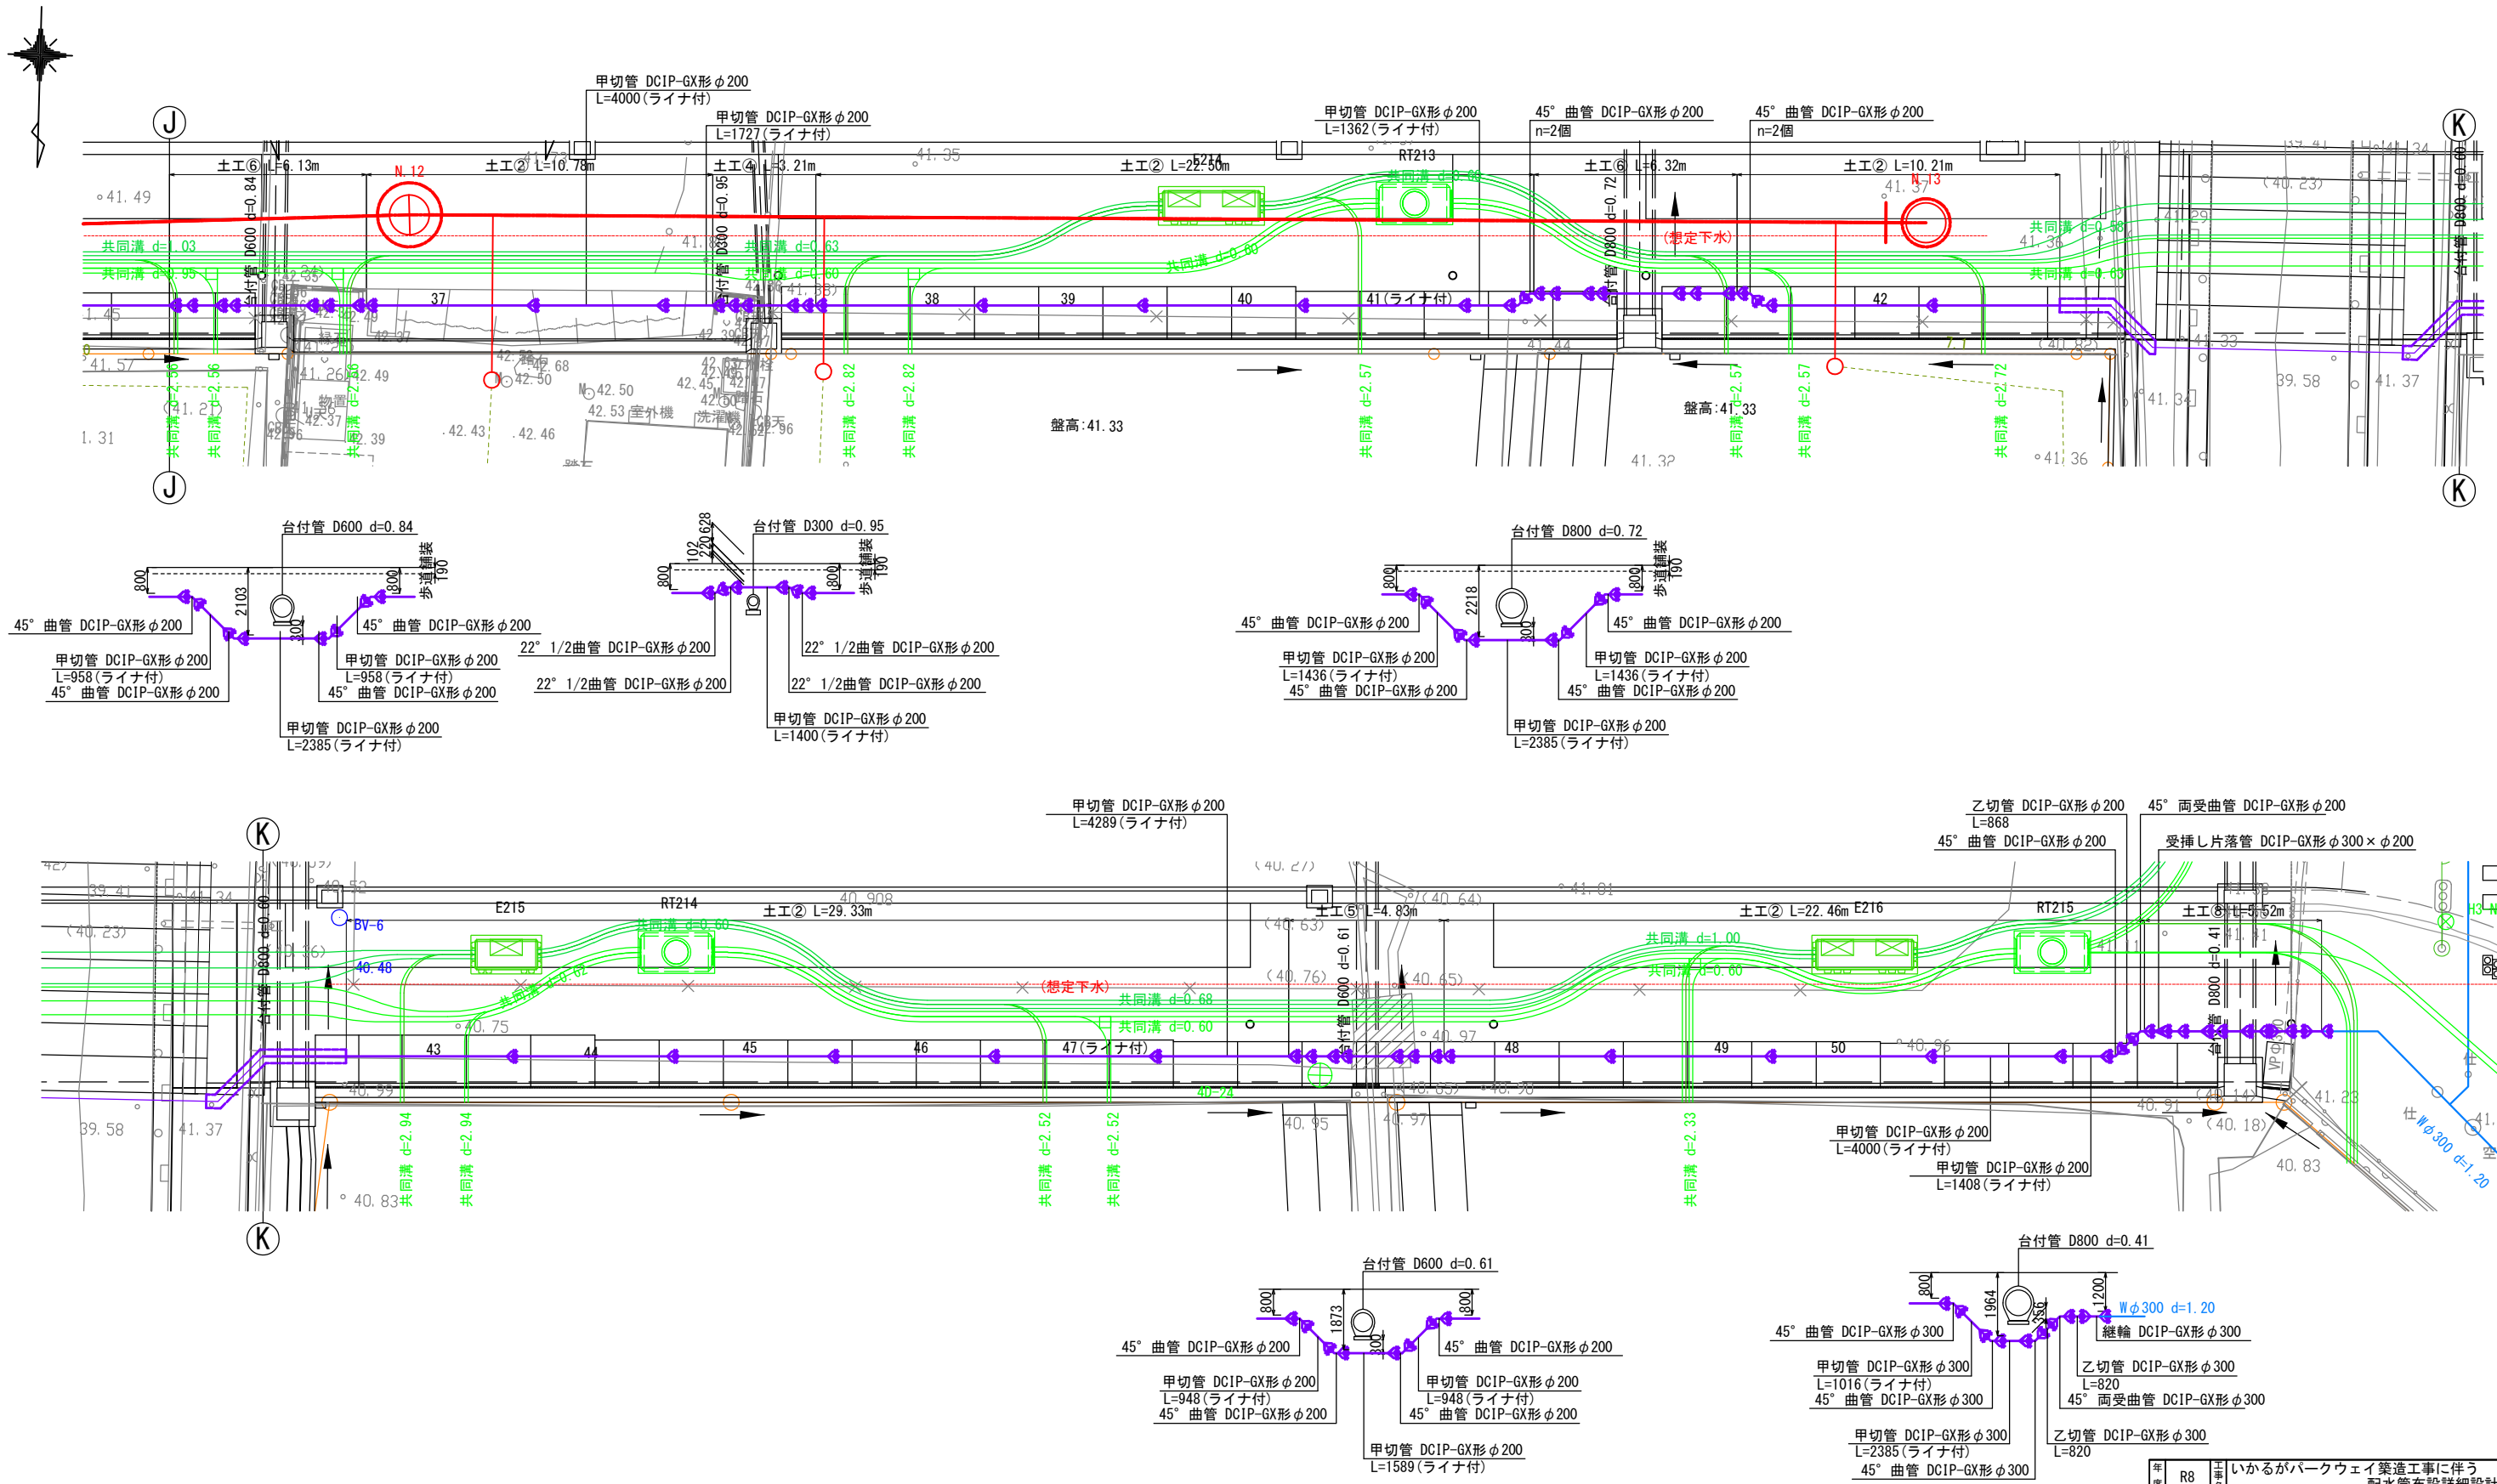


DCIP-GX形φ200 直管(S種) L=5000 37~50=14本
切管は1種とする

年度	R8	工事名	いかるがパークウェイ築造工事に伴う 配水管布設詳細設計業務		
工事場所	地内				
図 名	北側配管詳細図(3)				
図面番号	7	縮 尺	1:100		
事業主体	奈良県広域水道企業団 斑鳩事務所				


$$\underline{\underline{S=1:20}}$$

φ 75 × φ 75 (No. 25+00付近北側)


平面图

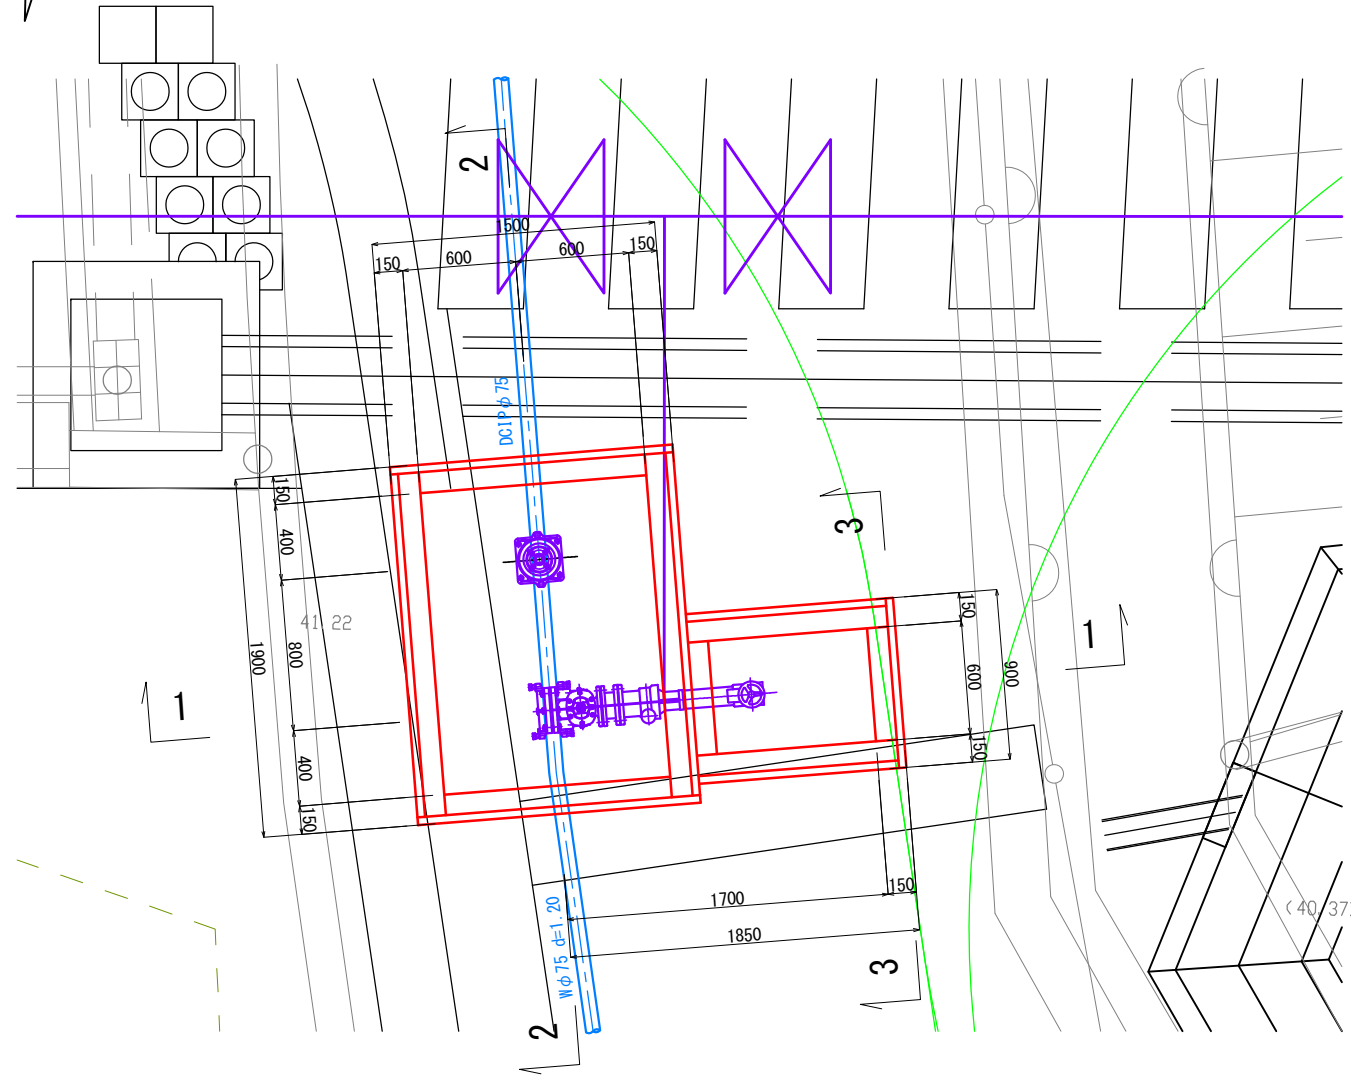


1-1断面図

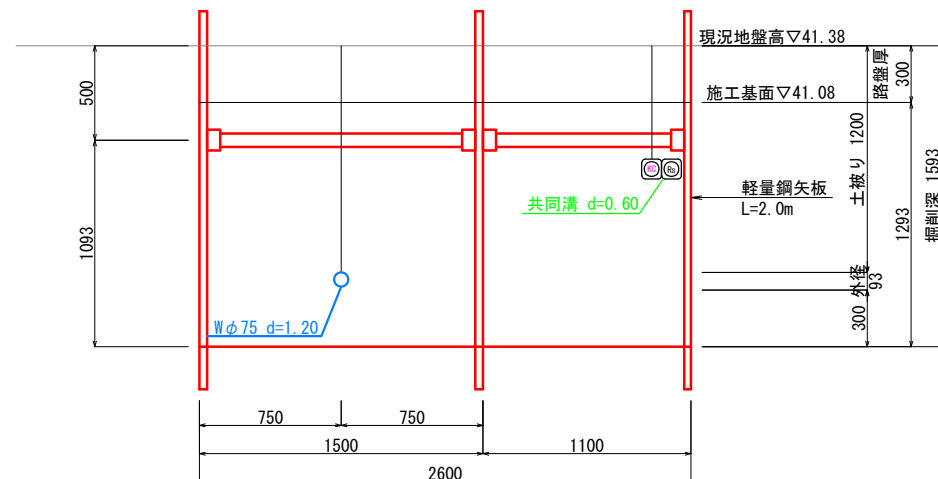

2-2断面図

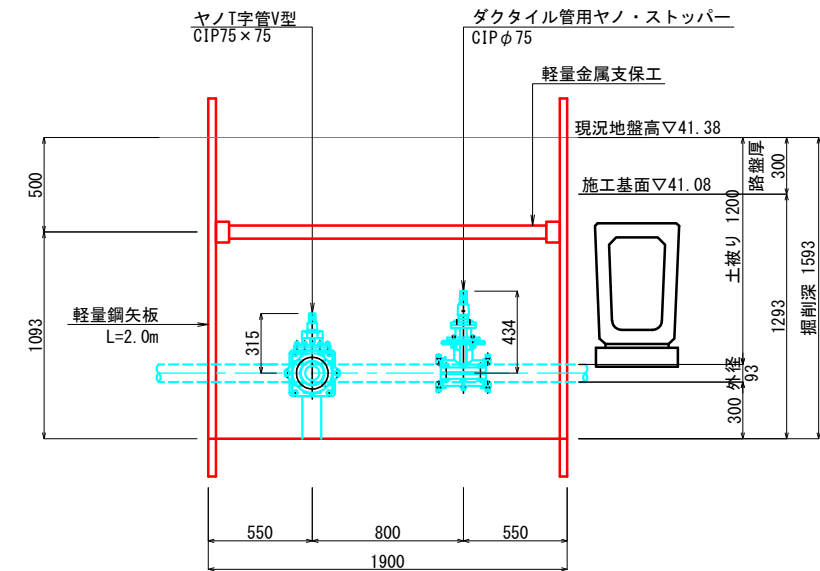

3-3断面図

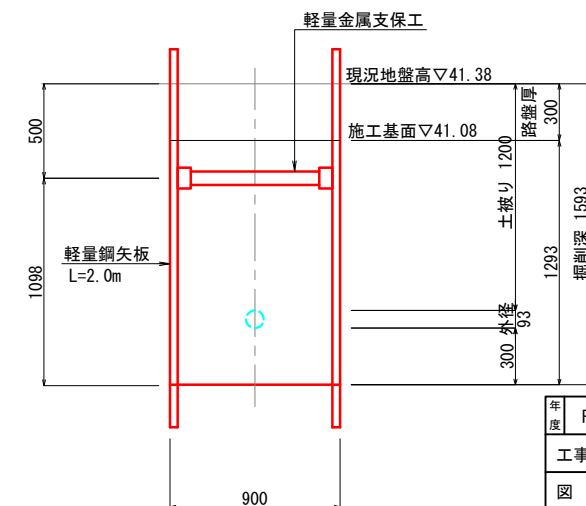


年 度	R8	いかるがパークウェイ築造工事に伴う 配水管布設詳細設計業務		
工事場所	地内			
図 名	不排水分岐工図 (4)			
図面番号	17	縮 尺	1:20	
事業主体	奈良県広域水道企業団 斑鳩事務所			




不斷水分岐工図(3) S=1:20
φ100×φ75 (No. 27+20付近北側) 本線車道部


平面図

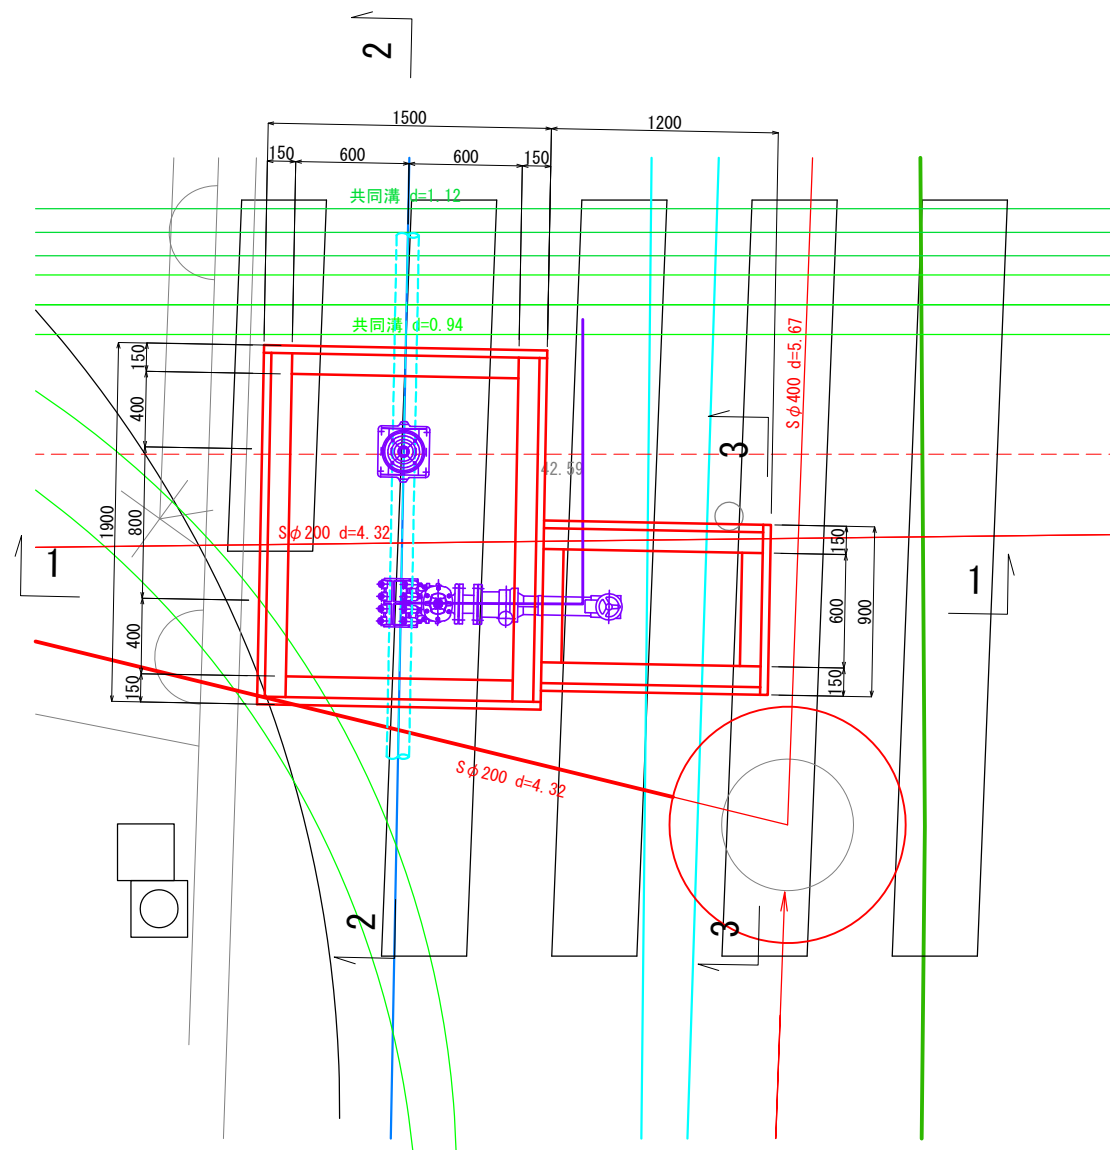


1-1断面図

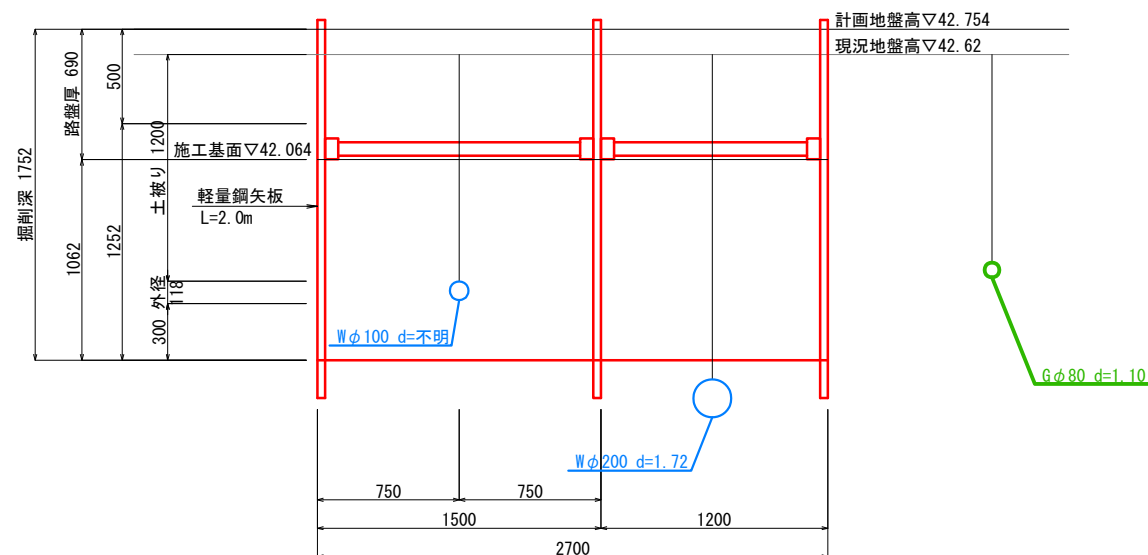

2-2断面図

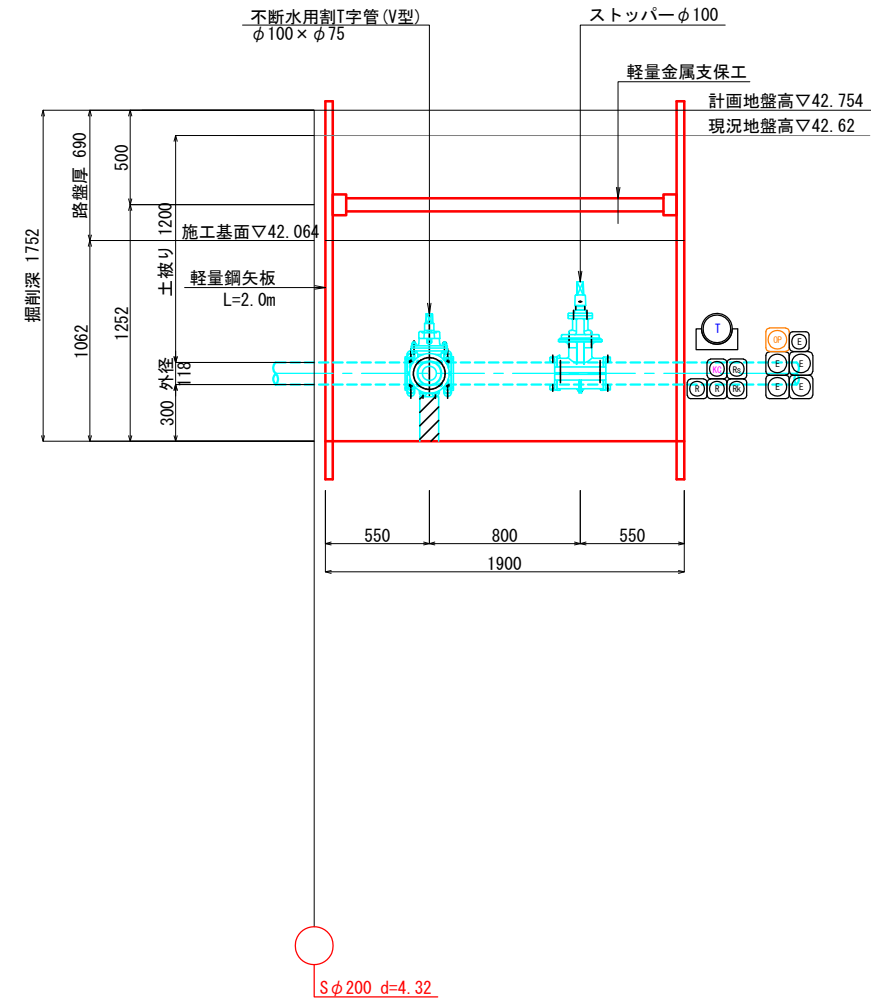


3-3断面図

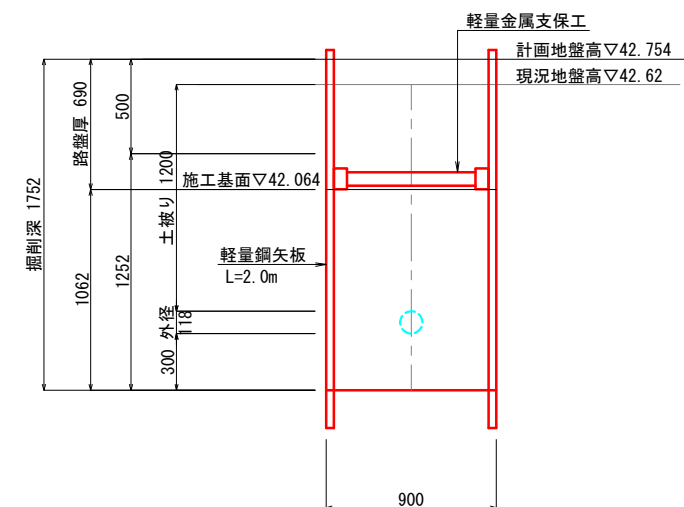


年 度	R8	工 事 名	いかるがパークウェイ築造工事に伴う 配水管布設詳細設計業務		
工 事 場 所		地内			
図 名		不斷水分岐工図(5)-2			
図面番号		19	縮 尺	1:20	
事業主体		奈良県広域水道企業団 斑鳩事務所			

土工・土留工標準図 S=1:30


掘削断面

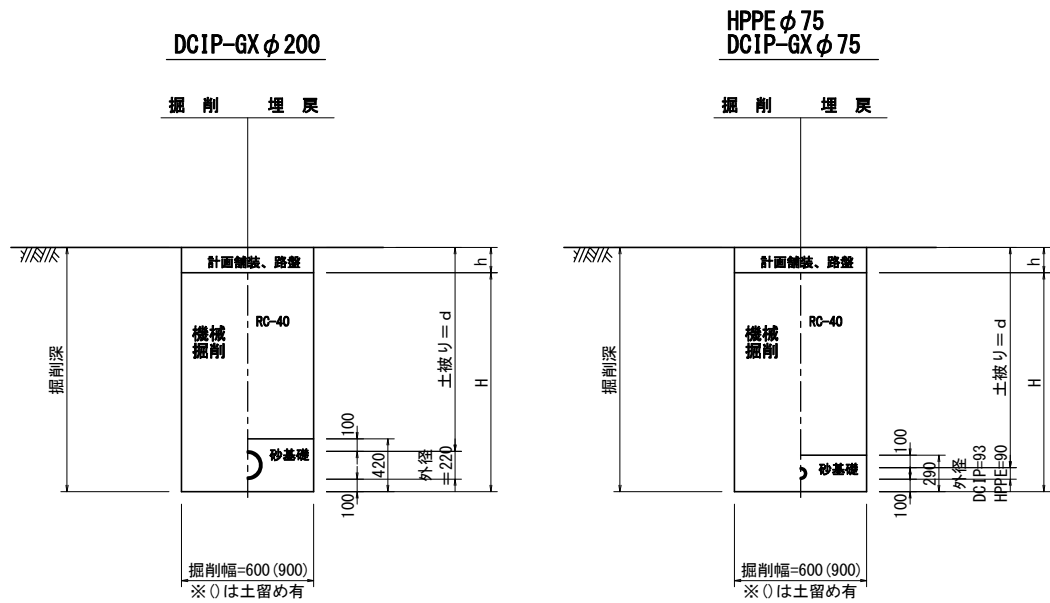

土留工標準図【軽量鋼矢板】（参考）

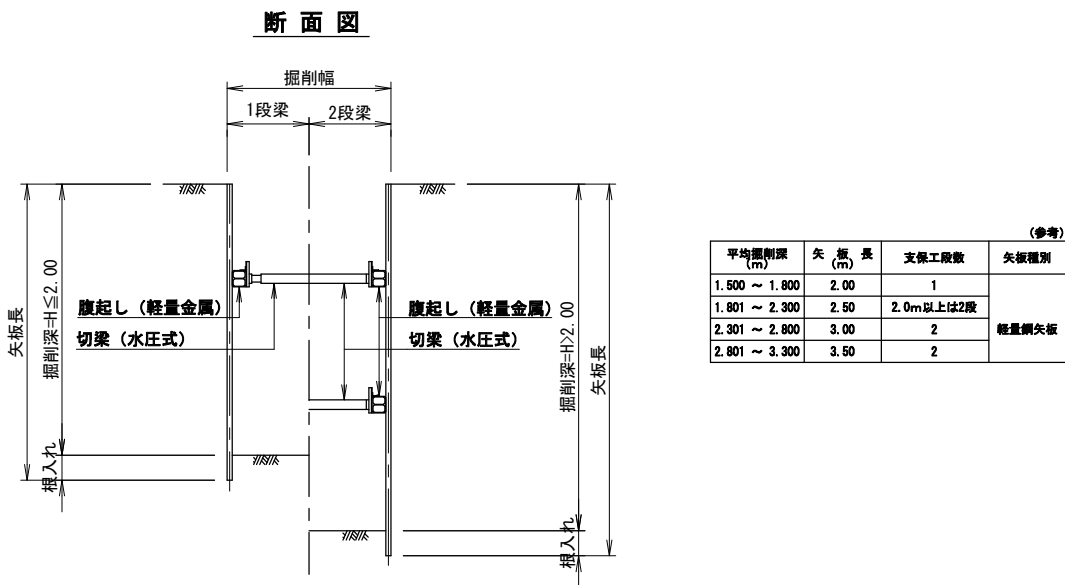

舗装構成

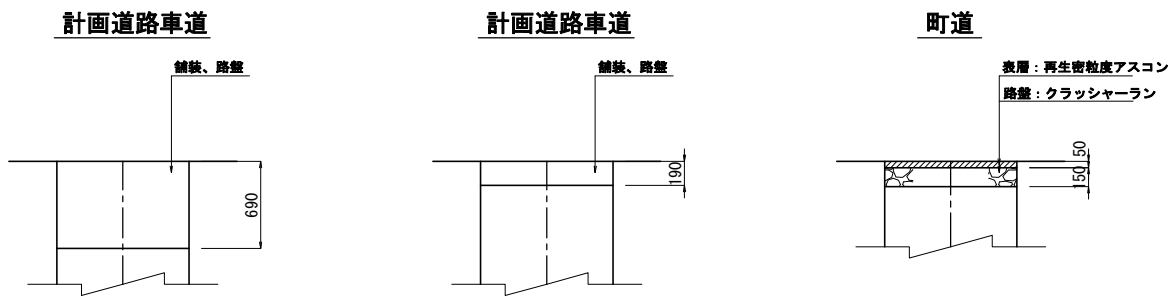


年度	R8	工事名	いかるがパークウェイ築造工事に伴う 配水管布設詳細設計業務		
工事場所	地内				
図名	土工・土留工標準図				
図面番号	22	縮尺	1:30		
事業主体	奈良県広域水道企業団 斑鳩事務所				


弁室構造図 S=1:10

仕切弁室

土被り H=0.80m
(φ75～φ200)

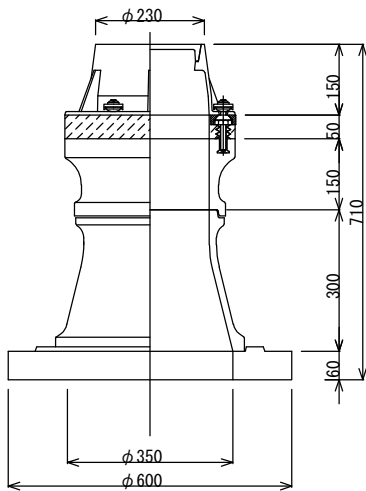


土被り H=1.20m
(φ75～φ200)

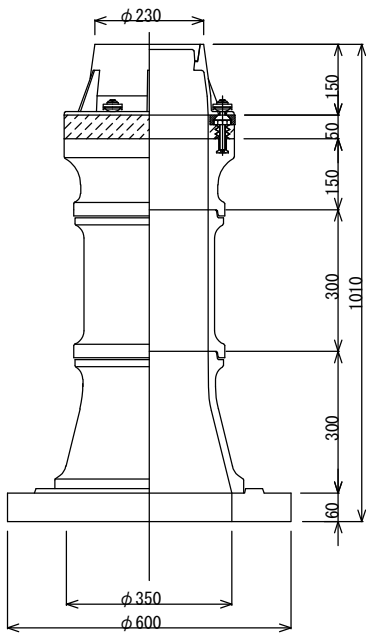

年度	R8	工事名	いかるがパークウェイ築造工事に伴う 配水管布設詳細設計業務		
工事場所		地内			
図名		弁室構造図			
図面番号		23	縮尺	1:10	
事業主体		奈良県広域水道企業団 斑鳩事務所			

北側配管詳細図(1) S=1:100


φ 200

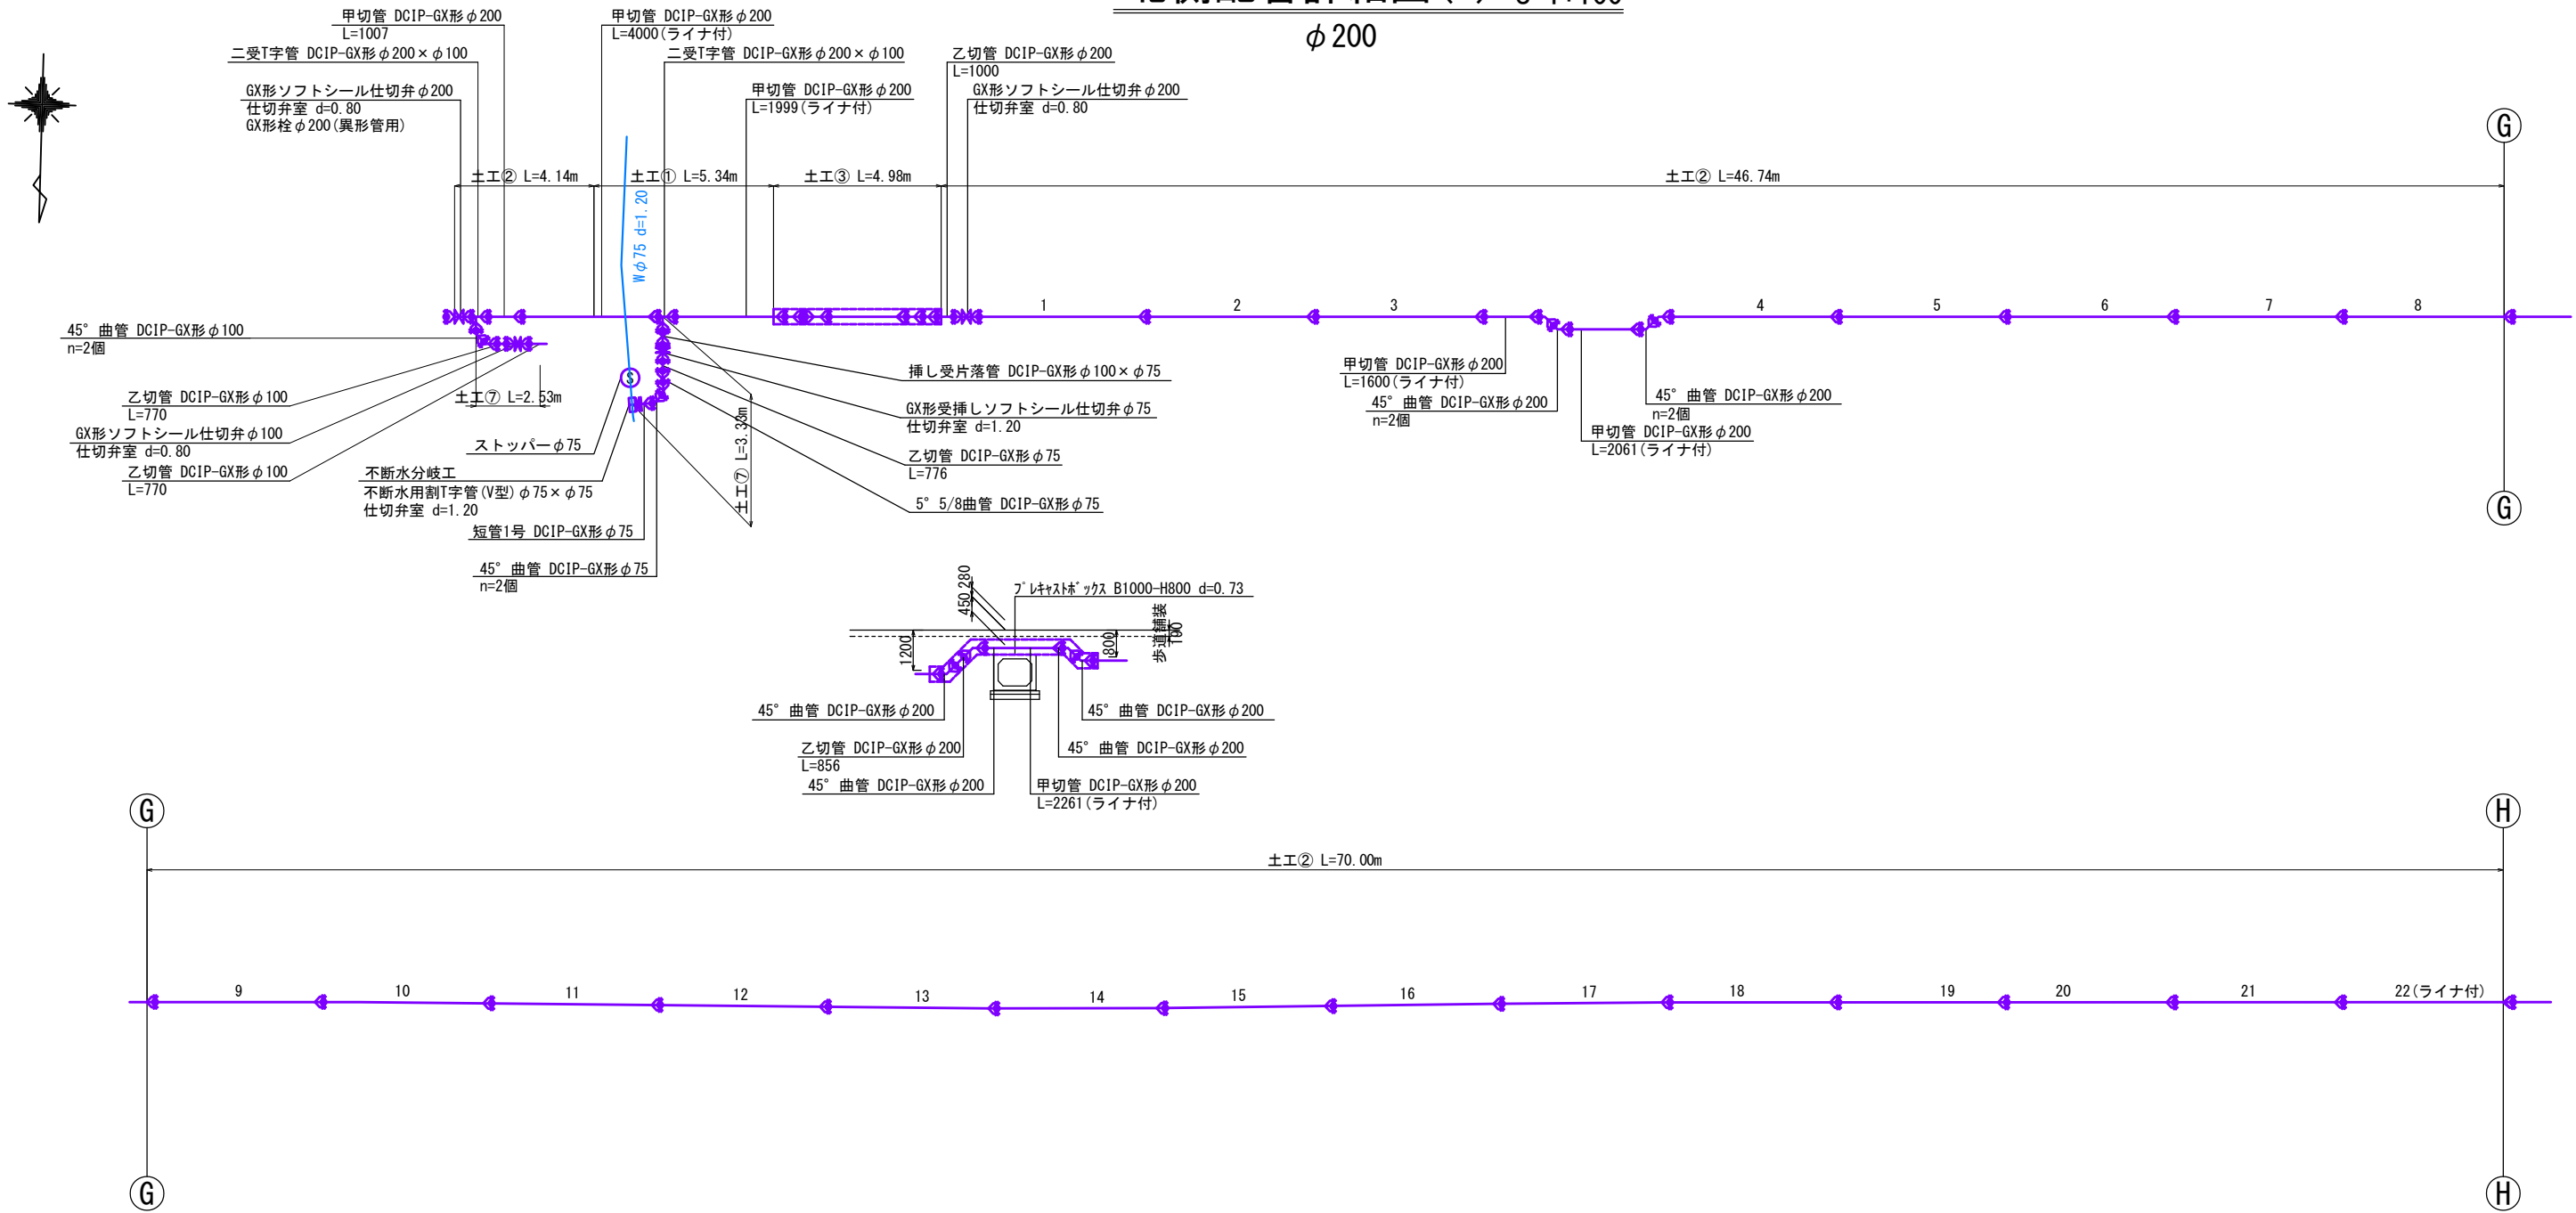

年度	R8	工事名	いかるがパークウェイ築造工事に伴う 配水管布設詳細設計業務		
工事場所	地内				
図 名	北側配管詳細図(1)				
図面番号	-	縮 尺	1:100		
事業主体	奈良県広域水道企業団 斑鳩事務所				

DCIP-GX形φ200 直管(S種) L=5000 1~22=22本
切管は1種とする


北側配管詳細図(2) S=1:100
φ 200

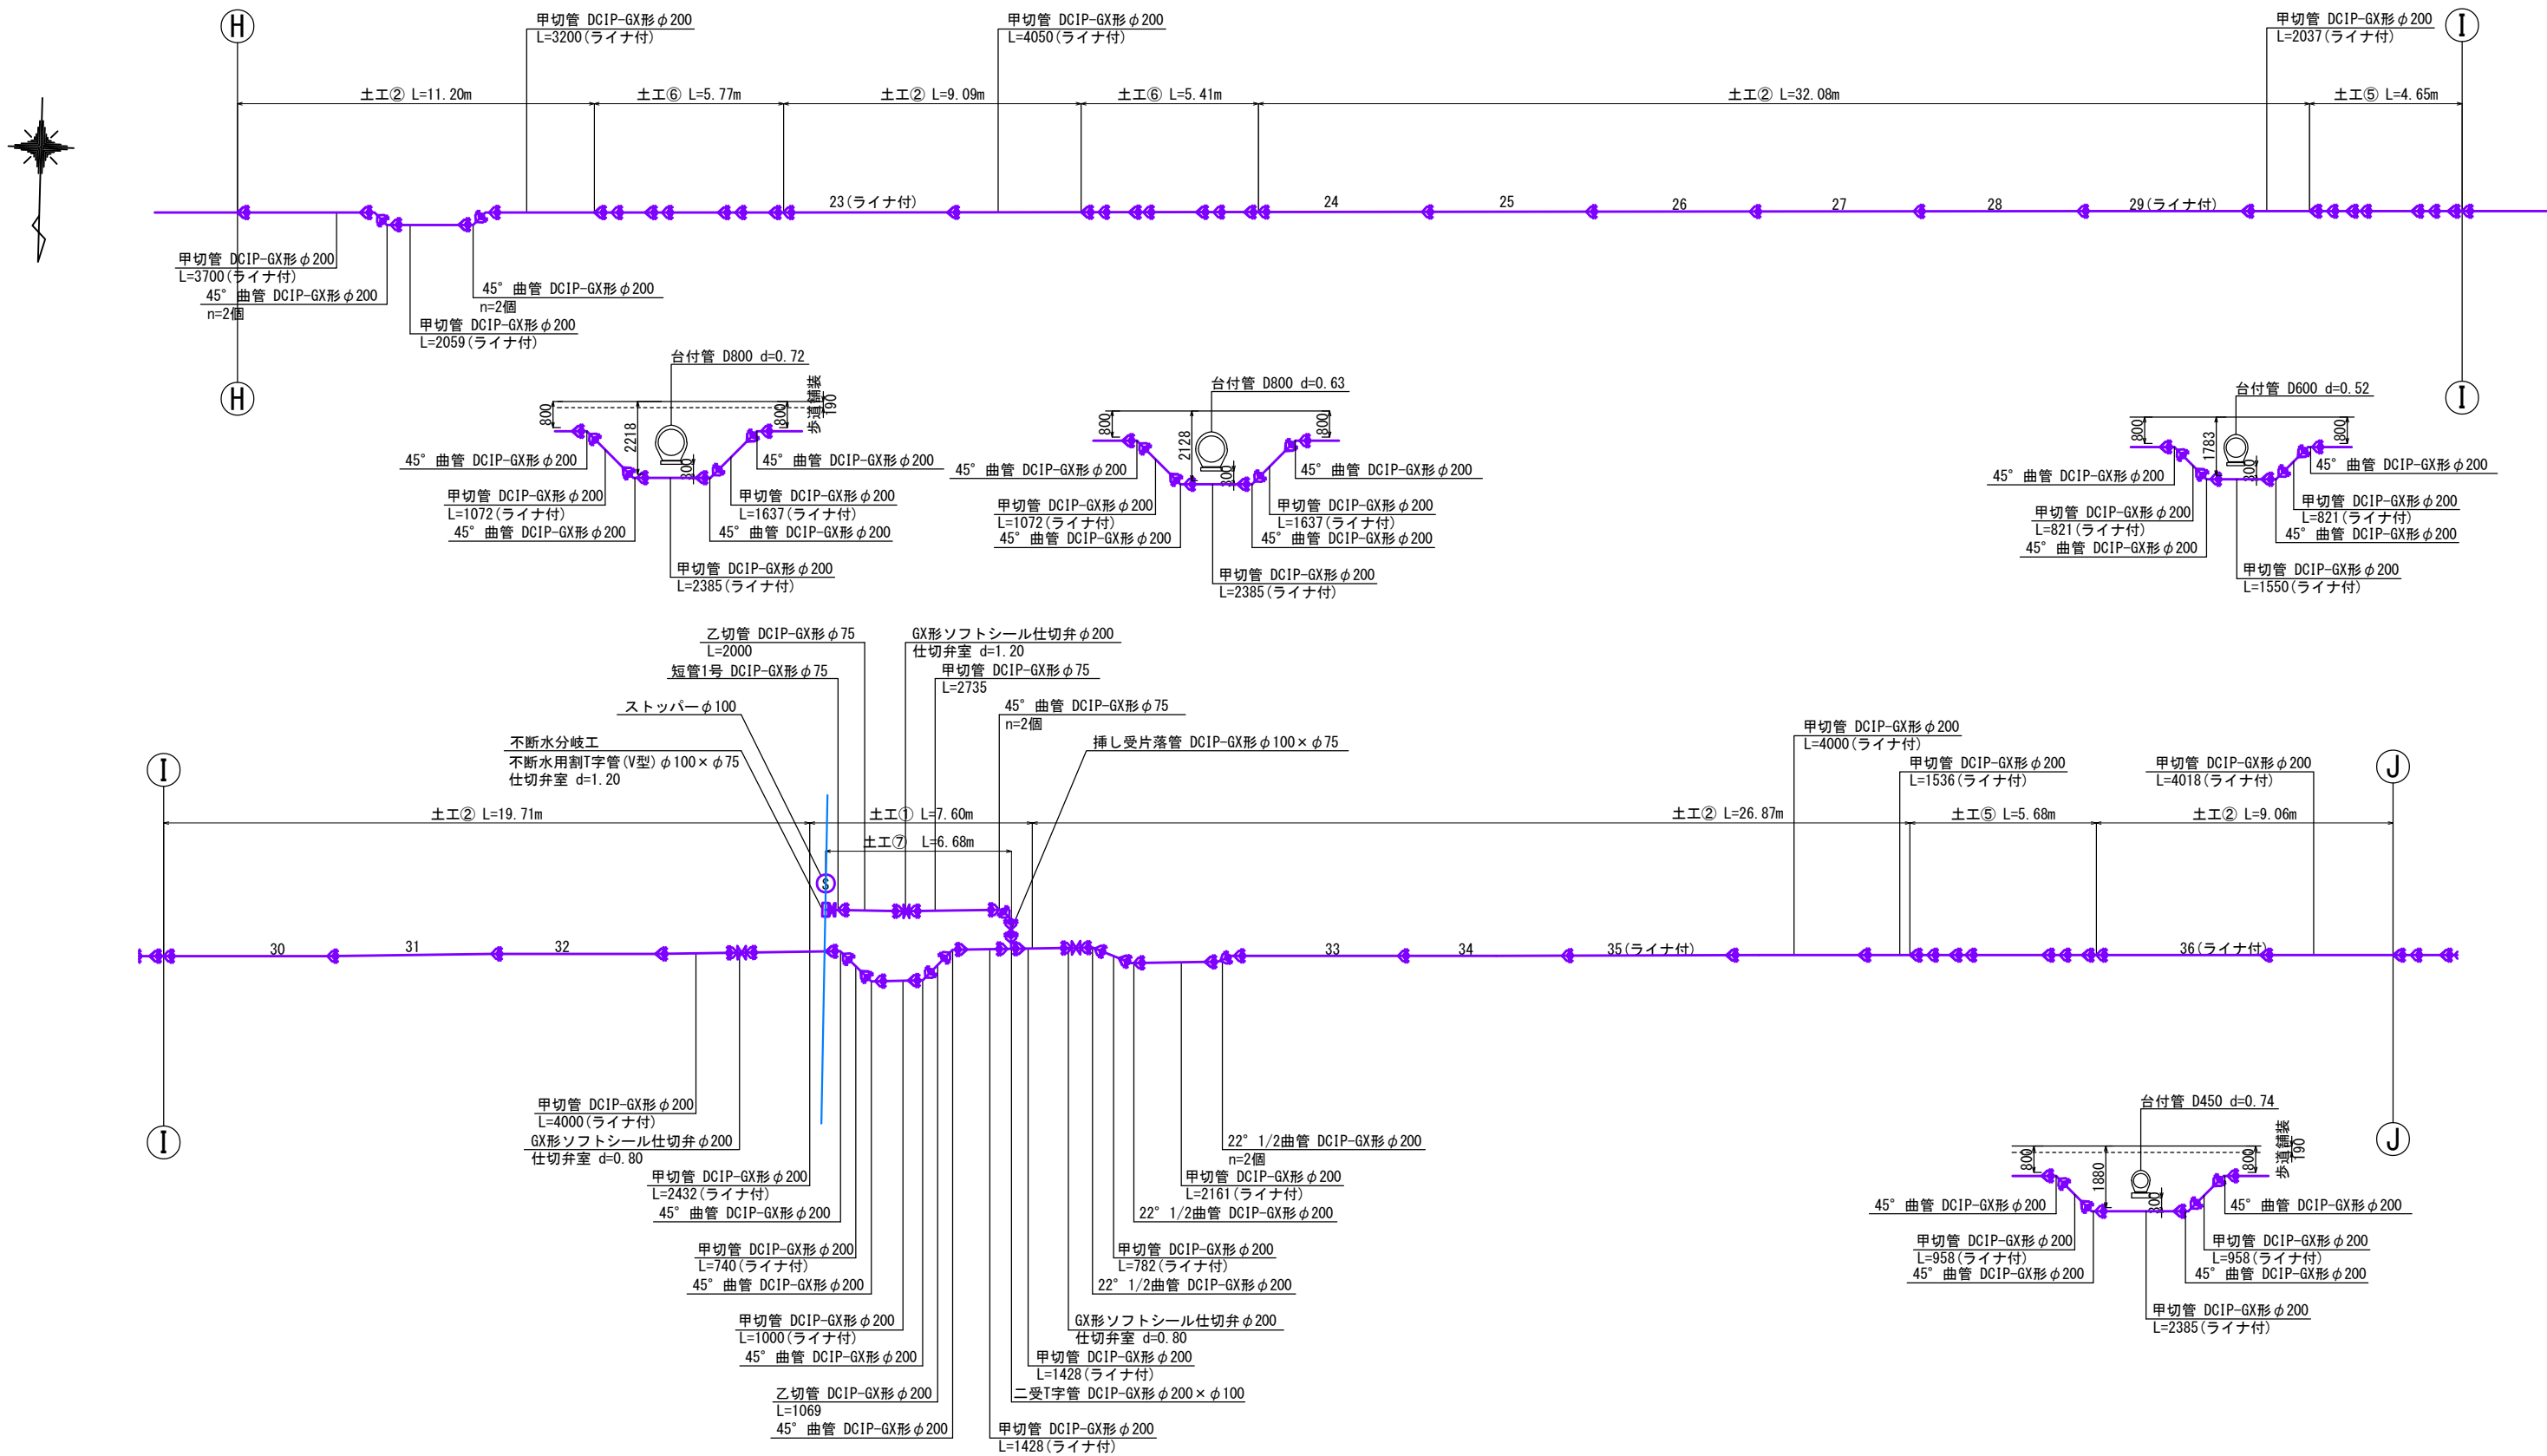

DCIP-GX形φ200 直管(S種) L=5000 23~36=14本
切管は1種とする

年度	R8	工事名	いかるがパークウェイ築造工事に伴う 配水管布設詳細設計業務		
工事場所	地内				
図 名	北側配管詳細図(2)				
図面番号	-	縮 尺	1:100		
事業主体	奈良県広域水道企業団 斑鳩事務所				

北側配管詳細図(3) S=1:100
φ 200

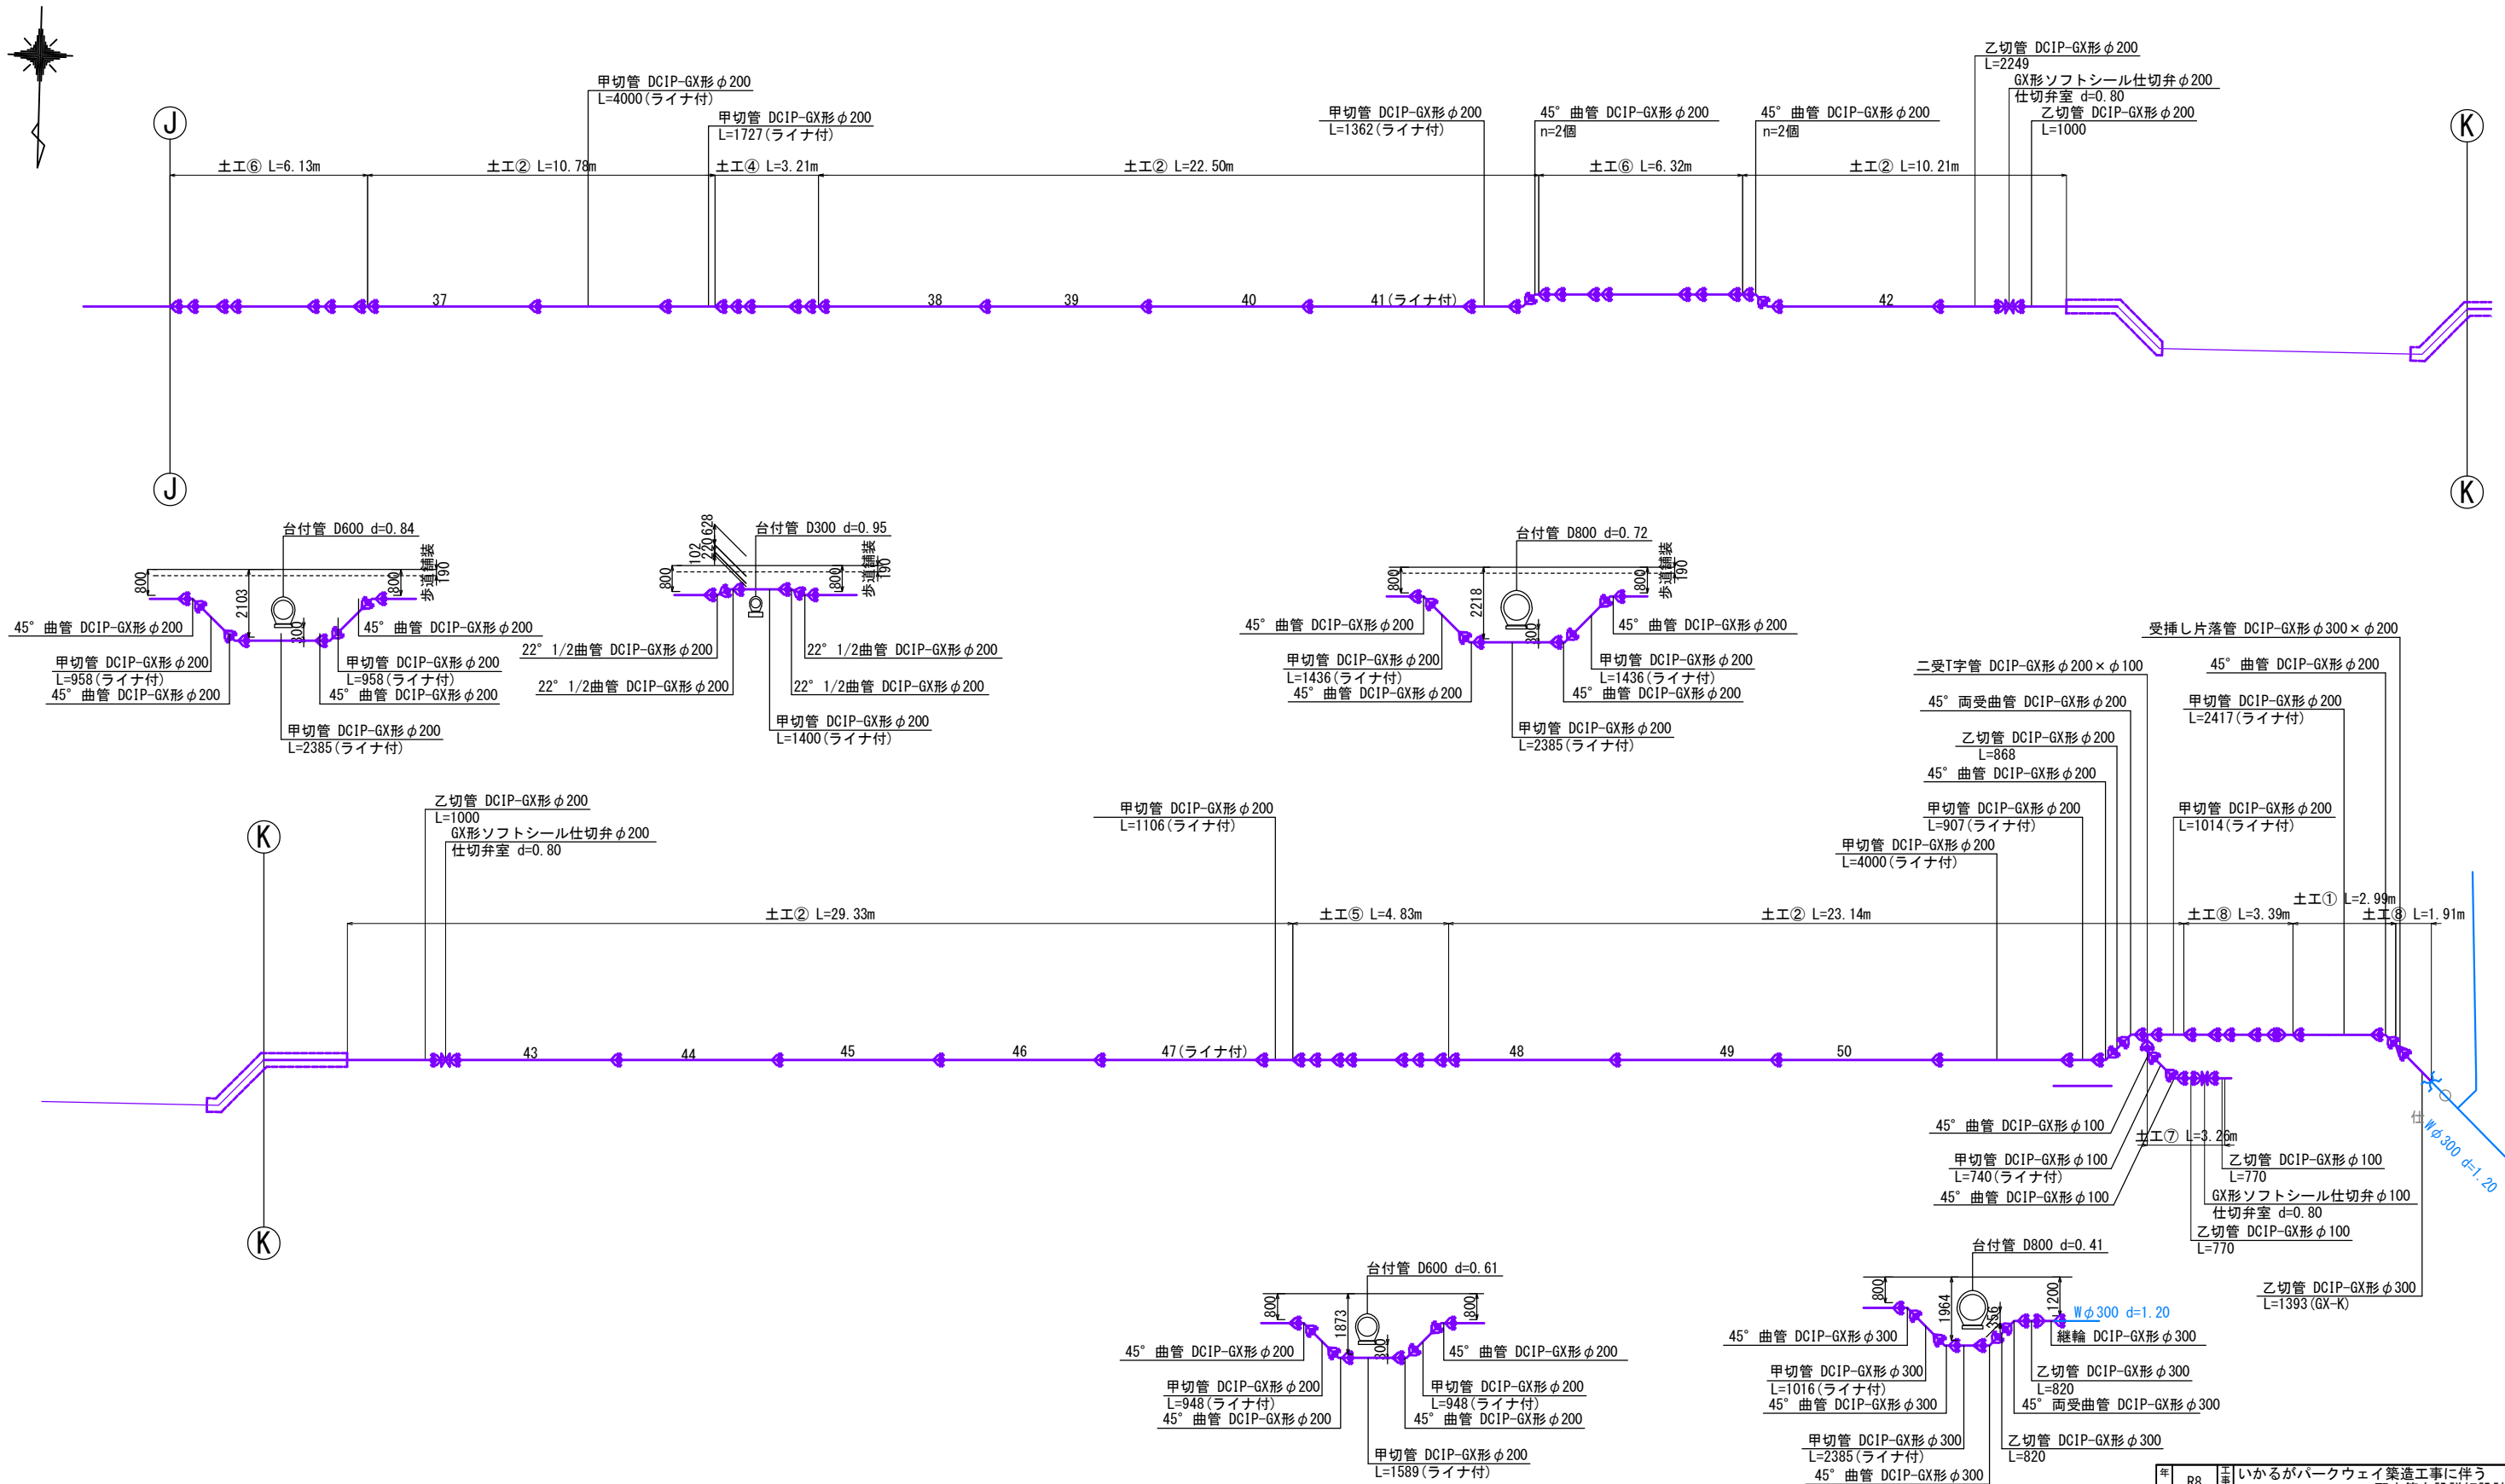

DCIP-GX形 φ 200 直管 (S種) L=5000 37~50=14本
切管は1種とする

年度	R8	工事名	いかるがパークウェイ築造工事に伴う 配水管布設詳細設計業務		
工事場所	地内				
図 名	北側配管詳細図(3)				
図面番号	-	縮 尺	1:100		
事業主体	奈良県広域水道企業団 斑鳩事務所				